


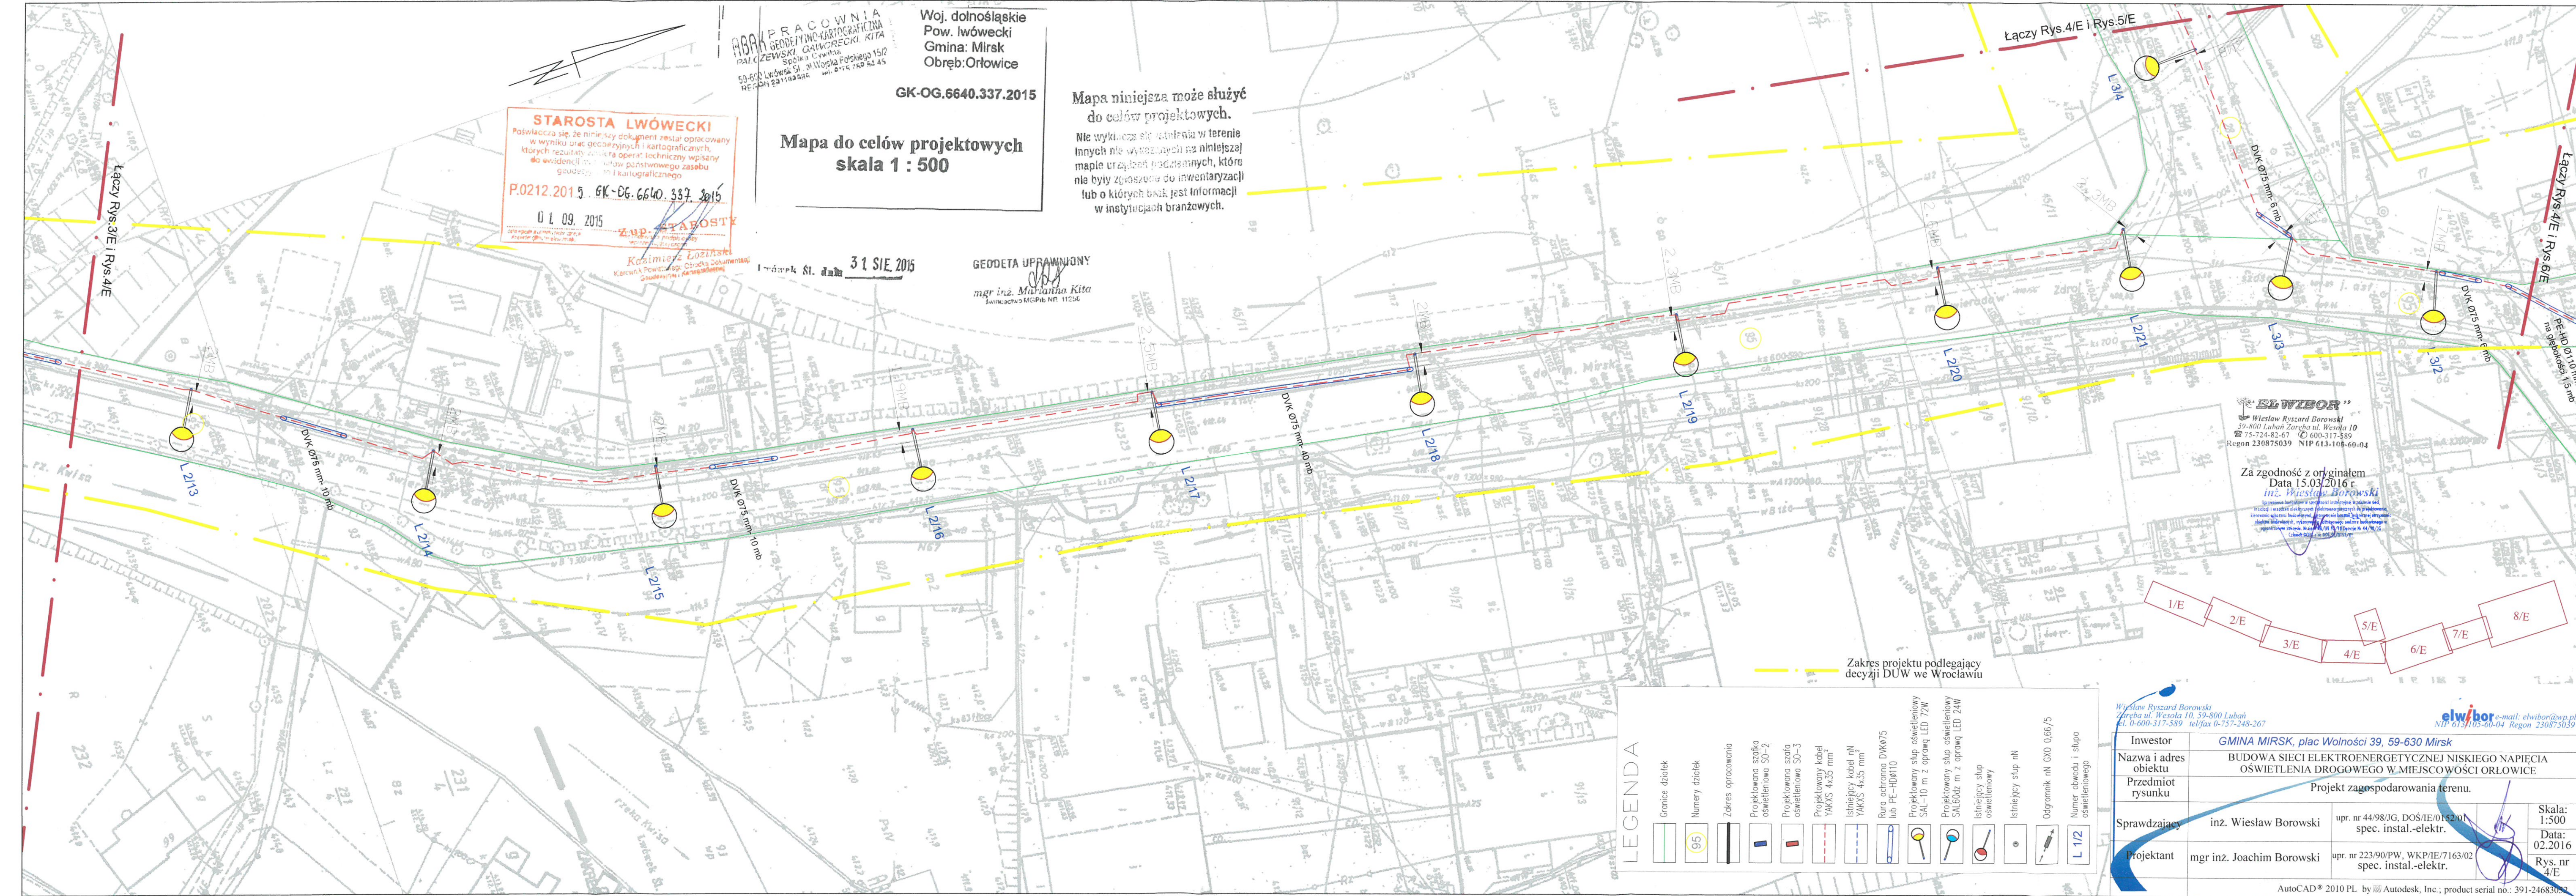

STAROSTA LWÓWECKI
Poświadczam, że niniejszy dokument został opracowany
w wyniku prac geodezyjnych i kartograficznych,
których rezultaty zawiera operat techniczny wpisany
do ewidencji map i planów państwowego zasobu
geodezyjnego i kartograficznego
P.0212.2015 GK-OG.6640.337.2015
01.09.2015
ZUP-ZETABOSTY
Krzysztof Łoziński
Kierownik Powiatowego Centrum Dokumentacji
Geodezyjnej i Kartograficznej

PRACOWNIA
GEODEZYJNO-KARTOGRAFICZNA
PAŁCZEWSKI GRACIEK KITA
Spółka z ograniczoną odpowiedzialnością
50-600 Lwówek Śląski, ul. Wolności 15/2
REGON 231142412 NIP 613-105-60-04
Woj. dolnośląskie
Pow. lwówecki
Gmina: Mirsk
Obręb: Orłowice
GK-OG.6640.337.2015

Mapa do celów projektowych
skala 1 : 500


Wzrostek N. data **31 SIE 2015**

GEODETA UPRAWNIONY
mgr inż. **Marianita Kita**
Świadectwo MGPN nr. 11256

Mapa niniejsza może służyć
do celów projektowych.
Nie wykonano się ustaleń w terenie
Innych nie wykonanych na niniejszej
mapie urządzeń podziemnych, które
nie były zwrócone do inwentaryzacji
lub o których brak jest informacji
w instytucjach branżowych.

ELWIBOR
Wiesław Ryszard Borowski
59-800 Luban Zareba ul. Wesola 10
75-724-82-67 © 600-317-589
Regon 230875039 NIP 613-105-60-04

Za zgodność z oryginałem
Data 15.03.2016 r.
inż. Wiesław Borowski
Świadectwo MGPN nr. 11256

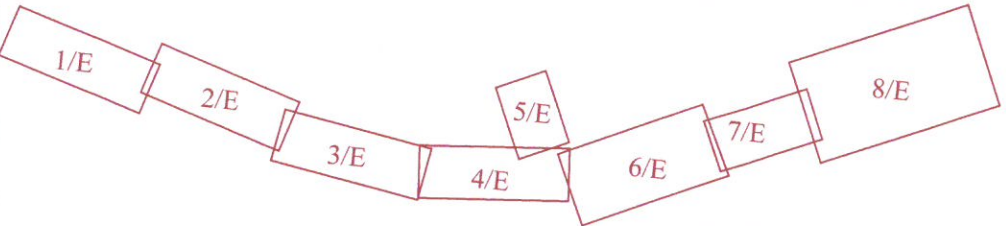

LEGENDA

	Granice działek
	Numer dzialek
	Zakres opracowania
	Projektowana szafka oświetleniowa SO-2
	Projektowana szafka oświetleniowa SO-3
	Projektowany kabel YAKXS 4x35 mm²
	Istniejący kabel nN YAKXS 4x35 mm²
	Rura ochronna DWK975 lub PE-HD110
	Projektowany słup oświetleniowy SAL-10 m z oprawą LED 72W
	Projektowany słup oświetleniowy SALBdaz m z oprawą LED 24W
	Istniejący słup oświetleniowy
	Istniejący słup nN
	Odogromnik nN GXO 0,66/5
	Numer obwodu i słupa oświetleniowego

Wiesław Ryszard Borowski
Zareba ul. Wesola 10, 59-800 Luban
tel. 0-600-317-589 tel/fax 0-757-248-267
e-mail: elwibor@wp.pl
NIP 613-105-60-04 Regon 230875039

Investor	GMINA MIRSK, plac Wolności 39, 59-630 Mirsk		
Nazwa i adres obiektu	BUDOWA SIECI ELEKTROENERGETYCZNEJ NISKIEGO NAPIĘCIA OŚWIETLENIA DROGOWEGO W MIEJSCOWOŚCI ORŁOWICE		
Przedmiot rysunku	Projekt zagospodarowania terenu.		
Sprawdzający	inż. Wiesław Borowski	upr. nr 44/98/JG, DOŚ/IE/0152/01 spec. instal.-elektr.	Skala: 1:500 Data: 02.2016 Rys. nr 4/E
Projektant	mgr inż. Joachim Borowski	upr. nr 223/90/PW, WKP/IE/7163/02 spec. instal.-elektr.	

AutoCAD® 2010 PL by Autodesk, Inc.; product serial no.: 391-24683032