

Lwówek Śląski dnia 09.11.2015 r.

DT.402-89/15

ZDP-2243/15

„ELWIBOR”

Wiesław Ryszard Borowski

 
Zaręba ul. Wesola 10

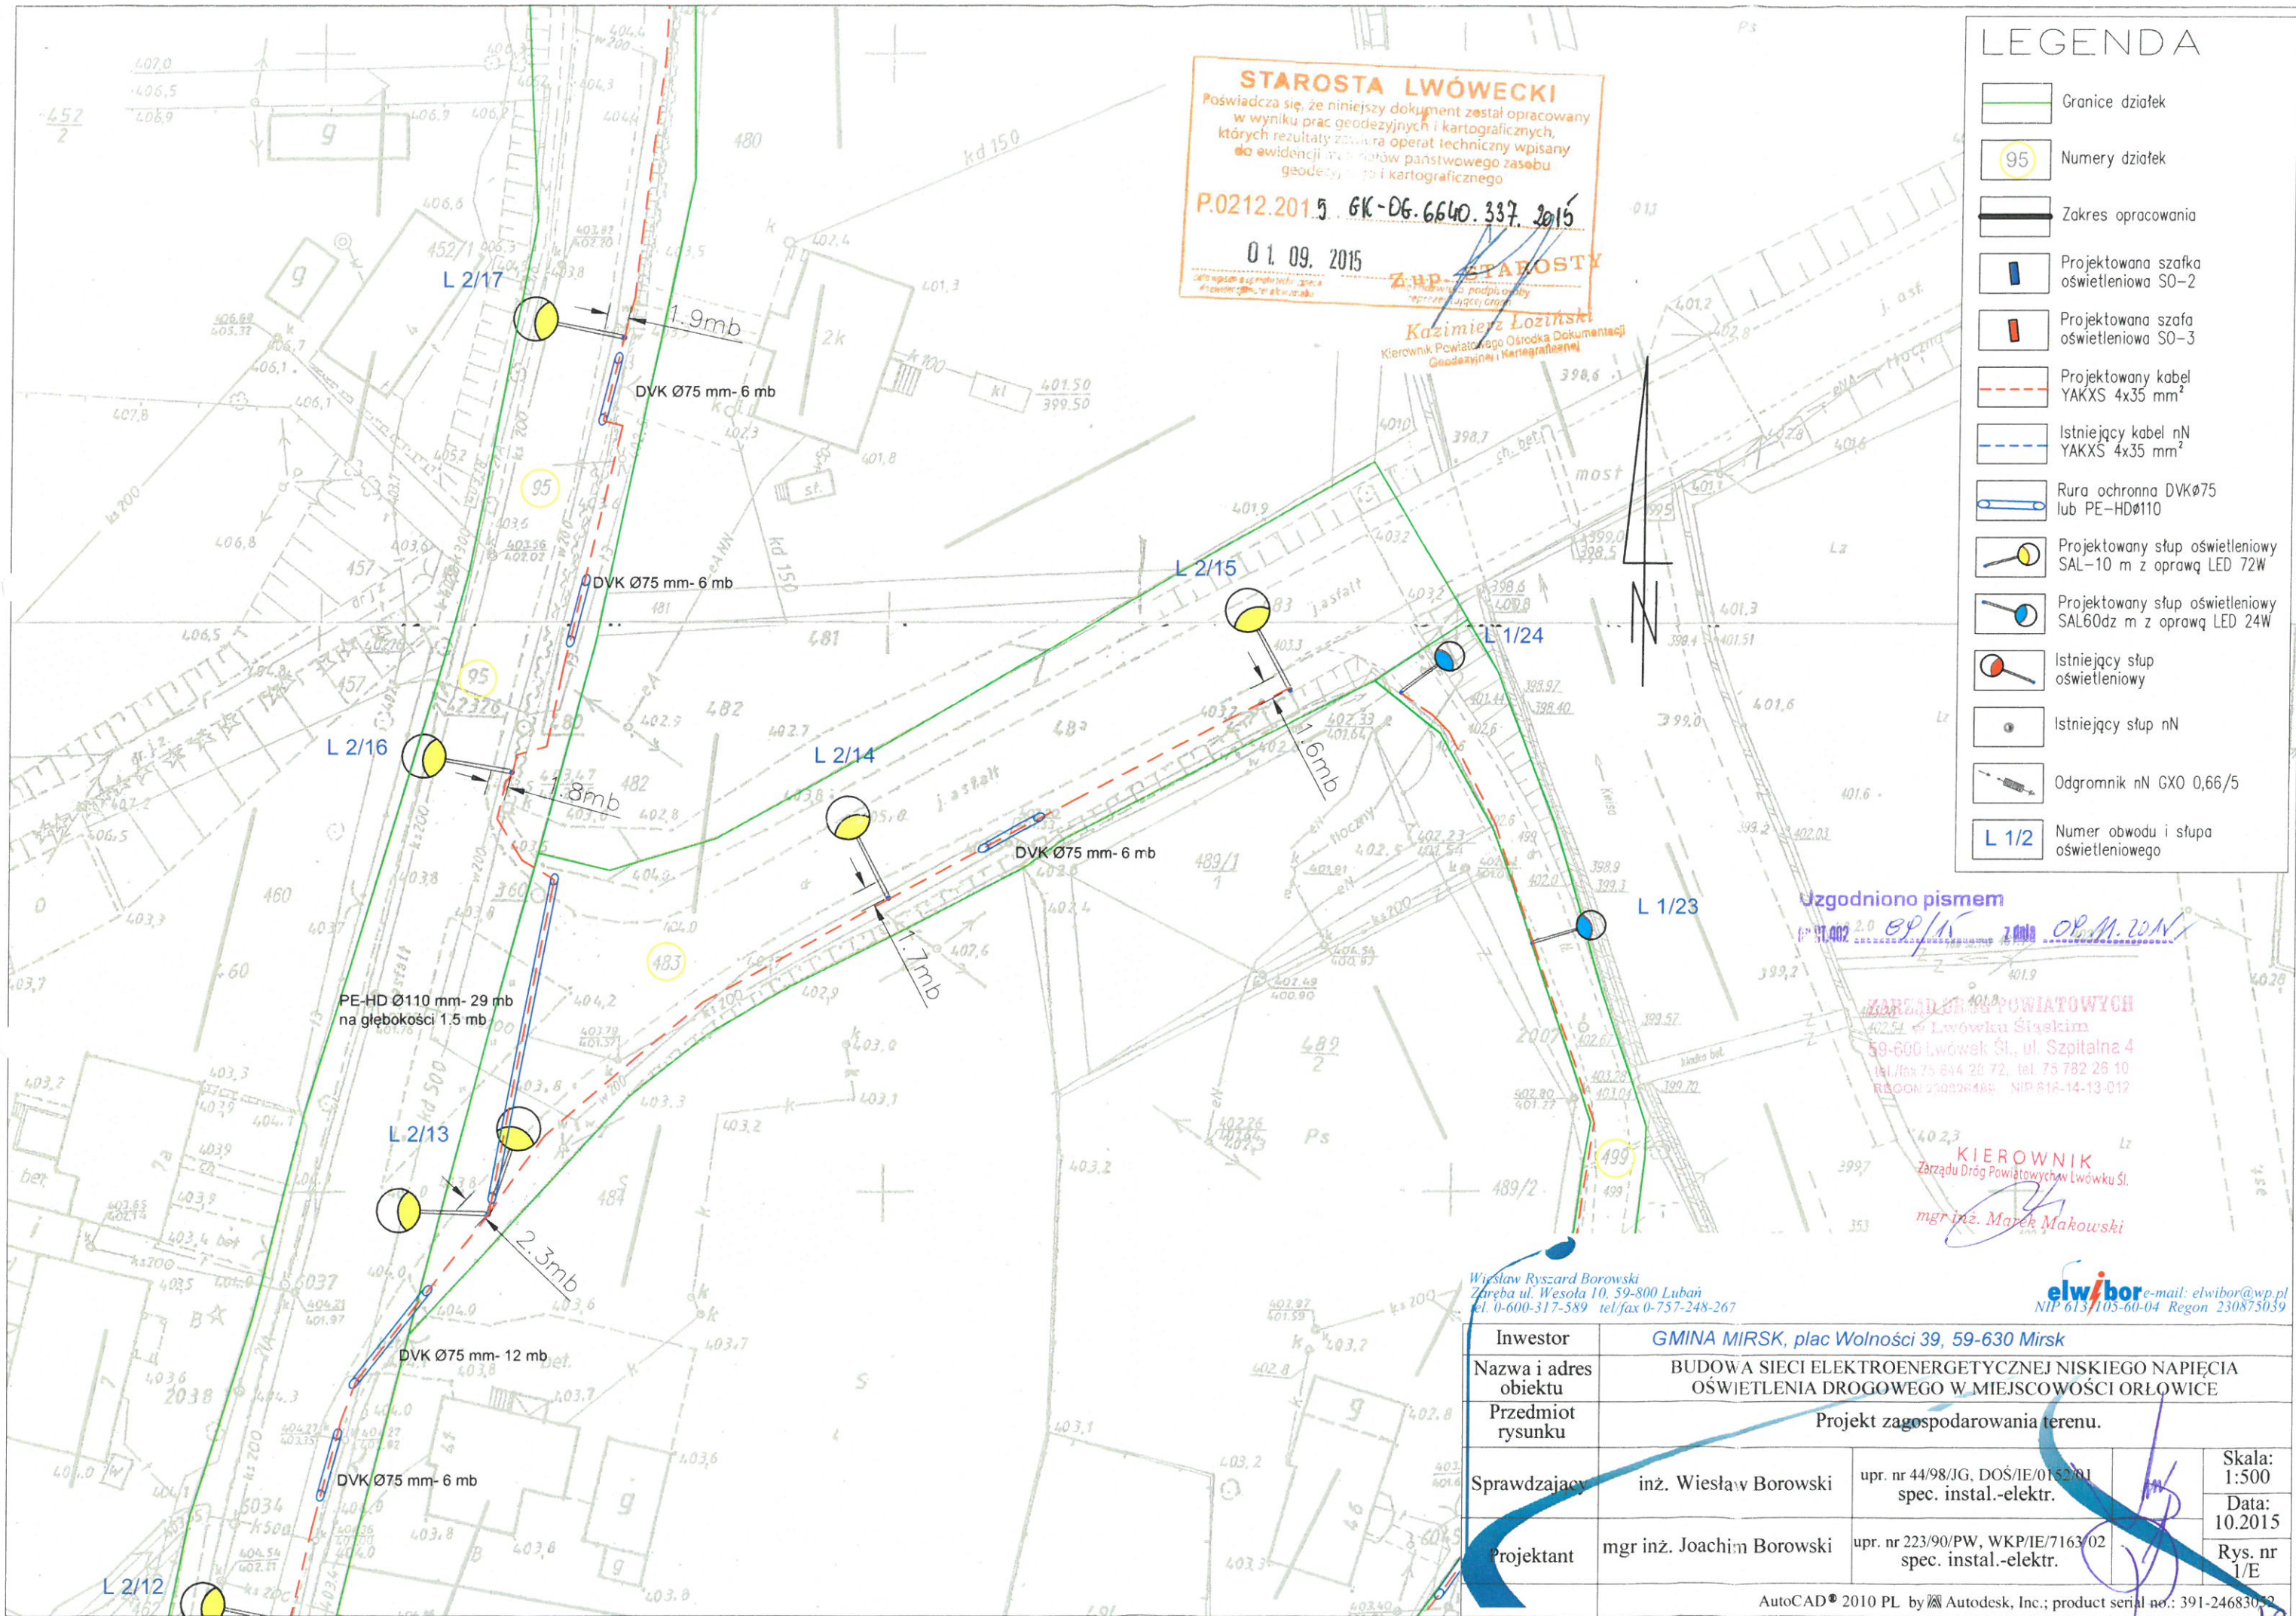
59-800 Lubań

W odpowiedzi na pismo z dnia 02.11.2015 r. Zarząd Dróg Powiatowych w Lwówku Śląskim **uzgadnia pozytywnie** – na etapie projektowym – budowę oświetlenia drogowego w m. Orłowice – w pasie drogowym drogi powiatowej nr 2494D - działka nr 483 obręb Orłowice, gmina Mirsk - zgodnie z załączoną dokumentacją

- przejście pod jezdnią należy wykonać metodą przewiertu

Na etapie wykonawstwa należy wystąpić z wnioskiem o przekazanie pasa drogowego.

KIEROWNIK
Zarządu Dróg Powiatowych w Lwówku Śl.

mgr inż. Marek Makowski



LEGENDA

- Granice działek
- 95 Numery działek
- Zakres opracowania
- Projektowana szafka oświetleniowa SO-2
- Projektowana szafa oświetleniowa SO-3
- Projektowany kabel YAKXS 4x35 mm²
- Istniejący kabel nN YAKXS 4x35 mm²
- Rura ochronna DVKØ75 lub PE-HDØ110
- Projektowany słup oświetleniowy SAL-10 m z oprawką LED 72W
- Projektowany słup oświetleniowy SAL60dz m z oprawką LED 24W
- Istniejący słup oświetleniowy
- Istniejący słup nN
- Odgromnik nN GXO 0,66/5
- L 1/2 Numer obwodu i słupa oświetleniowego

Wiesław Ryszard Borowski
Zareba ul. Wesola 10, 59-800 Luban
tel. 0-600-317-589 tel/fax 0-757-248-267

Inwestor	GMINA MIRSK, plac Wolności 39, 59-630 Mirsk		
Nazwa i adres obiektu	BUDOWA SIECI ELEKTROENERGETYCZNEJ NISKIEGO NAPIĘCIA OŚWIETLENIA DROGOWEGO W MIEJSCOWOŚCI ORŁOWICE		
Przedmiot rysunku	Projekt zagospodarowania terenu.		
Sprawdzający	inż. Wiesław Borowski	upr. nr 44/98/JG, DOŚ/IE/0152/01 spec. instal.-elektr.	Skala: 1:500
			Data: 10.2015
Projektant	mgr inż. Joachim Borowski	upr. nr 223/90/PW, WKP/IE/7163/02 spec. instal.-elektr.	Rys. nr 1/E