
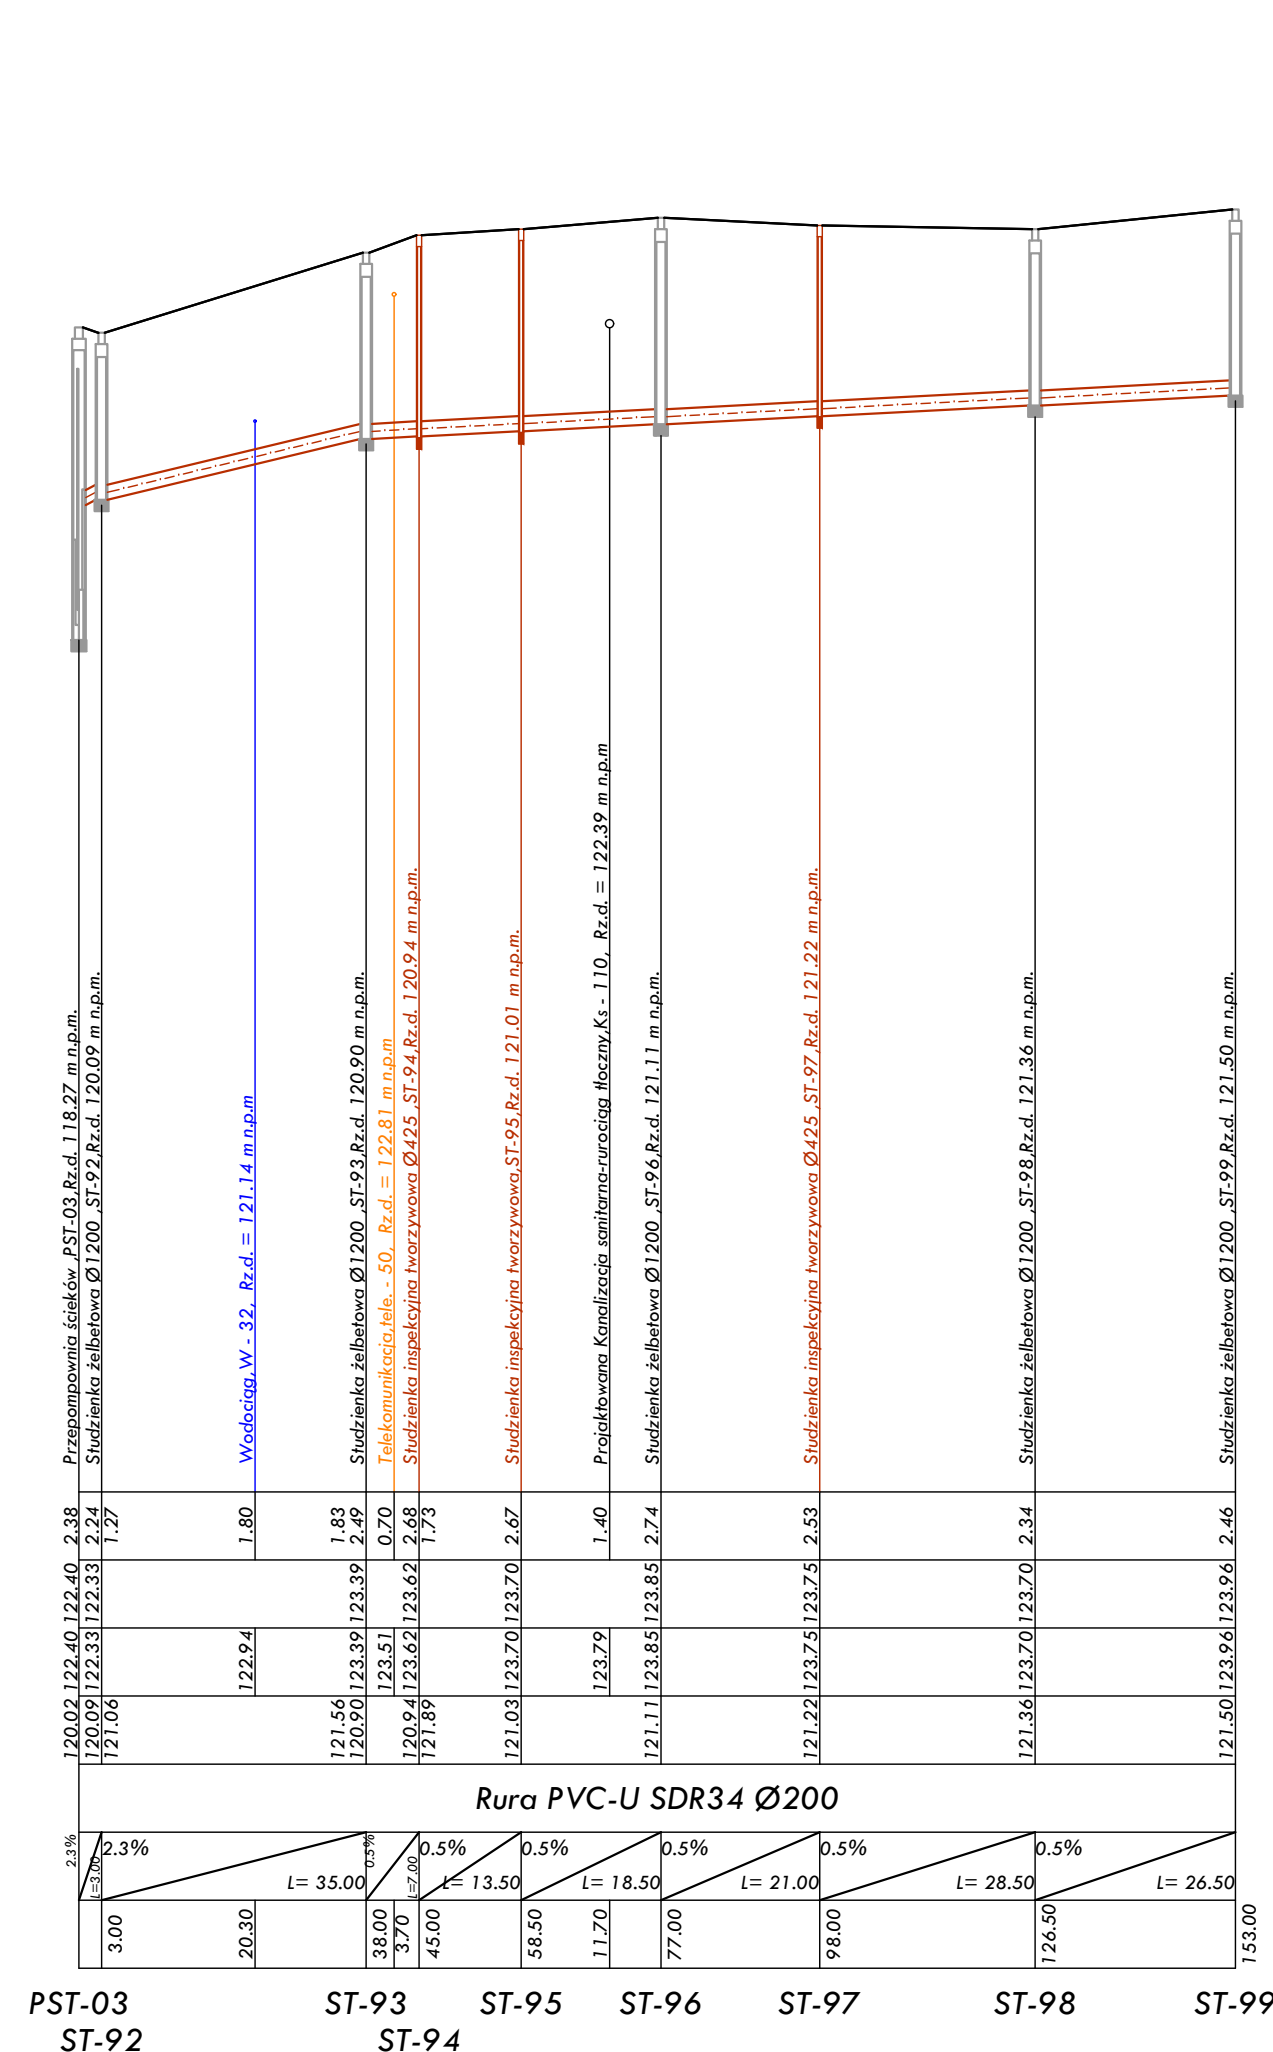


PST-03 - ST-99

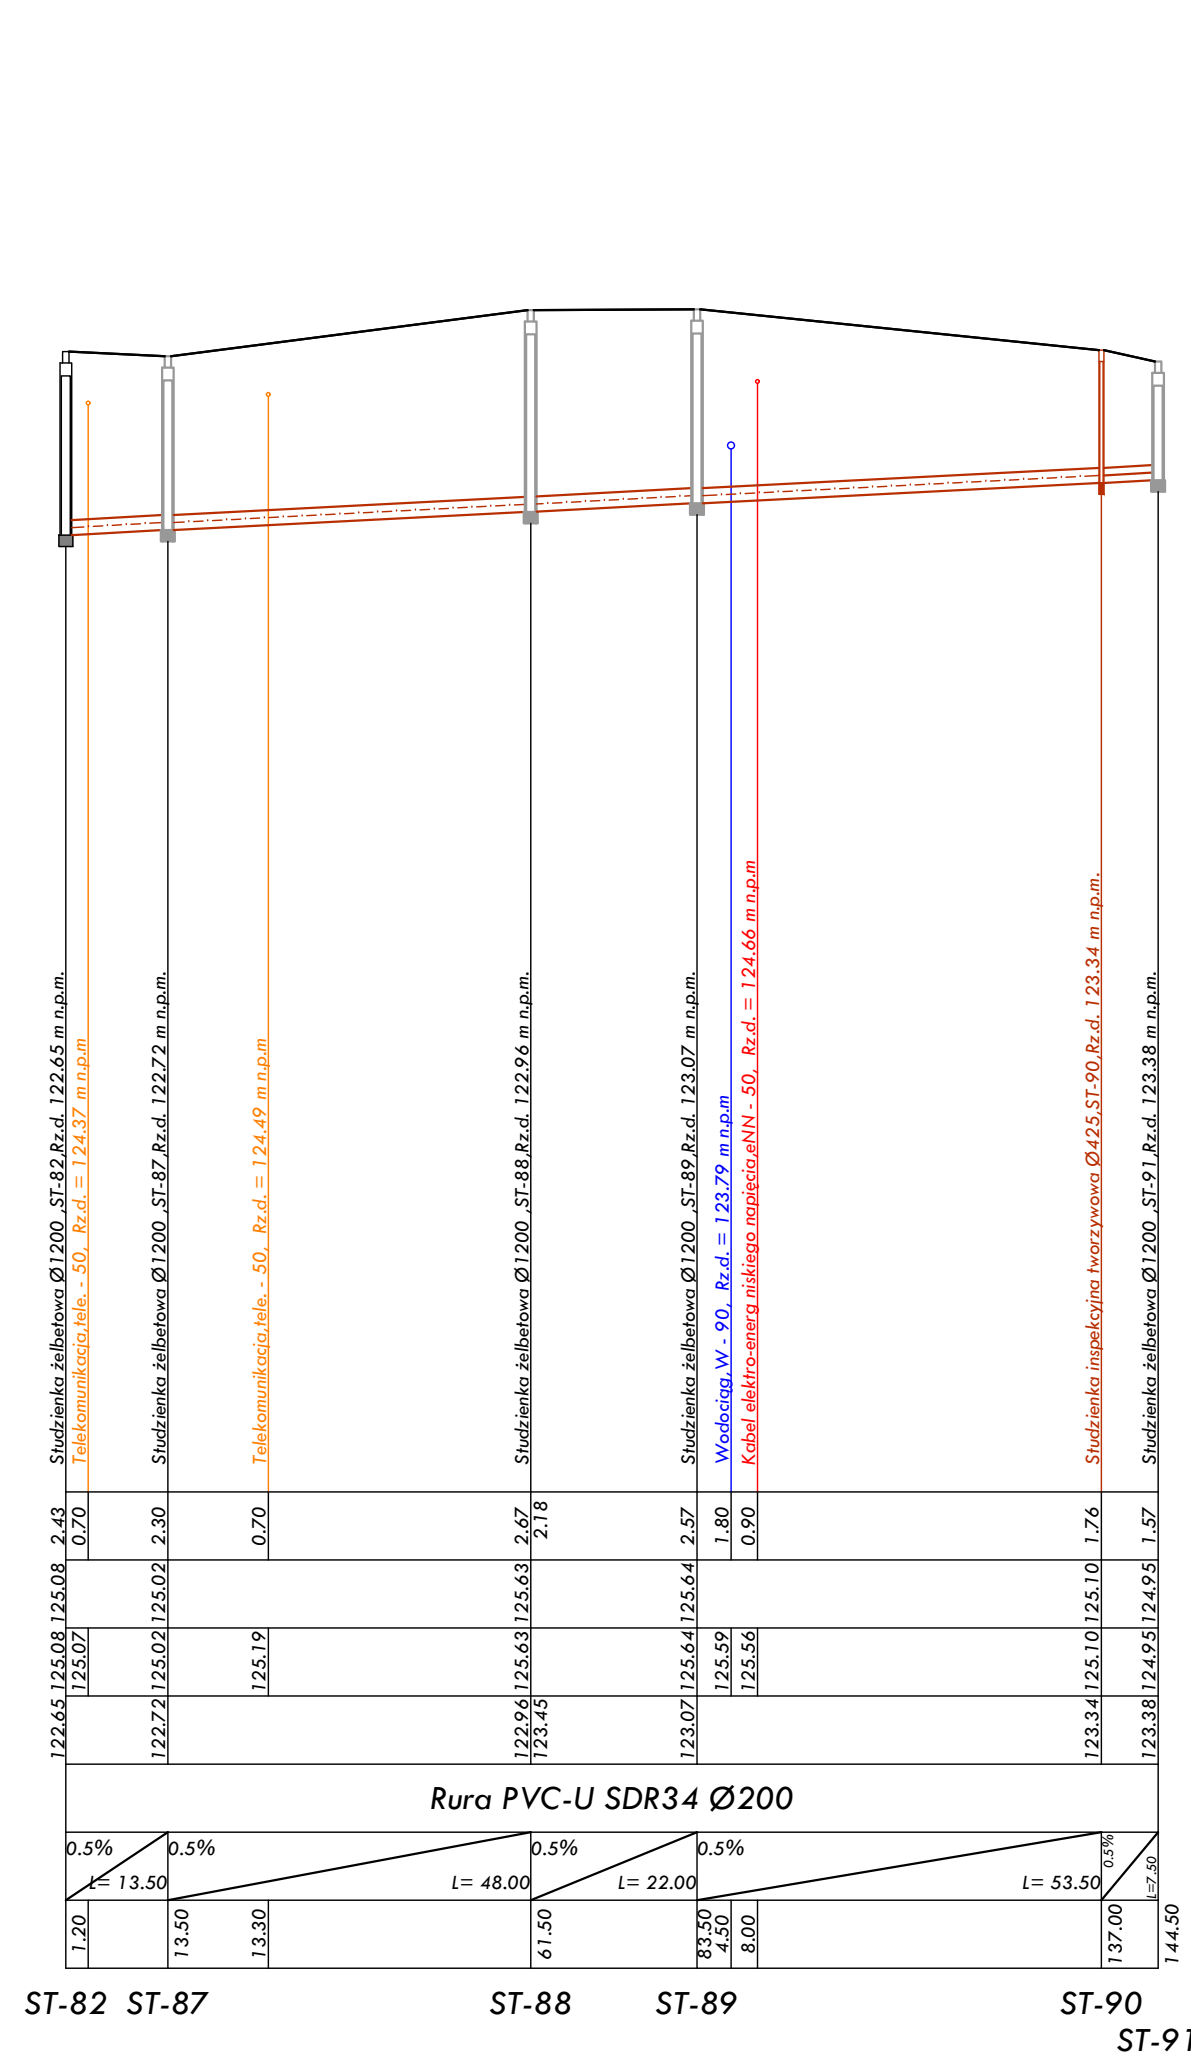

tp - TELEKOMUNIKACJA

przed przystąpieniem do wykopów mechanicznych należy:

1. Wytyczyć geodezyjnie trasę sieci oraz kolizje z istniejącym uzbrojeniem terenu
2. Ręcznie odkopać kolizje z kablami energetycznymi, telekomunikacyjnymi, sieciami gazowymi oraz przyłączami wodociagowymi
3. Wykonane w/w prace zgłosić inspektorowi nadzoru w celu ewentualnej korekty trasy sieci.

INWESTOR:	Gmina Regimin Regimin 22 06-461 Regimin	Projektant: mgr inż. Juliusz Marek Pietrzak Nr uprawnień: G1e / 4/81 w specjalności instalacyjno – inżynieryjnej w zakresie sieci i instalacji sanitarnych	DATA OPRACOWANIA MAJ 2016
PRZEDMIOT OPRACOWANIA:	Budowa sieci kanalizacji sanitarnej na terenie gminy Regimin - III Etap - Targonie	Sprawdzający: mgr inż. Mariusz Wikowski Nr uprawnień: MAZ / 0425 / PO05 / 12 w specjalności instalacyjno – inżynieryjnej w zakresie sieci i instalacji sanitarnych	SKALA: 1: 100 1: 1000
RYUNKU:	Profil podłużny sieci kanalizacji sanitarnej		NUMER RYUNKU: 12