
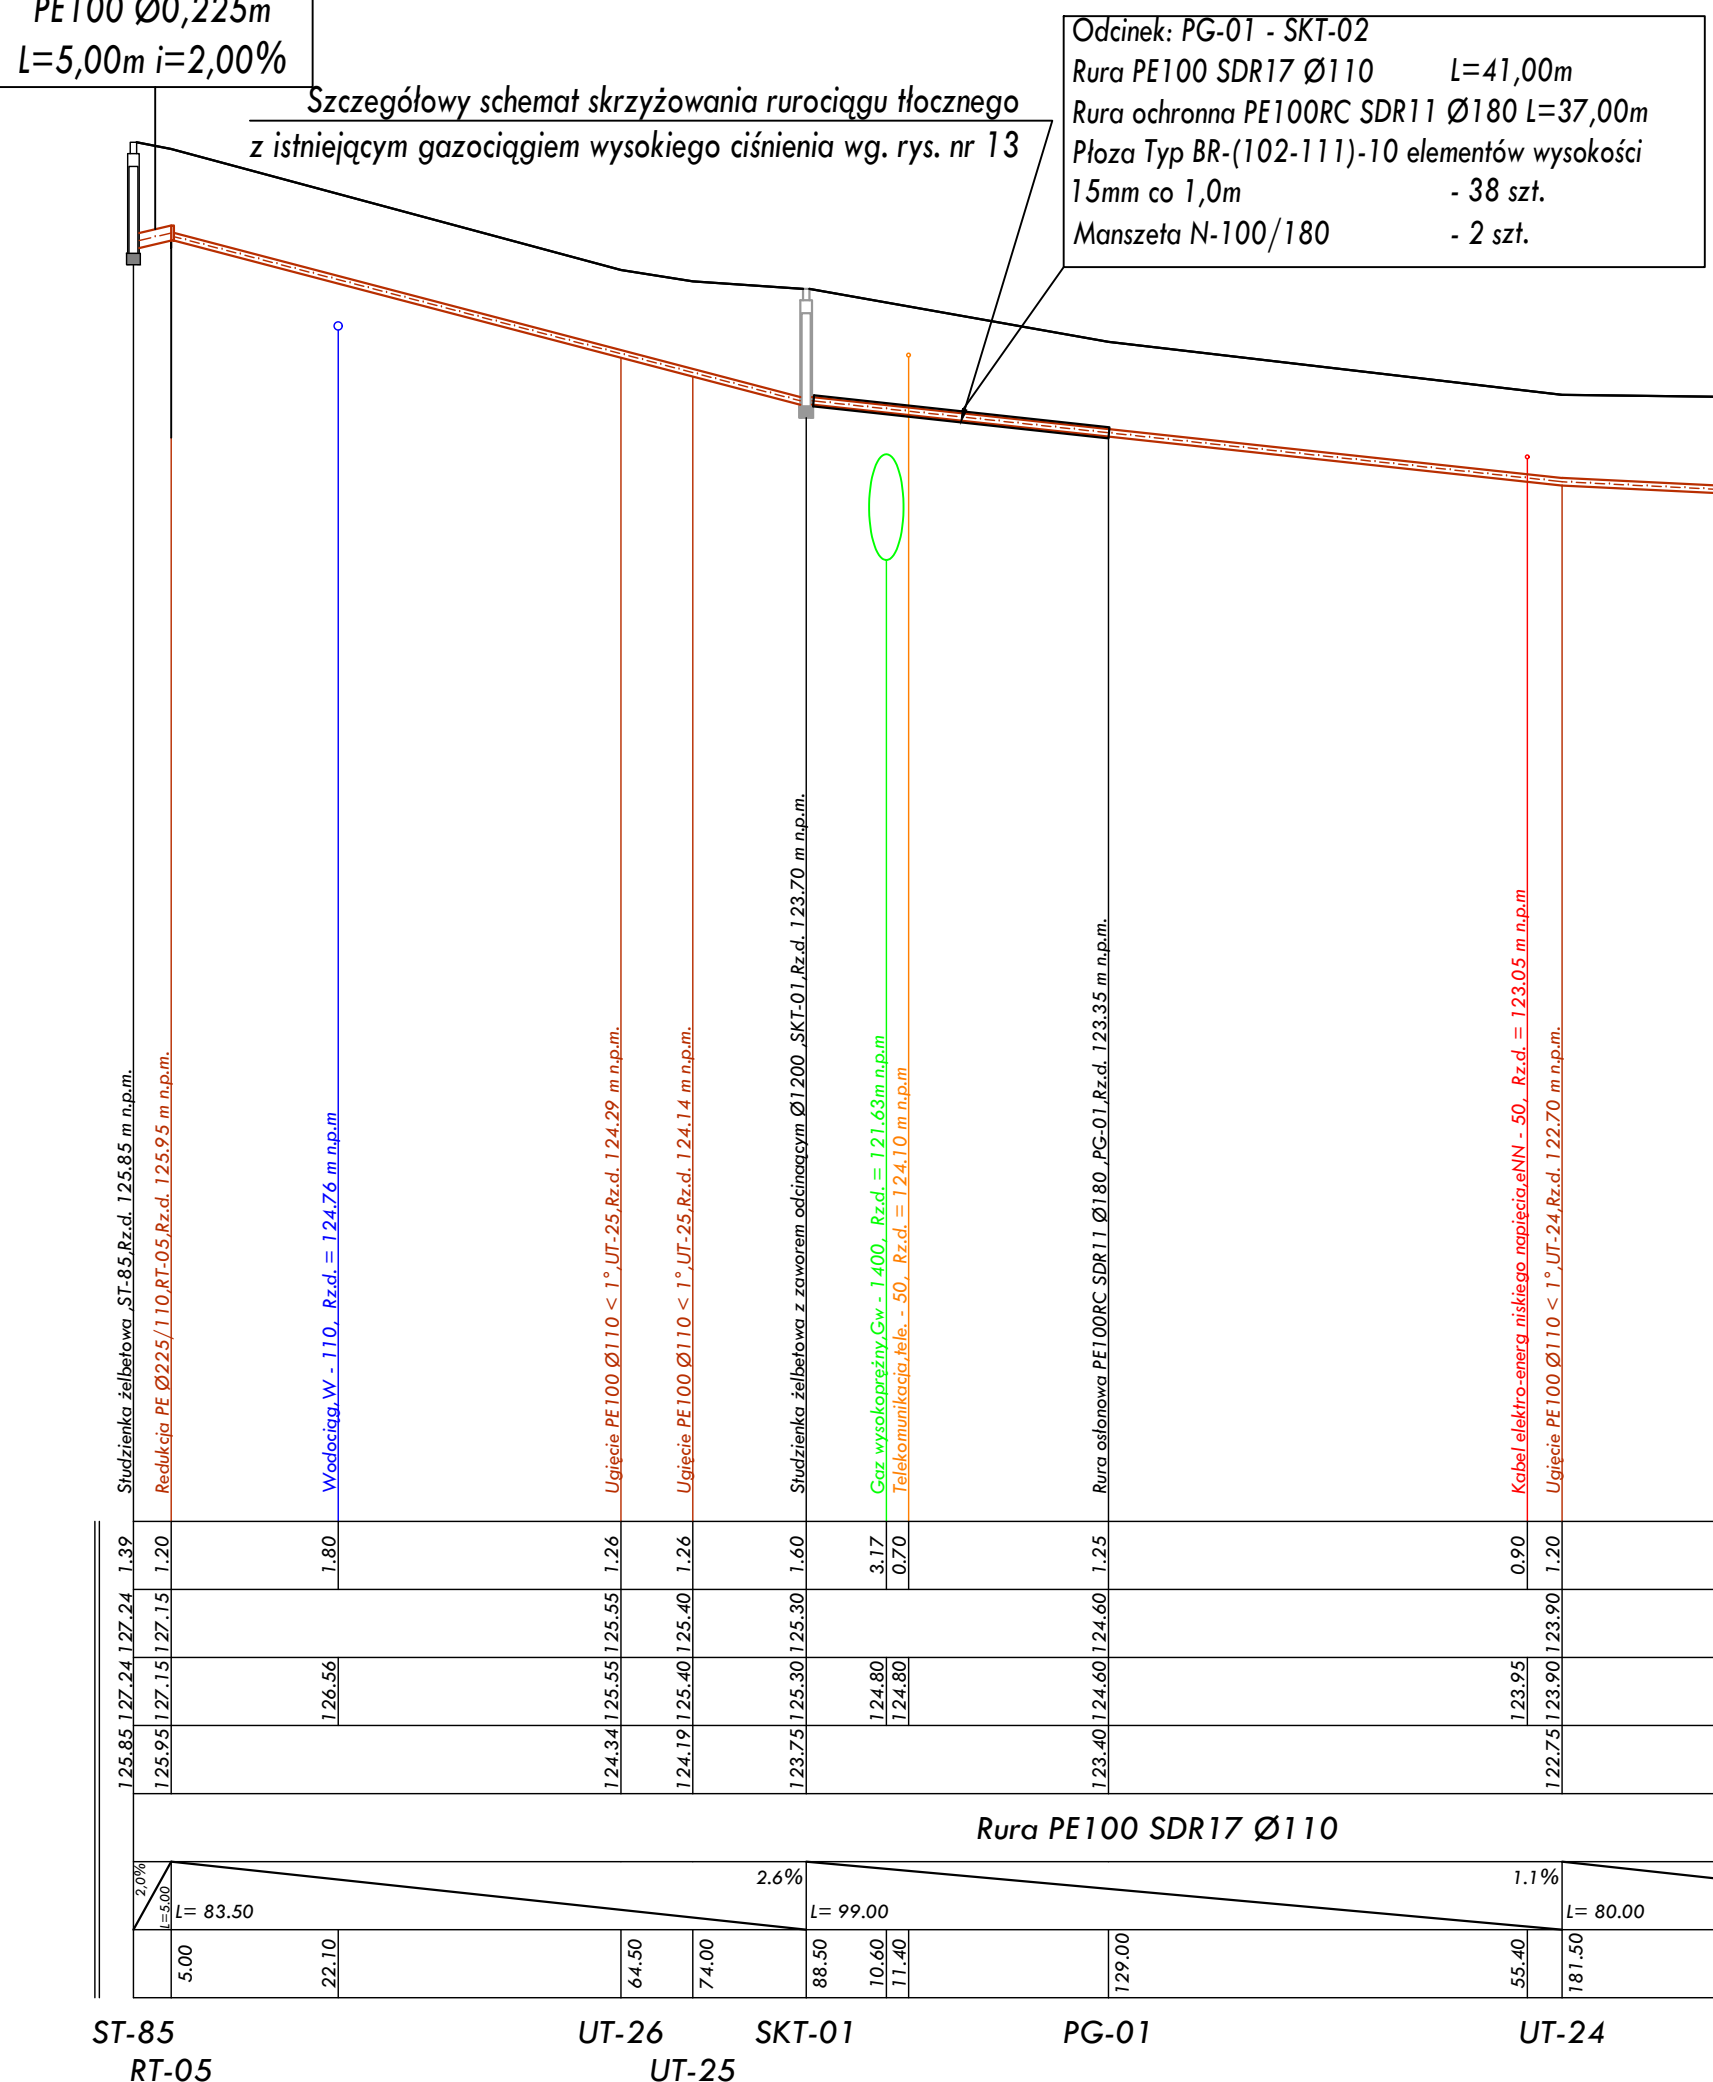
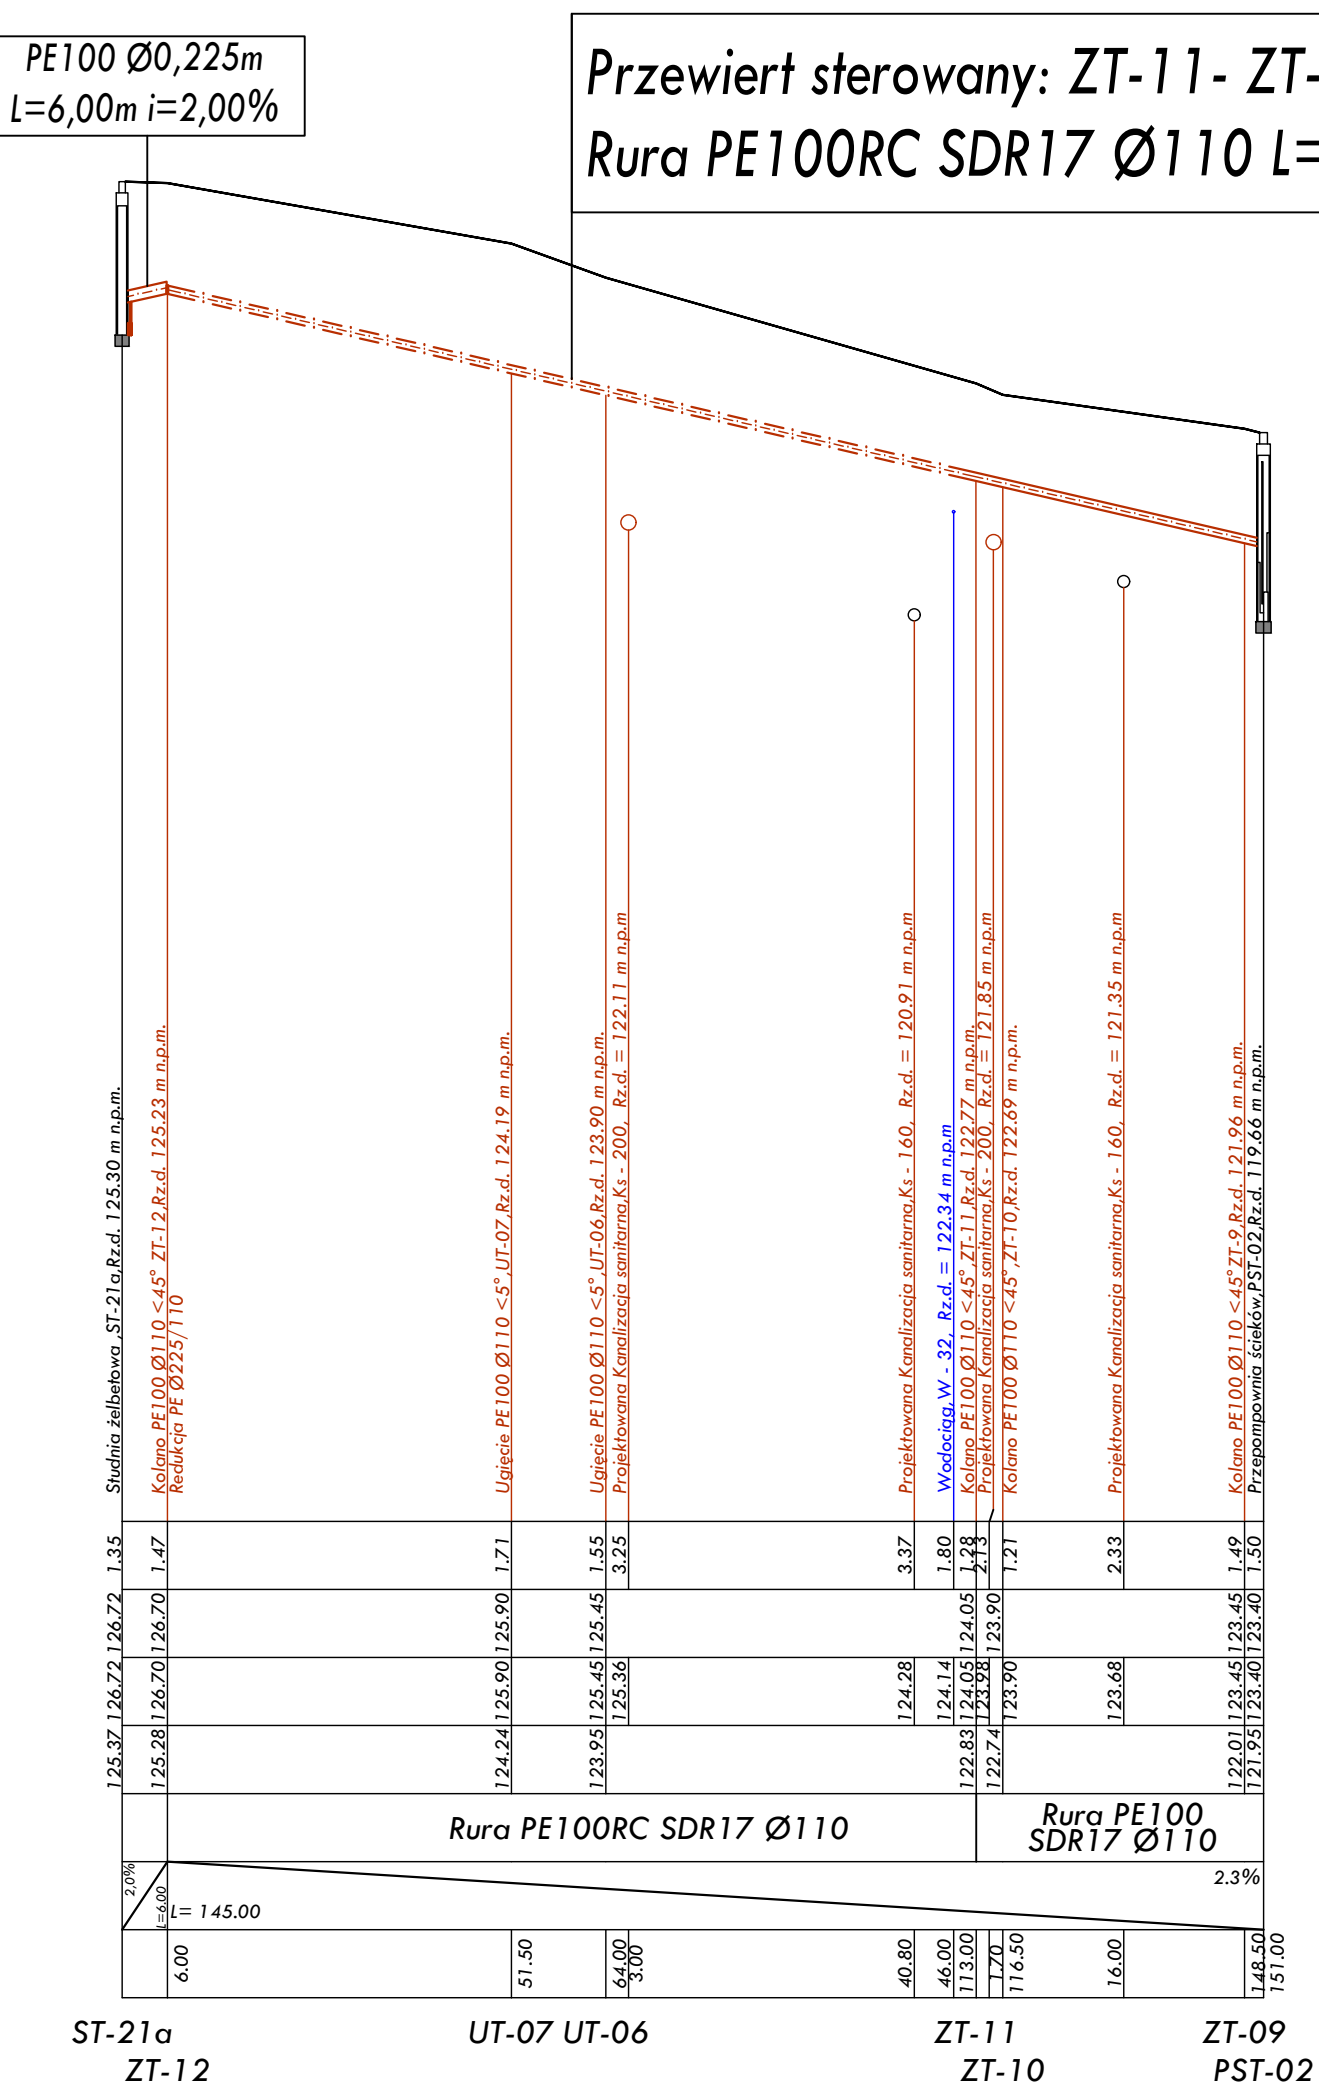


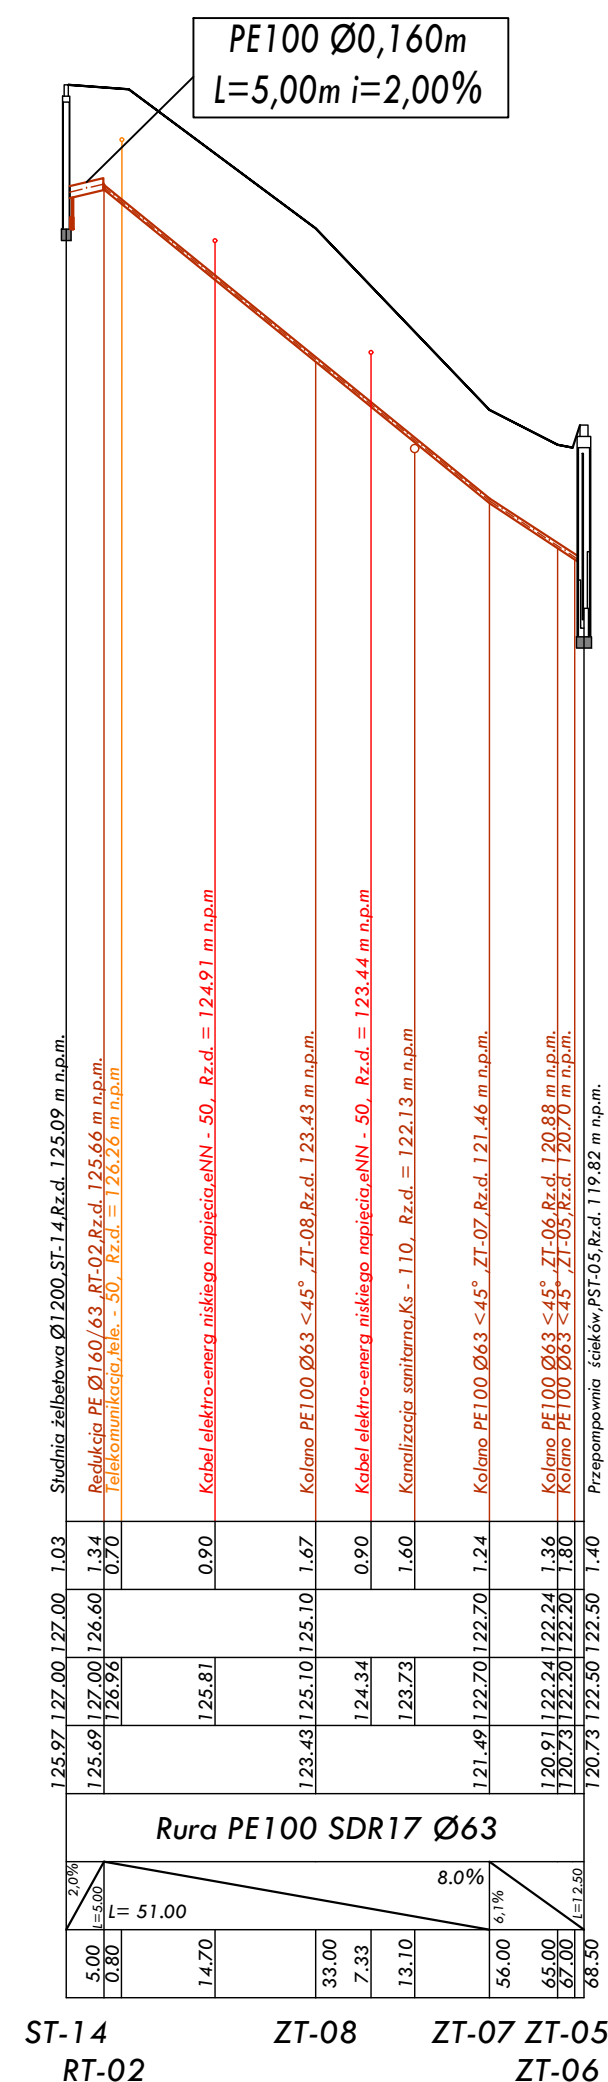

1. Wytyczyć geodezyjnie trasę sieci oraz kolizje z istniejącym uzbrojeniem terenu
2. Ręcznie odkopać kolizje z kablami energetycznymi, telekomunikacyjnymi, sieciami gazowymi oraz przyłączami wodociagowymi
3. Wykonane w/w prace zgłosić inspektorowi nadzoru w celu ewentualnej korekty trasy sieci.

Profil sieci kanalizacji sanitarnej:
Odcinek: PST-04 - ST-44
PST-05 - ST-14
PST-06 - ST-20
PST-02 - ST-21
PST-08 - ST-89
PST-03 - ST-85

INWESTOR: Gmina Regimin Regimin 22 06-461 Regimin Budowa sieci kanalizacji sanitarnej na terenie gminy Regimin - III Etap - w całości	Projektant: mgr inż. Jurek Marek Pietrzak ul. Wesołej 1, sk. 1/9 w miejscowości Instytucja – Zielonogóra w gminie Instytucja – Instytucja Sanitarnych	DATA OPRACOWANIA: MAJ 2016 SKALA: 1:100 1:1000
OPRACOWAŁ: PRZEDMIOT OPRACOWANIA	mgr inż. Marzys Wilkowski w miejscowości MAJ, Regimin 22, 06-461 w miejscowości Instytucja – Zielonogóra w gminie Instytucja – Instytucja Sanitarnych	NUMER RYSUNKU:
RYSEK:	Profil podłożu sieci kanalizacji sanitarnej	14