


| PARTER - Zestawienie powierzchni (m.) |                   |          |               |
|---------------------------------------|-------------------|----------|---------------|
| NUMER                                 | NAZWA POMIESZCZEŃ | POSADZKA | POW. UŻYTKOWA |
| A.01                                  | Sala              | PCV      | 32.99         |
| A.02                                  | Hol               | PCV      | 2.28          |
| A.03                                  | Pom. magazynowe   | PCV      | 1.36          |
| A.04                                  | Toaleta           | PCV      | 4.55          |
| A.05                                  | Pom. Socjalne     | PCV      | 7.37          |
| Suma powierzchni                      |                   |          | 48.55         |

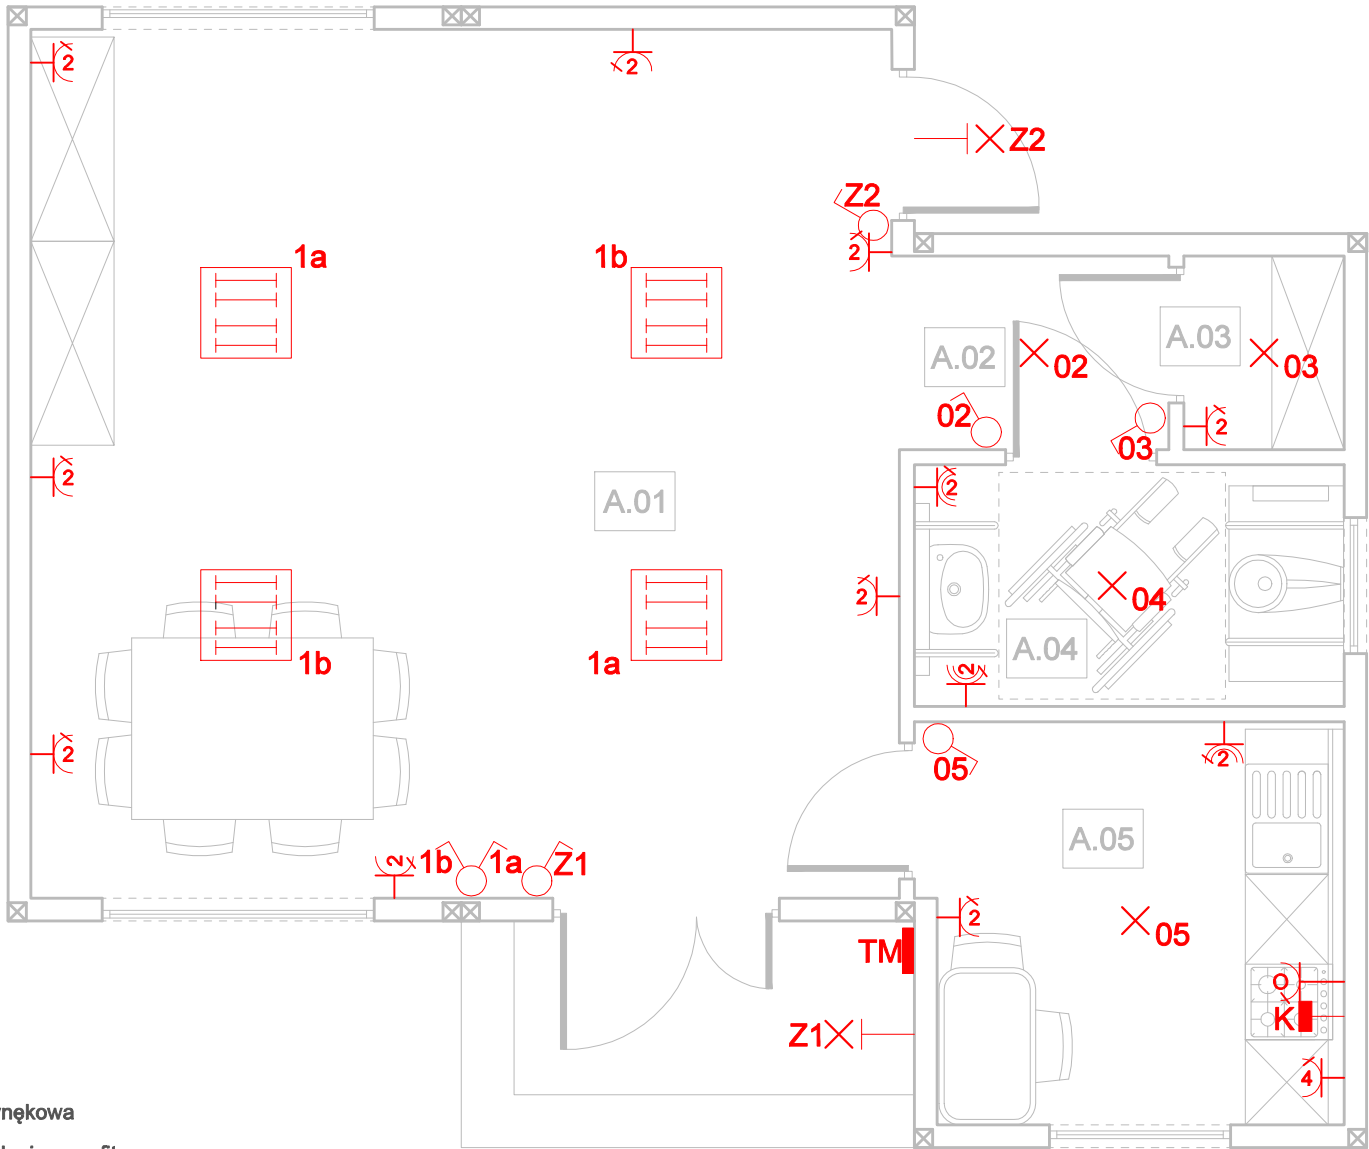

LEGENDA:

- rozdzielnica wnekowa
- wypust oświetleniowy sufitowy
- wypust oświetleniowy ścienny - "kinkiet"
- wypust zasilający kuchenny
- gniazdo wtykowe 230V ze stykiem ochronnym 1,2,3,4 h=20 cm (ilość wejść)
- gniazdo wtykowe 230 V hermetyczne (podwójne)
- gniazdo wtykowe okapu
- łącznik jednobiegunowy
- łącznik grupowy

# RZUT PARTERU -INST. ELEKTRYCZNE skala 1 : 50



- UWAGI:
- Niniejszy rysunek należy rozpatrywać łącznie z całym wielobranżowym projektem technicznym, którego jest integralną częścią.
  - Należy pracować tylko na podstawie wymiarów podanych na rysunku; przed przystąpieniem do robót Wykonawca powinien sprawdzić na budowie wszystkie rzędne wysokościowe oraz wymiary poziome; rozwiązania wynikające z różnic wymiarów podanych na rysunku i wymiarów rzeczywistych należy uzgodnić z Projektantem.
  - Wszystkie prace należy wykonywać, a specyfikowane materiały stosować zgodnie z właściwymi regulacjami prawnymi i normatywnymi oraz zgodnie ze sztuką budowlaną.
  - Wskazane produkty należy rozumieć jako komplet elementów i dodatków niezbędnych do właściwego montażu oraz do ich poprawnego funkcjonowania zgodnie z zaleceniami producentów.
  - Wszystkie prace przygotowawcze, podstawowe, wykończeniowe, użytkowe, eksploatacyjne i konserwacyjne związane z zastosowaniem wskazanych produktów, należy wykonywać zgodnie z instrukcjami, procedurami i metodami wymaganymi i przewidzianymi przez producentów danych produktów i powinny być poprzedzone zapoznaniem się przez Wykonawcę z właściwymi kartami katalogowymi i instrukcjami producentów.
  - Lokalizacja końcówek instalacji na podstawie projektów branż instalacyjnych.

|                                                                                                             |                        |                                                                                                                                |                     |                                                                                                                                                                                                                                                                                                  |                            |
|-------------------------------------------------------------------------------------------------------------|------------------------|--------------------------------------------------------------------------------------------------------------------------------|---------------------|--------------------------------------------------------------------------------------------------------------------------------------------------------------------------------------------------------------------------------------------------------------------------------------------------|----------------------------|
| <b>PB</b>                                                                                                   |                        | <b>ELEKTRYKA</b>                                                                                                               |                     | <div><br/>Architektura&amp;Budownictwo<br/><b>Greg project</b><br/>Grzegorz Michalski</div> <div>ul. S. Borodziecha 1a<br/>06-400 Ciechanów<br/>Tel. 504-544-024<br/>e-mail: gm.budownictwo@gmail.com</div> |                            |
| Projektant w specjalności elektrycznej:                                                                     |                        |                                                                                                                                |                     | Pieczęć, podpis:                                                                                                                                                                                                                                                                                 |                            |
| <b>mgr inż. Arkadiusz Radosław Karwat</b><br><b>upr. nr LUB/0387/POOS/13</b><br>w specjalności elektrycznej |                        |                                                                                                                                |                     |                                                                                                                                                                                                                                                                                                  |                            |
| Sprawdzający w specjalności elektrycznej:                                                                   |                        |                                                                                                                                |                     | Pieczęć, podpis:                                                                                                                                                                                                                                                                                 |                            |
| <b>mgr inż. Remigiusz Leszek Karwat</b><br><b>upr. nr LUB/0090/PWOE/11</b><br>w specjalności elektrycznej   |                        |                                                                                                                                |                     |                                                                                                                                                                                                                                                                                                  |                            |
| Temat projektu:                                                                                             |                        | Budowa budynku świetlicy wiejskiej w miejscowości Pawłówko z niezbędną infrastrukturą techniczną oraz zagospodarowaniem terenu |                     |                                                                                                                                                                                                                                                                                                  |                            |
| Inwestor:                                                                                                   |                        | Gmina Regimin<br>ul. Adama Rzewuskiego, 06-461 Regimin                                                                         |                     |                                                                                                                                                                                                                                                                                                  |                            |
| Adres inwestycji:                                                                                           |                        | Pawłówko, gm. Regimin Dz. nr 93/1                                                                                              |                     |                                                                                                                                                                                                                                                                                                  |                            |
| Nazwa rysunku:                                                                                              |                        | <b>RZUT PARTERU - INST. ELEKTRYCZNE</b>                                                                                        |                     |                                                                                                                                                                                                                                                                                                  |                            |
| Numer projektu                                                                                              | Branża:<br>Elektryczna | Faza projektu:<br>PB                                                                                                           | Data:<br>10.08.2020 | Skala:<br>1:50                                                                                                                                                                                                                                                                                   | Numer rysunku:<br>PB-IE-01 |