

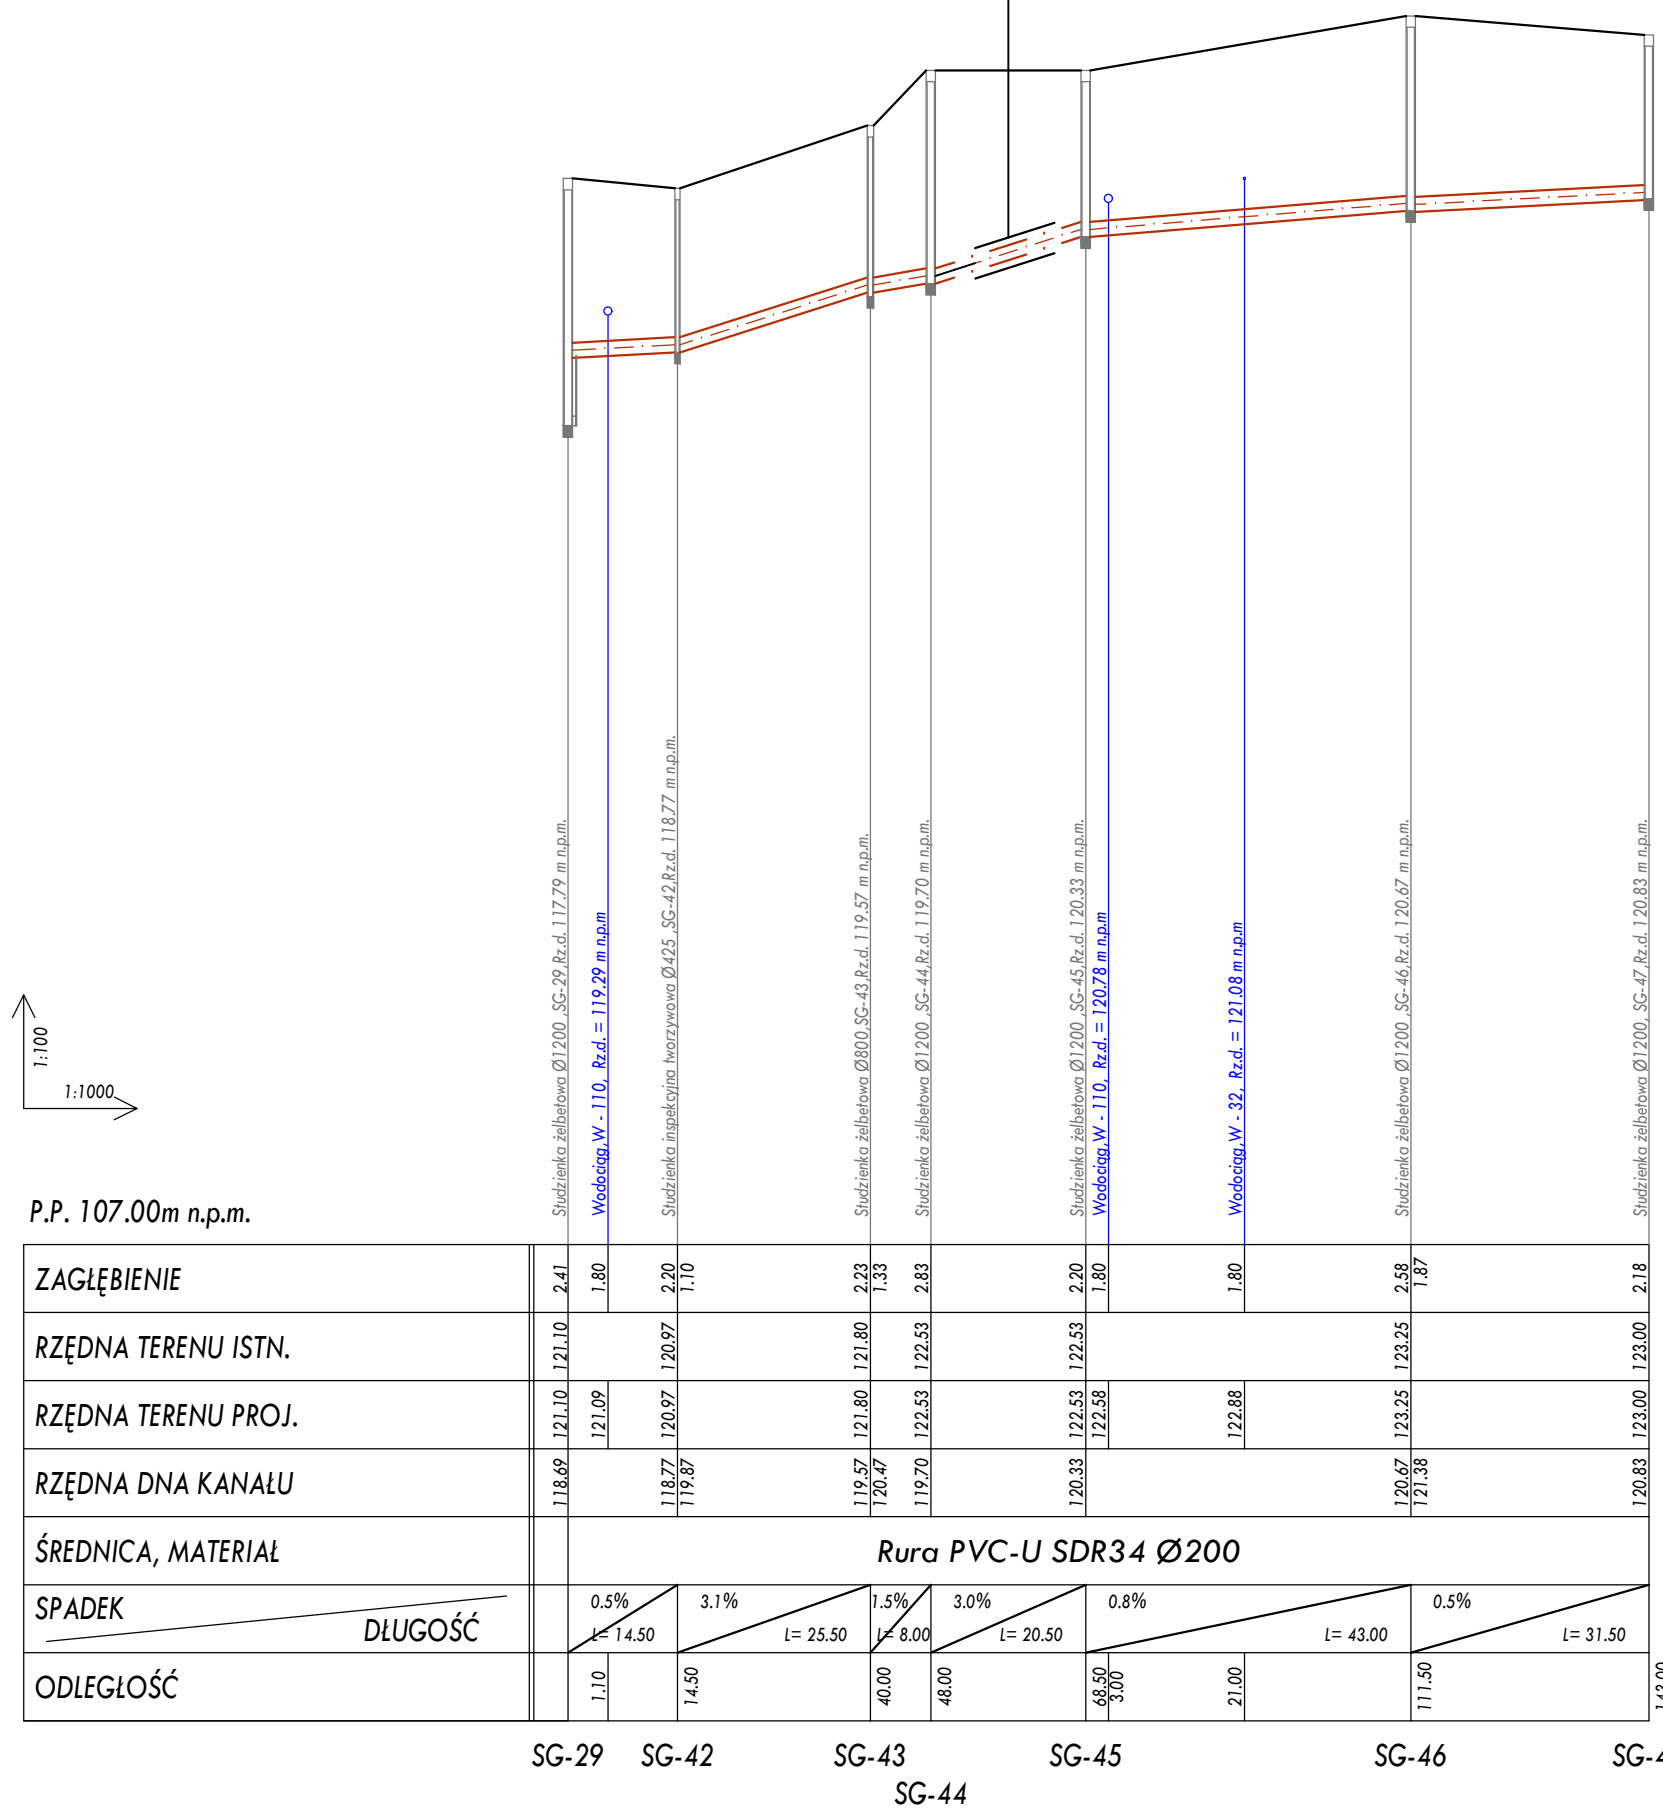
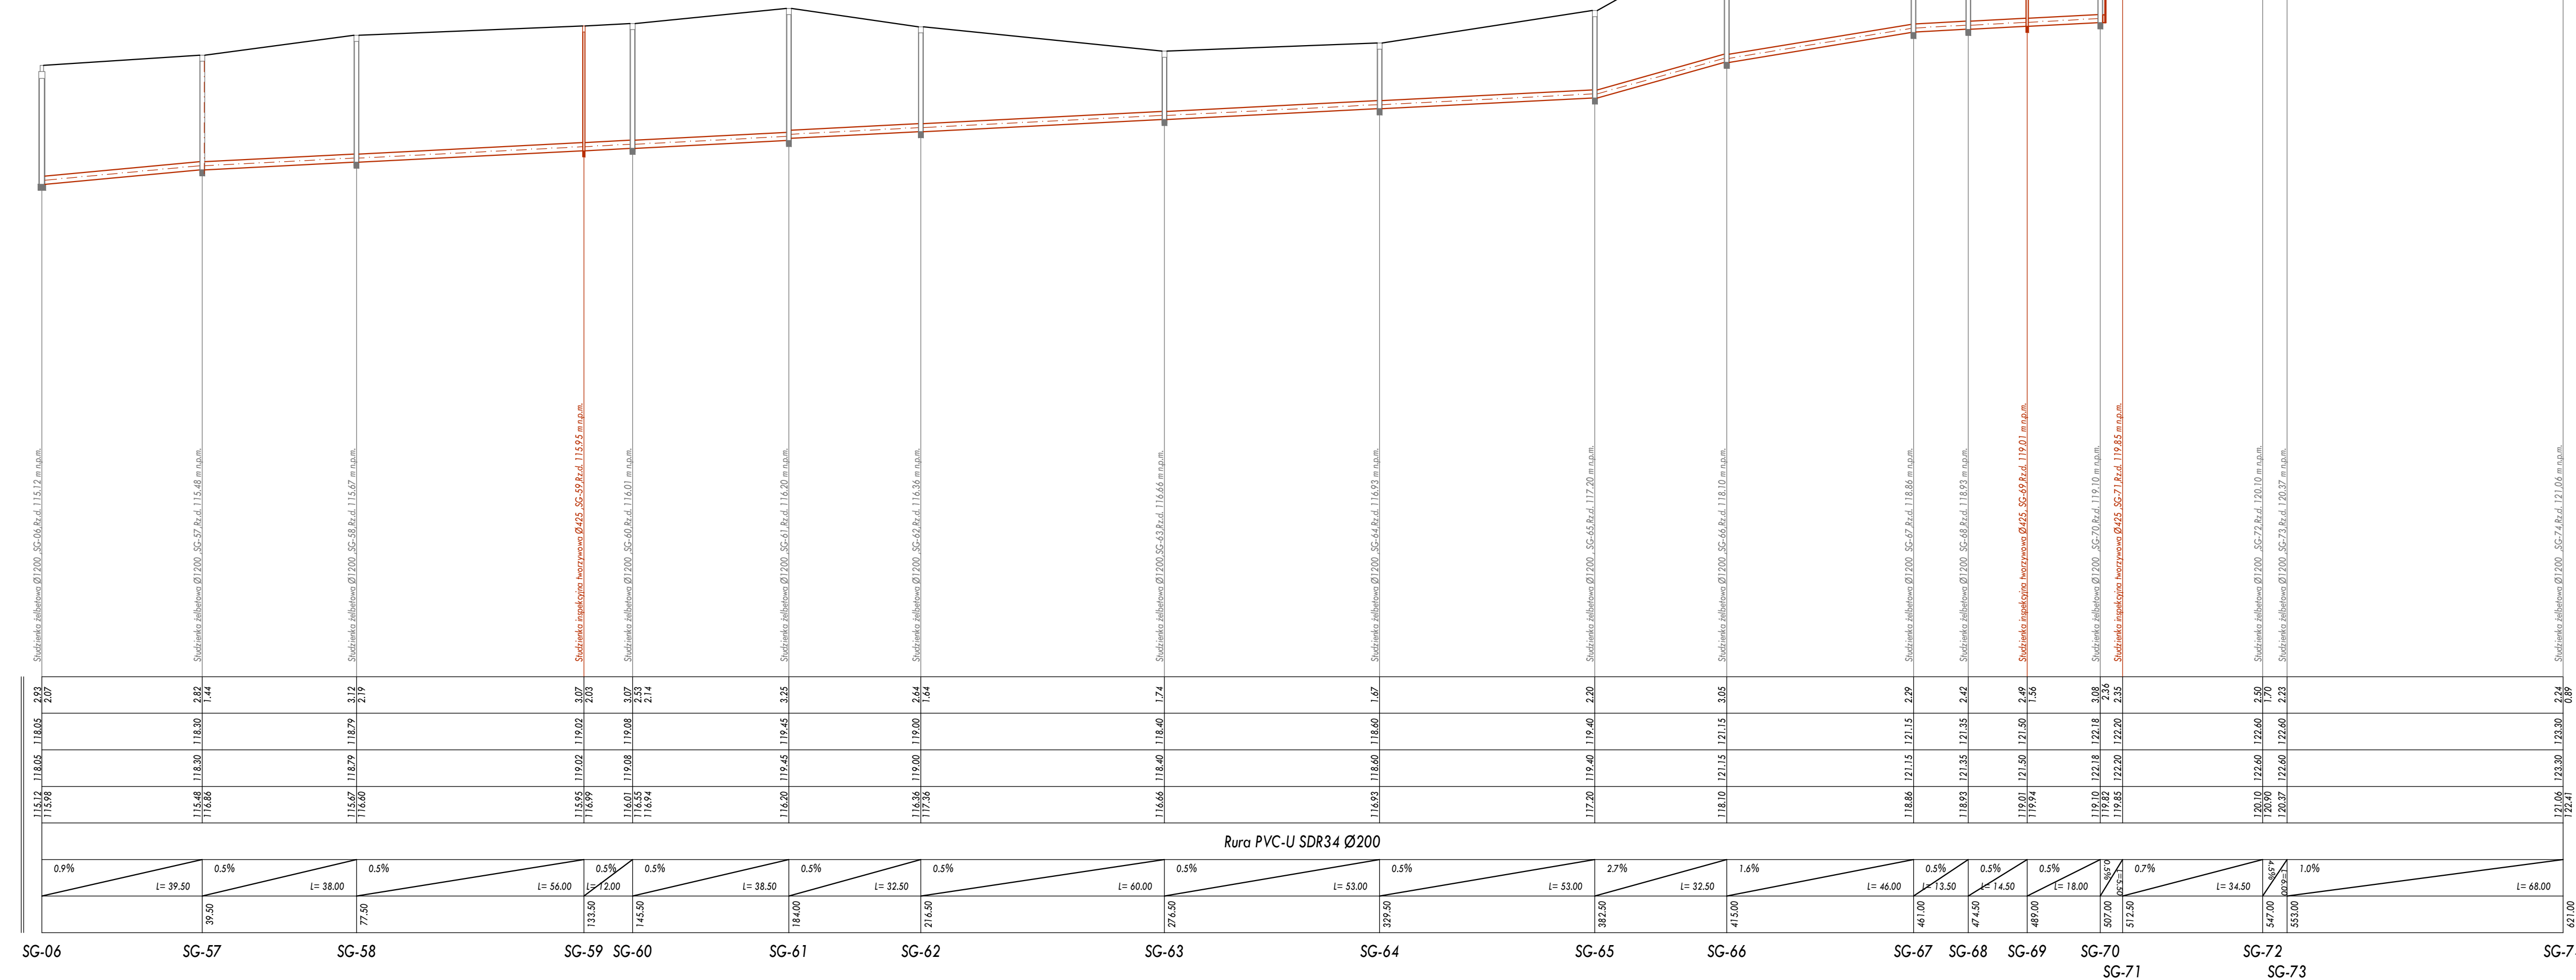


Przeciek rurę stalową: odcinek SG-44 - SG-45
Rura osłonowa - Rura stalowa DN300
Rura przewodowa - Rura PVC-U SDR34 Ø200
Płaza Integra typ "L" wysokości 24 mm co 1,0m
Manizeta typ "N" 300/200

i=3,0‰
L=11,0m
L=20,50m
1 szt.
2 szt.

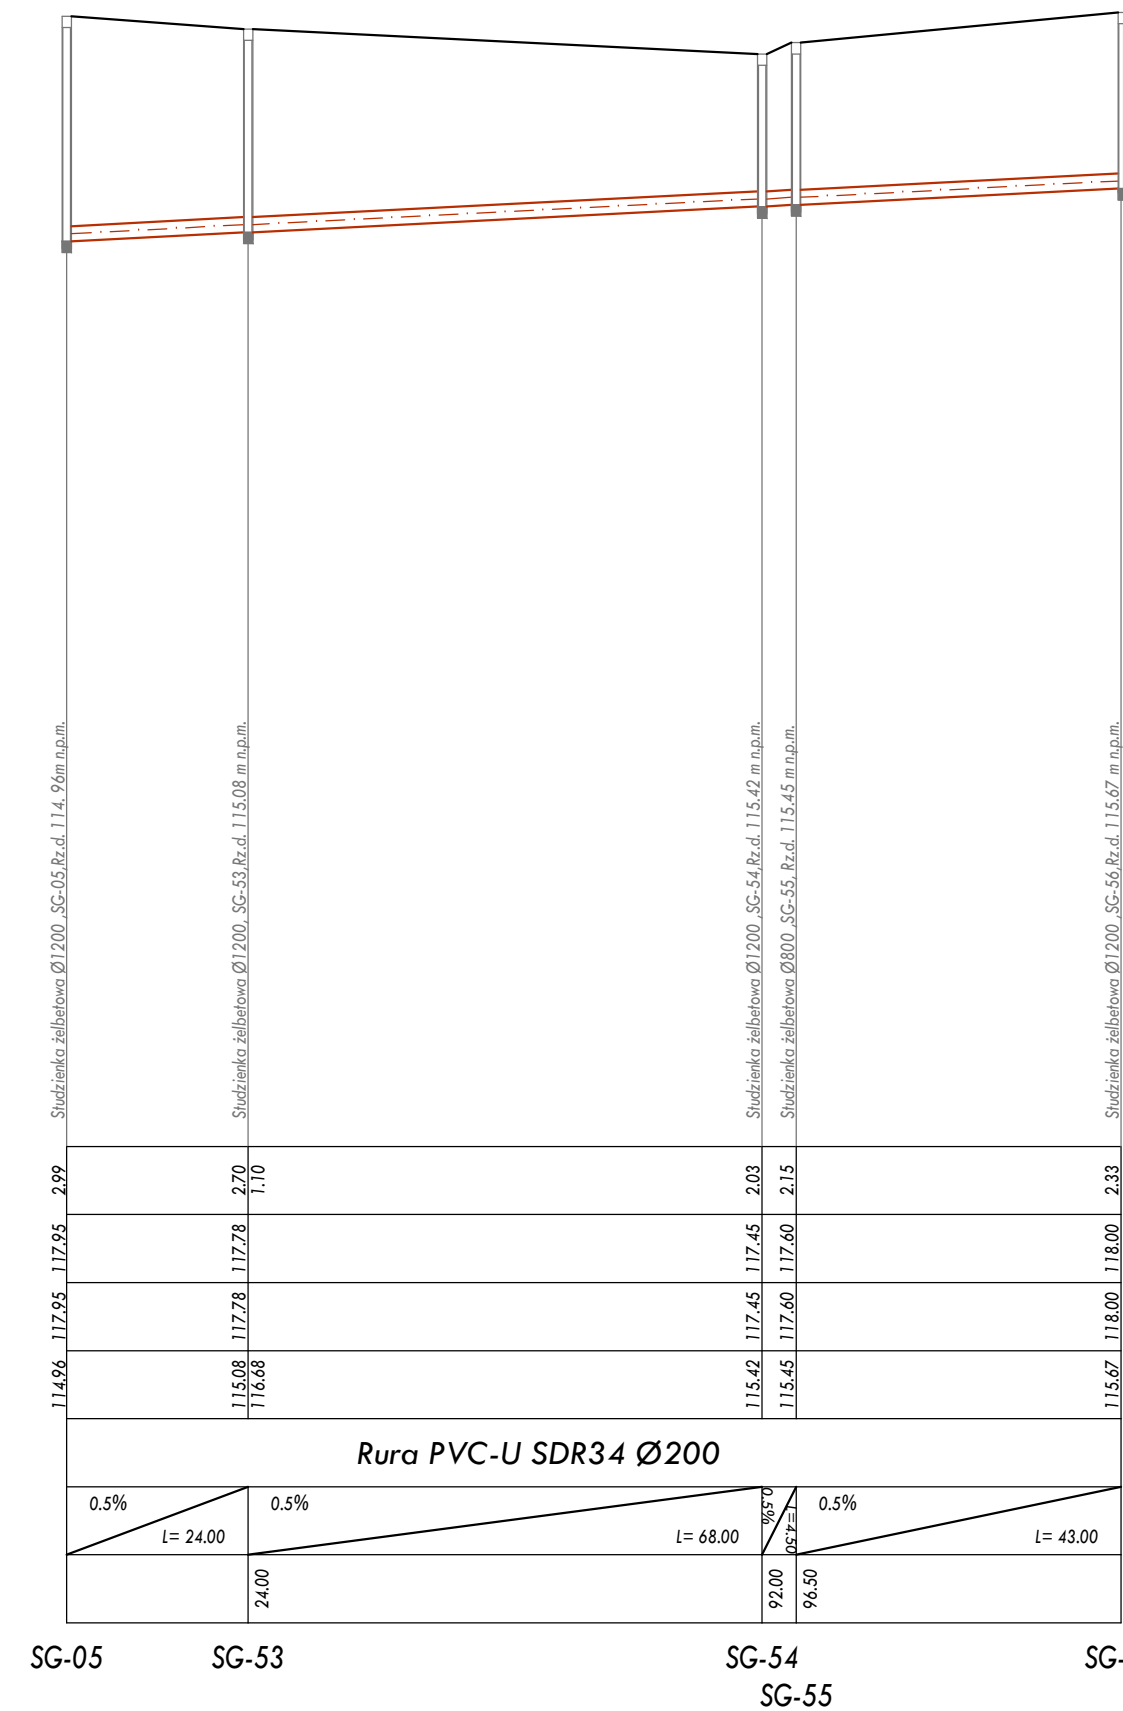

Przewiert sterowany: SG-51 - PSG-03
Rura PE100RC SDR11 Ø250
L=59,00m
i=1,20‰

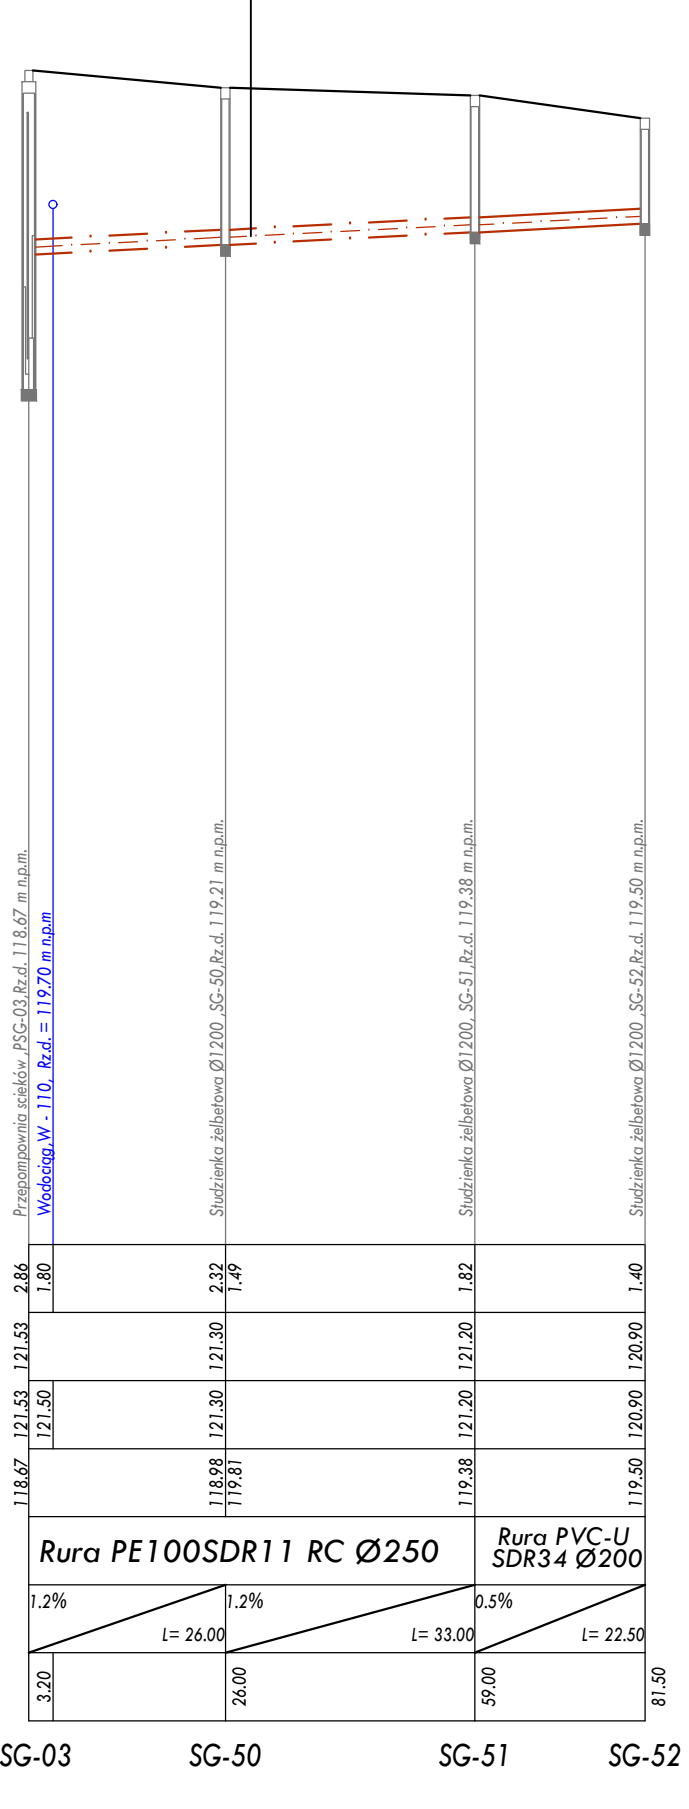

OZNACZENIA:

- KS - PROJEKTOWANA SIĘĆ KANALIZACJI SANITARNEJ
- W - WODOCIĄG
- e/N - KABEL ELEKTRO-ENERGETYCZNY
- ksks - KANALIZACJA DESZCZOWA / KANALIZACJA SANITARNA
- tp - TELEKOMUNIKACJA

UWAGA:

przed przystąpieniem do wykopów mechanicznych należy:

- Wytyczyć geodezyjnie trasę sieci oraz kolizje z istniejącym uzbrojeniem terenu
- Ręcznie odkopać kolizje z kablami energetycznymi, telekomunikacyjnymi, sieciami gazowymi oraz przyłączami wodociągowymi
- Wykonane ww prace zgłosić inspektorowi nadzoru w celu ewentualnej korekty trasy sieci.

INWESTOR:	Gmina Regimin Regimin 22 06-461 Regimin	Projektant: mgr inż. Juliusz Marek Pietrzak Nr uprawnień: Cio 4/201 w specjalności Instalacyjno - Instalacyjnej w zakresie sieci i instalacji sanitarnych	DATA OPRACOWANIA MARZEC 2021
PRZEDMIOT OPRACOWANIA:	Budowa sieci kanalizacji sanitarnej na terenie gminy Regimin - Ekap V- Grzybowo	Sprawdzający: mgr inż. Mariusz Wilkowski Nr uprawnień: MAZ/0425/P005/12 w specjalności Instalacyjno - Instalacyjnej w zakresie sieci i instalacji sanitarnych	SKALA: 1:1000
RYSLINKU:	Profil podłożny sieci kanalizacji sanitarnej		NUMER RYSUNKU: 7