
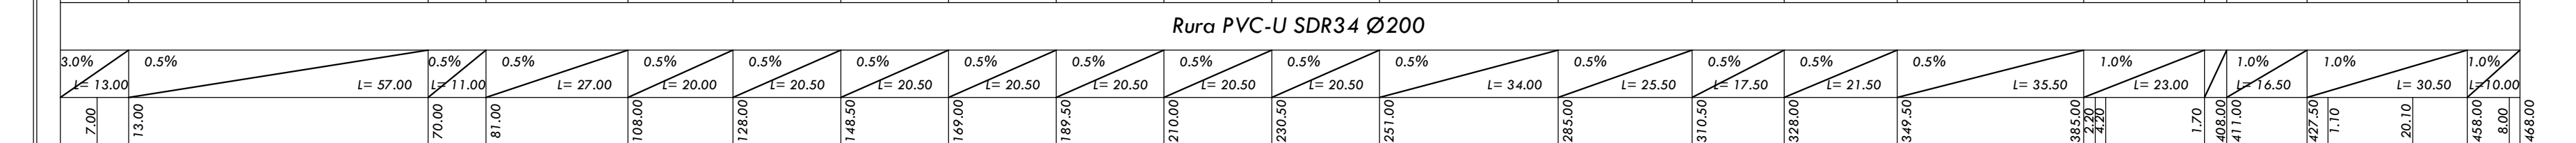
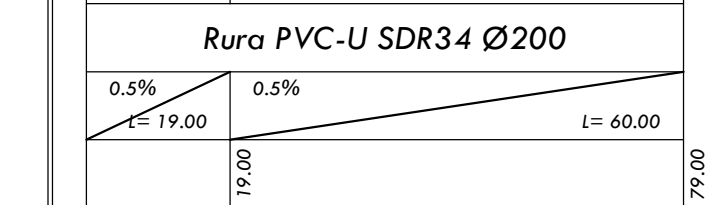
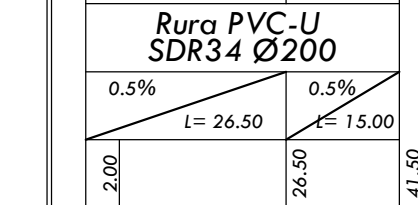
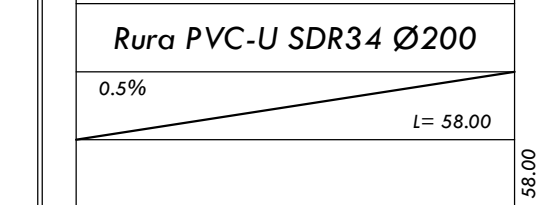


00-01 - 00-100

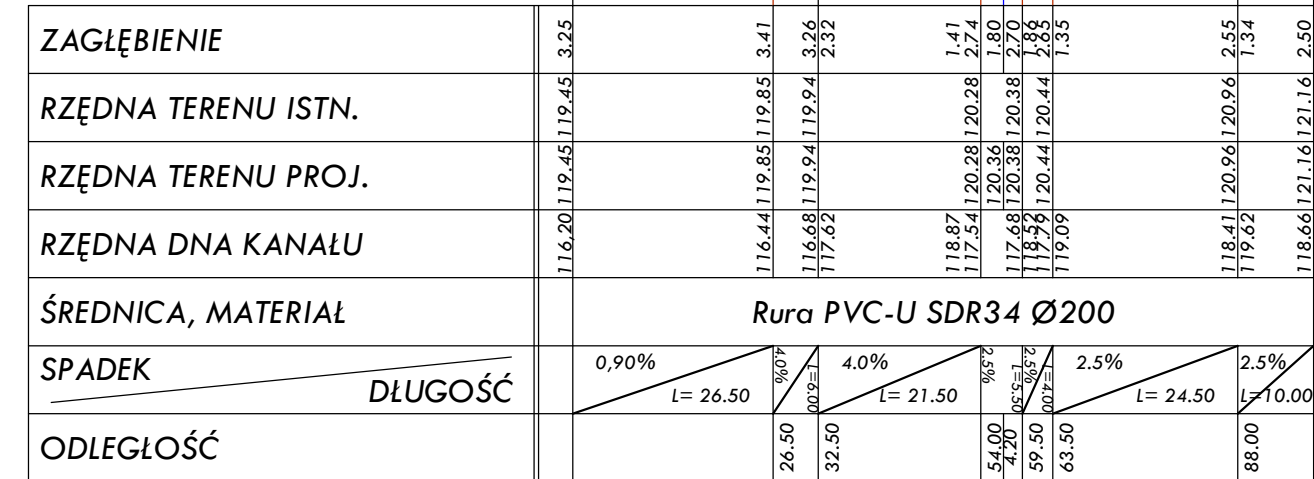

$\alpha = 1,0\%$
 $L = 16,5m$
 $L = 23,00m$
 17 szt.
 2 szt.

_____ - TELECOMUNICACJA

1. Wytyczyć geodezyjnie trasę sieci oraz kolidże z istniejącym uzbrojeniem terenu
2. Ręcznie odkopać kolidże z kablami energetycznymi, telekomunikacyjnymi, sieciami gazowymi oraz przyłączami wodociagowymi
3. Wykonane w/w prace zgłosić inspektorowi nadzoru w celu ewentualnej korekty trasy sieci.

INWESTOR:	Gmina Regimin Regimin 22 06-461 Regimin	Projektant: mgr inż. Juliusz Marek Pietrzak Nr uprawnień: Gie. 4/81 w specjalności Instalacyjno – inżynieryjnej w zakresie sieci i instalacji sanitarnych	DATA OPRACOWANIA MARZEC 2021
PRZEDMIOT OPRACOWANIA:	Budowa sieci kanalizacji sanitarnej na terenie gminy Regimin - Etap V- Grzybowo	Sprawozdaje: mgr inż. Mariusz Wilkowski Nr uprawnień: MAZ/0425/P005/12 w specjalności Instalacyjno inżynieryjnej w zakresie sieci i instalacji sanitarnych	SKALA: 1:100 1:1000
RYSUUNKI:	Profil podłożny sieci kanalizacji sanitarnej		NUMER RYSUNKU: 8