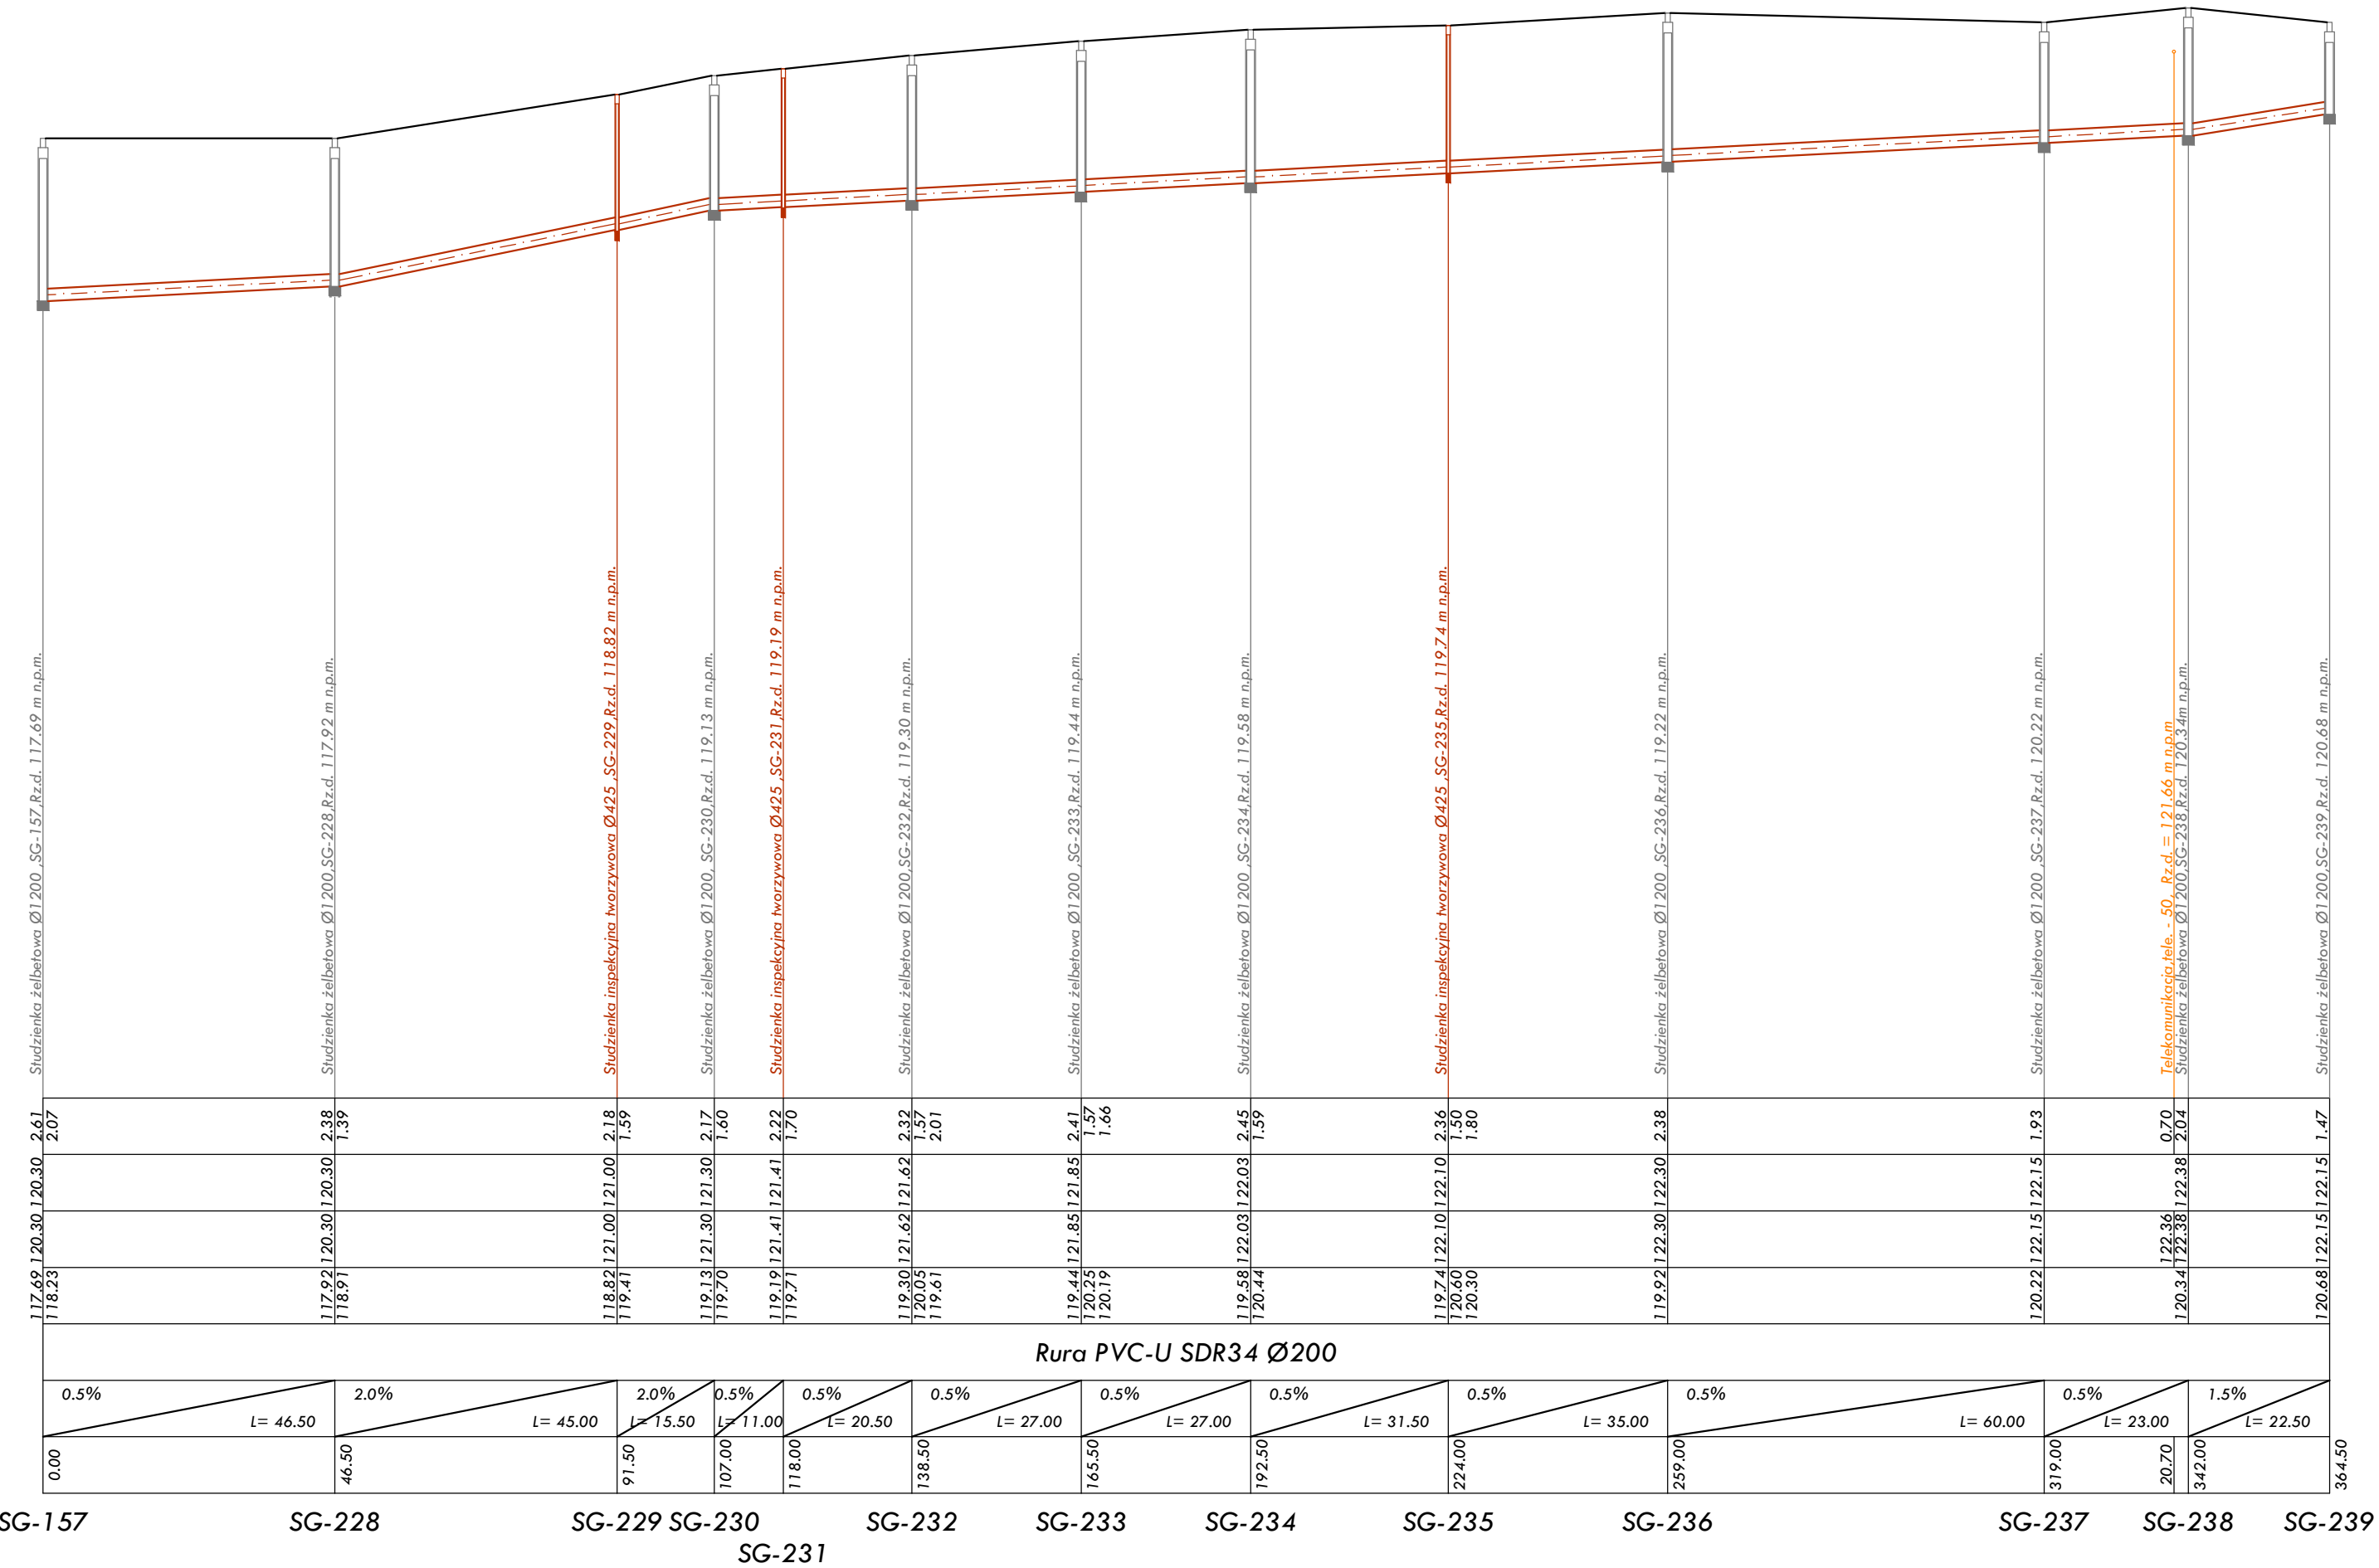
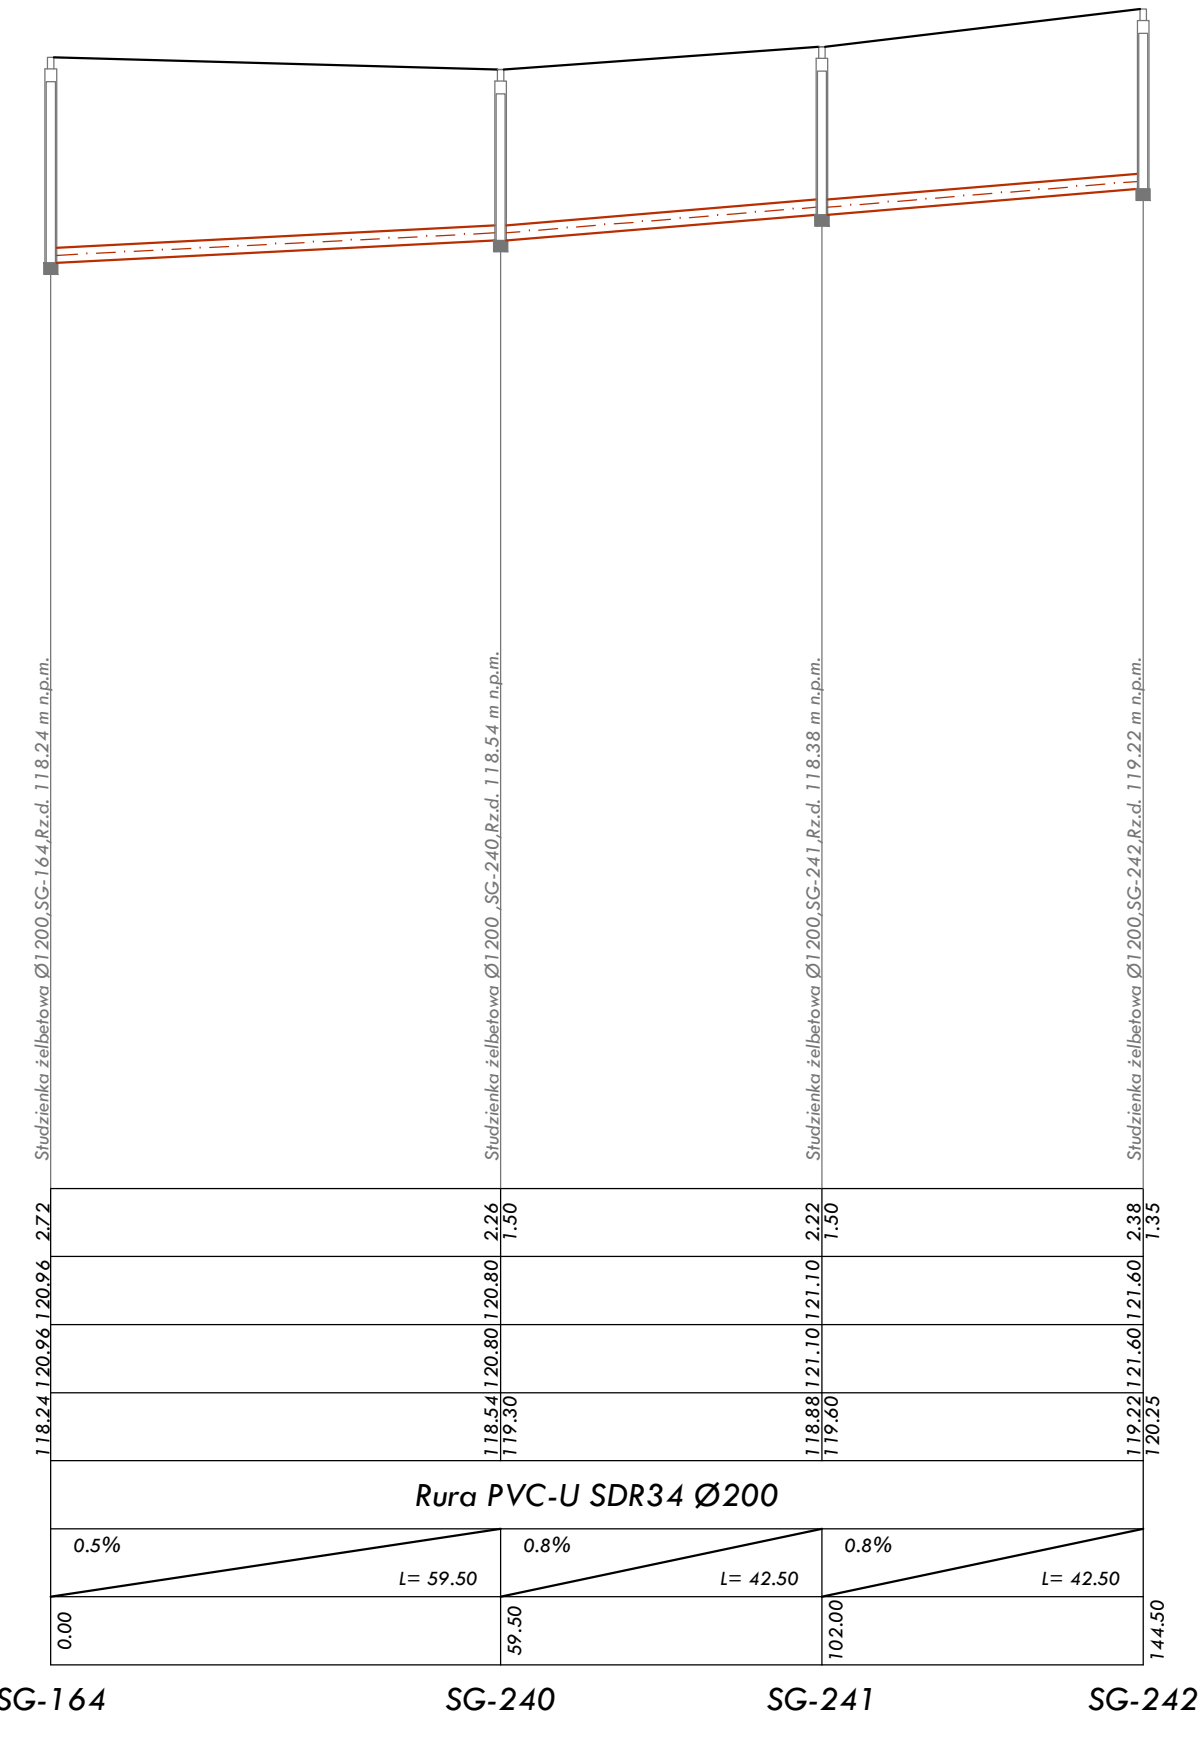
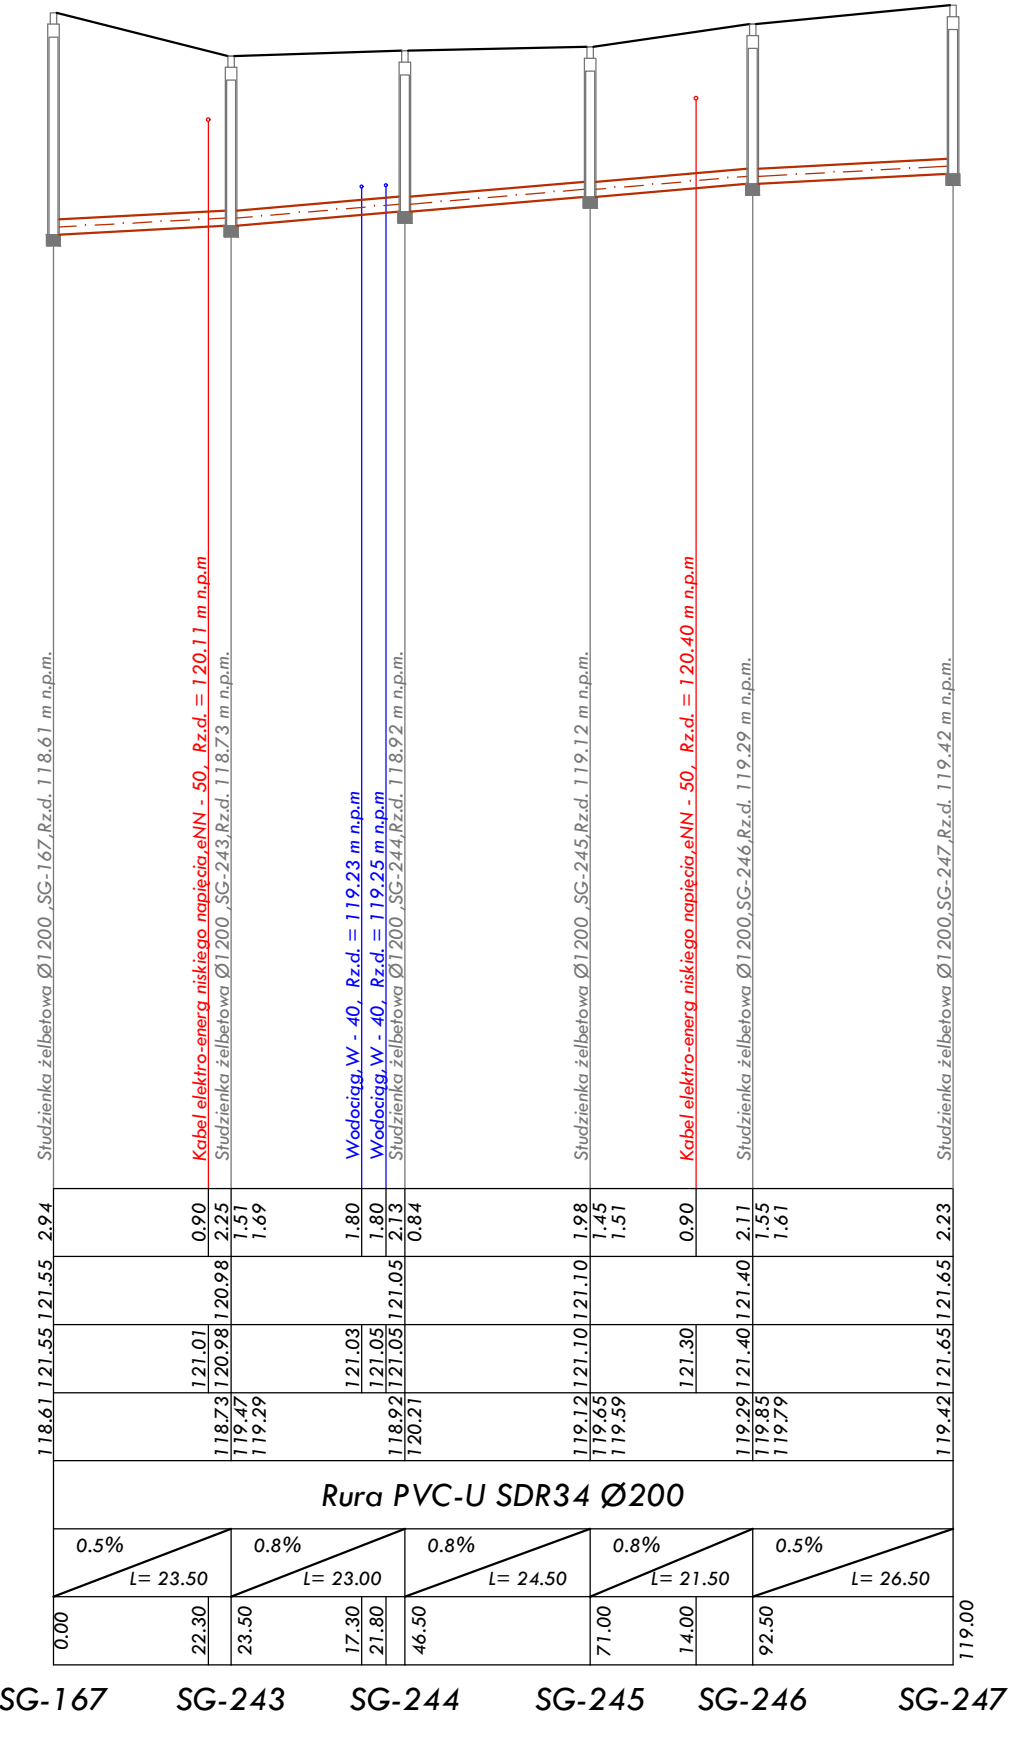
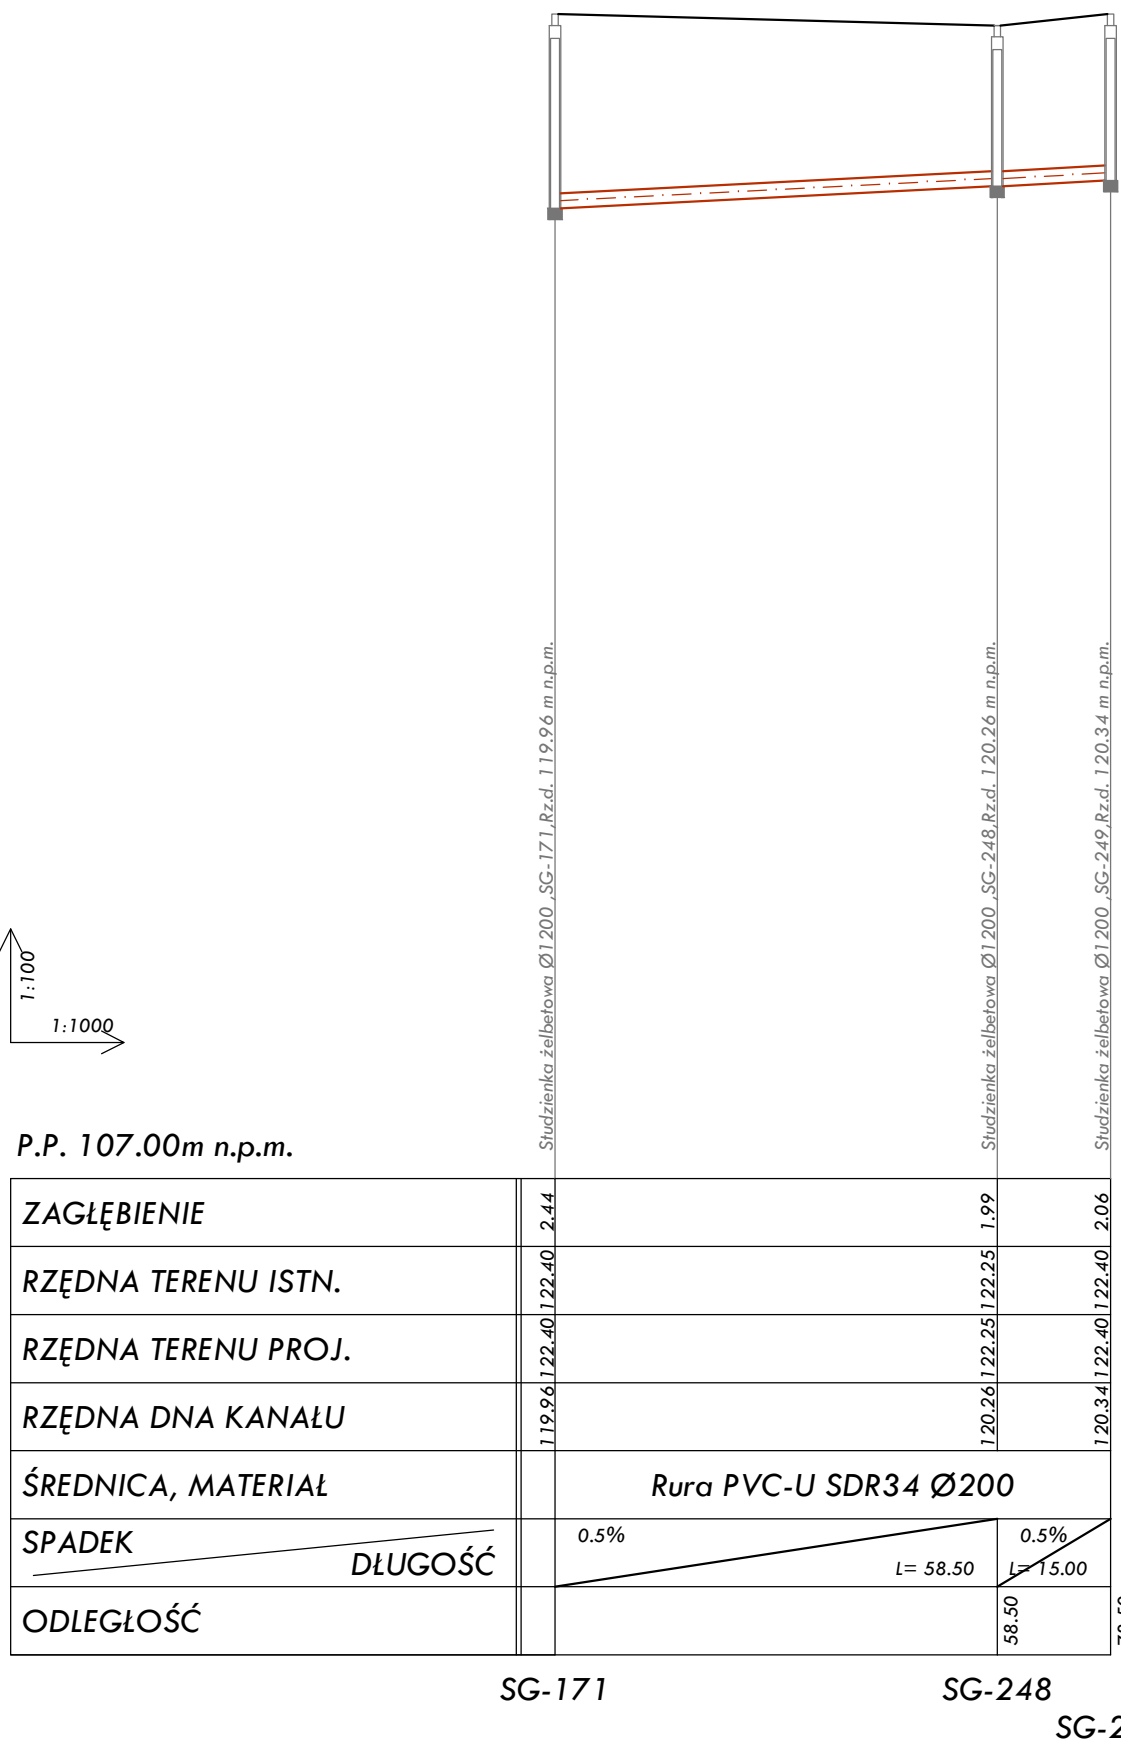


Przecisk rurę stalową: odcinek SG-155 - SDG-100/3
Rura osłonowa - Rura stalowa DN200
Rura przewodowa - Rura PVC-U SDR34 Ø200
Płóza Integra Typ "L" wysokości 17 mm co 1,0m
Manszeta typ "N" 200/150

i=1,5%
- L=19,0m
- L=24,50m
- 20 szt.
- 2 szt.

OZNACZENIA:

- ks - PROJEKTOWANA SIEĆ KANALIZACJI SANITARNEJ
W - WODOCIĄG
eNW - KABEL ELEKTRO-ENERGETYCZNY
kdkS - KANALIZACJA DESZCZOWA / KANALIZACJA SANITARNA
tp - TELEKOMUNIKACJA

UWAGA:

przed przystąpieniem do wykopów mechanicznych należy:

- Wytyczyć geodezyjnie trasę sieci oraz kolizję z istniejącym uzbrojeniem terenu
- Ręcznie odkopać kolizję z kablami energetycznymi, telekomunikacyjnymi, sieciami gazowymi oraz przyłączami wodociągowymi
- Wykonane w/w prace zgłosić inspektorowi nadzoru w celu ewentualnej korekty trasy sieci.

INWESTOR:	Gmina Regimin Regimin 22 06-461 Regimin	Projektant: mgr inż. Juliusz Marek Pietrzak Nr uprawnień: Gie 4/81 w specjalności instalacyjno - inżynieryjnej w zakresie sieci i instalacji sanitarnych	DATA OPRACOWANIA Kwiecień 2022
PRZEDMIOT OPRACOWANIA:	Budowa sieci kanalizacji sanitarnej na terenie gminy Regimin - VI Etap - Grzybowo	Sprawdzający: mgr inż. Mariusz Wilkowski Nr uprawnień: MAZ/0425/POOS/12 w specjalności instalacyjno - inżynieryjnej w zakresie sieci i instalacji sanitarnych	SKALA: 1:100 1:1000
RYSLINKU:	Profil podłużny sieci kanalizacji sanitarnej		NUMER RYSUNKU: 5

Profil sieci kanalizacji sanitarnej:

- Odcinek: SG-171 - SG-249
SG-167 - SG-247
SG-164 - SG-242
SG-157 - SG-239
SG-155 - SDG-100/3