


RZUT PARTERU 1 : 100

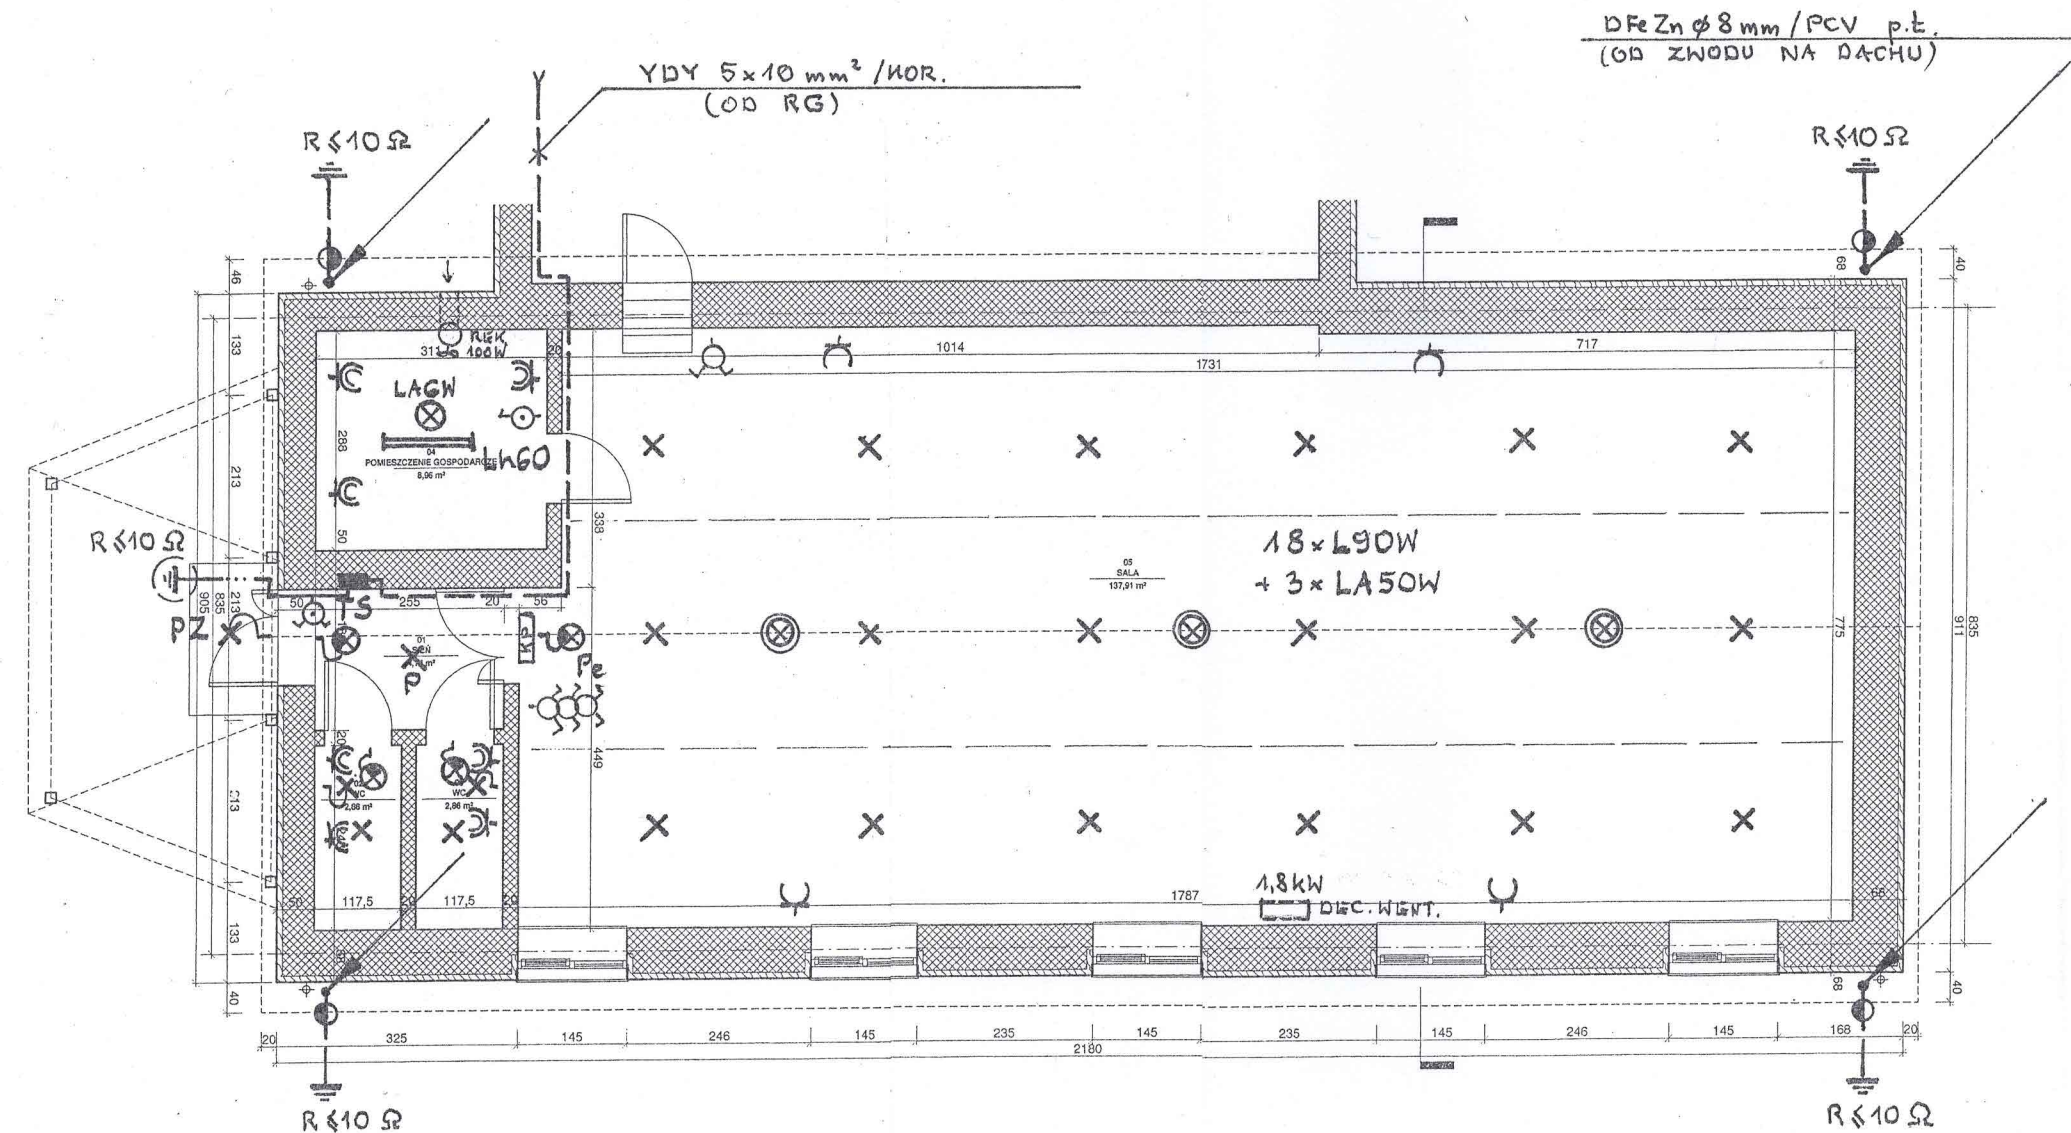

**OCHRONA OD PORAŻEŃ
- WYL. RÓŻN.-PRĄDOWY**

Jacek Jaśkowiec Architekt
ulica Wesoła 42
06-400 Ciechanów
+48600880748
biuro@jaskowiec.net
www.jaskowiec.net
NIP 566-100-13-58
REGON 130041946

**PRAWA AUTORSKIE
ZASTRZEŻONE**

**PRZEBUDOWA DACHU
ŚWIETLICY WIEJSKIEJ
W MIEJSCOWOŚCI
LEKOWO**

06-461 LEKOWO 14, KATEGORIA
OBIEKTÓW BUDOWLANYCH - IX

DZ. NR 176, JEDNOSTKA
EWIDENCYJNA: GMINA REGIMIN,
OBRĘB EWIDENCYJNY: LEKOWO

GMINA REGIMIN, UL. ADAMA
RZEWUSKIEGO 19, 06-461
REGIMIN

Instalacja elektryczna

RZUT PARTERU
Instal. elektryczne
Skala 1:100

SKALA 1 : 100

mgr inż. Mirosław Komorowski
uprawniony do projektowania i kierowania
budowlami w zakresie instalacji elektrycznych
Inżynier ds. Instalacji Elektrycznych
Nr upr. 618-40184

AUTODESK® REVIT®

JEDNOSTKA PROJEKTOWA:

NAZWA ZAMIERZENIA BUDOWLANEGO:

DZIAŁKI: ADRES I KATEGORIA:

INWESTOR:

ARKUSZ: ELEMENT:

PROJEKTOWAŁ: