


1. KOMUNIKACJA	-54,70m ²
2. POM. NA CZYSTE NACZYNNIA	-2,93m ²
3. ZMYWALNIA	-3,40m ²
4. W.C.	-3,00m ²
5. SZATNIA	-17,70m ²
6. SALA	-51,10m ²
7. W.C.	-7,90m ²
8. W.C.	-7,90m ²
9. SALA	-60,01m ²
10. SALA	-60,04m ²
11. W.C.	-7,90m ²
12. W.C.	-7,90m ²
13. SALA	-61,90m ²

3.SZATNIA	-3,40m ²
15.SZATNIA	-15,10m ²
16.KORYTARZ	-4,00m ²
17.POM. SOCJAL.	-7,10m ²
18.W.C.	-3,20m ²
19.KĄCIK CZYSTOŚCI	-2,80m ²

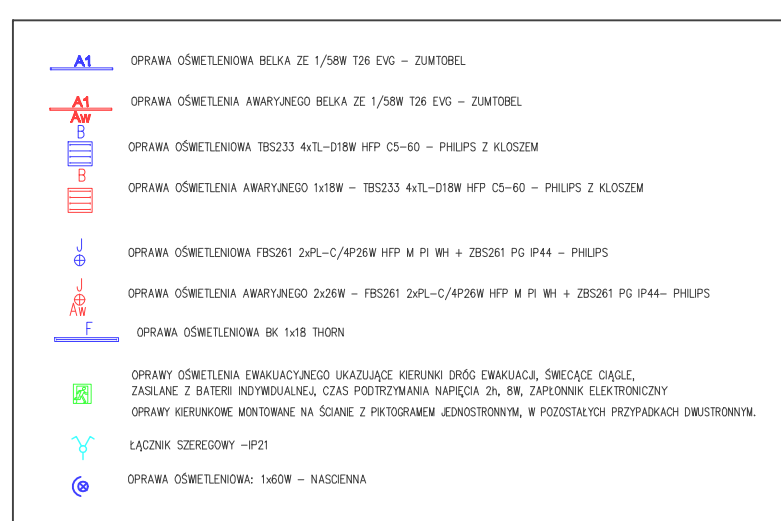

System podstawowej ochrony przed porażeniem prądem elektrycznym - IZOLACJA
System dodatkowej ochrony przed porażeniem prądem elektrycznym - SZYBKIE WYŁĄCZENIE NAPIĘCIA
Instalacja w układzie TN - S



RZUT PARTERU SKALA 1:100

<i>BUDYNEK PRZEDSZKOLA-ROZBUDOWA</i>				
OBIEKT	BUDYNEK PRZEDSZKOLA			SKALA: 1:100
TEMAT RYSUNKU	RZUT PARTERU			NR RYS. E-1
INWESTOR	GMINA SKULSK TARGOWA 2, 62-560 SKULSK	BRANZA	ELEKTRYCZNA	DATA 06.2011 r.
ADRES BUDOWY	PIASKI UL SIKORSKIEGO 3 62-560SKULSK DZ. NR. 101/6	PROJEKTOWAŁ	mgr inż. Ireneusz Jęnc upr. nr GPB.1.7342-9/97	
		OPRACOWAŁ	mgr inż. Jakub Jęnc Asystent Projektanta	
Rozposzczelnienie i powłokowanie niniejszej dokumentacji bez zgody posiadacza praw autorskich jest zabronione. Dz.U.24/994, poz.83, art. 115-118.		SPRAWDZIŁ		