

aktualna pod względem sat.-wys. i tzn. o jej podziemnej cerze na dzień 25.01.2011

SKALA 1: 500

~~opracovat:~~

GEODETA/PRATI/MONIV

Wzrost: 14095

DNID: 25,01,2011

WAGŁ: Nie wykująca sięstnienia urzdzden podziemnych nie zgłoszonych do inwentaryzacji, o których jak jest dnych w bramkach.

[illegible]

592
ZESPÓŁ UZGADNIANIA DOKUMENTACJI
w Starogardzie Gdańskim

W granicach opracowania mapy wniesiono
następujące projektowane urządzenia:
1. Stacja wodopojowa "m. w. G. m. Włocławek"
Starogard, G. m. Włocławek, Ch. O. 1000.
G. m. Włocławek, 1. kool. 1000


INSPEKTOR
w Zespole Uzgadniania
Dokumentacji Projektowej

PROJEKTOWAŁ
1005

USŁUGI GEODEZYJNE
mgr inż. Marek Rybakowski
82-200 Malbork, ul. Włocławska 7
Biuro: 82-200 Malbork, Al. Wolności Polskiego 30A
tel. 0-55 272-01-98 0-603-691-300
NIP 679-134-91-08 REGON 17036135

PROJEKT PLANU ZAGOSPODAROWANIA TERENU

 
SKALA 1:500

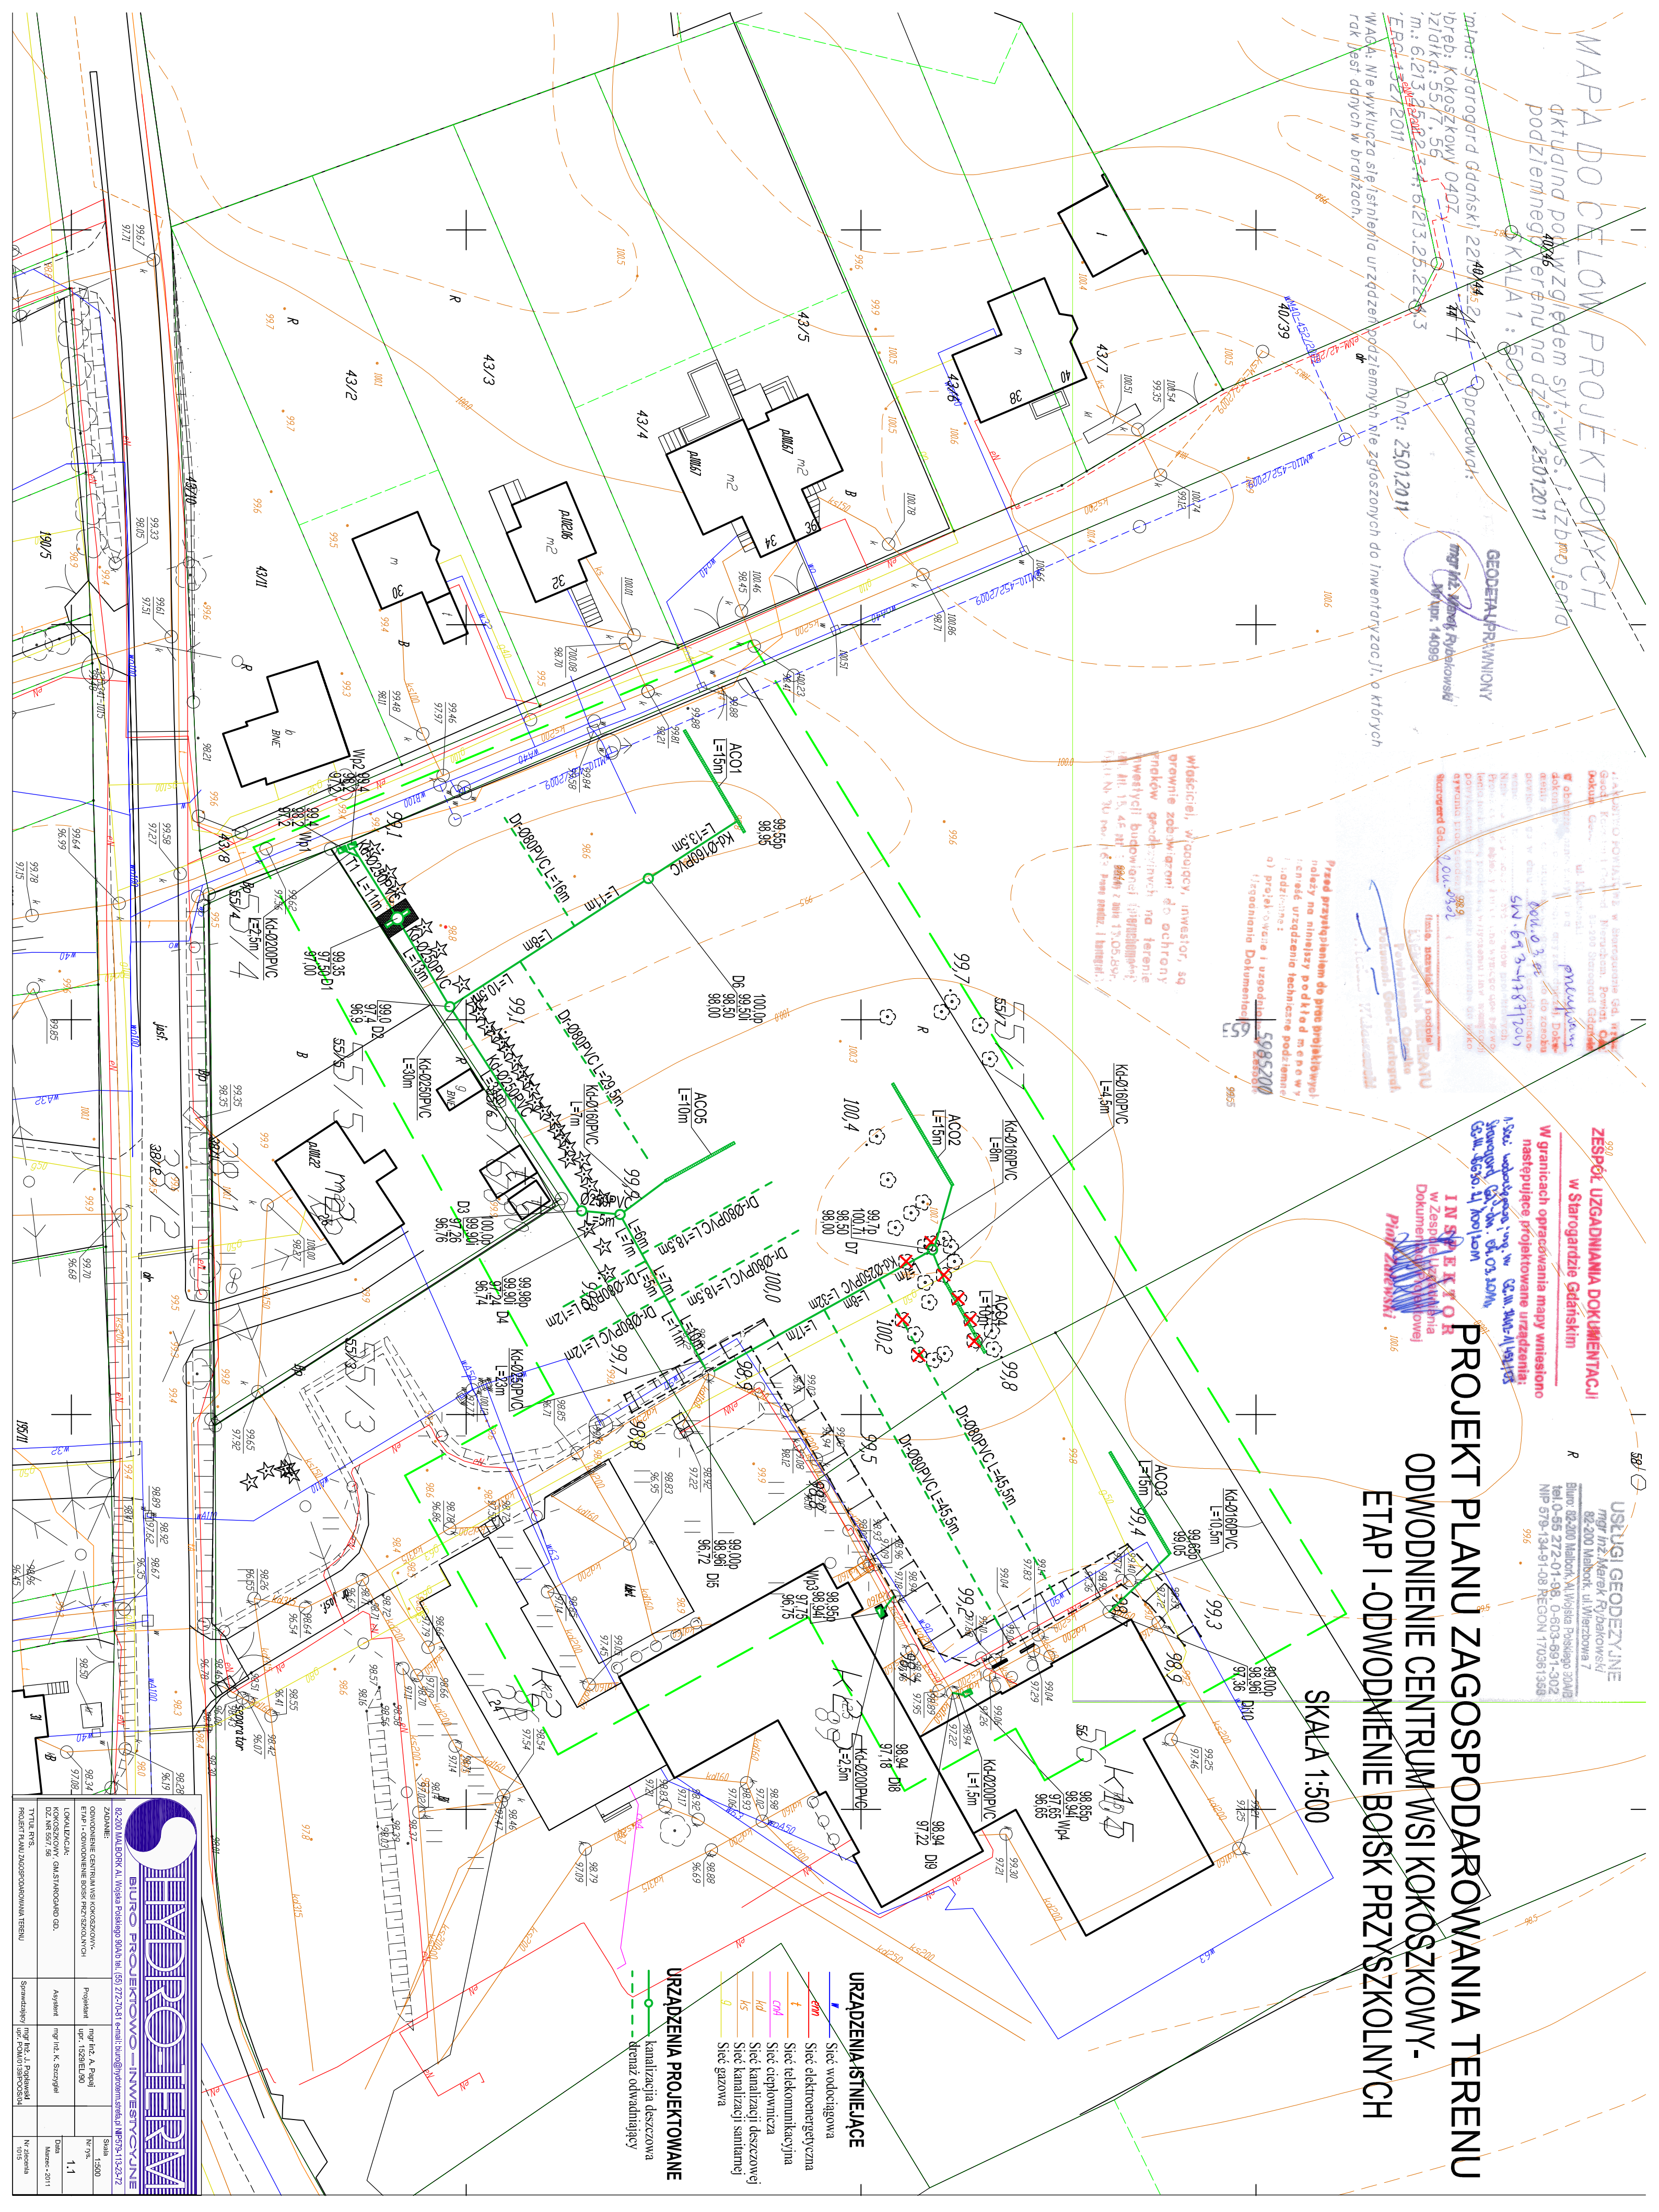

~~URZĄDZENIA ISTNIEJĄCE~~

<i>em</i>	Sieć wodociągowa
<i>t</i>	Sieć elektroenergetyczna
<i>cm</i>	Sieć telekomunikacyjna
<i>kd</i>	Sieć ciepłownicza
<i>ks</i>	Sieć kanalizacji deszczow
<i>g</i>	Sieć kanalizacji sanitarnej
	Sieć gazowa

RZĄDZENIA PROJEKTOWANE

		BIURO PROJEKOWO – INWESTYCYJNE	
82-200 WARSZAWA, Al. Wolności 105a/106a, tel. (22) 727-0481 e-mail: biuro@hydroterva.pl NIP: 791-154-917			
ZADANIE: OZWODZENIE ZENTRIFUGI KOKOSOWY, F/1P + OCHRONNIKI BODK PRZ. SZCZĄTKOWE KOKOSOWYCH KOKOSOWYCH GM. STARGARD GD., DZ. NR 55/1, 56		PROJEKTANT: mgr inż. A. Papaj upr. 1520E/190	
TYTUŁ P.T.S. ZOSTRZĘCENIE I ZAGROZOWANIA TERENU		AGENCI: mgr inż. K. Szczepański	
SPRAWODZĄCY mgr inż. J. Pogodański upr. PM001/58/000504		DATA Marzec - 2011	
WYKONAWCA Nr zleceń 1515		Wskazanie 1.1.	