

# Mapa do celów projektowych skala 1:250

Mapę sporządzono na podstawie:

1. Pomiaru uzupełniającego wg stanu na dzień 14.01.2013 r.

Poziom odniesienia "KR0NSZTADT 60"

Układ współrzędnych "2000"

Arkusz mapy - 6.212.25.20.4, 6.212.25.25.2


woj.: pomorskie

gmina Starogard Gd.

obręb Kolincz 0408 ; ul. Sportowa, Polna  
dz.20/4 i inne

KERG 64/2013

wykonał: GEODETA UPRAWNIONY  
Zbigniew Drąg  
nr upr.8173

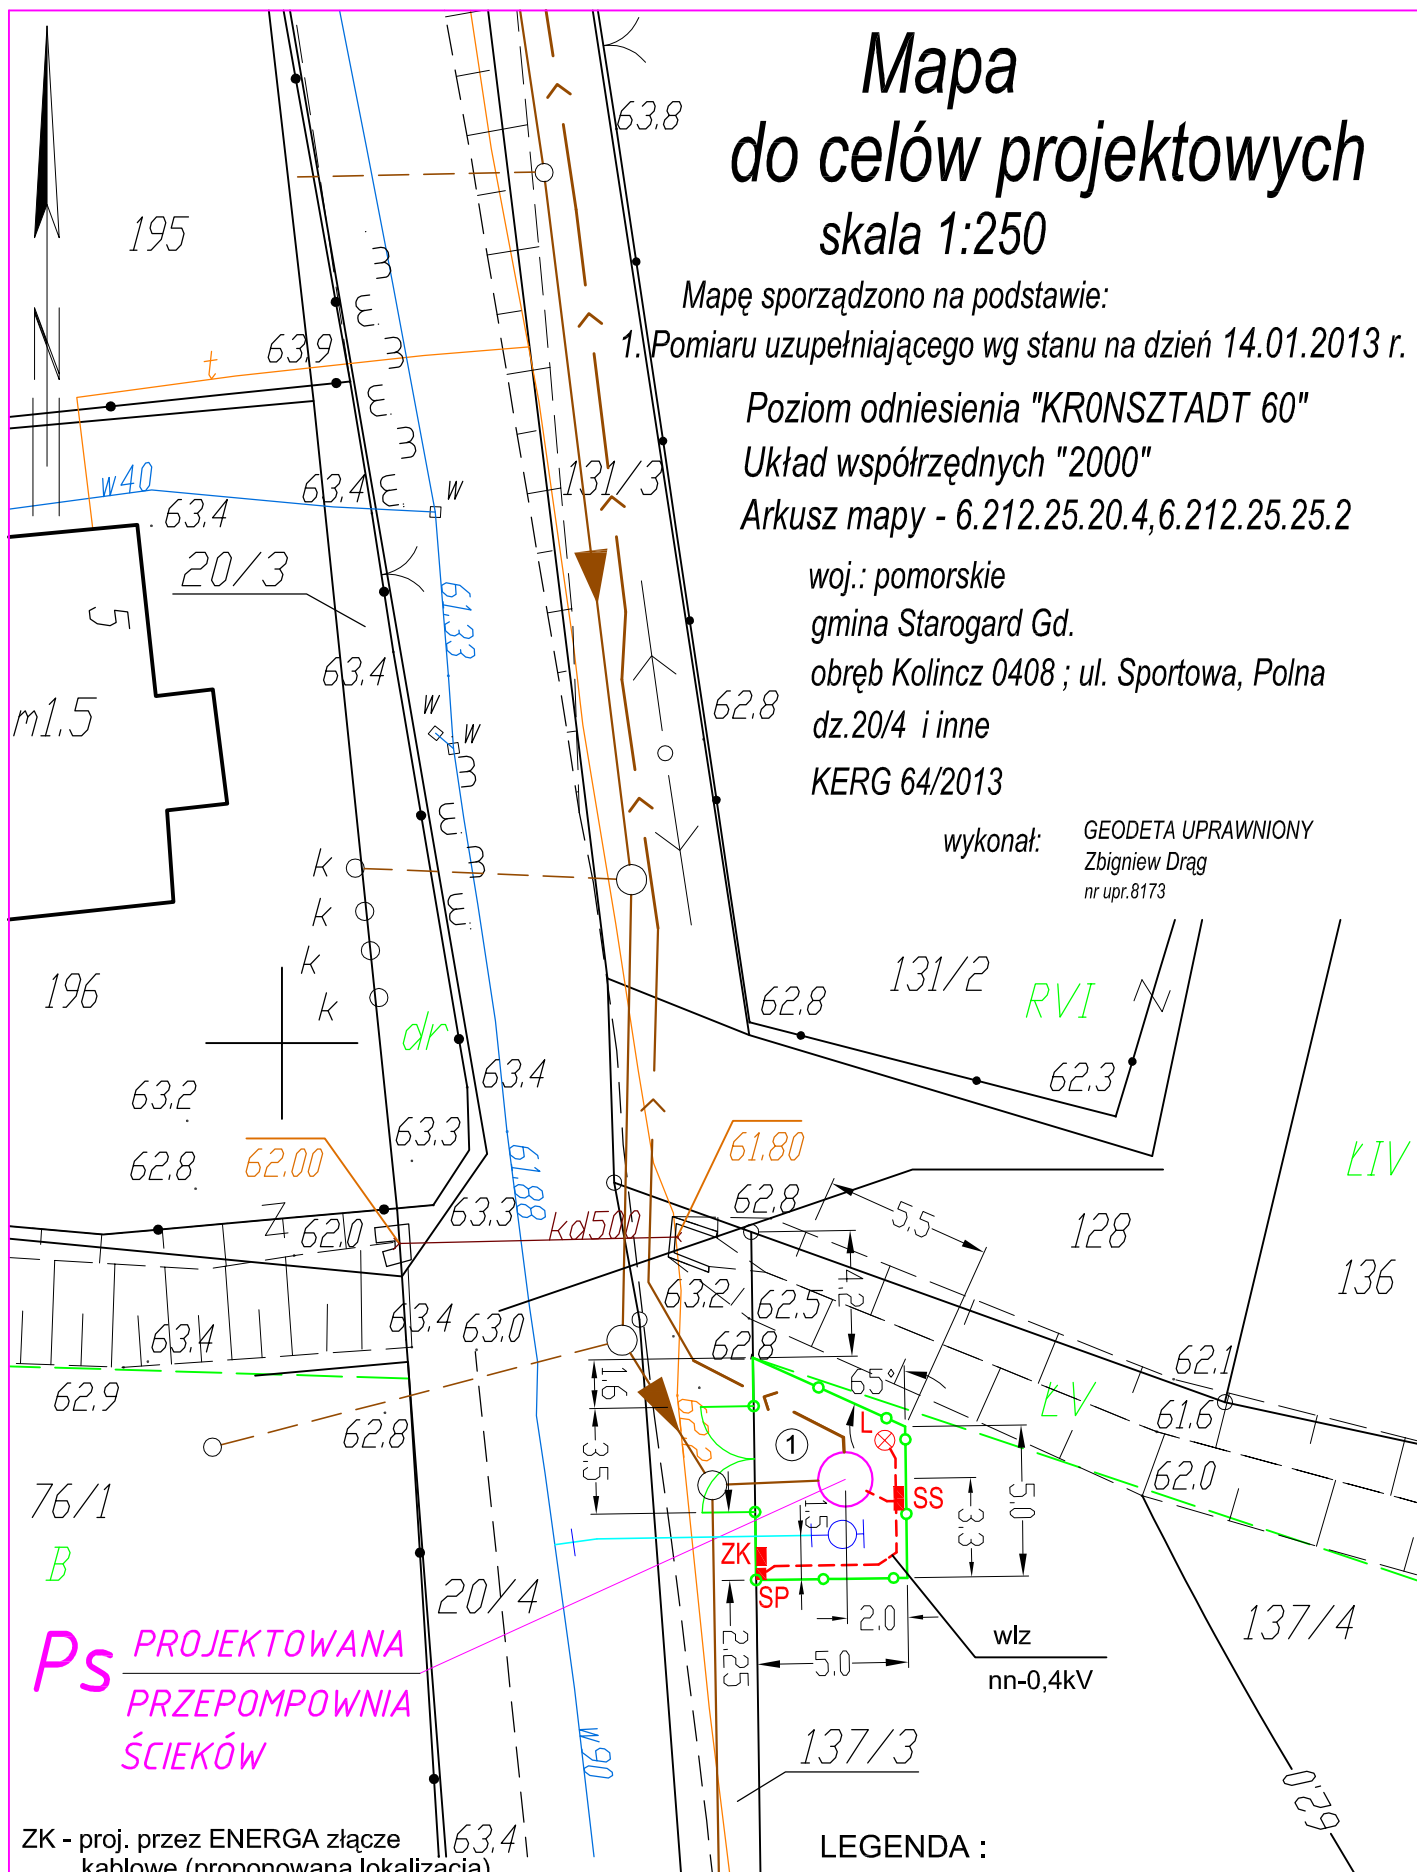

ZK - proj. przez ENERGA złącze  
kablów (proponowana lokalizacja)  
SP - proj. szafka pomiarowa (oddzielna)  
SS - proj. szafka zasilająco sterownicza  
L - lampa oświetleniowa typu parkowego

- kabel YKY4x6 między SP i SS  
- kabel YKY3x1,5 między SS i L  
- kable zasilające i sterownicze w rurze  
DVR110 między SS i Ps

## LEGENDA :

----- kabel zalicznikowy nn-0,4kV

1 - kostka bet. prostokątna szara

Oprac.:	Kanalizacja sanitarna w m. Kolincz, ul. Sportowa - ul. Polna	Skala:	1:250
Nazwa rys:	Plan elektrycznego zagospodarowania terenu przepompowni ścieków Ps	Data:	03.2013
Projektant:	mgr inż. Tadeusz Wołejko upr. proj. 216 GD/72 mgr inż. Dariusz Płata	Nr rys:	E - 2
Sprawdzający:	mgr inż. Stefan Kozłowski upr. proj. 244/68	Etap:	PBW