


RZUT II PIĘTRA
SKALA 1:100

STARUSIA SIAHUGARDZKI
83-200 Starogard Gdański
ul. Kościuszki 17
tel. 58-56 220 45 (5)

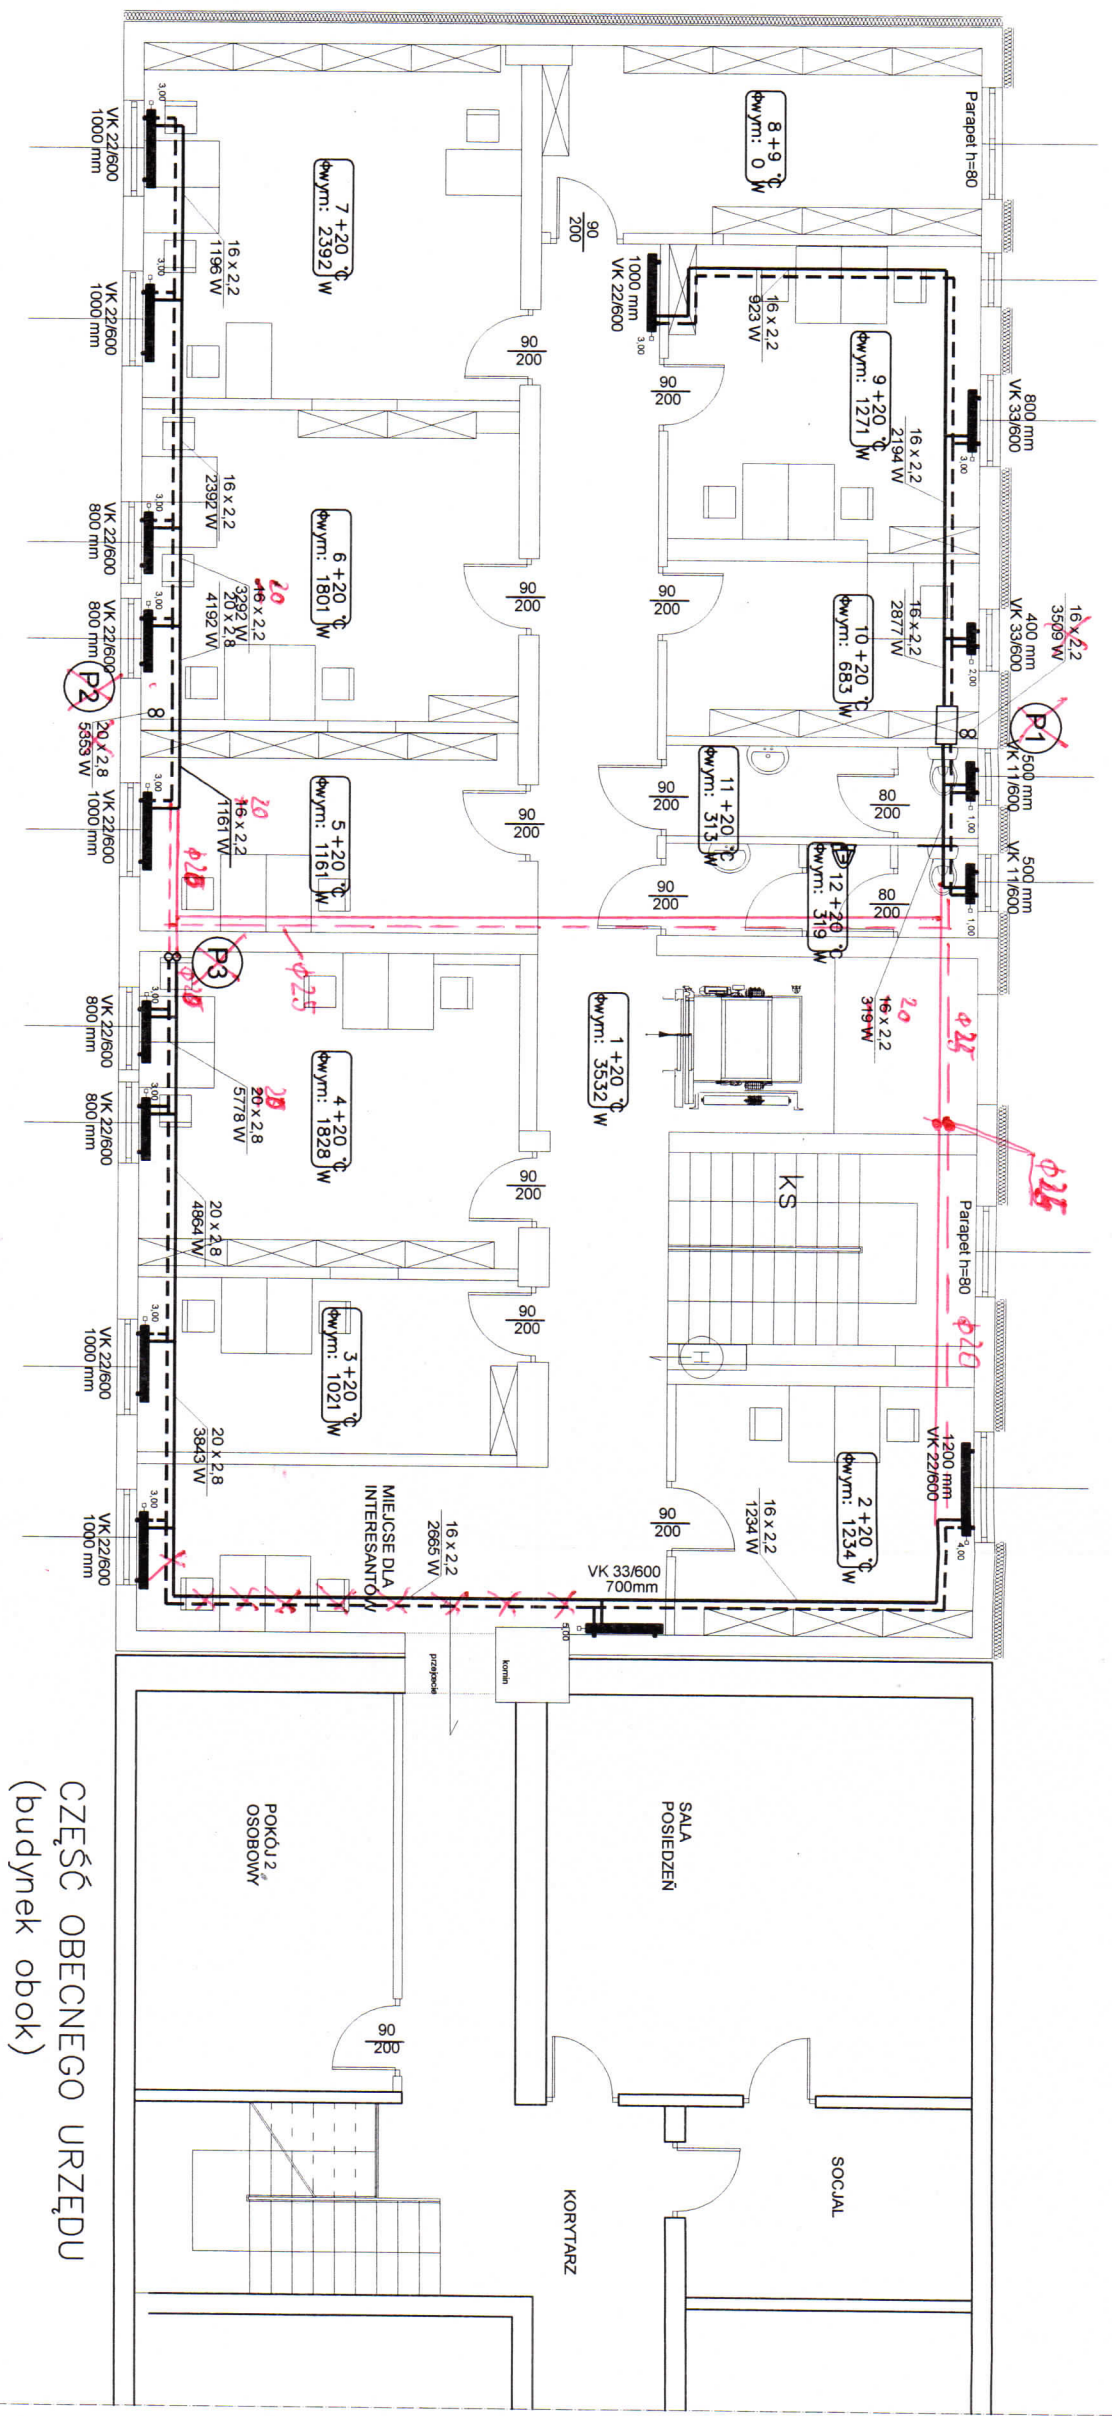

ZESTAWIENIE POMIESZCZEŃ:

1.	hall	41,30 m²
2.	pokój - 2 osobowy	18,51 m²
3.	pokój - 2 osobowy	11,70 m²
4.	pokój - 4 osobowy	20,86 m²
5.	pokój - 2 osobowy	13,12 m²
6.	pokój - 4 osobowy	20,23 m²
7.	pokój - 4 osobowy	23,25 m²
8.	Serverownia	14,15 m²
9.	pokój - 4 osobowy	15,9 m²
10.	pokój - 1 os.informatyk	9,49 m²
11.	WC - damski	4,93 m²
12.	WC - męski	4,93 m²

LEGENDA:


- PROJ. INSTALACJA CO POWRÓT
- PROJ. INSTALACJA CO ZASILENIE
- PROJ. INSTALACJA CT POWRÓT
- PROJ. INSTALACJA CT ZASILENIE
- PROJEKTOWANY GRZEJNIK
- DŁUGOŚĆ GRZEJNIKA
- TYP / WYSOKOŚĆ
- OZNACZENIE POMIESZCZENIA, TEMPERATURA, ZAPOTRZEBOWANIE Q
- OZNACZENIE PIONU CENTRALNEGO OGRZEWANIA
- ŚREDNICA / MOC

CZĘŚĆ OBECNEGO URZĘDU
(budynek obok)

PPU INPOL Sp. z o.o.				ul. Dolna 23, 84-230 Rumia	
Inwestor: GMINA STAROGARD GDŃSKI, UL. SKOPECKIEGO 9, 83-200 STAROGARD GDŃSKI					
Opracował:		Nr uprawnień		Data	
mgr inż. Konrad Barczykowski		POM/0012/P005/05 POM/IS/0489/05		05.2011r.	
Sprawdził:		POM/0035/P005/07 POM/IS/0290/07		05.2011r.	
mgr inż. Mirosław Pyzawko		POM/0035/P005/07 POM/IS/0290/07		05.2011r.	
Tytuł Projektu: PROJEKT BUDOWALNY TECHNOLOGII KOTŁOWNI, CENTRALNEGO OGRZEWANIA I CIEPŁA TECHNOLOGICZNEGO				Skala: 1:100	
Treść rysunku: RZUT II PIĘTRA - INSTALACJA CO ORAZ CT				Nr rysunku: 6	

Lp. Nazwa urządzenia Ilość


1	Q=30,105kW	1
3	Regulacyjny podgrzewacz V=200l	1
4	Radiator ze zasilaniem DN100, L=1,2m	1
5	Radiator powietrny DN100, L=1,2m	1
6	Zawór mieszający oo	1
7	Pompa obiegowa c.o	1
8	Zawór mieszający ci	1
9	Pompa obiegowa ci	1
10	Pompa obiegowa c.w.a	1
11	Pompa cyrkulacyjna	1
12	Pompa sanitacyjna kotłowa	1
15	Naczynie wzbudzące	1
16	Naczynie wzbudzące	1
32	Wodownik Q=1,5m ³ /h	1
33	Szczelnizowanie g=1,6m ³ /h	1
34	Szczelnizacja szklarska DN800, H=0,6m	1
35	Kamień narozniony o wym. 250x250mm	1
36	Kamień wyrzynany o wym. 200x150mm	1
37	Przewód powietrzny spalowy DN150/100 w izolacji cieplnej 30mm	1

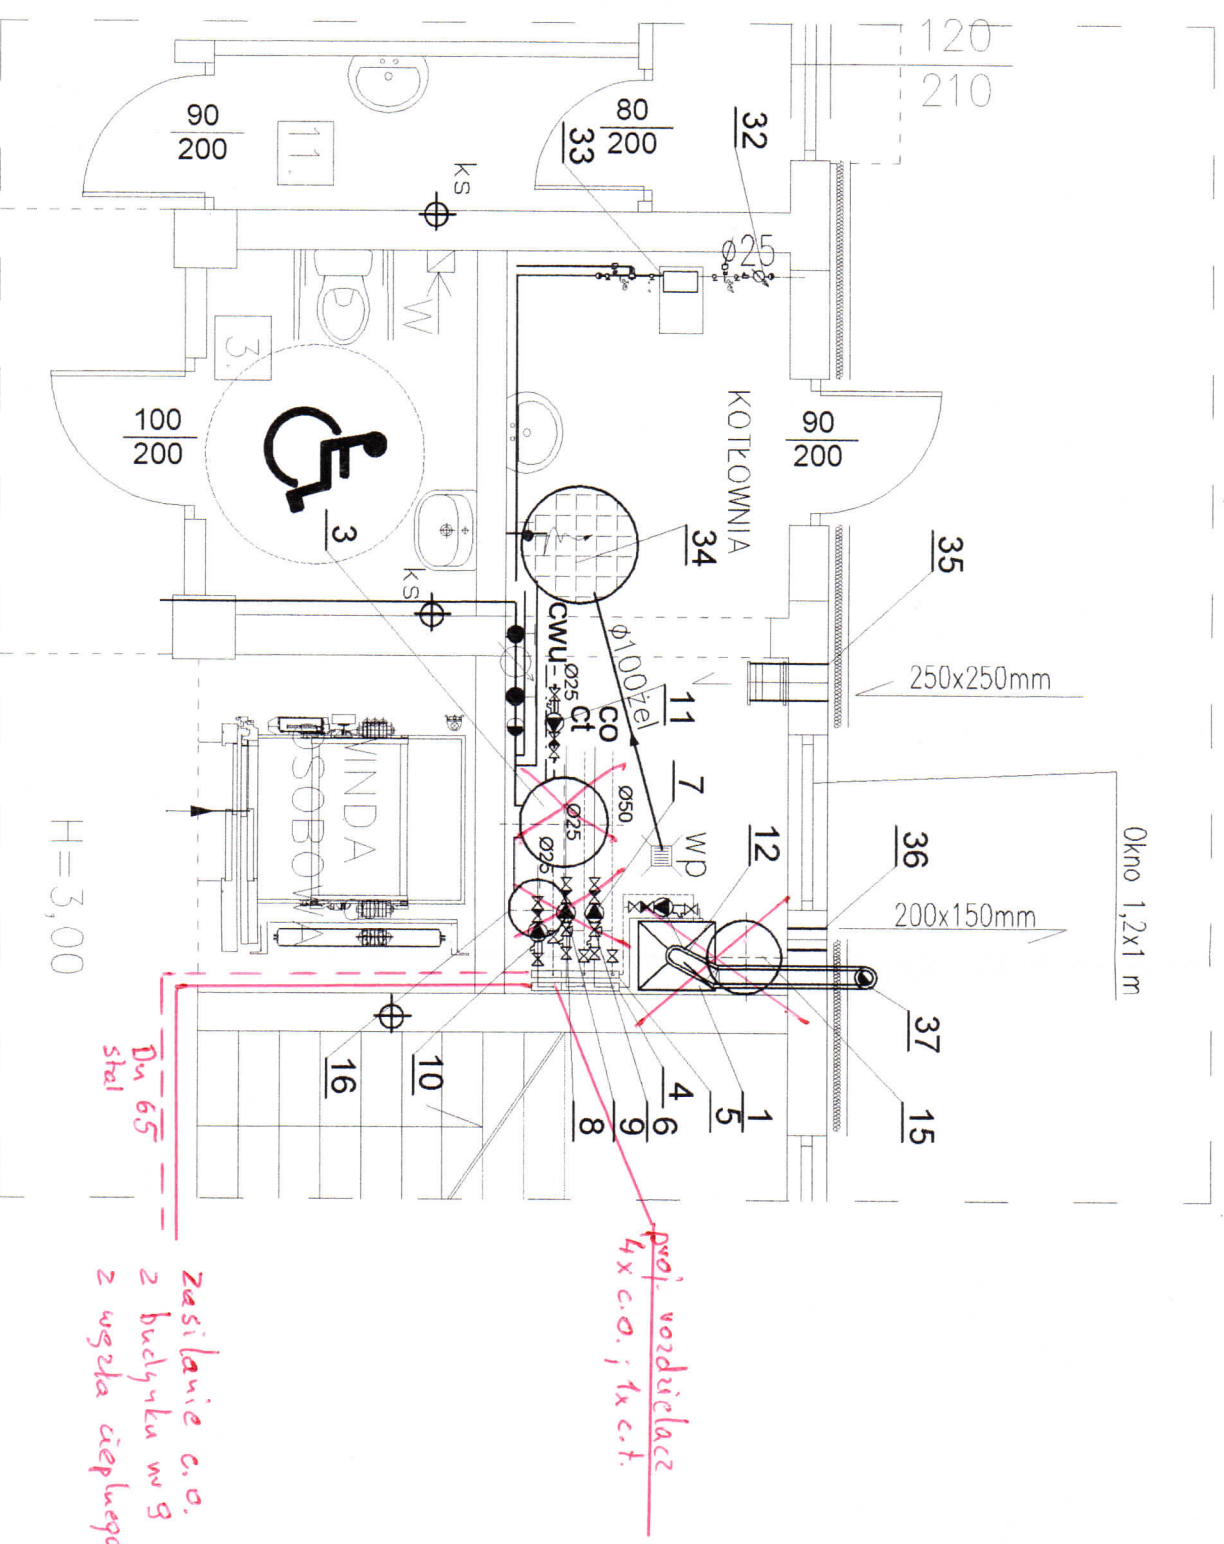


PPU INPOL Sp. z o.o.				ul. Dolna 23, 84-230 Rumia	
Inwestor: GMINA STARCZANO GOSNICA, UL. SKORSKIEGO 9, 83-200 STARCZANO GOSNICA					
Projektowanie:		N. urzadzanie	Data	Podpis	
mgr inż. Karolina Boryczkowska		PJM/0012/PJOS/05 PJM/IS/0499/05	05.2011r.		
Sprawdził:		PJM/0035/PJOS/07 PJM/IS/0590/07	05.2011r.		
mgr inżynierstwo Pyszczala		Tytuł Projektu: PROJEKT BUDOWLANY TECHNOLOGII KOTŁOWNI GAZOWEJ CENTRALNEGO OGRZEWANIA I CIEPŁA TECHNOLOGICZNEGO			
Inicjator projektu: RZUT KOTŁOWNI		Skala:		1:50	
Inicjator projektu: RZUT KOTŁOWNI		Nr rysunku:		1.	

RZUT DACHU
SKALA 1:100


STAROSTA STAROGARDZKI
23-200 Starogard Gdański
ul. Kościuszki 17
tel. 56 56 220 40

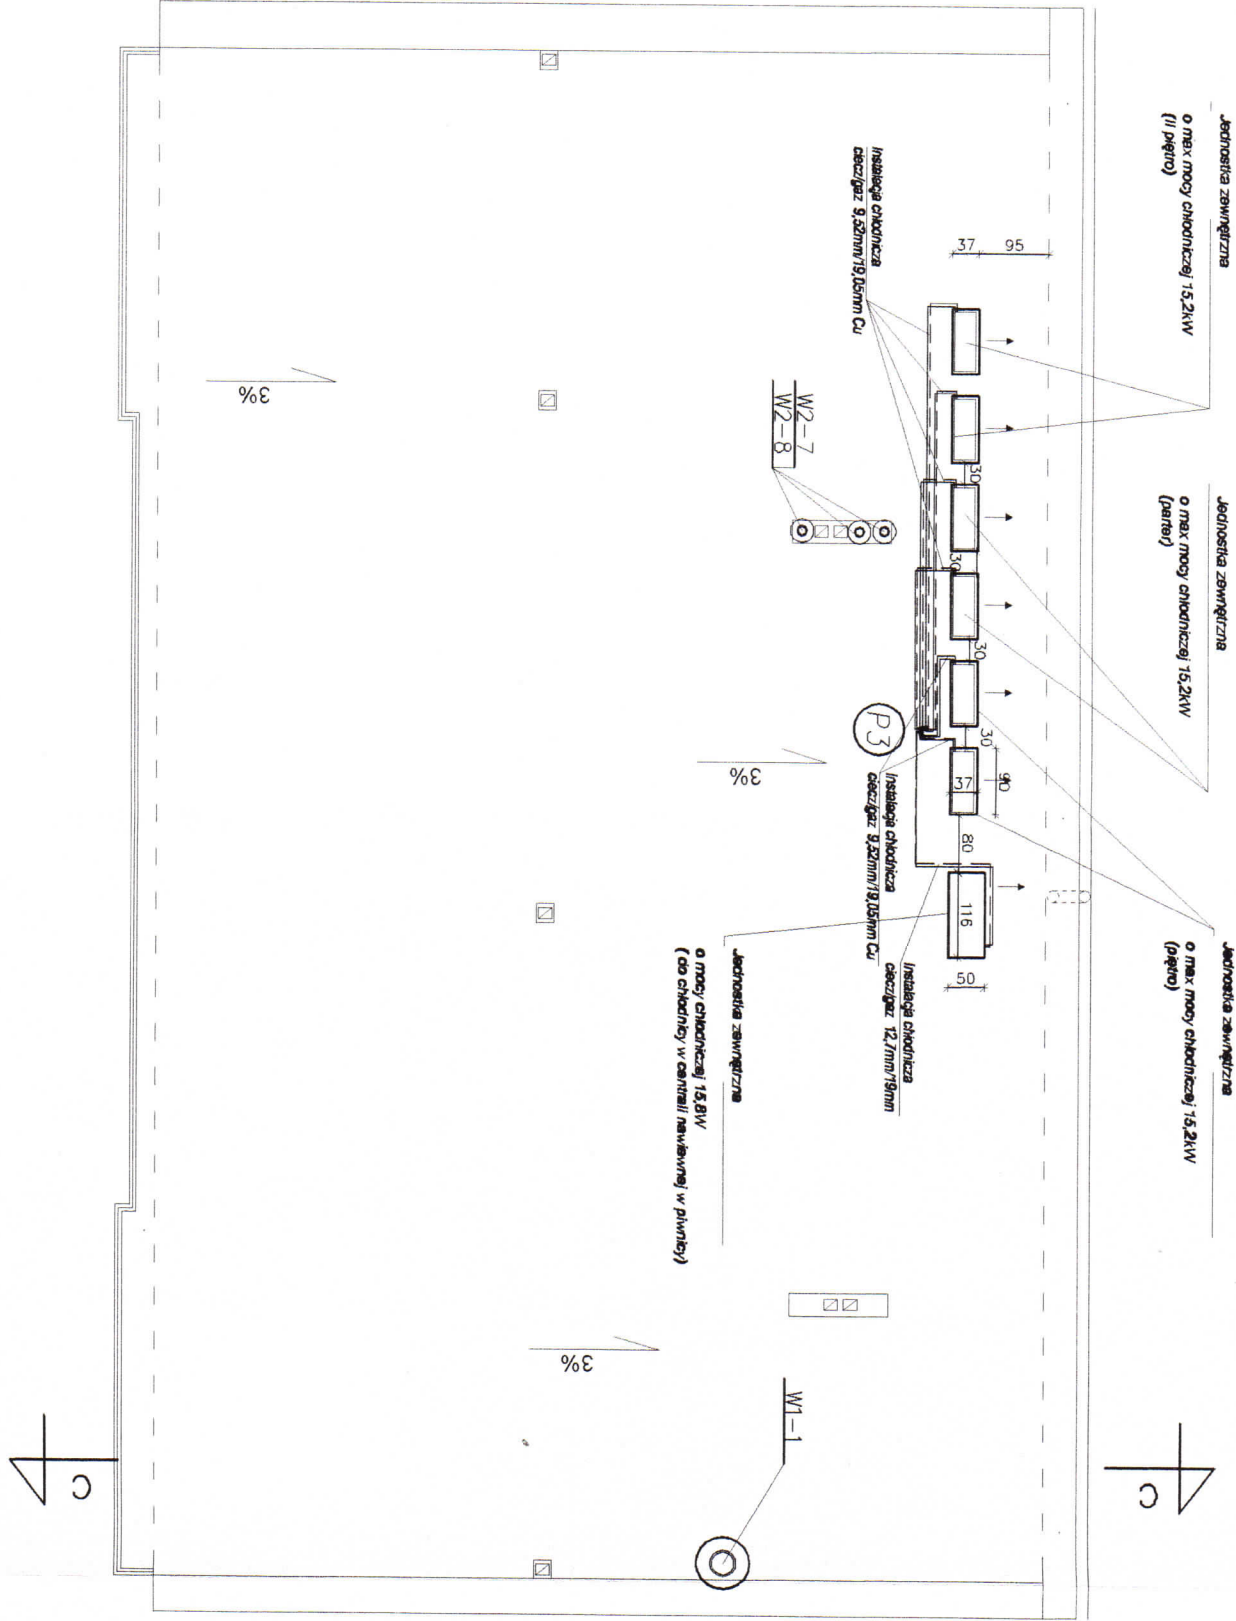

Jednostka zewnętrzna
na dachu
Masa 97kg, wym. wys/szer/gł = 900x900x370mm

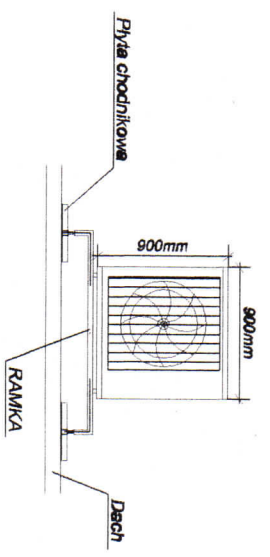

Jednostka zewnętrzna
na dachu MOC 15,8 kW
Masa 111kg, wym. wys/szer/gł = 1170x1260x500mm
(do chodnika w centrali nawiewnej w piwnicy)

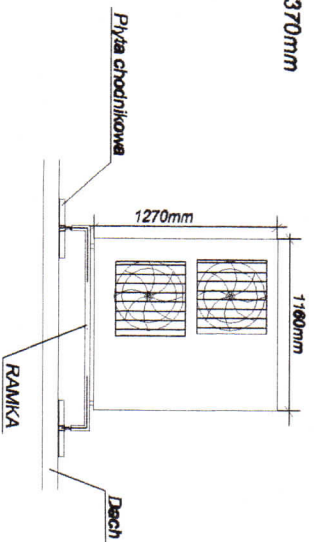


LEGENDA:

Przewody gaz/ciecz

P3 Pion przewodów gaz/ciecz

Inwestor: GMINA STAROGARD GDŃSKI, UL. SKOŃSKIEGO 9, 83-200 STAROGARD GDŃSKI						ul. Dolna 23, 84-230 Rumia	
Opracował: mgr inż. Konrad Burzyński		Nr uprawnień POW/0017/PODS/05 POW/IS/0489/05		Data 05.2011r.		Podpis: 	
Sprawdził: mgr inżynierstwo Piżewski		POW/0035/PODS/07 POW/IS/0290/07		05.2011r.		Firma: BUDOWLANI	
Tytuł Projektu: PRZEBUDOWA BUDYNKU WIELORODZINNEGO NA SIEDZIBĘ URZĘDU GMINY STAROGARD GDŃSKI						Skala: 1:100	
Treść rysunku: RZUT DACHU - WENTYLACJA MECHANICZNA KLIMATYZACJA						Nr rysunku: 5.	

RZUT II PIĘTRA
SKALA 1:100

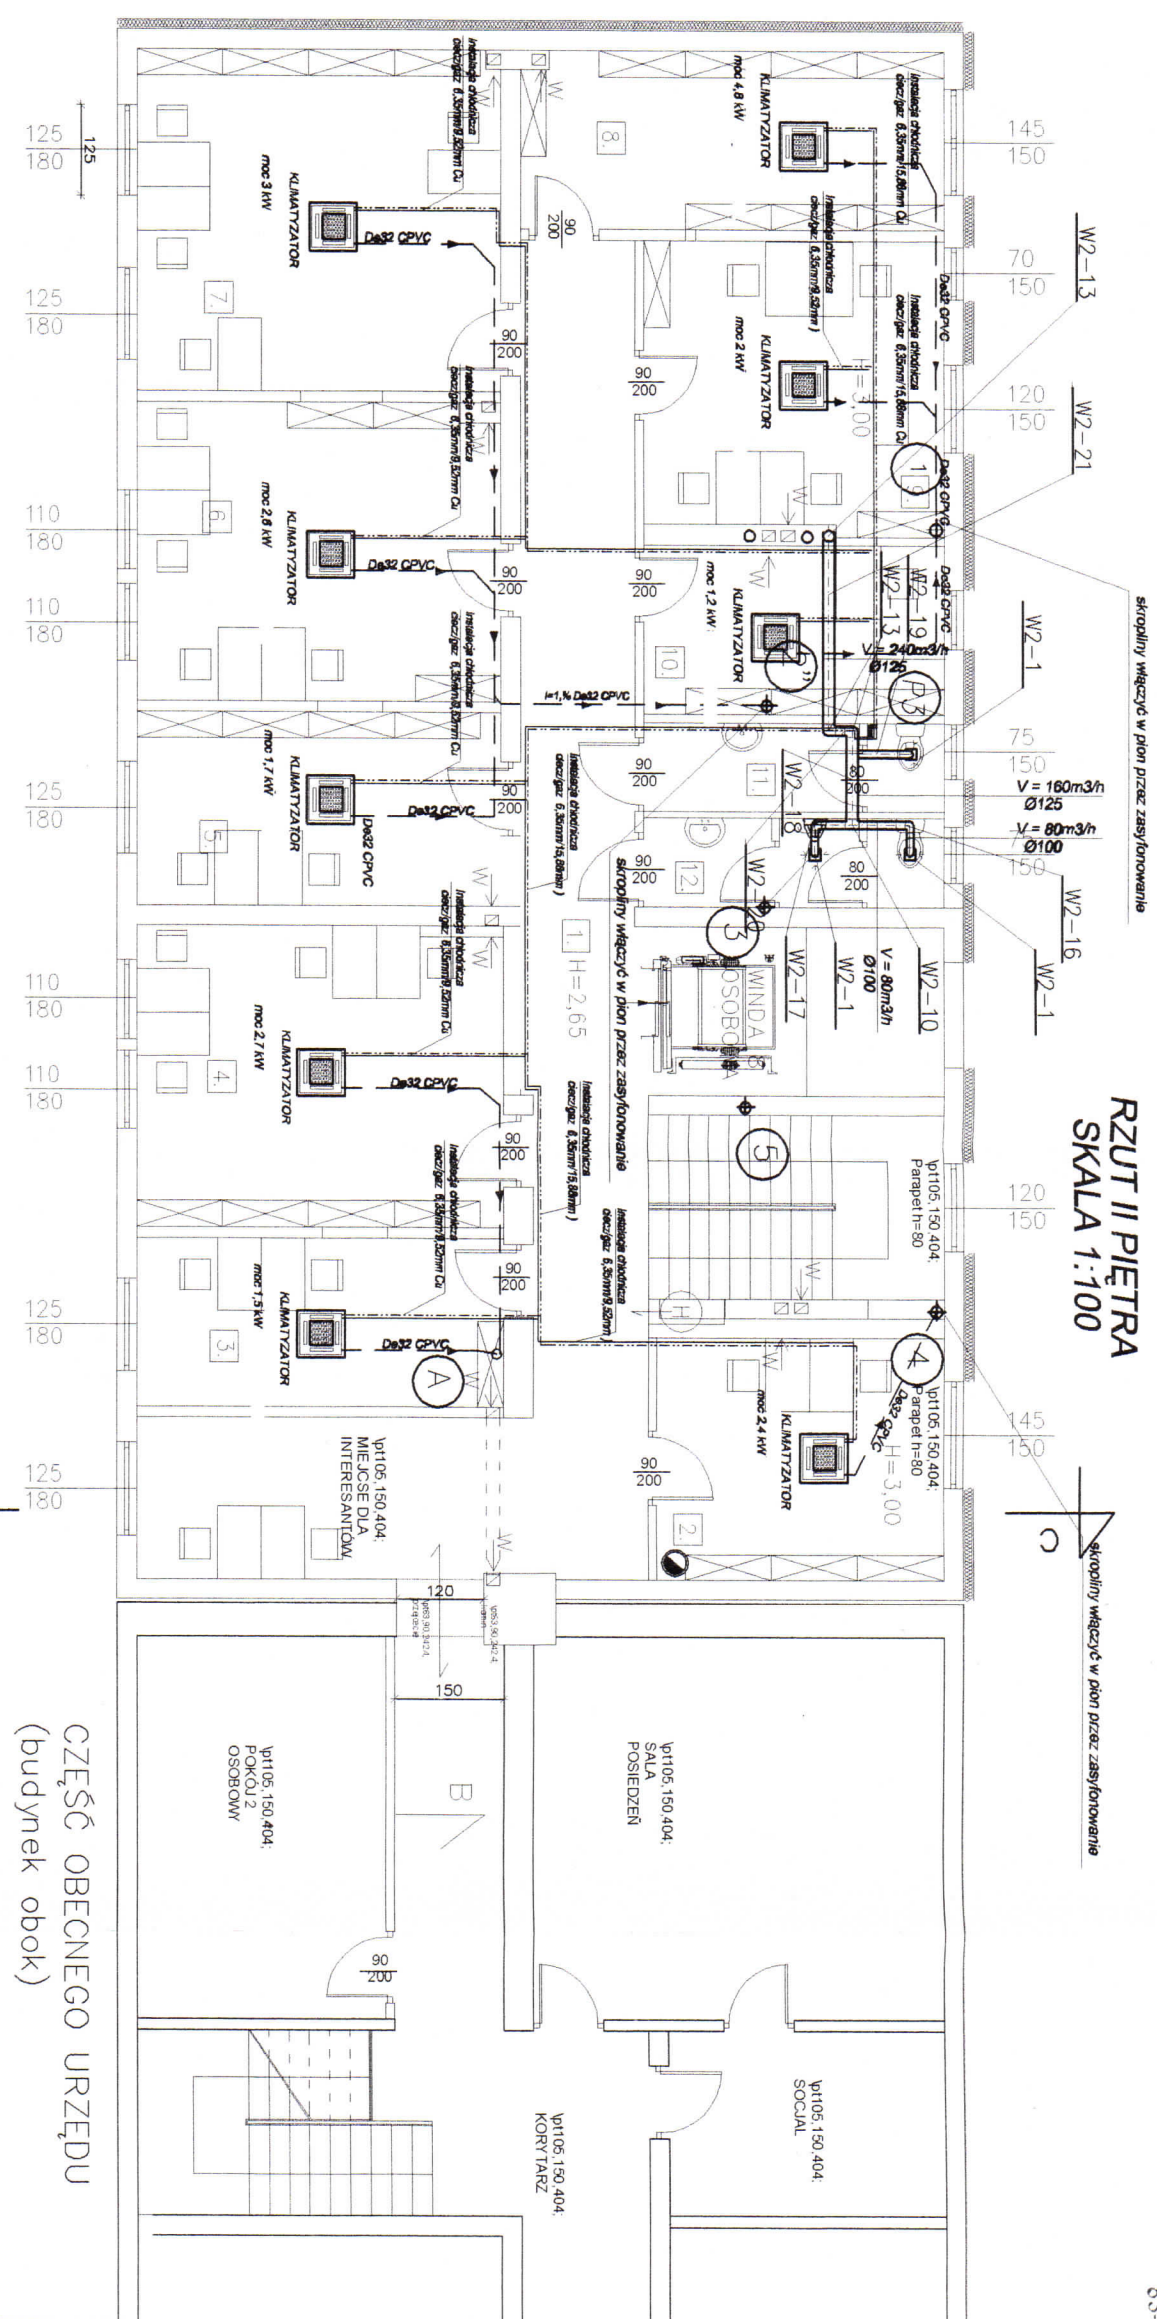

ZESTAWIENIE POMIESZCZEŃ:

1.	hall	41,30 m ²
2.	pokój - 2 osobowy	18,51 m ²
3.	pokój - 2 osobowy	11,70 m ²
4.	pokój - 4 osobowy	20,86 m ²
5.	pokój - 2 osobowy	13,12 m ²
6.	pokój - 4 osobowy	20,23 m ²
7.	pokój - 4 osobowy	23,25 m ²
8.	Serwerownia	14,15 m ²
9.	pokój - 4 osobowy	15,9 m ²
10.	pokoje - 1 os.informatyk	9,49 m ²
11.	WC - damski	4,93 m ²
12.	WC - męski	4,93 m ²

LEGENDA:


- Przewody gaz/ciecz
- Odprowadzenie skroplin
- P2 Pion przewodów gaz/ciecz
- 1 Pion kanalizacji sanitarnej

PPU INPOL Sp. z o.o. ul. Dolna 23, 84-230 Rumia

Inwestor: GMINA STAROGARD GDANSKI, UL. SKOPOSKIEGO 9, 83-200 STAROGARD GDANSKI			
Opracował: mgr inż. Kamil Borzyszkowski	Pow/0012/P005/05 Pow/S/0489/05	Data: 05.2011r.	Podpis:
Sprawił: mgr inżynierstwo Przewieja	Pow/0035/P005/07 Pow/S/0290/07	05.2011r.	
Tytuł Projektu: PRZEBUDOWA BUDYNKU WIELORODZINNEGO NA SIEDZIBĘ URZĘDU GMINY STAROGARD GDANSKI		Skala: 1:100	
Tytuł rysunku: RZUT II PIĘTRA - WENTYLACJA MECHANICZNA I KLIMATYZACJA		Nr rysunku: 4.	

RZUT II PIĘTRA
SKALA 1:100

STAROSTA STAROGARDZKI
83-200 Starogard Gdański
ul. Kościuszki 17
tel. 58 56 220 45

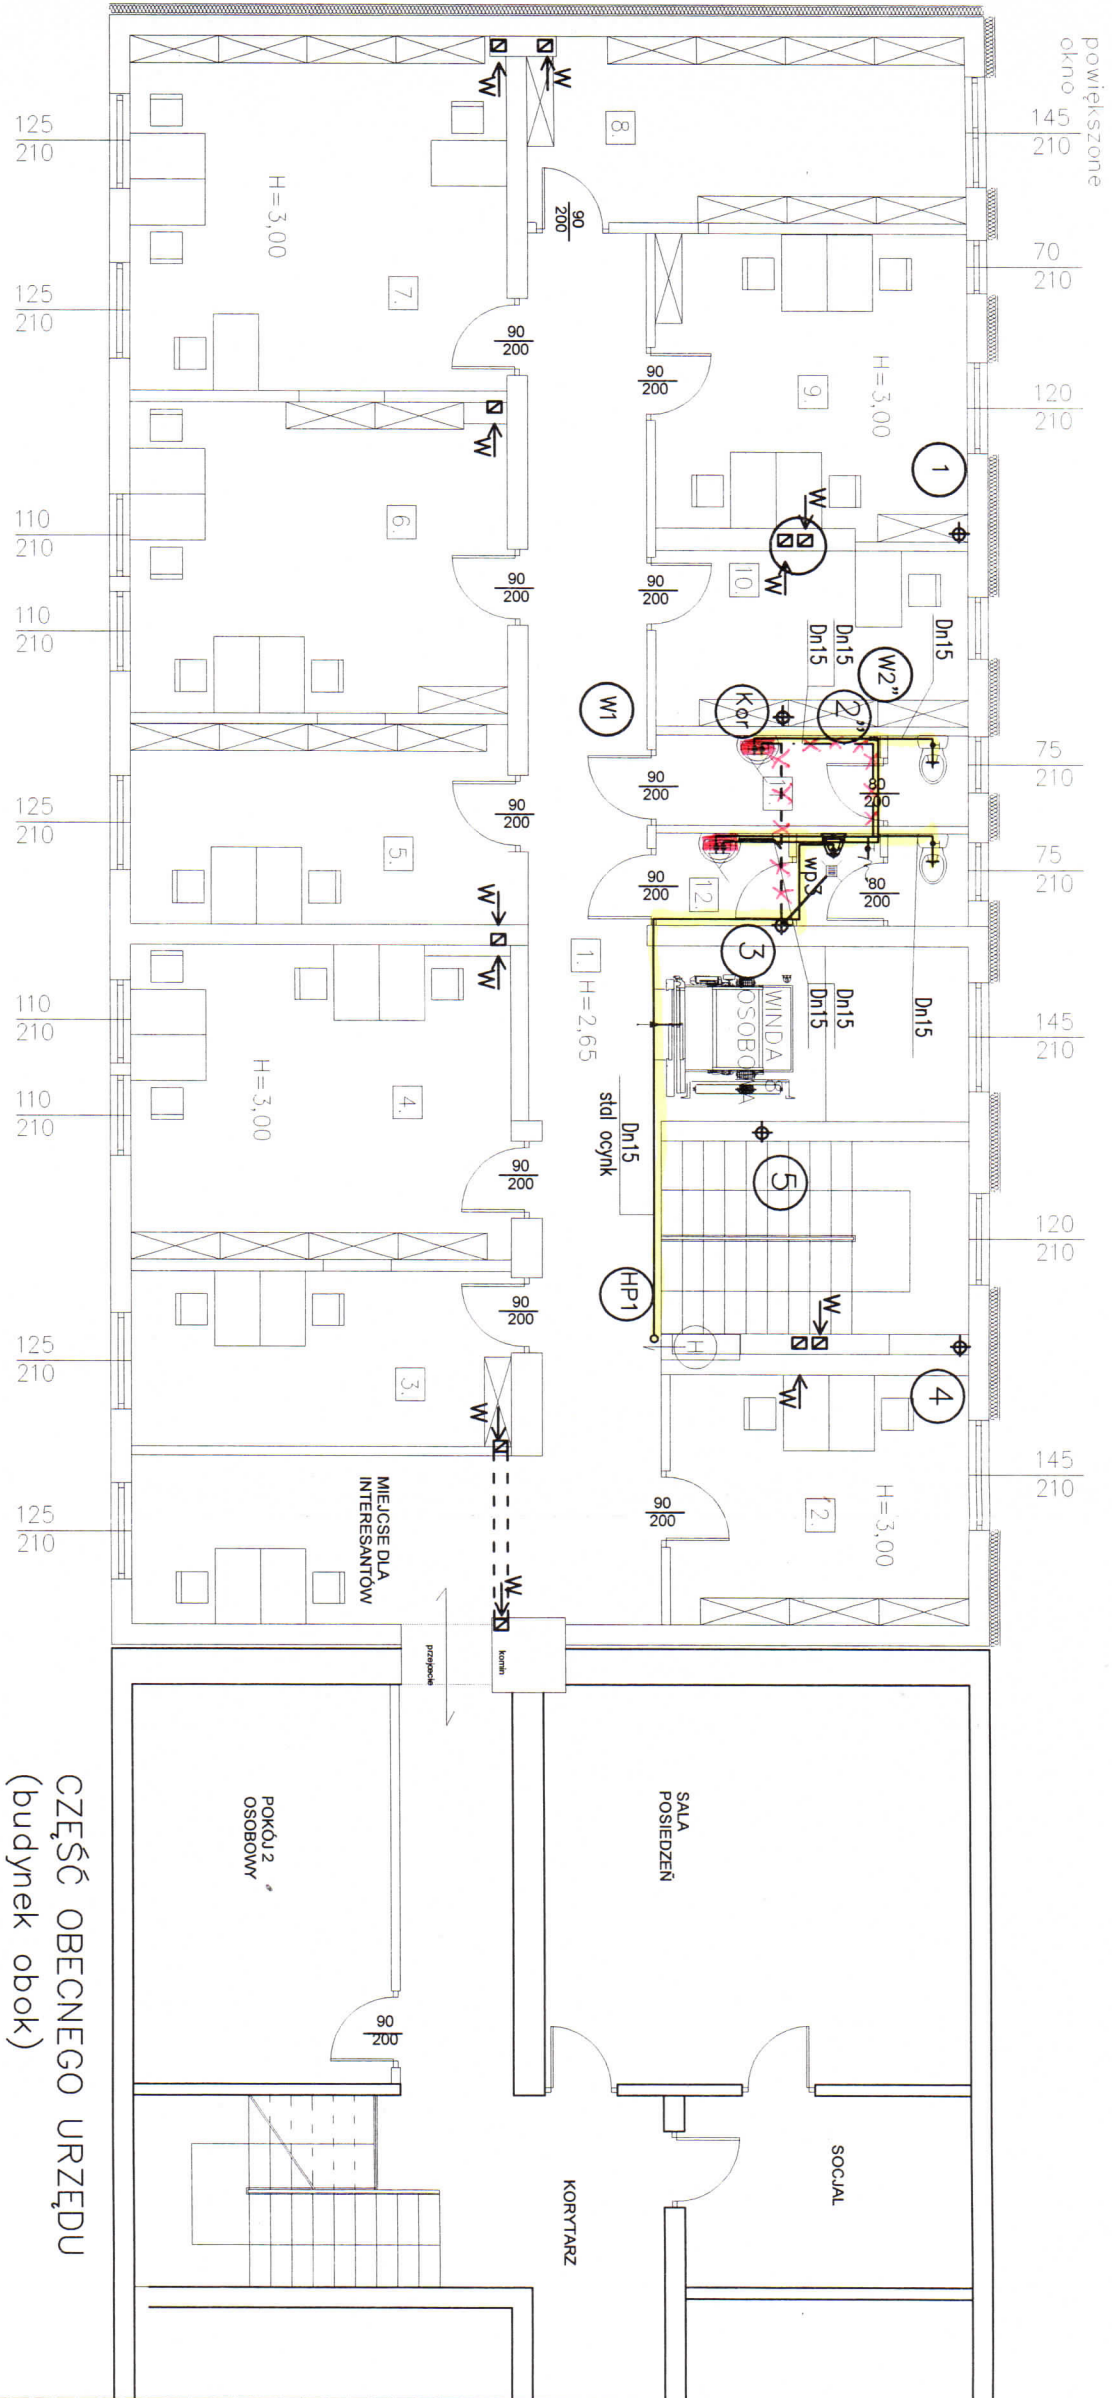

ZESTAWIENIE POMIESZCZEŃ:

LEGENDA

- WM1 — Proj. pion wody zimnej, c.w.u. i cyrkulacji
- H1 — Proj. pion p.poż
- 1 — Istn. pion kanalizacji sanitarnej DN 100 żel
- — — — — Projektowana ks. pod stropem piwnicy
- — — — — Projektowana woda zimna **Etap I**
- — — — — Projektowana ciepła woda użytkowa
- — — — — Projektowana cyrkulacja

Elektryczny podgrzewacz wody
o mocy 2,5 kW


1.	hall	41,30 m²
2.	pokój - 2 osobowy	18,51 m²
3.	pokój - 2 osobowy	11,70 m²
4.	pokój - 4 osobowy	20,86 m²
5.	pokój - 2 osobowy	13,12 m²
6.	pokój - 4 osobowy	20,23 m²
7.	pokój - 4 osobowy	23,25 m²
8.	Serwerownia	14,15 m²
9.	pokój - 4 osobowy	15,9 m²
10.	pokój - 1 os.informatyk	9,49 m²
11.	WC - damski	4,93 m²
12.	WC - męski	4,93 m²

CZĘŚĆ OBECNEGO URZĘDU
(budynek obok)

PPU INPOL SP. Z O.O.				ul. Dolna 23, 84-230 Rumia	
Inwestor: GMINA STAROGARD GDĄŃSKI, UL. SIKORSKIEGO 9, 83-200 STAROGARD GDĄŃSKI					
Projektant:		Nr uprawnień		Data	
mgr inż. Kornelia Borzyszkowska		POM/0012/P005/05 POM/IS/0499/05		05.2011r.	
Sprawdził:		POM/0035/P005/07 POM/IS/0290/07		05.2011r.	
mgr inż. Mirosław Pyżewski					
Typu Projektu: PRZEBUDOWA BUDYNKU WIELORODZINNEGO					
NA SIEDZIBĘ URZĘDU GMINY STAROGARD GDĄŃSKI					
Treść projektu: RZUT II PIĘTRA - WEWNĘTRZNA INSTALACJA WOD-KAN I P.POŻ					
Branża: Sanitarno				Skala: 1:100	
Faza: Budowlany				Nr rysunku: 4.	

RZUT PIWNIC
SKALA 1:100

STARUSIA STAROGARDZKI
83-200 Starogard Gdański
ul. Kościuszki 17
tel. 58 56 220 40

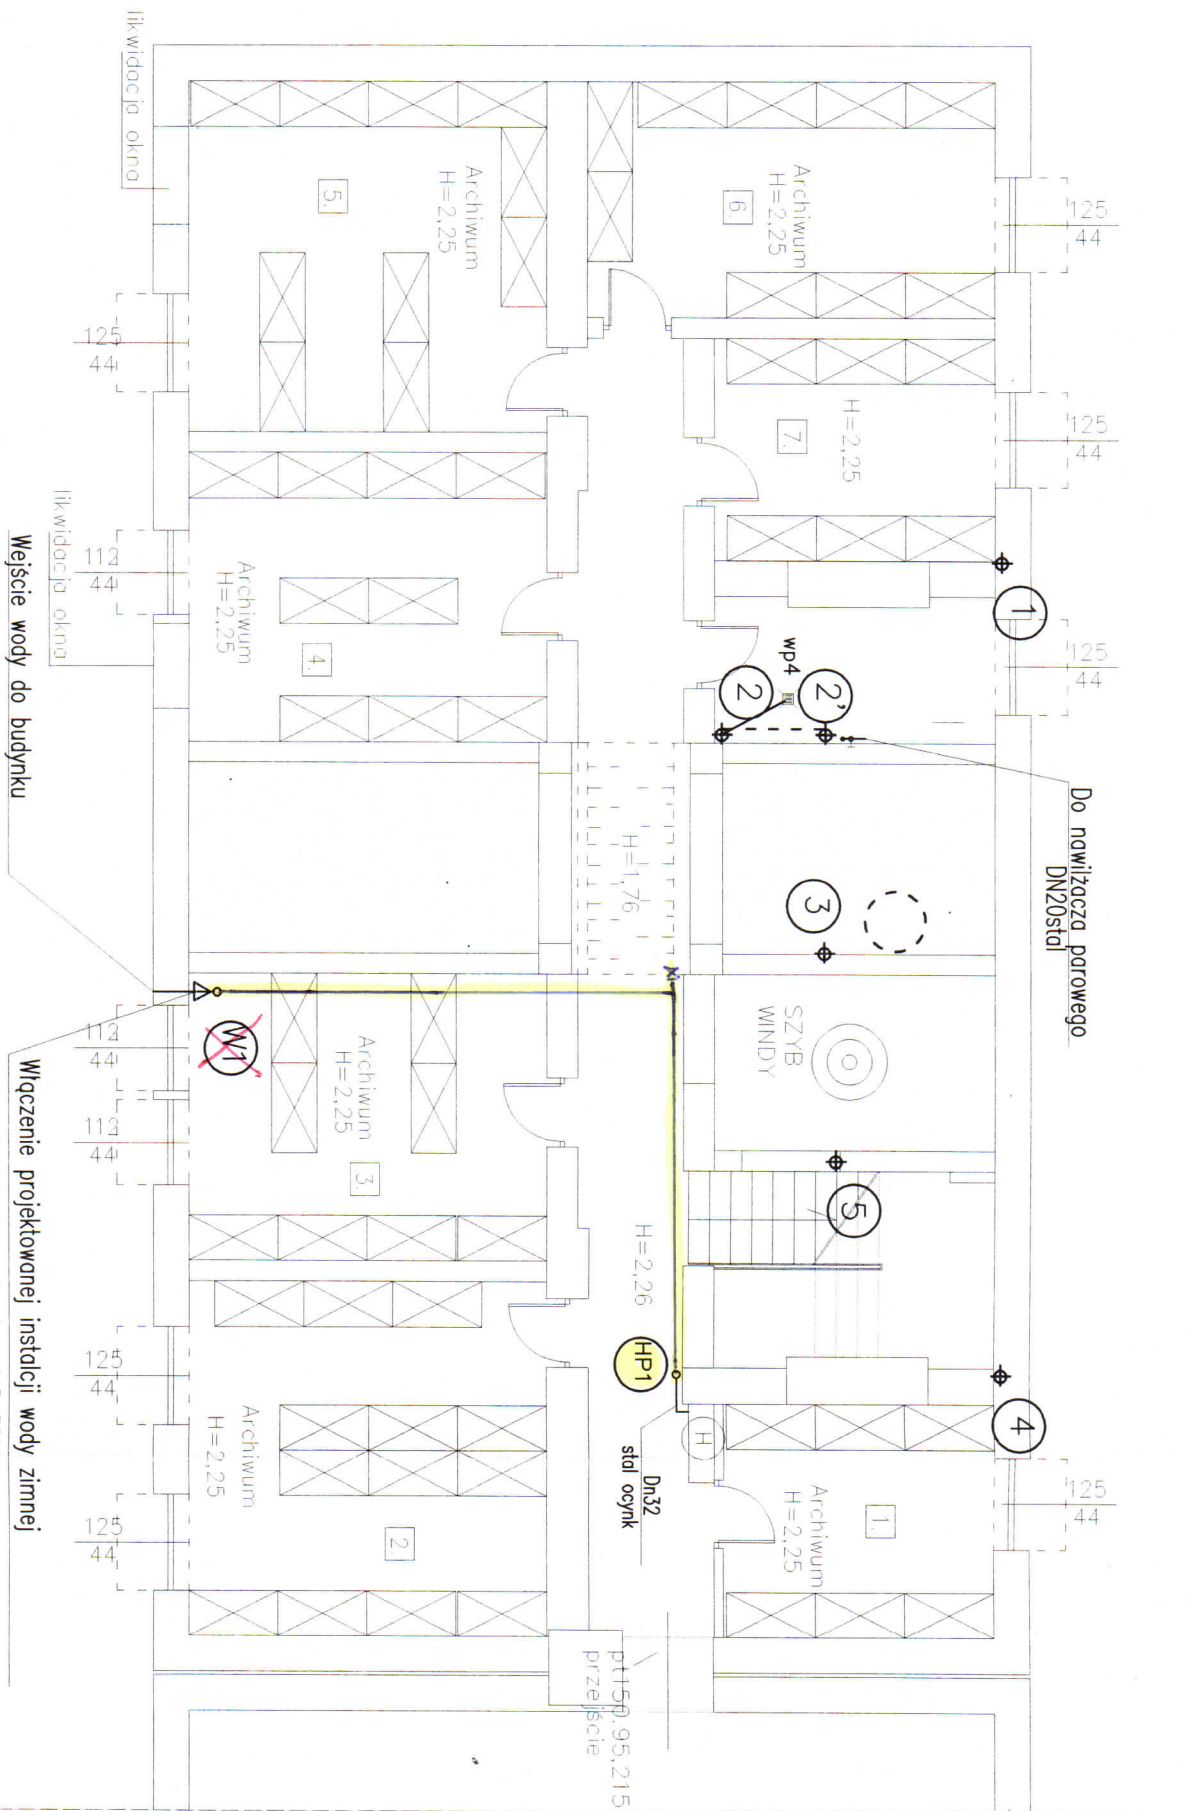

ZESTAWIENIE POMIESZCZEŃ:

1.	pomieszczenie archiwum	11,09 m²
2.	pomieszczenie archiwum	22,25 m²
3.	pomieszczenie archiwum	17,93 m²
4.	pomieszczenie archiwum	18,12 m²
5.	pomieszczenie archiwum	21,87 m²
6.	pomieszczenie archiwum	16,68 m²
7.	pomieszczenie archiwum	10,81 m²
8.	pomieszczenie archiwum	6,88 m²

LEGENDA

-  Proj. pion wody zimnej, cwu i cyrkulacji
-  Projektowana woda zimna *Etap I*
-  Proj. pion p.poz

PPU INPOL Sp. z o.o. ul. Dolna 23, 84-230 Rumia			
Inwestor: GMINA STAROGARD GDANSKI, UL. SIKORSKIEGO 9, 83-200 STAROGARD GDANSKI			
Projektant:		Nr uprawnień	
mgr inż. Kornelia Borczykowska		POM/0012/P005/05 POM/IS/0499/05	
Data		Podpis	
05.2011r.			
Sprawdził:		Data	
mgr inż. Mirosław Pyżewski		05.2011r.	
POM/0035/P005/07 POM/IS/0290/07		Faza: Budowlany	
Tytuł Projektu: PRZEBUDOWA BUDYNKU WIELORODZINNEGO			
NA SIEDZIBĘ URZĘDU GMINY STAROGARD GDANSKI			
Treść rysunku: RZUT PIWNIC - WEWNĘTRZNA INSTALACJA WOD-KAN			
I.P.POZ			
Nr rysunku: 1.			