

Miejsce i data: **Starogard Gdański, dn. 25 kwietnia 2016 r.**

Załącznik do protokołu nr **GG-III.6630.1.180.2016** z dnia: **28.04.2016**

Lista uczestników na naradę koordynacyjną

ZAŁĄCZNIK 6
str 2/5

Temat: **1. Sieć wodociągowa.**
2. Sieć kanalizacji deszczowej.
3. Sieć energetyczna.

Lp.	Nazwa instytucji	Uwagi uzgadniającego	Imię i nazwisko oraz podpis
1	Elektrociepłownia Starogard -	-	
2	ENERGA - OPERATOR SA ODDZIAŁ W GDAŃSKU -	<i>Nie uzgadniam</i>	<i>Jarostek</i>
3	ENERGA Oświetlenie Sp. z o.o. -	<i>bez</i>	<i>...</i>
4	Gdańskie Przedsiębiorstwo Energetyki Ciepłej sp. z o.o. -	<i>bez uwag</i>	<i>A. Seapiński</i>
5	INNE -	-	
6	NETIA -	-	
7	Orange POLSKA S.A. -	-	
8	POLSKA SPÓŁKA GAZOWNICTWA Sp. z o.o. ODDZIAŁ w GDAŃSKU -	-	
9	POWIATOWY ZARZĄD DRÓG -	-	
10	PRZEDSIĘBIORSTWO WODOCIAGÓW I KANALIZACJI STAR - WIK SPÓŁKA Z O.O. -	-	
11	UPC Polska Sp. z o.o. Biuro Regionalne w Gdańsku -	-	
12	URZĄD GMINY -	<i>bez uwag</i>	<i>M. Jopirski</i>
13	WTI UM -	-	
14	ZAKŁAD KOMUNALNY -	-	
15	ZARZĄD DRÓG -	-	
16	ZMIUW -	-	
U W A G I			

UWAGA: Brak podpisu jest jednoznaczny z nieobecnością podmiotu na naradzie koordynacyjnej.

Sporządził: **Piotr Zalewski**

Odpis sporządzony
data *18.05.2016*
podpis *Cezary Wachnik*
Cezary Wachnik
Starsza Radca Wydziału Gospodarki
Katastru i Gosp. Nieruchomościami

W załączeniu
protokół.

Znak sprawy 66-III. 6630.1.180.2016

siedziba Urzędu/elektroniczna
sposób przeprowadzenia narady

Na podstawie art. 28b, 28c ustawy z dnia 17 maja 1989 r. Prawo
geodezyjne i kartograficzne (Dz. U. 2015 r. poz. 520 ze zmianami)

Dokumentacja była przedmiotem narady koordynacyjnej
usytuowania projektowanych sieci uzbrojenia terenu
przeprowadzonej dnia 28.04.2016 r.
w Starostwie Powiatowym w Starym Sączu

Starosta

Przewodniczący na **Grzegorz Węchlich**
Przewodniczący Wydziału Geodeta
Katastru i Gosp. Nieruchomości
Geodeta Powiatowy

OZNACZENIA



- projektowany zbiornik wyrównawczy naziemny pionowy stalowy
o pojemności 75m³



- projektowany przewód wodociągowy



- projektowany przewód kanalizacyjny oraz przelew i spust ze zbiornika



- projektowana studnia kanalizacyjna



- likwidacja wodociągu



- Lokalizacja ZK+TL
ZK+TL wg opracowania ENERGA



- projektowane kable energetyczne

mgr inż. Mirosław Bukowski

Uprawnienia budowlane
w zakresie projektowania bez ograniczeń
w specjalności instalacyjnej w zakresie sieci
instalacji i urządzeń elektrycznych
oraz elektroenergetycznych
nr ewid. 46/Gd/2002



Inżynieria Wodno-Ściekowa
HYDROWAY Alina Sudak

85-206 Górzeńka 4, Jarosław 27

tel. 215-485-885

e-mail: inzhidroway@gmail.com

Zadanie :

MODERNIZACJA HYDROForni W KLONÓWCE

Etap :

ETAP II - PROJEKT BUDOWLANO-WYKONAWCZY

Temat rysunku :

PLAN SYTUACYJNO-WYSOKOŚCIOWY
SUW KLONÓWKA

Projektował :

mgr inż. Alina Sudak

POM/0049/P005/019

Sprawił :

mgr inż. Anna Mrzygłód

POM/0227/PW05/113

Data :

marzec 2016

Skala :

1:500

Stadium opracowania :


PBW

Nr rys.:

2

Nr umowy :

GKI 188/2015

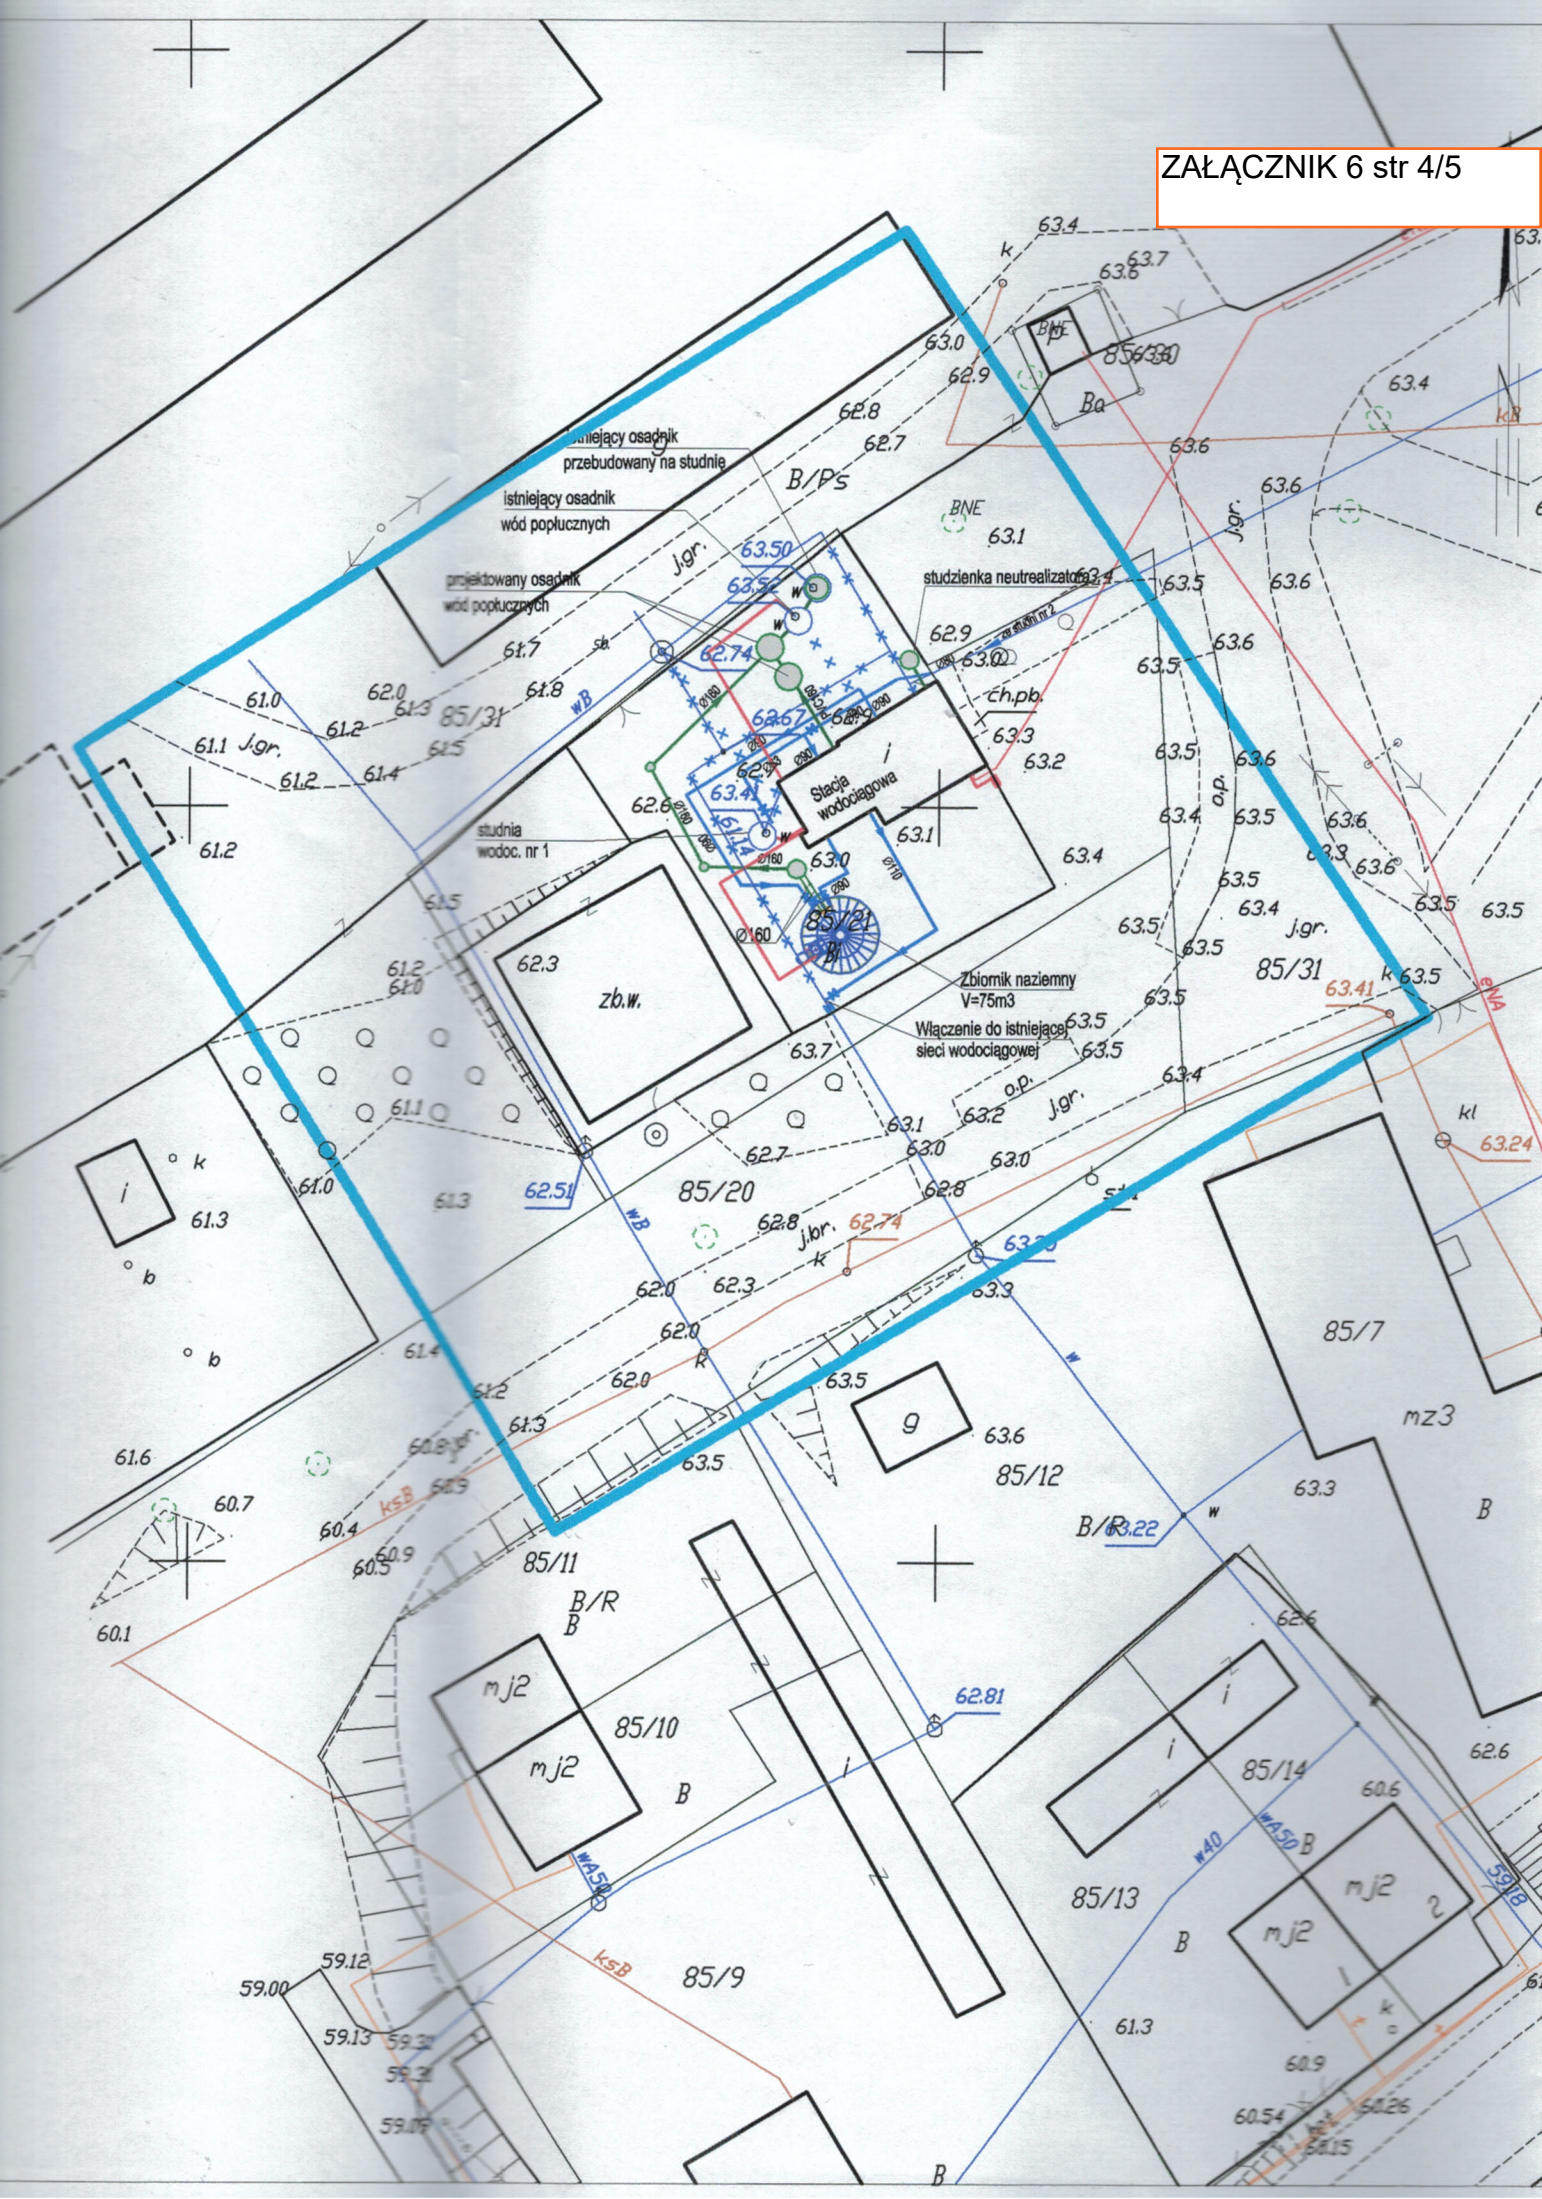

MAPA DO CELÓW PROJEKTOWYCH

aktualna pod względem syt.-wys. i uzbrojenia
podziemnego terenu na dzień 25.06.2015 r.
SKALA 1 : 500

ZAŁĄCZNIK 6
str 5/5

Gmina: Starogard Gdański

Obwód: Klonówka

Działka: 85/21

Km.: 6.212.26.12.3.4

KERG: GG-II.6640.1641.2015

Zakres opracowania mapy:

UWAGA: Nie wyklucza się istnienia urządzeń podziemnych nie zgłoszonych do inwentaryzacji, o
brak jest danych w branżach.

Mapa została wykonana bez ustalenia obciążeń służebnościami gruntowymi.

Opracował:

Dnia: 01.07.2015 r.

Poświadczam, że niniejszy dokument został opracowany w wyniku prac geodezyjnych i kartograficznych, których rezultaty zawiera operat techniczny wpisany do ewidencji materiałów państwowego zasobu geodezyjnego i kartograficznego	
Organ prowadzący państwowy zasób geodezyjny i kartograficzny	Starosta Starogardzki
Identyfikator ewidencyjny materiału zasobu - operatu technicznego	P.2213.2015.1534
Data wpisania operatu technicznego do ewidencji materiałów zasobu	2015.07.04
Imię, nazwisko i podpis osoby reprezentującej organ	KIEROWNIK REFERATU Powiatowego Ośrodka Dokumentacji Geod. Kartograf.

Właściciel, władający, inwestor są prawnie zobowiązani do ochrony znaków geodezyjnych na terenie inwestycji budowlanej (nieruchomości) (art. 15-48 pkt 3 Ustawy z 17.05.89 r. Prawo geodezyjne i kartograficzne tekst jednolity Dz.U. z 2010 r. poz. 1287)

Przed przystąpieniem do prac projektowych należy na niniejszy podkład mapy
nanieść urządzenia techniczne podziemne
a) projektowane i uzgodnione w Zespole
Uzgadniania Dokumentacji

ZESPÓŁ UZGADNIANIA DOKUMENTACJI w Starogardzie Gdańskim

W granicach opracowania mapy nie występują
projektowane urządzenia uzgodnione w ZUD.

Starogard, Gd. dn. 01.07.2015r.
GG-II.6640.2.168.2015

INSPEKTOR
w Zespole Uzgadniania
Dokumentacji Projektowej

Piotr Zalewski

6542150

5982050

.....
(nazwa organu wydającego dokument)

WYPIS Z REJESTRU GRUNTÓW

sporządzono dnia: **11.08.2015 11:11:03** według stanu na dzień: **11.08.2015 11:11:03**

Nr jednostki rejestrowej: **G57**

Osoby: 2

Udział Forma władania	Dane osoby fizycznej / instytucji
1/1 własność	SKARB PAŃSTWA
1/1 trwały zarząd	REGIONALNY ZARZĄD GOSPODARKI WODNEJ W GDAŃSKU siedziba: ul. Fr.Rogaczewskiego 9/19, 80-804 Gdańsk

Działki ewidencyjne: 1

Arkusz	Nr działki	Adres lub położenie	Powierzchnia a [ha]	Użytek i klasa bonitacyjna		Nr KW lub inne dokumenty
				Rodzaj	Pow [ha]	
2	81	-	3.45	Wp	3.45	GD1A/00058770/6
Identyfikator: 221312_2.0406.81 Rejestr zabytków: - Wartość: - Rejon statystyczny: -						
		Razem powierzchnia działek:	3.45	ha		
		Słownie:	trzy hektary czterdzieści pięć arów			

UWAGA: W jednostce znajdują się jeszcze inne działki.

Oznaczenia klas i użytków
Wp - Grunty pod wodami powierzchniowymi płynącymi

DOKUMENT NINIEJSZY JEST PRZEZNACZONY
DO DOKONYWANIA WPISU W KSIĘDZE WIECZYSTEJ

Agnieszka Kottowska-Farysej
dnia: 11.08.2015

.....
(sporządził: data i podpis)



Z up. Starosty
Agnieszka Kottowska-Farysej
Inspektor Referatu
Ewidencji Gruntów

.....
(imię i nazwisko osoby reprezentującej organ)
data i podpis

STAROSTWO POWIATOWE
w Starogardzie Gdańskim
Referat Ewidencji Gruntów
83-200 Starogard Gdański
ul. Kościuszki 17Województwo: pomorskie
Powiat: starogardzki
Jednostka ewidencyjna: 221312_2, Starogard Gdański
Obręb ewidencyjny: Nr 0406, Klonówka

(nazwa organu wydającego dokument)

WYPIS Z REJESTRU GRUNTÓW

sporządzono dnia: 11.08.2015 11:11:03 według stanu na dzień: 11.08.2015 11:11:03

Nr jednostki rejestrowej: G145

KW 39634 (SR w Starogardzie Gdańskim)

Osoby: 1

Udział Forma władania	Dane osoby fizycznej / instytucji
1/1 własność	GINA STAROGARD GDAŃSKI siedziba: ul. Sikorskiego Gen. Władysława, Starogard Gdański

Działki ewidencyjne: 1

Arkusz	Nr działki	Adres lub położenie	Powierzchnia a [ha]	Użytek i klasa bonitacyjna		Nr KW lub inne dokumenty
				Rodzaj	Pow [ha]	
2	85/21	-	0.1231	Bi	0.1231	KW 39634 (SR w Starogardzie Gdańskim)
Identyfikator: 221312_2.0406.85/21 Rejestr zabytków: - Wartość: - Rejon statystyczny: -						
		Razem powierzchnia działek:	0.1231	ha		
		Słownie:	tysiąc dwieście trzydzieści jeden metrów kwadratowych			

UWAGA: W jednostce znajdują się jeszcze inne działki.

Powierzchnia całej jednostki rejestrowej: 0.4688 ha (cztery tysiące sześćset osiemdziesiąt osiem metrów kwadratowych)

Oznaczenia klas i użytków

Bi - Inne tereny zabudowane

DOKUMENT NINIEJSZY JEST PRZEZNACZONY
DO DOKONYWANIA WPISU W KSIĘDZE WIECZYSTEJAgnieszka Kottowska-Farysej
dnia: 11.08.2015

(sporządził: data i podpis)

Z up. Starosty
Agnieszka Kottowska-Farysej
Inspektor Referatu
Ewidencji Gruntów(imię i nazwisko osoby reprezentującej organ)
data i podpis

(nazwa organu wydającego dokument)

WYPIS Z REJESTRU GRUNTÓW

sporządzono dnia: 11.08.2015 11:11:03 według stanu na dzień: 11.08.2015 11:11:03

Nr jednostki rejestrowej: G1

Osoby: 2

Udział Forma władania	Dane osoby fizycznej / instytucji
1/1 własność	SKARB PAŃSTWA
1/1 wykonywanie prawa własności	AGENCJA NIERUCHOMOŚCI ROLNYCH siedziba: Warszawa

Działki ewidencyjne: 1

Arkusz	Nr działki	Adres lub położenie	Powierzchnia a [ha]	Użytek i klasa bonitacyjna		Nr KW lub inne dokumenty
				Rodzaj	Pow [ha]	
2	85/2	-	0.0600	Ba	0.0600	BEZ KW
Identyfikator: 221312_2.0406.85/2 Rejestr zabytków: - Wartość: - Rejon statystyczny: -						
		Razem powierzchnia działek:	0.0600	ha		
		Słownie:	sześćset metrów kwadratowych			

UWAGA: W jednostce znajdują się jeszcze inne działki.

Powierzchnia całej jednostki rejestrowej: 173.5381 ha (sto siedemdziesiąt trzy hektary pięć tysięcy trzysta osiemdziesiąt jeden metrów kwadratowych)

Oznaczenia klas i użytków

Ba - Tereny przemysłowe

DOKUMENT NINIEJSZY JEST PRZEZNACZONY
DO DOKONYWANIA WPISU W KSIĘDZE WIECZYSTEJ

Agnieszka Kottlewska-Farysej
dnia: 11.08.2015

(sporządził: data i podpis)



(pieczęć urzędowa)

Z up. Starosty
Agnieszka Kottlewska-Farysej
Inspektor Referatu
Ewidencji Gruntów

(imię i nazwisko osoby reprezentującej organ)
data i podpis

STAROSTWO POWIATOWE
w Starogardzie Gdańskim
Referat Ewidencji Gruntów
83-200 Starogard Gdański
ul. Kościuszki 17

MAPA EWIDENCJI GRUNTÓW
SKALA 1:2000





	POWIATOWA STACJA SANITARNO-EPIDEMIOLOGICZNA	Data wydania	19.08.2015
	83-200 Starogard Gdański, ul. Kanałowa 5 tel./fax (58) 562-40-11 e-mail : laboratorium@psse-starogard.pl	Strona/stron	1/1
ODDZIAŁ LABORATORYJNY Laboratorium Badań Środowiskowych Oddział Laboratoryjny akredytowany przez PCA w zakresie objętym akredytacją Nr AB 611			

SPRAWOZDANIE Z BADAŃ PRÓBKİ WODY

Nr 949z/2015/LBŚ

AB 611

647

Zleceniodawca: Gminny Zakład Usług Komunalnych 83-210 Jabłowo ul.Szkolna 3
Data pobrania próbki: 2015-08-17 Przedmiot badania: próbka wody do spożycia
Data_dostarczenia_próbki: 2015-08-17 Stan próbki: prawidłowy NIP: 592-18-12-304
Data rozpoczęcia badania: 2015-08-17 Cel pobrania: zlecenie PESEL:
Numer_protokołu: 272/GF/z Pobrano przez: Przedstawiciela PSSE Starogard Gdański
Kod_próbki: 272/GF/z
Miejsce_poboru: studnia nr 1 pkt kontroli wody surowej SUW Klonówka wod.publiczny Klonówka
Data_zakończenia_badania: 2015-08-19 Metoda poboru: Instrukcja Robocza WSSE -IR_HK_12_01

Parametr	Metoda oznaczenia		Jednostka	Wynik	Niepewność(n)/ przedział ufności	Temp. pom. (C)	Dopuszczalne zakresy wartości*
Mętność	A	PN-EN ISO 7027:2003, p. 6.3	NTU	17	5		1
Jon amonowy	A	PN-C-04576-4:1994	mg/l	1,95	0,10		0,50
Azotyny	A	PN-EN 26777:1999	mg/l	<0,013	-		0,50
Azotany 3)	A	PN-82/C-04576.08	mg/l	<0,2	-		50
Mangan	A	PB_LB_01 edycja 1 z 09.01.2005	µg/l	29	3		50
Żelazo ogólne	N	PN-ISO 6332:2001	µg/l	8333	430		200
Twardość ogólna	A	PN-ISO 6059:1999	mg CaCO3/l	245	22		60 - 500

A - badanie akredytowane przez PCA

*) - zgodnie z Rozporządzeniem Ministra Zdrowia z dnia 29 marca 2007r. w sprawie jakości wody przeznaczonej do spożycia przez ludzi z późn. zm.

-< - wartość poniżej oznaczalności metody

n - niepewność rozszerzona obliczona dla poziomu ufności około P=95% ze współczynnikiem rozszerzenia k=2(dotyczy wyłącznie etapu analitycznego)

2) - korekta za pomocą urządzenia do kompensacji wpływu temperatury (25°C)

N - badanie nieakredytowane

3) norma wycofana bez zastąpienia, spełniająca wymagania RMZ z dnia 29.03.2007r. w sprawie jakości wody przeznaczonej do spożycia przez ludzi (Dz.U. Nr 61 poz. 417, z późn. zmianami).

4) wynik badania nie może służyć do oceny zgodności w obszarze regulowanym przez niniejsze badanie wykonano metodą inną niż określono w przepisie prawa

Autoryzował:

STAREZY TECHNIK

Badania fizykochemiczne

Zatwierdził:

Kierownik
Oddziału Laboratoryjnego
PSSE Starogard Gdański

Zbigniew Wyka

Otrzymują

1. Klient

2. a/a

Hanna Reszeżyńska

UWAGA!

1. Bez pisemnej zgody Powiatowej Stacji Sanitarnej-Epidemiologicznej w Starogardzie Gdańskim wynik badania nie może być powielany inaczej jak tylko w całości

2. Wyniki badania odnoszą się wyłącznie do badanych próbek.

3. Klient ma prawo do reklamacji w ciągu 14 dni od daty otrzymania sprawozdania.

4. Laboratorium nie ponosi odpowiedzialności za pobór i transport próbek.



	POWIATOWA STACJA SANITARNO-EPIDEMIOLOGICZNA	Data wydania	
	83-200 Starogard Gdański, ul. Kanałowa 5 tel./fax (58) 562-40-11 e-mail : laboratorium@psse-starogard.pl	Strona/stron	1/1
ODDZIAŁ LABORATORYJNY Laboratorium Badań Środowiskowych Oddział Laboratoryjny akredytowany przez PCA w zakresie objętym akredytacją Nr AB 611			

ZAŁĄCZNIK 8 str 2/2

AB 611

SPRAWOZDANIE Z BADAŃ PRÓBKİ WODY
Nr 948z/2015/LBŚ

647

Zleceniodawca: Gminny Zakład Usług Komunalnych 83-210 Jabłowo ul.Szkolna 3
Data pobrania próbki: 2015-08-17 Przedmiot badania: próbka wody do spożycia
Data dostarczenia próbki: 2015-08-17 Stan próbki: prawidłowy NIP: 592-18-12-304
Data rozpoczęcia badania: 2015-08-17 Cel pobrania: zlecenie PESEL:
Numer protokołu: 269/GF/z
Kod próbki: 269/GF/15/ Pobrano przez: Przedstawiciela PSSE Starogard Gdański
Miejsce poboru: studnia nr 2 pkt kontroli wody surowej SUW Klonówka wod.publiczny Klonówka
Data zakończenia badania: 2015-08-19 Metoda poboru: Instrukcja Robocza WSSE -IR_HK_12_01

Parametr		Metoda oznaczenia	Jednostka	Wynik	Niepewność(n)/ przedział ufności	Temp. pom. (C)	Dopuszczalne zakresy wartości*
Mętność	A	PN-EN ISO 7027:2003, p. 6.3	NTU	5,8	1,6		1
Jon amonowy	A	PN-C-04576-4:1994	mg/l	1,94	0,10		0,50
Azotyny	A	PN-EN 26777:1999	mg/l	<0,013	-		0,50
Azotany 3)	A	PN-82/C-04576.08	mg/l	<0,2	-		50
Mangan	A	PB_LB_01 edycja 1 z 09.01.2005	µg/l	27	3		50
Żelazo ogólne	A	PN-ISO 6332:2001	µg/l	1407	73		200
Twardość ogólna	A	PN-ISO 6059:1999	mg CaCO3/l	247	22		60 - 500

A - badanie akredytowane przez PCA

*) - zgodnie z Rozporządzeniem Ministra Zdrowia z dnia 29 marca 2007r. w sprawie jakości wody przeznaczonej do spożycia przez ludzi z późn. zm.

*) - wartość poniżej oznaczalności metody

n - niepewność rozszerzona obliczona dla poziomu ufności około P=95% ze współczynnikiem rozszerzenia k=2(dotyczy wyłącznie etapu analitycznego)

2) - korekta za pomocą urządzenia do kompensacji wpływu temperatury (25 °C)

N - badanie nieakredytowane

3) norma wycofana bez zastąpienia, spełniająca wymagania RMZ z dnia 29.03.2007r. w sprawie jakości wody przeznaczonej do spożycia przez ludzi (Dz.U. Nr 61 poz. 417, z późn. zmianami)

4) wynik badania nie może służyć do oceny zgodności w obszarze regulowanym prawnie, badanie wykonano metodą inną niż określono w przepisie prawa

Autoryzował:

Badania fizykochemiczne

Badania mikrobiologiczne

Zatwierdził:

Kierownik
Oddziału Laboratoryjnego
PSSE Starogard Gdański

Zbigniew Wyka

Otrzymują

1. Klient

2. a/a

Hanna Reszeżyńska

1. Bez pisemnej zgody Powiatowej Stacji Sanitarno-Epidemiologicznej w Starogardzie Gdańskim wynik badania nie może być powielany inaczej jak tylko w całości

UWAGA!

2. Wyniki badania odnoszą się wyłącznie do badanych próbek.

3. Klient ma prawo do reklamacji w ciągu 14 dni od daty otrzymania sprawozdania.

4. Laboratorium nie ponosi odpowiedzialności za pobór i transport próbek.

F_064 Edycja 2

OS.6341.19.2016

za potwierdzeniem odbioru

Załącznik 9 str 1/3

DECYZJA

Na podstawie art. 37 p. 1, art. 122 ust. 1, p. 1, art. 123 ust. 2, art. 127 ust. 1, 2, 6, 7, art. 128, art. 131, art. 132, art. 135 pkt 2, art. 138 ust. 1, 139 ust. 4 art. 140 ust. 1 ustawy z dnia 18 lipca 2001 r. Prawo wodne (Dz.U. z 2015 r. poz. 469 ze zm.) i art. 104 ustawy z dnia 14 czerwca 1960 r. Kodeks postępowania administracyjnego (Dz.U. z 2016, poz. 23ze zm.) oraz zarządzenia nr 70/2015 Starosty Starogardzkiego w Starogardzie Gdańskim z dnia 17 listopada 2015 r. w sprawie upoważnień do wydawania decyzji administracyjnych, postanowień i zaświadczeń oraz ich podpisywania,

Starosta Starogardzki orzeka:

1. Udzielić Gminnemu Zakładowi Usług Komunalnych w Jabłowie (adres: ul. Szkolna 3, 83-211 Jabłowo) pozwolenia wodnoprawnego na szczególne korzystanie z wód w zakresie poboru wód podziemnych za pomocą dwóch studni zlokalizowanych na gminnym ujęciu wody w miejscowości Klonówka gmina Starogard Gdański, powiat starogardzki, województwo pomorskie:
 - studnia nr 1 (działka nr 85/21, obręb Klonówka, głębokość studni 144,5 m (kredowa) współrzędne geograficzne studni N: 53°58'05,2'', E: 18°38'40,0''), w ilości:
 - średnio dobowo w roku ($Q_{d\bar{s}r}$) – 64,0 m³/d,
 - maksymalnie godzinowo (Q_{hmax}) – 8,0 m³/h,
 - maksymalnie rocznie (Q_{max}) – 35 040 m³.
 - studnia nr 2 (działka nr 85/2, obręb Klonówka, głębokość studni 95,0 m (czwartorzędowa), współrzędne geograficzne studni N: 53°58'09,7'', E: 18°38'47,7''), w ilości:
 - średnio dobowo w roku ($Q_{d\bar{s}r}$) – 246,0 m³/d,
 - maksymalnie godzinowo (Q_{hmax}) – 18,1 m³/h,
 - maksymalnie rocznie (Q_{max}) – 134 685 m³.
- 1.1. Celem korzystania z wód jest szczególne korzystanie z wód tj. pobór wód podziemnych na cele socjalno – bytowe oraz gospodarcze mieszkańców wsi Klonówka, Zduny, Rywałd, Brzeźno Wielkie, Szpęgawsk.
2. Wygasić decyzję Starosty Starogardzkiego znak OS.6341.8.2012 z dnia 10 czerwca 2012 r. udzielającej Gminnemu Zakładowi Usług Komunalnych (adres: ul. Szkolna 3, 83-211 Jabłowo), pozwolenia wodnoprawnego na szczególne korzystanie z wód w zakresie poboru wód podziemnych z utworów czwartorzędowych z ujęcia wody podziemnej w Klonówce (studnia nr 2) w ilości:
 - średnio dobowo w roku ($Q_{d\bar{s}r}$) - 42,0 m³/d,
 - maksymalnie godzinowo (Q_{hmax}) - 18,0 m³/h,
 - maksymalnie rocznie (Q_{max}) - 17200 m³.
3. Niezbędność pozostawienia urządzeń wodnych (studni) i innych obiektów, które były użytkowane na podstawie wygaszanego pozwolenia.
4. Ustala się termin ważności pozwolenia określonego w p. 1 na okres 20 lat tj. do dnia 26 maja 2036 roku.
5. Zobowiązuje się stroną do:
 - a) prowadzenia rejestru zużycia wody (raz na pół roku) na podstawie wskazań wodomierzy osobno dla każdej ze studni;
 - b) prowadzenia pomiarów wydajności studni nr 1 i nr 2 oraz położenia zwierciadła wody w terminach: 10÷20 stycznia, 10÷20 kwietnia, 10÷20 lipca i 10÷20 października każdego roku i zapisania wyników w książce eksploatacji studni;
 - c) wykonania badań jakości wody raz w roku osobno dla każdej ze studni (zalecany zakres badań: mętność, barwa, zapach, odczyn, twardość, zasadowość, amoniak, azotyny, azotany, chlorki, siarczany, żelazo, mangan, fluorki, sól, potas, utlenialność, przewodność);
 - d) zagospodarowania powierzchni zieleni;
 - e) prawidłowej eksploatacji i utrzymania urządzeń w należyтым stanie technicznym.

Pozwolenie wodnoprawne nie rodzi praw do nieruchomości i urządzeń wodnych koniecznych do jego realizacji oraz nie narusza prawa własności i uprawnień osób trzecich przysługujących wobec tych nieruchomości i urządzeń.

Niniejsza decyzja została przygotowana na podstawie danych przedstawionych w „Operacie wodnoprawnym - modernizacja stacji wodociągowej w Klonówce, gmina Starogard Gdański” wykonanym przez Panią Alinę Sudak, Inżyniera Wodno – Ściekowa HYDROWAY Alina Sudak, ul. Zaruskiego 20, 80-299 Gdańsk w marcu 2016 r.

U Z A S A D N I E N I E

W związku z wykonaniem odcinka wodociągu łączącego sieć wodociągową z miejscowości Klonówka z siecią wodociągową w miejscowości Rywałd i podłączeniem do ujęcia wody w Klonówce miejscowości: Zduny, Brzeźno Wielkie, Rywałd i Szpęgawsk wystąpiła konieczność włączenia do eksploatacji na ujęciu w Klonówce studni nr 1 (działka nr 85/21) wcześniej nieeksploatowanej. W związku z powyższym Gminny Zakład Usług Komunalnych w Jabłowie (adres: ul. Szkolna 3, 83-211 Jabłowo) wystąpił z wnioskiem do Starosty Starogardzkiego w sprawie udzielenia pozwolenia wodnoprawnego na szczególne korzystanie z wód w zakresie poboru wód podziemnych za pomocą dwóch studni zlokalizowanych na gminnym ujęciu wody w miejscowości Klonówka (studnia nr 1 - działka nr 85/21, studnia nr 2 – działka nr 85/2) oraz wygaszenie posiadanej decyzji Starosty Starogardzkiego znak OS.6341.8.2012 z dnia 10 czerwca 2012 r. udzielającej Gminnemu Zakładowi Usług Komunalnych (adres: ul. Szkolna 3, 83-211 Jabłowo) pozwolenia wodnoprawnego na szczególne korzystanie z wód w zakresie poboru wód podziemnych z utworów czwartorzędowych z ujęcia wody podziemnej w Klonówce (studnia nr 2). Do wniosku załączono „Operat wodnoprawny – modernizacja stacji wodociągowej w Klonówce, gmina Starogard Gdański” wykonany przez Panią Alinę Sudak, Inżyniera Wodno – Ściekowa HYDROWAY Alina Sudak, (adres: ul. Zaruskiego 20, 80-299 Gdańsk) oraz „Opinię hydrogeologiczną dotyczącą aktualnych parametrów eksploatacyjnych studni nr 1 ujmującej kredowy poziom wodonośny na terenie wiejskiego ujęcia wód podziemnych w Klonówce gmina Starogard Gdański” wykonaną przez Pana Romana Orłowskiego (adres: ul. Reformacka 25c/7, 80-808 Gdańsk).

Ujęcie gminne w Klonówce jest eksploatowane w ramach zasobów eksploatacyjnych wód podziemnych w kategorii „C” (przeklasyfikowane na zasoby dyspozycyjne), które były ustalone w „Syntezie regionalnych opracowań hydrogeologicznych wykonanych na obszarze zlewni rzek Wierzycy i górnej Wdy w okresie od 1985 do 1991 roku” (Przedsiębiorstwo Geologiczne w Warszawie, 1993), w ilości:

- z utworów czwartorzędowych - 6264 m³/h,
- z utworów trzeciorzędowo-kredowych - 1385 m³/h,
- w tym zasoby eksploatacyjne:
- w obszarach zasobowych: Pelplin i Gniew, o powierzchni 170 km², w ilości 638 m³/h z piętra trzeciorzędowo-kredowego,
- w obszarach zasobowych: Kościerzyna, Skarszewy, Starogard Gdański, Skórcz, o powierzchni 746 km², w ilości 4028 m³/h z piętra czwartorzędowego.

Zasoby dyspozycyjne tego rejonu zostały ponownie ustalone w „Dokumentacji hydrogeologicznej ustalającej zasoby dyspozycyjne wód podziemnych zlewni Wierzycy wraz z obszarami bezpośrednich lewostronnych zlewni Wisły na odcinku od ujścia Mąrawy po Wodowskazy w Tczewie”, przyjętej przez Ministra Środowiska zawiadomieniem znak DGiKGhg-4731-25/6811/58199/10/MJ z 3 grudnia 2010 roku. Wydajność eksploatacyjna otworu nr 1 i zasoby eksploatacyjne ujęcia z utworów kredowych wynoszą Q=8,07 m³/h przy depresji S= 10,69 m zatwierdzone decyzją z dnia 03.06.1966 r., znak GW-V-E/2124-764/66.

Ujęcie wody położone jest poza obszarami objętymi przestrzennymi lub punktowymi formami ochrony przyrody i krajobrazu.

Przedmiotowe ujęcie wody zlokalizowane jest w regionie wodnym Dolnej Wisły w obrębie jednolitych części wód podziemnych - JCPWd 30 o kodzie PLGW240030. Zgodnie z informacjami Krajowego Zarządu Gospodarki wodnej stan ilościowy i chemiczny wód podziemnych – JCPWd 30 jest dobry, niezagrożony oraz w granicach jednolitych części wód powierzchniowych o kodzie PLRW20001929899: Wierzyca od Wietcisy do ujścia (scalona część wód powierzchniowych: DW1203, określonej jako silnie zmieniona część wód, w złym stanie, zagrożona. Zmiany hydromorficzne związane w dużej części z ochroną przeciwpowodziową, przewidywane


przesunięcie terminu osiągnięcia celu z powodu konieczności dodatkowych analiz oraz długości procesu inwestycyjnego, derogacje:4(4)-1.

Korzystanie z wód polegające na poborze wody podziemnej z ujęcia (studnia nr 1 i nr 2) w Klonówce nie narusza ustaleń wynikających z planu gospodarowania wodami na obszarze dorzecza Wisły zatwierdzonego przez Prezesa Rady Ministrów w dniu 22 lutego 2011 r. (MP nr 49, poz. 549) ani warunków ustalonych w rozporządzeniu Nr 9/2014 Dyrektora Regionalnego Zarządu Gospodarki wodnej w Gdańsku z dnia 7 listopada 2014 r. w sprawie warunków korzystania z wód regionu wodnego Dolnej Wisły (Dziennik Urzędowy Województwa Pomorskiego z dnia 26 listopada 2014 r., poz. 4137) oraz pozostałych ustaleń i wymagań wynikających z art. 125 ustawy z dnia 18 lipca 2001 r. Prawo wodne (Dz. U. z 2015 r., poz. 469 ze zm.). Realizowana przez wnioskodawcę działalność polegająca na szczególnym korzystaniu z wód w zakresie poboru wody podziemnej z ujęcia w Klonówce jest zgodna z działaniami przewidzianymi w planie gospodarowania wodami i nie narusza ustaleń warunków korzystania z wód regionu wodnego.

Zawiadomieniem znak OS.6341.19.2016 z dnia 19 maja 2016 roku. Starosta Starogardzki zawiadomił strony postępowania oraz podał do publicznej wiadomości informację o wszczęciu postępowania. W określonym w zawiadomieniu terminie strony nie wniosły uwag ani sprzeciwu do planowanego zamierzenia.

W związku z powyższym orzeczono jak w osnowie.

Od decyzji niniejszej służy Stronom odwołanie do Dyrektora Regionalnego Zarządu Gospodarki Wodnej w Gdańsku, ul. Ks. Rogaczewskiego 9/19 za pośrednictwem Starosty Starogardzkiego w terminie 14 dni od dnia jej doręczenia.

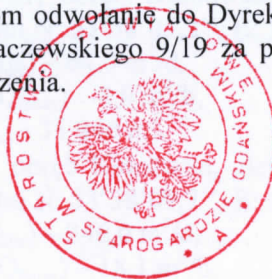

Z up. Starosty

Jerzy Komorowski
Naczelnik Wydziału Ochrony
Środowiska i Rolnictwa

Otrzymują:

1. Gminny Zakład Usług Komunalnych, ul. Szkolna 3, 83-211 Jabłowo,
2. Wójt Gminy Starogard Gdański, ul. Sikorskiego 9, 83-200 Starogard Gdański,
3. Agencja Nieruchomości Rolnych Gospodarstwo Nadzoru i Administrowania Zasobem w Skarszewach, ul. Starogardzka 11, 83-250 Skarszewy,
4. Pełnomocnik Prezesa Krajowego Zarządu Gospodarki Wodnej, ul. Rogaczewskiego 9/19, 80-804 Gdańsk,
5. Starosta Starogardzki - aa.

Wniośno 27.05.2016r.

6.10.2016

Zgodnie z § 5 ust. 1 rozporządzenia Ministra Finansów z dnia 15 maja 2015 r. w sprawie zapłaty opłaty skarbowej (Dz.U. z 2015 r., poz. 783 ze zm.) potwierdza się dokonanie zapłaty opłaty skarbowej w wysokości 434 zł na podstawie ust. 24 cz. III i 10 zł. na podstawie ust. 53 cz.I załącznika do ustawy z dnia 16 listopada 2006 r. o opłacie skarbowej (Dz. U. z 2015 r., poz. 783 ze zm.) Grażyna Klasa – inspektor WOŚ i R.

G. Klasa

MAPA DO CELÓW PROJEKTOWYCH
aktualna pod względem syt.-wys. i uzbrojenia
podziemnego terenu na dzień 25.06.2015 r.
SKALA 1 : 500

Gmina: Starogard Gdański
Obręb: Klonówka
Działka: 85/21

Opracował:

Km.: 6.212.26.12.3.4

Dnia: 01.07.2015 r.

KERG; GG-II.6640.1641.2015

Zakres opracowania mapy:

UWAGA: Nie wyklucza się istnienia urządzeń podziemnych nie zgłoszonych do inwentaryzacji, o których brak jest danych w branżach.

Mapa została wykonana bez ustalenia obciążeń służebnościami gruntowymi.

Poświadczam, że niniejszy dokument został opracowany w wyniku prac geodezyjnych i kartograficznych, których rezultaty zawiera operat techniczny wpisany do ewidencji materiałów państwowego zasobu geodezyjnego i kartograficznego	
Organ prowadzący państwowy zasób geodezyjny i kartograficzny	Starosta Starogardzki
Identyfikator ewidencyjny materiału zasobu - operatu technicznego	P 2213.2015. 1534
Data wpisania operatu technicznego do ewidencji materiałów zasobu	2015. 07.04
Imię, nazwisko i podpis osoby reprezentującej organ	KIEROWNIK REFERATU Powiatowego Ośrodka Dokumentacji Geodezyjnej i Kartograficznej

Wiesław Walaszewski


ZESPÓŁ UZGADNIANIA DOKUMENTACJI
w Starogardzie Gdańskim

W granicach opracowania mapy nie występują projektowane urządzenia uzgodnione w ZUD.


Starogard, Gd. dn. 04.07.2015r.
GG-II.6640.1641.2015

Legenda:


- Istniejący budynek podlegający termomodernizacji 78 m²
- Istniejące wejścia do budynku
- Istniejące tereny zielone 977 m²
- Istniejące utwardzenia betonowe 2 m²
- Istniejący dojazd do działki
- Istniejące ogrodzenie
- Istniejący zbiornik wody 156 m²
- Projektowany zbiornik wyrównawczy naziemny pionowy stalowy o pojemności 75m³
- Projektowa opaska wokół zbiornika z kostki betonowej 5m²
- Projektowany przewód wodociagowy
- Prawdopodobny przebieg istniejącego przewodu wodociagowego
- Projektowany przewód kanalizacyjny oraz przelew i spust ze zbiornika
- Projektowana studnia kanalizacyjna
- Likwidacja wodociągu
- Lokalizacja ZK+TL, ZK+TL wg opracowania ENERGA
- Projektowane kable energetyczne

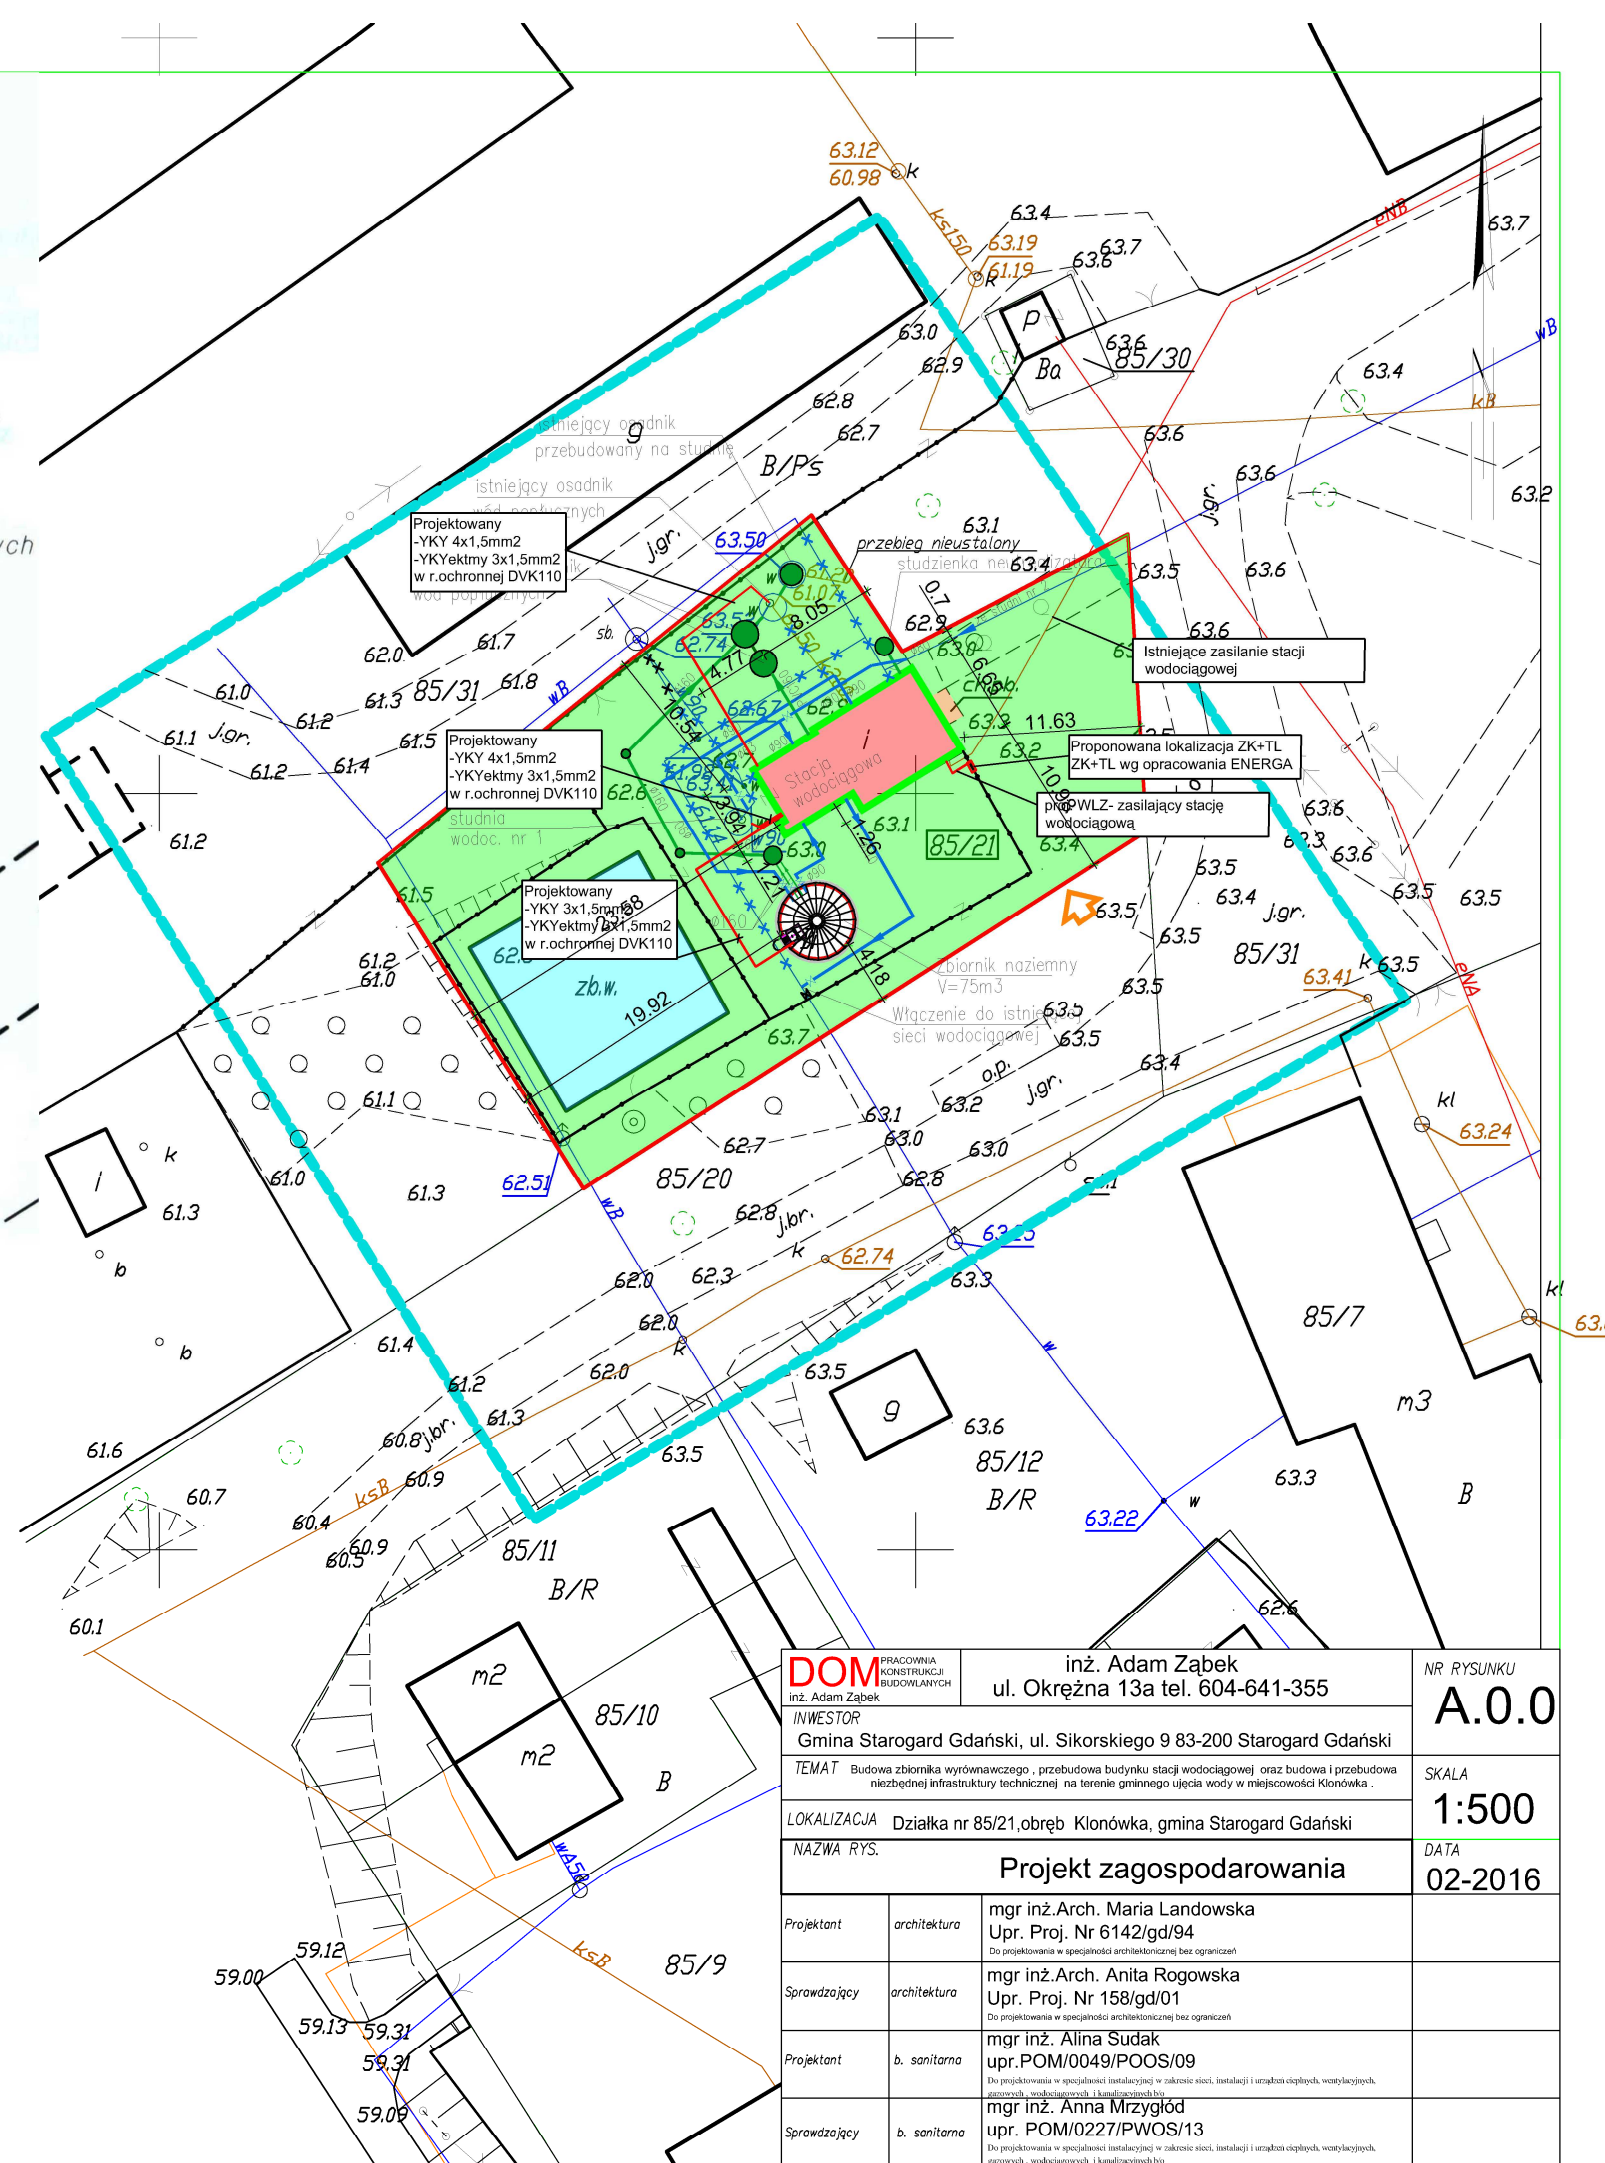



DOM PRACOWNIA KONSTRUKCJI BUDOWLANYCH inż. Adam Zabek		inż. Adam Zabek ul. Okrężna 13a tel. 604-641-355	NR RYSUNKU A.0.0
INWESTOR Gmina Starogard Gdański, ul. Sikorskiego 9 83-200 Starogard Gdański			SKALA 1:500
TEMAT Budowa zbiornika wyrównawczego, przebudowa budynku stacji wodociągowej oraz budowa i przebudowa niezbędnej infrastruktury technicznej na terenie gminnego ujęcia wody w miejscowości Klonówka.			DATA 02-2016
LOKALIZACJA Działka nr 85/21, obręb Klonówka, gmina Starogard Gdański			
NAZWA RYS. Projekt zagospodarowania			
Projektant	architektura	mgr inż. Arch. Maria Landowska Upr. Proj. Nr 6142/gd/94 Do projektowania w specjalności architektonicznej bez ograniczeń	
Sprawdzający	architektura	mgr inż. Arch. Anita Rogowska Upr. Proj. Nr 158/gd/01 Do projektowania w specjalności architektonicznej bez ograniczeń	
Projektant	b. sanitarna	mgr inż. Alina Sudak upr. POM/0049/POOS/09 Do projektowania w specjalności instalacyjnej w zakresie sieci, instalacji i urządzeń ciepłych, wentylacyjnych, gazowych, wodociagowych i kanalizacyjnych	
Sprawdzający	b. sanitarna	mgr inż. Anna Mrzygłód upr. POM/0227/PWOS/13 Do projektowania w specjalności instalacyjnej w zakresie sieci, instalacji i urządzeń ciepłych, wentylacyjnych, gazowych, wodociagowych i kanalizacyjnych	

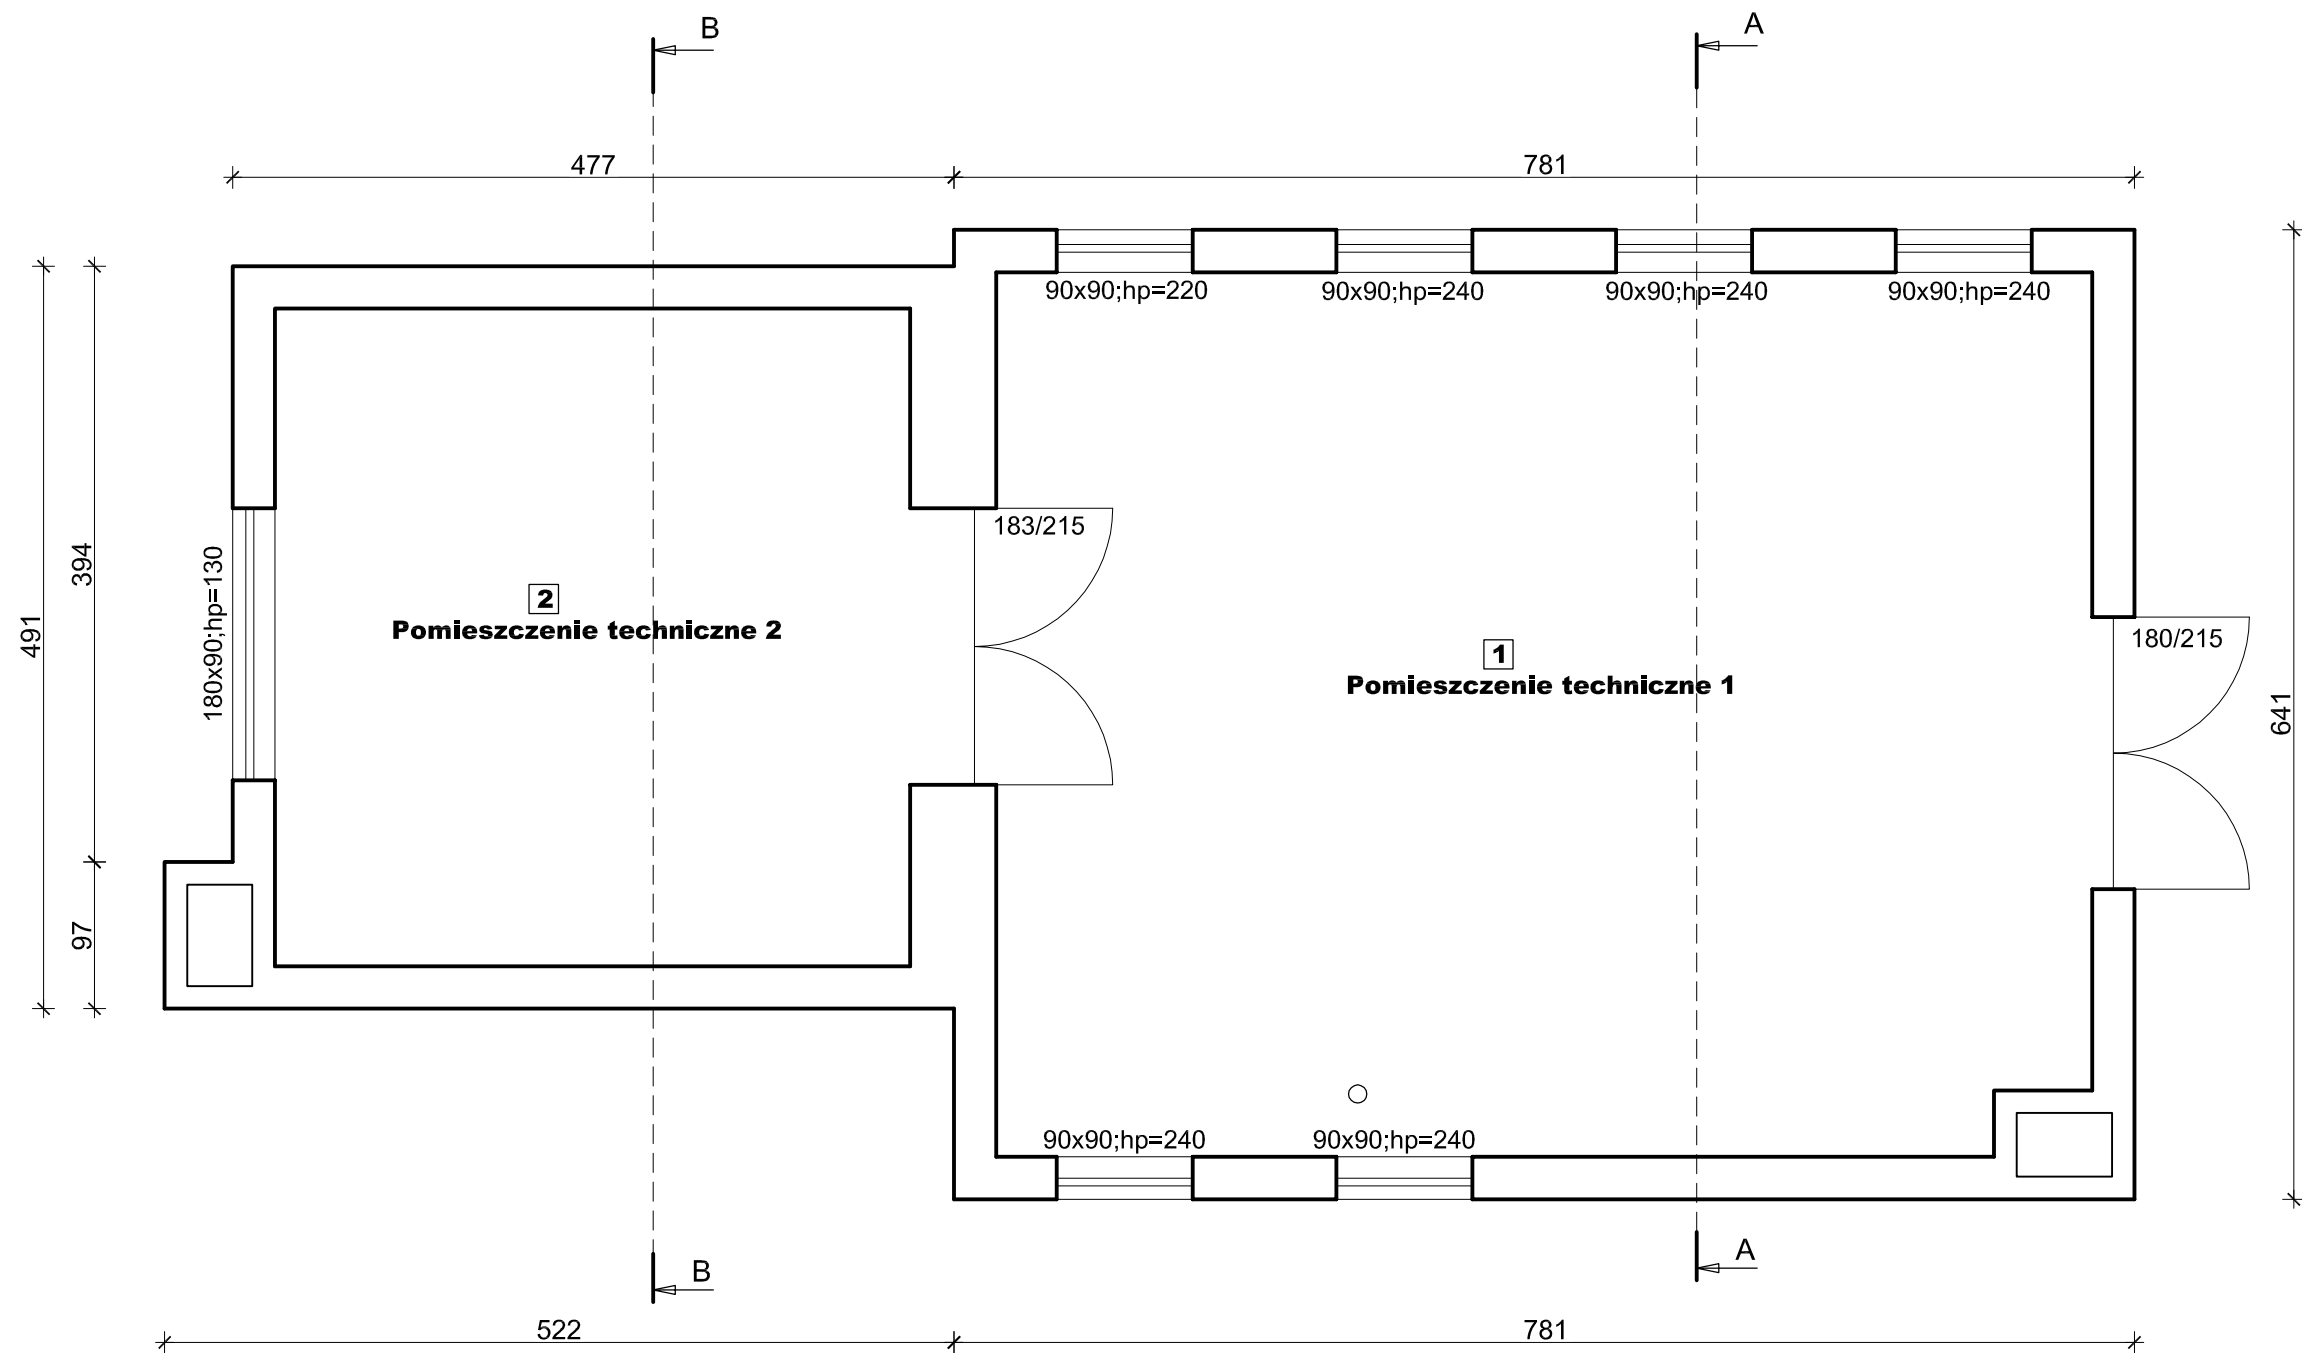

DOM PRACOWNIA KONSTRUKCJI BUDOWLANYCH inż. Adam Ząbek	inż. Adam Ząbek ul. Okrężna 13a tel. 604-641-355		NR RYSUNKU 1.1.0
	INWESTOR Gmina Starogard Gdański, ul. Sikorskiego 9 83-200 Starogard Gdański		SKALA 1:50
	TEMAT Budowa zbiornika wyrównawczego, przebudowa budynku stacji wodociągowej oraz budowa i przebudowa niezbędnej infrastruktury technicznej na terenie gminnego ujęcia wody w miejscowości Klonówka .		
	LOKALIZACJA Działka nr 85/21,obręb Klonówka, gmina Starogard Gdański		
	NAZWA RYS. Rzut parteru - inwentaryzacja		DATA 03-2016
Projektant		inż. Adam Ząbek Upr. Proj. Nr POM/0214/POOK/04 Do projektowania w specjalności konstrukcyjno-budowlanej bez ograniczeń	

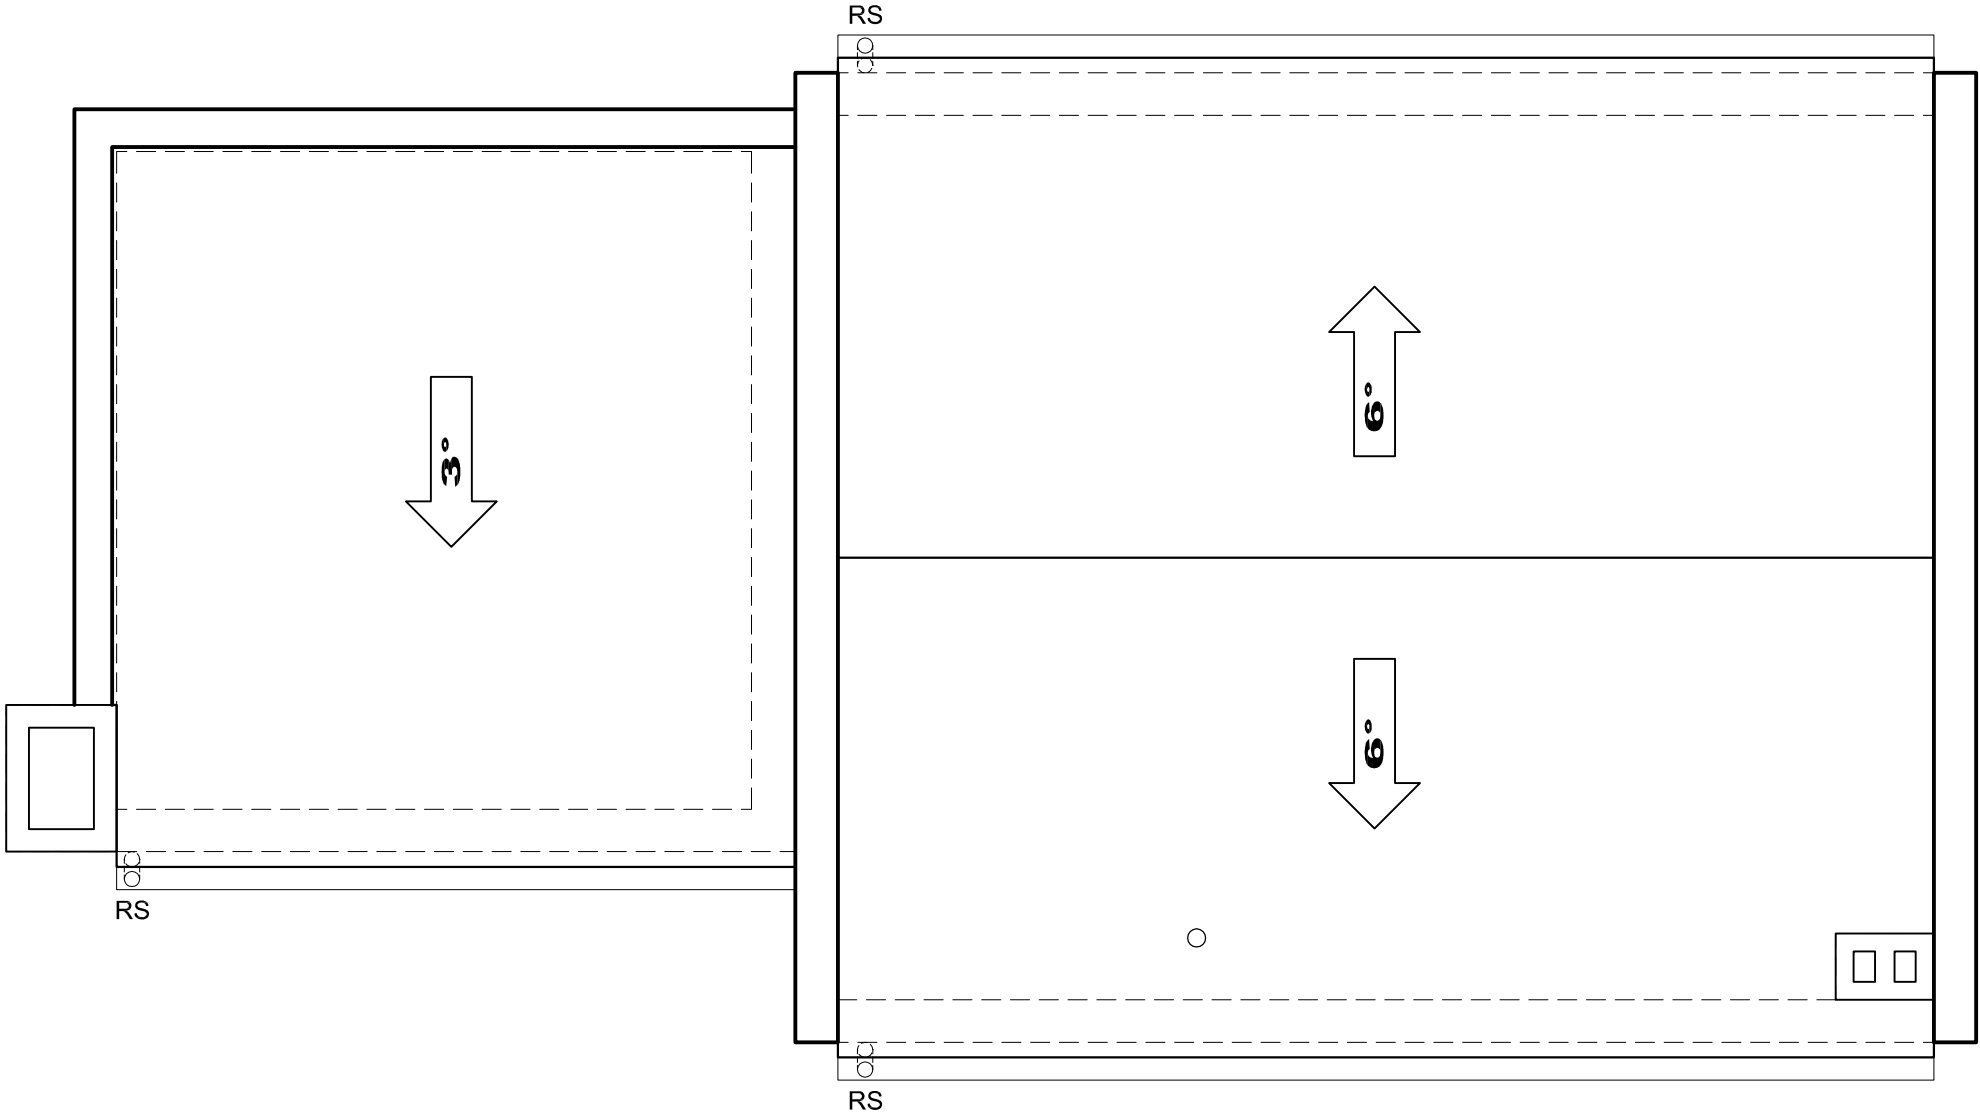

DOM PRACOWNIA KONSTRUKCJI BUDOWLANYCH inż. Adam Ząbek		inż. Adam Ząbek ul. Okrężna 13a tel. 604-641-355		NR RYSUNKU 1.2.0
INWESTOR Gmina Starogard Gdański, ul. Sikorskiego 9 83-200 Starogard Gdański		TEMAT Budowa zbiornika wyrównawczego , przebudowa budynku stacji wodociągowej oraz budowa i przebudowa niezbędnej infrastruktury technicznej na terenie gminnego ujęcia wody w miejscowości Klonówka .		SKALA 1:50
LOKALIZACJA Działka nr 85/21,obręb Klonówka, gmina Starogard Gdański		NAZWA RYS. Rzut dachu - inwentaryzacja		DATA 03-2016
Projektant		inż. Adam Ząbek Upr. Proj. Nr POM/0214/POOK/04 Do projektowania w specjalności konstrukcyjno-budowlanej, bez ograniczeń		

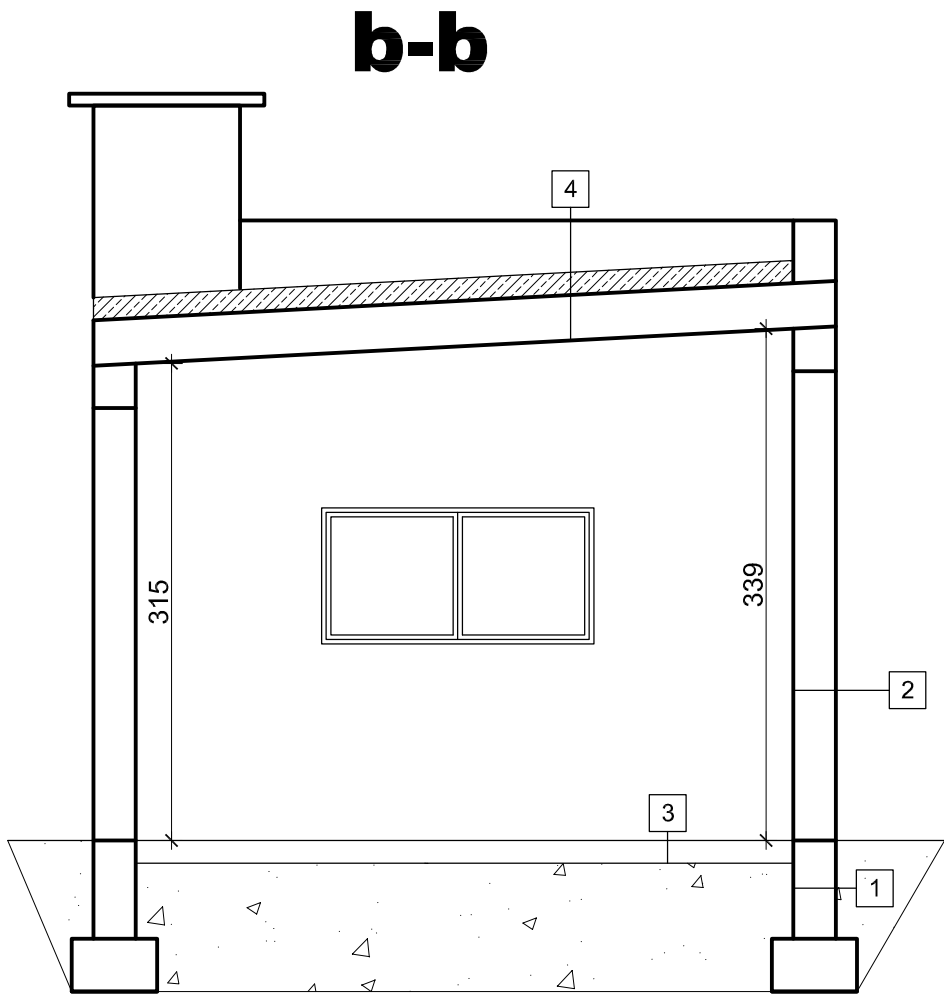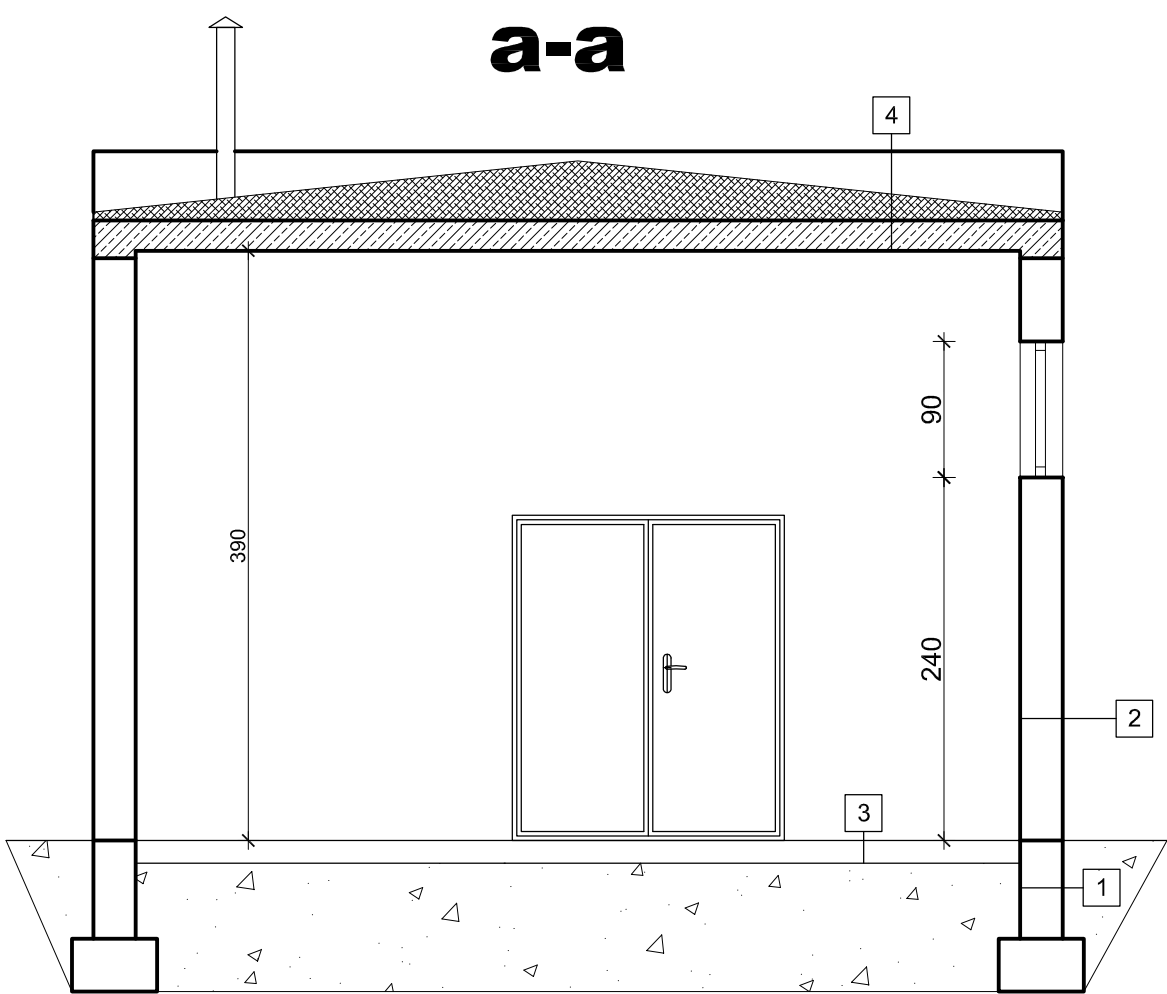


- 1.ŚCIANA FUNDAMENTOWA
-błoczki betonowe gr. 24cm
- 2.ŚCIANA ZEWNĘTRZNA
-tynk wewnętrzny
-błoczki gazobetonowe gr. 24+12cm
-tynk zewnętrzny

- 3.POSADZKA NA GRUNCIE
-wylewka betonowa gr.10cm
-izolacja przeciwwilgociowa - folia PE
-chudy beton gr 10cm
-podsypka żwirowa gr 20cm

- 4.STROPODACH
- papa termozgrzewalna
- wylewka betonowa gr. 6cm
- warstwa spadkowa
- strop żelbetowy
- tynk wewnętrzny


DOM PRACOWNIA KONSTRUKCJI BUDOWLANYCH inż. Adam Ząbek	inż. Adam Ząbek ul. Okrężna 13a tel. 604-641-355		NR RYSUNKU 1.3.0
	INWESTOR Gmina Starogard Gdański, ul. Sikorskiego 9 83-200 Starogard Gdański		
	TEMAT Budowa zbiornika wyrównawczego , przebudowa budynku stacji wodociągowej oraz budowa i przebudowa niezbędnej infrastruktury technicznej na terenie gminnego ujęcia wody w miejscowości Klonówka .		SKALA 1:50
	LOKALIZACJA Działka nr 85/21,obręb Klonówka, gmina Starogard Gdański		DATA 03-2016
	NAZWA RYS. Przekrój A-A i B-B - inwentaryzacja		
Projektant	inż. Adam Ząbek Upr. Proj. Nr POM/0214/POOK/04 Do projektowania w specjalności konstrukcyjno-budowlanej bez ograniczeń		

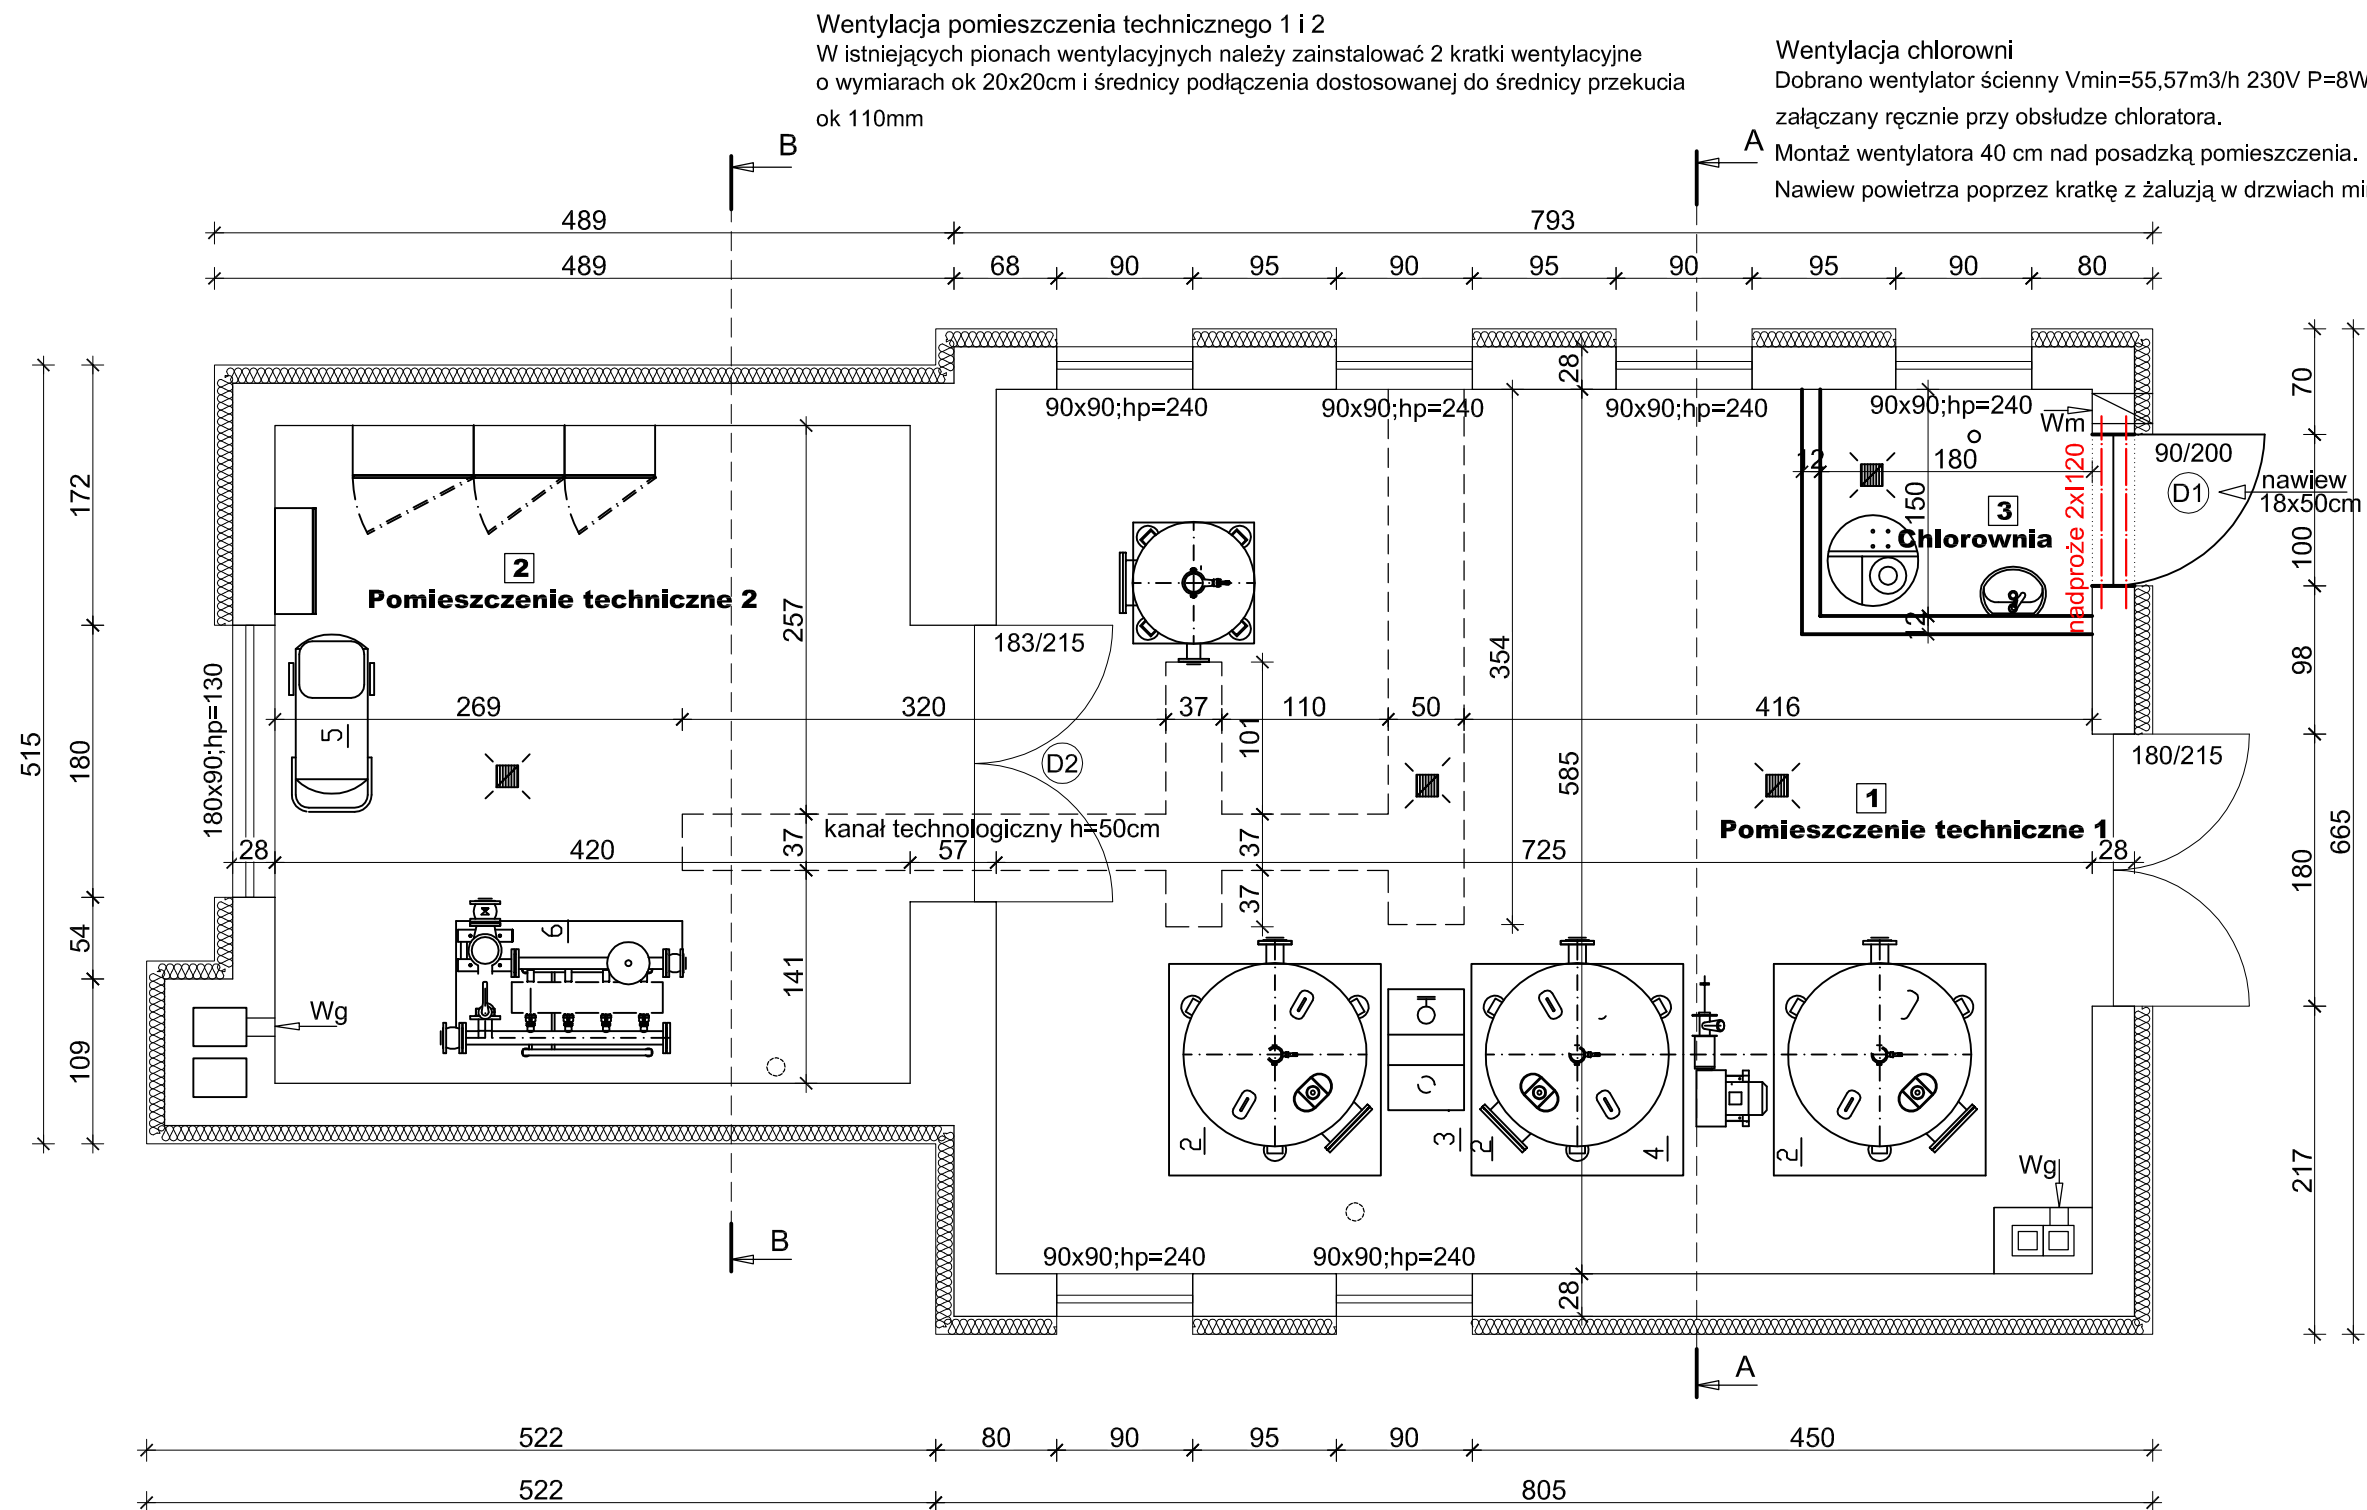



Zestawienie powierzchni parteru			
Nr pom.	Nazwa pomieszczenia	Powierzchnia użytkowa	Wykończenie
		m ²	
1	Pomieszczenie techniczne 1	39,02	gres
2	Pomieszczenie techniczne 2	18,27	gres
3	Chlorownia	2,70	gres
Razem		59,99	-

- ściany projektowane
- wykucia


DOM PRACOWNIA KONSTRUKCJI BUDOWLANYCH inż. Adam Ząbek		inż. Adam Ząbek ul. Okrężna 13a tel. 604-641-355	NR RYSUNKU A.1.0
INWESTOR Gmina Starogard Gdański, ul. Sikorskiego 9 83-200 Starogard Gdański			
TEMAT Budowa zbiornika wyrównawczego, przebudowa budynku stacji wodociągowej oraz budowa przebudowa niezbędnej infrastruktury technicznej na terenie gminnego ujęcia wody w miejscowości Klonówka.			SKALA 1:50
LOKALIZACJA Działka nr 85/21, obręb Klonówka, gmina Starogard Gdański			DATA 03-2016
NAZWA RYS. Rzut parteru			
Projektant	architektura	mgr inż. Arch. Maria Landowska Upr. Proj. Nr 6142/gd/94 Do projektowania w specjalności architektonicznej bez ograniczeń	
Sprawdzający	architektura	mgr inż. Arch. Anita Rogowska Upr. Proj. Nr 158/gd/01 Do projektowania w specjalności architektonicznej bez ograniczeń	

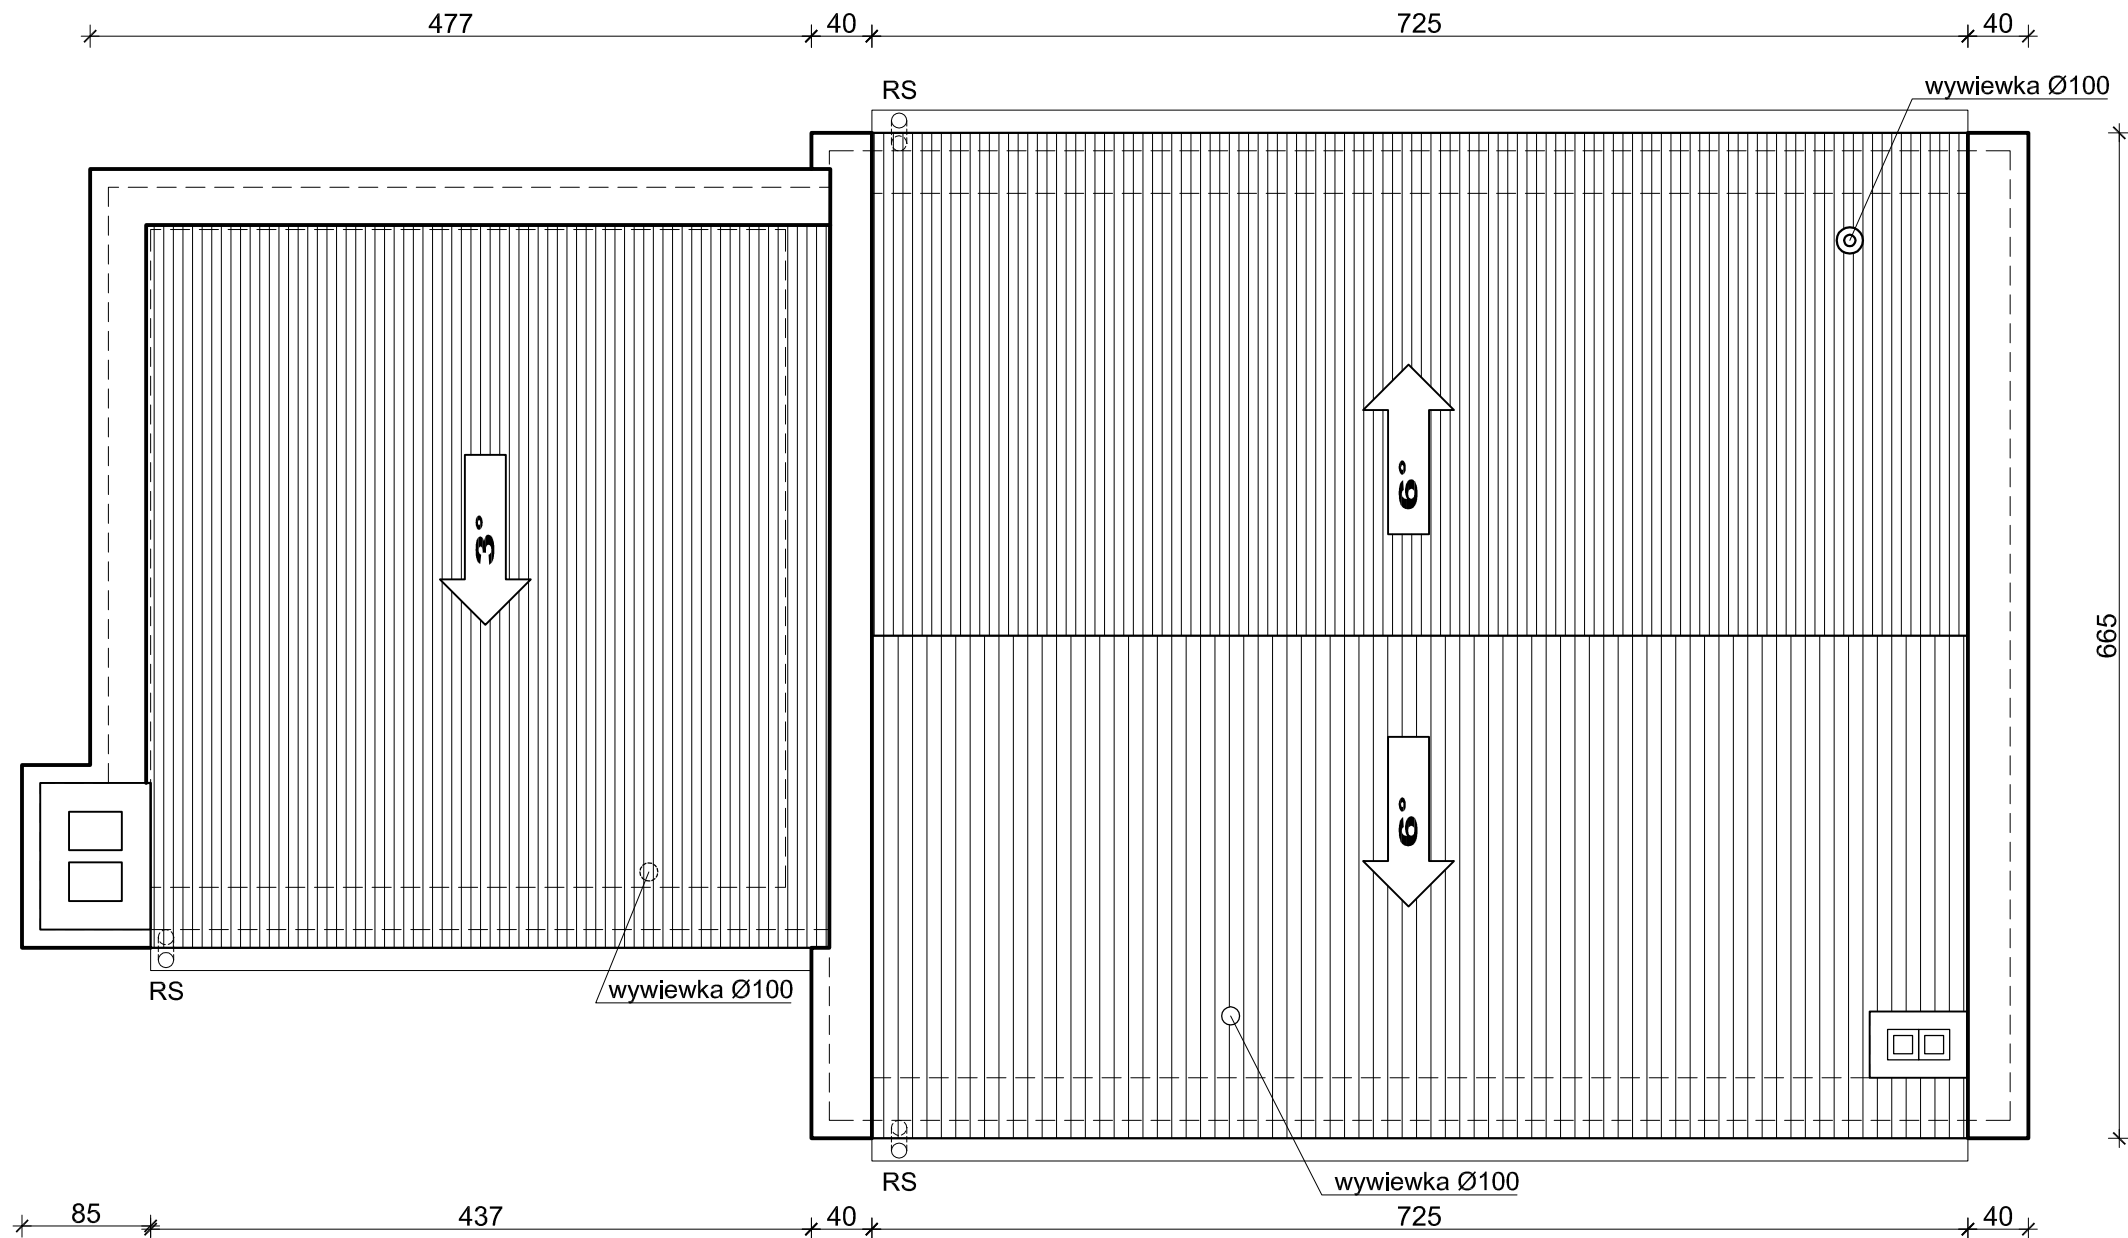

DOM PRACOWNIA KONSTRUKCJI BUDOWLANYCH inż. Adam Ząbek		inż. Adam Ząbek ul. Okrężna 13a tel. 604-641-355	NR RYSUNKU A.2.0
INWESTOR Gmina Starogard Gdański, ul. Sikorskiego 9 83-200 Starogard Gdański			
TEMAT Budowa zbiornika wyrównawczego, przebudowa budynku stacji wodociągowej oraz budowa i przebudowa niezbędnej infrastruktury technicznej na terenie gminnego ujęcia wody w miejscowości Klonówka.			SKALA 1:50
LOKALIZACJA Działka nr 85/21, obręb Klonówka, gmina Starogard Gdański			DATA 03-2016
NAZWA RYS. Rzut dachu			
Projektant	architektura	mgr inż. Arch. Maria Landowska Upr. Proj. Nr 6142/gd/94 Do projektowania w specjalności architektonicznej bez ograniczeń	
Sprawdzający	architektura	mgr inż. Arch. Anita Rogowska Upr. Proj. Nr 158/gd/01 Do projektowania w specjalności architektonicznej bez ograniczeń	

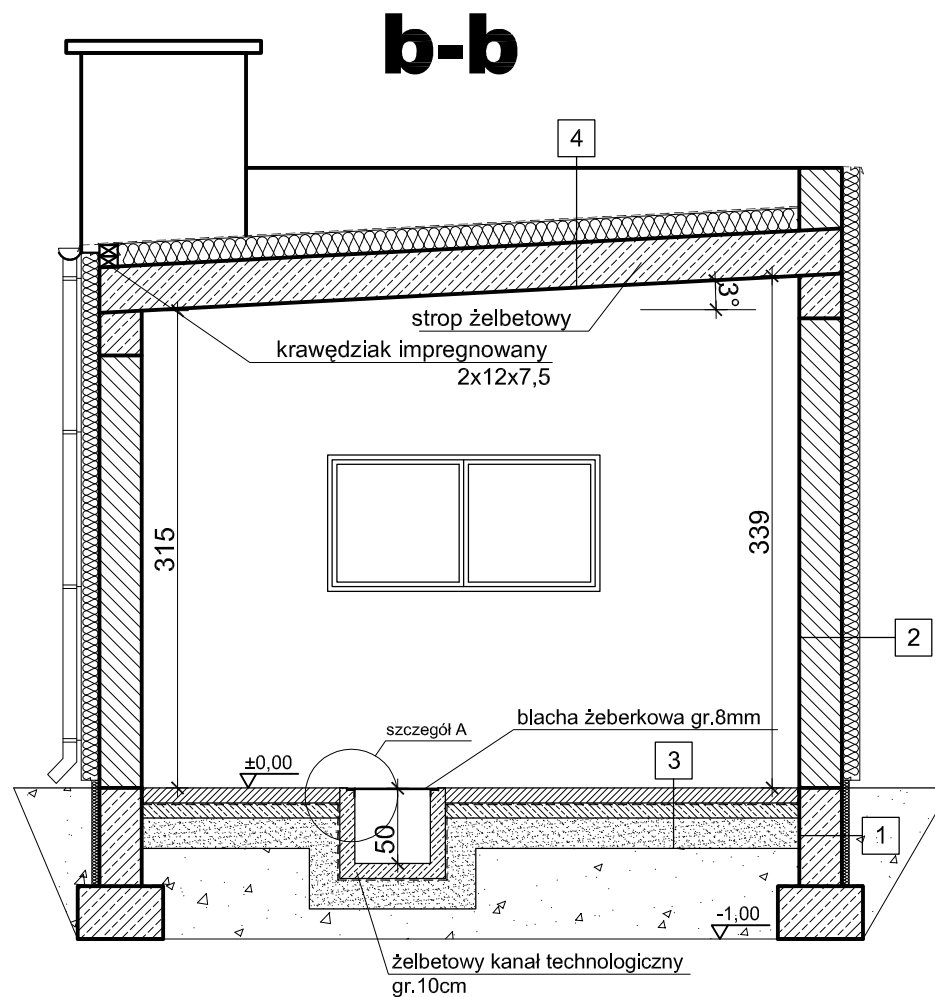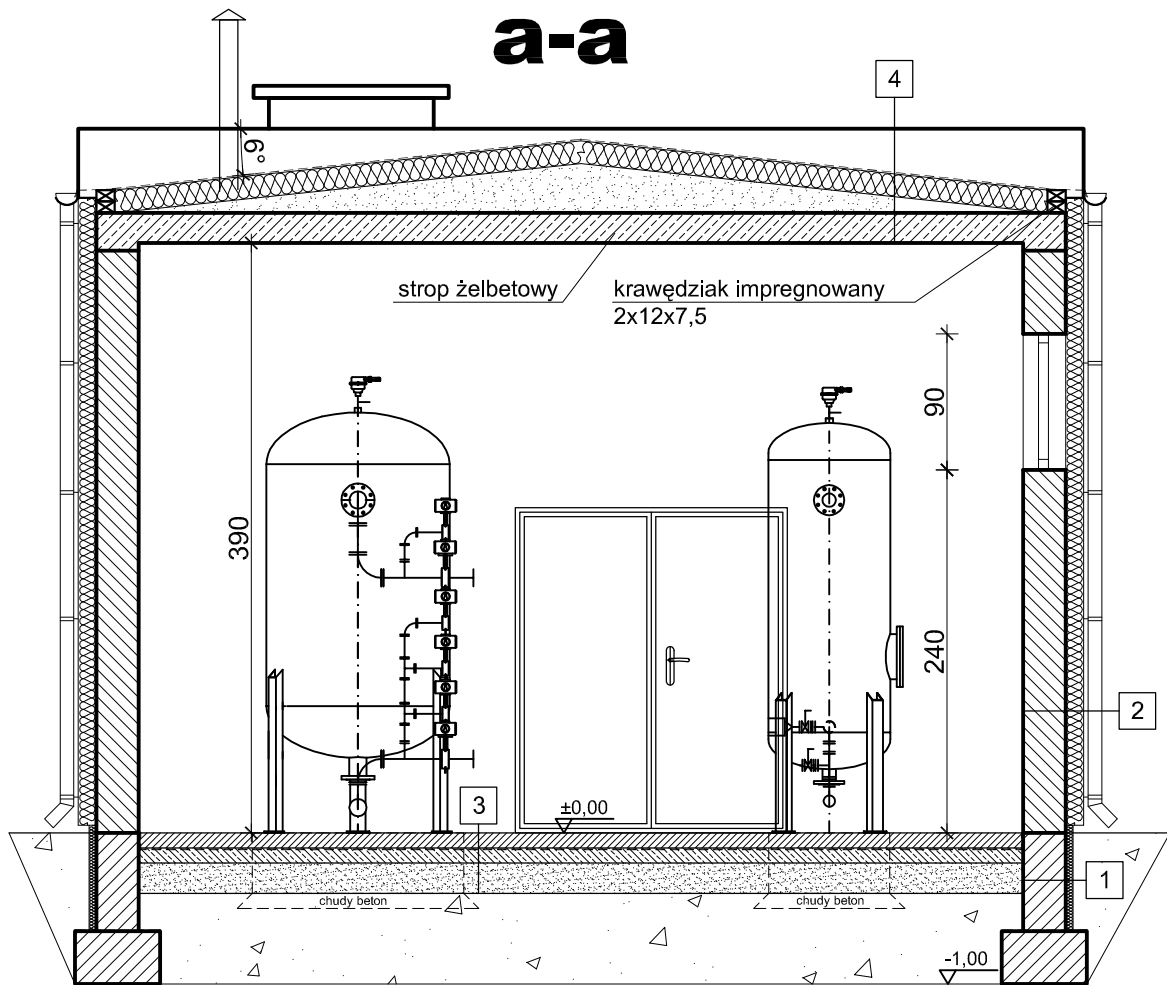


szczegół A skala 1:20
szczegół oparcia blachy na kanale

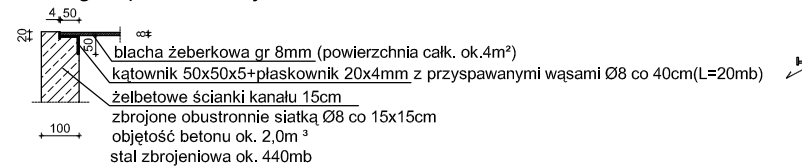


- 1.ŚCIANA FUNDAMENTOWA
 - bloczki betonowe gr. 24cm
 - rapówka
 - izolacja przeciwwilgociowa
 - styropian FS 20 lub polistyren ekstrudowany gr.5cm
 - folia kubełkowa
- 2.ŚCIANA ZEWNĘTRZNA
 - farba łatwozmywalna nienasiąkliwa
 - tynk wewnętrzny
 - bloczki gazobetonowe gr. 24cm
 - styropian EPS 70-040 gr.12cm
 - tynk mineralny
- 3.POSADZKA NA GRUNCIE
 - płytki gresowe z cokołem 10cm
 - wylewka betonowa ze spadkiem w kierunku kratki gr.10cm
 - izolacja przeciwwilgociowa - folia PE
 - chudy beton gr 10cm
 - podsypka żwirowa gr 20cm
- 4.STROPODACH
 - papa termozgrzewalna 1x
 - styropapa gr. 15cm
 - warstwa spadkowa -keramzyt
 - strop żelbetowy
 - tynk wewnętrzny

DOM PRACOWNIA inż. Adam Ząbek KONSTRUKCJI BUDOWLANYCH		inż. Adam Ząbek ul. Okrężna 13a tel. 604-641-355	NR RYSUNKU A.3.0
INWESTOR Gmina Starogard Gdański, ul. Sikorskiego 9 83-200 Starogard Gdański			
TEMAT Budowa zbiornika wyrównawczego, przebudowa budynku stacji wodociągowej oraz budowa przebudowa niezbędnej infrastruktury technicznej na terenie gminnego ujęcia wody w miejscowości Klonówka.			SKALA 1:50
LOKALIZACJA Działka nr 85/21, obręb Klonówka, gmina Starogard Gdański			DATA 03-2016
NAZWA RYS. Przekrój A-A i B-B			
Projektant	architektura	mgr inż. Arch. Maria Landowska Upr. Proj. Nr 6142/gd/94 Do projektowania w specjalności architektonicznej bez ograniczeń	
Sprawdzający	architektura	mgr inż. Arch. Anita Rogowska Upr. Proj. Nr 158/gd/01 Do projektowania w specjalności architektonicznej bez ograniczeń	

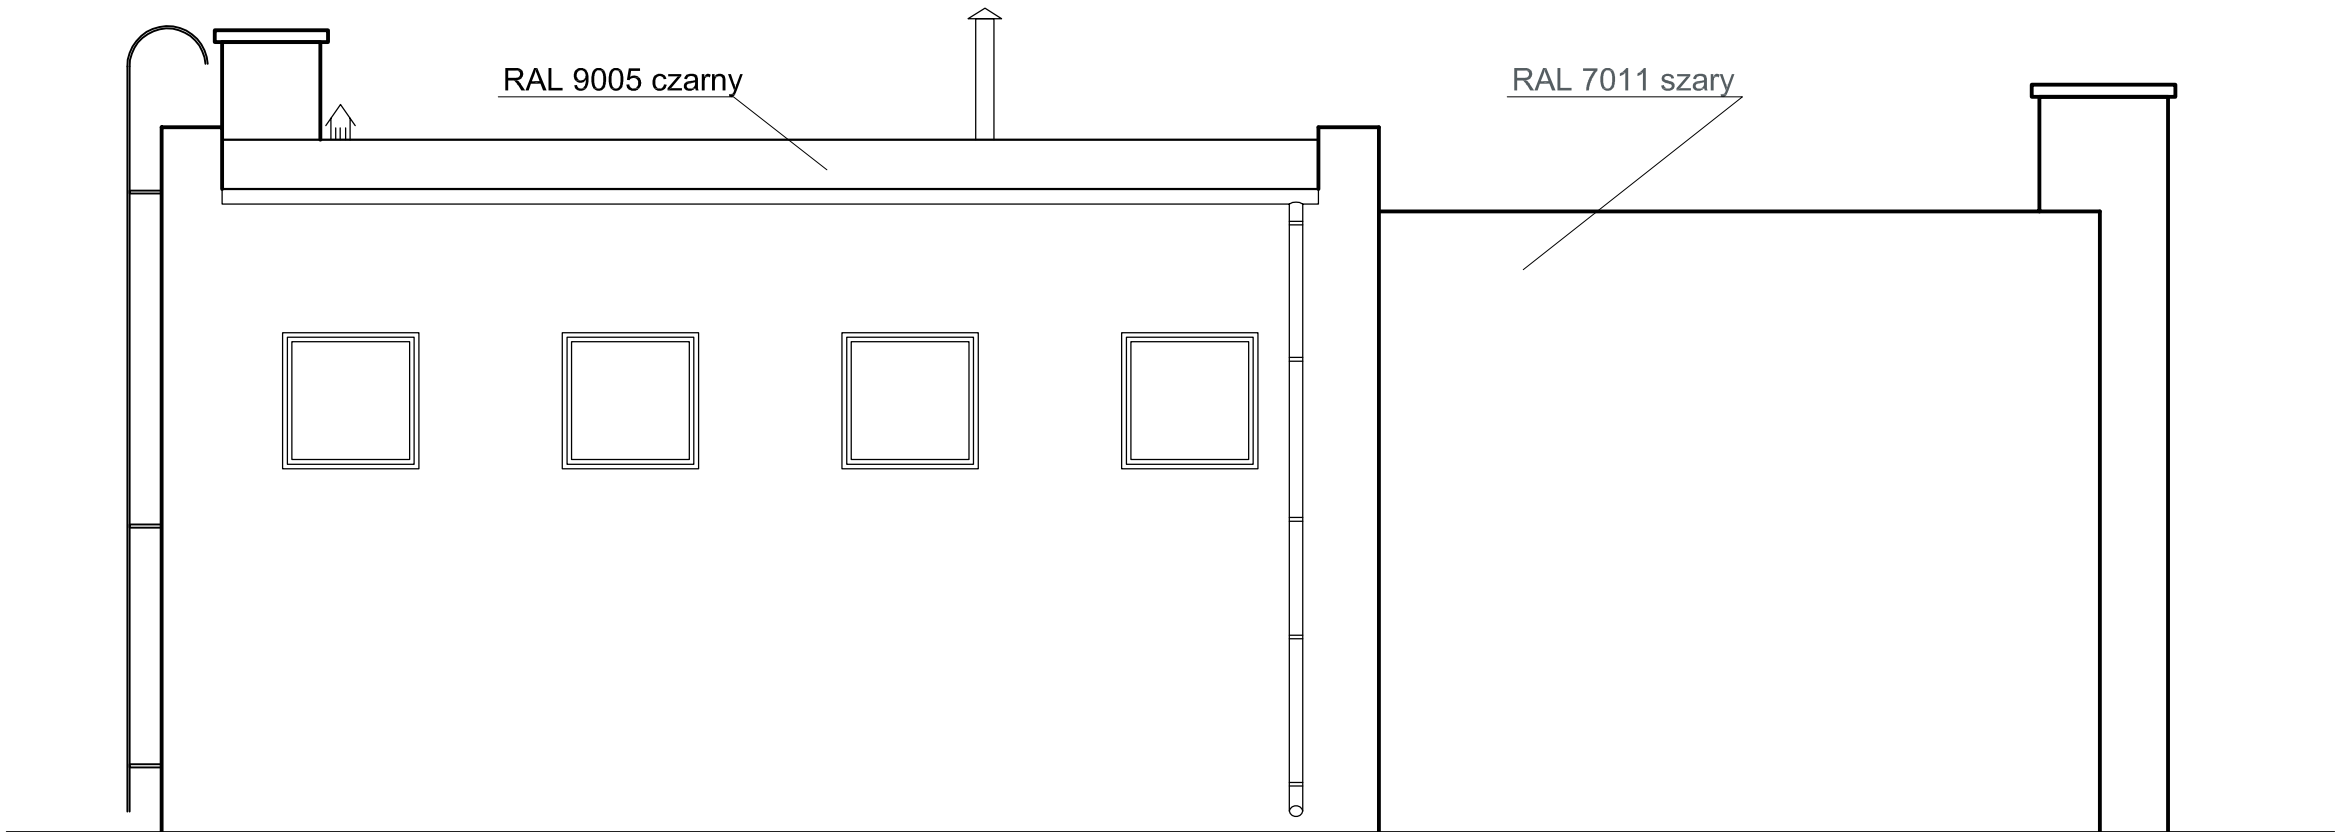


Elewacja północno-zachodnia

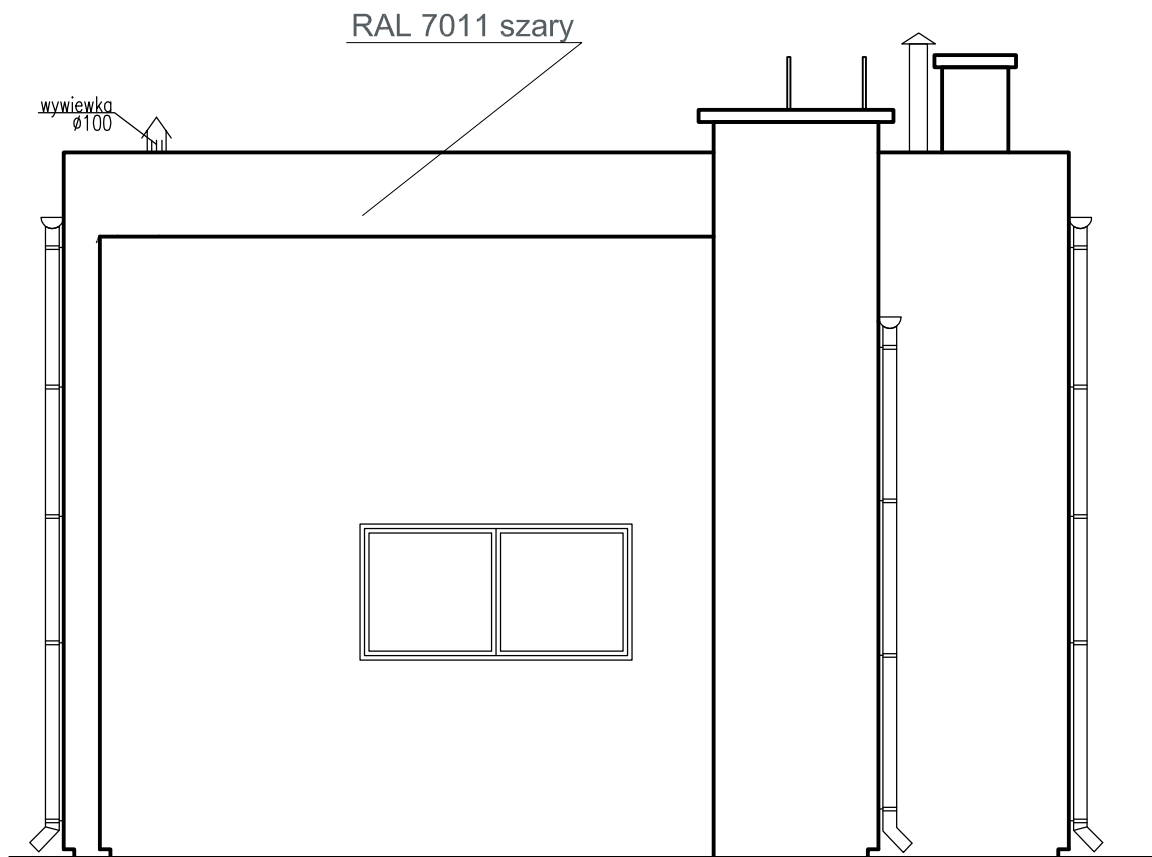


Elewacja zachodnio-południowa

DOM PRACOWNIA KONSTRUKCJI BUDOWLANYCH inż. Adam Ząbek		inż. Adam Ząbek ul. Okrężna 13a tel. 604-641-355		NR RYSUNKU A.4.0
INWESTOR Gmina Starogard Gdański, ul. Sikorskiego 9 83-200 Starogard Gdański		TEMAT Budowa zbiornika wyrównawczego , przebudowa budynku stacji wodociągowej oraz budowa i przebudowa niezbędnej infrastruktury technicznej na terenie gminnego ujęcia wody w miejscowości Klonówka .		SKALA 1:50
LOKALIZACJA Działka nr 85/21, obręb Klonówka, gmina Starogard Gdański		NAZWA RYS. Elewacje		DATA 03-2016
Projektant	architektura	mgr inż. Arch. Maria Landowska Upr. Proj. Nr 6142/gd/94 Do projektowania w specjalności architektonicznej bez ograniczeń		
Sprawdzający	architektura	mgr inż. Arch. Anita Rogowska Upr. Proj. Nr 158/gd/01 Do projektowania w specjalności architektonicznej bez ograniczeń		

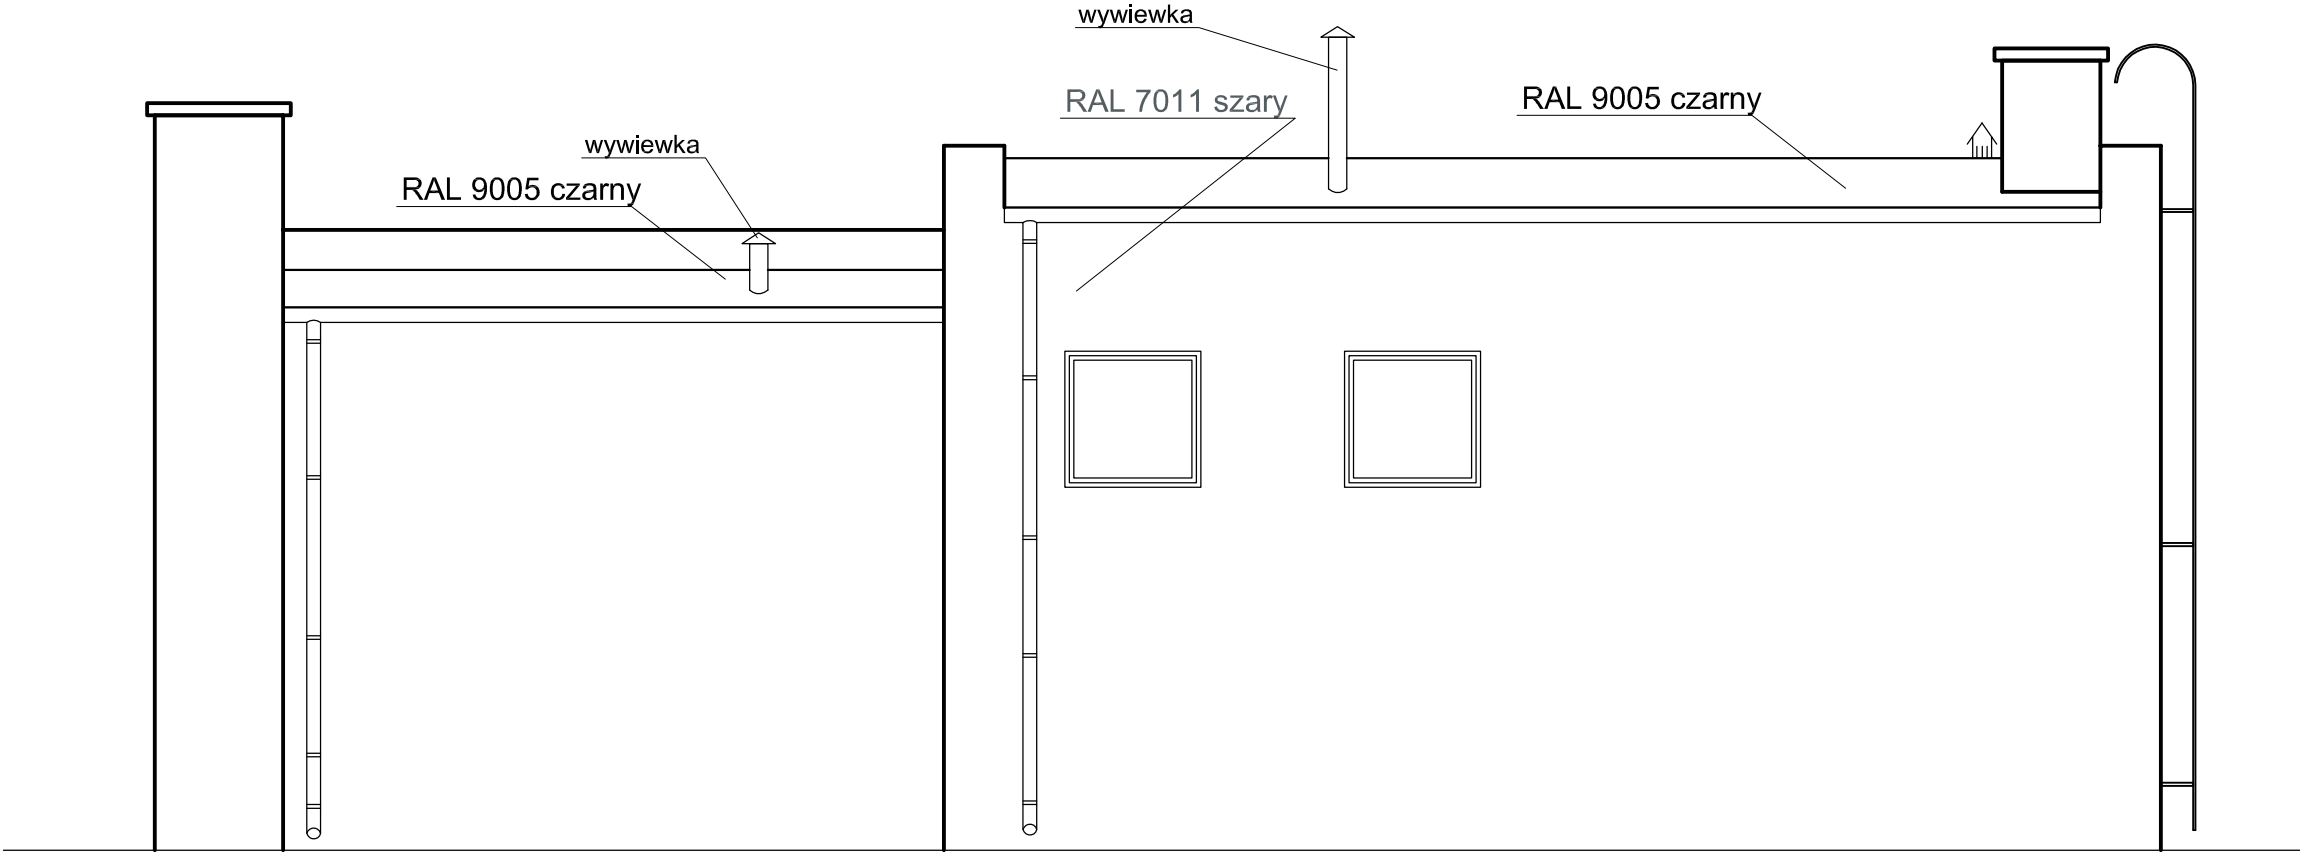



Elewacja południowo-wschodnia

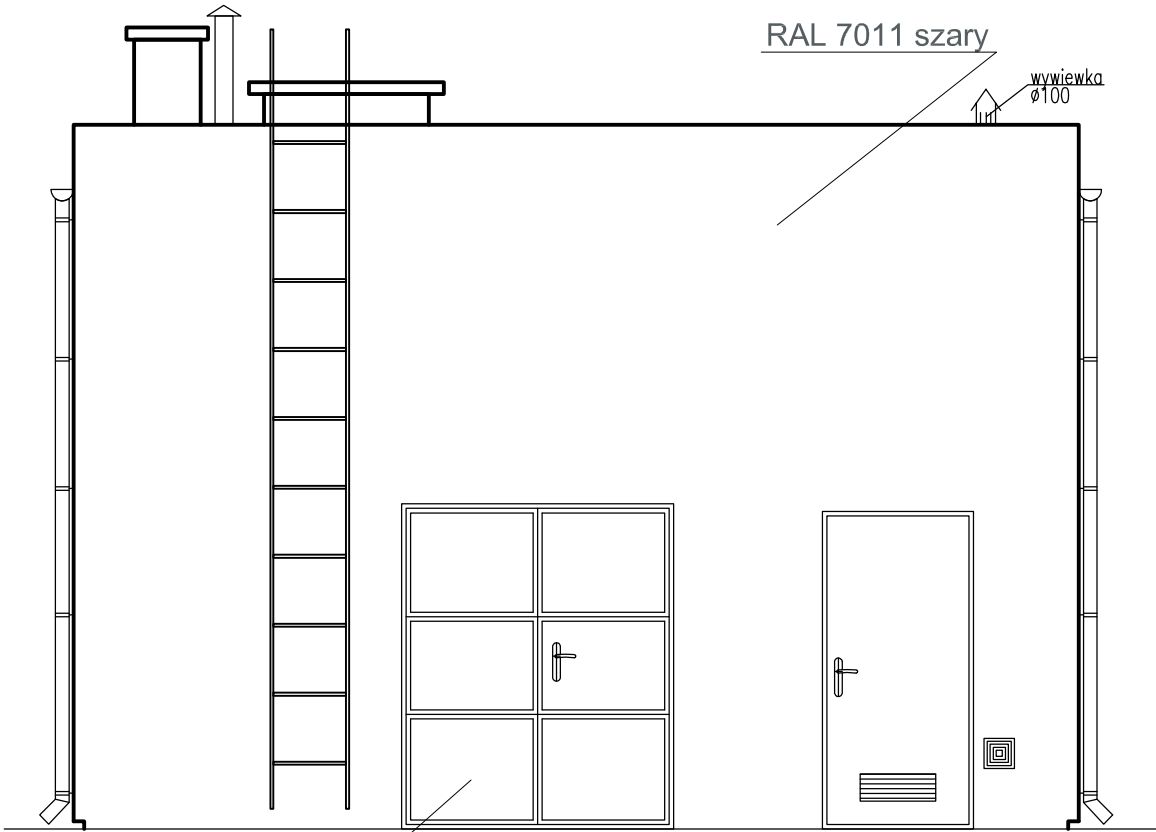


RAL 8016 brązowy

Elewacja wschodnio-północna

DOM PRACOWNIA KONSTRUKCJI BUDOWLANYCH inż. Adam Ząbek	inż. Adam Ząbek ul. Okrężna 13a tel. 604-641-355		NR RYSUNKU A.5.0
	INWESTOR Gmina Starogard Gdański, ul. Sikorskiego 9 83-200 Starogard Gdański		SKALA 1:50
	TEMAT Budowa zbiornika wyrównawczego, przebudowa budynku stacji wodociągowej oraz budowa i przebudowa niezbędnej infrastruktury technicznej na terenie gminnego ujęcia wody w miejscowości Klonówka.		
	LOKALIZACJA Działka nr 85/21, obręb Klonówka, gmina Starogard Gdański		DATA 03-2016
NAZWA RYS. Elewacje 1			
Projektant	architektura	mgr inż. Arch. Maria Landowska Upr. Proj. Nr 6142/gd/94 Do projektowania w specjalności architektonicznej bez ograniczeń	
Sprawdzający	architektura	mgr inż. Arch. Anita Rogowska Upr. Proj. Nr 158/gd/01 Do projektowania w specjalności architektonicznej bez ograniczeń	

 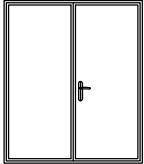Oznaczenie na rzucie		D1	D2
Rodzaj wyrobu		drzwi zewnętrzne	drzwi wewnętrzne
Widok od strony elewacji skala 1:100			
Wymiary w świetle ościeży [mm]	So	900	1830
	Ho	2000	2150
Odporność ogniowa			
Rodzaj szklenia			
Lewe / Prawe / Uchyl.		L	P
Liczba sztuk	Piwnica	-	-
	Parter	-	1
	Poddasze	-	-
	Razem L / P :	-	1
Razem:		1	1

DOM PRACOWNIA KONSTRUKCJI BUDOWLANYCH inż. Adam Ząbek		inż. Adam Ząbek ul. Okrężna 13a tel. 604-641-355	NR RYSUNKU A.6.0
INWESTOR Gmina Starogard Gdański, ul. Sikorskiego 9 83-200 Starogard Gdański			
TEMAT Budowa zbiornika wyrównawczego, przebudowa budynku stacji wodociągowej oraz budowa i przebudowa niezbędnej infrastruktury technicznej na terenie gminnego ujęcia wody w miejscowości Klonówka.			SKALA 1:100
LOKALIZACJA Działka nr 85/21, obręb Klonówka, gmina Starogard Gdański			DATA 03-2016
NAZWA RYS. Zestawienie stolarki			
Projektant	architektura	mgr inż. Arch. Maria Landowska Upr. Proj. Nr 6142/gd/94 Do projektowania w specjalności architektonicznej bez ograniczeń	
Sprawdzający	architektura	mgr inż. Arch. Anita Rogowska Upr. Proj. Nr 158/gd/01 Do projektowania w specjalności architektonicznej bez ograniczeń	

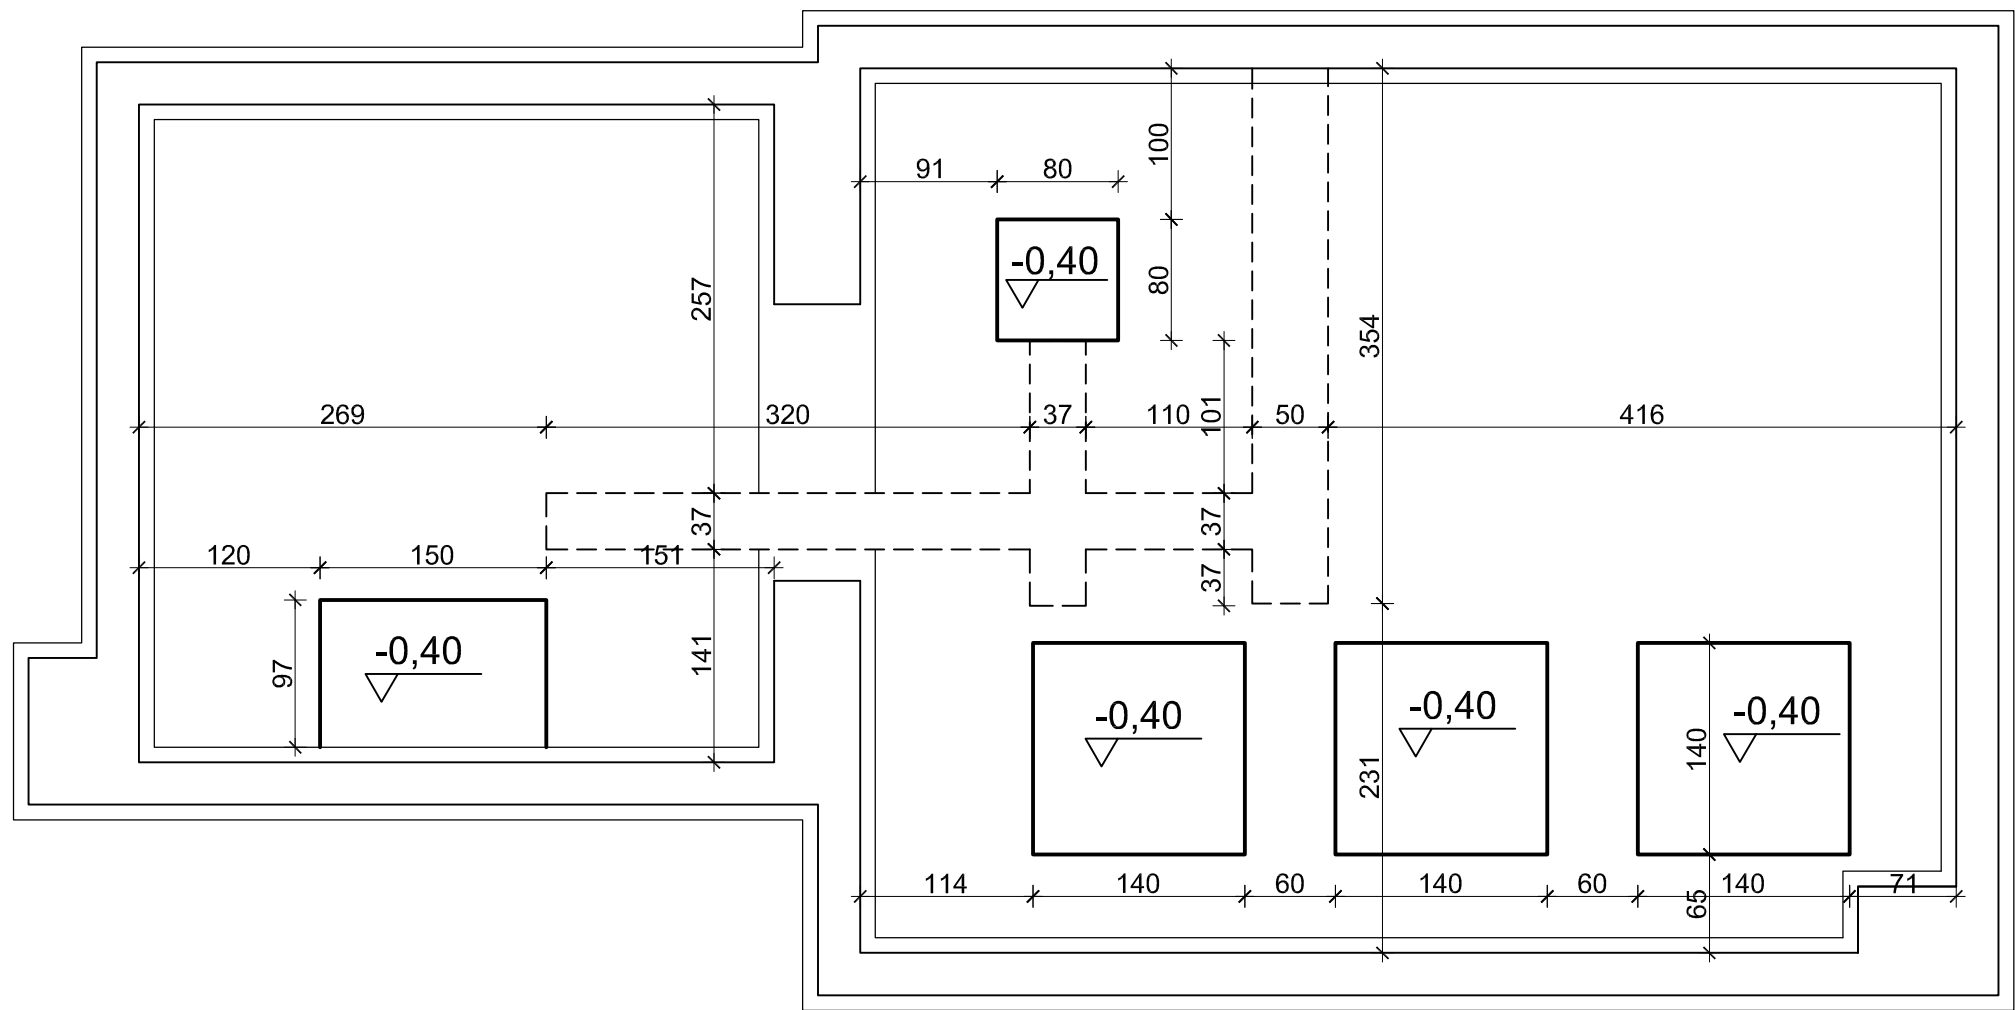

UWAGA:
Stopy fundamentowe o wysokości h=40cm
należy zazbroić siatką z prętów Ø12 co 15/15 cm


-
- fundamenty projektowane
-
- fundamenty istniejące

Beton :
C20/25 stopy
Stal zbrojeniowa:

-zbrojenie główne A-IIIIN
RB 500 W


-strzemiona A-0
S235JRG2
otuliny 5cm

DOM PRACOWNIA KONSTRUKCJI BUDOWLANYCH inż. Adam Ząbek		inż. Adam Ząbek ul. Okrężna 13a tel. 604-641-355		NR RYSUNKU K.1.0
INWESTOR Gmina Starogard Gdański, ul. Sikorskiego 9 83-200 Starogard Gdański				
TEMAT Budowa zbiornika wyrównawczego , przebudowa budynku stacji wodociągowej oraz budowa i przebudowa niezbędnej infrastruktury technicznej na terenie gminnego ujęcia wody w miejscowości Klonówka .				SKALA 1:50
LOKALIZACJA Działka nr 85/21,obręb Klonówka, gmina Starogard Gdański				DATA 03-2016
NAZWA RYS. Rzut fundamentów				
PROJEKTANT	KONSTRUKCJA	inż. Adam Ząbek Upr. Proj. Nr POM/0214/POOK/04 Do projektowania w specjalności konstrukcyjno-budowlanej bez ograniczeń		
SPRAWDZAJĄCY	KONSTRUKCJA	inż. Marcin Trzewik Upr. Proj. Nr POM/0049/POOK/05 Do projektowania w specjalności konstrukcyjno-budowlanej bez ograniczeń		
OPRACOWAŁ	KONSTRUKCJA	mgr.inż. Mariusz Eggert		

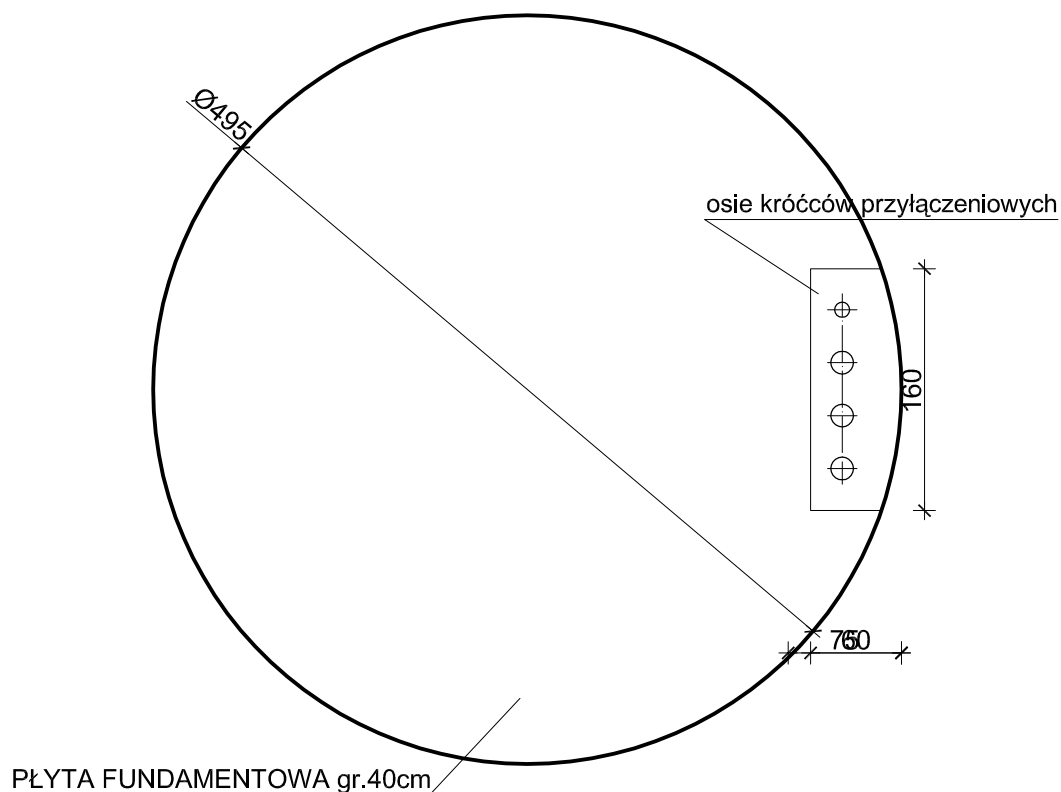

Beton : C20/25
 Stal zbrojeniowa:
 -zbrojenie główne A-IIIN
 RB 500 W
 -strzemiona A-0
 S235JRG2
 otuliny 5cm

DOM PRACOWNIA KONSTRUKCJI BUDOWLANYCH inż. Adam Ząbek		inż. Adam Ząbek ul. Okrężna 13a tel. 604-641-355	NR RYSUNKU K.2.0
INWESTOR Gmina Starogard Gdański, ul. Sikorskiego 9 83-200 Starogard Gdański			
TEMAT Budowa zbiornika wyrównawczego, przebudowa budynku stacji wodociągowej oraz budowa i przebudowa niezbędnej infrastruktury technicznej na terenie gminnego ujęcia wody w miejscowości Klonówka.			SKALA 1:50
LOKALIZACJA Działka nr 85/21, obręb Klonówka, gmina Starogard Gdański			DATA 03-2016
NAZWA RYS. Rzut płyty fundamentowej			
PROJEKTANT	KONSTRUKCJA	inż. Adam Ząbek Upr. Proj. Nr POM/0214/POOK/04 Do projektowania w specjalności konstrukcyjno-budowlanej bez ograniczeń	
SPRAWDZAJĄCY	KONSTRUKCJA	inż. Marcin Trzewik Upr. Proj. Nr POM/0049/POOK/05 Do projektowania w specjalności konstrukcyjno-budowlanej bez ograniczeń	
OPRACOWAŁ	KONSTRUKCJA	mgr.inż. Mariusz Eggert	

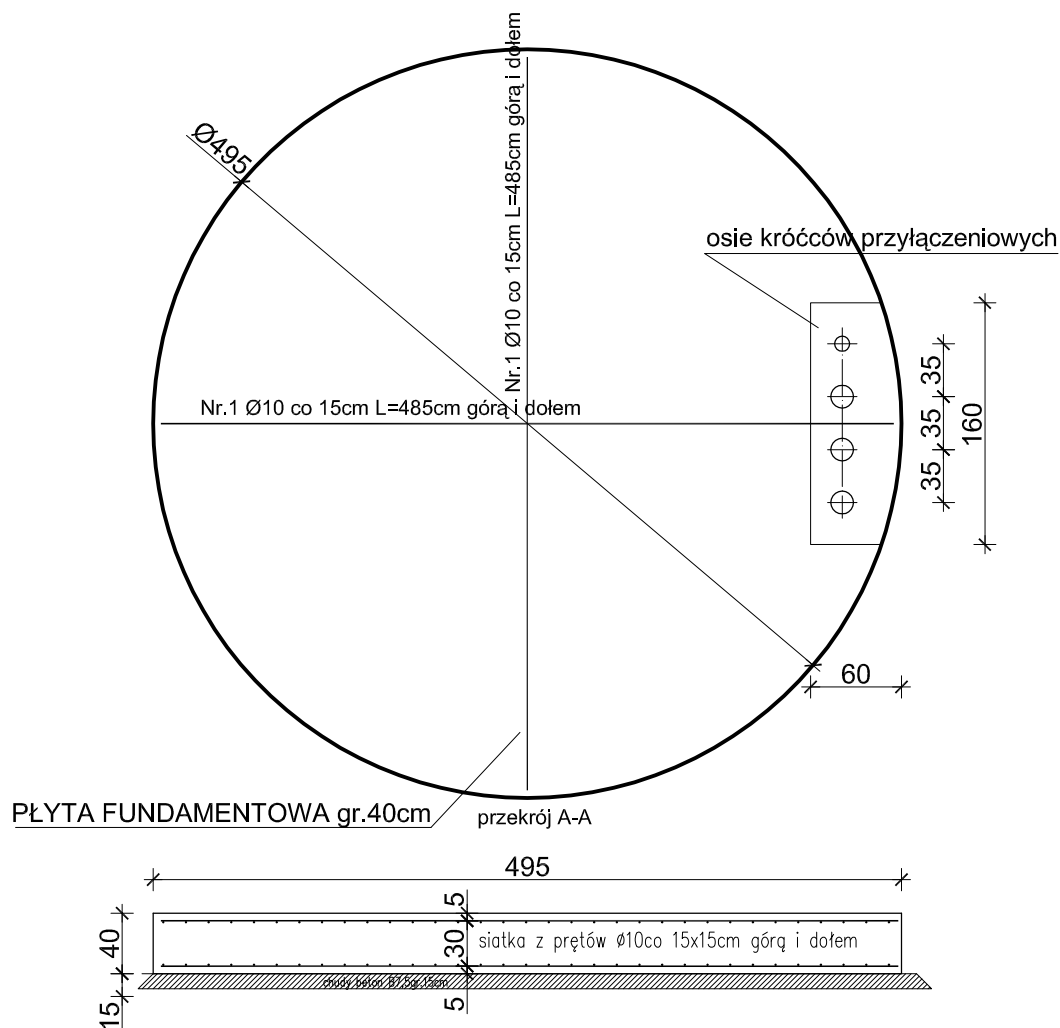

Beton : C20/25

Stal zbrojeniowa:

-zbrojenie główne A-IIIN
RB 500 W

-strzemiona A-0
S235JRG2
otuliny 5cm

DOM PRACOWNIA
KONSTRUKCJI
BUDOWLANYCH
inż. Adam Ząbek

inż. Adam Ząbek
ul. Okrężna 13a tel. 604-641-355

NR RYSUNKU

K.3.0

INWESTOR

Gmina Starogard Gdański, ul. Sikorskiego 9 83-200 Starogard Gdański

TEMAT

Budowa zbiornika wyrównawczego, przebudowa budynku stacji wodociągowej oraz budowa i przebudowa niezbędnej infrastruktury technicznej na terenie gminnego ujęcia wody w miejscowości Klonówka.

LOKALIZACJA

Działka nr 85/21, obręb Klonówka, gmina Starogard Gdański

NAZWA RYS.

Szczegóły płyty fundamentowej

SKALA

1:50

DATA

03-2016

PROJEKTANT

KONSTRUKCJA

inż. Adam Ząbek
Upr. Proj. Nr POM/0214/POOK/04
Do projektowania w specjalności konstrukcyjno-budowlanej bez ograniczeń

SPRAWDZAJĄCY


KONSTRUKCJA

inż. Marcin Trzewik
Upr. Proj. Nr POM/0049/POOK/05
Do projektowania w specjalności konstrukcyjno-budowlanej bez ograniczeń

OPRACOWAŁ

KONSTRUKCJA

mgr.inż. Mariusz Eggert

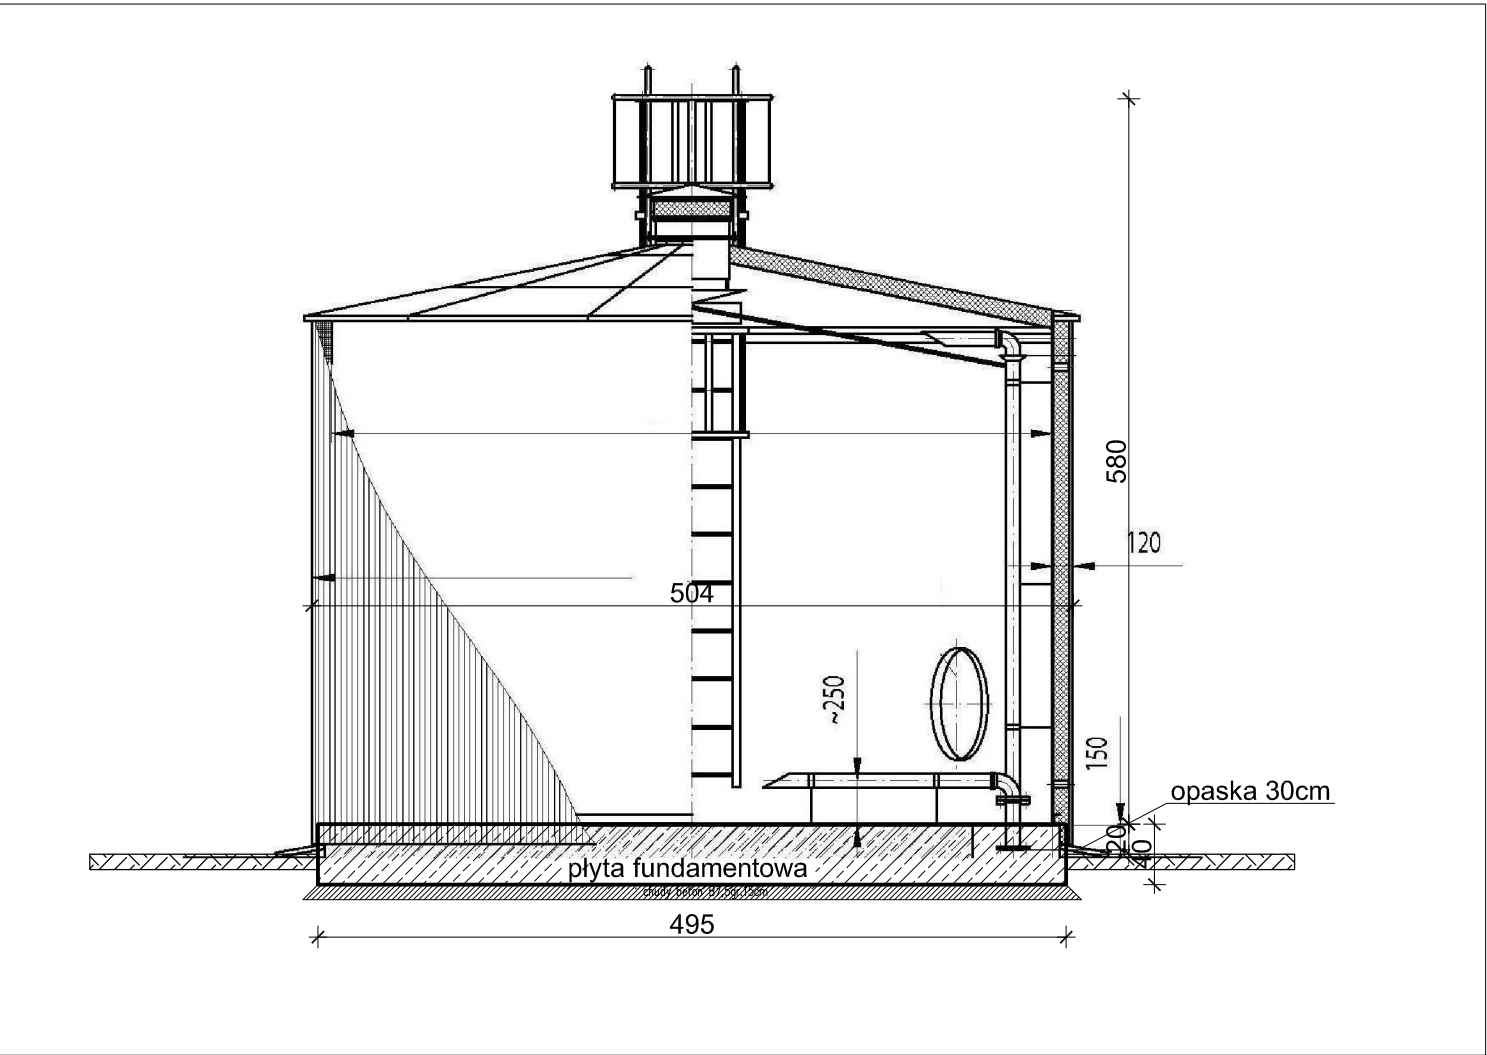

Beton : C20/25
Stal zbrojeniowa:
-zbrojenie główne A-IIIIN
RB 500 W
-strzemiona A-0
S235JRG2
otuliny 5cm

DOM PRACOWNIA inż. Adam Ząbek KONSTRUKCJI BUDOWLANYCH		inż. Adam Ząbek ul. Okrężna 13a tel. 604-641-355	NR RYSUNKU K.4.0
INWESTOR Gmina Starogard Gdański, ul. Sikorskiego 9 83-200 Starogard Gdański			
TEMAT Budowa zbiornika wyrównawczego, przebudowa budynku stacji wodociągowej oraz budowa i przebudowa niezbędnej infrastruktury technicznej na terenie gminnego ujęcia wody w miejscowości Klonówka.			SKALA 1:50
LOKALIZACJA Działka nr 85/21, obręb Klonówka, gmina Starogard Gdański			DATA 03-2016
NAZWA RYS. Zbiornik retencyjny ZRP			
PROJEKTANT	KONSTRUKCJA	inż. Adam Ząbek Upr. Proj. Nr POM/0214/POOK/04 Do projektowania w specjalności konstrukcyjno-budowlanej bez ograniczeń	
SPRAWDZAJĄCY	KONSTRUKCJA	inż. Marcin Trzewik Upr. Proj. Nr POM/0049/POOK/05 Do projektowania w specjalności konstrukcyjno-budowlanej bez ograniczeń	
OPRACOWAŁ	KONSTRUKCJA	mgr.inż. Mariusz Eggert	