


Przejsie pod pasem drogi wojewódzkiej

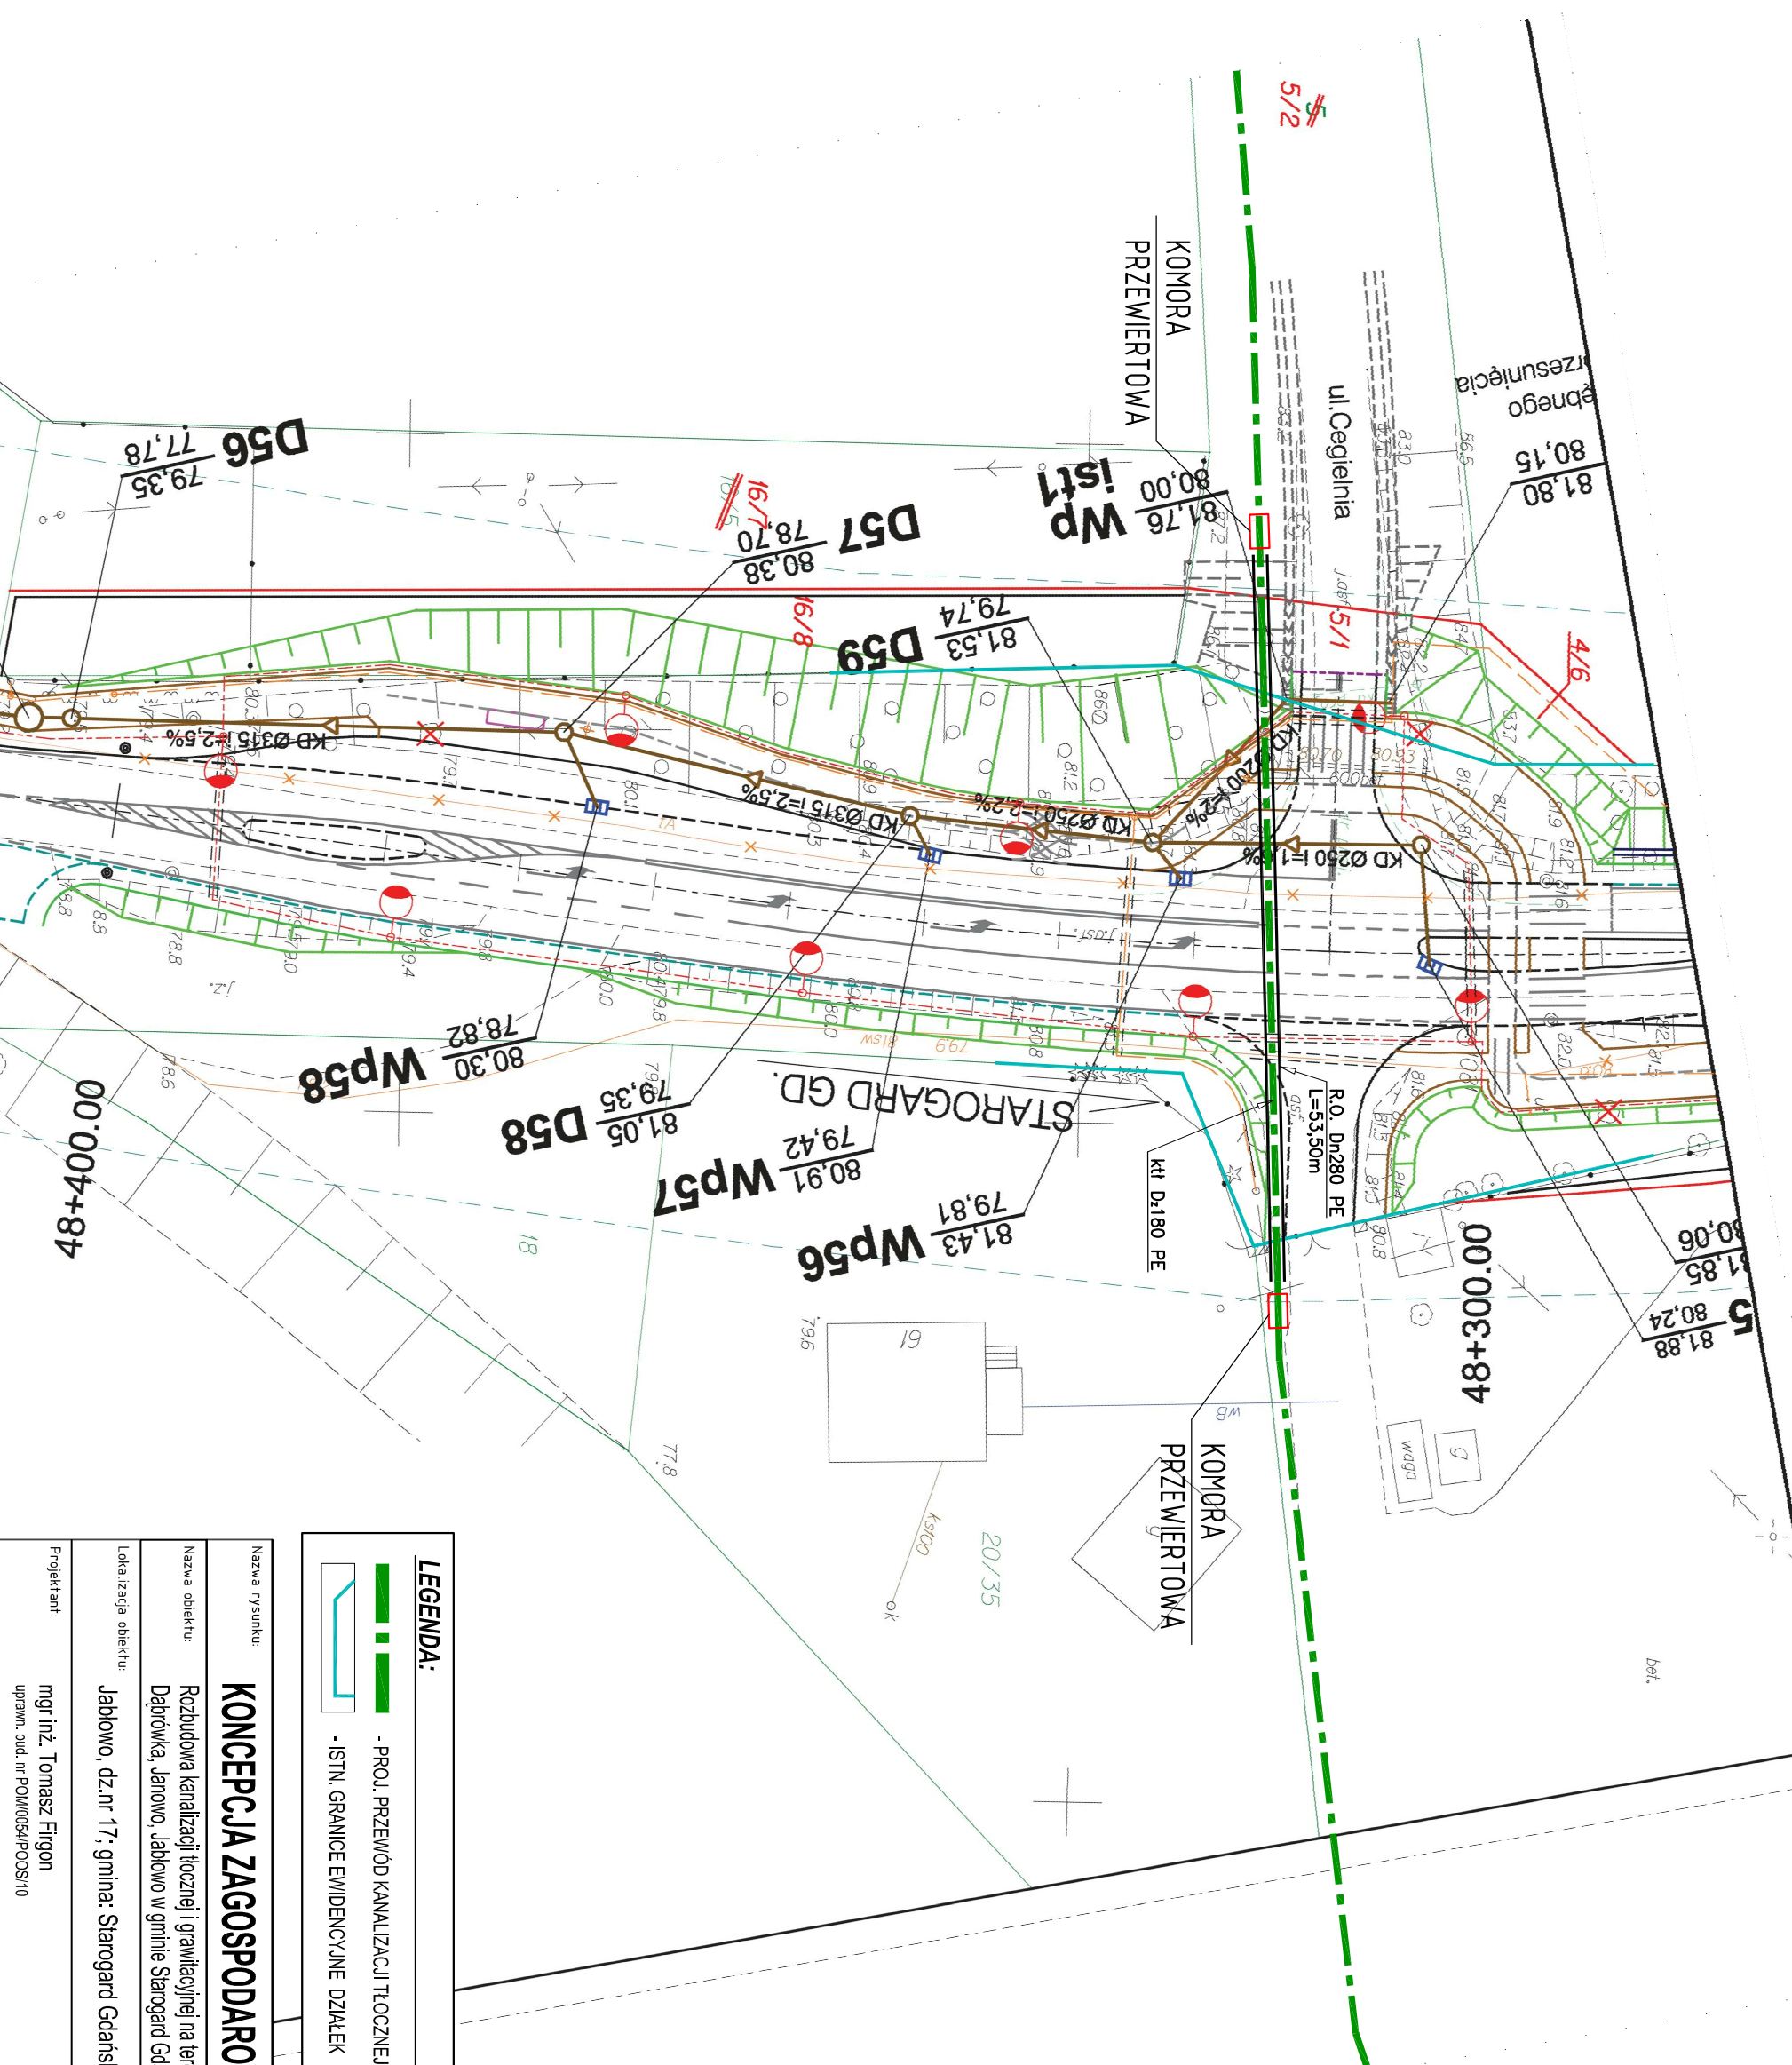

LEGENDA:

- PROJ. PRZEWÓD KANALIZACJI TŁOCZNEJ Dł180 PE

- ISTN. GRANICE EWIDENCYJNE DZIAŁEK

Nazwa rysunku:

KONCEPCJA ZAGOSPODAROWANIA TERENU

Skala: 1:500

Nazwa obiektu:

Rozbudowa kanalizacji tłocznej i grawitacyjnej na terenie wsi Rokocin, Kółce, Dąbrówka, Janowo, Jabłowo w gminie Starogard Gdański

Branża: SANITARNA

Data:

Lokalizacja obiektu:

Jabłowo, dz.nr 17, gmina: Starogard Gdański

IV 2016r.

Projektant:

mgr inż. Tomasz Firgon

uprawn. bud. nr POM/0054/POOS/10

Podpis: