

PROJ. INSTALACJA CO POWRÓT	-----
PROJ. INSTALACJA CO ZASILENIE	-----
PROJ. INSTALACJA CT POWRÓT	-----
PROJ. INSTALACJA CT ZASILENIE	-----

DŁUGOŚĆ GRZEJNIKA

19 Magazyn +16 °C
 Φwym: 0 W

POZNACZENIE POMIESZCZENIA, TEMPERATURA, ZAPOTRZEBOWANIE Q

OZNACZENIE PIONU CENTRALNEGO OGRZEWANIA


POZNACZENIE PIONU CIEPŁA TECHNOLOGICZNEGO

ŚREDNICA / MOC

1.	pomieszczenie	11,09 m ²
2.	pomieszczenie	22,25 m ²
3.	pomieszczenie	17,93 m ²
4.	pomieszczenie	18,12 m ²
5.	pomieszczenie	21,87 m ²
6.	pomieszczenie	16,68 m ²
7.	pomieszczenie	10,81 m ²
8.	pomieszczenie	6,88 m ²

PPU INPOL Sp. z o.o.		ul. Dolna 73, 84-210 Rumiń	
Inwestor: GMINA STARGARD GWIAŚCI, UL. SKOŚCIECZNA 9, 83-206 STARGARD GWIAŚCI			
Opis obiekt:	Nr. umówień	Data	Strona
mgr inż. Kamilę Borczykowską	POM/2017/0005/05 POM/05/0495/05	05.2011r.	Strona: Strona
Sponsorzi:	POM/2003/0005/07 POM/05/0280/07	05.2011r.	Faza: BUDOWANY
Tytuł Projektu: PROJEKT BUDOWAŁYNY TECHNOLOGII KOTŁOWNI, CENTRALNEGO OGRZEWANIA I CIEPŁA TECHNOLOGICZNEGO			Status: 1:100
Temat projektu: RZUT PIWNIC - INSTALACJA CO OZARZ CT			Nr rysunku: 3

RZUT PARTERU
SKALA 1:100

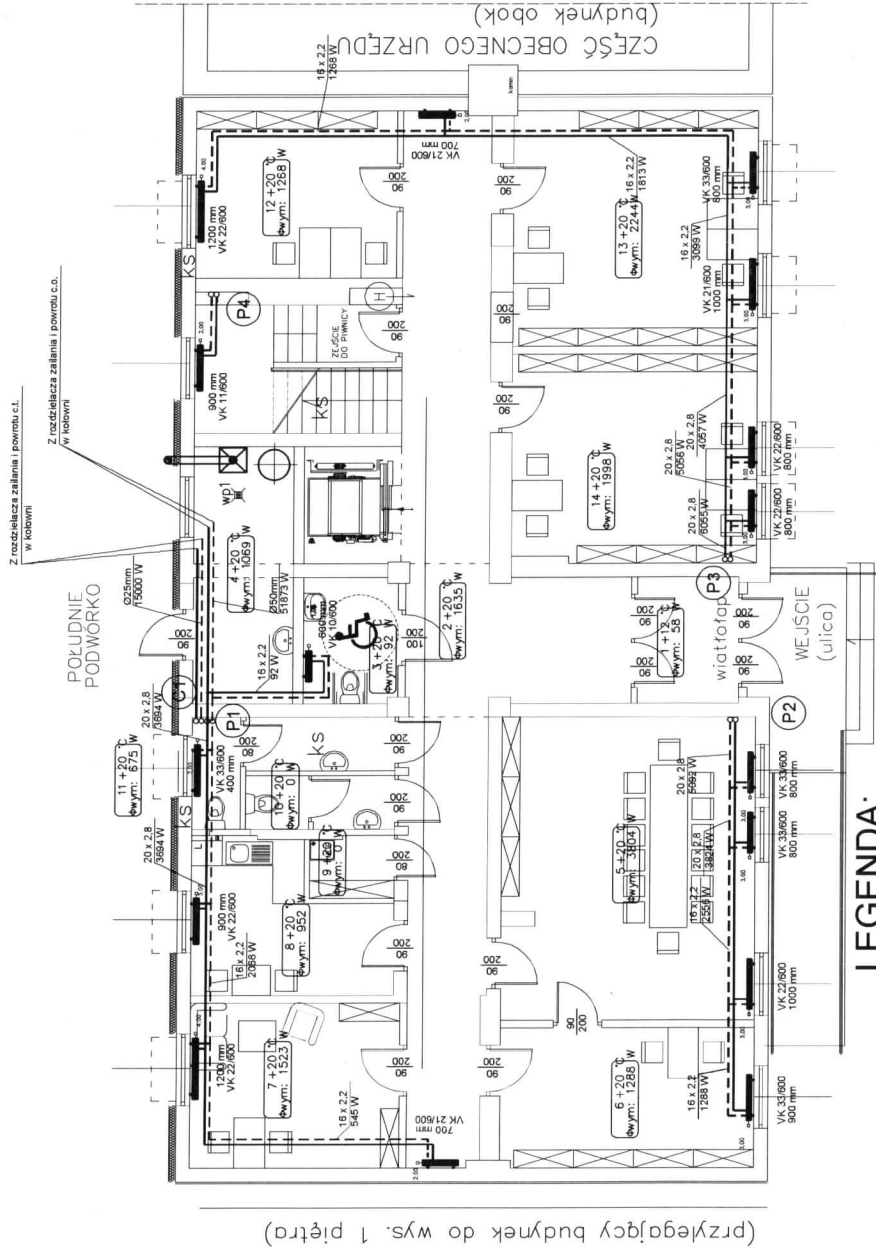

LEGENDA:

- PROJ. INSTALACJA CO POWRÓT
- PROJ. INSTALACJA CO ZASILNIE
- PROJ. INSTALACJA CT POWRÓT
- PROJ. INSTALACJA CT ZASILNIE

PROJEKTOWANY GRZEJNIK
DŁUGOŚĆ GRZEJNIKA
TYP / WYSOKOŚĆ

9 M20 0275 + 15 °C
Dł. wym.: 0,4 m

P2

CT

1200 mm
VK 33/600
16,22
127 W

OZNACZENIE POMIESZCZENIA, TEMPERATURA, ZAPOTRZEBOWANIE Q

OZNACZENIE PIONU CENTRALNEGO OGRZEWANIA

OZNACZENIE PIONU CIEPŁA TECHNOLOGICZNEGO

SREDNICA / MOC

ZESTAWIENIE POMIESZCZEŃ:

1.	wiatolap	5,00 m²
2.	hall	4,1 m²
3.	WC-niepełnosprawni	10,03 m²
Rada Gminy		
4.	kuchnia	9,8 m²
5.	sala konferencyjna	30,01 m²
6.	obsługa	13,5 m²
7.	przewodniczący	13,35 m²
8.	socjal	10,07 m²
9.	pomieszczenie porządkowe	3,0 m²
10.	WC - damski	3,07 m²
11.	WC - męski	5,27 m²
Zespół Obsługi Szkół		
12.	pokój 2 osobowy	12,96 m²
13.	pokój - 1 osobowy	11,02 m²
14.	pokój - 1 osobowy	10,80 m²
15.	pokój - 3 osobowy	20,03 m²

16.

PPU INPOL Sp. z o.o.

ul. Dolna 23, 84-230 Rumia

Inwestor: GMINA STĄRCZAK GMINA, UL. SPOKOJNEGO 9, 05-200 STĄRCZAK GMINA

Opieka: mgr inż. Kamila Borysowska

Projekt: mgr inż. Kamila Borysowska

Wykonanie: mgr inż. Kamila Borysowska

Wzrost: 1,70 m

Waga: 65 kg

Temperatura: 36,6 °C

Ciężar ciała: 650 N


Wzrost: 1,70 m

Waga: 65 kg

Temperatura: 36,6 °C

RZUT I PIĘTRA
SKALA 1:100

piętro 15-16-17-18-19-20

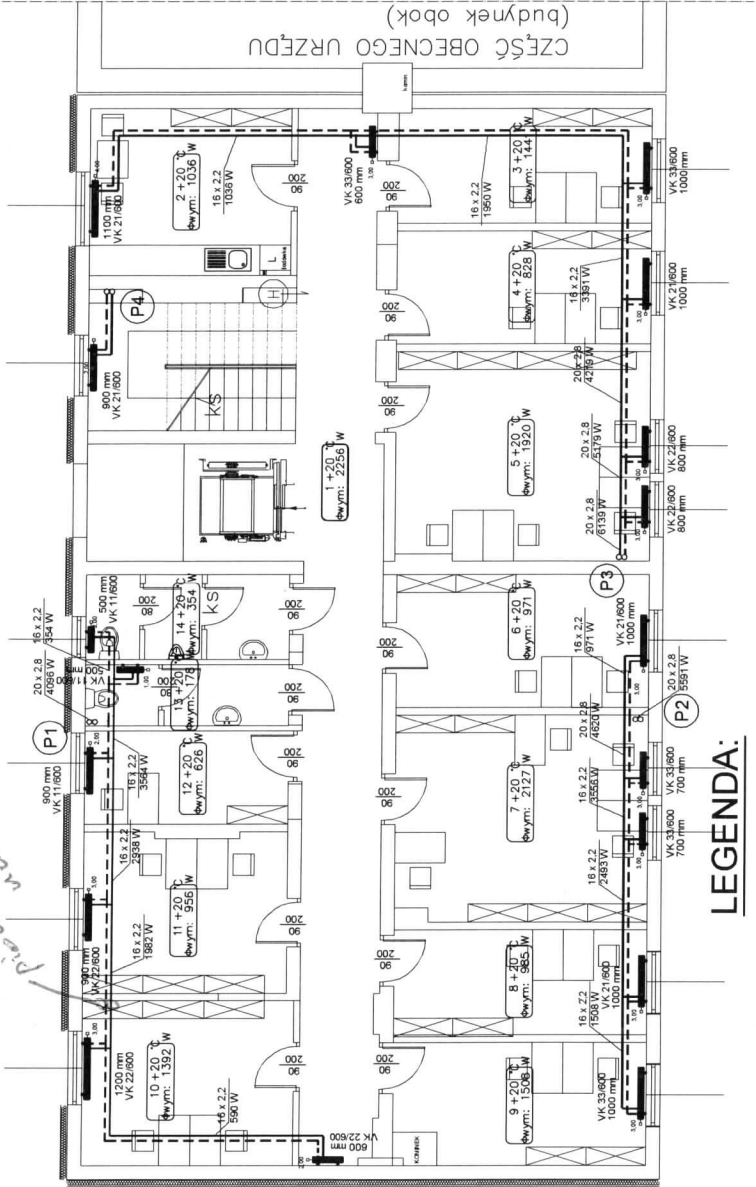

LEGENDA:

- PROJ. INSTALACJA CO POWRÓT
- PROJ. INSTALACJA CZ ZASILANIE
- PROJ. INSTALACJA CT POWRÓT
- PROJ. INSTALACJA CT ZASILANIE

PROJEKTOWANY GRZEJNIK
DŁUGOŚĆ GRZEJNIKA
TYP / WYSOKOŚĆ

19 Mag. zain. +16°C
Swym.: 0 W

(P2)

ŚREDNICA / MOC

OZNACZENIE POMIESZCZENIA: TEMPERATURA, ZAPOTRZEBOWANIE Q

OZNACZENIE PIONU CENTRALNEGO OGRZEWANIA

ZESTAWIENIE POMIESZCZEŃ:

1.	hall	32.81 m²
2.	socialny	12.96 m²
3.	pokój - 2 osobowy	11.47 m²
4.	pokój - 2 osobowy	11.25 m²
5.	pokój - 4 osobowy	20.80 m²
6.	pokój - 2 osobowy	13.20 m²
7.	pokój - 4 osobowy	20.40 m²
8.	pokój - 2 osobowy	10.52 m²
9.	pokój - 2 osobowy	12.12 m²
10.	pokój - 2 osobowy	13.35 m²
11.	pokój - 2 osobowy	12.55 m²
12.	pokój - 1 osobowy	7.2 m²
13.	WC - damski	4.78 m²
14.	WC - męski	6.65 m²

PPU INPOL Sp. z o.o.

ul. Dolna 23, 84-230 Rumia

Investor: DAWA STANDARD GDAŃSK, UL. SKOŃSKIEGO 8, 85-200 STANDARD GDAŃSK

Nr umiarkowania		Data		Projekt	
Opisował:	mgr inż. Kamila Borysiakowska	PM/001/2005/05		05.2011r.	
		POM/IS/1499/05			
Sprawdził:	mgr inż. Mirosław Pyszka	PM/003/2005/07		05.2011r.	
		POM/IS/0296/07			
Tytuł Projektu:					
PROJEKT BUDOWALNY TECHNOLOGII KOTŁOWNI, CENTRALNEGO OGRZEWANIA I CIEPŁA TECHNOLOGICZNEGO					
Tytuł rysunku:					
RZUT I PIĘTRA - INSTALACJA CO ORAZ CT				Nr rysunku:	5

VK 22-600
L = 1200



LEGENDA:

- POZNACZENIE POMIESZCZENIA, TEMPERATURA, ZAPOTRZEBOWANIE Q

OZNACZENIE PIONU CENTRALNEGO OGRZEWANIA

ŚREDNICA / MOC

1.	hall	41,30 m²
2.	pokój - 2 osobowy	18,51 m²
3.	pokój - 2 osobowy	11,70 m²
4.	pokój - 4 osobowy	20,86 m²
5.	pokój - 2 osobowy	13,12 m²
6.	pokój - 4 osobowy	20,23 m²
7.	pokój - 4 osobowy	23,25 m²
8.	Senwerownia	14,15 m²
9.	pokój - 4 osobowy	15,9 m²
10.	pokój - 1 os.informatyk	9,49 m²
11.	WC - damski	4,93 m²
12.	WC - męski	4,93 m²

PPU INPOL Sp. z o.o.

Investor:	GMINA STARCZAKÓW DUKOWO, UL. ŚW. JAKUBA 9, 83-200 STARCZAKÓW DUKOWO						
Opisane:	<table border="1"> <thead> <tr> <th>Nr zamówienia</th> <th>Data</th> </tr> </thead> <tbody> <tr> <td>PM/2012/RO05/05 PM/15/0489/05</td> <td>05.2011r.</td> </tr> <tr> <td>PM/2012/RO05/07 PM/15/0500/07</td> <td>05.2011r.</td> </tr> </tbody> </table>	Nr zamówienia	Data	PM/2012/RO05/05 PM/15/0489/05	05.2011r.	PM/2012/RO05/07 PM/15/0500/07	05.2011r.
Nr zamówienia	Data						
PM/2012/RO05/05 PM/15/0489/05	05.2011r.						
PM/2012/RO05/07 PM/15/0500/07	05.2011r.						
Sponsor:	mgr inż. Kamil Borczykowski						
mgr inż. Michałowa Pienkwa							
PROJEKT BUDOWAŁYNY TECHNOLOGII KOTŁOWNI CENTRALNEGO GRZEWANIA I CIEPŁA TECHNOLOGICZNEGO RZUT II PIĘTRA - INSTALACJA CO ORAZ CT							
Realizacja:							