


RZUT PIWNIC
SKALA 1:100

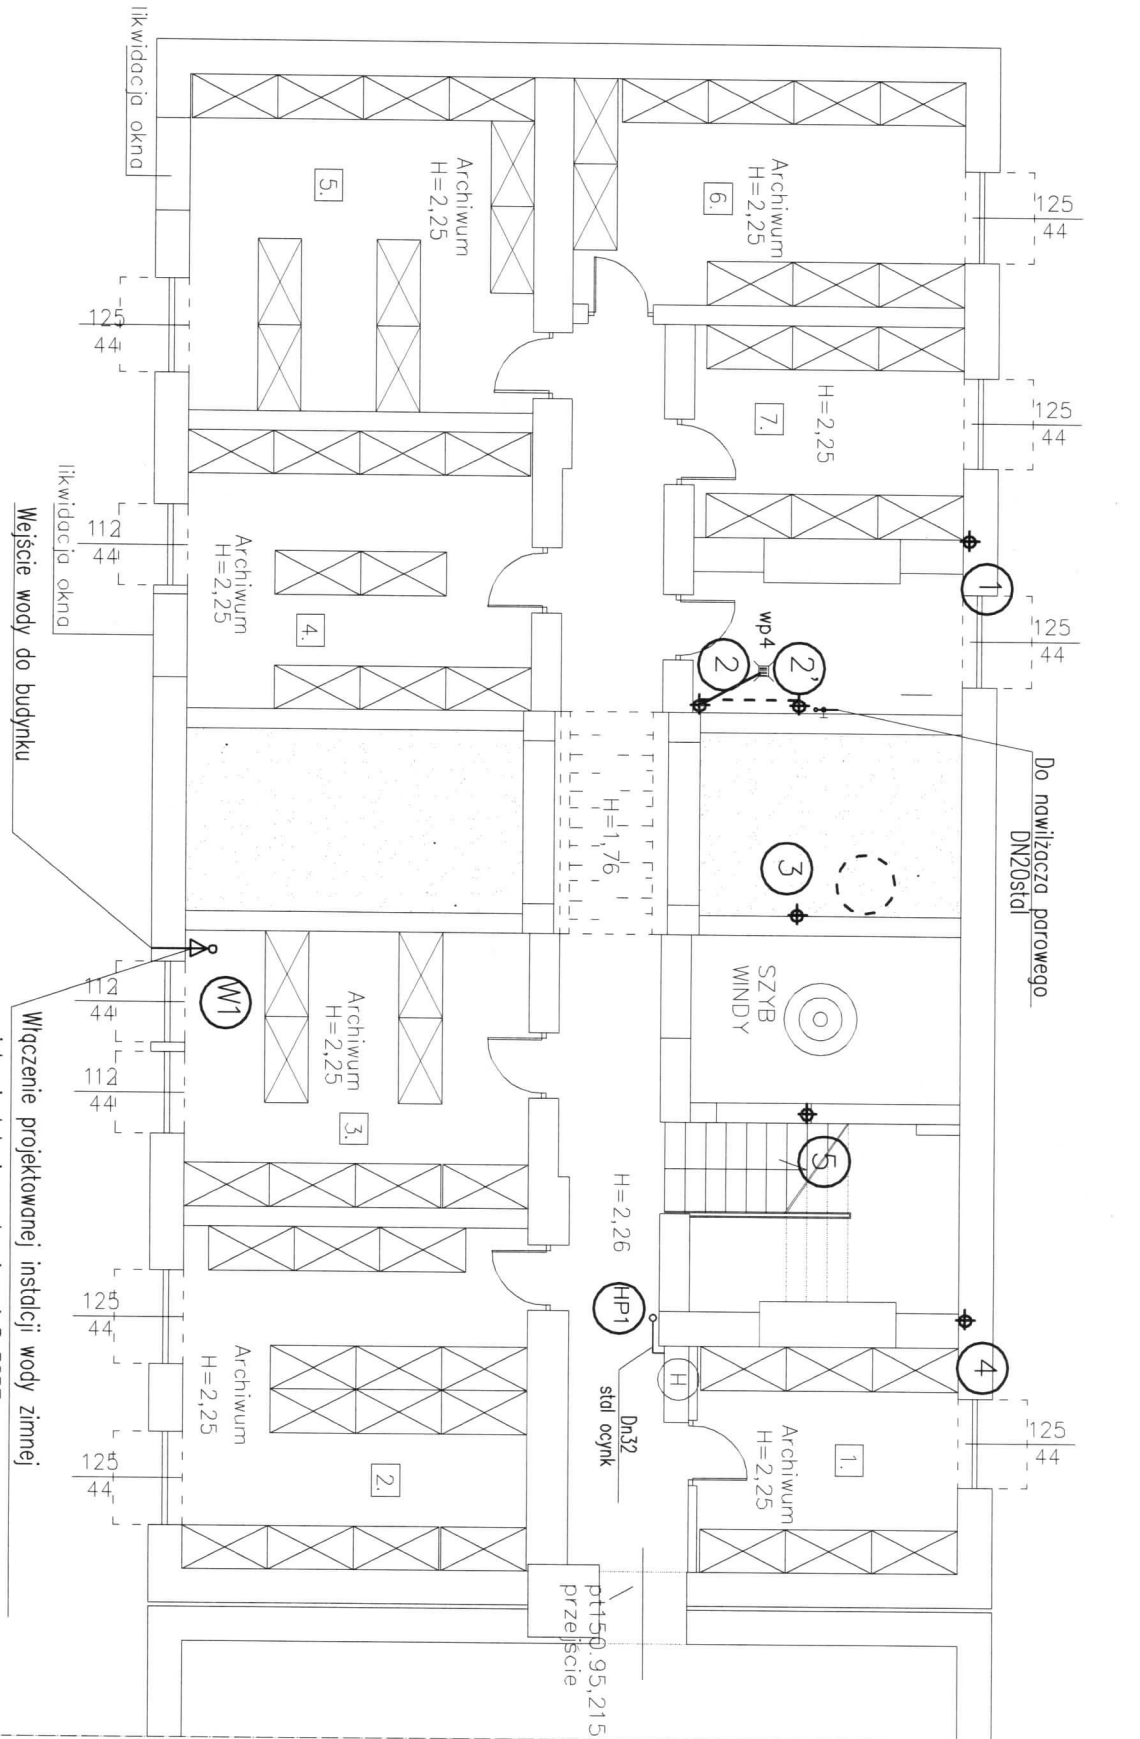

1.	pomieszczenie archiwum	11,09 m ²
2.	pomieszczenie archiwum	22,25 m ²
3.	pomieszczenie archiwum	17,93 m ²
4.	pomieszczenie archiwum	18,12 m ²
5.	pomieszczenie archiwum	21,87 m ²
6.	pomieszczenie archiwum	16,68 m ²
7.	pomieszczenie archiwum	10,81 m ²
8.	pomieszczenie archiwum	6,88 m ²

ZESTAWIENIE POMIESZCZEŃ:

LEGENDA

W1

Proj. pion wody zimnej, cwu i cyrkulacji

Projektowana woda zimna

①

Proj. pion p.pož

PPU INPOL Sp. z o.o. ul. Dolna 23, 84-230 Rumia			
Investor: GMINA STAROGARD GDAŃSKI, UL. SKOŚCIEŃSKIEJ 9, 83-200 STAROGARD GDAŃSKI			
Projektował:		Nr uprawnień	Data
mgr inż. Kamille Baryszkowska		PMW/0012/PMOS/05 PMW/S/0493/05	05.2011r.
Sprawdził:		PMW/0035/PMOS/07 PMW/S/0290/07	05.2011r.
mgr inż. Mirosława Pyżewski			
Tytuł Projektu: PRZEBUDOWA BUDYNKU WIELOODDZIAŁOWEGO NA SIEDZIBĘ URZĘDU GMINY STAROGARD GDAŃSKI			
Tętno rysunku: RZUT PIWNIC - WEWNĘTRZNA INSTALACJA WODOKAN		Skala:	1:100
I p.poz.		Nr rysunku:	1.

Studzienka schłodząca DN800, H = 0,6m
z pomką zatapianą




Pólynoc

- Bez pseudonima
Dla każdego obywatela (angażacji) 1 pkt. podwyższony
wzrost $Q = 2,5 \text{ k}$
- Dotyczy to
wszystkich kondygnacji
- | |
|--|
| PPU INPOL SP. Z O.O. |
| Investor: GMINA STAROGARD GÓRSKI, UL. SKOŚCIEKO 9, 83-200 STAROGARD GÓRSKI |
| Ul. Dolna 23, 84-230 Rumia |

PRU INPOL Sp. z o.o.				UL. Dolna 23, 84-230 Rumia	
Inwestor: GMINA STAROGARD GDANSKI, UL. SIKORSKIEGO 9, 83-200 STAROGARD GDANSKI					
Projektant: mgr inż. Kamil Borzyszkowski		Nr uprawnień POM/00012/P005/05 POM/IS/0499/05		Data 05.2011r.	
Sprawił: mgr makiłskino Pzawko		POM/00055/P005/07 POM/IS/0290/07		05.2011r.	
Tytuł Projektu: PRZEBUDOWA BUDYNKU WIELKOPRODZINNEGO NA SIEDZIBĘ URZĘDU GMINY STAROGARD GDANSKI				Skala: 1:100	
Test rysunku: RZUT PARTIERU - WEWNĘTRZNA INSTALACJA WOD-KAN				Nr rysunku: 2.	

RZUT I PIĘTRA
SKALA 1:100

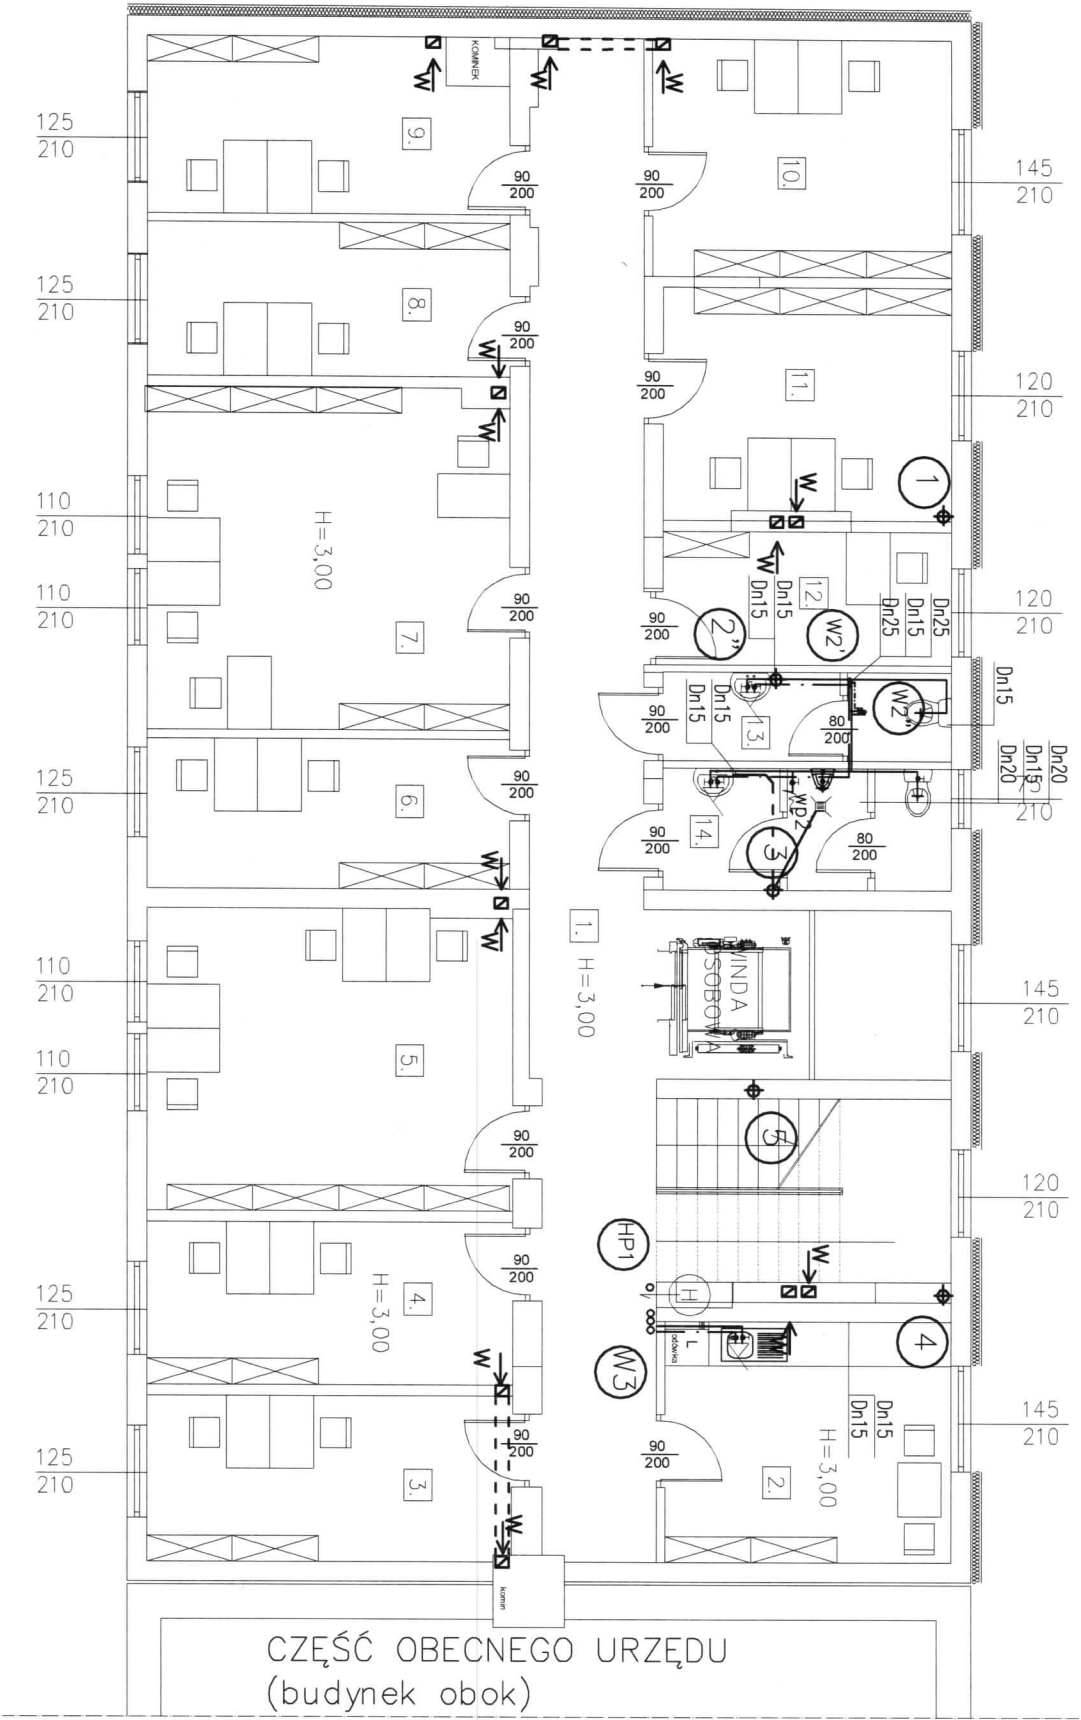

ZESTAWIENIE POMIESZCZEŃ:

1.	hall	32,81 m²
2.	socjalny	12,96 m²
3.	pokój - 2 osobowy	11,47 m²
4.	pokój - 2 osobowy	11,25 m²
5.	pokój - 4 osobowy	20,80 m²
6.	pokój - 2 osobowy	10,28 m²
7.	pokój - 4 osobowy	23,02 m²
8.	pokój - 2 osobowy	10,52 m²
9.	pokój - 2 osobowy	12,12 m²
10.	pokój - 2 osobowy	13,35 m²
11.	pokój - 2 osobowy	12,55 m²
12.	pokój - 1 osobowy	7,2 m²
13.	WC - damski	4,78 m²
14.	WC - męski	6,65 m²

LEGENDA

- W1

Proj. pion wody zimnej, cwu i cyrkulacji

H1

Proj. pion p.poz

1

Istn. pion kandyzacji sanitarnej DN 100 żel

Projektowana ks pod stropem piwnicy

Projektowana woda zimna

Projektowana ciepła woda użytkowa

Projektowana cyrkulacja

PPU INPOL Sp. z o.o.					ul. Dolna 23, 84-230 Rumia	
Inwestor: GMINA STAROGARD GDAŃSKI, UL. SKOPEKSKIEGO 9, 83-200 STAROGARD GDAŃSKI						
Projektowdło:		Nr uprawnień		Data		Podpis
mgr inż. Kamila Burzyszkowska		POM/0012/P005/05 POM/5/0499/05		05.2011r.		Brano: Sanitarne
Sprawdziło:		POM/0035/P005/07 POM/5/0290/07		05.2011r.		Faza: Budowlany
mgr inż.Mirosława Pyzewska						
Tytuł Projektu: PRZEBUDOWA BUDYNKU W WIELORODZINNEGO NA SIEDZIBĘ URZĘDU GMINY STAROGARD GDAŃSKI						
Tytuł rysunku: RZUT I PIĘTRA - WEWNĘTRZNA INSTALACJA WOD-KAN I P.POZ						
Nr rysunku:						3.