


RZUT PIĘTRA

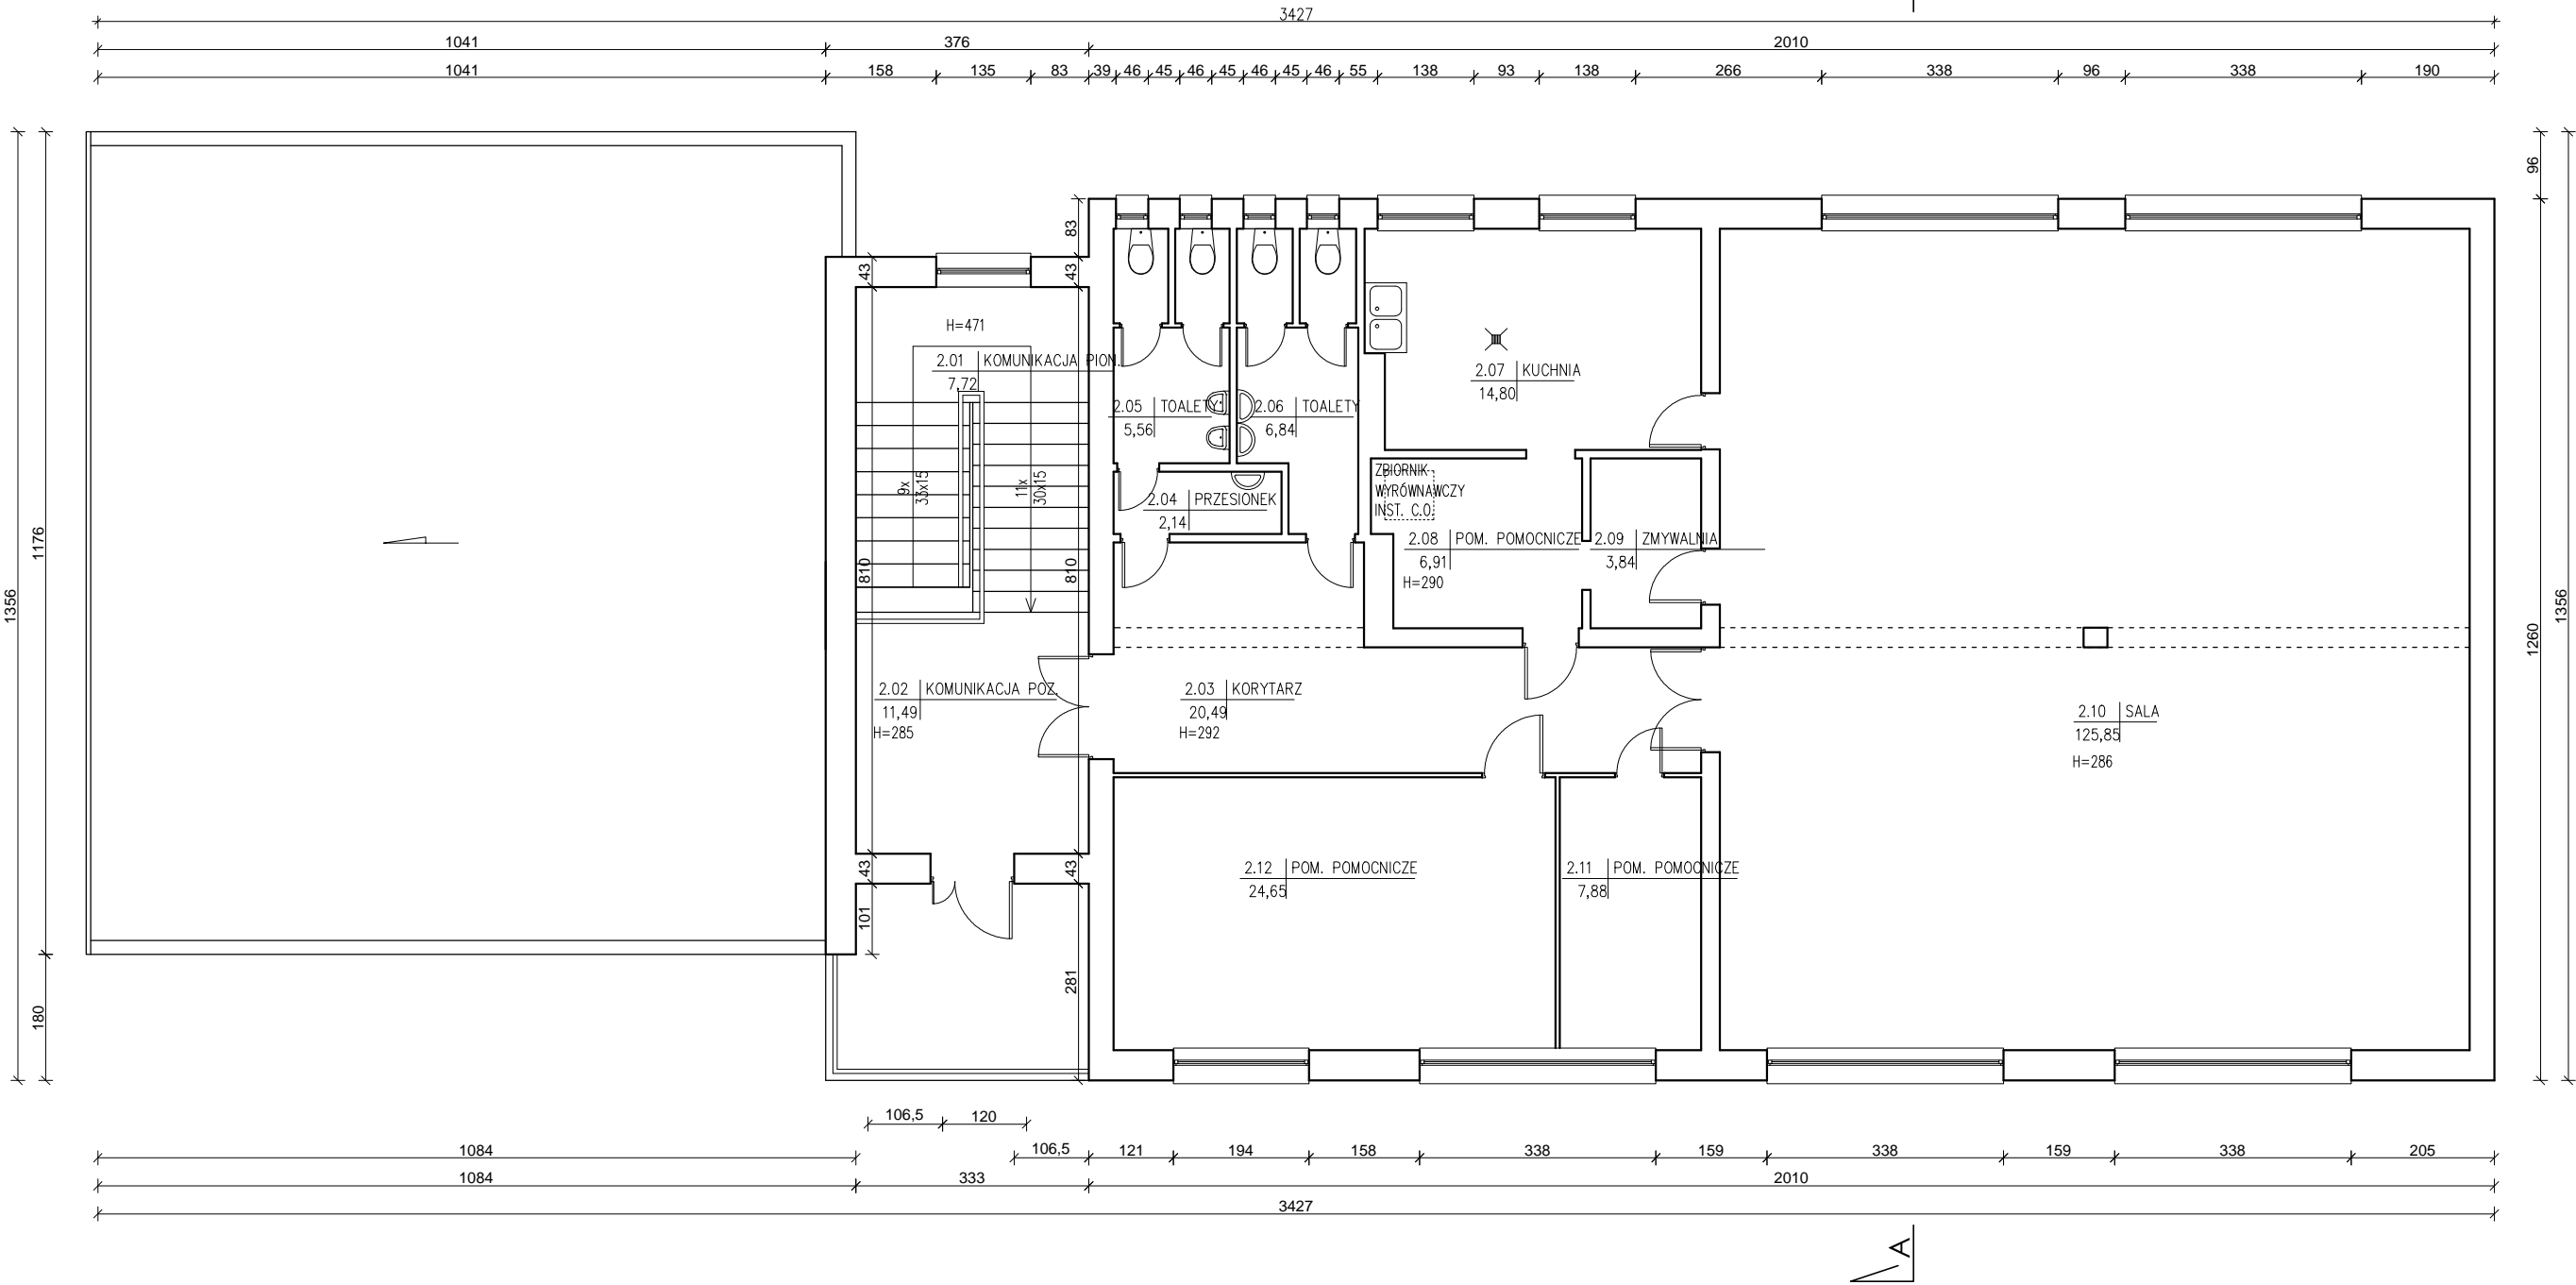

Construction & Business Project Sp. z o.o.
ul. Romana Maya 1, 61-371 Poznań

	imię i nazwisko:		numer uprawnień:	podpis:
Projektant Gł.:	mgr inż. arch. Katarzyna Gauden		WP-OIA/OKK/UpB/28/2011	
Sprawdzający:	mgr inż. arch. Jarosław Krawczyk		UAN-8386/64/90	
Opracowanie:	mgr inż. arch. Emilia Karolczak			
projekt:	Termomodernizacja budynku świetlicy i OSP w Suminie			
obiekt:	Budynek świetlicy wiejskiej i Ochotniczej Straży Pożarnej Sumin 24, 83-200 Starogard Gdański, dz. ewid. nr 40/4, 40/5			
inwestor:	Gmina Starogard Gdański ul. Sikorskiego 9, 83-200 Starogard Gdański			data: 06.2015
tytuł rysunku:	Inwentaryzacja - rzut I piętra			skala: 1:100
część rys.:	branża:	faza projektu:	format arkusza:	numer rysunku:
1/1	Architektura	PB	520x297	1.1.02
Projekt chroniony prawami autorskimi - Dz.U.1994 Nr24 poz.83; Wszelkie prawa zastrzeżone / All rights reserved. Powielanie , rozpowszechnianie, wykorzystanie, wprowadzanie zmian bez zgody posiadacza praw autorskich jest zabronione! Prawa Autorskie dla / Copyright by : NAZIWA POSIADACZKA PRAW AUTORSKICH				