


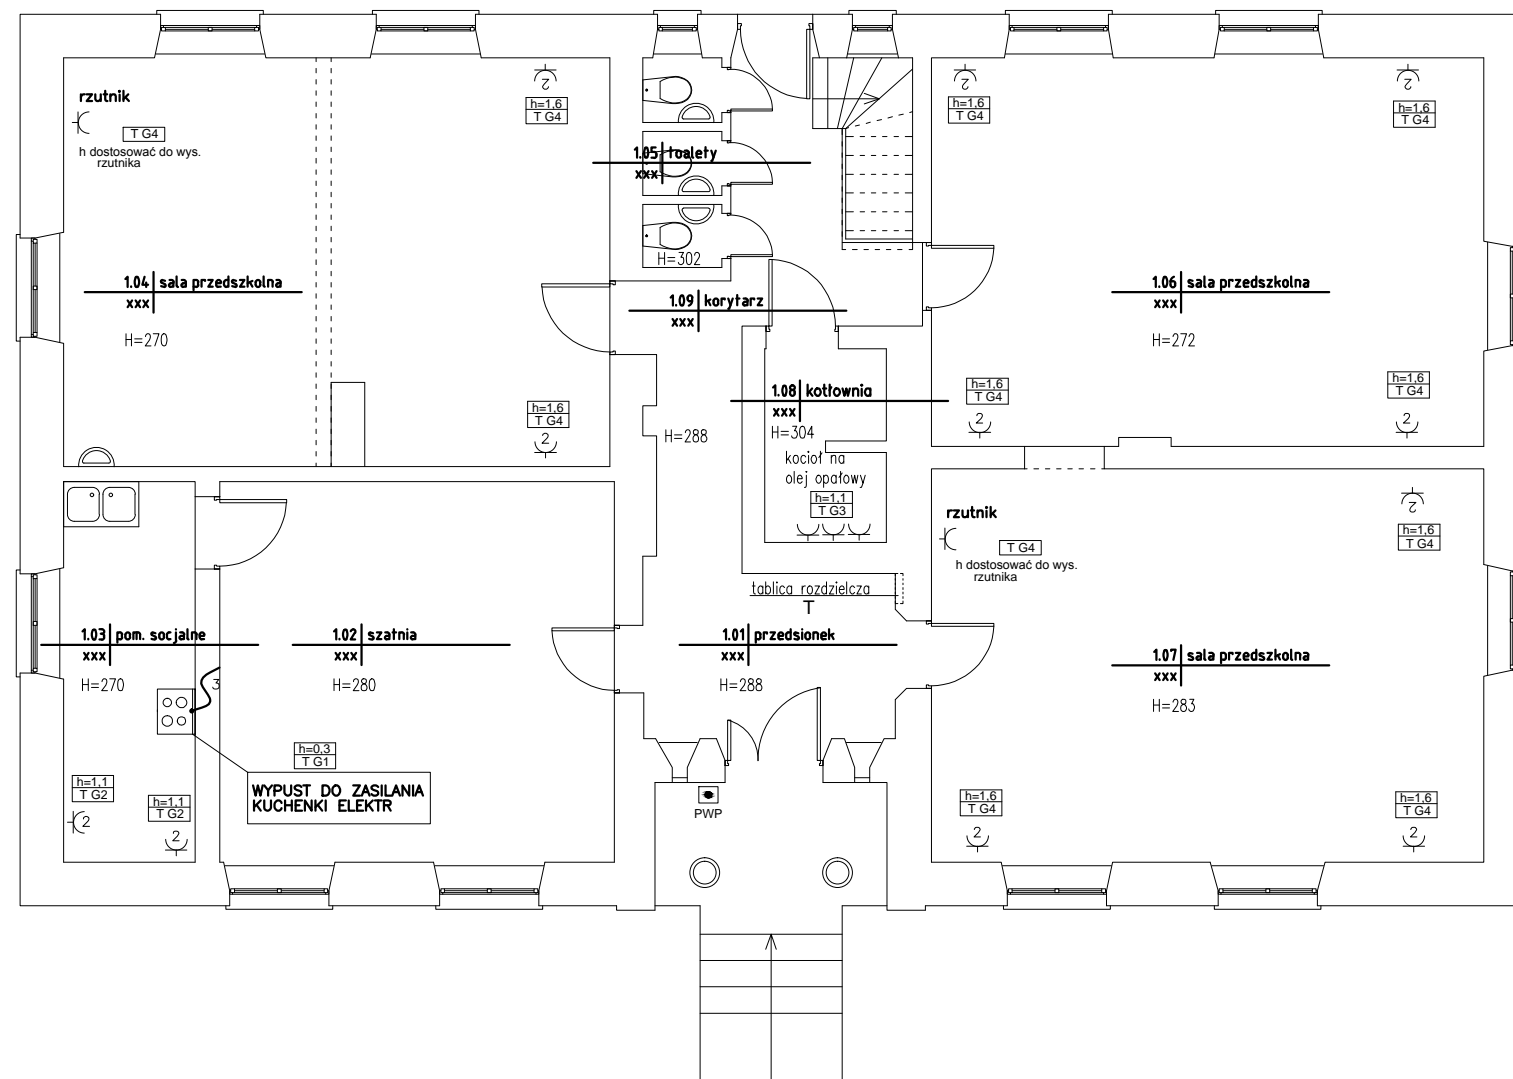


## RZUT PARTERU



LEGENDA:

	1-FAZOWY WYPUST PRZEWODU
	PODWÓJNE GNIAZDO 1-FAZOWE 230V/16A
 PWP	PRZECIWPOŻAROWY WYŁĄCZNIK PRĄDU

**Construction & Business Project Sp. z o.o.**  
ul. Romana Maya 1, 61-371 Poznań

imię i nazwisko:		numer uprawnień:		podpis:
Projektant Gl.:	mgr inż. Grzegorz Witosławski		71/PW/92	
Sprawdzający:	inż. Eugeniusz Macowicz		282/78/Pw	
Opracowanie:				
projekt:	Termomodernizacja budynku szkoły w Szpęgawsku			
obiekt:	Oddział Przedszkolny Szkoły Podstawowej w Brzeźnie ul. Starogardzka 13, 83-200 Szpęgawsk, dz. nr ewid. 64			
inwestor:	Gmina Starogard Gdański ul. Sikorskiego 9, 83-200 Starogard Gdański			data: 06.2015
tytuł rysunku:	INSTALACJA GNIAZD WTYCZK. - PARTER			skala: 1:100
część rys.:	branża:	faza projektu:	format arkusza:	numer rysunku:
1/1	INSTAL. ELEKTRYCZ.	PB	420x297	E02

Projekt chroniony prawami autorskimi - Dz.U.1994.Nr24 poz.83; Wszelkie prawa zastrzeżone / All rights reserved. Powielanie, rozpowszechnianie, wykorzystywanie, wprowadzanie zmian bez zgody posiadacza praw autorskich jest zabronione! Prawa Autorskie dla / Copyright by: NAZWA POSIADACZKA PRAW AUTORSKICH