

MAPA DO CEŁÓW PROJEKTOWYCH
aktualna pod względem syt.-wys. i uzbrojenia
podziemnego terenu na dzień 16-03-2019r.
SKALA 1:500

GEO GEODEZJA
NIERUCHOMOŚCI
Piotr Piersiak
ul. Dębowa 4, 83-207 Kokoszkowy
tel. 606 349 612, tel. 694 300 848
NIP 5921959869, Reg. 220495439

Gmina: 221312-2, Starogard Gdański
Obręb: 0412, Szpegawsk
Działka: 137, 138
Km.: 6, 213, 25, 24, 1, 2
KERG: 6640, 580, 2019
Zakres opracowania:
UWAGA: Nie wyklucza się istnienia urządzeń podziemnych nie zgłoszonych do inwentaryzacji, o których
brak jest danych w branżach.

Opracował: **Geodeta Uprawniony** **GEODETA**
Włodzisław Bandura
upr. nr 1590 G.U.G.I.K.
mgr inż. Piotr Piersiak
Dnia: 21-03-2019r.


Mapa została wykonana
bez ustalenia obciążeń
służebnościami gruntowymi

Właściciel, władający, inwestor są
prawnie zobowiązani do ochrony
znaków geodezyjnych do momentu
zakończenia budowy i przekazania
materiałów geodezyjnych i kartograficznych
dotyczy to również terenów
dotyczy to również terenów
dotyczy to również terenów

przed przystąpieniem do prac projektowych
nie należy podkładać mapy
nie należy podkładać mapy
nie należy podkładać mapy

Poswiadcza się, że niniejszy dokument został opracowany
w wyniku fraz geodezyjnych i kartograficznych, które
zawierają dane techniczne wpisane do ewidencji
materiałów państwowych zasobów geodezyjnych i kartograficznych

Pracownia Geodezyjna	Starosta Starogard-Gdański
Geodeta Uprawniony	6640, 580, 2019
Data wydania: 21-03-2019	21-03-2019
Nazwa i podpis osoby reprezentującej organ	KORNEL BOROWSKI

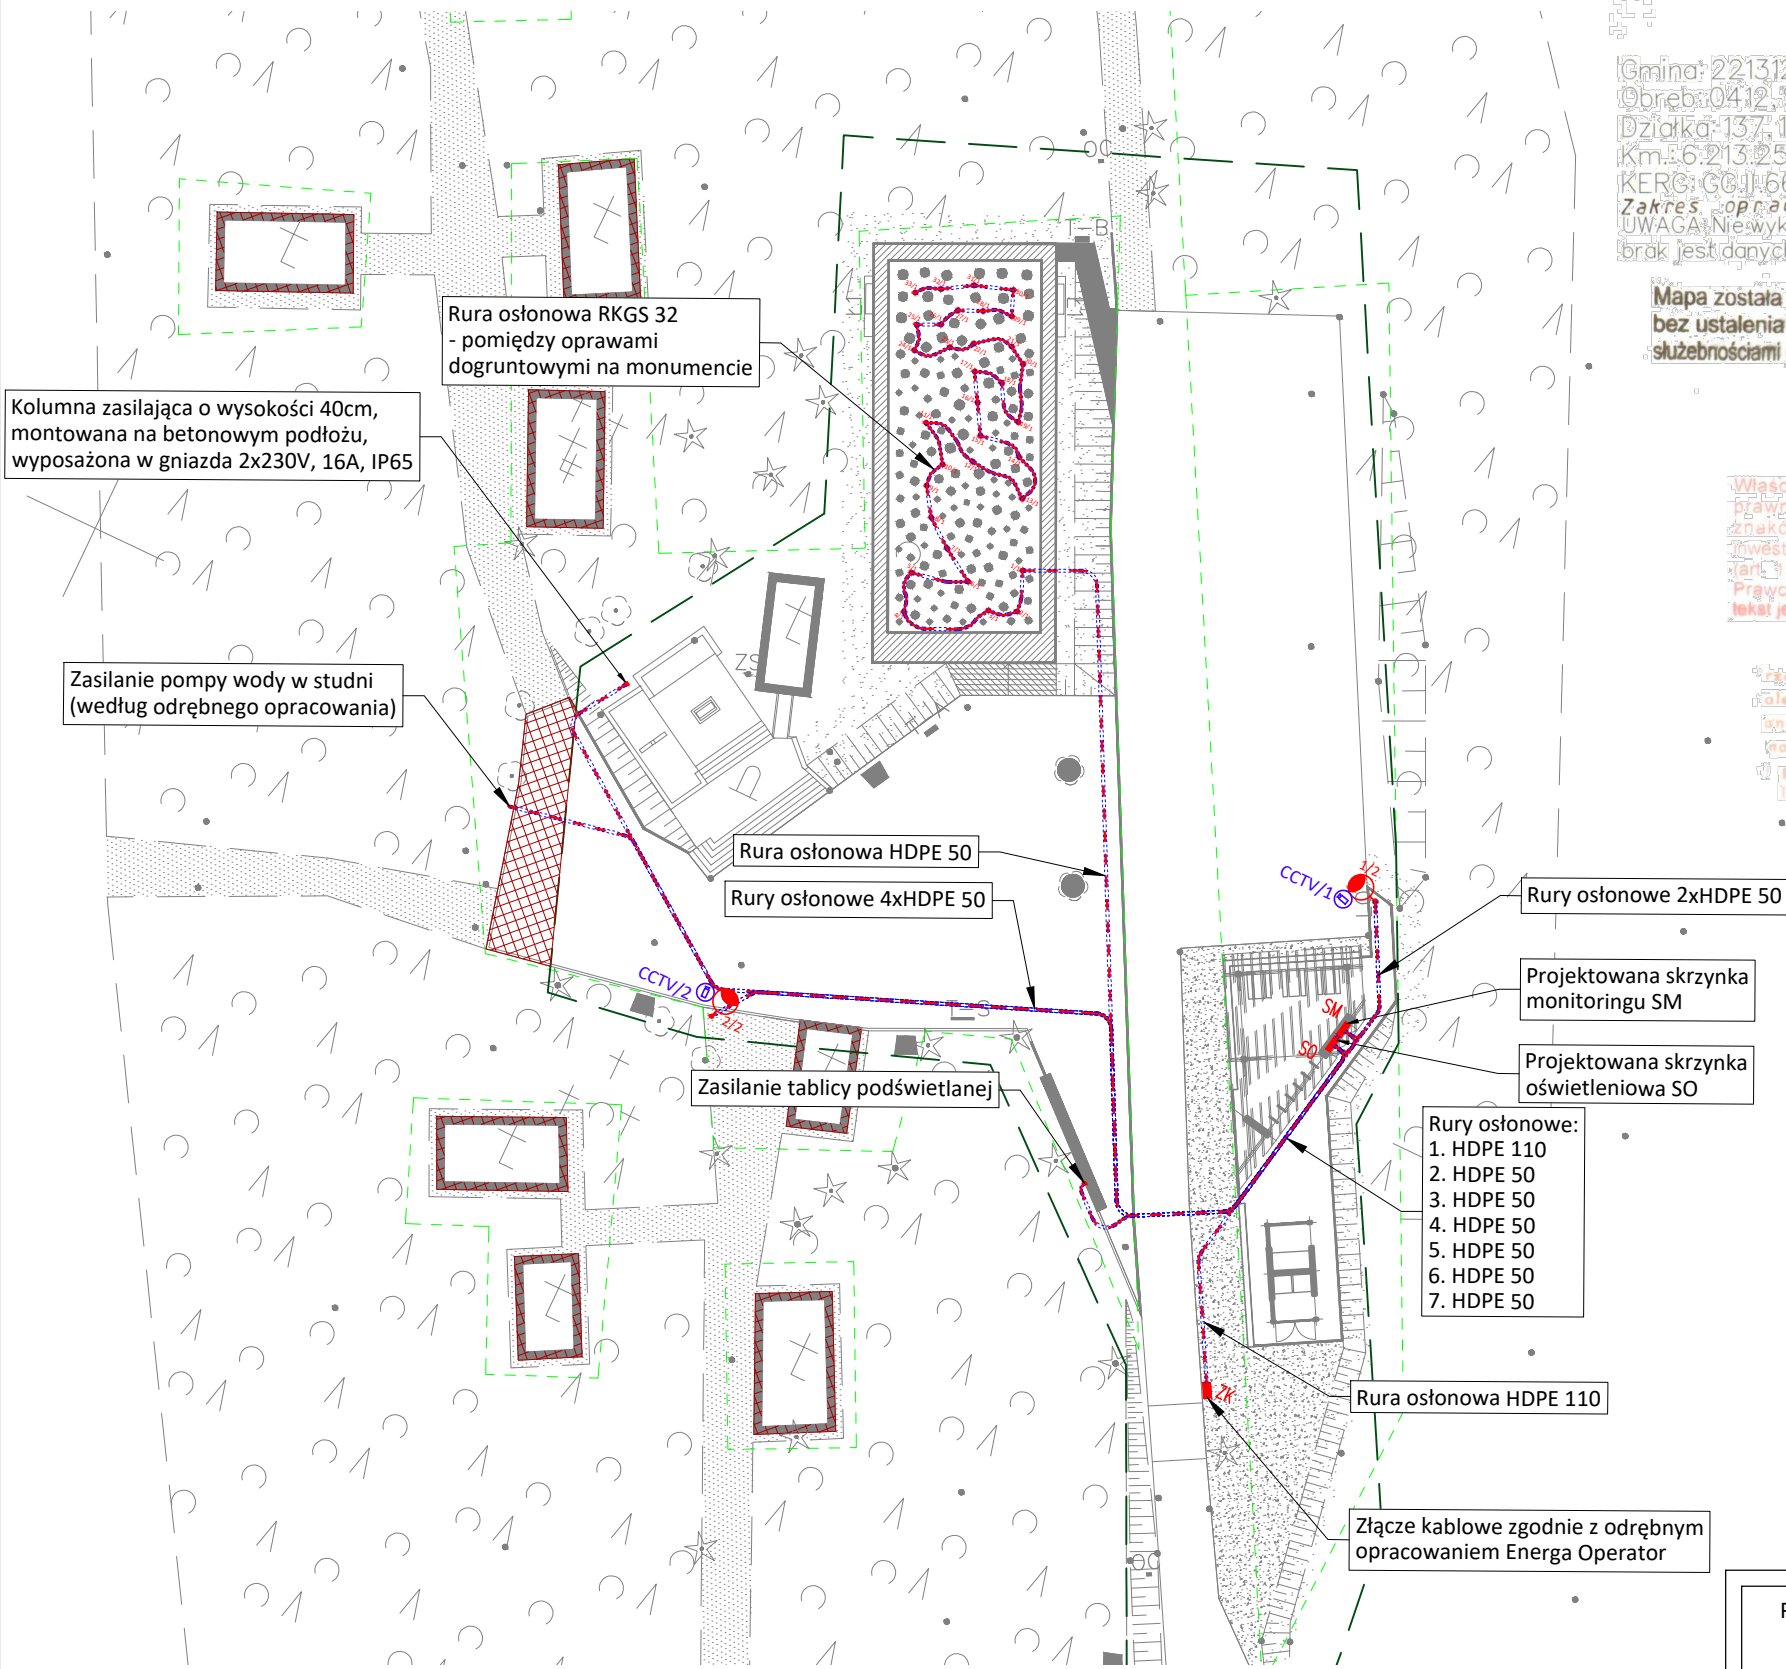

LEGENDA	
	Trasa projektowanych kabli zasilających
	Projektowana rura osłonowa
	ZK - Złącze kablowe SO - Skrzynka oświetleniowa
	Długość w metrach: A - rowu kablowego, B - kabla
	Oprawa dogruntowa 30W, 2100lm, IP67, IK10, 16 źródeł LED
	Kolumna multimedialna: Oprawa oświetleniowa 46W, 3645lm, 4000K, h=6m; kamera monitoringu IP rozdzielczość 1920x1080

Potwierdzam zgodność mapy do celów
projektowych z oryginałem

TRYDAN KORNEL BOROWSKI		ul. Stanisława Dubois 2A, 80-419 Gdańsk e-mail: biuro@trydan.pl, www.TRYDAN.pl tel: 600-872-648 NIP: 592-210-04-97	
INWESTOR	Gmina Starogard Gdański ul. Sikorskiego 9, 83-200 Starogard Gdański		
TEMAT	Budowa wieloelementowego monumentu oraz zagospodarowanie terenu cmentarza w Lesie Szpegawskim		
LOKALIZACJA	dz. nr 137 i 138, obręb 0412 Szpegawsk, gm. Starogard Gdański		
NAZWA RYS.	PLAN ZAGOSPODAROWANIA TERENU		
BRANŻA	ELEKTRYCZNA	DATA 03-2019	NR RYS. E01
PROJEKTOWAŁ	mgr inż. Kornel Borowski upr. nr POM/0025/POOE/15		SKALA 1:500
SPRAWDZIŁ	mgr inż. Grzegorz Dymerski upr. nr POM/0005/PWOE/14		REWIZJA 0
			Numer katalogowy 2018 - 26