

# RZUT PRZYZIEMIA SKALA 1:100


## Legenda:

- G1 Gniazdo 1-fazowe
- włącznik klawiszowy podwójny
- włącznik klawiszowy pojedynczy
- włącznik klawiszowy krzyżowy
- PPOż wyłącznik prądu
- RG Rozdzielnia główna

## Legenda oprawy oświetleniowej

### Zaplecze boiska sportowego Zduny

- |   |     |   |
|---|-----|---|
| 1 | 2 * | HYBRYD PRIMOS LED T (1 lm)  |
| 2 | 5 * | HYBRYD PROFILIGHT (53 lm)   |
| 3 | 3 * | LENA LIGHTING S. A. 550034 DOT CS LED 2W 250lm NM AT (0 lm)                     |
| 4 | 3 * | LENA LIGHTING S. A. 550218 DOT CSC LED 2W 260lm NM AT (0 lm)                    |
| 5 | 1 * | LENA LIGHTING S. A. 628023 COMPACT LED EVO N 4550lm PRM 840 (32W) (4550 lm)     |
| 6 | 9 * | LENA LIGHTING S. A. 628108 COMPACT LED EVO N 5750lm PRM 840 (42W) (5750 lm)     |
| 7 | 7 * | LENA LIGHTING S. A. 636226 FORTAN LED EVO 645mm 3750lm PRM 840 (28W) (3750 lm)  |
| 8 | 2 * | LENA LIGHTING S. A. 636240 FORTAN LED EVO 1210mm 5200lm PRM 840 (37W) (5200 lm) |
| 9 | 1 * | LENA LIGHTING S. A. 907333 TYTAN LED 1450 mm 7000 lm IP66 840 (43W) (7000 lm)   |

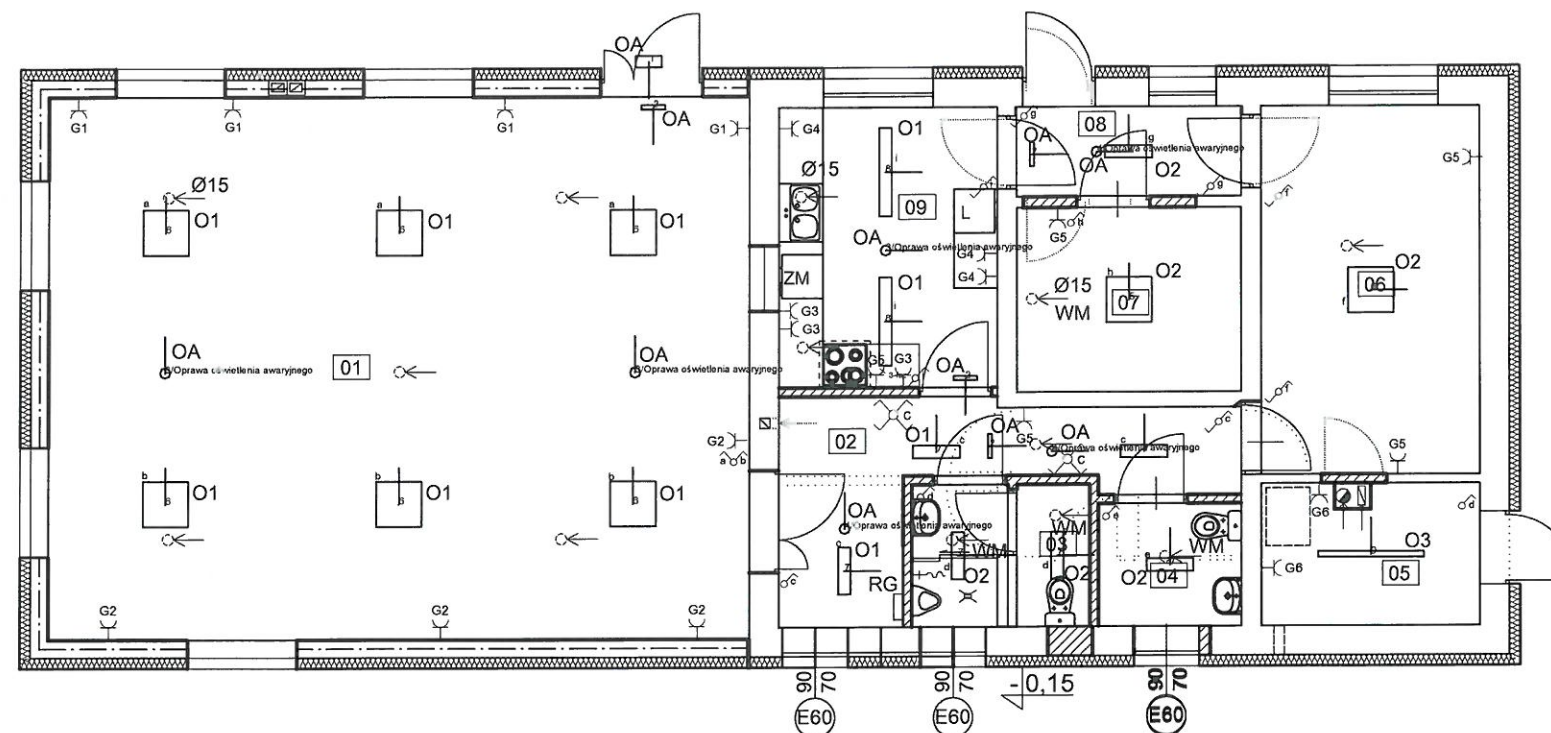


## OZNACZENIA

- ŚCIANY PROJEKTOWANE, ZAMUROWANIA
- WYBURZENIA
- WM WENTYLACJA ZINTEGROWANA Z OŚWIETLENIEM

Nr	Nazwa pom.	Pow. (m²)	Posadzka
01	Sala rekreacyjno - sportowa	71,49	Gres (proj.)
02	Szatnia	10,45	Gres (proj.)
03	WC mężczyzn	4,50	Gres (proj.)
04	WC kobiet/niepełnospraw.	15,72	Gres (proj.)
05	Kotłownia	6,63	Gres (istn.)
06	Pom. pomocnicze	15,15	Gres (istn.)
07	Pom. pomocnicze	7,79	Gres (istn.)
08	Komunikacja	3,82	Gres (istn.)
09	Kuchnia	11,52	Gres (istn.)
		147,07	

TEMAT:	Rozbudowa i przebudowa budynku zaplecza boiska sportowego na działce 163/17 obr. Szpegawsk.gmina Starogard Gdański ZMIANA POZWOLENIA NA BUDOWĘ	E- 1
Treść rysunku	Rzut Parteru	1:100
Projektował:	Krzysztof Tarakan upr. nr POM/0179/PWOE/14	
Opracował:	Sławomir Sakowicz	
Sprawdził:	Bartosz Tarakan upr. nr POM/0021/PWOE/15	
30 MARZEC 2020 r.		PB

RZUT PIWNICY  
SKALA 1:100

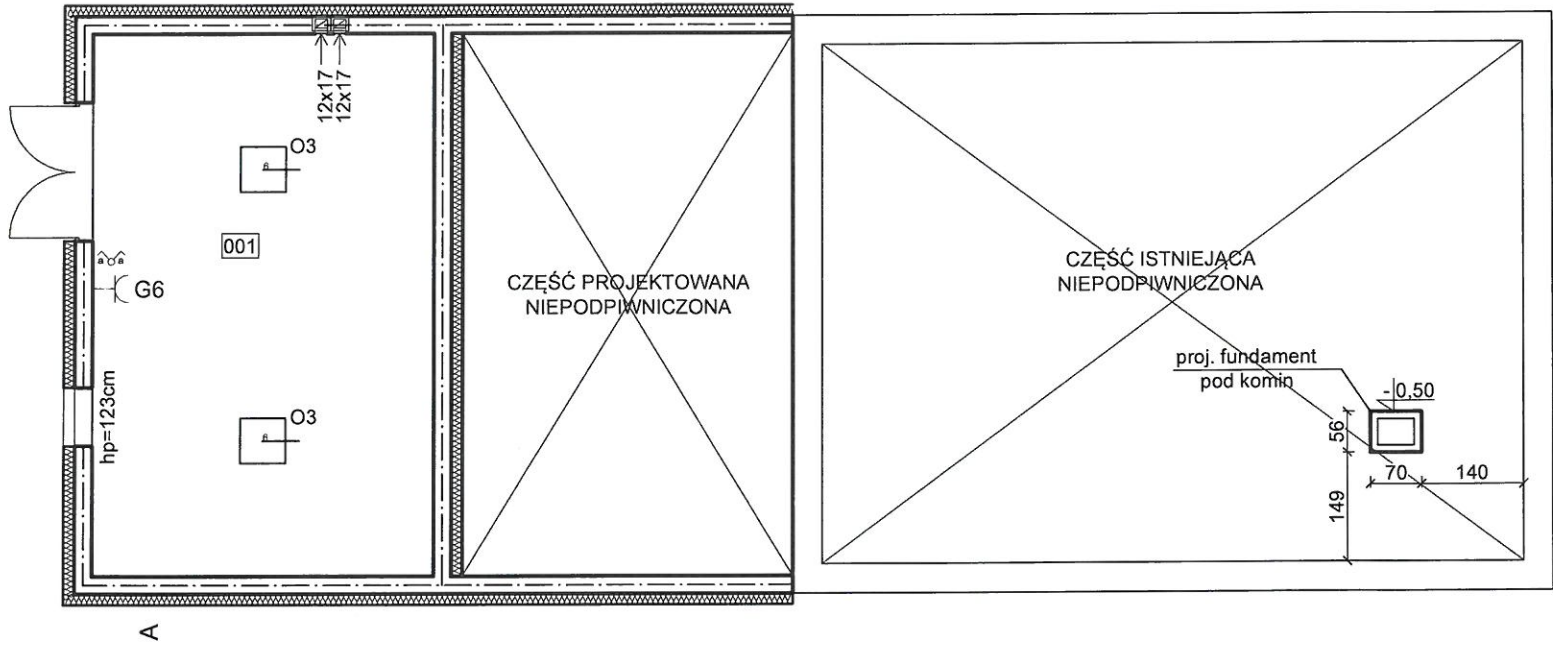

Legenda:


- G1 Gniazdo 1-fazowe
- Wł. włącznik klawiszowy podwójny
- Wł. włącznik klawiszowy pojedynczy
- Wł. włącznik klawiszowy krzyżowy
- RG Rozdzielnia główna


Legenda oprawy oświetleniowej


Zaplecze boiska sportowego Zduny

- |   |     |   |
|---|-----|---|
| 1 | 2 * | HYBRYD PRIMOS LED T (1 lm)  |
| 2 | 5 * | HYBRYD PROFILIGHT (53 lm)   |
| 3 | 3 * | LENA LIGHTING S. A. 550034 DOT CS LED 2W 250lm NM AT (0 lm)                     |
| 4 | 3 * | LENA LIGHTING S. A. 550218 DOT CSC LED 2W 260lm NM AT (0 lm)                    |
| 5 | 1 * | LENA LIGHTING S. A. 628023 COMPACT LED EVO N 4550lm PRM 840 (32W) (4550 lm)     |
| 6 | 9 * | LENA LIGHTING S. A. 628108 COMPACT LED EVO N 5750lm PRM 840 (42W) (5750 lm)     |
| 7 | 7 * | LENA LIGHTING S. A. 636226 FORTAN LED EVO 645mm 3750lm PRM 840 (28W) (3750 lm)  |
| 8 | 2 * | LENA LIGHTING S. A. 636240 FORTAN LED EVO 1210mm 5200lm PRM 840 (37W) (5200 lm) |
| 9 | 1 * | LENA LIGHTING S. A. 907333 TYTAN LED 1450 mm 7000 lm IP66 840 (43W) (7000 lm)   |

Nr	Nazwa pom.	Pow. (m²)	Posadzka
001	Magazyn sprzętu sportowego	34,89	Beton.(proj.)
		34,89	

 PRACOWNIA PROJEKTOWA MARIA LANDOWSKA		
TEMAT:	Rozbudowa i przebudowa budynku zaplecza boiska sportowego na działce 163/17 obr. Szpegawsk, gmina Starogard Gdański ZMIANA POZWOLENIA NA BUDOWĘ	E- 2
Treść rysunku:	Rzut Piwnicy	1:100
Projektował:	Krzysztof Tarakan	
Opracował:	Gławomir Salawicki	
Sprawdził:	Nr ewid. PC 10175, wykształcenie inżynierskie, uprawniający do projektowania i kierowania robotami budowlanymi w zakresie sieci elektroenergetycznych	PB
30 MARZEC 2020r.		

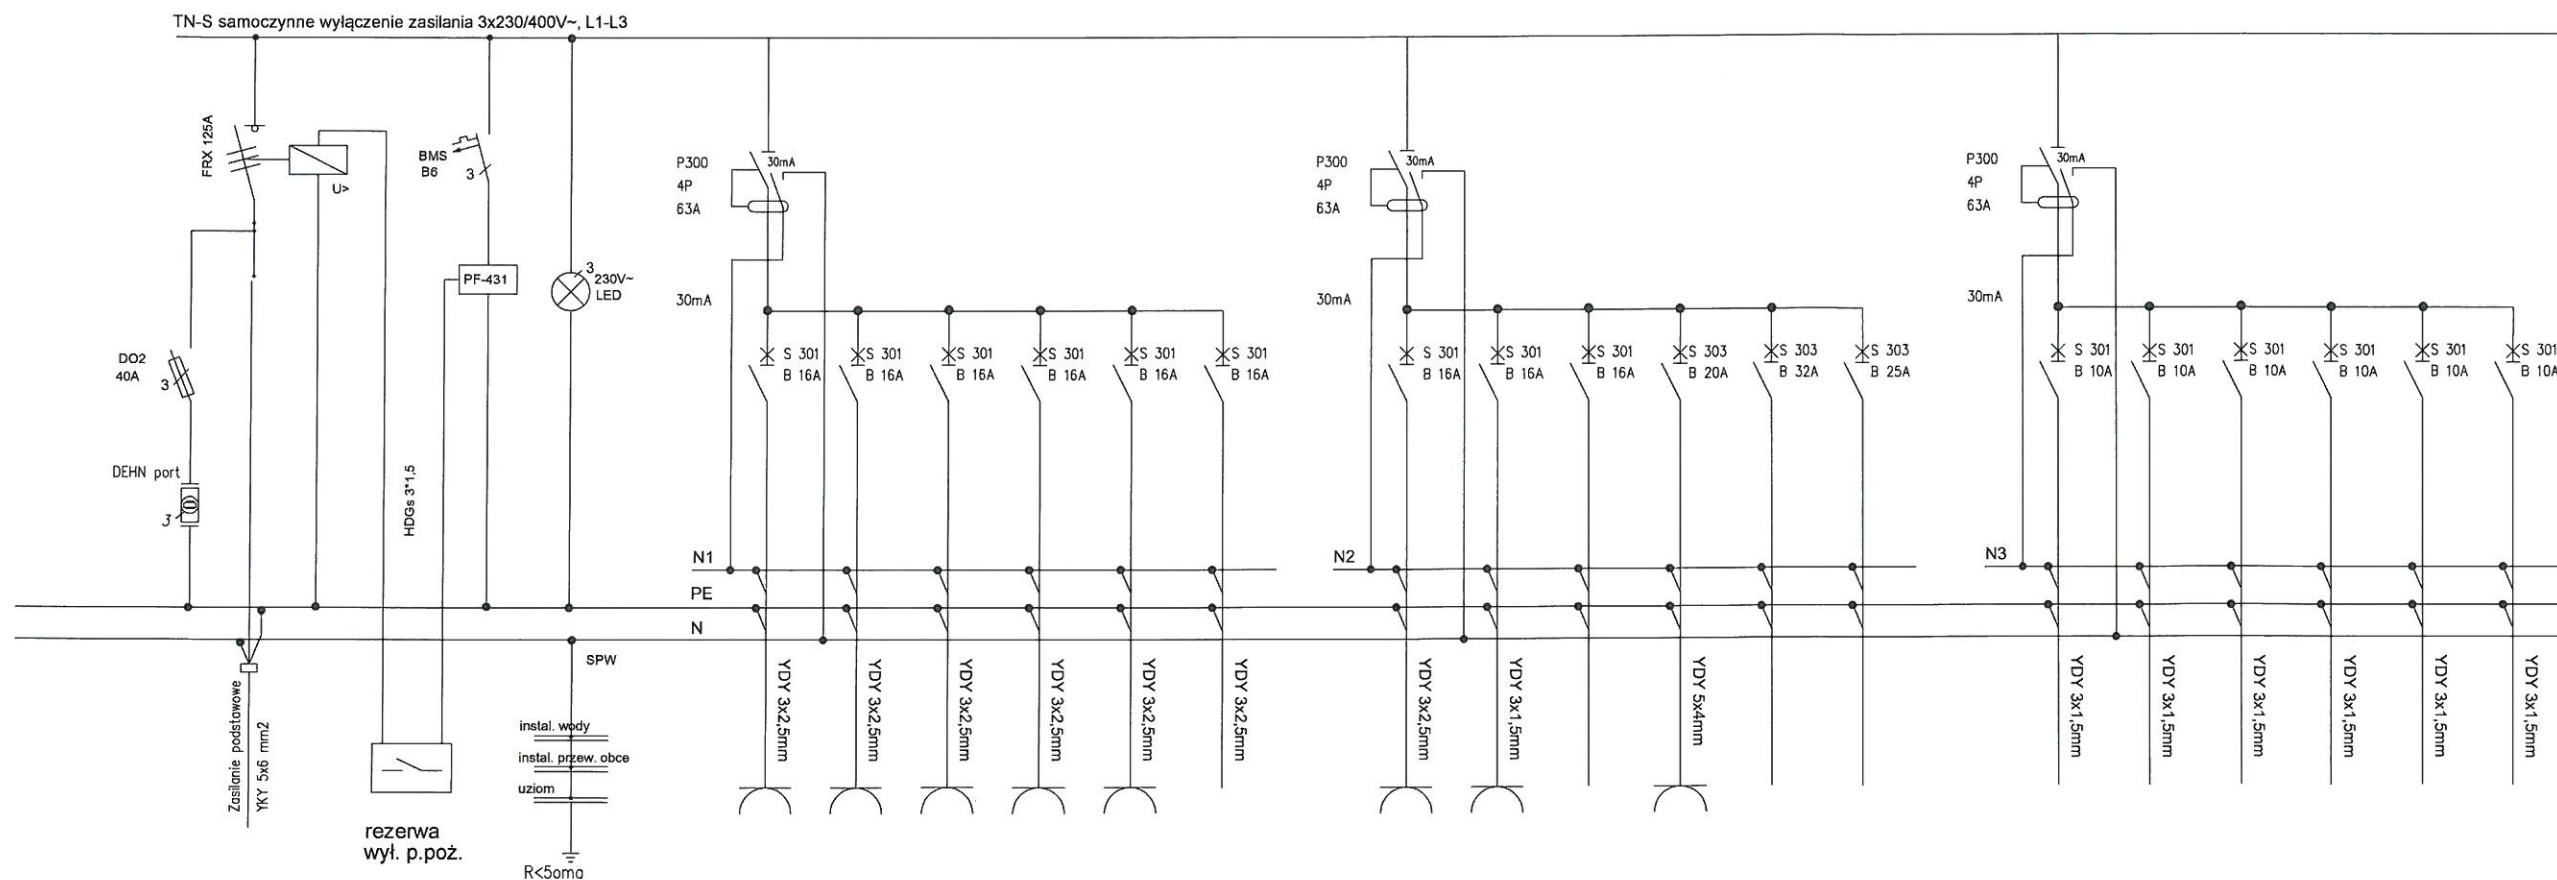

 <b>PRACOWNIA PROJEKTOWA MARIA LANDOWSKA</b>		
TEMAT:	Rozbudowa i przebudowa budynku zaplecza boiska sportowego nr 163/17 obr. Szczepanów, gmina Starogard Gdański	E- 3
Treść rysunku	Rozdział RG - instalacje elektryczne	
Projektował:	Pracownia Projektowa Maria Landowska	
Sprawdził:	Pracownia Projektowa Maria Landowska	
30 MARZEC 2020 r. elektrycznych oraz elektrycznych		
nr udj. POM/RE/0215/15		