


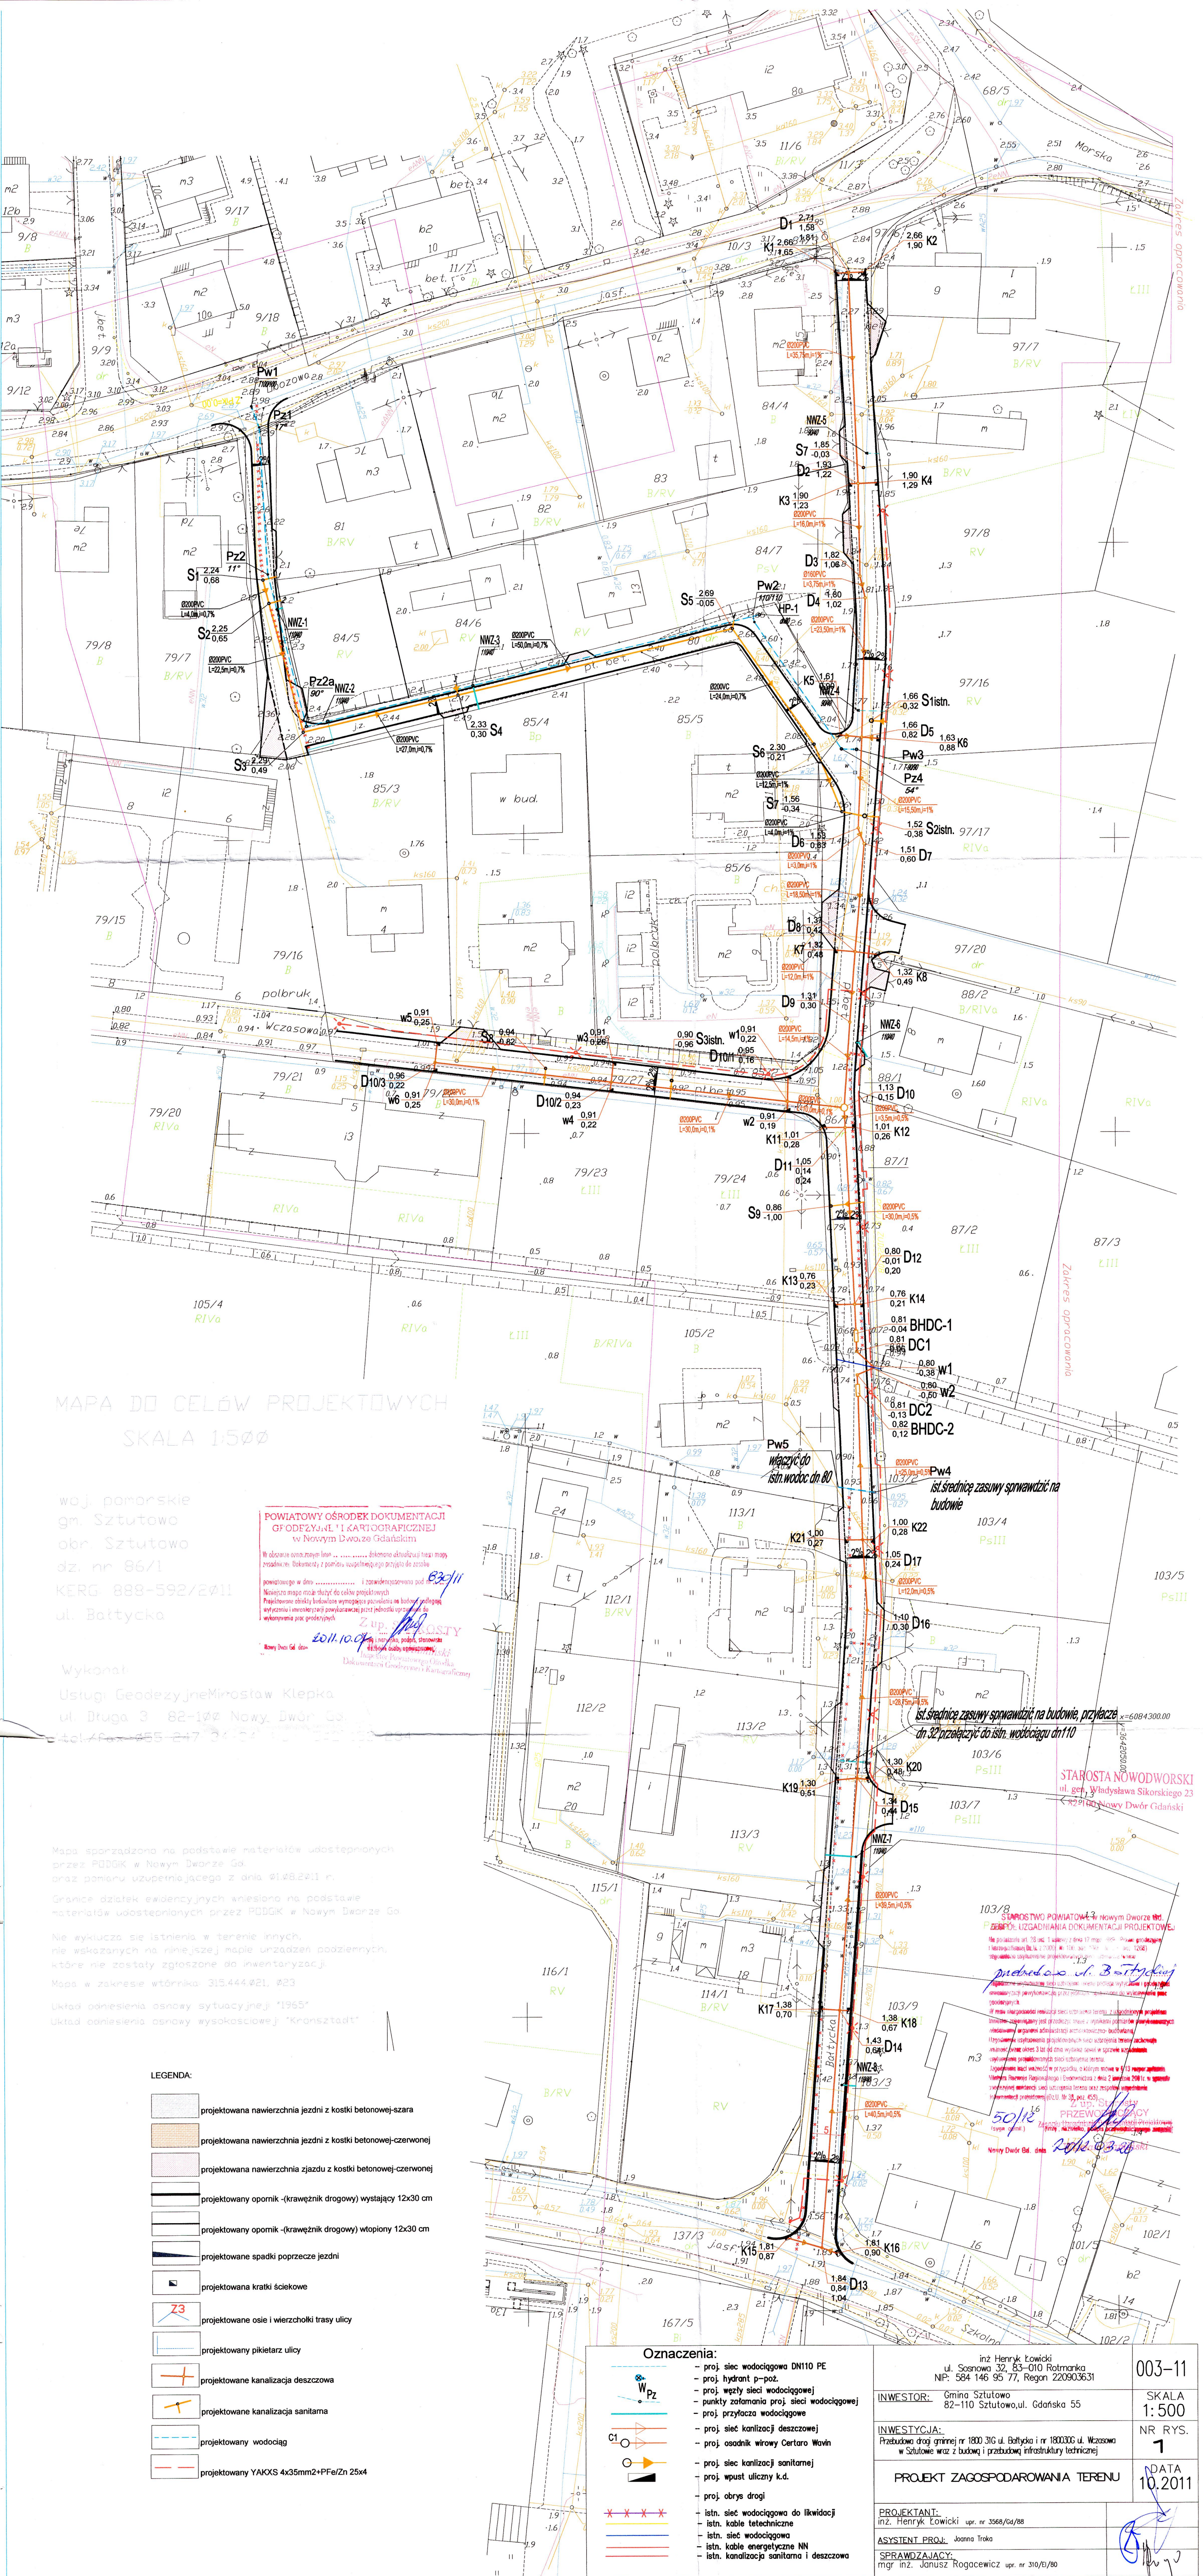

MAPA DO CELÓW PROJEKTOWYCH
SKALA 1:500

woj. pomorskie
gm. Sztutowo
obr. Sztutowo
dz. nr 86/1
KERG 888-592/2011
ul. Bałtycka

Wykonali:
Usługi Geodezyjne Miroslaw Klepka
ul. Długa 3 82-100 Nowy Dwór Gdański
tel./fax 55-247 34 52 35 36 37 100

Mapa sporządzona na podstawie materiałów udostępnionych
przez PDBGK w Nowym Dworze Gdańskim
oraz pomiaru uzupełniającego z dnia 01.08.2011 r.

Granice działek ewidencyjnych wniesiono na podstawie
materiałów udostępnionych przez PDBGK w Nowym Dworze Gdańskim

Nie wyklucza się istnienia w terenie innych,
nie wskazanych na niniejszej mapie urządzeń podziemnych,
które nie zostały zgłoszone do inwentaryzacji.

Mapa w zakresie widowni: 315.444/2011, 203

Układ planowania osnowy sytuacyjnej: 1955

Układ odniesienia osnowy wysokościowej: "Kronsztadt"

LEGENDA:

- projektowana nawierzchnia jezdni z kostki betonowej-szara
- projektowana nawierzchnia jezdni z kostki betonowej-czerwonej
- projektowana nawierzchnia zjazdu z kostki betonowej-czerwonej
- projektowany opornik (krawężnik drogowy) wystający 12x30 cm
- projektowany opornik (krawężnik drogowy) wtopiony 12x30 cm
- projektowane spadki poprzeczne jezdni
- projektowana kratki ściekowe
- projektowane osie i wierzchołki trasy ulicy
- projektowany pikietaż ulicy
- projektowane kanalizacja deszczowa
- projektowane kanalizacja sanitarna
- projektowany wodociąg
- projektowany YAKXS 4x35mm2+PFe/Zn 25x4

Oznaczenia:

- proj. sieć wodociągowa DN110 PE
- proj. hydrant p-poż.
- proj. węzły sieci wodociągowej
- punkty załamania proj. sieci wodociągowej
- proj. przyłącza wodociągowe
- proj. sieć kanalizacji deszczowej
- proj. osadnik wirów Certaro Wavin
- proj. sieć kanalizacji sanitarnej
- proj. wpust uliczny k.d.
- proj. obrisy drogi
- istn. sieć wodociągowa do likwidacji
- istn. kable tętniczne
- istn. sieć wodociągowa
- istn. kable energetyczne NN
- istn. kanalizacja sanitarna i deszczowa

inż. Henryk Łowicki
ul. Sosnowa 32, 83-010 Rotmanka
NIP: 584 146 95 77, Regon 220903631

INWESTOR: Gmina Sztutowo
82-110 Sztutowo, ul. Gdańska 55

INWESTYCJA: Przebudowa drogi gminnej nr 1800 31G ul. Bałtycka i nr 1800300 ul. Wczasowa
w Sztutowie wraz z budową i przebudową infrastruktury technicznej

PROJEKT ZAGOSPODAROWANIA TERENU

PROJEKTANT: inż. Henryk Łowicki upr. nr 3568/04/88

ASYSTENT PROJ.: Joanna Traka

SPRAWDZAJĄCY: mgr inż. Janusz Rogaczewicz upr. nr 310/01/80

003-11

SKALA

1:500

NR RYS.

1

DATA

10.2011