


Podkreślenie za niezłoty dokument został opracowany w wyniku prac gospodarczych i kartograficznych, których rezultat stanowi niniejszy wypis do ewidencji materiałów państwowego zasobu geodezyjnego i kartograficznego	
Organ prowadzący katastrów zasob geodezyjny i kartograficzny	Starosta Olecki
Identyfikator ewidencyjny materiału zasobu - opisu technicznego	P. 2813. 2015.461
Data wpisania opisu technicznego do ewidencji materiałów zasobu	22.02.2015
Imię, nazwisko i podpis osoby reprezentującej organ	Z up. Starosty mgr Alicja Kozłowska W. Wójt

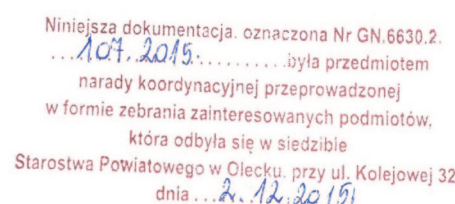

Z up. Starosty
Przewodniczący Zarządu Koordynacyjnej
.....
Krzysztof Krajewski
Naczelnik Wydziału Geodezji i Nieruchomości

Szkic orientacyjny

The map shows a railway line running horizontally across the middle. To the north of the line, there are several buildings and a large area labeled 'Stacja kolejowa' (Railway Station). To the south of the line, there is a large area labeled 'Stacja kolejowa' (Railway Station) and a smaller area labeled 'Stacja kolejowa' (Railway Station). The map includes a grid of coordinates and labels for various locations.


Niniejszym stwierdzam, że na działce nr 65.88.43.8.6.2
w obrębie G490060, gmina Wierzbica
występują (nie występują) znaki geodezyjne
Nr 1049-1049.1049-1049.1049-1049, objęte ochroną
na podst. art. 15 ust. 1 ustawy z dnia 17 maja 1989r.
Prawo geodezyjne i kartograficzne
(t.j. Dz. U. z 2010r. Nr 193, poz. 1287)
Olecko, dnia 31-07-2015 z 100 Starosty


21 Starego
Henryka Lewkows
Poinspektor
W Wydziale Pandzli i Inenich

LEGENDA:

-  Projektowana sieć wodociągowa PE100 DN90
-  Projektowane przyłącze wodociągowe
-  Projektowana studnia wodomierzowa
-  rura osłonowa - przewiert pod rzeką
-  zasuwa
-  hydrant
-  rura osłonowa dwudzielna Ø90

		www.san-system.com.pl e-mail: biuro@san-system.com.pl		Skala: 1: 500
Wykonawca: SAN-SYSTEM ul. Mazurska 30A 19-400 Olecko		OBJEKT: Budowa sieci wodociągowej do miejscowości Gaszporowo - gmina Wieliczki INWESTOR: Gmina Wieliczki, ul. Lipowa 53, 19-404 Wieliczki TEMAT: Projekt zagospodarowania terenu		Nr rys. 2
Imię i Nazwisko	Nr uprawnień	Data	Podpis	
Projektował	mgr inż. Karol Brodowski	5/02/01L, WAM/0076/P005/04	Listopad 2015r.	
Sprawdzający	inż. Patrycjusz Krok	PDL/0153/PW05/09	Listopad 2015r.	

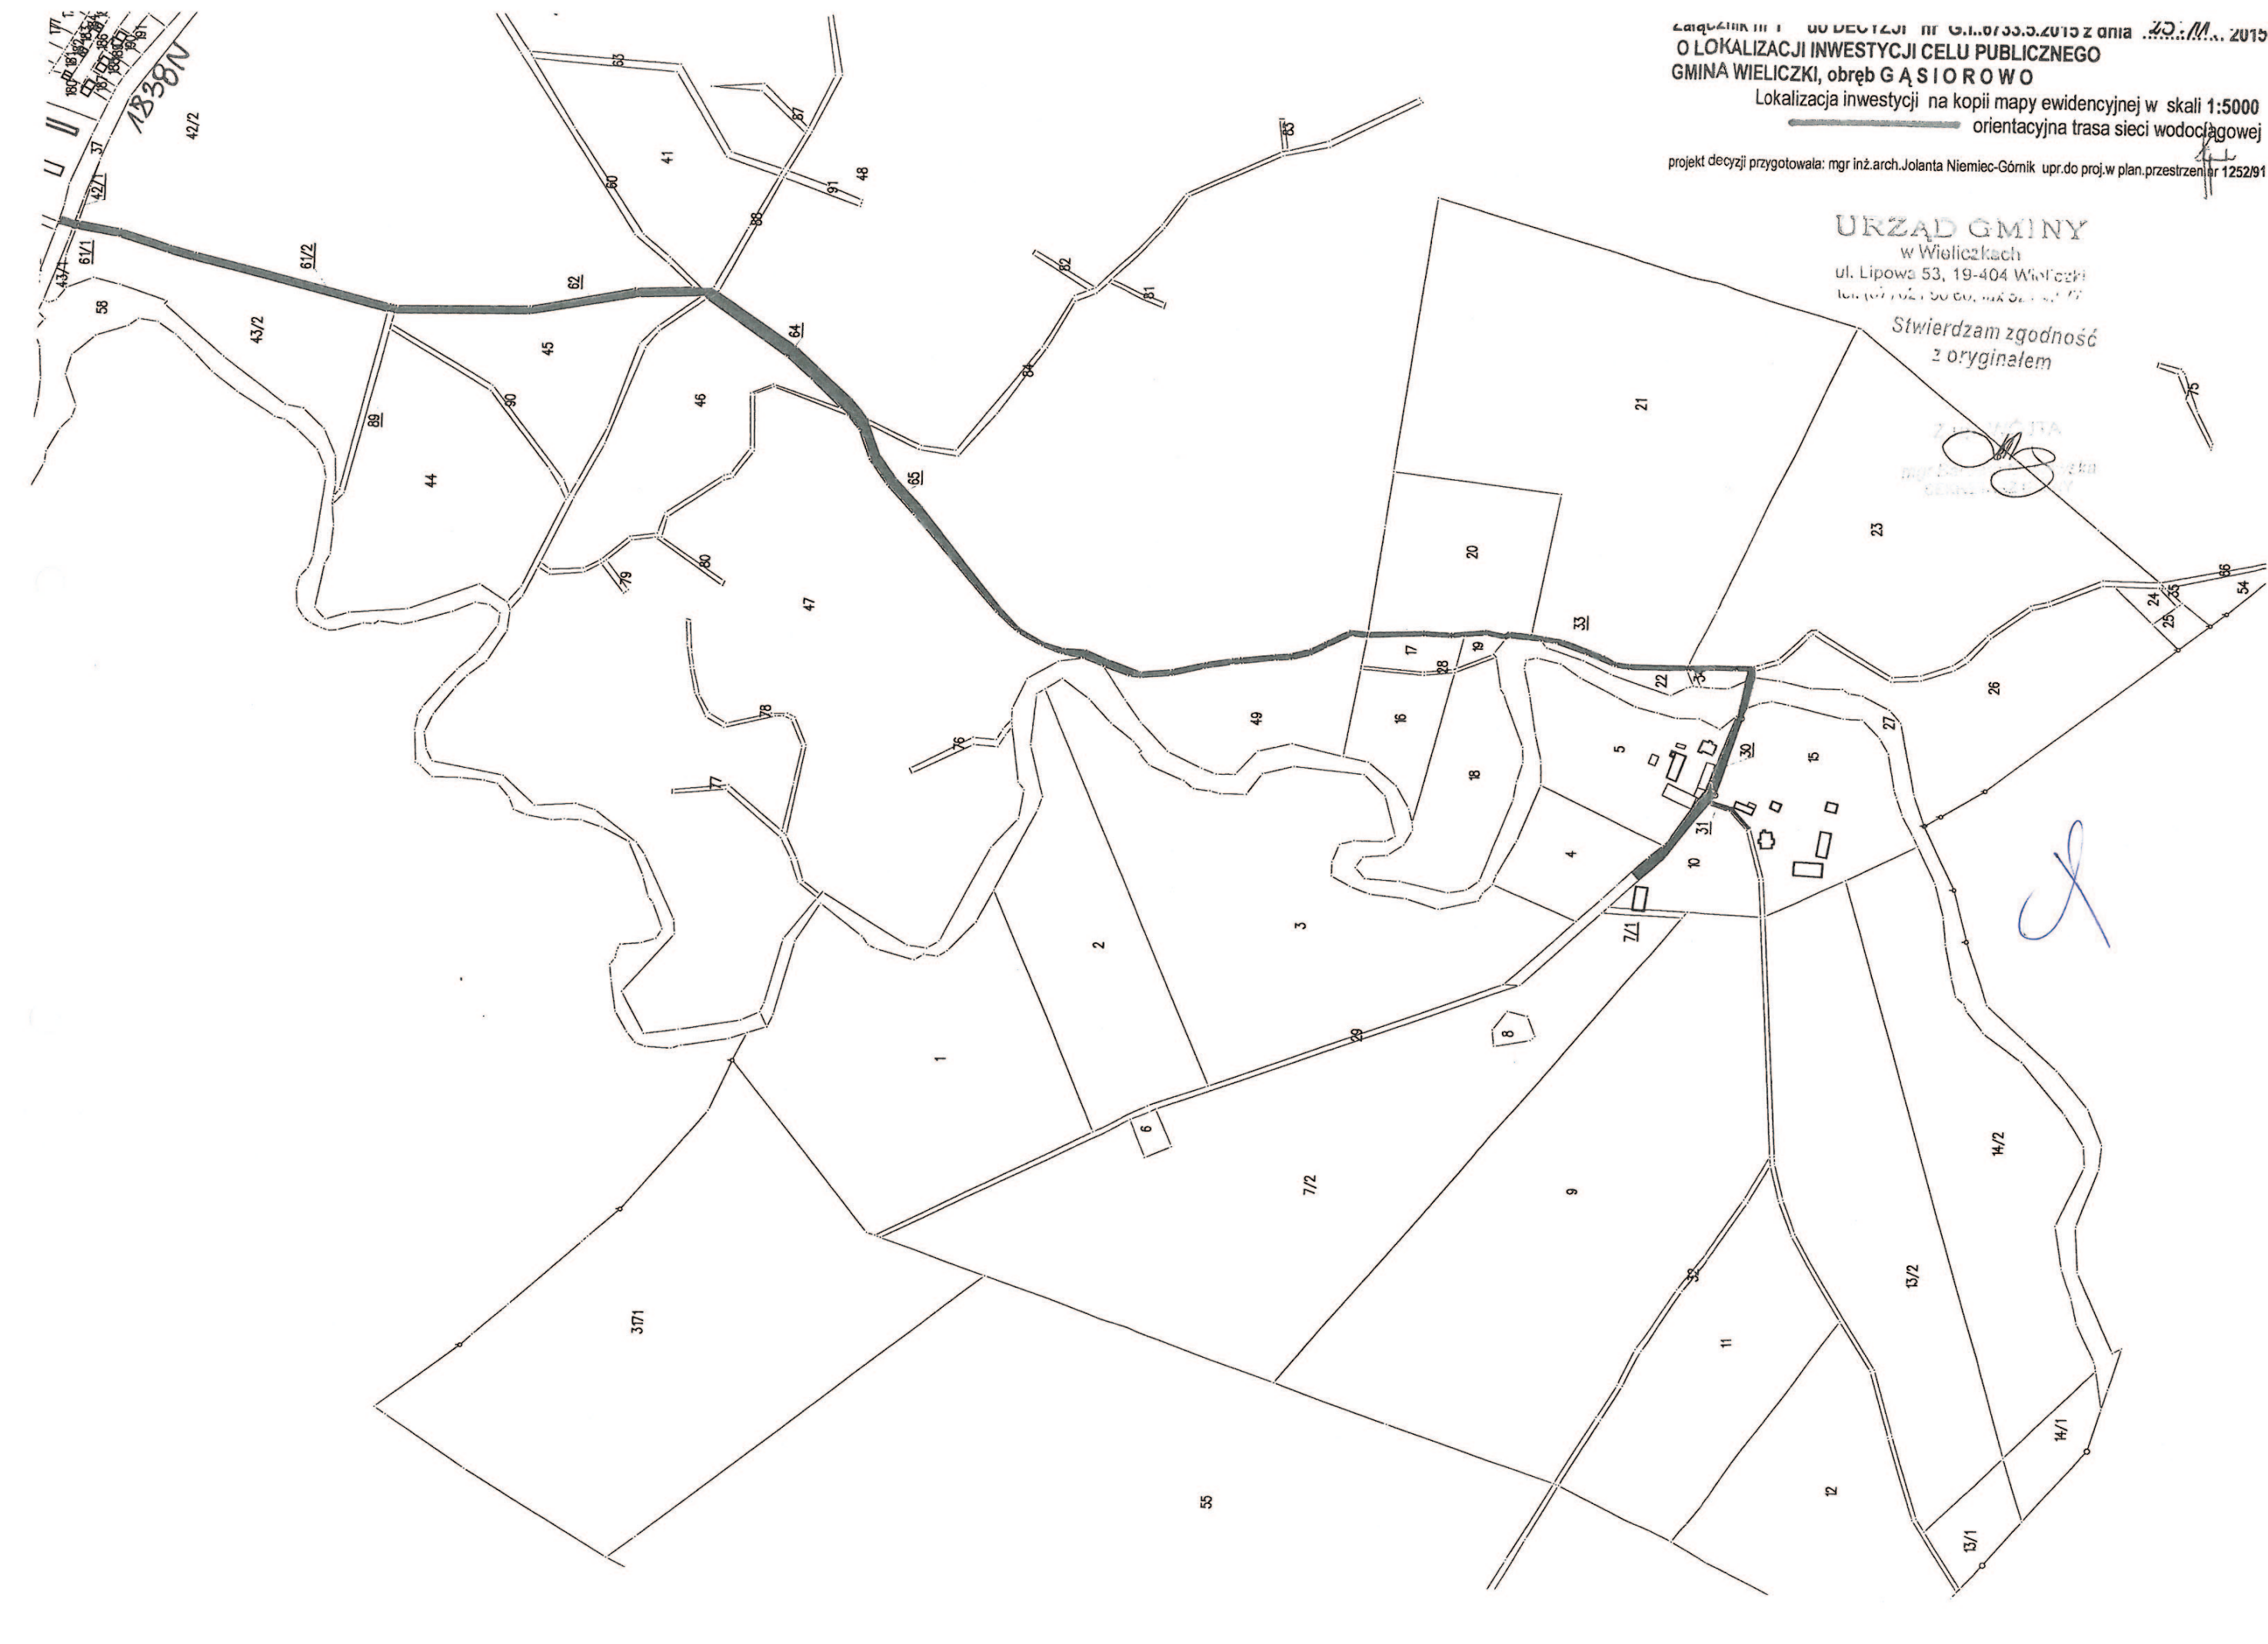


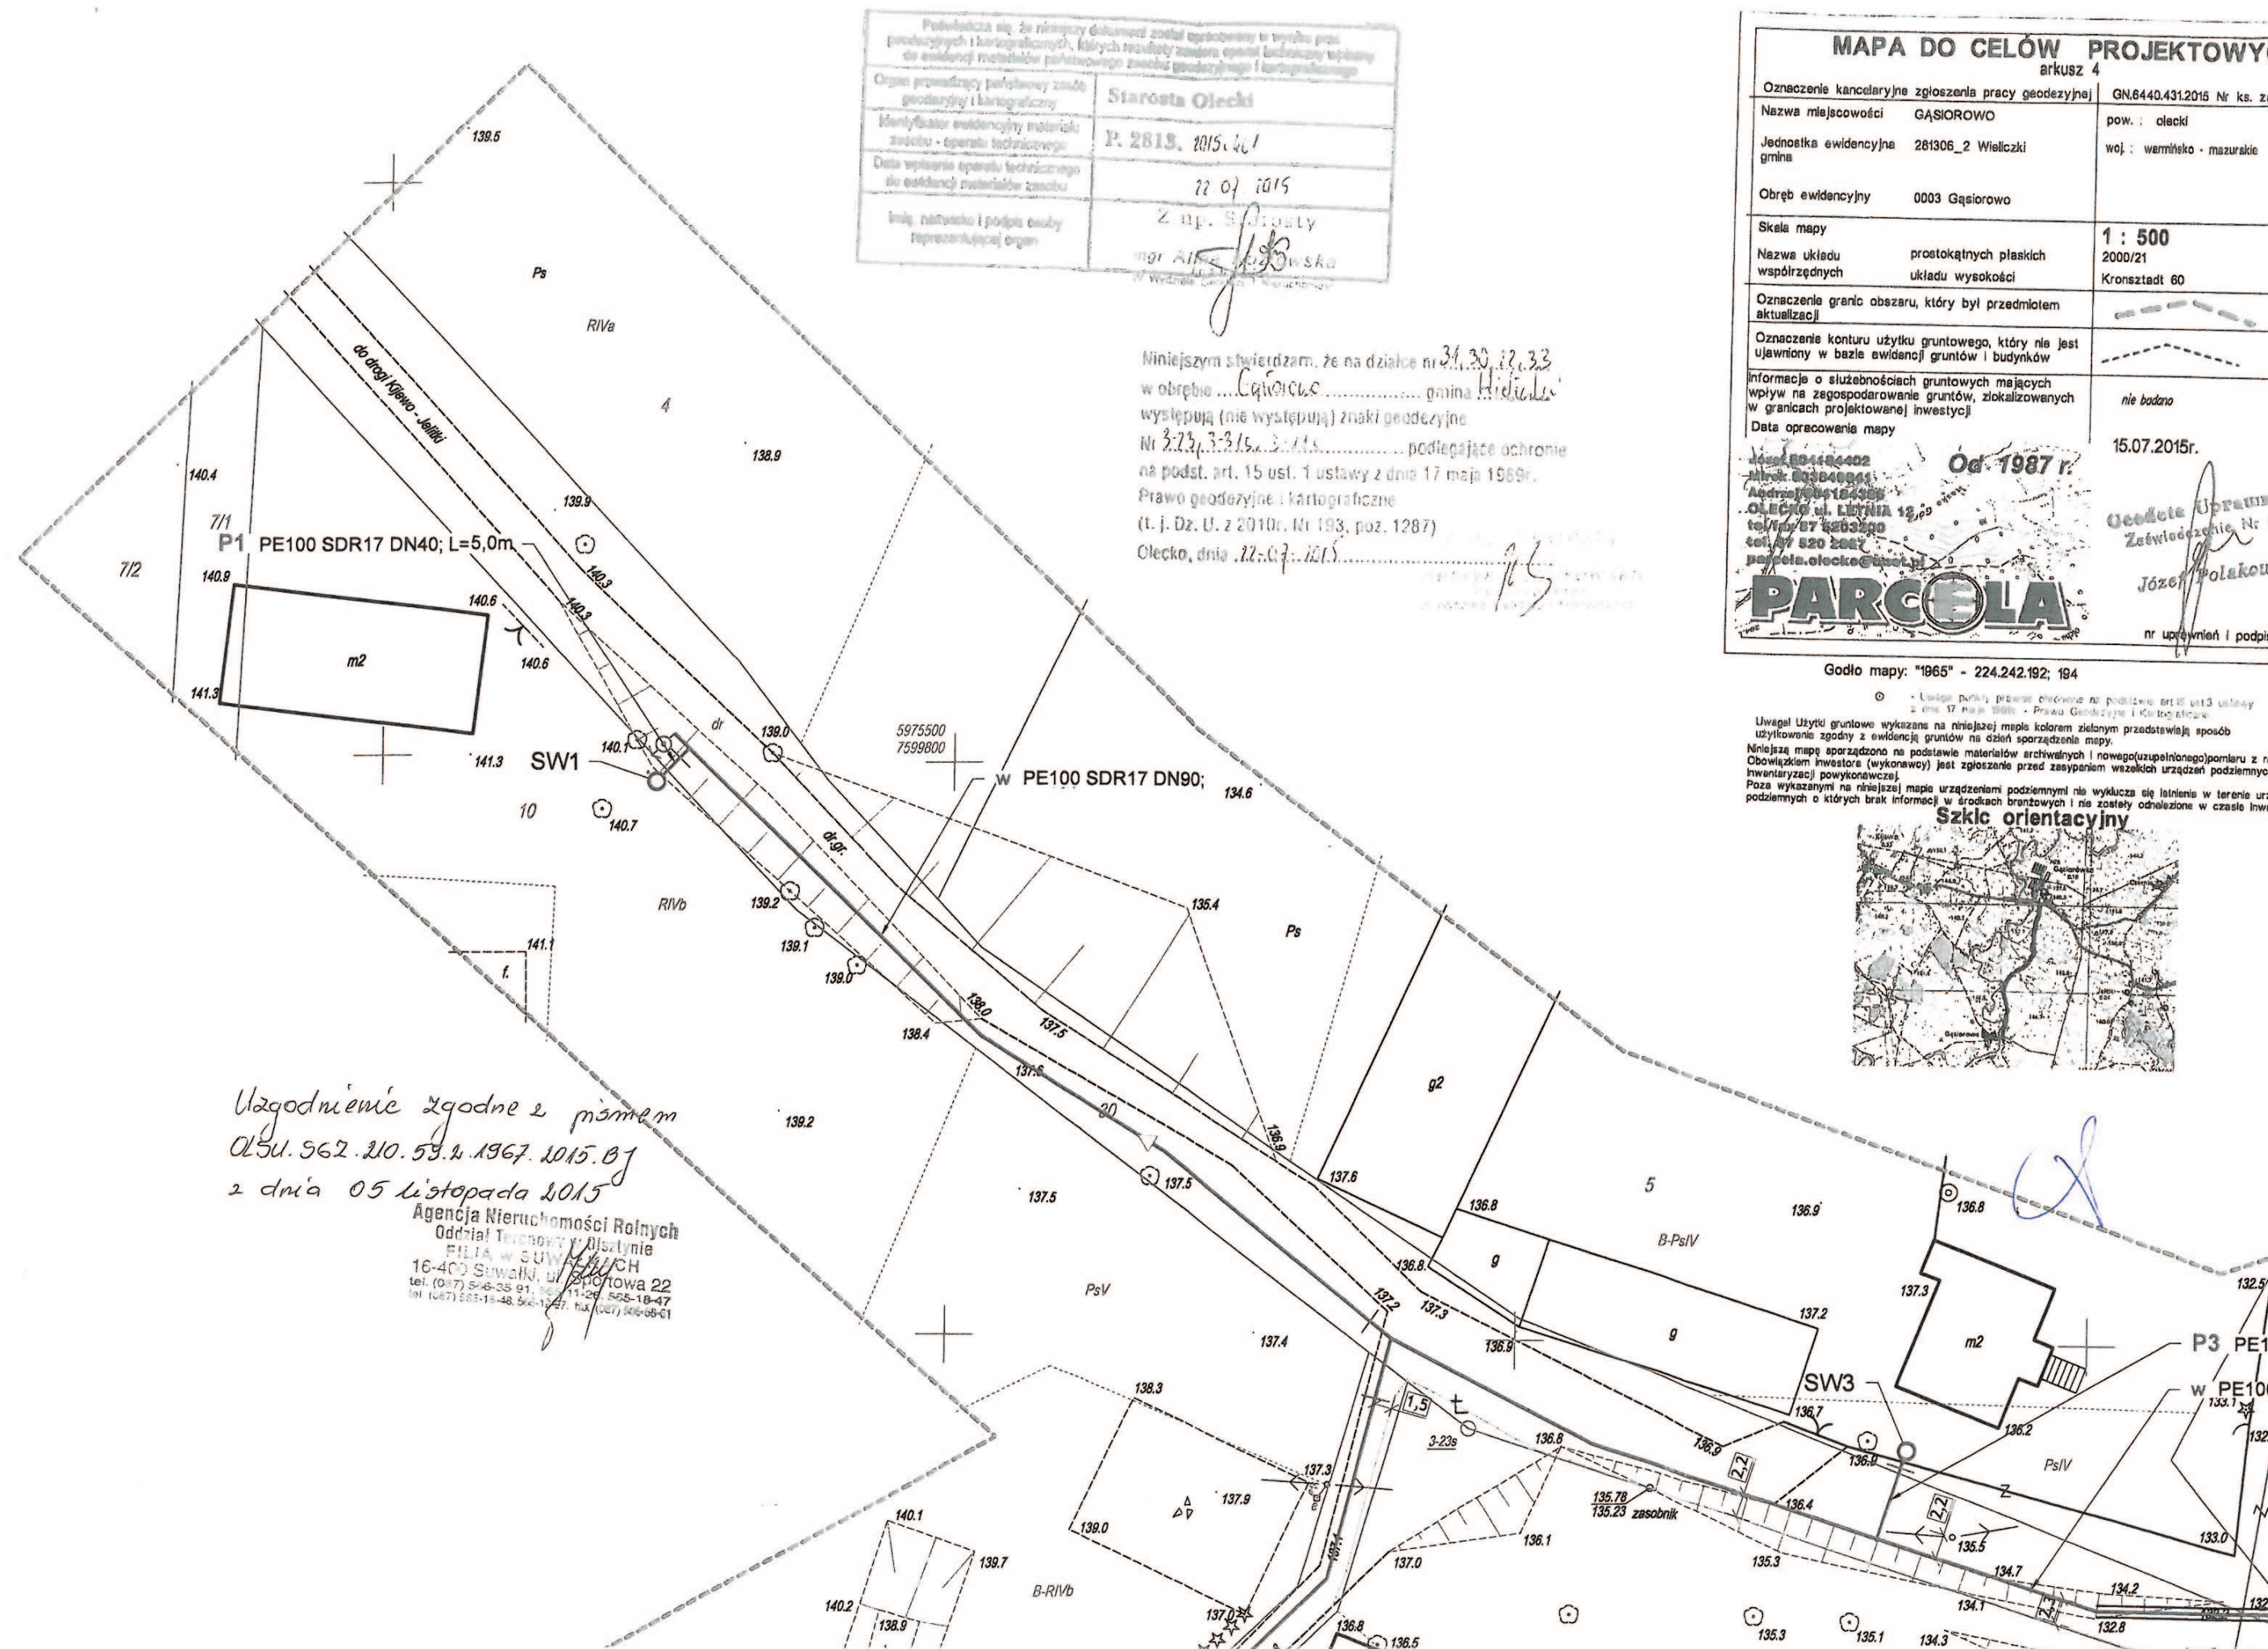

Podpisz się do niniejszego dokumentu przed rozpoczęciem w tym celu prac projektowych i kosztorysowych, których przedmiotem jest projekt i kosztorys wykonania do wykonania niniejszego przedmiotu zamówienia i kosztorys wykonania.	
Organ prowadzący politykę wodną i gospodarkę wodną	Starosta Olecki
Identyfikacja wykonawcy projektu	P. 2815, 1015, 101
Identyfikacja wykonawcy projektu	17.07.2015
Data wykonania projektu technicznego do wykonania niniejszego przedmiotu zamówienia	17.07.2015
Imię, nazwisko i podpis osoby reprezentującej organ	mgr inż. J. J. J.

MAPA DO CELÓW PROJEKTOWYCH	
Oznaczenie kandydatury zgłoszenia pracy geodezyjnej	
Nazwa miejscowości	GAŚTOROWO
Jednostka ewidencyjna	28106_2 Wieliczki
Obwód ewidencyjny	0003 Gąsiorowo
Skala mapy	1 : 500
Nazwa układu współrzędnych	prostopadłych płaskich
Oznaczenie granic obszaru, który był przedmiotem aktualizacji	2000/21
Oznaczenie konturu użytku gruntowego, który nie jest uwzględniony w bazie ewidencyjnej	Kronstadt 60
Informacja o służebnościach gruntowych mających wpływ na zagospodarowanie gruntów, ziemiokształnych w granicach projektowanej inwestycji	nie dotyczy
Data opracowania mapy	15.07.2015r.
Godło mapy: "1965" - 224.242.192; 194	
Uwaga! Użytki gruntowe wykazane na niniejszej mapie kolorem szarym przedmiotem są do wykorzystania w bazie ewidencyjnej. Niniejsza mapa sporządzona na podstawie materiałów archiwalnych i nowo (uzupełniono) pomiaru z roku 2015. Mapa ta nie jest dokumentem prawnym, który zastępuje plan zagospodarowania przestrzennego. Poza wskazanymi na niniejszej mapie urządzeniami podziemnymi do wykonania są również w terenie urządzenia podziemne o których brak informacji w urzędach brzoźnych i na zdjęciach satelitarnych w czasie ich wykonania.	
Szkieł orientacyjny	

Uzgodnienie zgodne z pismem
OLSV.562.210.63.2.1016.1015.BJ
z dnia 18.11.2015

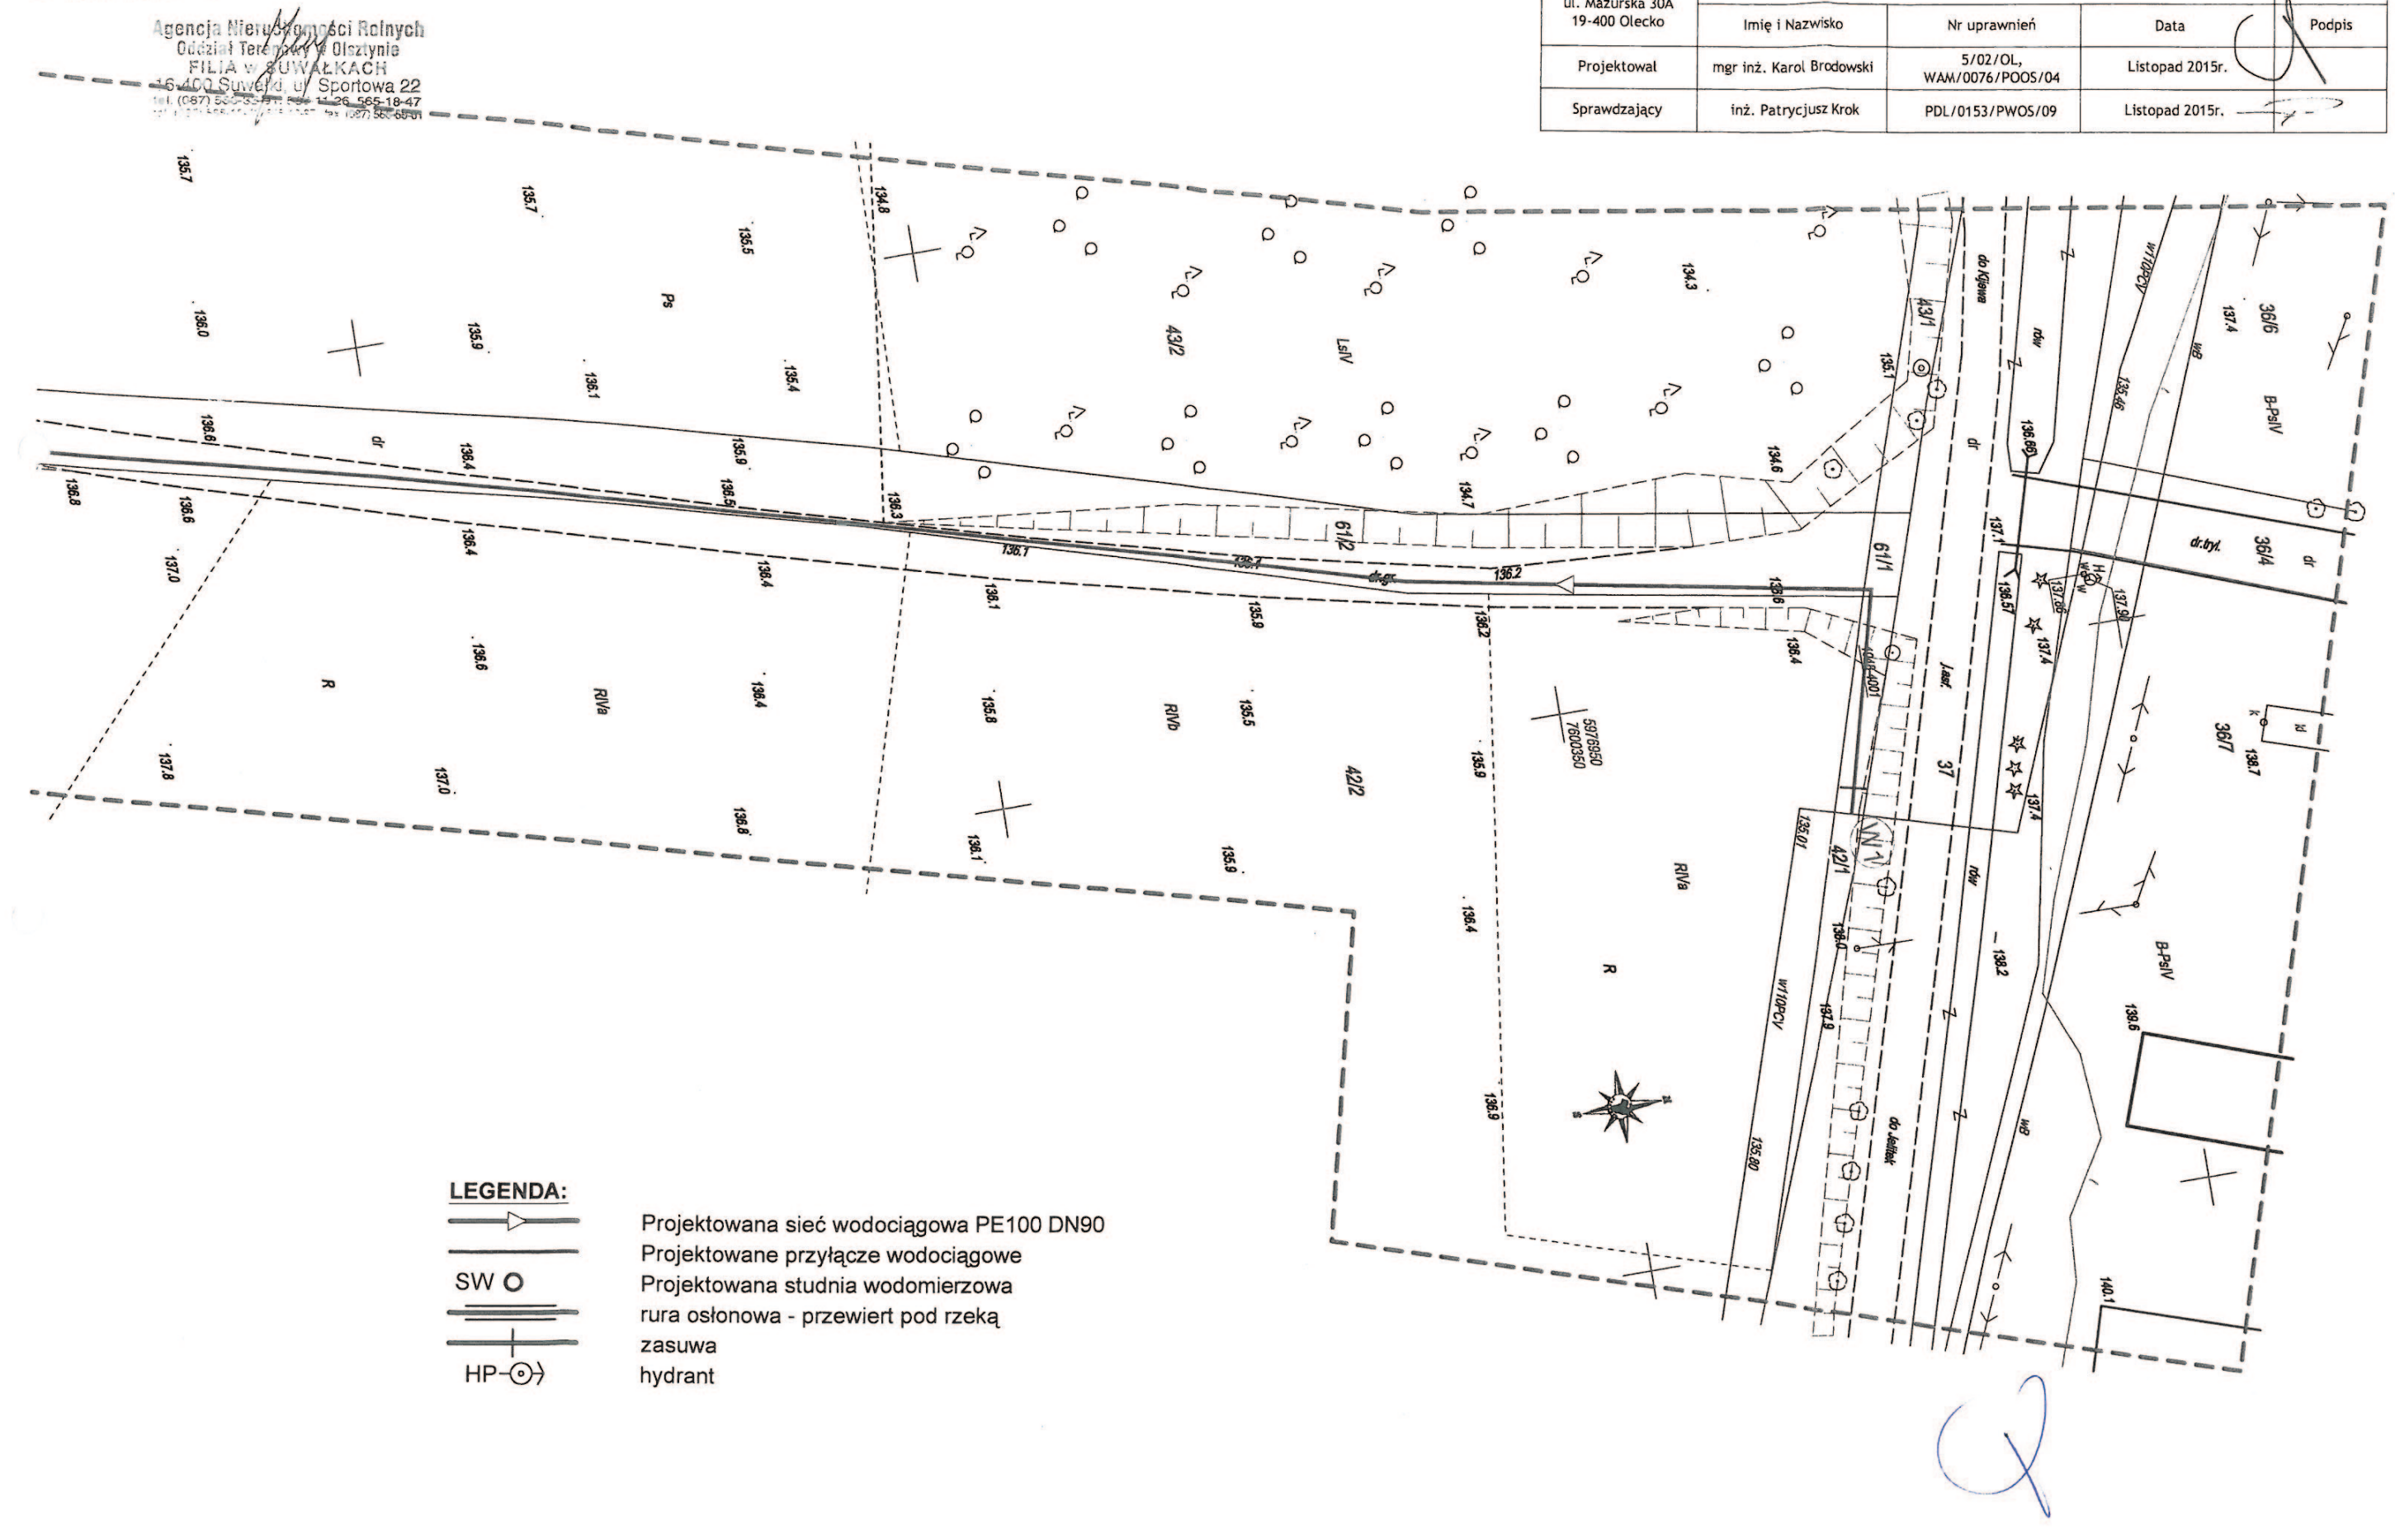

LEGENDA:
—>—
SW O
—+—
HP—O—

Projektowana sieć wodociągowa PE100 DN90
Projektowane przyłącze wodociągowe
Projektowana studnia wodomierzowa
rura osłonowa - przewiet pod rzeką
zasiwa
hydrant

San-System	
www.san-system.com.pl	
e-mail: biuro@san-system.com.pl	
Wykonawca:	OBIEKT: Budowa sieci wodociągowej do miejscowości Gąsiorowo - gmina Wieliczki
SAN-SYSTEM	INWESTOR: Gmina Wieliczki, ul. Lipowa 53, 19-404 Wieliczki
TEMAT: Projekt zagospodarowania terenu	
Imię i Nazwisko	Nr uprawnień
mgr inż. Karol Brodowski	5/02/OL, WAM/0076/POOS/04
Projektował	Data
mgr inż. Karol Brodowski	Listopad 2015r.
Sprawdzający	Podpis
inż. Patrycjusz Krok	Listopad 2015r.