


Lokalizacja miejsca montażu nowych opraw świetlnych

rzut parteru

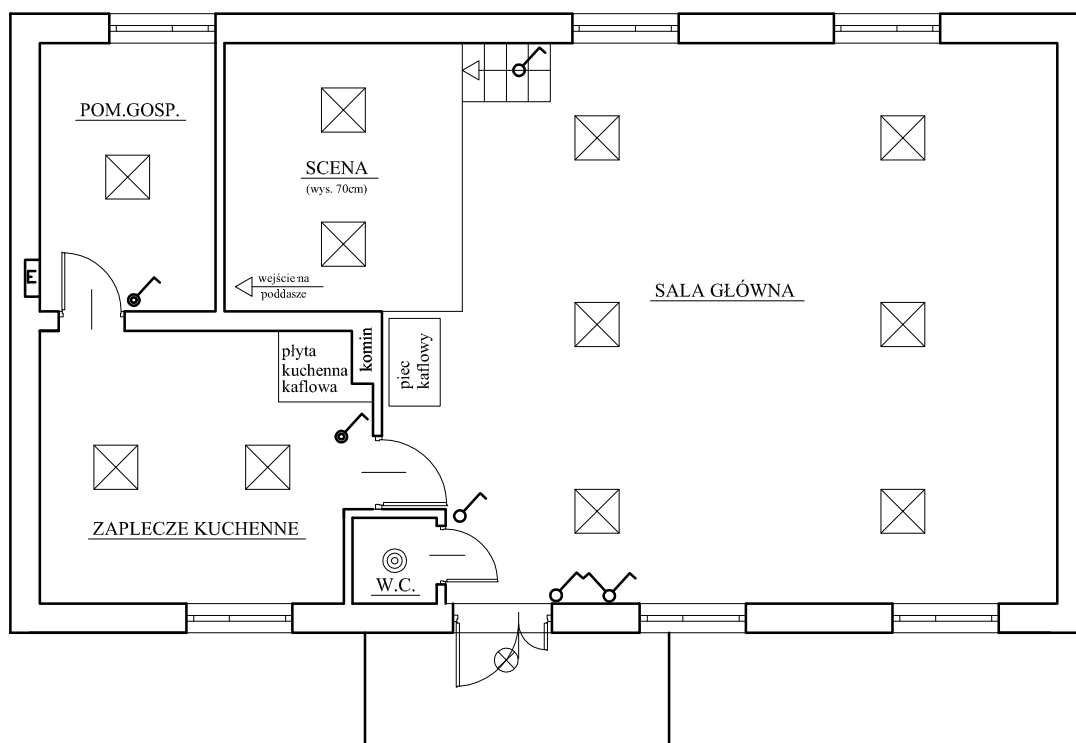

oprawa LED 50W IP20 do wbudowania w sufit podwieszany



oprawa LED 20W IP44 do wbudowania w sufit podwieszany



oprawa LED 20W IP65

UWAGA:

Przewody oświetlenia YDYżo 3x1,5 prowadzić w rurach ochronnych fi 20 w przestrzeni nad sufitem podwieszanym. Do wyłączników wykonać zejścia w tynku lub w listwie instalacyjnej. Instalację oświetlenia włączyć w istniejącą puszkę instalacyjną zasilaną z istniejącej rozdzielnicy.

"DOM-BUD" Suwałki			specjalność: inst. - inż. elektr.	
TEMAT:	PROJEKT OCIEPLENIA wraz z wymianą pokrycia dachu świetlicy wiejskiej (termomodernizacja budynku)		rys. nr 8	skala: 1:100
ADRES:	MARKOWSKIE jednostka ewidencyjna WIELICZKI obręb MARKOWSKIE, dz. nr 151 i 152		RYSUNEK: lokalizacja miejsca montażu nowych opraw świetlnych	
IMIĘ I NAZWISKO		NR UPR.	DATA	PODPIS
PROJEKTANT:		tech. Wiesław Baluta	SUW -86/90	30.07.2020
SPRAWDZAJĄCY:		mgr inż. Paweł Szymczyk	POM-0183/PW0E/08	30.07.2020