

PROJEKT chroniony prawem autorskim - zgodnie z Ustawą o Prawie Autorskim i prawach pokrewnych. Dz.U.24,poz.83 z dn.4.02.1994r.

Powielanie całości lub fragmentów bez zgody autora projektu - ZABRONIONE

RZUT FUNDAMENTÓW
SKALA 1:100


POWIERZCHNIA UŻYTKOWA:

1	Wiatrołap	—	6,00	m2
2	Sala spotkań	—	94,66	m2
3	Komunikacja	—	6,96	m2
4	WC niepeł.	—	4,76	m2
5	WC mężczy	—	2,71	m2
6	WC damski	—	2,71	m2
7	Pom gosp.	—	6,31	m2
8	Pom. gosp.	—	3,98	m2
9	Kuchnia	—	16,00	m2

RAZEM

– 144,09 m2

POWERZCHNIA ZABUDOWY – 181,49 m²

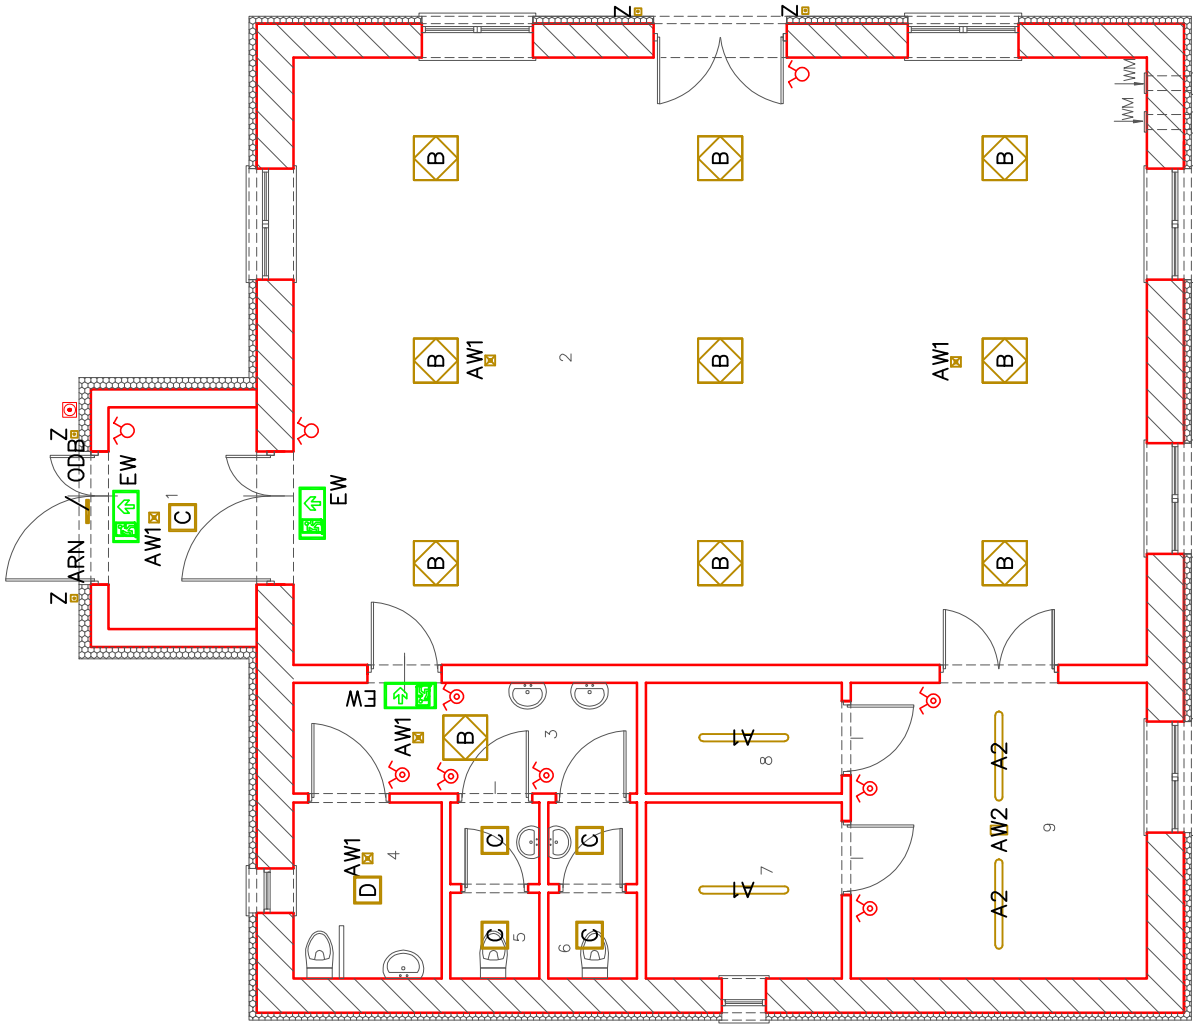

LEGENDA:

	łącznik instalacyjny, pojedynczy, podtynkowy, 10A, 230V, IP-20		BEE LIGHT DAISYR P MPRM WH 840 42 595 (40.0 W) + ramka natynkowa
	łącznik instalacyjny, świecznikowy, podtynkowy, 10A, 230V, IP-20		BEE LIGHT FREESIA SQ S N MPRM WH 840 24 365 (18.0 W)
	łącznik instalacyjny, schodowy, podtynkowy, 10A, 230V, IP-20		BEE LIGHT FREESIA SQ S N MPRM WH 840 33 365 (25.0 W)
	łącznik instalacyjny, pojedynczy, podtynkowy, 10A, 230V, IP-44	EW	ARN/1W/E/1/SA/AT/WH – PRACA JASNA
	łącznik instalacyjny, świecznikowy, podtynkowy, 10A, 230V, IP-44		ODB/3x1W/E/1/SE/AT/GR+TERMOSTAT – MONTAŻ NAŚCIENNY NAD DRZWIAMI
	p.poż wyłącznik główny	Z	KINKIET NEMESIA A-M M1460 DG 2xGU10 max 35W IP54
AW1 	LV3N/U/1W/B/1/SE/AT/WH		
AW2	ETS/1W/B/1/SE/AT/WH		
A1 	BEE LIGHT ASTER N PC-T IP65 840 40 1200 MB0 (33.0 W)		
A2 	BEE LIGHT ASTER N PC-T IP65 840 97 1200 MB0 (78.0 W)		

PROJEKT BUDOWLANY:				ROZBUDOWA, PRZEBUDOWA, NADBUDOWA WRAZ Z REMONTEM ISTNIEJĄCEGO BUDYNKU ŚWIETLICY WIEJSKIEJ W MIEJSCOWOŚCI STARA OTOCZNIA			
Localizacja:				Stara Otocznia, Gm. Wiśńiewo, woj. mazowieckie, nr ewid. działki: 236/3			
Inwestor:				Gmina Wiśńiewo Wiśńiewo 86, 06-521 Wiśńiewo			
Rzut parteru - Schemat Instalacji elektrycznej - oświetlenie							
Tytuł rysunku:							
Data:		10.2020		Rysunek:		1	
				Branża:		E	
				Skala:		1:100	
Projektant:							
inż. Mariusz Samecki - upr. bud. nr MAZ/0561/PW/OE/15							