


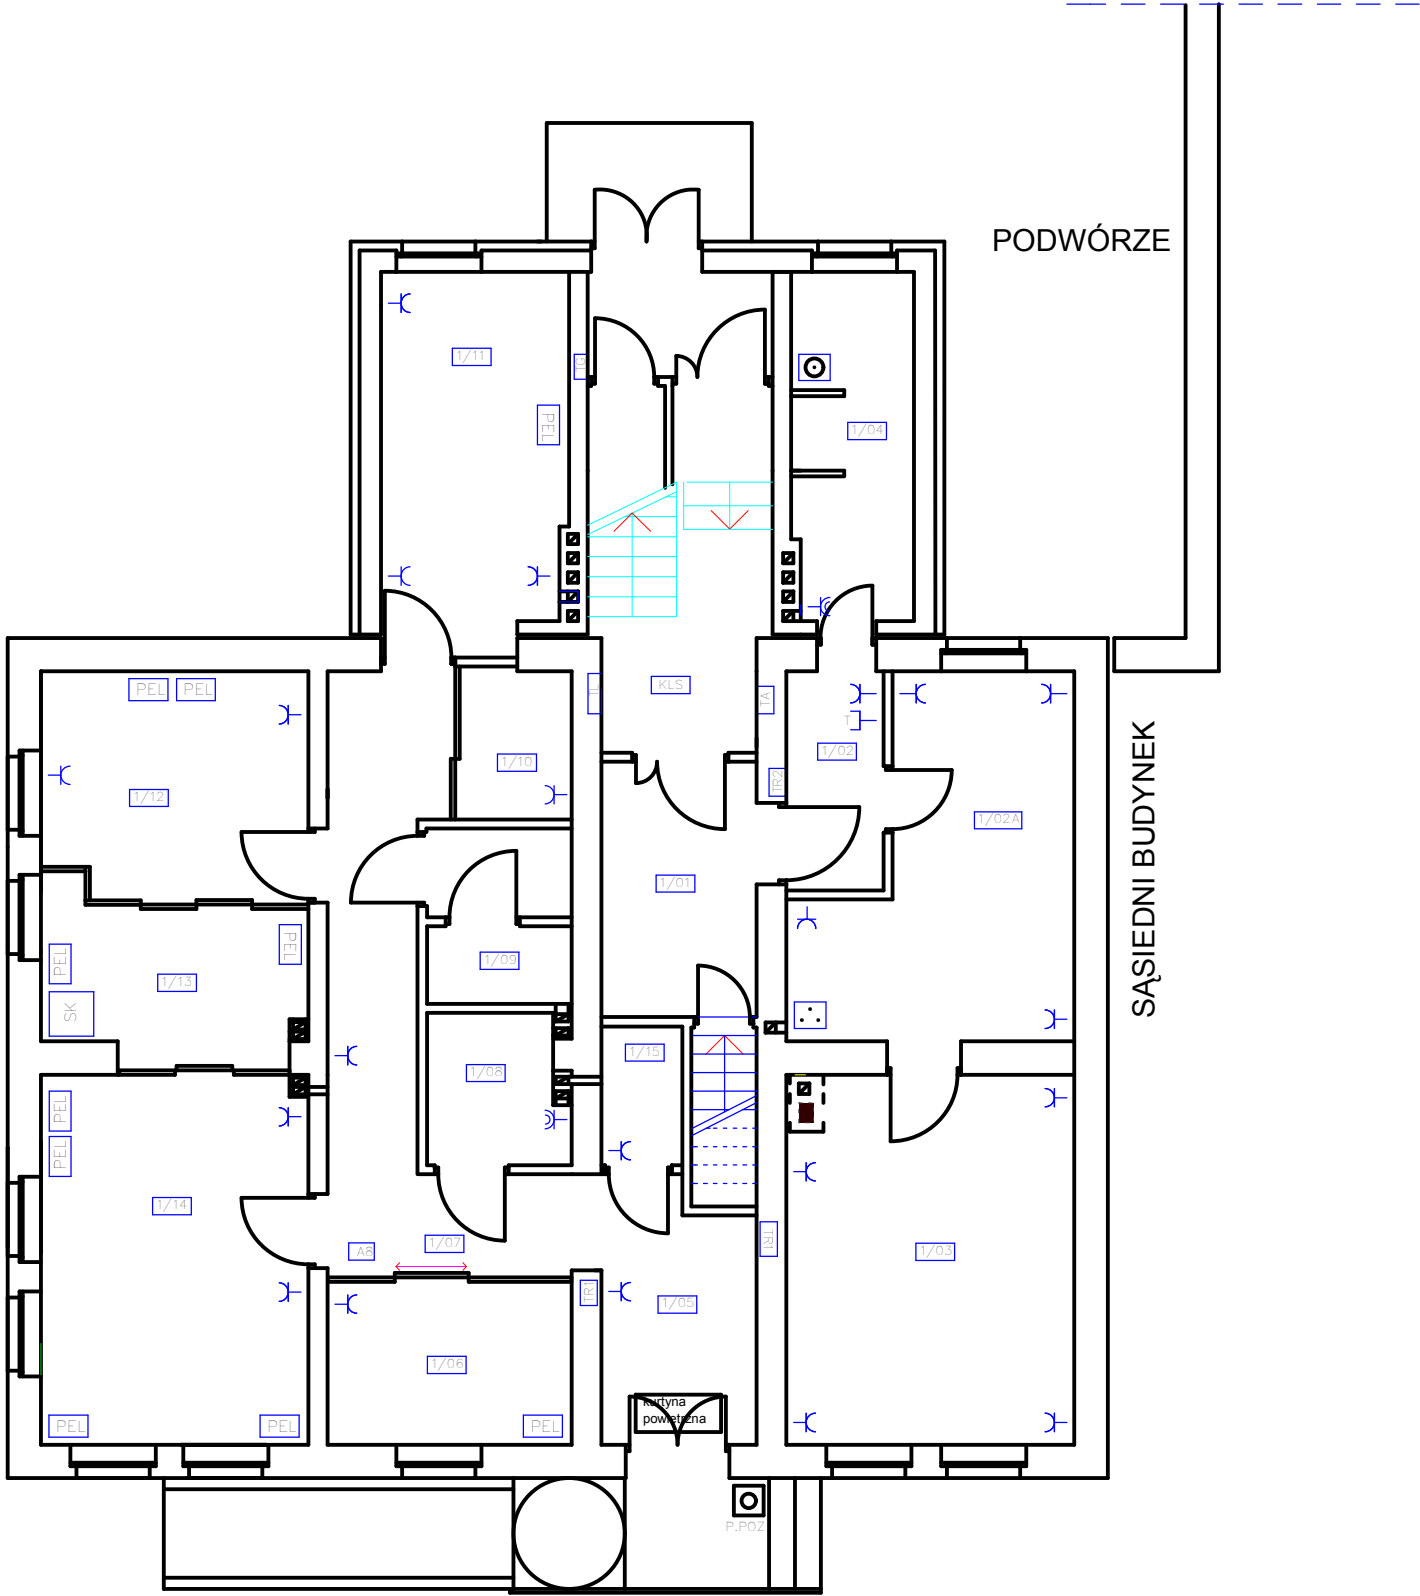

- gniazda wtyczkowe montować jako podwójne
- gniazda wtyczkowe w pomieszczeniach kuchni i aneksach kuchennych montować nad blatem w zestawach potrójnych

- główny wyłącznik prądu
- punkt elektryczno-logiczny
- gniazdo wtyczkowe
- gniazdo wtyczkowe IP44
- gniazdo telefoniczne
- pralka
- piec kuchenny
- tablica główna
- tablica administracyjna
- tablica licznikowa
- tablica mieszkaniowa
- tablica biurowa
- szafa krosowa

DATA: 2024-08-20	IMI I NAZWISKO:	NR DPE:	PODPIS:	SKALA 1:100
PROJEKTOWAŁ:	inż. Wiesław Dąwid	22/81		
OPRACOWAŁ:	inż. Artur Smol	-		
SPRAWDZIŁ:				
TYTUŁ PROJEKTU:	PROJEKT ROZBUDOWY BUDYNKU MIESZKALNO-USŁUGOWEGO O KLATKĘ SCHODOWĄ I ŁAZIENKI W WOŹNIKACH PRZY UL. RYNEK 6 ORAZ ADAPTACJA ISTNIEJĄCYCH POMIESZCZEŃ NA KOTŁOWNIĘ, ŁAZIENKĘ I POMIESZCZENIA DLA MOPS-u INSTALACJA ELEKTRYCZNA - GNIAZDA WTYCZKOWE			
Faza:	PROJEKT BUDOWLANY			
INWESTOR:	GMINA WOŹNIKI 42-289 WOŹNIKI ul. RYNEK 11		S.L. - ELEKTRO Energetyka Telekomunikacja Informatyka 42-600 Tarnowskie Góry ul. Broniewskiego 11 tel. (32) 382-10-00 0603-78-60-52	
TYTUŁ RYSUNKU:	RZUT KONDYGNACJI PARTERU			NUMER RYSUNKU: E-14