


PROFIL PRZYŁĄCZA WODOCIĄGOWEGO

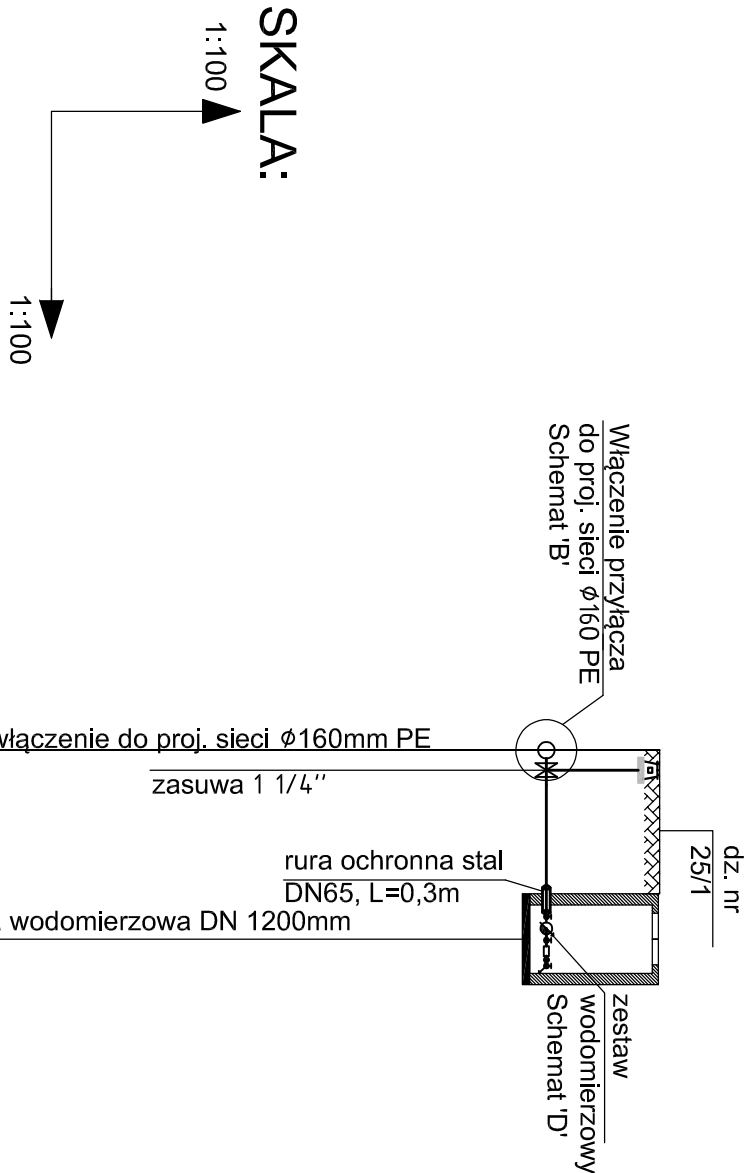

SKALA:

1:100

1:100

Poziom porównawczy 280,00 m n.p.m.

Rzędna terenu istniejącego	290,80	290,80
Rzędna osi rurociągu	289,30	289,30
Zagłębienie osi rurociągu [m]	1,50	1,50
Średnice, materiał	Rura Ø32x3,0mm PE HD 100, SDR 11 (PN16)	
Spadki	0,0%	2,5m
Długości		2,5m
Odległość [m]	00,0	2,50

S3

SW1

- UWAGI:
- przed przystąpieniem do wszelkich prac ziemnych należy zlecić odpowiednie nadzory branżowe,
 - rury układać na zagęszczonej podsypce piaskowej gr.10cm, zasypka grubości 20cm,
 - przed przystąpieniem do robót ziemnych należy ustalić dokładny przebieg uzbrojenia podziemnego
 - należy wykonać przekopy kontrolne. Nie wyklucza się istnienia uzbrojenia podziemnego niezainwentaryzowanego,
 - na budowie należy dokonać weryfikacji rzędnych posadowienia sieci,
 - skrzyżowania z istn. infrastrukturą wykonywać zgodnie z obowiązującymi przepisami.

INWEST-SANIT Mariusz Pogoda 42-287 Kamienskie Młyny/Lubsza, ul. Tysiąclecia 56, NIP 575-134-57-65, e - m a i l : inwest.sanit@gmail.com, tel . 668 300 062 .			
BUDOWA ODCINKA SIECI WODOCIĄGOWEJ WRAZ Z PRZYŁĄCZEM W SOŚNICY - UL. ASFALTOWA			
ADRES INWESTYCJI	42-289 Woźniki - Sośnica, ul. Asfaltowa, obręb ew.: Dyrdy, 240708, 4.0002, dz. nr 22/16, 23/1, 25/1, karta mapy: 232-24 i 234-04		
INWESTOR	GMINA WOŹNIKI ul. Rynek 11 42-289 Woźniki		
TYTUŁ RYSUNKU			
PROFIL PRZYŁĄCZA WODOCIĄGOWEGO			
ZESPÓŁ AUTORSKI	IMIĘ I NAZWISKO	NR UPR. NR EVID.	PODPIS
PROJEKTOWAŁ	mgr inż. Wojciech Ciepiński	45002	
OPRACOWAŁ	mgr inż. Rafał Gołoś		
BRANŻA	SANITARNA	SKALA / PODZIAŁKA 1:100	FAZA PBW
DATA	2016 KWIECIEŃ		NR RYS. 4