



HYDROPROJEKT

Biuro Projektowe

18-400 Łomża, ul. Polowa 15/46, tel. 086 473 01 07, fax: 086 473 03 79
e-mail: hydroprojekt@gmail.com

ZAŁĄCZNIKI GRAFICZNE - PROJEKTY ZAGOSPODAROWANIA TERENU

dla

PROJEKTU BUDOWLANEGO:

**Budowa przydomowych oczyszczalni ścieków na terenie
gminy Strzegowo
o wydajności poniżej 5 m³ na dobę**

TOM 2

INWESTOR: Gmina Strzegowo
Pl. Wolności 32
06-445 Strzegowo

JEDNOSTKA PROJEKTOWA:

BIURO PROJEKTOWE
HYDROPROJEKT
18-400 ŁOMŻA
UL. Polowa 15/46
hydroprojekt@gmail.com
www.oczyszczalnie.org

ZAŁĄCZNIK DO ZGŁOSZENIA
ROBÓT BUDOWLANYCH
Nr: 7352/5.29/09 z dnia 12.06.2009

podpis *Kucb7*


Organ nie wnosi sprzeciwu

Mława, dnia 25.06.09 podpis *Kucb7*

STAROSTWO POWIATOWE
Wydział Infrastruktury
06-500 Mława, ul. Reymonta 6
tel. (0-23) 655 29-13 654-33 1

PROJEKTANT			
Branża	Imię i Nazwisko	Nr uprawnień	Podpis
Sanitarna	mgr inż. Krzysztof Szeligowski	UAN.7342-56/92	<i>mgr inż. Krzysztof Szeligowski</i> PROJEKTANT w zakresie instalacji i sieci sanitarnych Nr upr. UAN 7342-56/92

BIURO PROJEKTOWE
HYDROPROJEKT
18-400 Łomża, ul. Polowa 15/46
tel. 086/ 473 01 07, fax 086/ 473 03 79

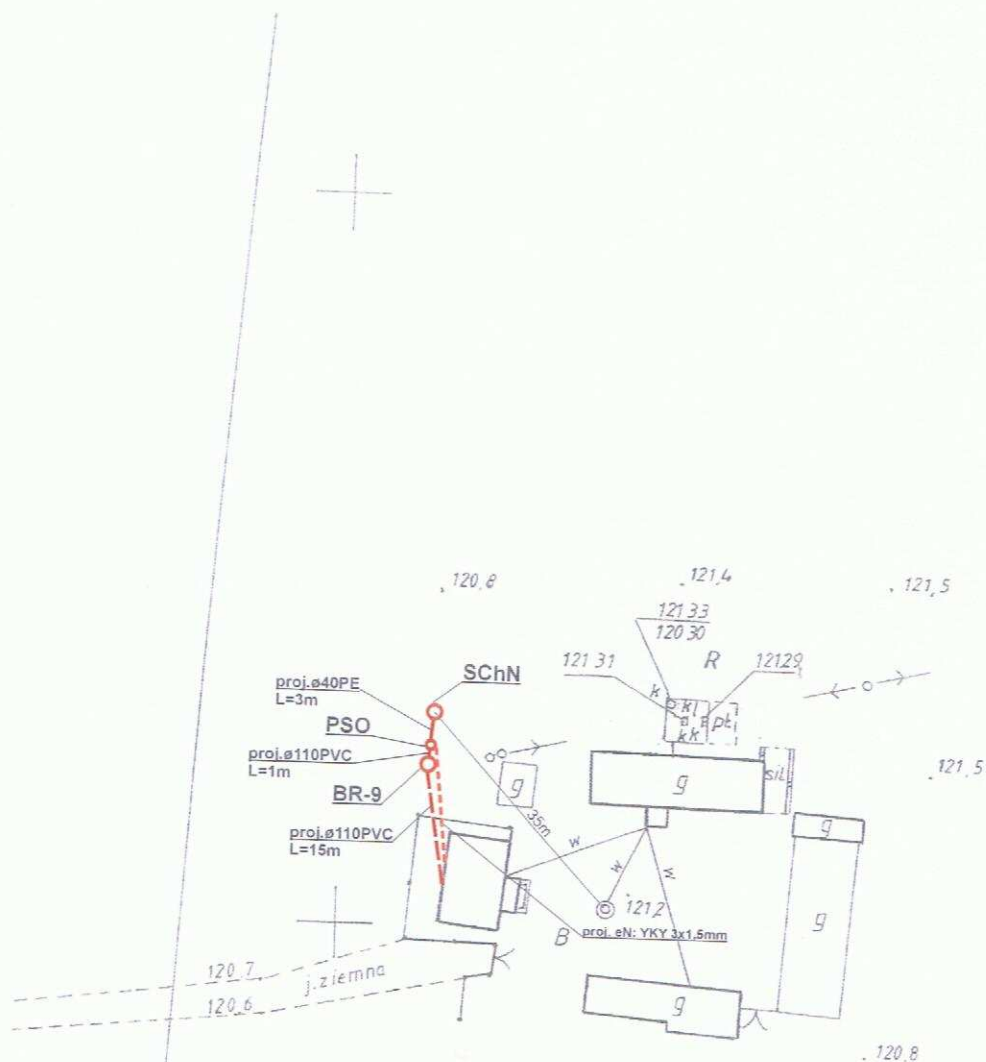

ewo

**BIURO PROJEKTOWE
HYDROPROJEKT**
18- 400 Łomża, ul. Polowa 15/46
tel. 086/ 473 01 07, fax 086/ 473 00 79

**MAPA NIE MOŻE SŁUŻYĆ DO CELÓW
PROJEKTOWYCH**

**STAROSTWO POWIATOWE w BIAŁYM
Grodzie Dokumentacji Geodezyjnej
i Kartograficznej**

Legenda:

- - proj. rura kanalizacyjna
- - proj. drenaż rozsączający
- - proj. kabel elektryczny YKY 3x1,5mm
- PVC - proj. kanalizacja PVC110
- BR - proj. bioreaktor
- OG - proj. osadnik gnilny
- PSS - proj. przepompownia ścieków surowych
- PSO - proj. przepompownia ścieków oczyszczonych
- DR - proj. drenaż rozsączający w nasypie
- DRN - proj. drenaż rozsączający w nasypie
- SCh - proj. studnia chłonna
- SChN - proj. studnia chłonna w nasypie
- SR - proj. studnia rewizyjna

Biuro Projektowe HYDROPROJEKT ul. Polowa 15/46, 18-400 Łomża			
Nazwa opracowania: budowa przydomowych oczyszczalni ścieków w Gminie Strzegowo			
Inwestor: Gmina Strzegowo, pl. Wolności 32, 06-445 Strzegowo			
Adres inwestycji: Dudziński Jarosław Mdzewo 70	Nr działki: dz. nr 39	Branża: Sanitarna	Faza: PB
Tytuł rysunku: plan zagospodarowania terenu		Skala: 1:1000	Data: 05.2009r.
Sporządził: mgr inż. Krzysztof Szeliński Nr ew. UAN 7342-56/92		Podpis:	Nr rysunku: 69



HYDROPROJEKT

Biuro Projektowe

18-400 Łomża, ul. Polowa 15/46, tel. 086 473 01 07, fax: 086 473 03 79
e-mail: hydroprojekt@gmail.com

ZAŁĄCZNIKI GRAFICZNE - PROJEKTY ZAGOSPODAROWANIA TERENU

dla

PROJEKTU BUDOWLANEGO:

**Budowa przydomowych oczyszczalni ścieków na terenie
gminy Strzegowo
o wydajności poniżej 5 m³ na dobę**

TOM 3

INWESTOR:

Gmina Strzegowo
Pl. Wolności 32
06-445 Strzegowo

JEDNOSTKA PROJEKTOWA:

BIURO PROJEKTOWE
HYDROPROJEKT
18-400 ŁOMŻA
UL. Polowa 15/46
hydroprojekt@gmail.com
www.oczyszczalnie.org

ZAŁĄCZNIK DO ZGŁOSZENIA
ROBÓT BUDOWLANÝCH

Nr: 7352/5-29/09 z dnia 22.06.2009

podpis *Kuczyński*

Organ nie wnosi sprzeciwu

Mława, dnia 25.06.09, podpis *Kuczyński*

STAROSTWO POWIATOWE


Wydział Infrastruktury

06-500 Mława, ul. Reymonta 6

tel. (0-23) 655 29-13 654-33

PROJEKTANT			
Branża	Imię i Nazwisko	Nr uprawnień	Podpis
Sanitarna	mgr inż. Krzysztof Szeligowski <i>Sel</i>	UAN.7342-56/92	mgr inż. Krzysztof Szeligowski Nr upr. UAN 7342-56/92 <i>Kuczyński</i>

BIURO PROJEKTOWE
HYDROPROJEKT
18-400 Łomża, ul. Polowa 15/46
tel. 086/ 473 01 07, fax 086/ 473 03 79

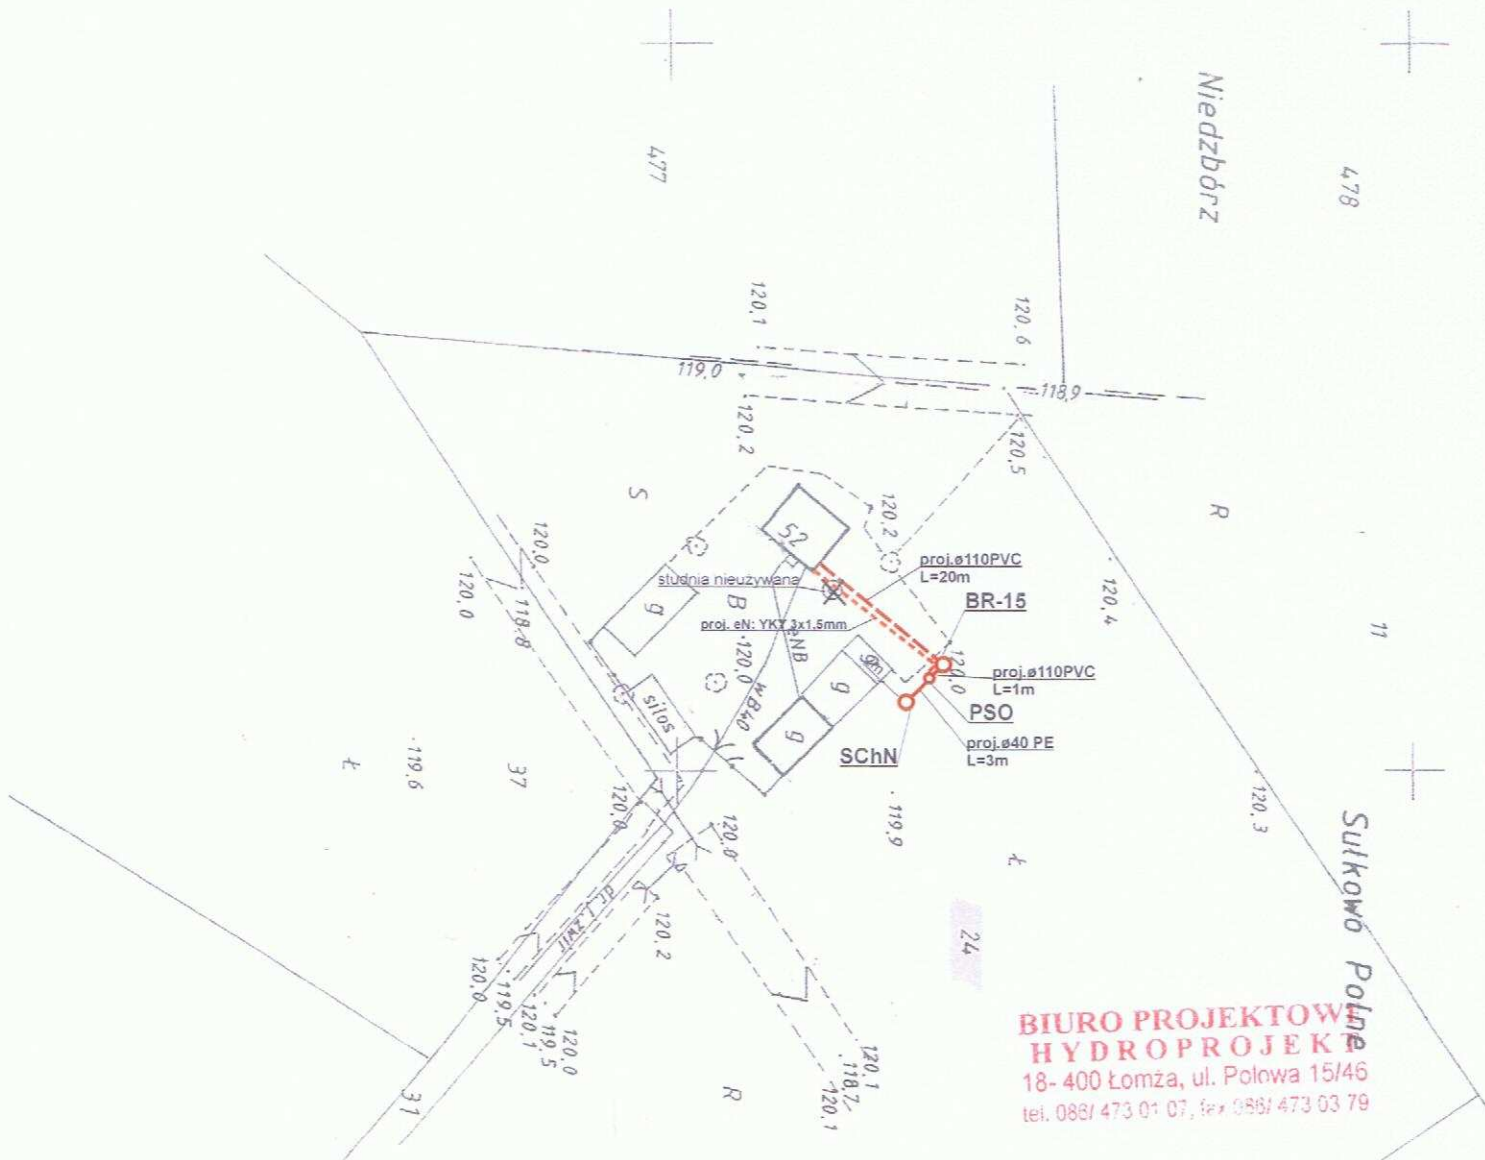

**BIURO PROJEKTOWE
HYDROPROJEKT**
18-400 Łomża, ul. Polowa 15/46
tel. 086/473 01 07, fax 086/473 03 79

MAPA NIE MOŻE
PROJEKT

SYTUACJA
SKALA 1:1000
ARK NR 24
OBRĘB 50.0
Cm. 51.0

Legenda:

- - - - - proj. rura kanalizacyjna
- - - - - proj. drenaż rozsączający
- - - - - proj. kabel elektryczny YKY 3x1,5mm
- PVC - proj. kanalizacja PVC110
- BR - proj. bioreaktor
- OG - proj. osadnik gnilny
- PSS - proj. przepompownia ścieków surowych
- PSO - proj. przepompownia ścieków oczyszczonych
- DR - proj. drenaż rozsączający
- DRN - proj. drenaż rozsączający w nasypie
- SCh - proj. studnia chłonna
- SChN - proj. studnia chłonna w nasypie
- SR - proj. studnia rewizyjna

STARSZY
Dzielnik
Podpis:
Opracował:
Sprawdził:
Miejsce:
Projektant:
Data:
24.05.2009

Biuro Projektowe HYDROPROJEKT ul. Polowa 15/46, 18-400 Łomża			
Nazwa opracowania: budowa przydomowych oczyszczalni ścieków w Gminie Strzegowo			
Inwestor: Gmina Strzegowo, pl. Wolności 32, 06-445 Strzegowo			
Adres inwestycji: Jarząbkowski Leszek Sulkowo Polne 48	Nr działki: dz. nr 24	Branża: Sanitarna	Faza: PB
Tytuł rysunku: plan zagospodarowania terenu		Skala: 1:1000	Data: 05.2009r.
Sporządził: mgr inż. Krzysztof Szeligowski Nr udr. UAN 7342-56/92		Podpis:	Nr rysunku: 114



HYDROPROJEKT

Biuro Projektowe

18-400 Łomża, ul. Polowa 15/46, tel. 086 473 01 07, fax: 086 473 03 79
e-mail: hydroprojekt@gmail.com

ZAŁĄCZNIKI GRAFICZNE - PROJEKTY ZAGOSPODAROWANIA TERENU

dla

PROJEKTU BUDOWLANEGO:

**Budowa przydomowych oczyszczalni ścieków na terenie
gminy Strzegowo
o wydajności poniżej 5 m³ na dobę**

TOM 2

INWESTOR: Gmina Strzegowo
Pl. Wolności 32
06-445 Strzegowo

JEDNOSTKA PROJEKTOWA:

BIURO PROJEKTOWE
HYDROPROJEKT
18-400 ŁOMŻA
UL. Polowa 15/46
hydroprojekt@gmail.com
www.oczyszczalnie.org

**ZAŁĄCZNIK DO ZGŁOSZENIA
ROBOT BUDOWLANYCH**
Nr: 7352/5.29/09 z dnia 12.06.2009


podpis *Kuczyński*

Organ nie wnosi sprzeciwu
Mława, dnia 25.06.09 podpis *Kuczyński*

STAROSTWO POWIATOWE
Wydział Infrastruktury
06-500 Mława, ul. Reymonta 6
tel. (0-23) 655 29-13 654-33 1

PROJEKTANT			
Branża	Imię i Nazwisko	Nr uprawnień	Podpis
Sanitarna	mgr inż. Krzysztof Szeligowski	UAN.7342-56/92	<i>mgr inż. Krzysztof Szeligowski</i> PROJEKTANT w zakresie instalacji i sieci sanitarnych Nr upraw. UAN 7342-56/92

**BIURO PROJEKTOWE
HYDROPROJEKT**
18-400 Łomża, ul. Polowa 15/46
tel. 086/ 473 01 07, fax 086/ 473 03 79

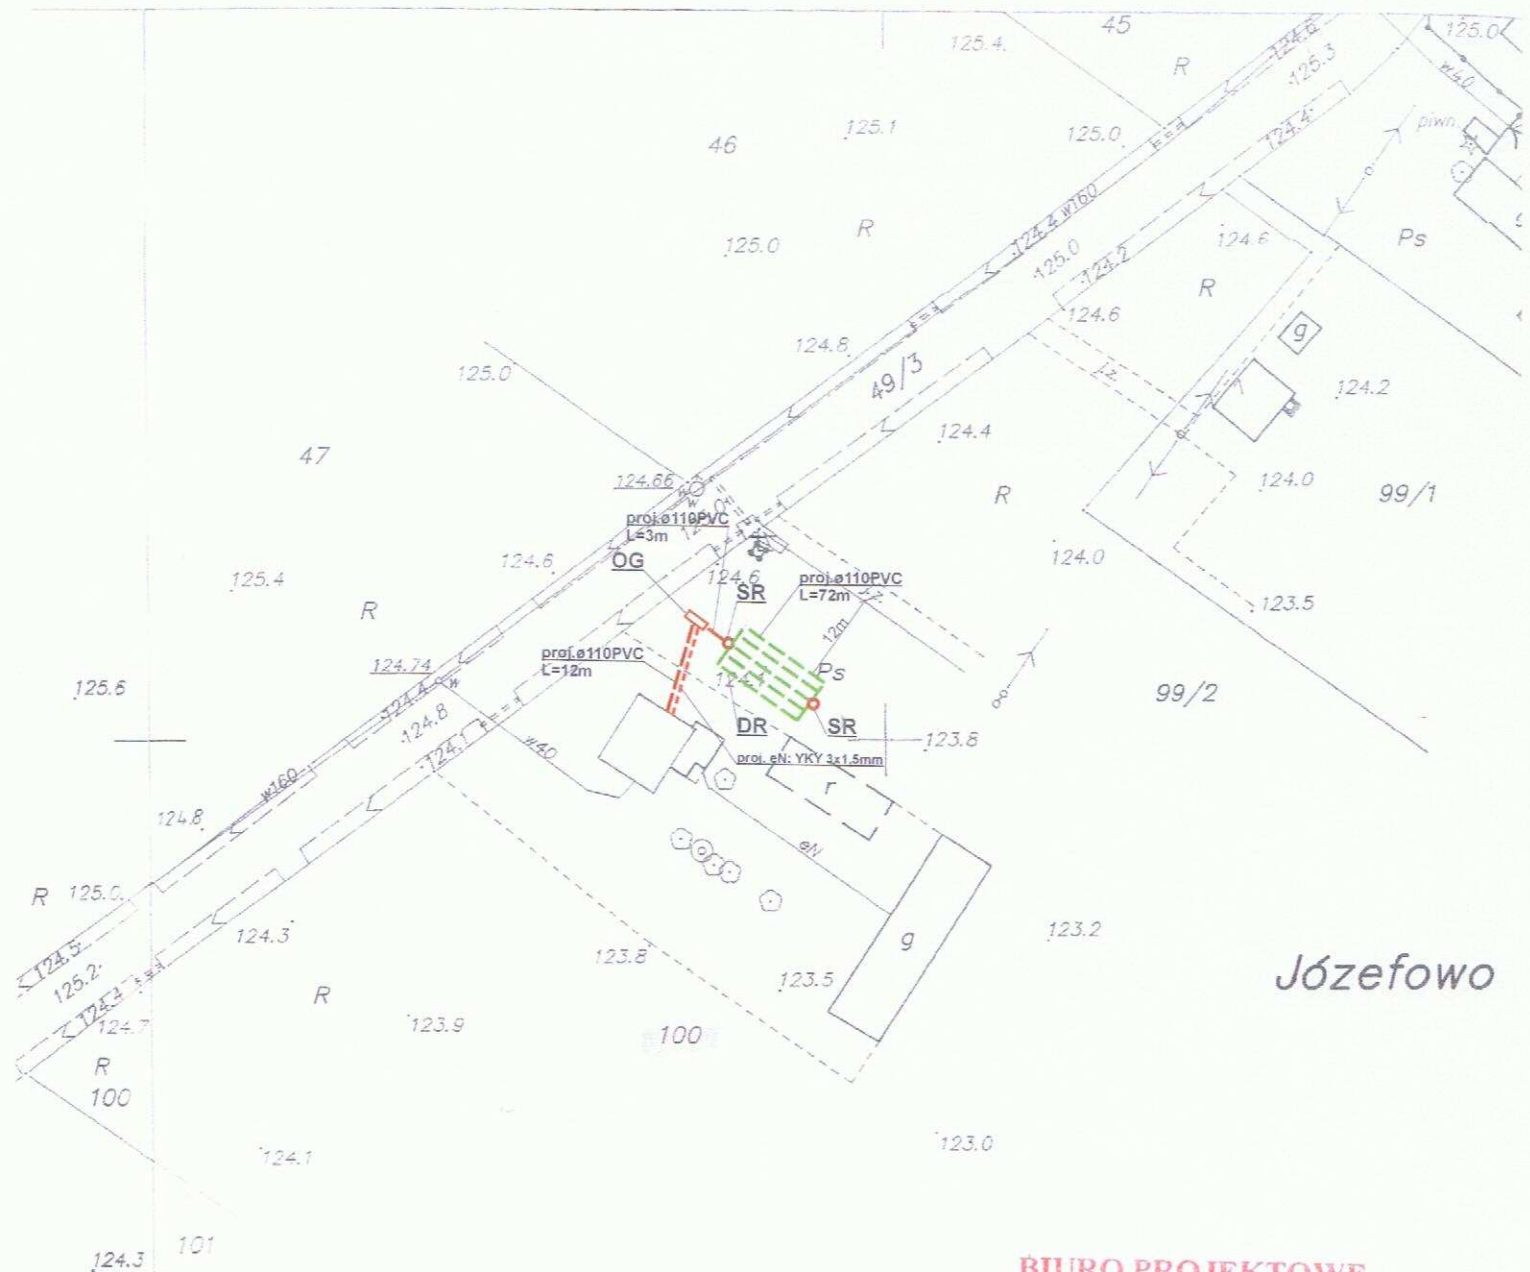

Józefowo

**BIURO PROJEKTOWE
HYDROPROJEKT**
18-400 Łomża, ul. Polowa 15/46
tel. 086/ 473 01 07, fax 086/ 473 03 79

**MAPA NIE MOŻE SŁUŻYĆ DO CELÓW
PROJEKTOWYCH**

STAROSTWO POWIATOWE w MŁAWIE
Ośrodek Dokumentacji Geodezyjnej
(Kartograficznej)

Legenda:

- - proj. rura kanalizacyjna
- - proj. drenaż rozsączający
- - proj. kabel elektryczny YKY 3x1,5mm
- PVC - proj. kanalizacja PVC110
- BR - proj. bioreaktor
- OG - proj. osadnik gnilny
- PSS - proj. przepompownia ścieków surowych
- PSO - proj. przepompownia ścieków oczyszczonych
- DR - proj. drenaż rozsączający
- DRN - proj. drenaż rozsączający w nasypie
- SCh - proj. studnia chłonna
- SChN - proj. studnia chłonna w nasypie
- SR - proj. studnia rewizyjna

Biuro Projektowe HYDROPROJEKT
ul. Polowa 15/46, 18-400 Łomża

Nazwa opracowania: budowa przydomowych oczyszczalni ścieków
w Gminie Strzegowo

Inwestor: Gmina Strzegowo, pl. Wolności 32, 06-445 Strzegowo

Adres inwestycji:
Wiatr Janusz
Józefowo 7

Nr działki:
dz. nr 100

Branża:
Sanitarna

Faza:
PB

Tytuł rysunku: plan zagospodarowania terenu

Skala: 1:1000

Data:
05.2009r.


PROJEKTANT
Sprawdził: instalacji sieci sanitarnych

Podpis:

Nr rysunku:
51

mgr inż. Krzysztof Szeliński
Nr upr. UAN 7342-56/92

SZKIC SYTUACYJNY

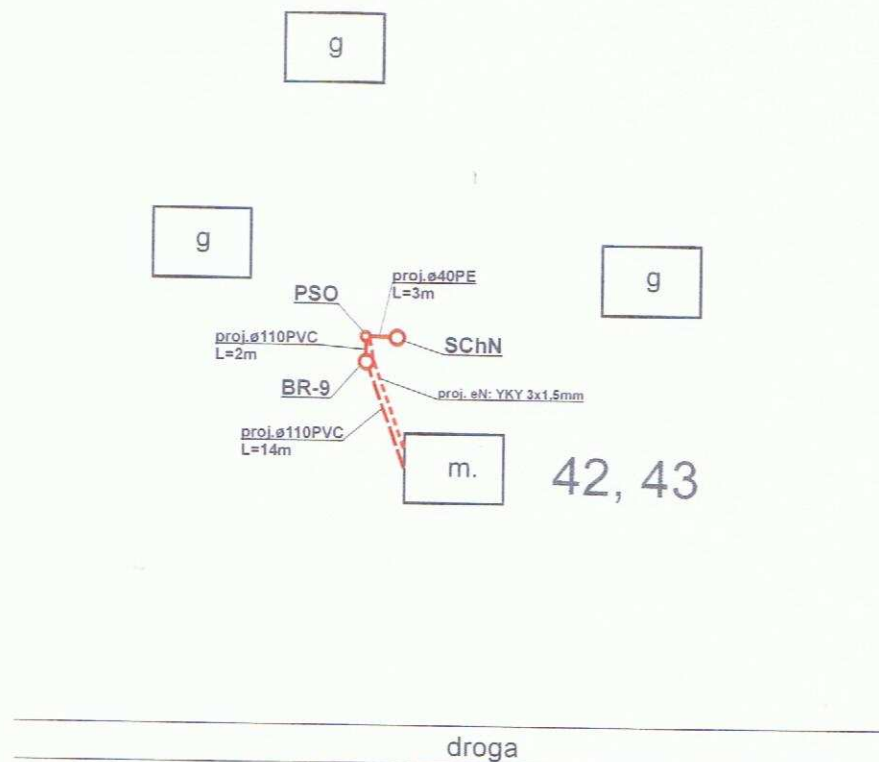

**BIURO PROJEKTOWE
HYDROPROJEKT**
18- 400 Łomża, ul. Połowa 15/46
tel. 086/ 473 01 07, fax 086/ 473 03 79

Legenda:

- - proj. rura kanalizacyjna
- - proj. drenaż rozsączający
- - proj. kabel elektryczny YKY 3x1,5mm
- PVC - proj. kanalizacja PVC110
- BR - proj. bioreaktor
- OG - proj. osadnik gnilny
- PSS - proj. przepompownia ścieków surowych
- PSO - proj. przepompownia ścieków oczyszczonych
- DR - proj. drenaż rozsączający
- DRN - proj. drenaż rozsączający w nasypie
- SCH - proj. studnia chłonna
- SCHN - proj. studnia chłonna w nasypie
- SR - proj. studnia rewizyjna

Biuro Projektowe HYDROPROJEKT ul. Połowa 15/46, 18-400 Łomża			
Nazwa opracowania: budowa przydomowych oczyszczalni ścieków w Gminie Strzegowo			
Inwestor: Gmina Strzegowo, pl. Wolności 32, 06-445 Strzegowo			
Adres inwestycji: Smoliński Piotr Konotopa 8	Nr działki: dz. nr 42, 43	Branża: Sanitarna	Faza: PB
Tytuł rysunku: plan zagospodarowania terenu		Skala: 1:1000	Data: 05.2009r.
Sporządził: <i>[Signature]</i> mgr inż. Krzysztof Szulcowski Nr uw. UAN 7842-55/02		Podpis: <i>[Signature]</i>	Nr rysunku: 52



**BIURO PROJEKTOWE
HYDROPROJEKT**
18-400 Łomża, ul. Polowa 15/46
tel. 086/ 473 01 07, fax 086/ 473 03 79


**MAPA NIE MOŻE SŁUŻYĆ DO CELÓW
PROJEKTOWYCH**

STAROSTWO POWIATOWE w MŁAWIE
Ośrodek Dokumentacji Geodezyjnej
i Kartograficznej

Legenda:

- - proj. rura kanalizacyjna
- - proj. drenaż rozsączający
- - proj. kabel elektryczny YKY 3x1,5mm
- PVC - proj. kanalizacja PVC110
- BR - proj. bioreaktor
- OG - proj. osadnik gnilny
- PSS - proj. przepompownia ścieków surowych
- PSO - proj. przepompownia ścieków oczyszczonych
- DR - proj. drenaż rozsączający
- DRN - proj. drenaż rozsączający w nasypie
- SCh - proj. studnia chłonna
- SChN - proj. studnia chłonna w nasypie
- SR - proj. studnia rewizyjna

Biuro Projektowe HYDROPROJEKT ul. Polowa 15/46, 18-400 Łomża			
Nazwa opracowania: budowa przydomowych oczyszczalni ścieków w Gminie Strzegowo			
Inwestor: Gmina Strzegowo, pl. Wolności 32, 06-445 Strzegowo			
Adres inwestycji: Jurkiewicz Alina Kontrwers 1	Nr działki: dz. nr 428	Branża: Sanitarna	Faza: PB
Tytuł rysunku: plan zagospodarowania terenu		Skala: 1:1000	Data: 05.2009r.
Sporządził: mgr inż. Krzysztof Szełtykowski		Podpis:	Nr rysunku: 53

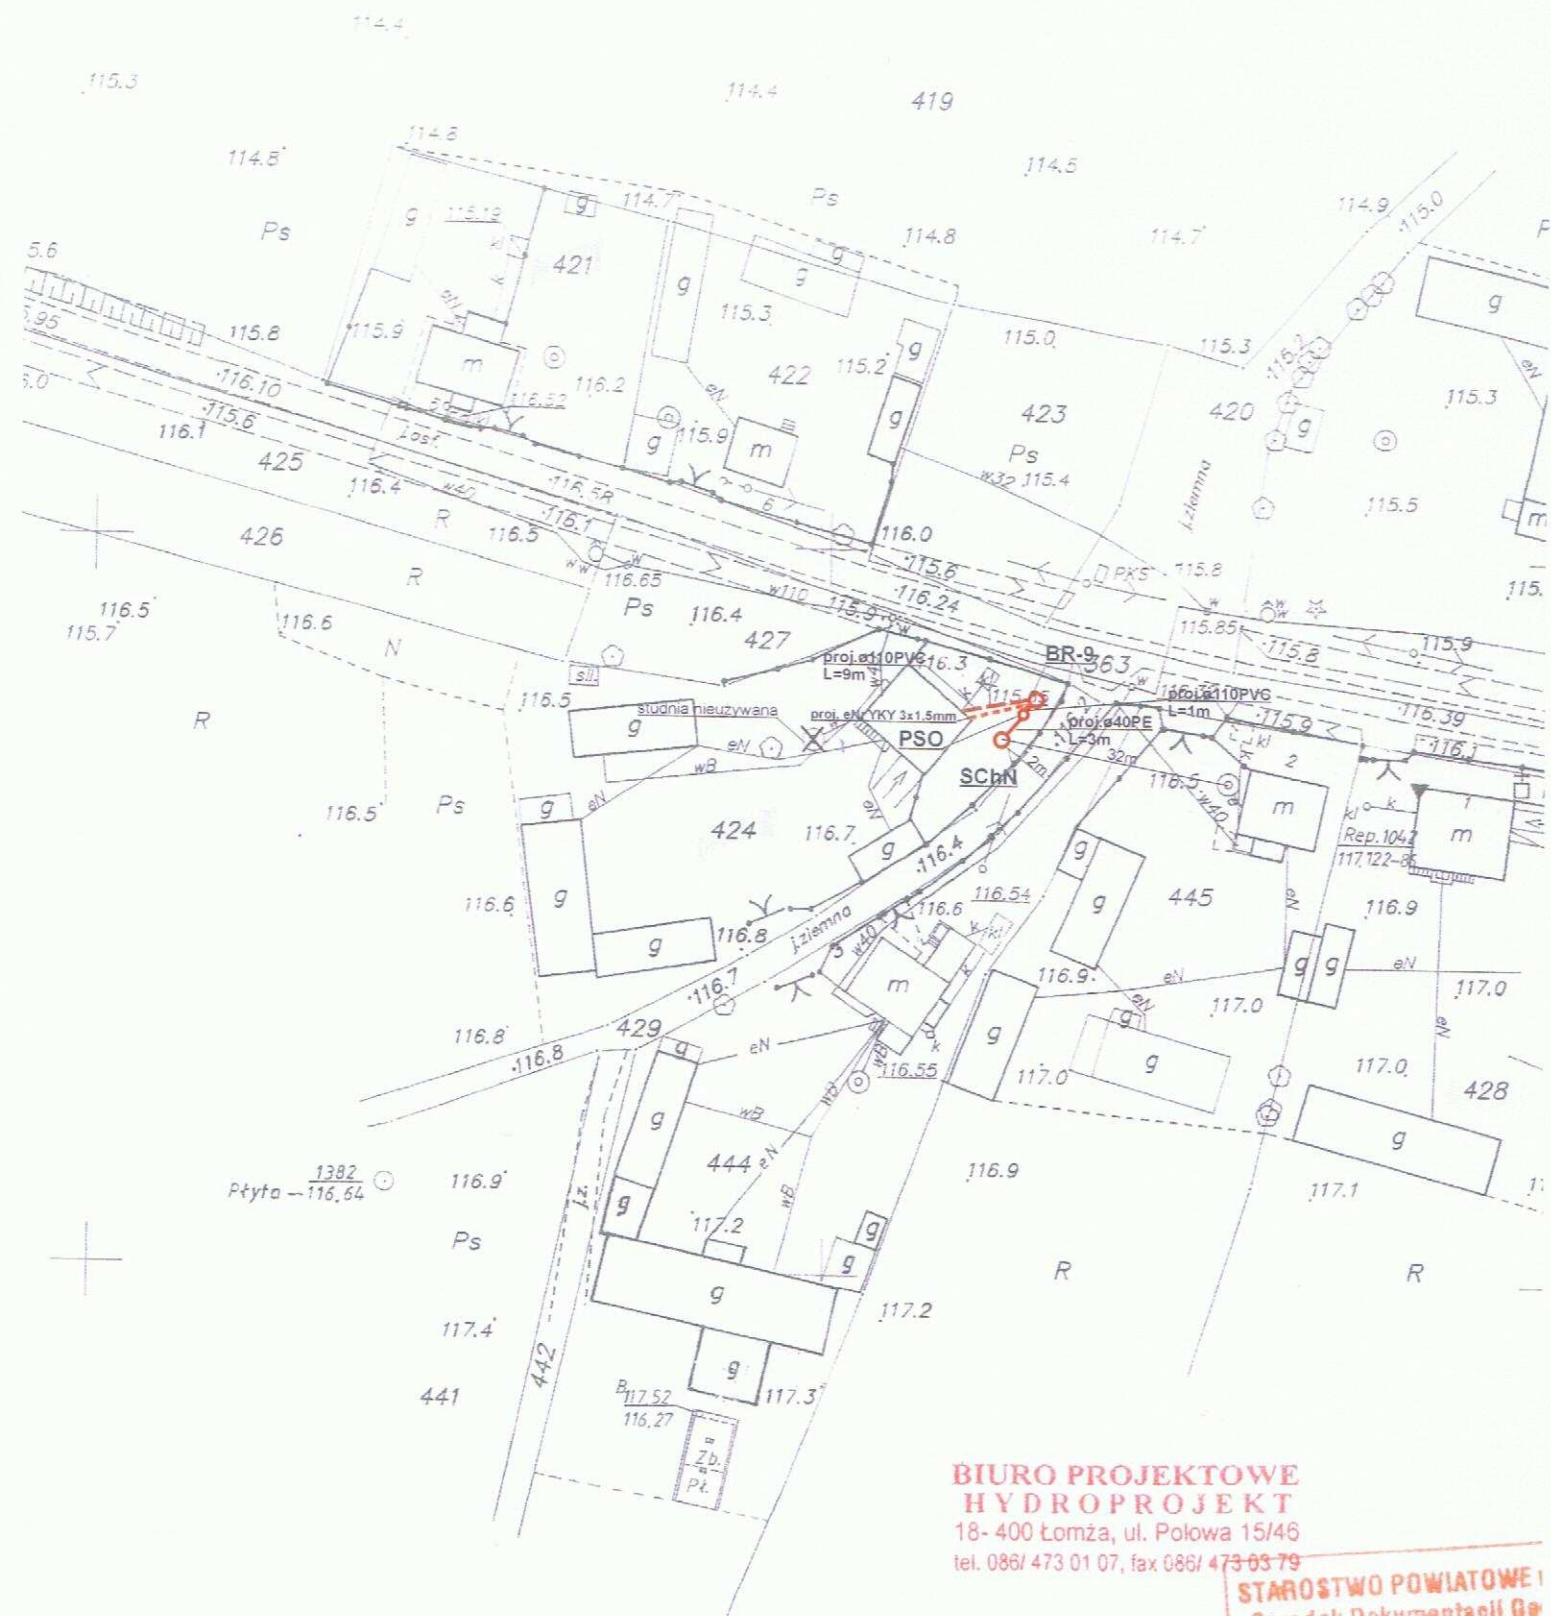

**BIURO PROJEKTOWE
HYDROPROJEKT**
18-400 Łomża, ul. Polowa 15/46
tel. 086/ 473 01 07, fax 086/ 475 03 79

**STAROSTWO POWIATOWE
Ośrodek Dokumentacji Ge**

Legenda:

- - proj. rura kanalizacyjna
- - proj. drenaż rozsączający
- - proj. kabel elektryczny YKY 3x1,5mm
- PVC - proj. kanalizacja PVC110
- BR - proj. bioreaktor
- OG - proj. osadnik gnilny
- PSS - proj. przepompownia ścieków surowych
- PSO - proj. przepompownia ścieków oczyszczonych
- DR - proj. drenaż rozsączający
- DRN - proj. drenaż rozsączający w nasypie
- SCH - proj. studnia chłonna
- SCHN - proj. studnia chłonna w nasypie
- SR - proj. studnia rewizyjna

Biuro Projektowe HYDROPROJEKT
ul. Polowa 15/46, 18-400 Łomża

Nazwa opracowania: budowa przydomowych oczyszczalni ścieków
w Gminie Strzegowo

Inwestor: Gmina Strzegowo, pl. Wolności 32, 06-445 Strzegowo

Adres inwestycji:
Marchlewski Henryk
Kontrewers 4

Nr działki:
dz. nr 424

Branża:
Sanitarna

Faza:
PB

Tytuł rysunku: plan zagospodarowania terenu

Skala: 1:1000

Data:
05.2009r.

Sporządził: **PROJEKTANT**
w zakresie instalacji i sieci sanitarnych

Podpis:

Nr rysunku:
54

mgr inż. Krzysztof Szeliński
Nr obr. UAN 7342-56/92

Legenda:

- proj. rura kanalizacyjna
- proj. drenaż rozsączający
- proj. kabel elektryczny YKY 3x1,5mm

PVC - proj. kanalizacja PVC 110

BR - proj. bioreaktor

OG - proj. osadnik gnilny

PSS - proj. przepompownia ścieków surowych

PSO - proj. przepompownia ścieków oczyszczonych

DR - proj. drenaż rozsączający

DRN - proj. drenaż rozsączający w nasypie

SCH - proj. studnia chłonna

SCHN - proj. studnia chłonna w nasypie

SR - proj. studnia rewizyjna

**BIURO PROJEKTOWE
HYDROPROJEKT**
18- 400 Łomża, ul. Połowa 15/46
tel. 086/ 473 01 07, fax 086/ 473 03 79

Biuro Projektowe HYDROPROJEKT ul. Polowa 15/46, 18-400 Łomża			
Nazwa opracowania: budowa przydomowych oczyszczalni ścieków w Gminie Strzegowo			
Inwestor: Gmina Strzegowo, pl. Wolności 32, 06-445 Strzegowo			
Adres inwestycji: Olszewski Leszek Kowalewko 66	Nr działki: dz. nr 128	Branża: Sanitarna	Faza: PB
Tytuł rysunku: plan zagospodarowania terenu		Skala: 1:1000	Data: 05.2009r.
Sporządził: 		Podpis: 	Nr rysunku: 56

STAROSTWO POWIATOWE w MŁAWIE
Ośrodek Dokumentacji Geodezyjnej i Kartograficznej

Legenda:

219

Posiada się: 250000
 oryginał przytym do
 geodezyjnego i zaswi
 Niniejsza map
 projektowych
 Mława, dn. 24

proj. rura kanalizacyjna
 proj. drenaż rozsączający
 PVC - proj. kanalizacja PVC110 R
 BR - proj. bioreaktor
 OG - proj. osadnik gnilny
 PSS - proj. przepompownia ścieków surowych
 PSO - proj. przepompownia ścieków oczyszczonych
 DR - proj. drenaż rozsączający
 DRN - proj. drenaż rozsączający w nasypie
 Sch - proj. studnia chłonna
 SchN - proj. studnia chłonna w nasypie
 SR - proj. studnia rewizyjna

**BIURO PROJEKTOWE
 HYDROPROJEKT**

18- 400 Łomża, ul. Polowa 15/46
 tel. 086/ 473 01 07, fax 086/ 473 03 79

**MAPA NIE MOŻE SŁUŻYĆ DO CEŁÓW
 PROJEKTOWYCH**

Biuro Projektowe HYDROPROJEKT
 ul. Polowa 15/46, 18-400 Łomża

Nazwa opracowania: budowa przydomowych oczyszczalni ścieków
 w Gminie Strzegowo

Inwestor: Gmina Strzegowo, pl. Wolności 32, 06-445 Strzegowo

Adres inwestycji:
 Krzysztof Stanisław
 Kowalewko

Nr działki:
 dz. nr 218

Branża:
 Sanitarna

Faza:
 PB

Tytuł rysunku: plan zagospodarowania terenu

Skala: 1:1000


Data:
 05.2009r.

Sporządził:

mgr inż. Krzysztof Stanisław Kowalewski

Nr rysunku:
 57

SZKIC SYTUACYJNY

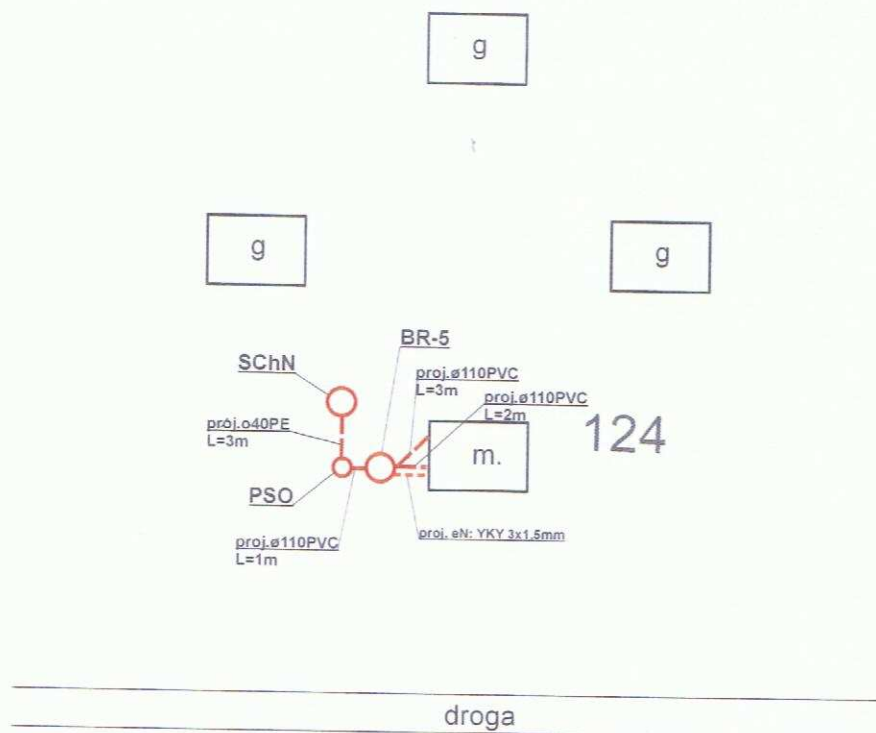



**BIURO PROJEKTOWE
HYDROPROJEKT**
18- 400 Łomża, ul. Polowa 15/46
tel. 086/ 473 01 07, fax 086/ 473 03 79

Legenda:

- - proj. rura kanalizacyjna
- - proj. drenaż rozsączający
- - proj. kabel elektryczny YKY 3x1,5mm
- PVC - proj. kanalizacja PVC110
- BR - proj. bioreaktor
- OG - proj. osadnik gnilny
- PSS - proj. przepompownia ścieków surowych
- PSO - proj. przepompownia ścieków oczyszczonych
- DR - proj. drenaż rozsączający
- DRN - proj. drenaż rozsączający w nasypie
- SCh - proj. studnia chłonna
- SChN - proj. studnia chłonna w nasypie
- SR - proj. studnia rewizyjna

Biuro Projektowe HYDROPROJEKT ul. Polowa 15/46, 18-400 Łomża			
Nazwa opracowania: budowa przydomowych oczyszczalni ścieków w Gminie Strzegowo			
Inwestor: Gmina Strzegowo, pl. Wolności 32, 06-445 Strzegowo			
Adres inwestycji: Brudziński Dariusz Kuskowo Kmiecie 11	Nr działki: dz. nr 124	Branża: Sanitarna	Faza: PB
Tytuł rysunku: plan zagospodarowania terenu		Skala: 1:1000	Data: 05.2009r.
Sporządził: mgr inż. Krzysztof Szeligowski Nr dop. UAN 7342-56/92		Podpis:	Nr rysunku: 58

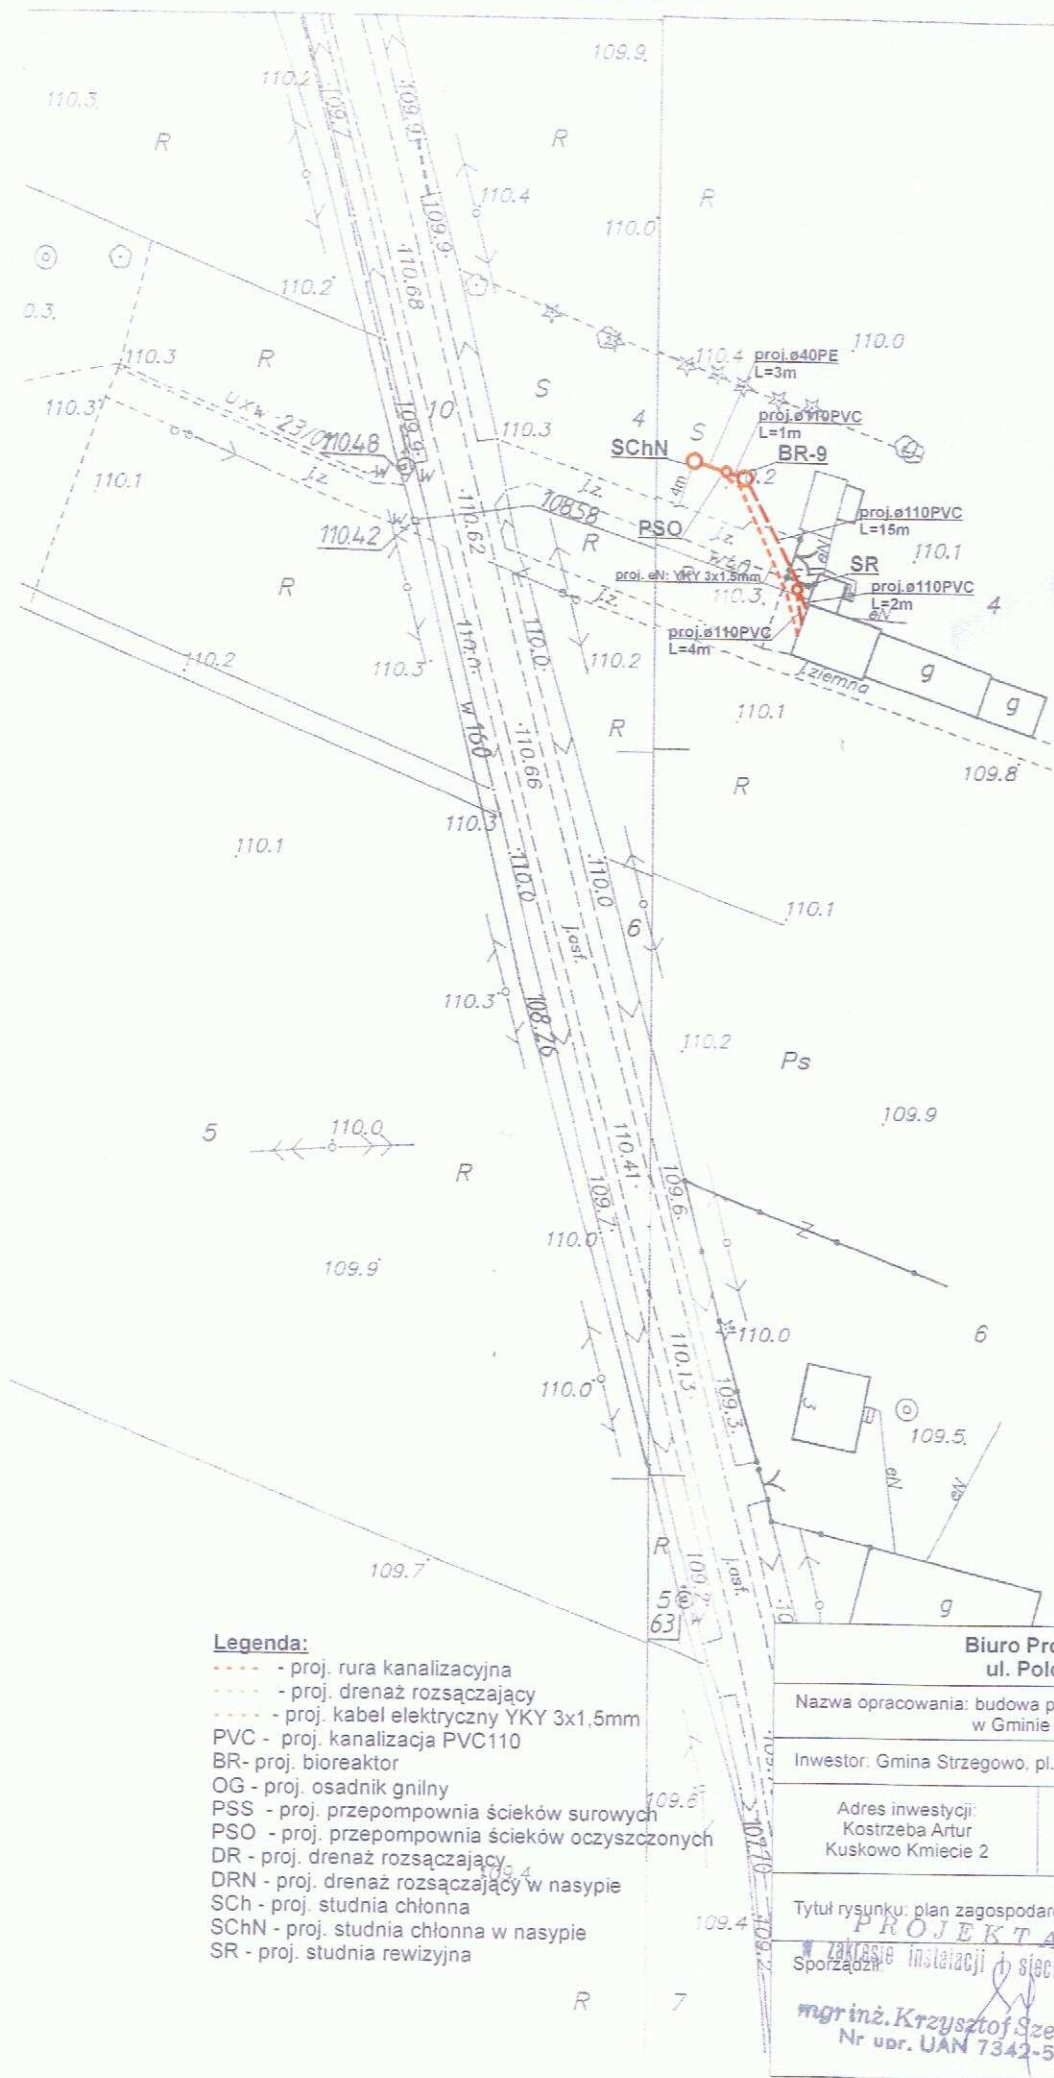

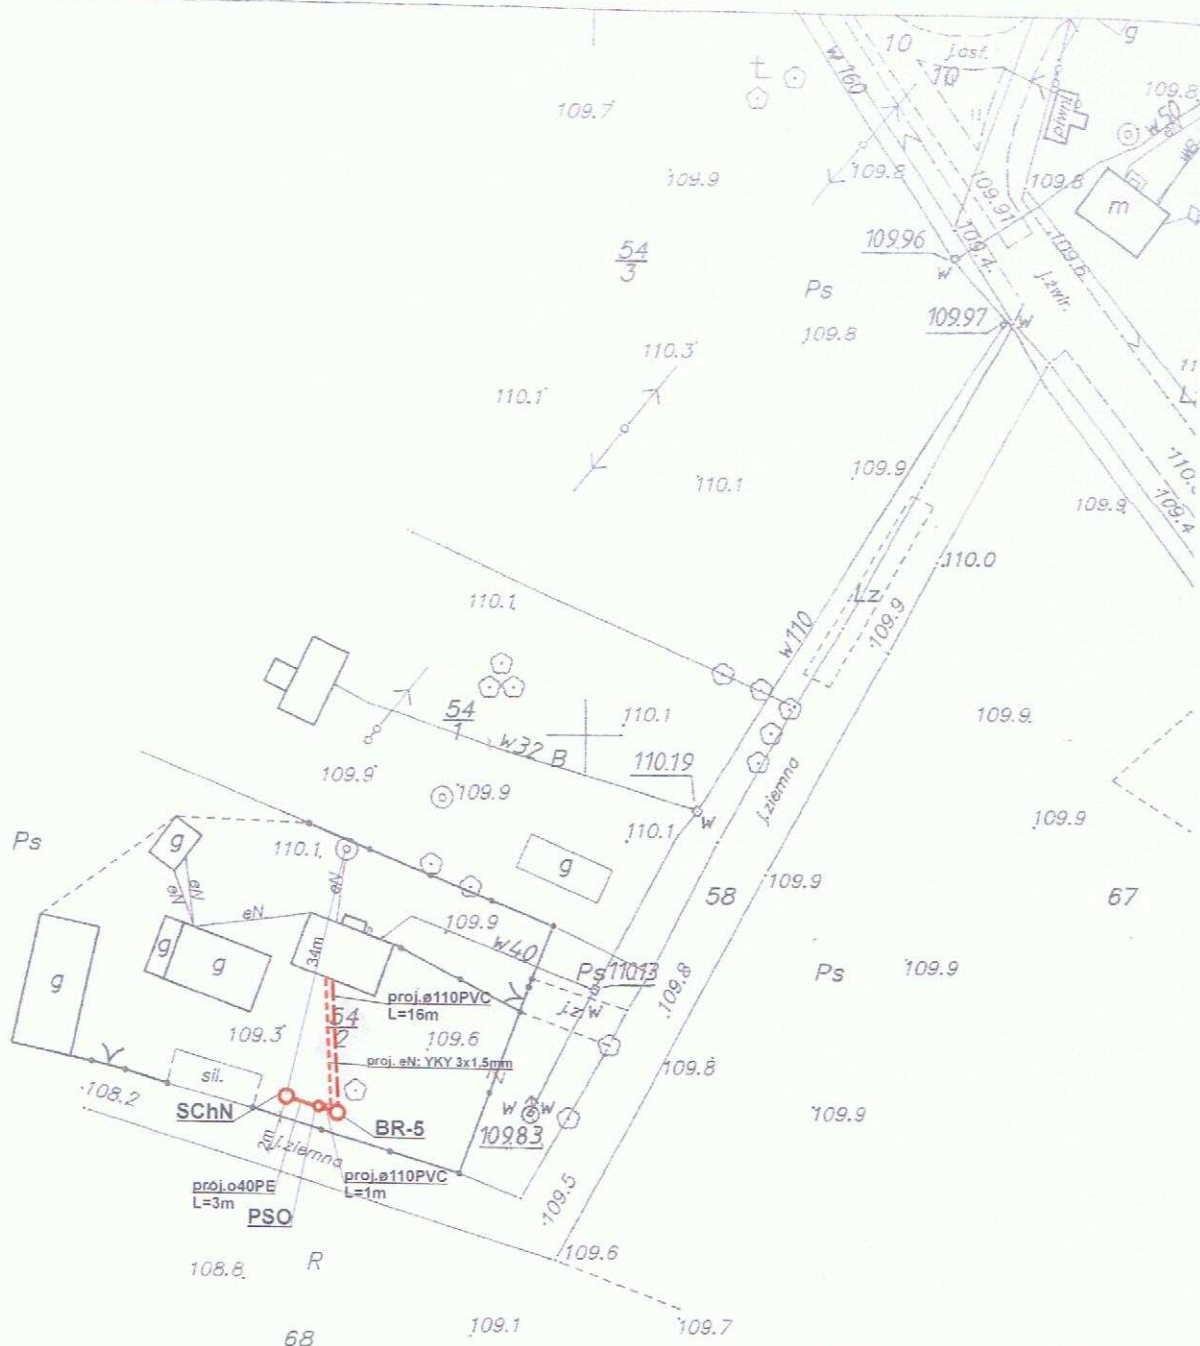

**BIURO PROJEKTOWE
HYDROPROJEKT**
18-400 Łomża, ul. Polowa 15/46
tel. 086/ 473 01 07, fax 086/ 473 03 79

**MAPA NIE MOŻE SŁUŻYĆ DO CELÓW
PROJEKTOWYCH**

STAROSTWO POWIATOWE w MŁAWIE
Ośrodek Dokumentacji Geodezyjnej
i Kartograficznej

Legenda:

- - proj. rura kanalizacyjna
- - proj. drenaż rozsączający
- - proj. kabel elektryczny YKY 3x1,5mm
- PVC - proj. kanalizacja PVC110
- BR - proj. bioreaktor
- OG - proj. osadnik gnilny
- PSS - proj. przepompownia ścieków surowych
- PSO - proj. przepompownia ścieków oczyszczonych
- DR - proj. drenaż rozsączający
- DRN - proj. drenaż rozsączający w nasypie
- SCh - proj. studnia chłonna
- SChN - proj. studnia chłonna w nasypie
- SR - proj. studnia rewizyjna

Biuro Projektowe HYDROPROJEKT
ul. Polowa 15/46, 18-400 Łomża

Nazwa opracowania: budowa przydomowych oczyszczalni ścieków
w Gminie Strzegowo

Inwestor: Gmina Strzegowo, pl. Wolności 32, 06-446 Strzegowo

Adres inwestycji:
Olszewski Zenon
Kuskowo Kmiecie 8

Nr działki:
dz. nr 54/2

Branża:
Sanitarna

Faza:
PB

Tytuł rysunku: plan zagospodarowania terenu

Skala: 1:1000

Data:
05.2009r.


Sporządził: mgr inż. Krzysztof Szeligowski

Podpis:

Nr rysunku:
60

Nr upr. UAN 7342-56/92

110/2

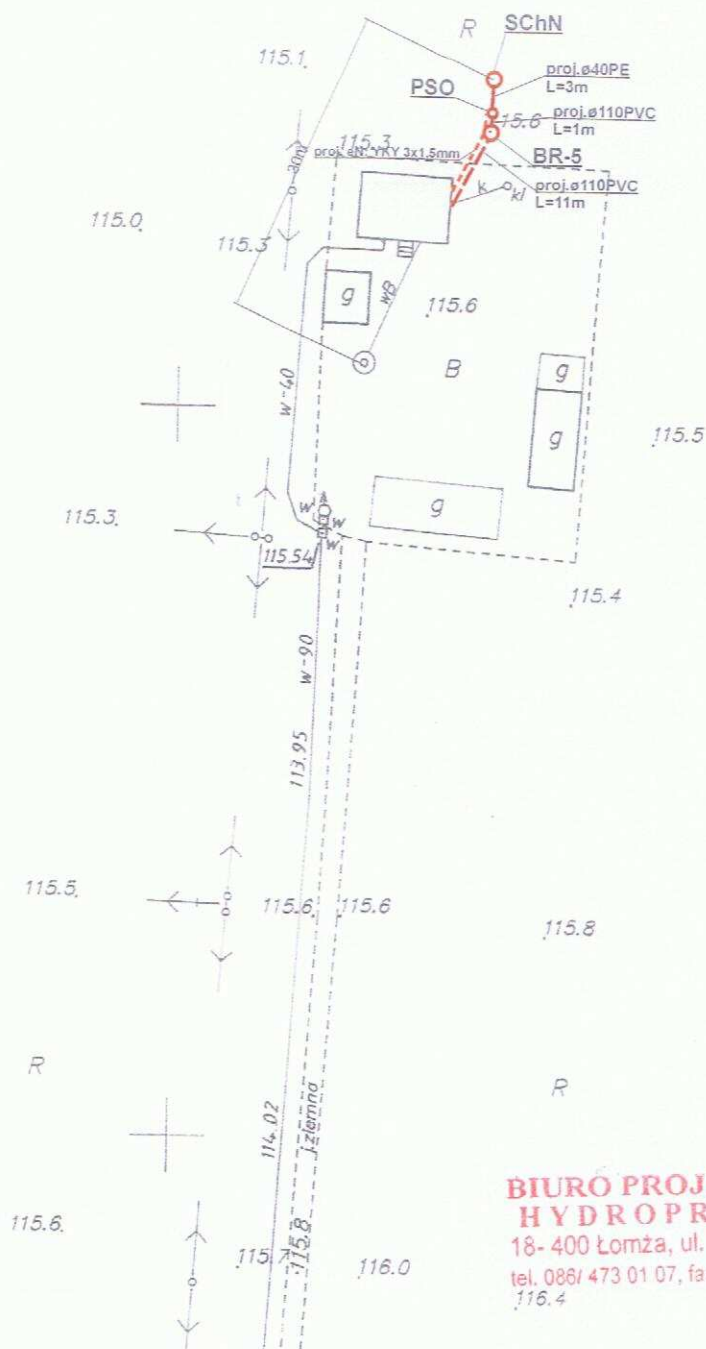

**BIURO PROJEKTOWE
HYDROPROJEKT**
18-400 Łomża, ul. Polowa 15/46
tel. 086/ 473 01 07, fax 086/ 473 03 79

Legenda:

- - proj. tura kanalizacyjna
- - proj. drenaż rozsączający
- - proj. kabel elektryczny YKY 3x1,5mm
- PVC - proj. kanalizacja PVC110
- BR - proj. bioreaktor
- OG - proj. osadnik gnilny
- PSS - proj. przepompownia ścieków surowych
- PSO - proj. przepompownia ścieków oczyszczonych
- DR - proj. drenaż rozsączający
- DRN - proj. drenaż rozsączający w nasypie
- SCh - proj. studnia chłonna
- SChN - proj. studnia chłonna w nasypie
- SR - proj. studnia rewizyjna

Biuro Projektowe HYDROPROJEKT
ul. Polowa 15/46, 18-400 Łomża

Nazwa opracowania: budowa przydomowych oczyszczalni ścieków
w Gminie Strzegowo

Inwestor: Gmina Strzegowo, pl. Wolności 32, 06-445 Strzegowo

Adres inwestycji: Sobiecki Jan Łębki 26	Nr działki: dz. nr 110/2	Branża: Sanitarna	Faza: PB
Tytuł rysunku: plan zagospodarowania terenu		Skala: 1:1000	Data: 05.2009r.
Sporządził: PROJEKTANT zakresie instalacji sieci sanitarnych mgr inż. Krzysztof Szeligowski Nr upr. UAN 7342-56/92		Podpis:	Nr rysunku: 63

- - - - - proj. rura kanalizacyjna
- - - - - proj. drenaż rozsączający
- - - - - proj. kabel elektryczny YKY 3x1,5mm
- PVC - proj. kanalizacja PVC110
- BR- proj. bioreaktor
- OG - proj. osadnik gnilny
- PSS - proj. przepompownia ścieków surowych
- PSO - proj. przepompownia ścieków oczyszczonych
- DR - proj. drenaż rozsączający
- DRN - proj. drenaż rozsączający w nasypie
- SCh - proj. studnia chłonna
- SChN - proj. studnia chłonna w nasypie
- SR - proj. studnia rewizyjna

Nazwa opracowania: budowa przydomowych oczyszczalni ścieków
w Gminie Strzegowo

Inwestor: Gmina Strzegowo, pl. Wolności 32, 06-445 Strzegowo

Adres inwestycji:
Giżyński Paweł
Mączewo 10

Nr działki:
dz. nr 63

Branža:
Sanitarna

Faza:
PB

Tytuł rysunku: plan zagospodarowania terenu


Skala: 1:1000

Data:
05.2009r.

Sporządca: Instalacji i Sieci Sanitarnych

Podpis:

Nr rysunku:
64

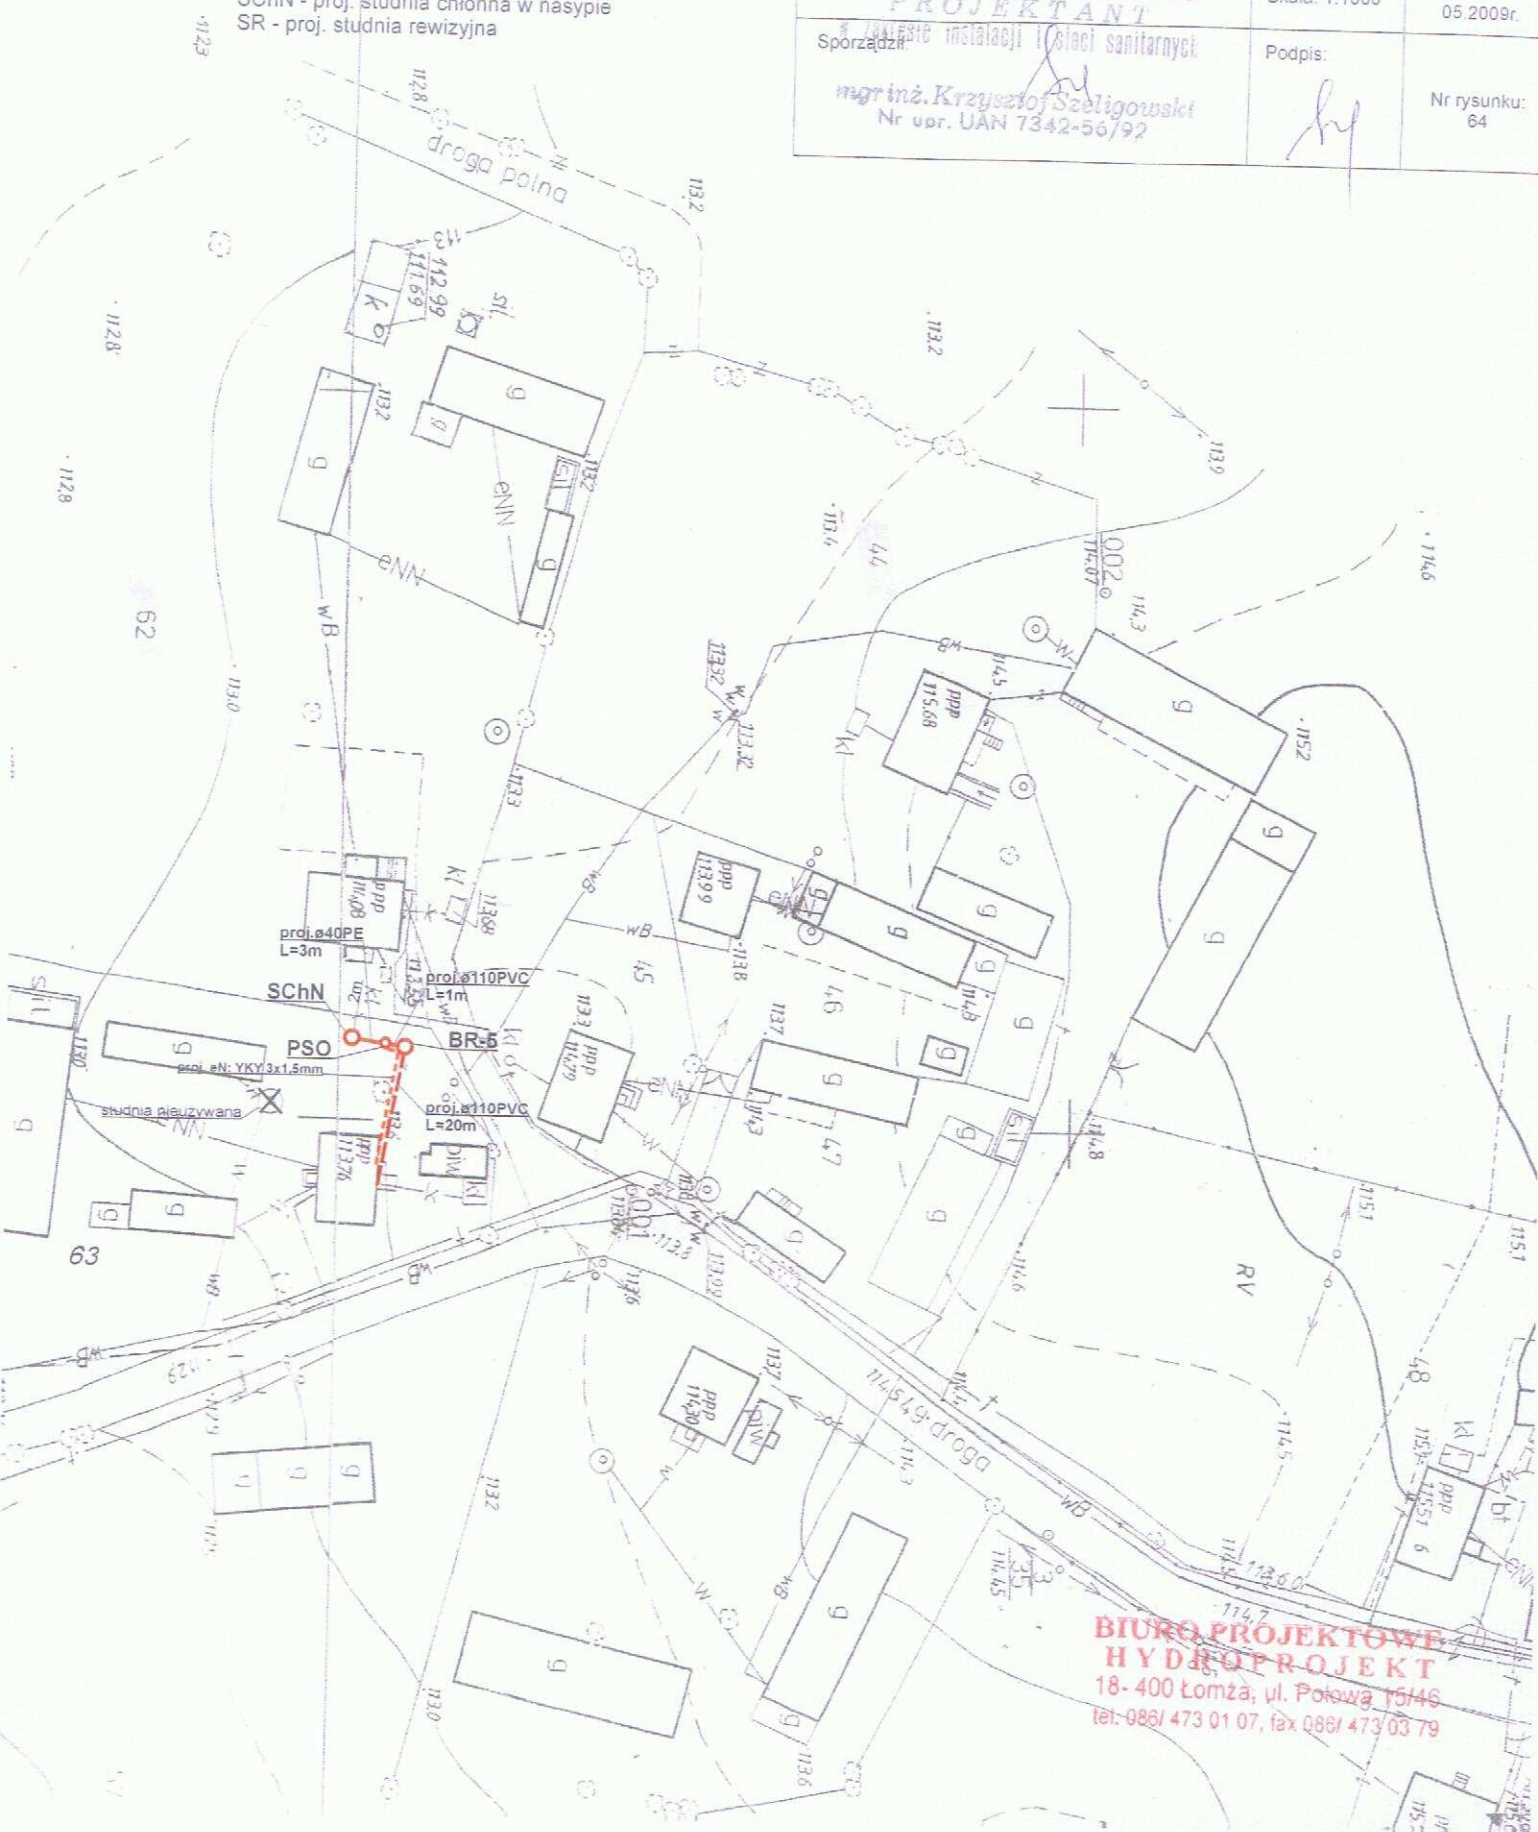

Legenda:

- - - - - proj. rura kanalizacyjna
- - - - - proj. drenaż rozsączający
- - - - - proj. kabel elektryczny YKY 3x1,5mm
- PVC - proj. kanalizacja PVC110
- BR - proj. bioreaktor
- OG - proj. osadnik gnilny
- PSS - proj. przepompownia ścieków surowych
- PSO - proj. przepompownia ścieków oczyszczonych
- DR - proj. drenaż rozsączający
- DRN - proj. drenaż rozsączający w nasypie
- SCh - proj. studnia chłonna
- SChN - proj. studnia chłonna w nasypie
- SR - proj. studnia rewizyjna

Biuro Projektowe HYDROPROJEKT
ul. Polowa 15/46, 18-400 Łomża

Nazwa opracowania: budowa przydomowych oczyszczalni ścieków
w Gminie Strzegowo

Inwestor: Gmina Strzegowo, pl. Wolności 32, 06-445 Strzegowo

Adres inwestycji:
Kałwa Krzysztof
Mączewo 11

Nr działki:
dz. nr 62

Branża:
Sanitarna

Faza:
PB

Tytuł rysunku: plan zagospodarowania terenu

Skala: 1:1000

Data:
05 2009r.


Sporządził: **PROJEKTANT**
zakresie instalacji sieci sanitarnych

Podpis:

Nr rysunku:
65

mgr inż. Krzysztof Szeligowski
Nr upr. UAN 7342-56/92

**BIURO PROJEKTOWE
HYDROPROJEKT**
18-400 Łomża, ul. Polowa 15/46
tel. 086/ 473 01 07, fax 086/ 473 03 79

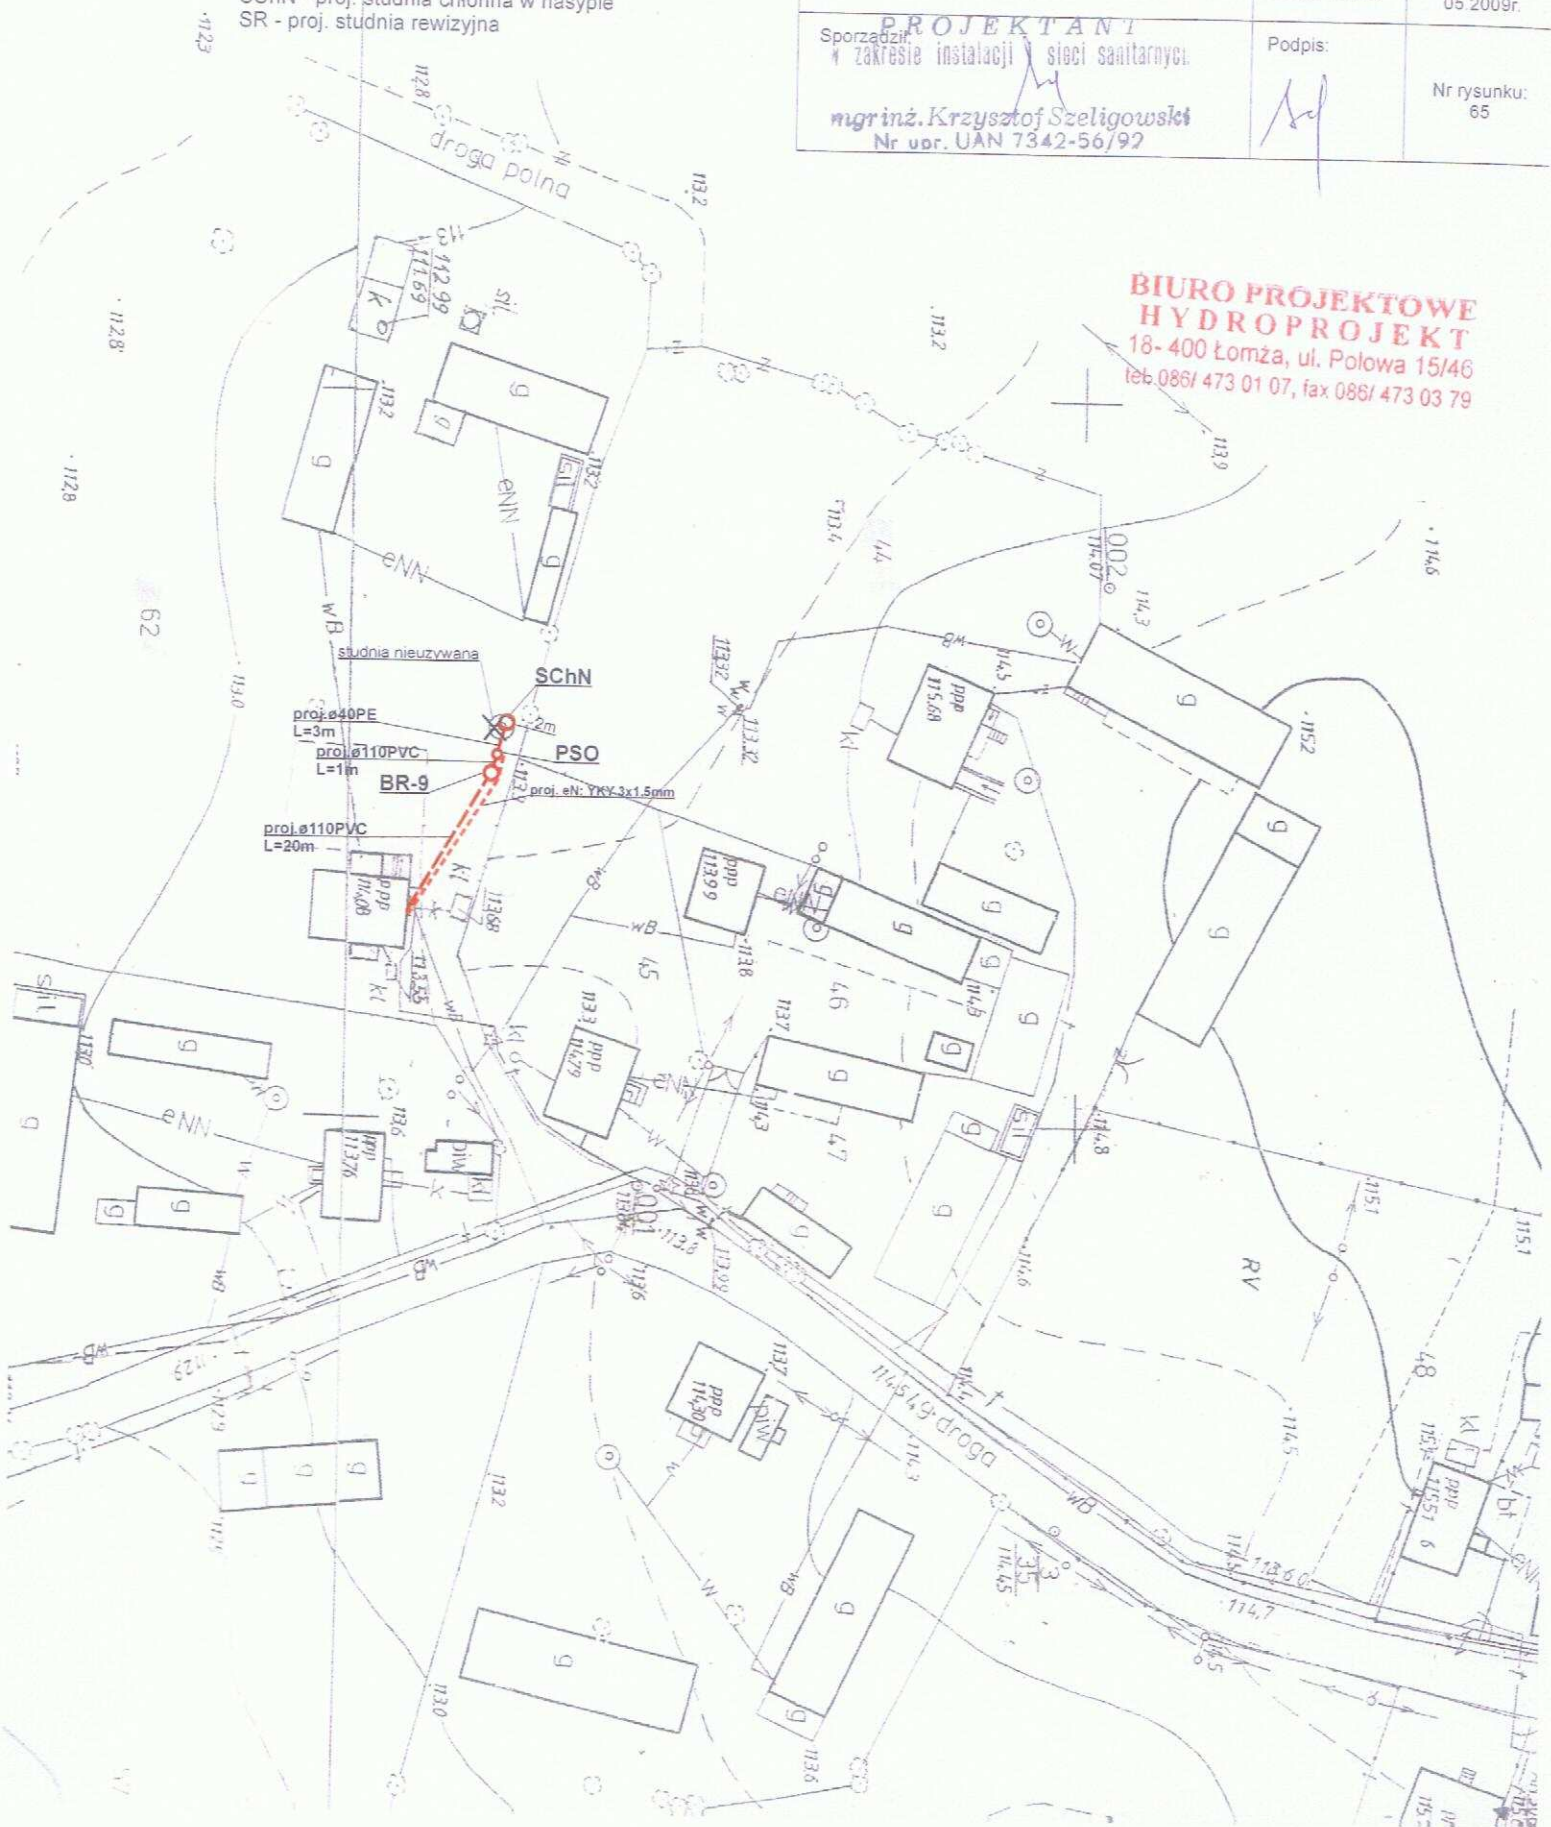

Legenda:

- - proj. rura kanalizacyjna
- - proj. drenaż rozsączający
- - proj. kabel elektryczny YKY 3x1,5mm
- PVC - proj. kanalizacja PVC110
- BR - proj. bioreaktor
- OG - proj. osadnik gnilny
- PSS - proj. przepompownia ścieków surowych
- PSO - proj. przepompownia ścieków oczyszczonych
- DR - proj. drenaż rozsączający
- DRN - proj. drenaż rozsączający w nasypie
- SCh - proj. studnia chłonna
- SChN - proj. studnia chłonna w nasypie
- SR - proj. studnia rewizyjna

Biuro Projektowe HYDROPROJEKT
ul. Polowa 15/46, 18-400 ŁomżaNazwa opracowania: budowa przydomowych oczyszczalni ścieków
w Gminie Strzegowo

Inwestor: Gmina Strzegowo, pl. Wolności 32, 06-445 Strzegowo

Adres inwestycji:
Stępień Danuta
Mączewo 7Nr działki:
dz. nr 44Branża:
SanitarnaFaza:
PB

Tytuł rysunku: plan zagospodarowania terenu

Skala: 1:1000

Data:
05.2009r.

Sporządził


PROJEKTANT
w zakresie instalacji i sieci sanitarnych

Podpis:

Nr rysunku:
67

mgr inż. Krzysztof Szeligowski

Nr. dor. GAN 7342-50797

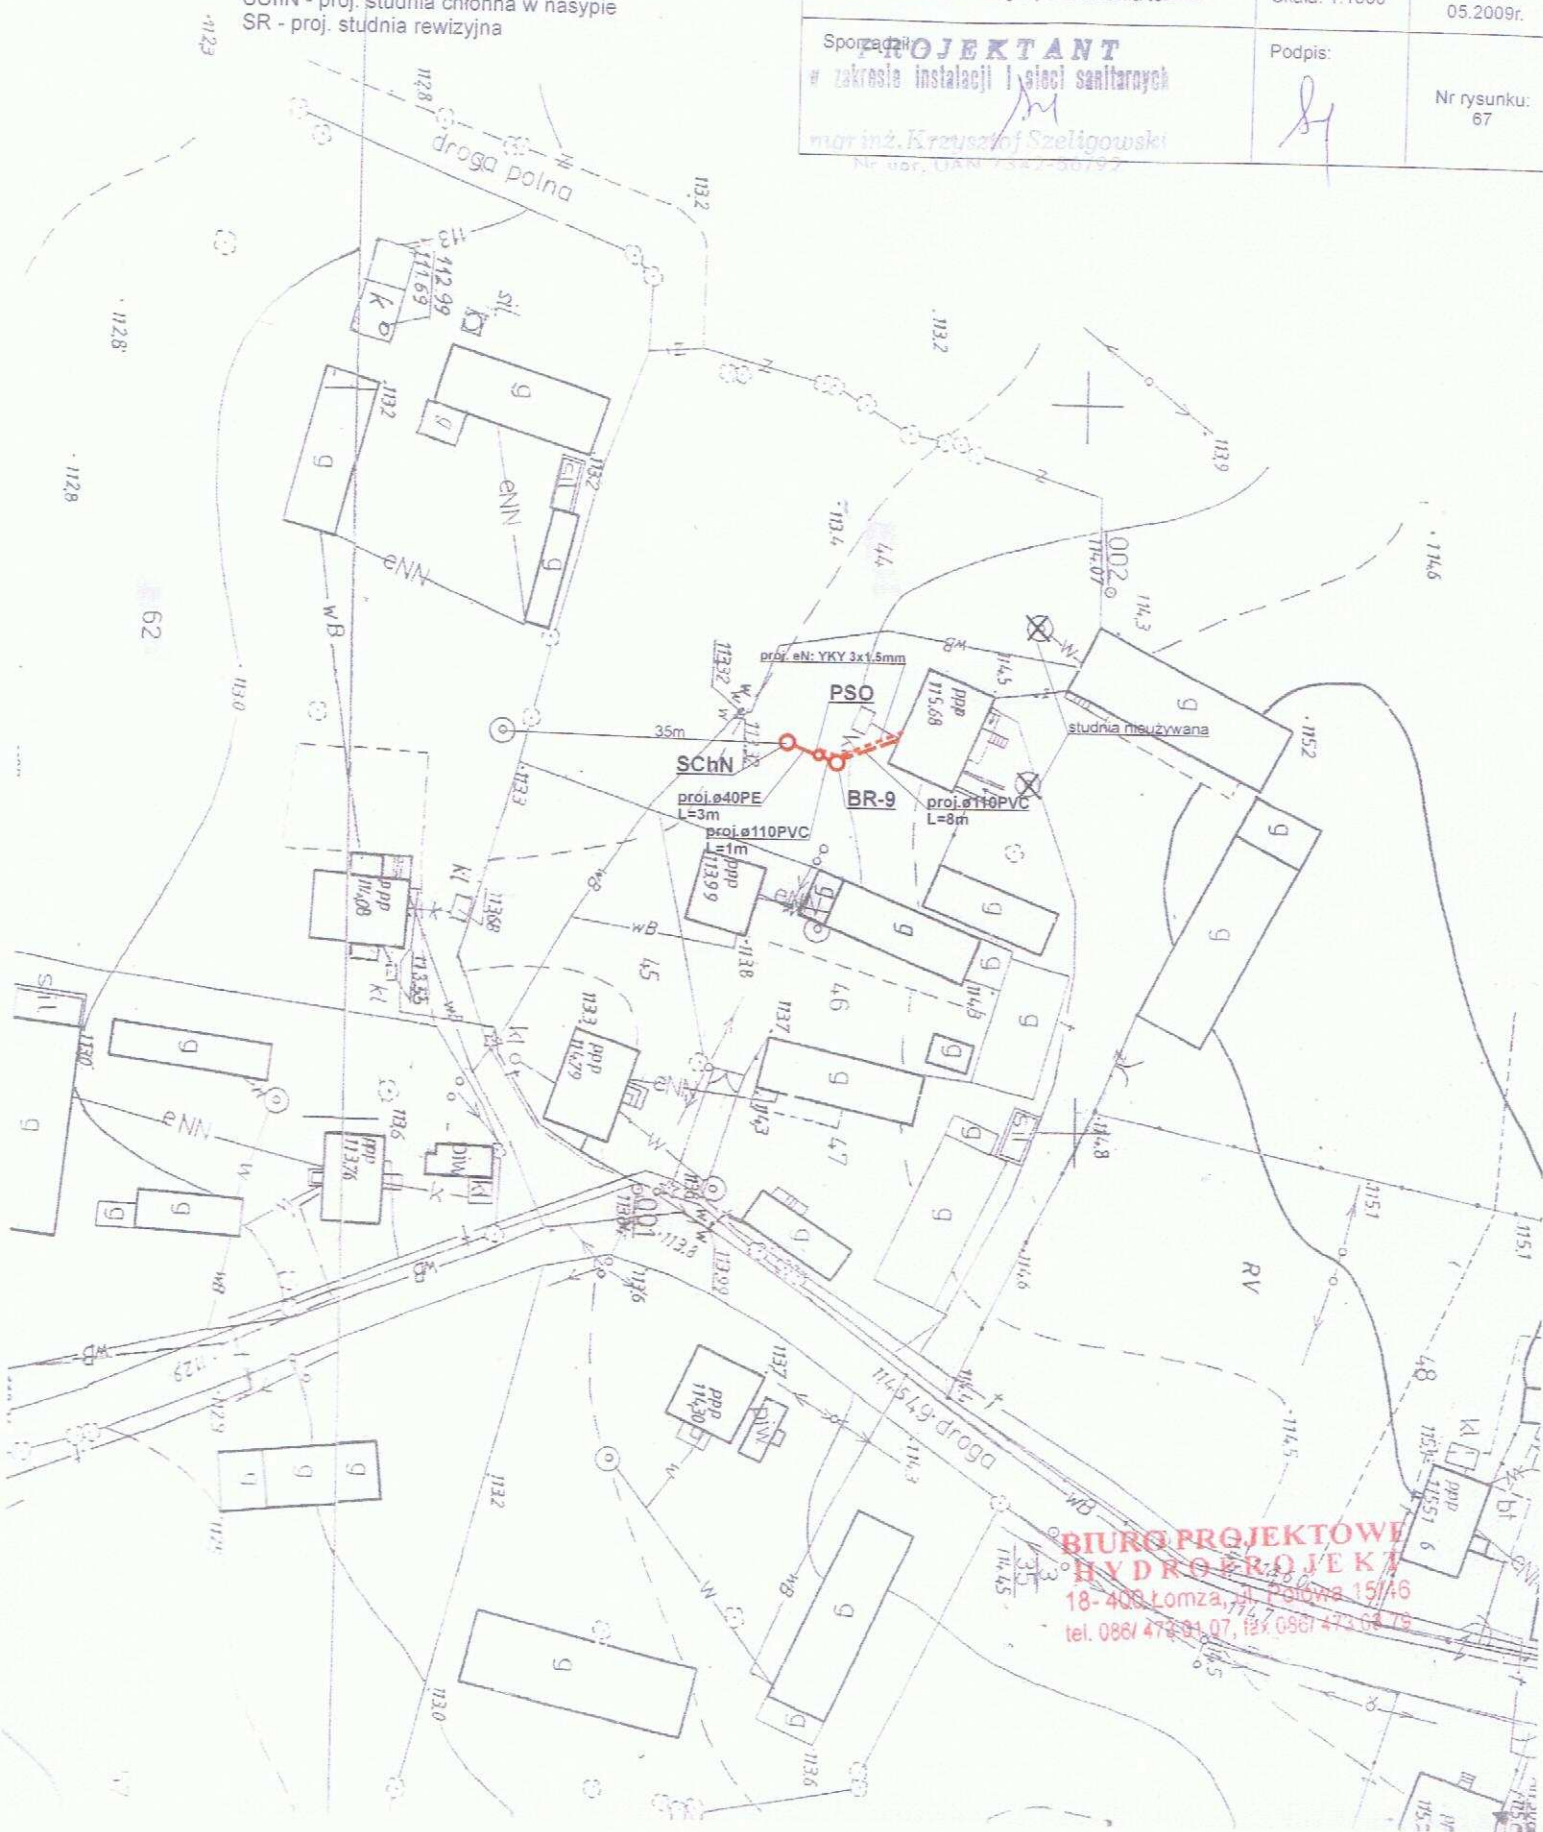**BIURO PROJEKTOWE**
HYDROPROJEKT
18-400 Łomża, ul. Polowa 15/46
tel. 086/ 473 91 07, fax 086/ 473 04 79

Legenda:

- - proj. rura kanalizacyjna
- - proj. drenaż rozsączający
- - proj. kabel elektryczny YKY 3x1,5mm
- PVC - proj. kanalizacja PVC110
- BR - proj. bioreaktor
- OG - proj. osadnik gnilny
- PSS - proj. przepompownia ścieków surowych
- PSO - proj. przepompownia ścieków oczyszczonych
- DR - proj. drenaż rozsączający
- DRN - proj. drenaż rozsączający w nasypie
- SCh - proj. studnia chłonna
- SChN - proj. studnia chłonna w nasypie
- SR - proj. studnia rewizyjna

MAPA
SYTUACYJNO-WYS

SKALA 1: 500

ARK NR 252.212.01

OBRĘB MDZEWÓ

Gm. STRZEGOMO

Biuro Projektowe HYDROPROJEKT
ul. Polowa 15/46, 18-400 Łomża

Nazwa opracowania: budowa przydomowych oczyszczalni ścieków
w Gminie Strzegowo

Inwestor: Gmina Strzegowo, pl. Wolności 32, 06-445 Strzegowo

Adres inwestycji:
Dudziński Roman
Mdzewo 64

Nr działki:
dz. nr 507

Branża:
Sanitarna

Faza:
PB

Tytuł rysunku: plan zagospodarowania terenu

Skala: 1:500

Data:
05.2009r.

Spis treści instalacji i sieci sanitarnych


Podpis:

Nr rysunku:
68

mgr inż. Krzysztof Szeligowski
Nr upr. UAN 7342-56/92

Inspektor = Wydział Geodezji
Gminnego Urzędu Miejskiego


116.8

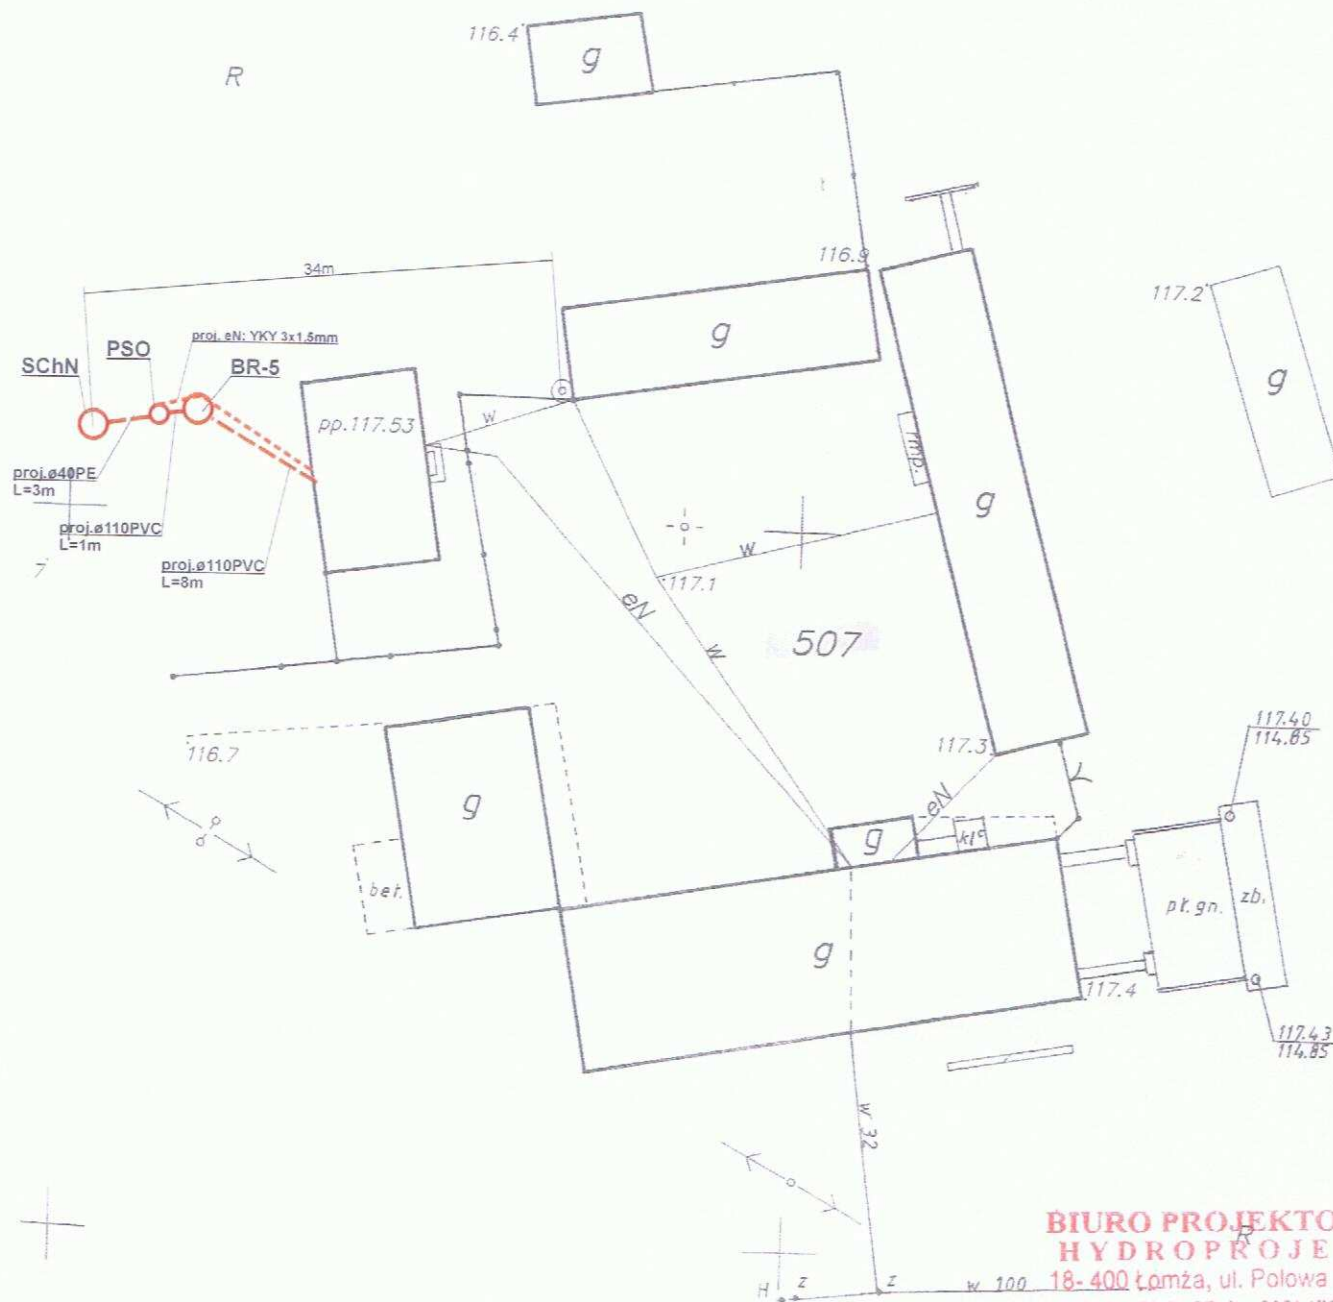

**BIURO PROJEKTOWE
HYDROPROJEKT**
18-400 Łomża, ul. Polowa 15/46
tel. 086/ 473 01 07, fax 086/ 473 03 79

117.2

117.6

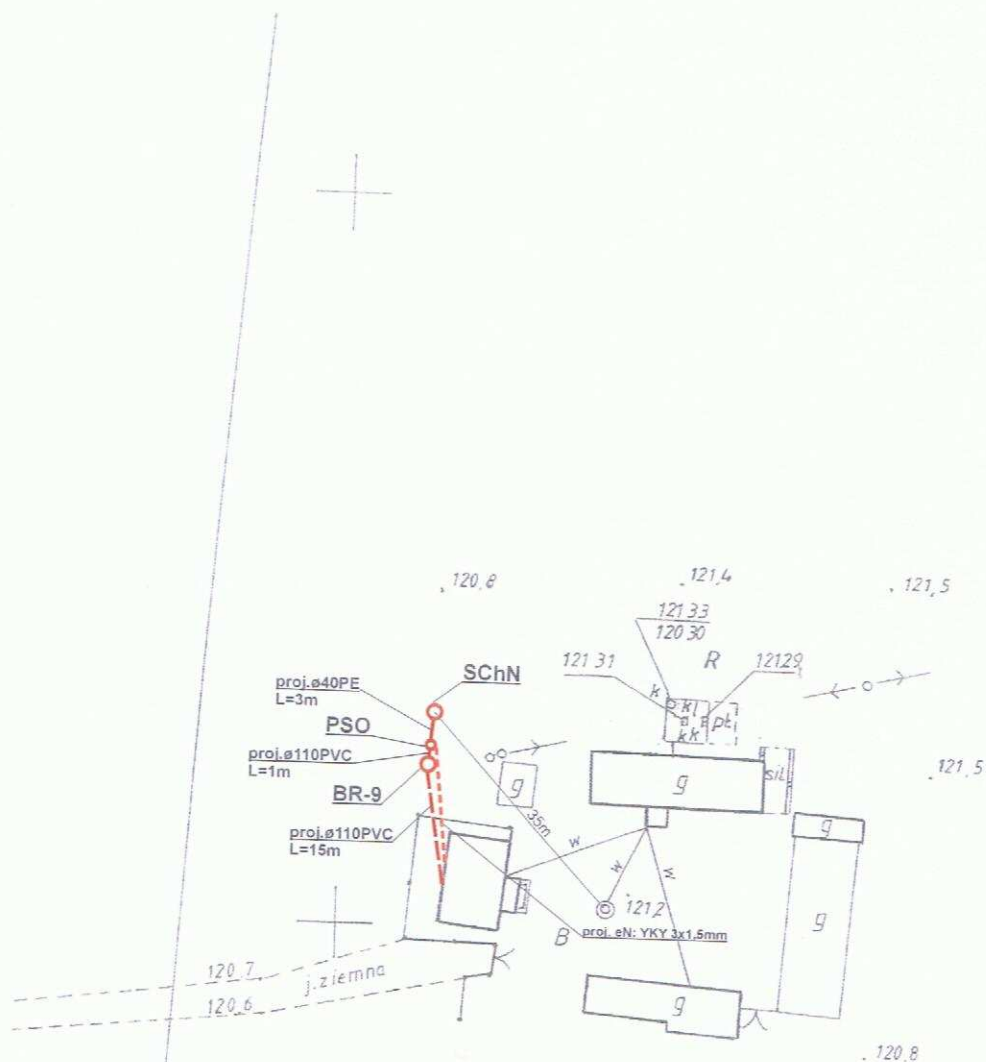

ewo

**BIURO PROJEKTOWE
HYDROPROJEKT**
18- 400 Łomża, ul. Polowa 15/46
tel. 086/ 473 01 07, fax 086/ 473 00 79


**MAPA NIE MOŻE SŁUŻYĆ DO CELÓW
PROJEKTOWYCH**

**STAROSTWO POWIATOWE w BIAŁYM
Biuro Dokumentacji Geodezyjnej
i Kartograficznej**

Legenda:

- - proj. rura kanalizacyjna
- - proj. drenaż rozsączający
- - proj. kabel elektryczny YKY 3x1,5mm
- PVC - proj. kanalizacja PVC110
- BR - proj. bioreaktor
- OG - proj. osadnik gnilny
- PSS - proj. przepompownia ścieków surowych
- PSO - proj. przepompownia ścieków oczyszczonych
- DR - proj. drenaż rozsączający w nasypie
- DRN - proj. drenaż rozsączający w nasypie
- SCh - proj. studnia chłonna
- SChN - proj. studnia chłonna w nasypie
- SR - proj. studnia rewizyjna

Biuro Projektowe HYDROPROJEKT ul. Polowa 15/46, 18-400 Łomża			
Nazwa opracowania: budowa przydomowych oczyszczalni ścieków w Gminie Strzegowo			
Inwestor: Gmina Strzegowo, pl. Wolności 32, 06-445 Strzegowo			
Adres inwestycji: Dudziński Jarosław Mdzewo 70	Nr działki: dz. nr 39	Branża: Sanitarna	Faza: PB
Tytuł rysunku: plan zagospodarowania terenu		Skala: 1:1000	Data: 05.2009r.
Sporządził: mgr inż. Krzysztof Szeliński Nr ew. UAN 7342-56/92		Podpis:	Nr rysunku: 69

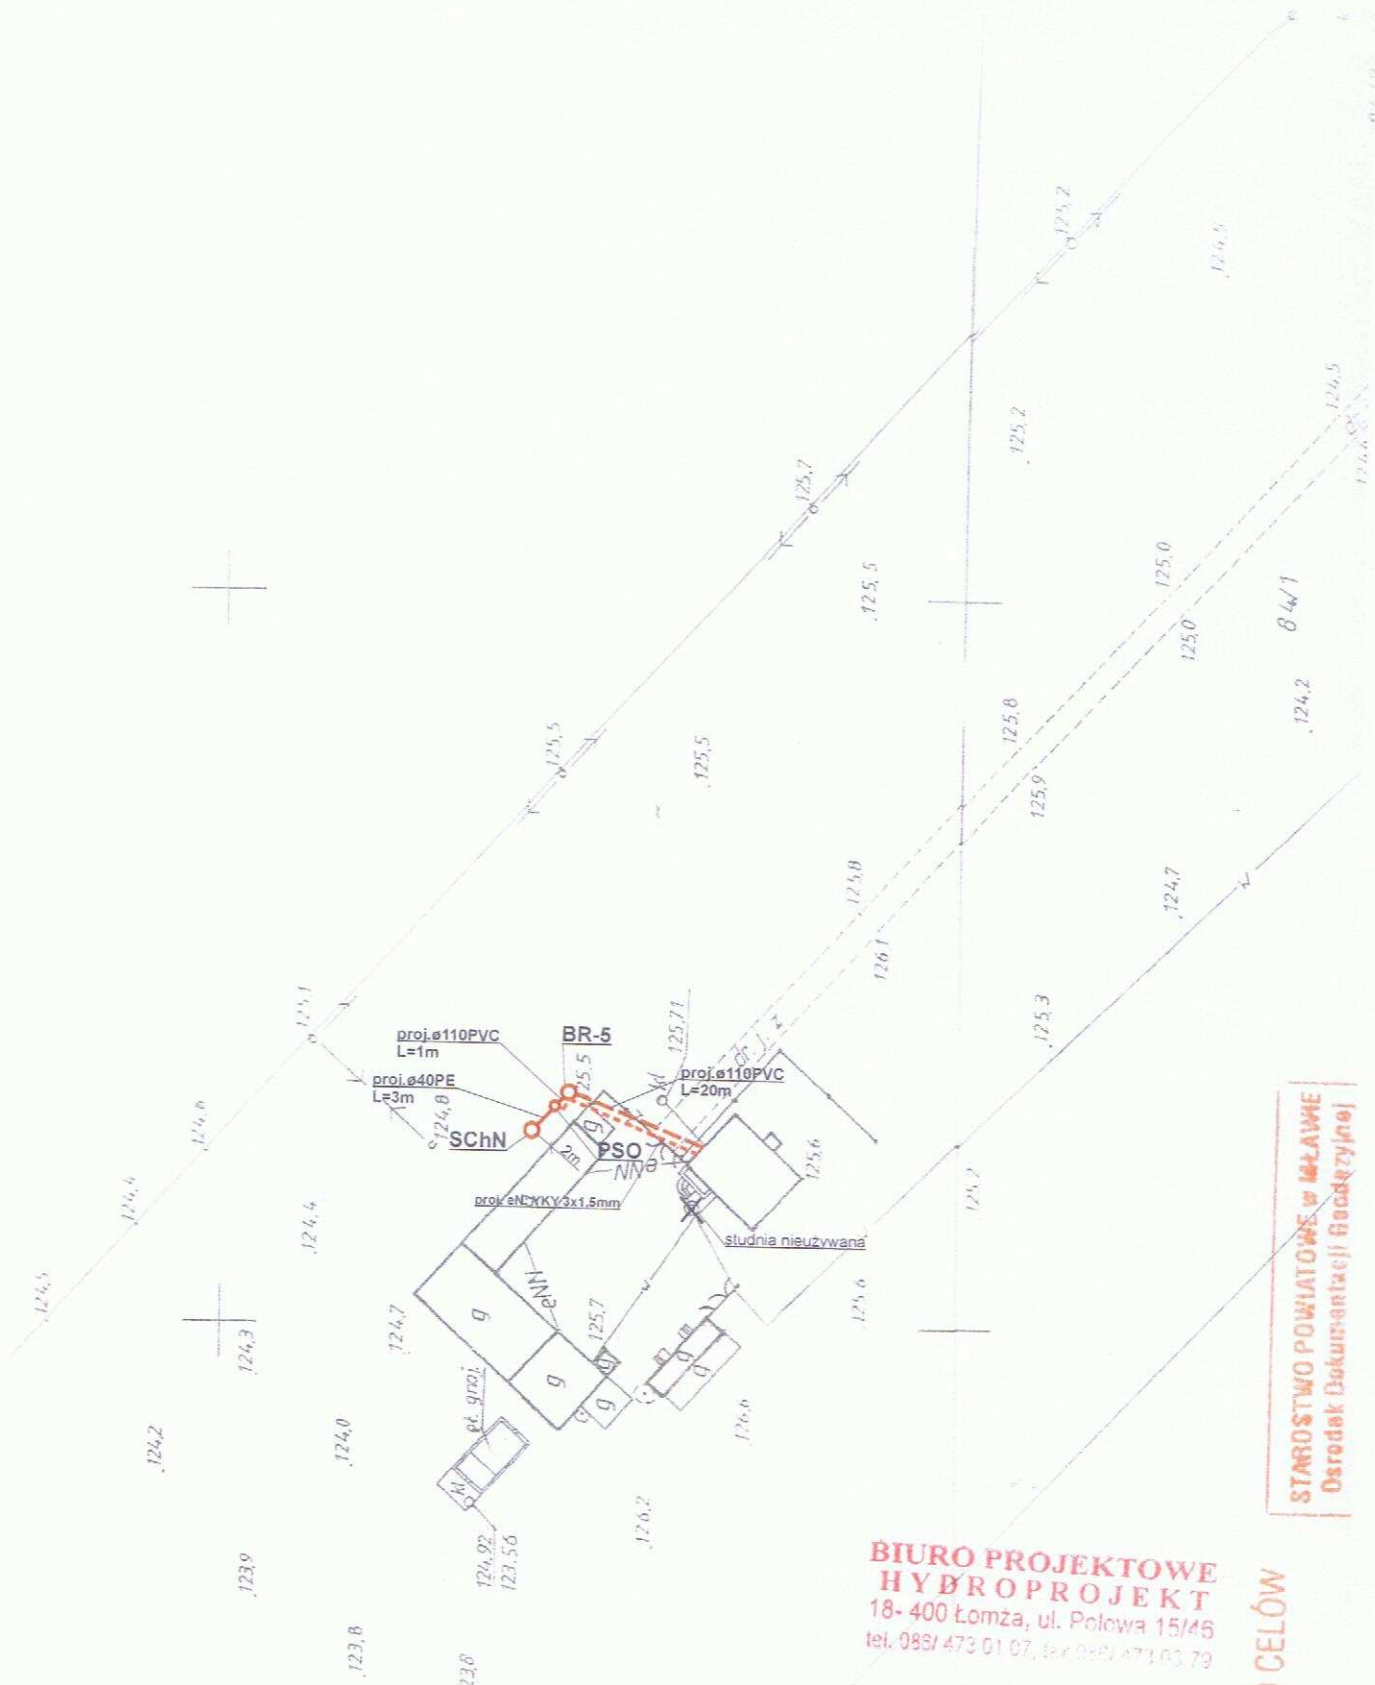

Legenda:

- proj. rura kanalizacyjna
- proj. drenaż rozsączający
- proj. kabel elektryczny YKY 3x1,5mm
- PVC - proj. kanalizacja PVC110
- BR - proj. bioreaktor
- OG - proj. osadnik gnilny
- PSS - proj. przepompownia ścieków surowych
- PSO - proj. przepompownia ścieków oczyszczonych
- DR - proj. drenaż rozsączający
- DRN - proj. drenaż rozsączający w nasypie
- SCh - proj. studnia chłonna
- SChN - proj. studnia chłonna w nasypie
- SR - proj. studnia rewizyjna

**BIURO PROJEKTOWE
HYDROPROJEKT**
18-400 Łomża, ul. Połowa 15/46
tel. 085/ 473 01 07, fax 085/ 473 03 79

STAROSTWO POWIATOWE w ŁAŁWIE
Dziś: 05.05.2009r. 12:45
Dziś: 05.05.2009r. 12:45

DO CEŁÓW

Biuro Projektowe HYDROPROJEKT
ul. Połowa 15/46, 18-400 Łomża

Nazwa opracowania: budowa przydomowych oczyszczalni ścieków
w Gminie Strzegowo

Inwestor: Gmina Strzegowo, pl. Wolności 32, 06-445 Strzegowo

Adres inwestycji:
Rogowski Sławomir
Niedzbórz 103

Nr działki:
dz. nr 84/1

Branża:
Sanitarna

Faza:
PB

Tytuł rysunku: plan zagospodarowania terenu

Skala: 1:1000

Data:
05.2009r.

Sporządził: **PROJEKTANT**
w zakresie instalacji i sieci sanitarnych

Podpis:

Nr rysunku:
70

mgr inż. Krzysztof Celigowski
Nr. um. 1444 7342-58/99

Legenda:

- proj. rura kanalizacyjna
- proj. drenaż rozsączający
- proj. kabel elektryczny YKY 3x1.5mm
- PVC - proj. kanalizacja PVC110
- BR - proj. bioreaktor
- OG - proj. osadnik gnilny
- PSS - proj. przepompownia ścieków surowych
- PSO - proj. przepompownia ścieków oczyszczonych
- DR - proj. drenaż rozsączający
- DRN - proj. drenaż rozsączający w nasypie
- SCH - proj. studnia chłonna
- SCHN - proj. studnia chłonna w nasypie
- SR - proj. studnia rewizyjna


Biuro Projektowe HYDROPROJEKT ul. Polowa 15/46, 18-400 Łomża			
Nazwa opracowania: budowa przydomowych oczyszczalni ścieków w Gminie Strzegowo			
Inwestor: Gmina Strzegowo, pl. Wolności 32, 06-445 Strzegowo			
Adres inwestycji: Kwiatkowska Wiesława Nowa Maryska 4	Nr działki: dz. nr 199	Branża: Sanitarna	Faza: PB
Tytuł rysunku: plan zagospodarowania terenu		Skala: 1:1000	Data: 05.2009r.
Sporządził: mgr inż. Krzysztof Skeligowski Nr uo. LiA 17242 76797		Podpis:	Nr rysunku: 71

STAROSTWO POWIATOWE w ŁOMŻY
Ośrodek Dokumentacji Geodezyjnej
 i Kartograficznej


Posiadacz niniejszego projektu: **Biuro Projektowe HYDROPROJEKT**
 ul. Polowa 15/46, 18-400 Łomża
 Należy zgłosić do ewidencji i uzyskać numer ewidencyjny.

Niniejsza mapa nie może służyć do celów projektowych.

Mapa, dn. 24.05.2009
 Z up. **STAROSTY**
 J. Ziemia

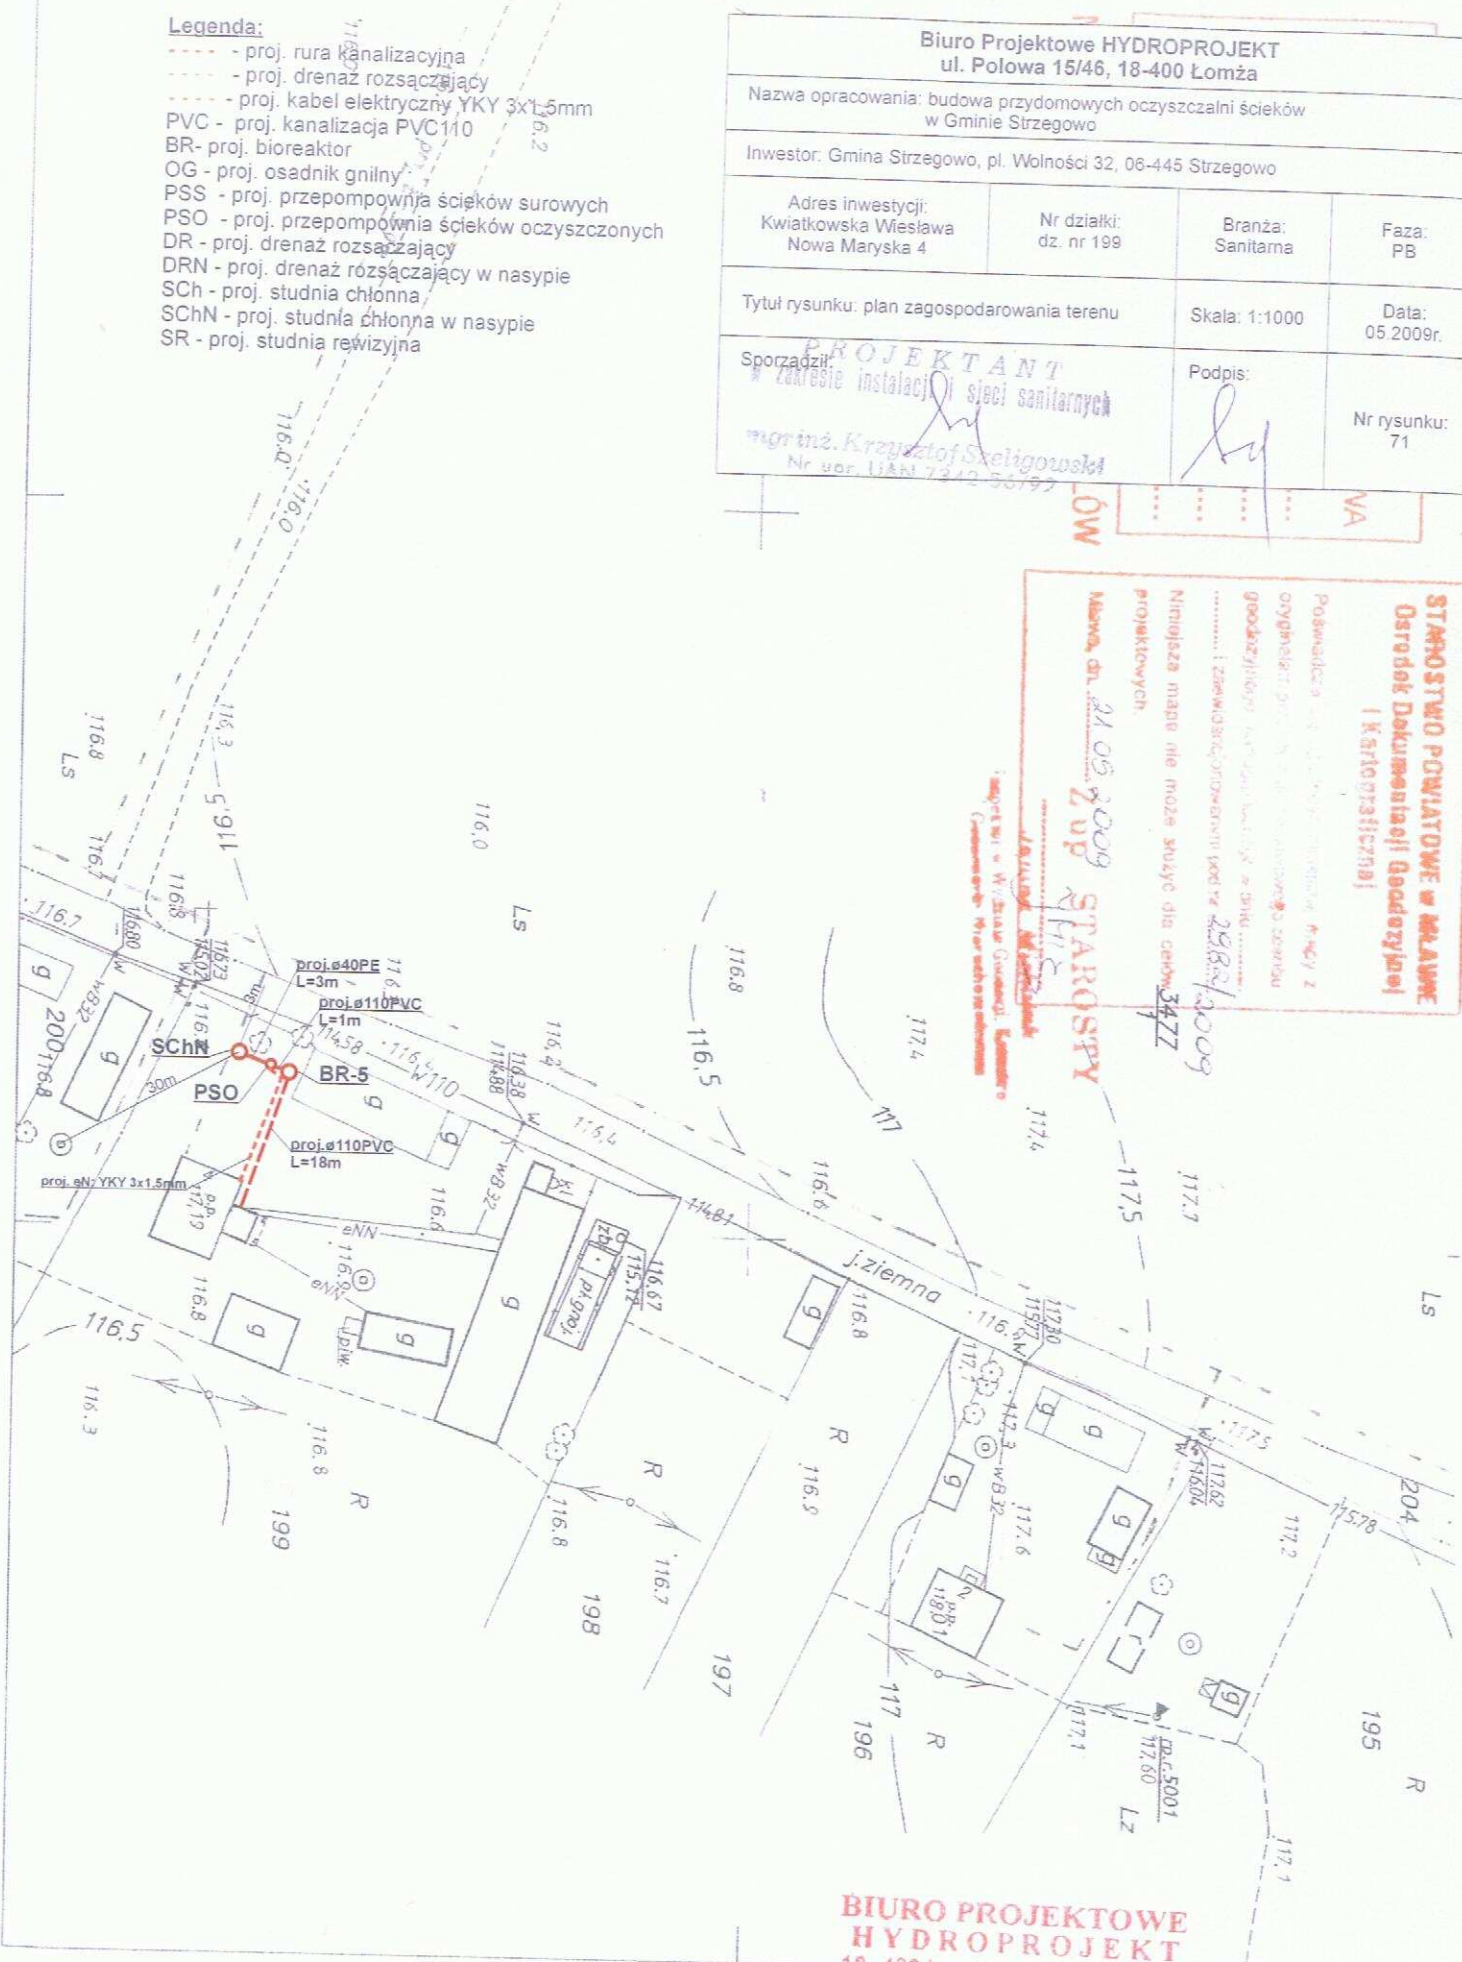

BIURO PROJEKTOWE
HYDROPROJEKT
 18-400 Łomża, ul. Polowa 15/46
 tel. 086/ 473 01 07, fax 086/ 473 03 79

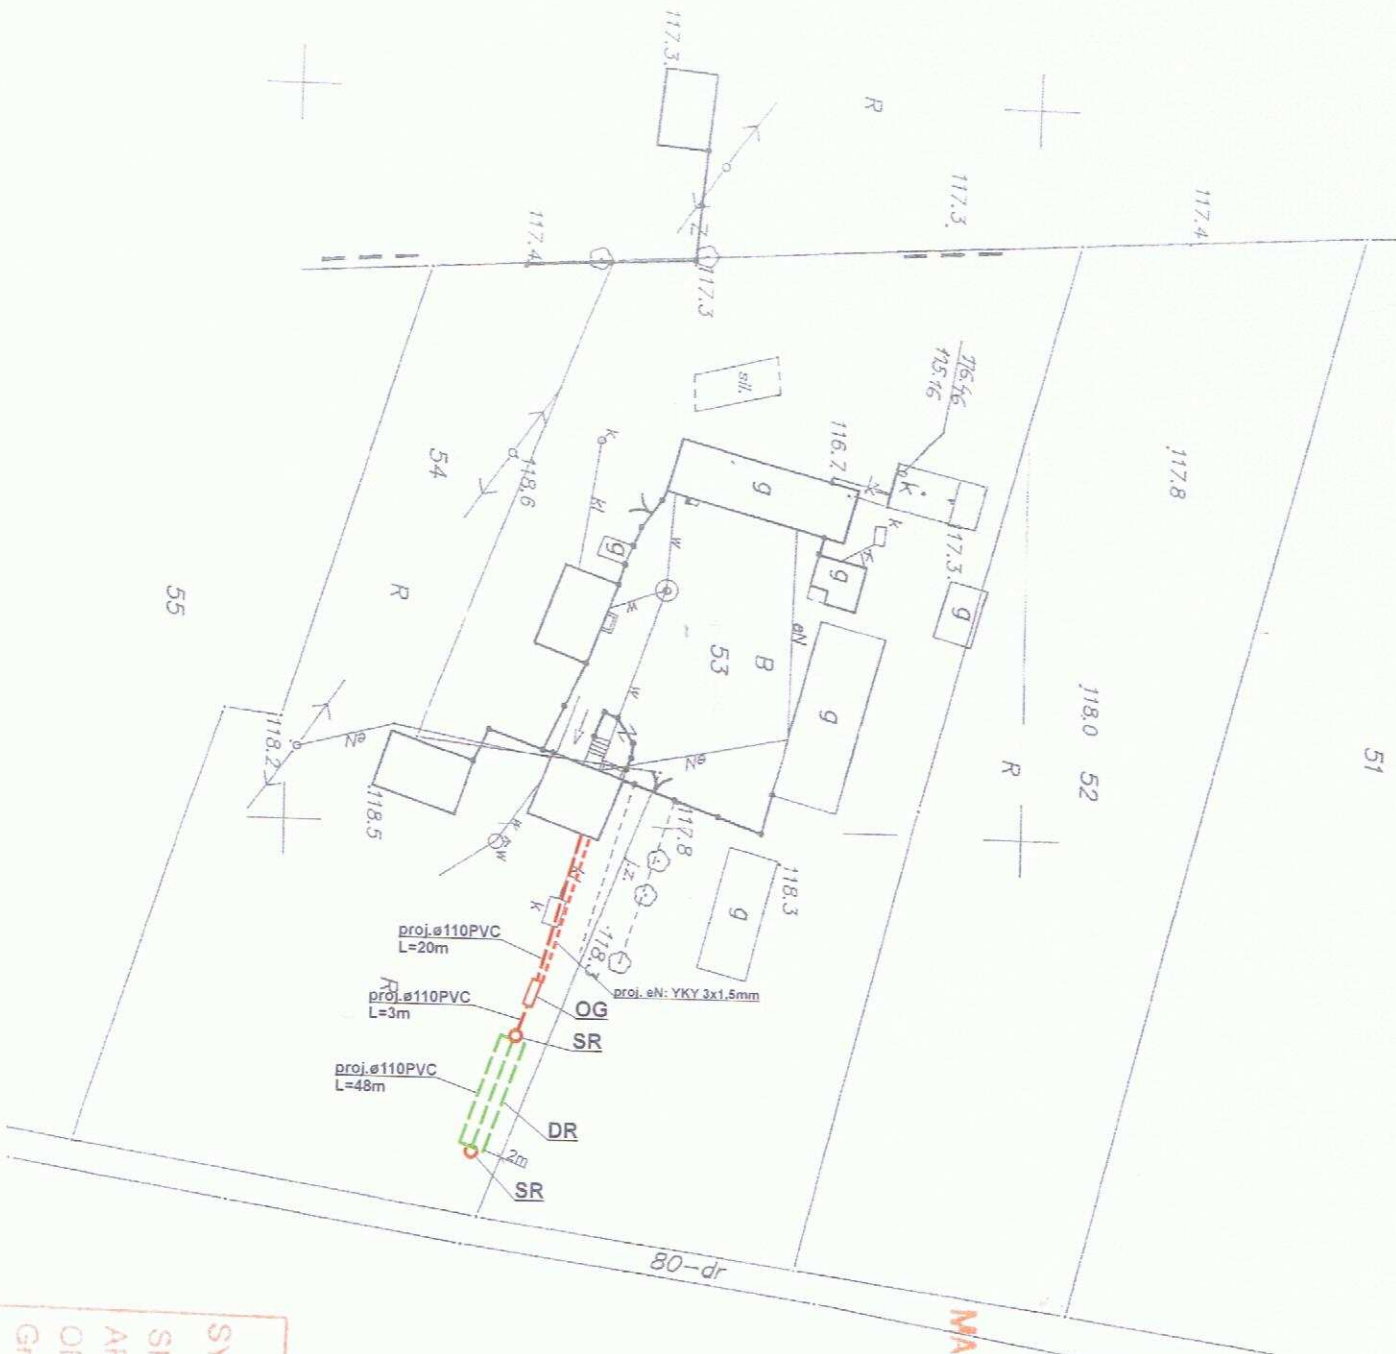

SYTUACYJNO-
SKALA 1: 1000
ARK NR 252/11
OBREB TERENU
Gm. STRZEGOWO

Legenda:

- proj. rura kanalizacyjna
- proj. drenaż rozsączający
- proj. kabel elektryczny YKY 3x1,5mm
- PVC - proj. kanalizacja PVC110
- BR - proj. bioreaktor
- OG - proj. osadnik gnilny
- PSS - proj. przepompownia ścieków surowych
- PSO - proj. przepompownia ścieków oczyszczonych
- DR - proj. drenaż rozsączający
- DRN - proj. drenaż rozsączający w nasypie
- Sch - proj. studnia chłonna
- SchN - proj. studnia chłonna w nasypie
- SR - proj. studnia rewizyjna

MAPA NIE MOŻE

**BIURO PROJEKTOWE
HYDROPROJEKT**
18-400 Łomża, ul. Polowa 15/46
tel. 086/ 473 01 07, fax 086/ 473 03 79

Biuro Projektowe HYDROPROJEKT ul. Polowa 15/46, 18-400 Łomża			
Nazwa opracowania: budowa przydomowych oczyszczalni ścieków w Gminie Strzegowo			
Inwestor: Gmina Strzegowo, pl. Wolności 32, 06-445 Strzegowo			
Adres inwestycji: Rogowski Danusz Nowiny Giżyńskie 6A	Nr działki: dz. nr 53	Branża: Sanitarna	Faza: PB
Tytuł rysunku: plan zagospodarowania terenu		Skala: 1:1000	Data: 05.2009r.
Sporządził: PROJEKTANT w zakresie instalacji i sieci sanitarnych <i>mgr inż. Krzysztof Szeligowski</i>		Podpis: <i>[Signature]</i>	Nr rysunku: 72

Legenda:


- - - - - proj. rura kanalizacyjna
- - - - - proj. drenaż rozsączający
- - - - - proj. kabel elektryczny YKY 3x1,5mm
- PVC - proj. kanalizacja PVC110
- BR - proj. bioreaktor
- OG - proj. osadnik gnilny
- PSS - proj. przepompownia ścieków surowych
- PSO - proj. przepompownia ścieków oczyszczonych
- DR - proj. drenaż rozsączający
- DRN - proj. drenaż rozsączający w nasypie
- SCh - proj. studnia chłonna
- SChN - proj. studnia chłonna w nasypie
- SR - proj. studnia rewizyjna

Biuro Projektowe HYDROPROJEKT
ul. Polowa 15/46, 18-400 Łomża


Nazwa opracowania: budowa przydomowych oczyszczalni ścieków
w Gminie Strzegowo

Inwestor: Gmina Strzegowo, pl. Wolności 32, 06-445 Strzegowo

Adres inwestycji: Szczepański Mirosław Nowopole 1	Nr działki: dz. nr 495	Branża: Sanitarna	Faza: PB
Tytuł rysunku: plan zagospodarowania terenu		Skala: 1:1000	Data: 05.2009r.
Sporządził: <i>[Signature]</i> mgr inż. Krzysztof Szeliński N. umr. UAN 7342-56/92		Podpis: <i>[Signature]</i>	Nr rysunku: 73

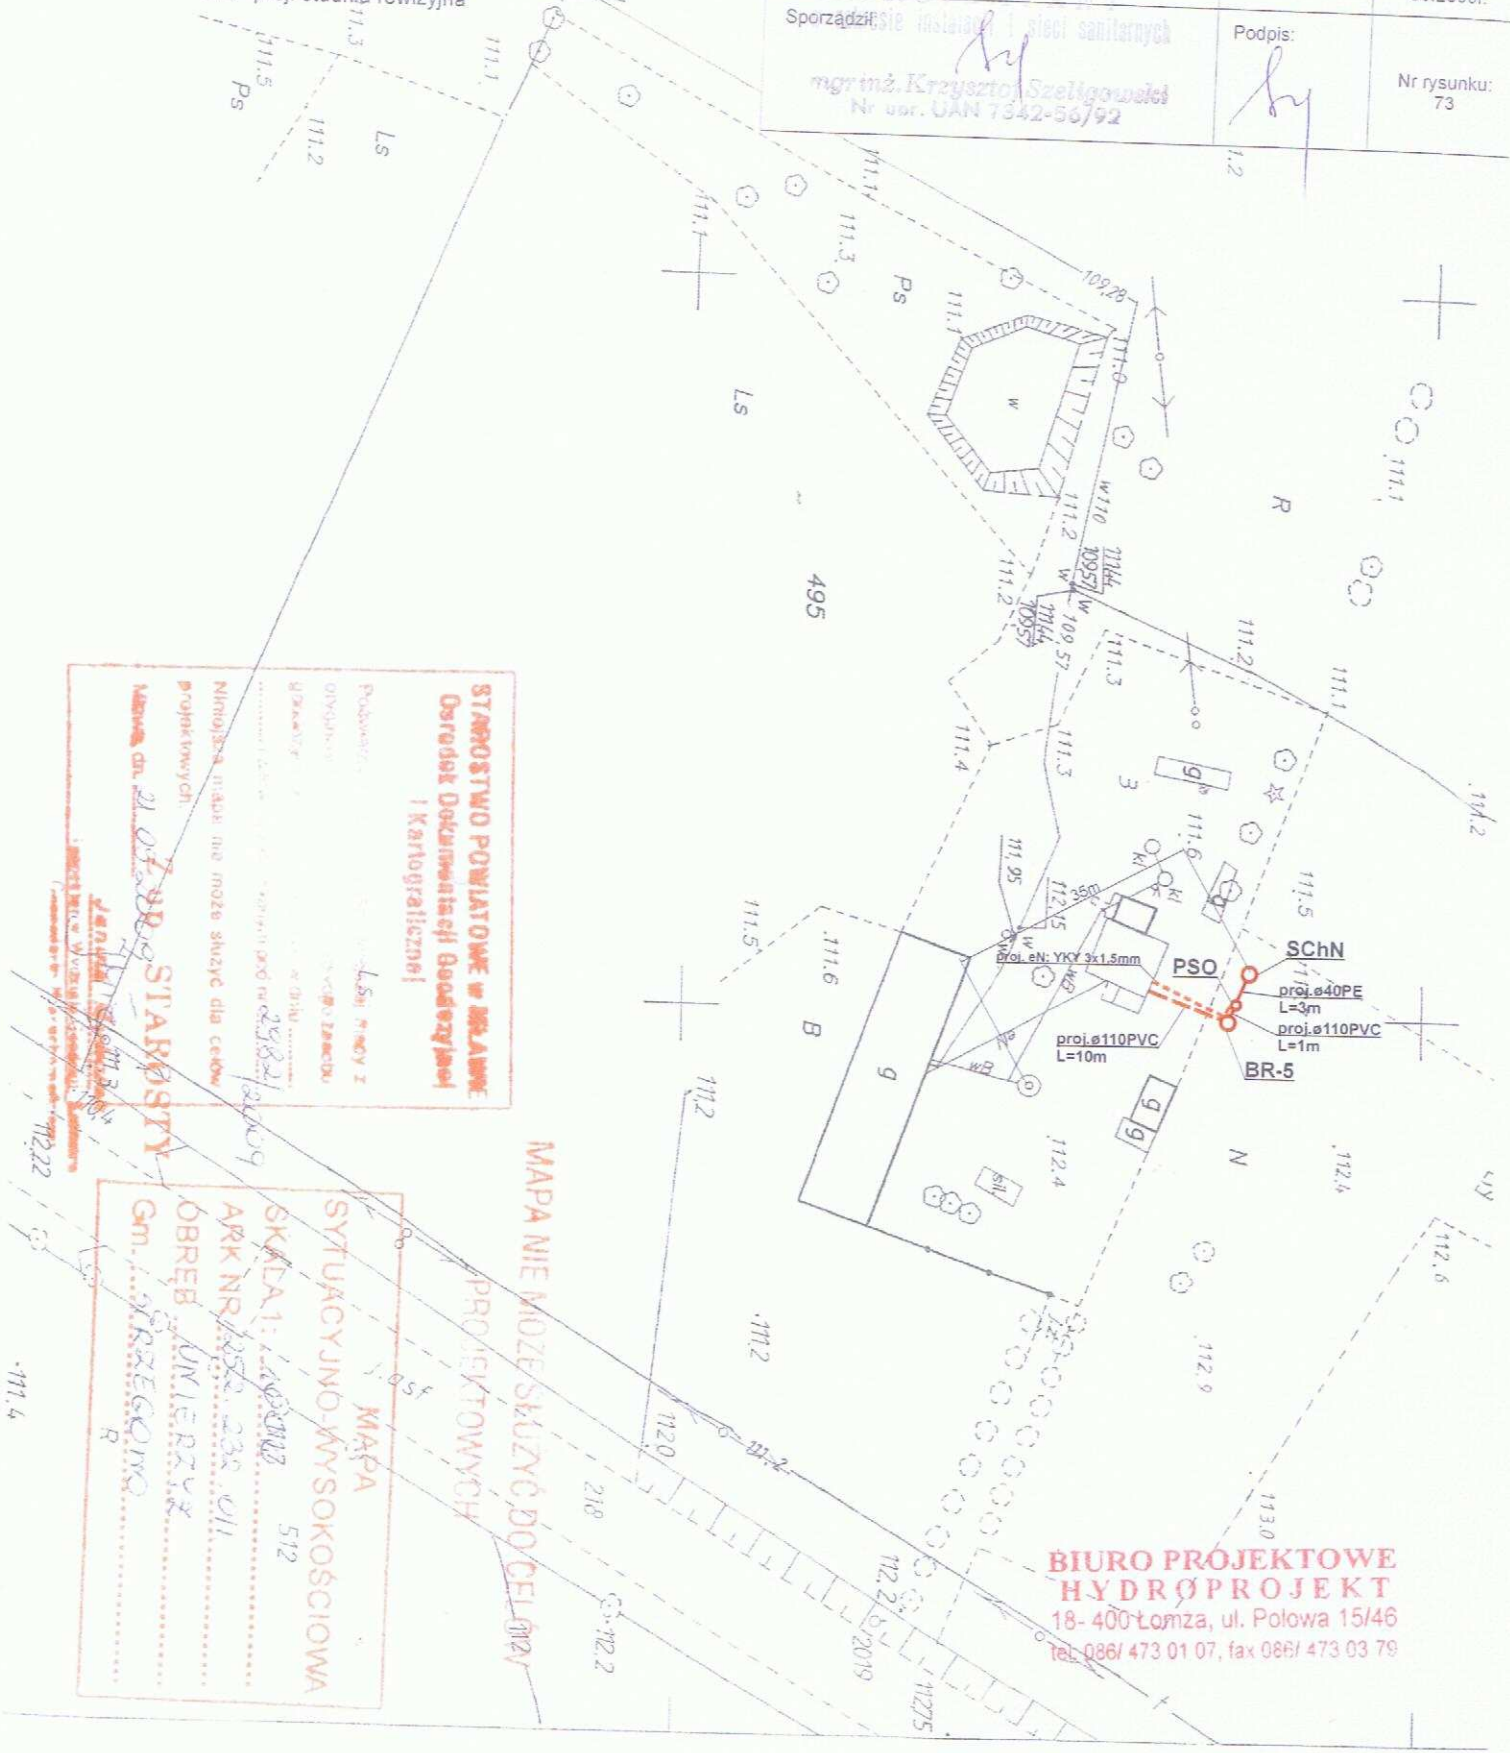

SZKIC SYTUACYJNY

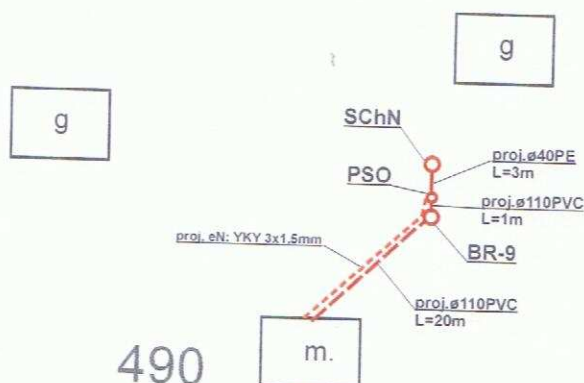

droga

Legenda:

- - proj. rura kanalizacyjna
- - proj. drenaż rozsączający
- - proj. kabel elektryczny YKY 3x1,5mm
- PVC - proj. kanalizacja PVC110
- BR - proj. bioreaktor
- OG - proj. osadnik gnilny
- PSS - proj. przepompownia ścieków surowych
- PSO - proj. przepompownia ścieków oczyszczonych
- DR - proj. drenaż rozsączający
- DRN - proj. drenaż rozsączający w nasypie
- SCH - proj. studnia chłonna
- SCHN - proj. studnia chłonna w nasypie
- SR - proj. studnia rewizyjna

**BIURO PROJEKTOWE
HYDROPROJEKT**
18-400 Łomża, ul. Polowa 15/46
tel. 086/ 473 01 07, fax 086/ 473 03 79

Biuro Projektowe HYDROPROJEKT ul. Polowa 15/46, 18-400 Łomża			
Nazwa opracowania: budowa przydomowych oczyszczalni ścieków w Gminie Strzegowo			
Inwestor: Gmina Strzegowo, pl. Wolności 32, 06-445 Strzegowo			
Adres inwestycji: Niedziałkowska Teresa Nowopole 4	Nr działki: dz. nr 490	Branża: Sanitarna	Faza: PB
Tytuł rysunku: plan zagospodarowania terenu		Skala: 1:1000	Data: 05.2009r.
PROJEKTANT Sporządził: mgr inż. Krzysztof Szeliński Nr upr. JAKI 7342-56/02		Podpis:	Nr rysunku: 74



STAROSTWO POWIATOWE w MŁAWIE
Ośrodek Dokumentacji Geodezyjnej
i Kartograficznej

Legenda:

- proj. rura kanalizacyjna
- proj. drenaż rozsączający
- proj. kabel elektryczny YKY 3x1,5mm
- PVC - proj. kanalizacja PVC110
- BR - proj. bioreaktor
- OG - proj. osadnik gnilny
- PSS - proj. przepompownia ścieków surowych
- PSO - proj. przepompownia ścieków oczyszczonych
- DR - proj. drenaż rozsączający
- DRN - proj. drenaż rozsączający w nasypie
- SCh - proj. studnia chłonna
- SChN - proj. studnia chłonna w nasypie
- SR - proj. studnia rewizyjna

MAPA NIE MOŻE ZASTĄPIĆ DOŚĆCIÓW
BIURO PROJEKTOWE
HYDROPROJEKT
PROJEKTOWYCH
18-400 Łomża, ul. Polowa 15/46
tel. 086/ 473 01 07, fax 086/ 473 03 79

Biuro Projektowe HYDROPROJEKT
ul. Polowa 15/46, 18-400 Łomża

Nazwa opracowania: budowa przydomowych oczyszczalni ścieków
w Gminie Strzegowo

Inwestor: Gmina Strzegowo, pl. Wolności 32, 06-445 Strzegowo

Adres inwestycji:
Lipiński Mirosław
Parówki 1

Nr działki:
dz. nr 21

Branža:
Sanitarna

Faza:
PB

Tytuł rysunku: plan zagospodarowania terenu

Skala: 1:1000

Data:
05.2009r.

PROJEKTANT
Sporządził: instalacji i sieci sanitarnych

Podpis:

Nr rysunku:
75

mgr inż. Krzysztof Szeligowski
Nr upr. UAN 7342-56/92

Podkreślenie nie zgodzić antyżel macy z
organismu zważyć na to, że w tym czasie
podczas przyjmowania leku należy
Dziękuję za uwagę i pozdrawiam
P. Kozłowski

UP-STAROST

[illegible]

Woj. mazowieckie
Pow. mławski
Gmina: Strzegowo
Obręb: Pokrytki

11-57811

- proj. rura kanalizacyjna
- proj. drenaż rozsączający
- proj. kabel elektryczny YKY 3x1,5mm

PVC - proj. kanalizacja PVC110

BR- proj. bioreaktor

OG - proj. osadnik gnilny

PSS - proj. przepompownia ścieków surowych

PSO - proj. przepompownia ścieków oczyszczonych

DR - proj. drenaż rozsączający


DRN - proj. drenaż rozsączający w nasypie

SCh - proj. studnia chłonna

SChN - proj. studnia chłonna w nasypie


SR - proj. studnia rewizyjna

Biuro Projektowe HYDROPROJEKT ul. Polowa 15/46, 18-400 Łomża			
Nazwa opracowania: budowa przydomowych oczyszczalni ścieków w Gminie Strzegowo			
Investor: Gmina Strzegowo, pl. Wolności 32, 06-445 Strzegowo			
Adres inwestycji: Piotrowski Mariusz Pokryty 35	Nr działki: dz. nr 370/3	Branża: Sanitarna	Faza: PB
Tytuł rysunku: plan zagospodarowania terenu		Skala: 1:1000	Data: 05.2009r.
PROJEKTANT Sporządził: w zakresie instalacji i sieci sanitarnych mgr inż. Krzysztof Szeligowski mgr inż. Krzysztof Szeligowski Nr upr. UAN 7342-56/92		Podpis: 	Nr rysunku: 76

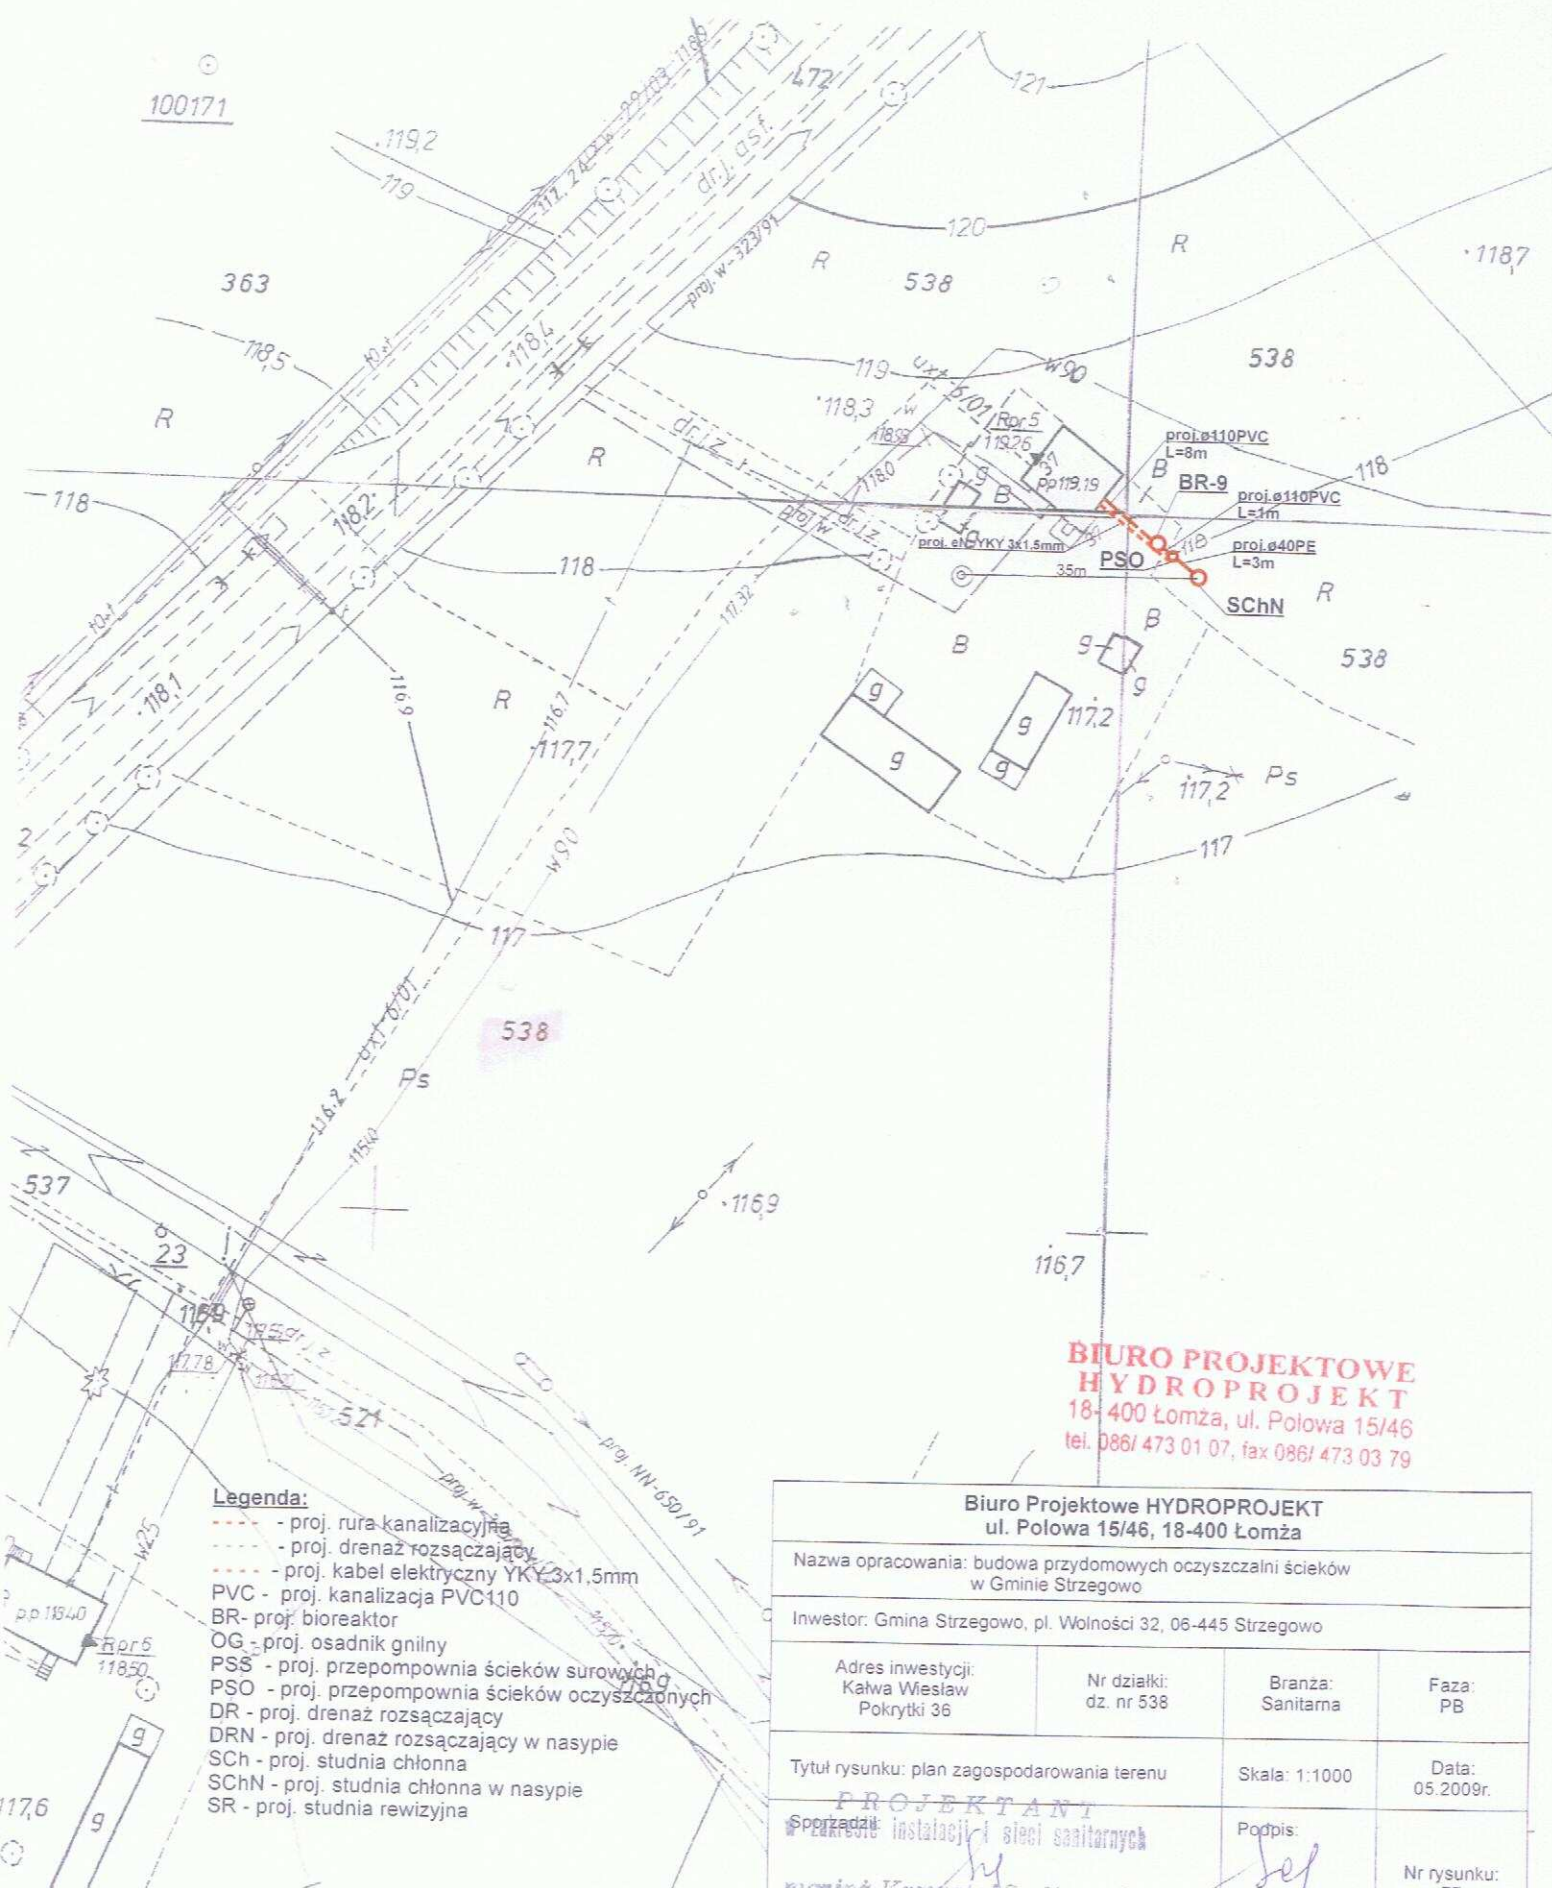

**BIURO PROJEKTOWE
HYDROPROJEKT**
18-400 Łomża, ul. Polowa 15/46
tel. 086/ 473 01 07, fax 086/ 473 03 79

Biuro Projektowe HYDROPROJEKT ul. Polowa 15/46, 18-400 Łomża			
Nazwa opracowania: budowa przydomowych oczyszczalni ścieków w Gminie Strzegowo			
Inwestor: Gmina Strzegowo, pl. Wolności 32, 06-445 Strzegowo			
Adres inwestycji: Kałwa Wiesław Pokrytki 36	Nr działki: dz. nr 538	Branża: Sanitarna	Faza: PB
Tytuł rysunku: plan zagospodarowania terenu		Skala: 1:1000	Data: 05.2009r.
mgr inż. Krzysztof Szeliński Nr ur. UAN 7342-56/92		Podpis: <i>[Signature]</i>	Nr rysunku: 77

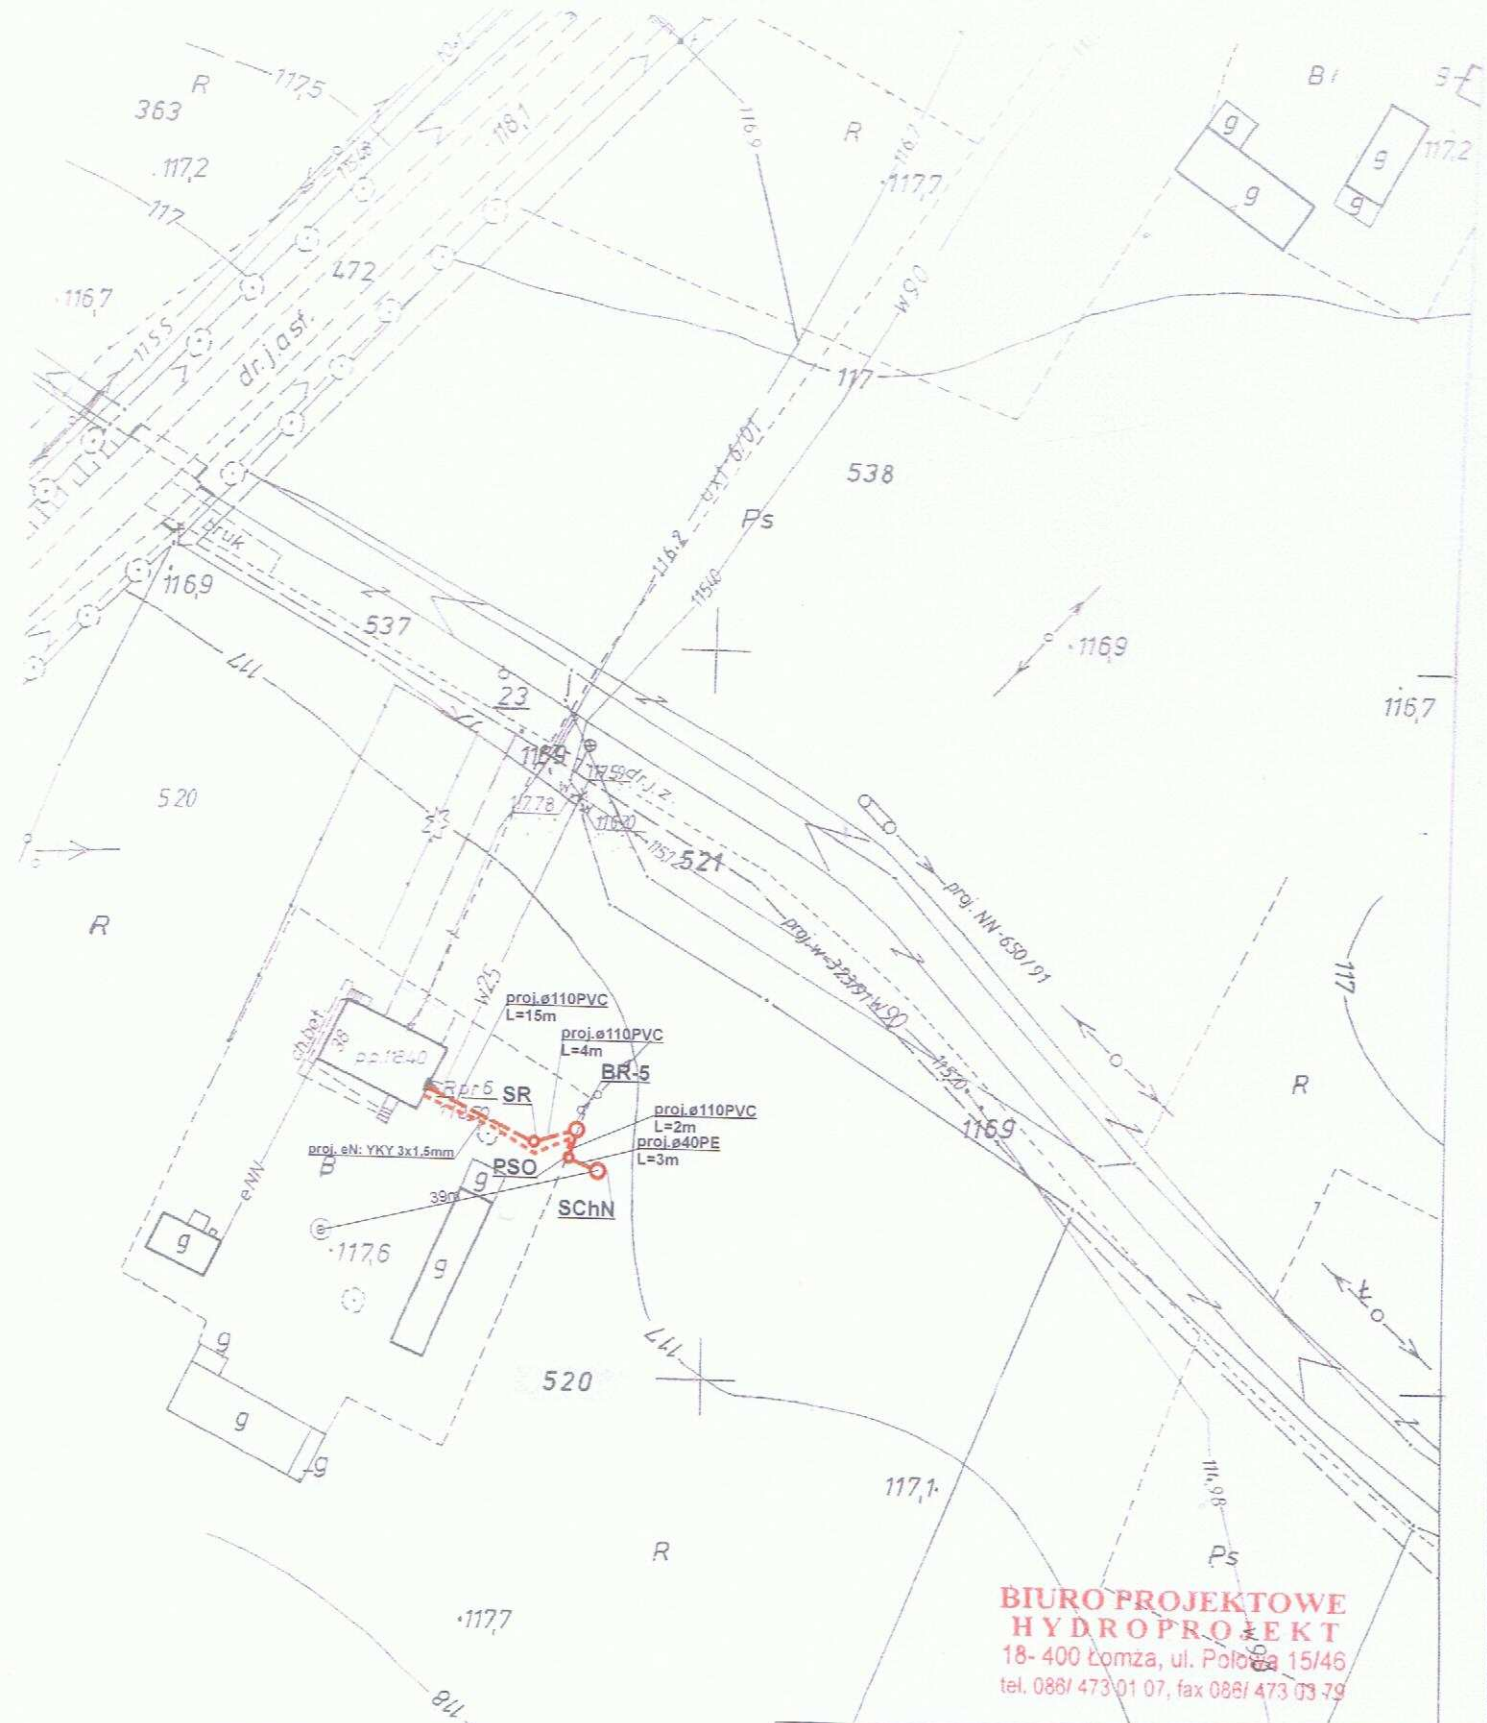


Legenda:

- - - - - proj. rura kanalizacyjna
- - - - - proj. drenaż rozsączający
- - - - - proj. kabel elektryczny YKY 3x1,5mm
- PVC - proj. kanalizacja PVC110
- BR - proj. bioreaktor
- OG - proj. osadnik gnilny
- PSS - proj. przepompownia ścieków surowych
- PSO - proj. przepompownia ścieków oczyszczonych
- DR - proj. drenaż rozsączający
- DRN - proj. drenaż rozsączający w nasypie
- SCh - proj. studnia chłonna
- SChN - proj. studnia chłonna w nasypie
- SR - proj. studnia rewizyjna

**BIURO PROJEKTOWE
HYDROPROJEKT**
18-400 Łomża, ul. Połowa 15/46
tel. 086/ 473 01 07, fax 086/ 473 03 79

Biuro Projektowe HYDROPROJEKT ul. Połowa 15/46, 18-400 Łomża			
Nazwa opracowania: budowa przydomowych oczyszczalni ścieków w Gminie Strzegowo			
Inwestor: Gmina Strzegowo, pl. Wolności 32, 06-445 Strzegowo			
Adres inwestycji: Święconek Paweł Pokrytki 37	Nr działki: dz. nr 520	Branża: Sanitarna	Faza: PB
Tytuł rysunku: plan zagospodarowania terenu		Skala: 1:1000	Data: 05.2009r.
Sporządził: PROJEKTANT zakresie instalacji i sieci sanitarnych mgr inż. Krzysztof Szeligowski Nr upraw. IAN 7342-56/92		Podpis: 	Nr rysunku: 78

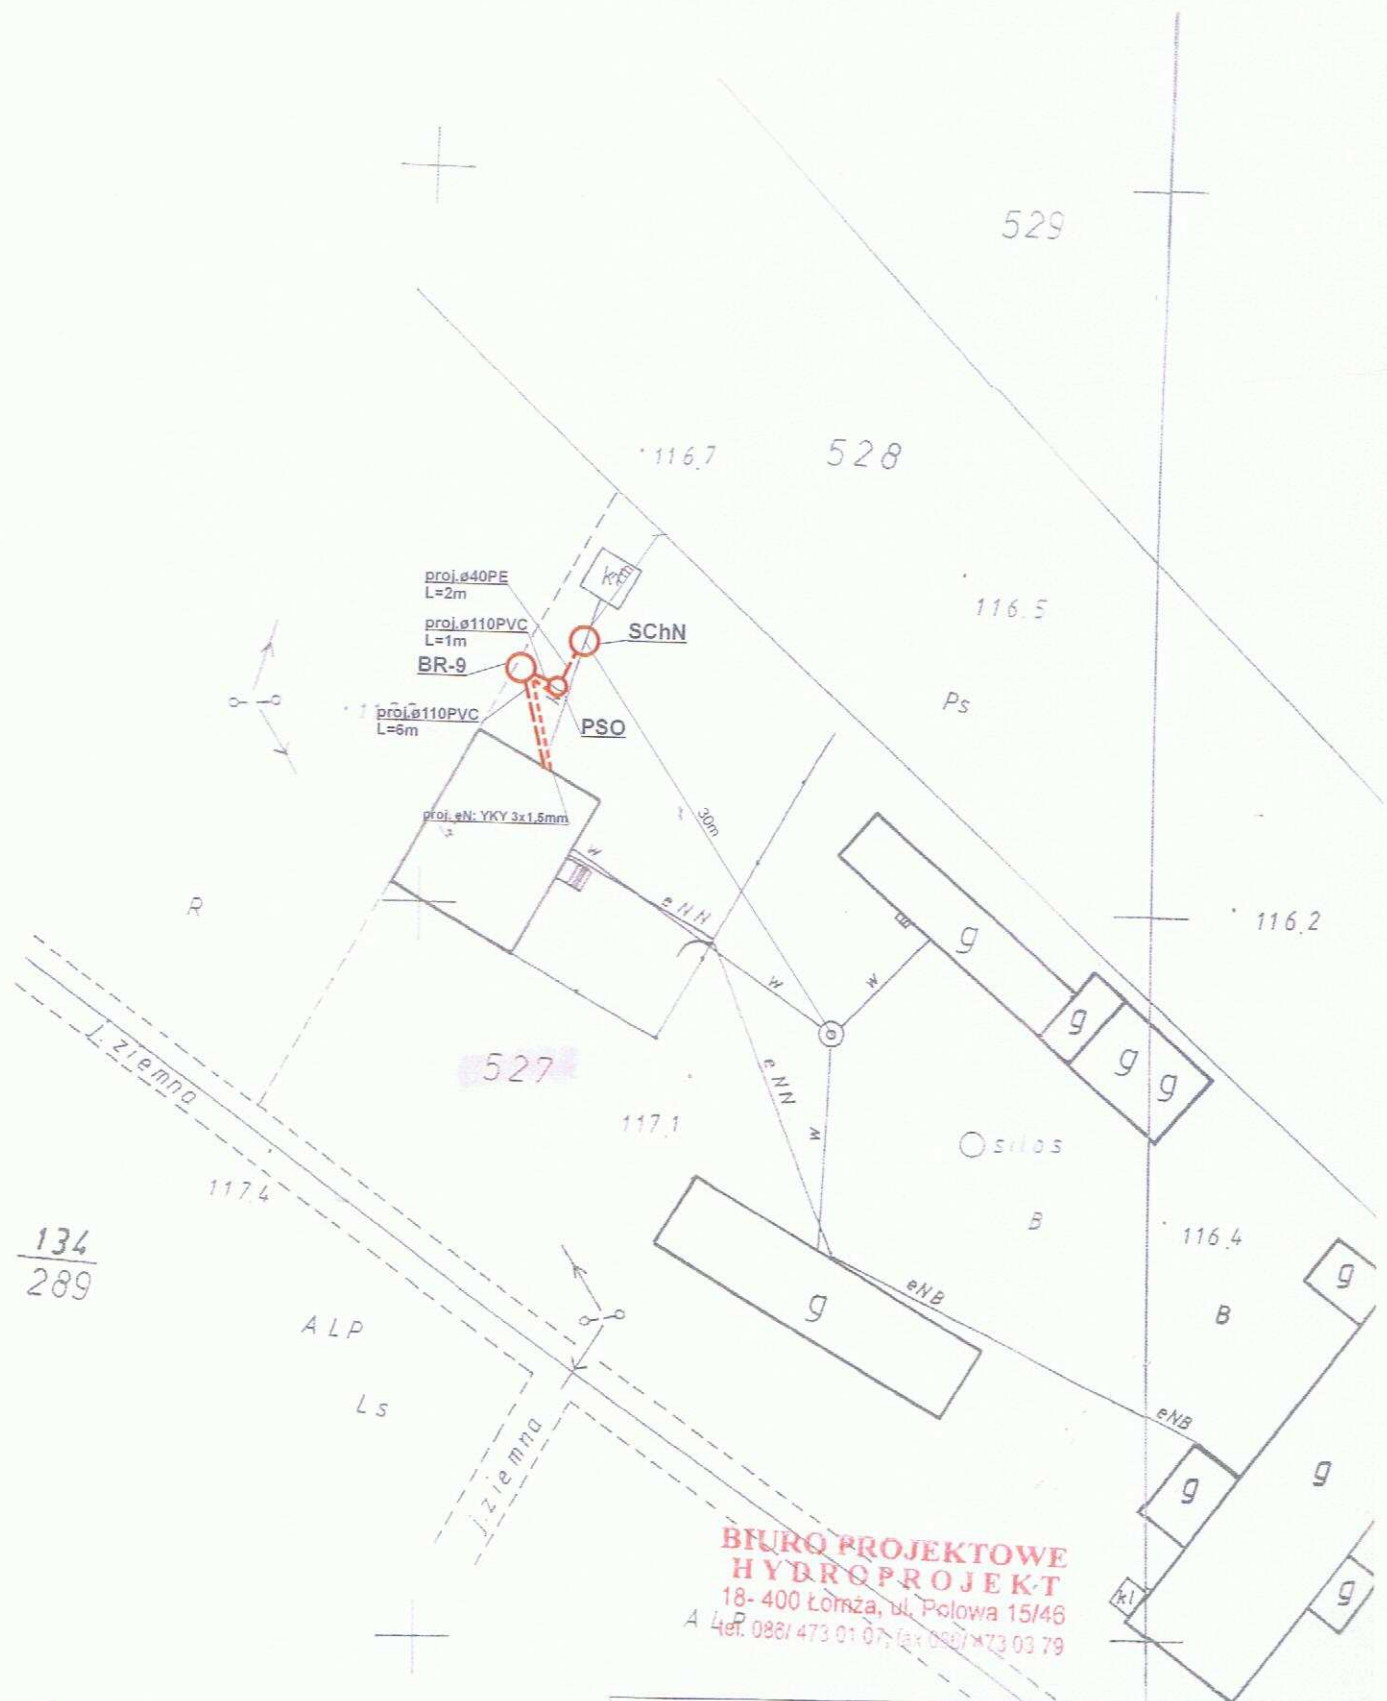

Legenda:

- - proj. rura kanalizacyjna
- - proj. drenaż rozsączający
- - proj. kabel elektryczny YKY 3x1,5mm
- PVC - proj. kanalizacja PVC110
- BR - proj. bioreaktor
- OG - proj. osadnik gnilny
- PSS - proj. przepompownia ścieków surowych
- PSO - proj. przepompownia ścieków oczyszczonych
- DR - proj. drenaż rozsączający
- DRN - proj. drenaż rozsączający w nasypie
- SCh - proj. studnia chłonna
- SChN - proj. studnia chłonna w nasypie
- SR - proj. studnia rewizyjna

Biuro Projektowe HYDROPROJEKT ul. Polowa 15/46, 18-400 Łomża			
Nazwa opracowania: budowa przydomowych oczyszczalni ścieków w Gminie Strzegowo			
Inwestor: Gmina Strzegowo, pl. Wolności 32, 06-445 Strzegowo			
Adres inwestycji: Kałwa Zdzisław Pokrytki 43	Nr działki: dz. nr 527	Branża: Sanitarna	Faza: PB
Tytuł rysunku: plan zagospodarowania terenu		Skala: 1:500	Data: 05.2009r.
Spółzadzielnictwo: instalacji i sieci sanitarnych		Podpis:	Nr rysunku: 79
mgr inż. Krzysztof Szeliński Nr upr. UAN 7342-56/92			


MAPA
SYTUACYJNO-WYSOKOŚCIOWA
SKALA 1: 1000
ARK NR 352 212 032
OBREB POKRYTKI
Gm. STRZEGOWO

MAPA NIE MOŻE SŁUżyć DO CELÓW
PROJEKTOWYCH

STAROSTWO POWIATOWE W KRAKOWIE
Dziś: 24.05.2009
Z up. STAROSTY

Stanowisko: ...
Dziś: 23.05.2009

Niniejsza mapa nie może służyć do celów
projektowych.

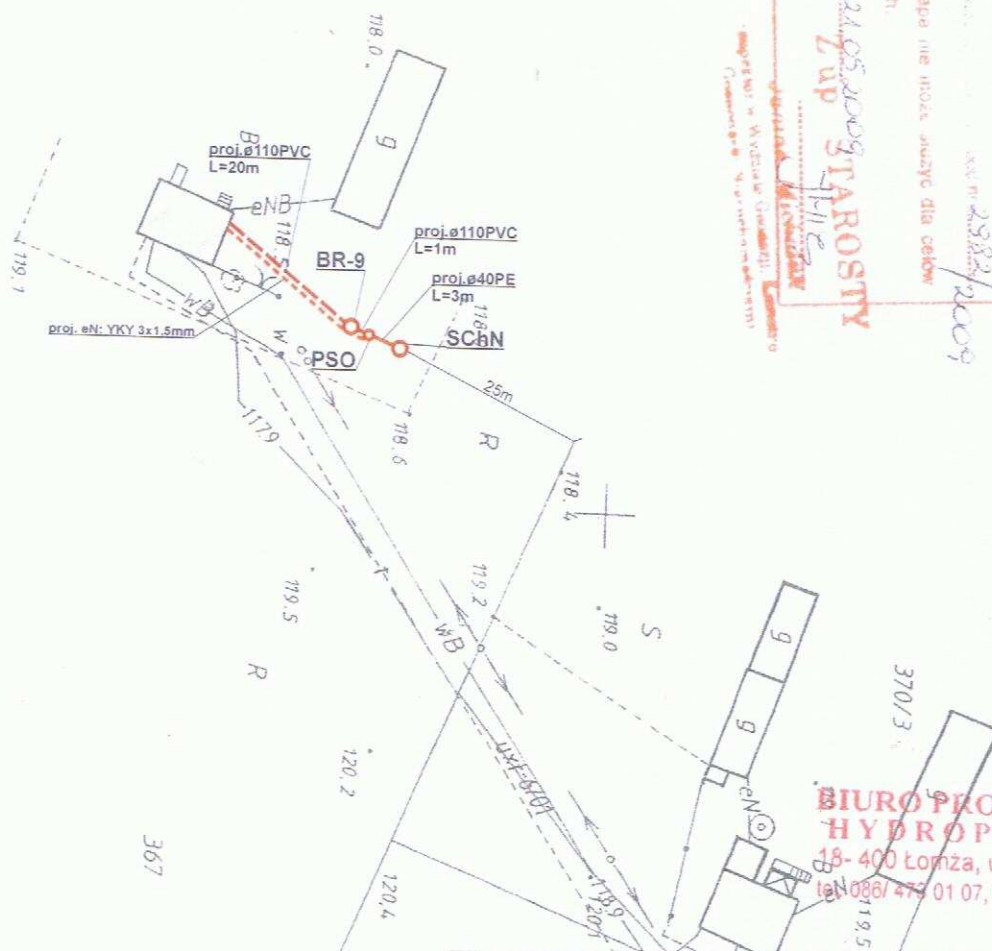

Legenda:

- proj. rura kanalizacyjna
- proj. drenaż rozsączający
- proj. kabel elektryczny YKY 3x1,5mm
- PVC - proj. kanalizacja PVC110
- BR - proj. bioreaktor
- OG - proj. osadnik gnilny
- PSS - proj. przepompownia ścieków surowych
- PSO - proj. przepompownia ścieków oczyszczonych
- DR - proj. drenaż rozsączający
- DRN - proj. drenaż rozsączający w nasypie
- SCh - proj. studnia chłonna
- SChN - proj. studnia chłonna w nasypie
- SR - proj. studnia rewizyjna

**BIURO PROJEKTOWE
HYDROPROJEKT**
18-400 Łomża, ul. Polowa 15/46
tel 086/ 473 01 07, fax 086/ 473 03 79

Biuro Projektowe HYDROPROJEKT ul. Polowa 15/46, 18-400 Łomża			
Nazwa opracowania: budowa przydomowych oczyszczalni ścieków w Gminie Strzegowo			
Inwestor: Gmina Strzegowo, pl. Wolności 32, 06-445 Strzegowo			
Adres inwestycji: Szymański Witold Pokrytki 47	Nr działki: dz. nr 367	Branża: Sanitarna	Faza: PB
Tytuł rysunku: plan zagospodarowania terenu		Skala: 1:1000	Data: 05.2009r.
Sporządził: PROJEKTANT w zakresie instalacji i sieci sanitarnych mgr inż. Krzysztof Szeligowski Nr urz. UAN 7342-56/92		Podpis: 	Nr rysunku: 80

Legenda:

- - - - - proj. rura kanalizacyjna
- . - . - . proj. drenaż rozsączający
- - - - - proj. kabel elektryczny YKY 3x1,5mm
- PVC - proj. kanalizacja PVC110
- BR- proj. bioreaktor
- OG - proj. osadnik gnilny
- PSS - proj. przepompownia ścieków surowych
- PSO - proj. przepompownia ścieków oczyszczonych
- DR - proj. drenaż rozsączający
- DRN - proj. drenaż rozsączający w nasypie
- SCh - proj. studnia chłonna
- SChN - proj. studnia chłonna w nasypie
- SR - proj. studnia rewizyjna

Nazwa opracowania: budowa przydomowych oczyszczalni ścieków
w Gminie Strzegowo

Inwestor: Gmina Strzegowo, pl. Wolności 32, 06-445 Strzegowo

Adres inwestycji:
Merchel Arkadiusz
Prusocin 16

Nr działki:
dz. nr 57

Branza:
Sanitarna

Faza:
PB

Tytuł rysunku: plan zagospodarowania terenu

Skala: 1:1000


Data:
05.2009r.


Sporządził: **PROJEKTANT**
w zakresie instalacji i sieci sanitarnych

Podpis:

Nr rysunku:
81

mgr inż. Krzysztof Szeligowski
Nr. uoř. UAN 7342-56/99

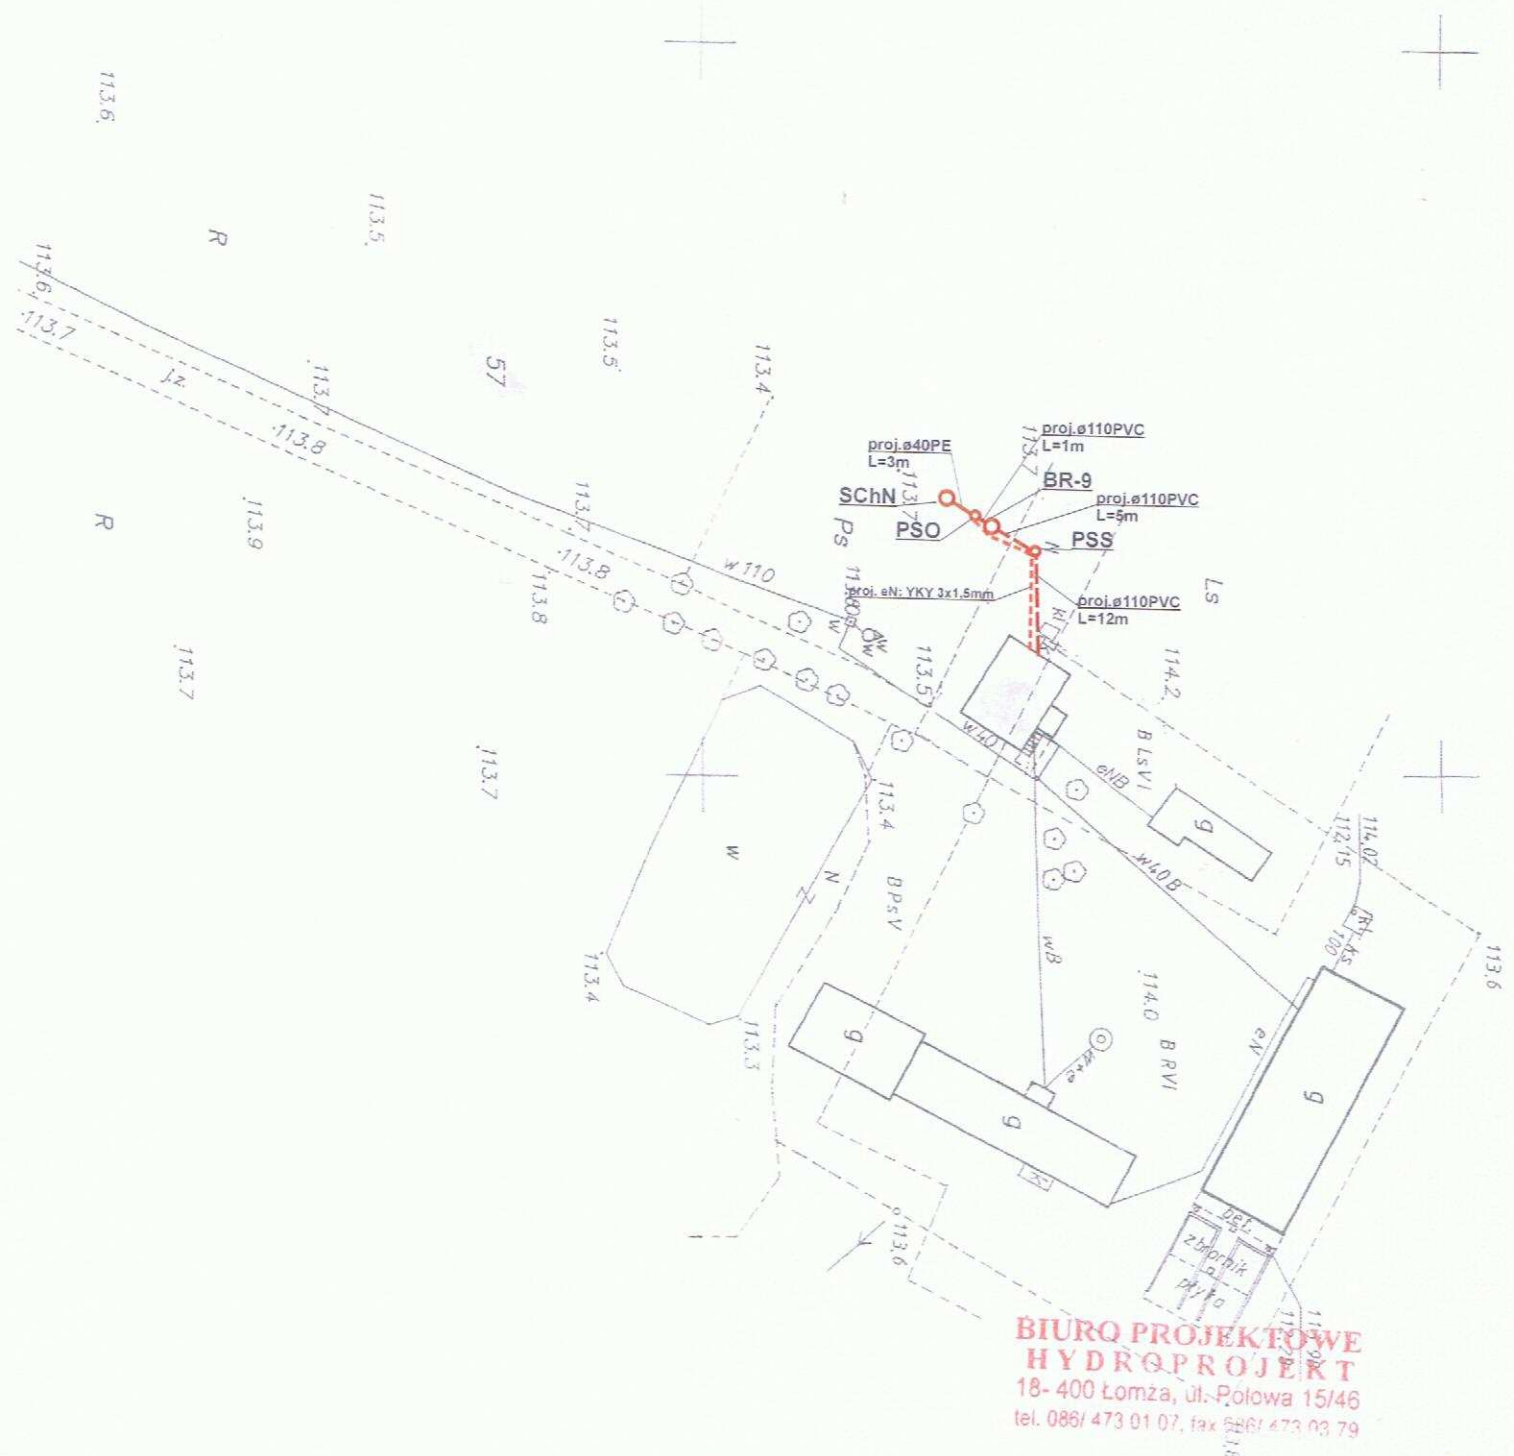

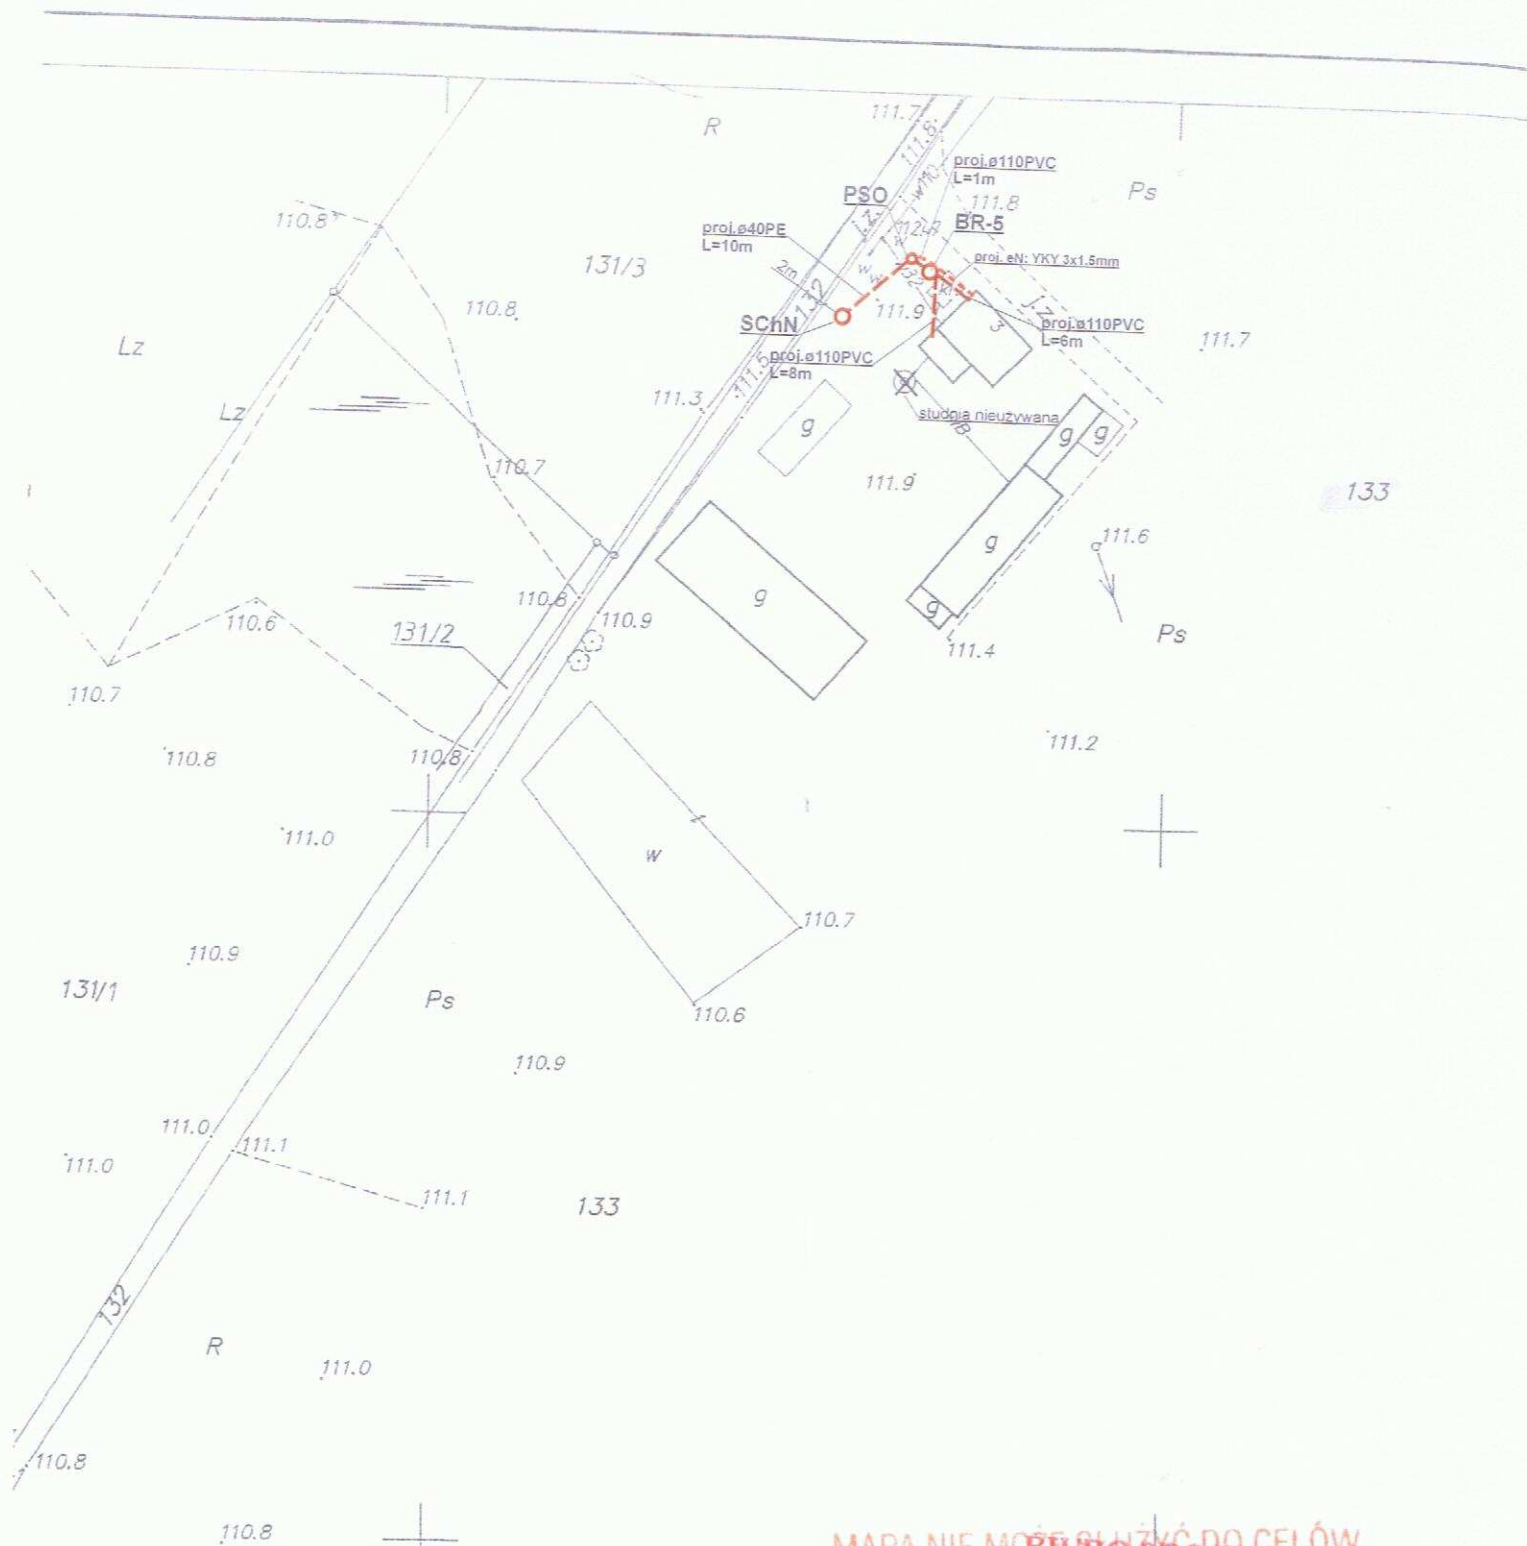


STAROSTWO POWIATOWE w MIAŁOWIE
Ośrodek Dokumentacji Geodezyjnej
i Kartograficznej


MAPA NIE MOŻE SŁUżyć DO CEŁÓW
BIURO PROJEKTOWE
HYDROPROJEKT
18-400 Łomża, ul. Polowa 15/46
tel. 086/ 473 01 07, fax 086/ 473 03 79

Legenda:

- - proj. rura kanalizacyjna
- - proj. drenaż rozsączający
- - proj. kabel elektryczny YKY 3x1,5mm
- PVC - proj. kanalizacja PVC110
- BR - proj. bioreaktor
- OG - proj. osadnik gnilny
- PSS - proj. przepompownia ścieków surowych
- PSO - proj. przepompownia ścieków oczyszczonych
- DR - proj. drenaż rozsączający
- DRN - proj. drenaż rozsączający w nasypie
- SCh - proj. studnia chłonna
- SChN - proj. studnia chłonna w nasypie
- SR - proj. studnia rewizyjna

Biuro Projektowe HYDROPROJEKT ul. Polowa 15/46, 18-400 Łomża			
Nazwa opracowania: budowa przydomowych oczyszczalni ścieków w Gminie Strzegowo			
Inwestor: Gmina Strzegowo, pl. Wolności 32, 06-445 Strzegowo			
Adres inwestycji: Łabędzki Andrzej Prusocin 3	Nr działki: dz. nr 133	Branża: Sanitarna	Faza: PB
Tytuł rysunku: plan zagospodarowania terenu		Skala: 1:1000	Data: 05.2009r.
Sporządził: mgr inż. Krzysztof Szeligowski Nr udz. UAN 7342-56/92		Podpis:	Nr rysunku: 82

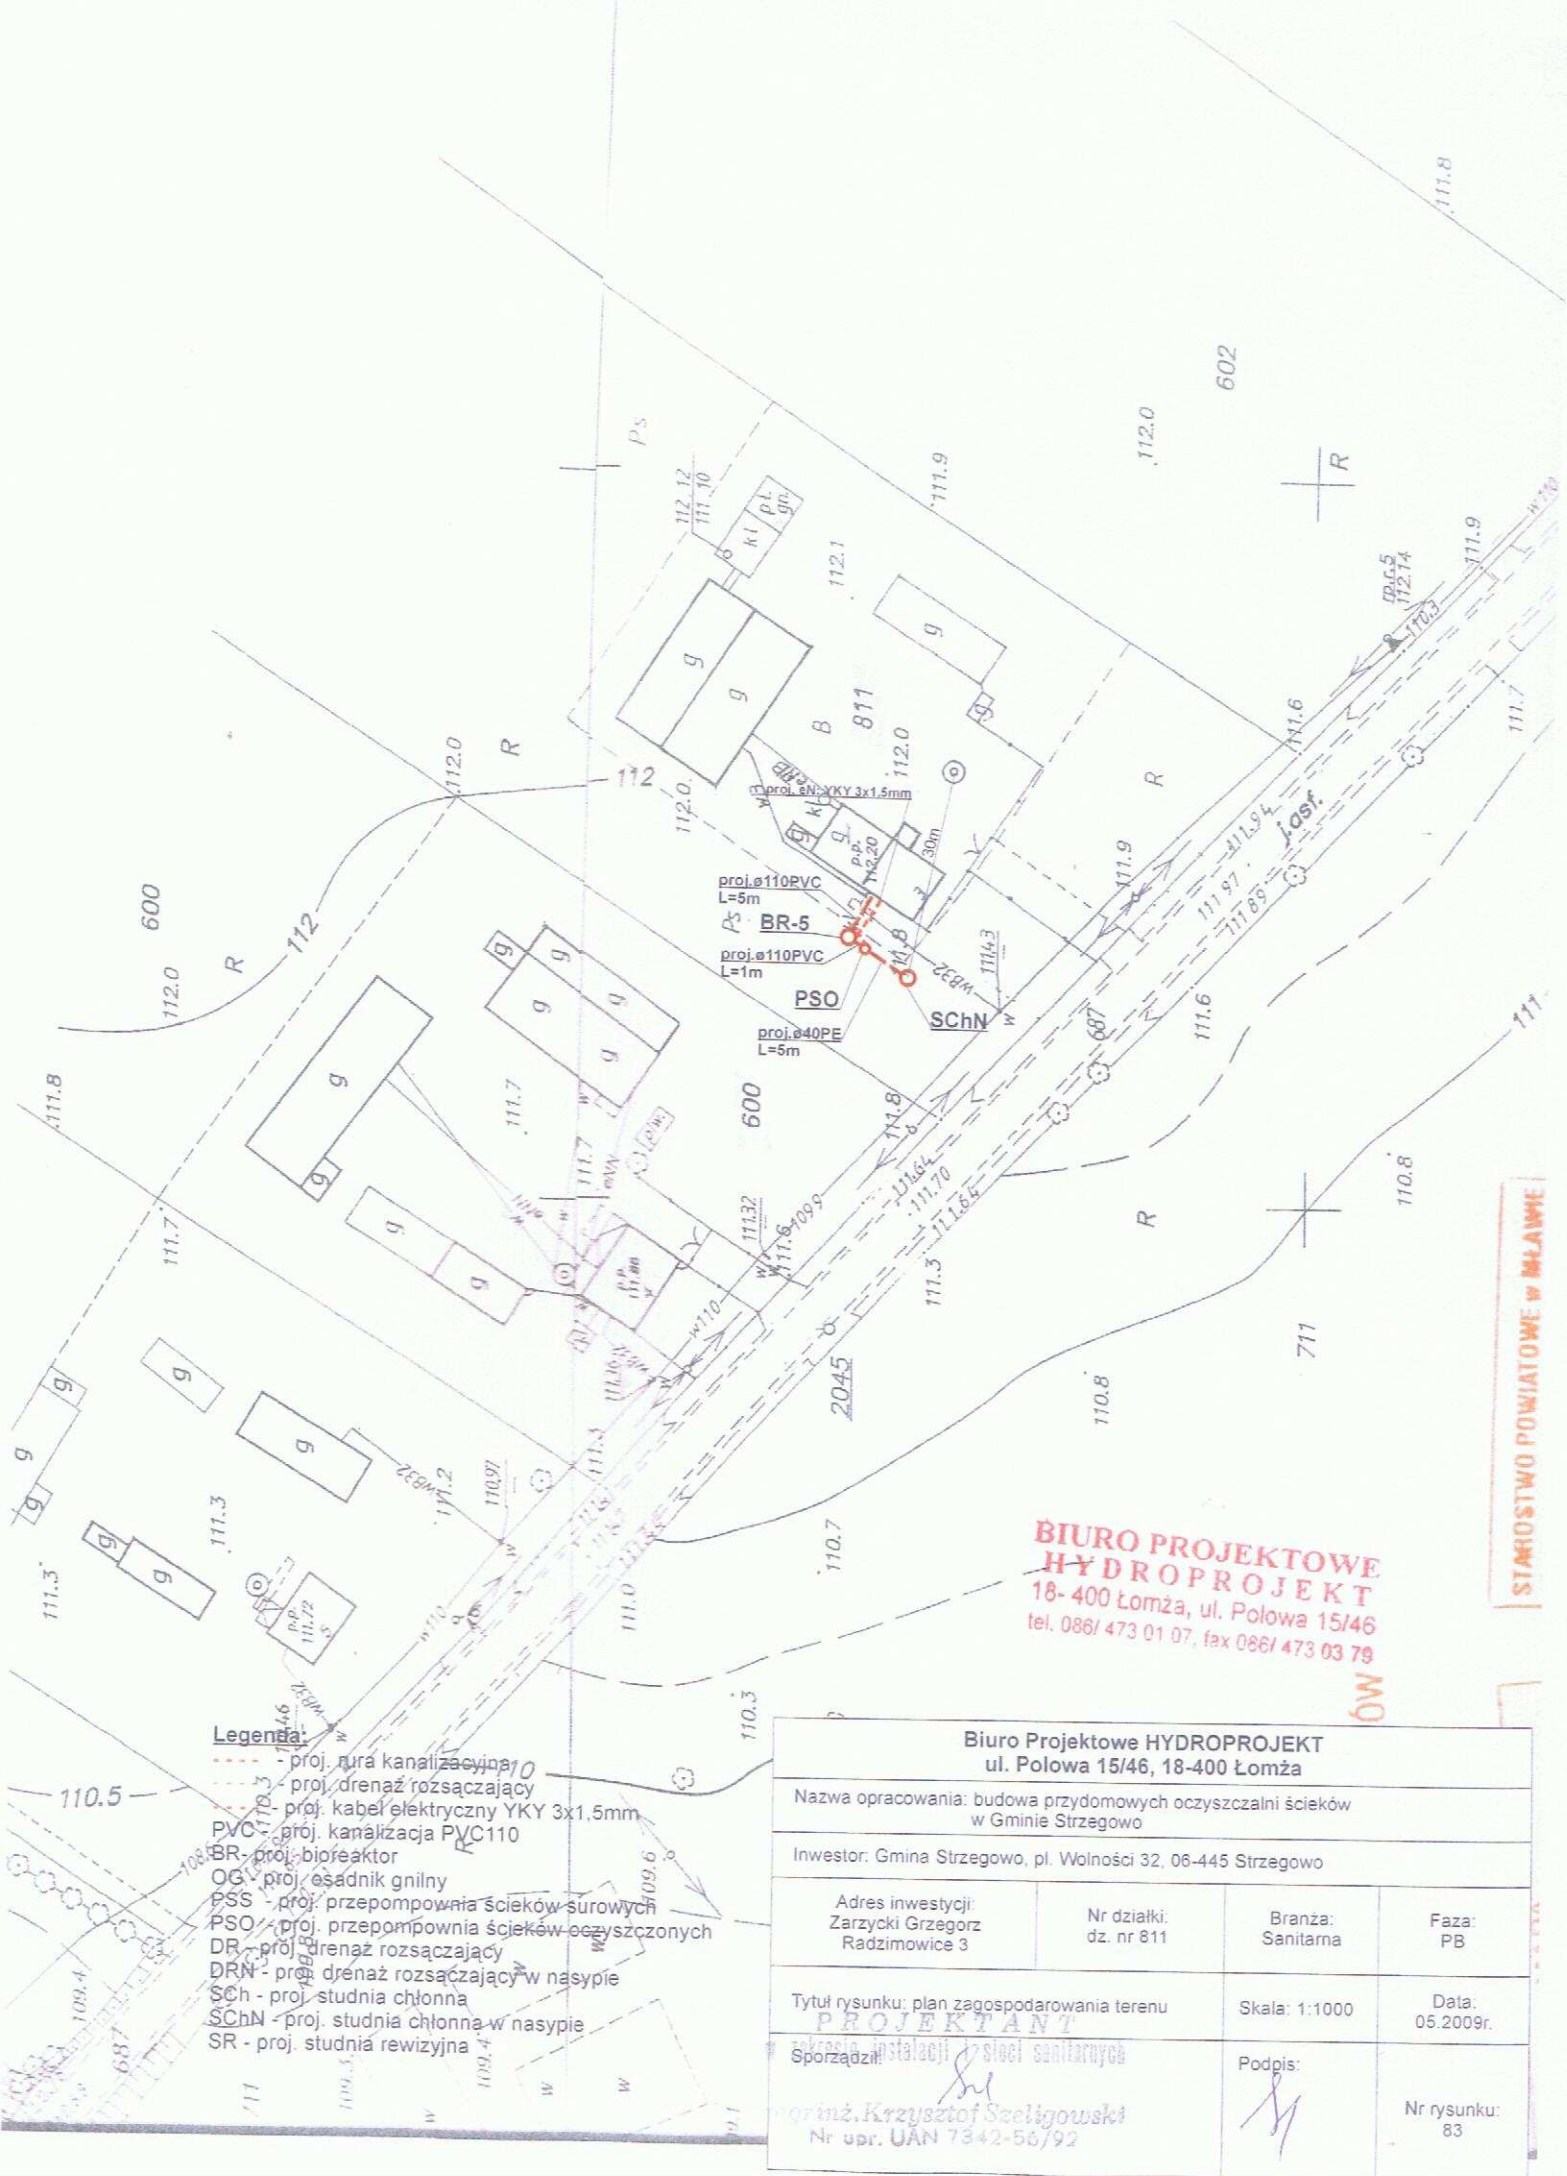

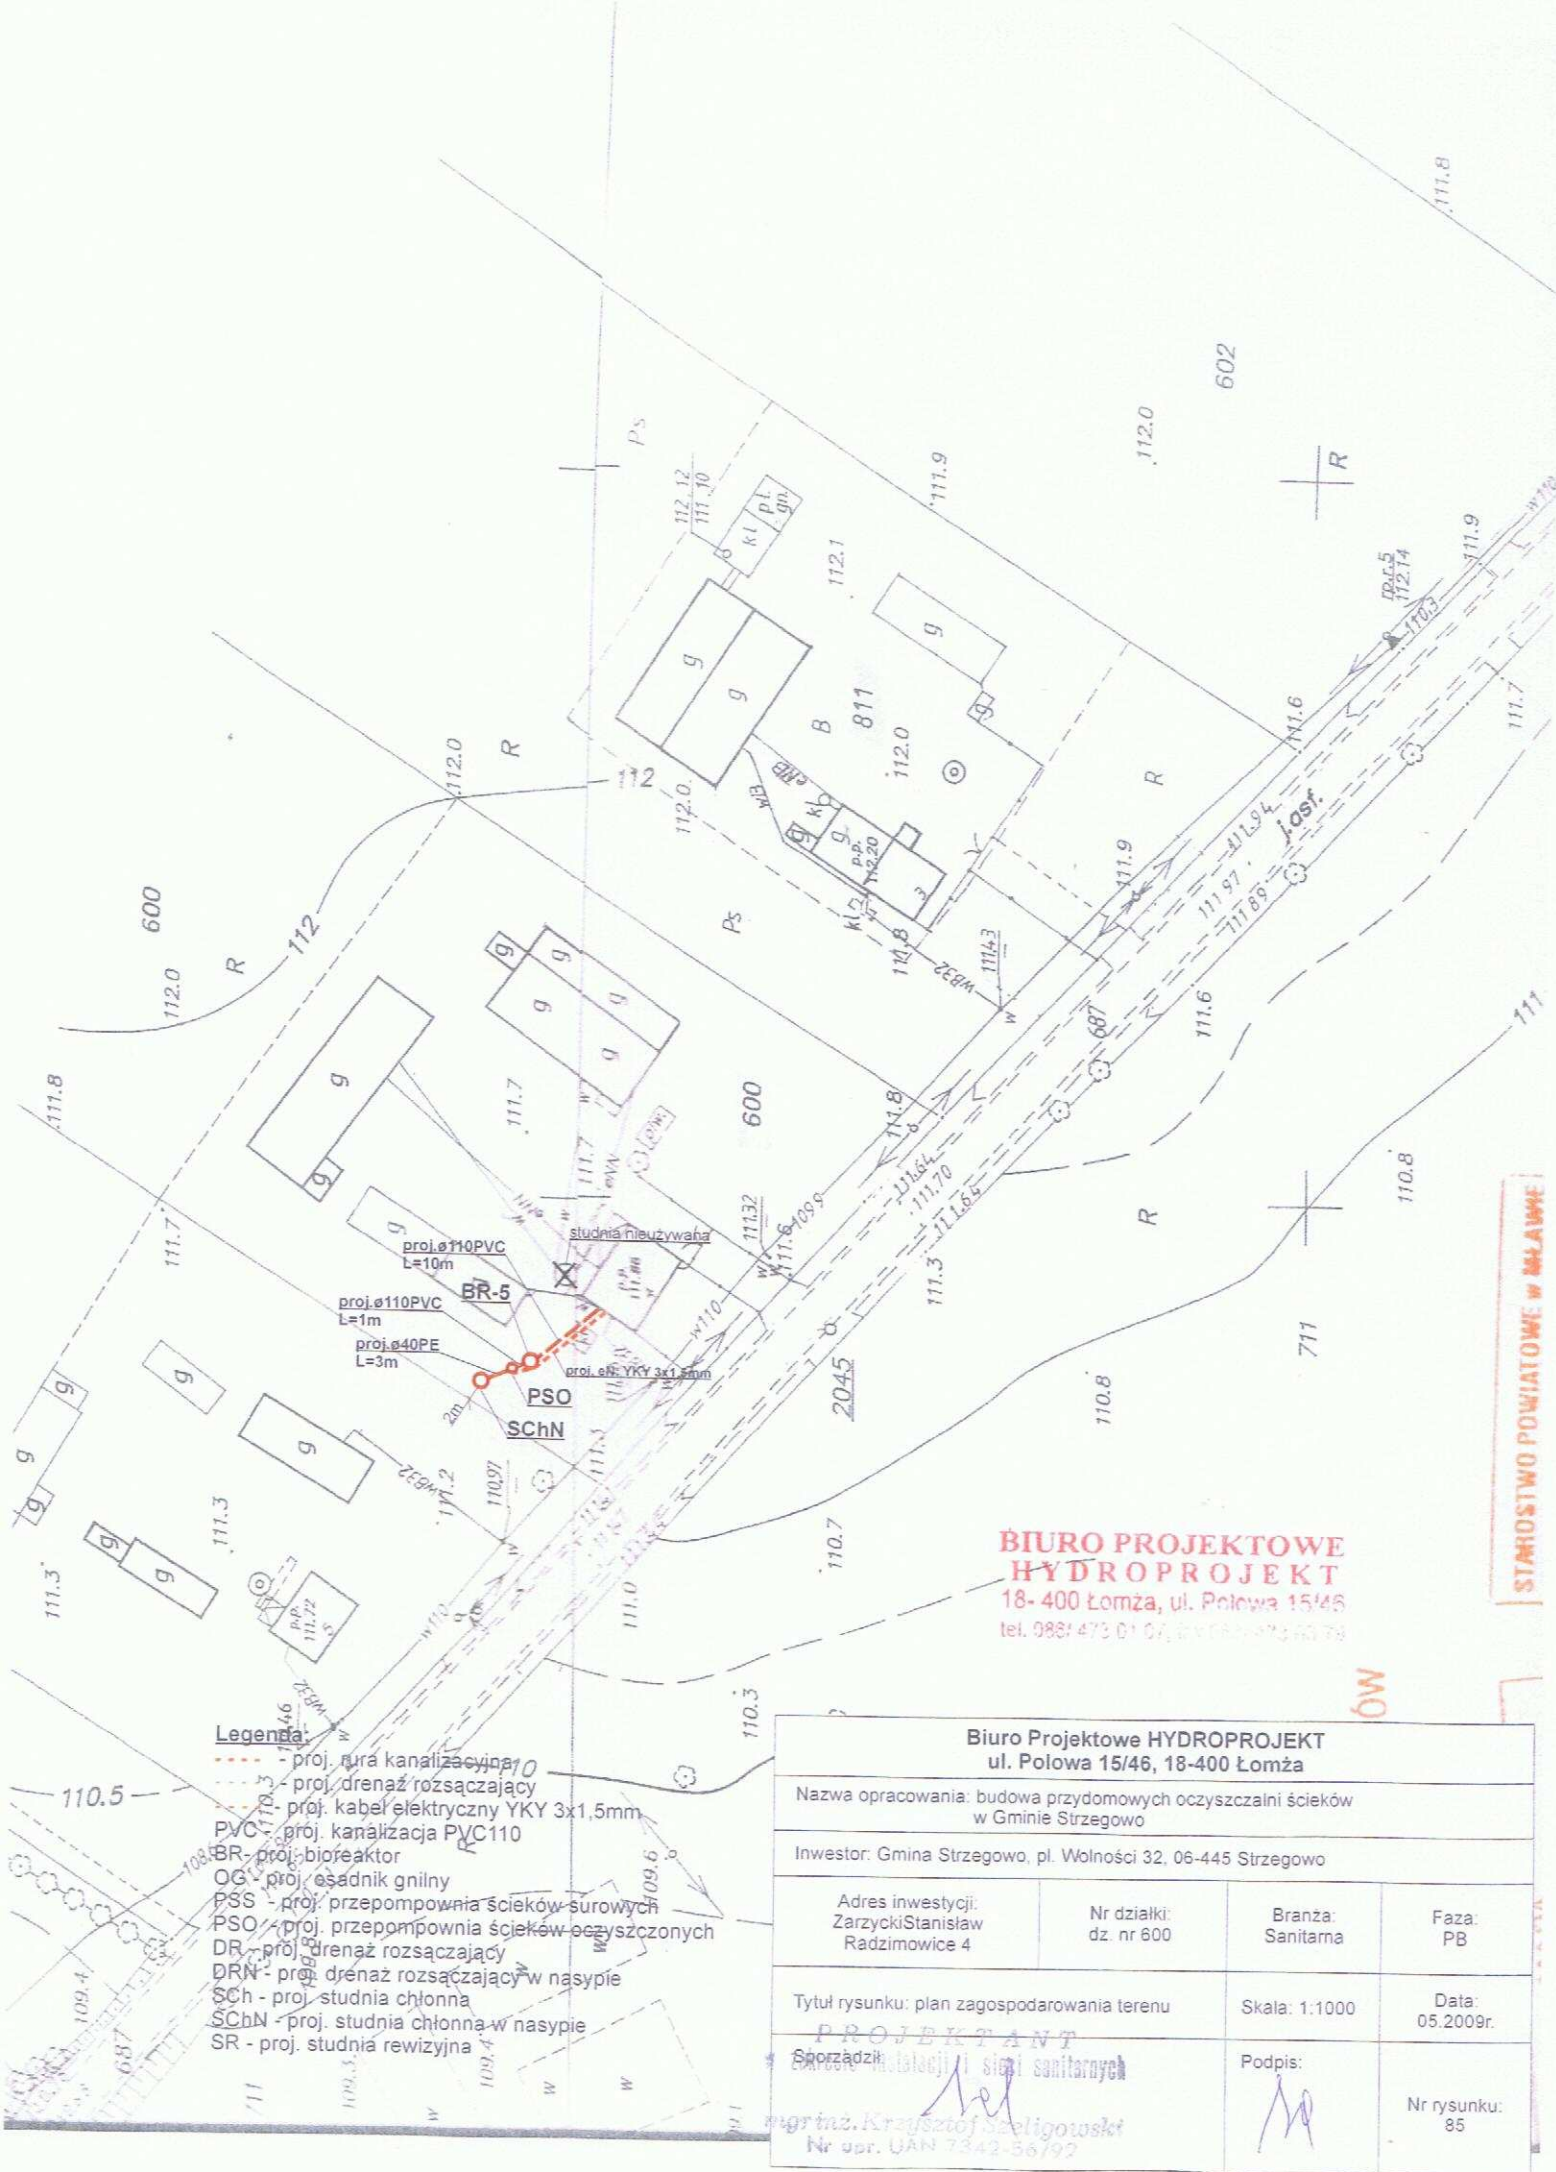

Legenda:

- - - - - proj. rura kanalizacyjna
- - - - - proj. drenaż rozsączający
- - - - - proj. kabel elektryczny YKY 3x1,5mm
- PVC - proj. kanalizacja PVC110
- BR - proj. bioreaktor
- OG - proj. osadnik gnilny
- PSS - proj. przepompownia ścieków surowych
- PSO - proj. przepompownia ścieków oczyszczonych
- DR - proj. drenaż rozsączający
- DRN - proj. drenaż rozsączający w nasypie
- SCh - proj. studnia chłonna
- SChN - proj. studnia chłonna w nasypie
- SR - proj. studnia rewizyjna

Biuro Projektowe HYDROPROJEKT
ul. Polowa 15/46, 18-400 Łomża

Nazwa opracowania: budowa przydomowych oczyszczalni ścieków
w Gminie Strzegowo

Inwestor: Gmina Strzegowo, pl. Wolności 32, 06-445 Strzegowo

Adres inwestycji:
Kowalska Weronika
Rudowo 11

Nr działki:
dz. nr 78

Branża:
Sanitarna

Faza:
PB

Tytuł rysunku: plan zagospodarowania terenu

Skala: 1:1000

Data:
05.2009r.

PROJEKTANT
Sporządził: *[signature]*
mgr inż. Krzysztof Szeligowski


Podpis: *[signature]*

Nr rysunku:
86

Nr upr. UAN 7342-56/92

[signature]
Inżynier w Wydziale Górnictwa
Główny Inżynier

**BIURO PROJEKTOWE
HYDROPROJEKT**
18-400 Łomża, ul. Polowa 15/46
tel. 086/ 473 01 07, fax 086/ 473 03 79

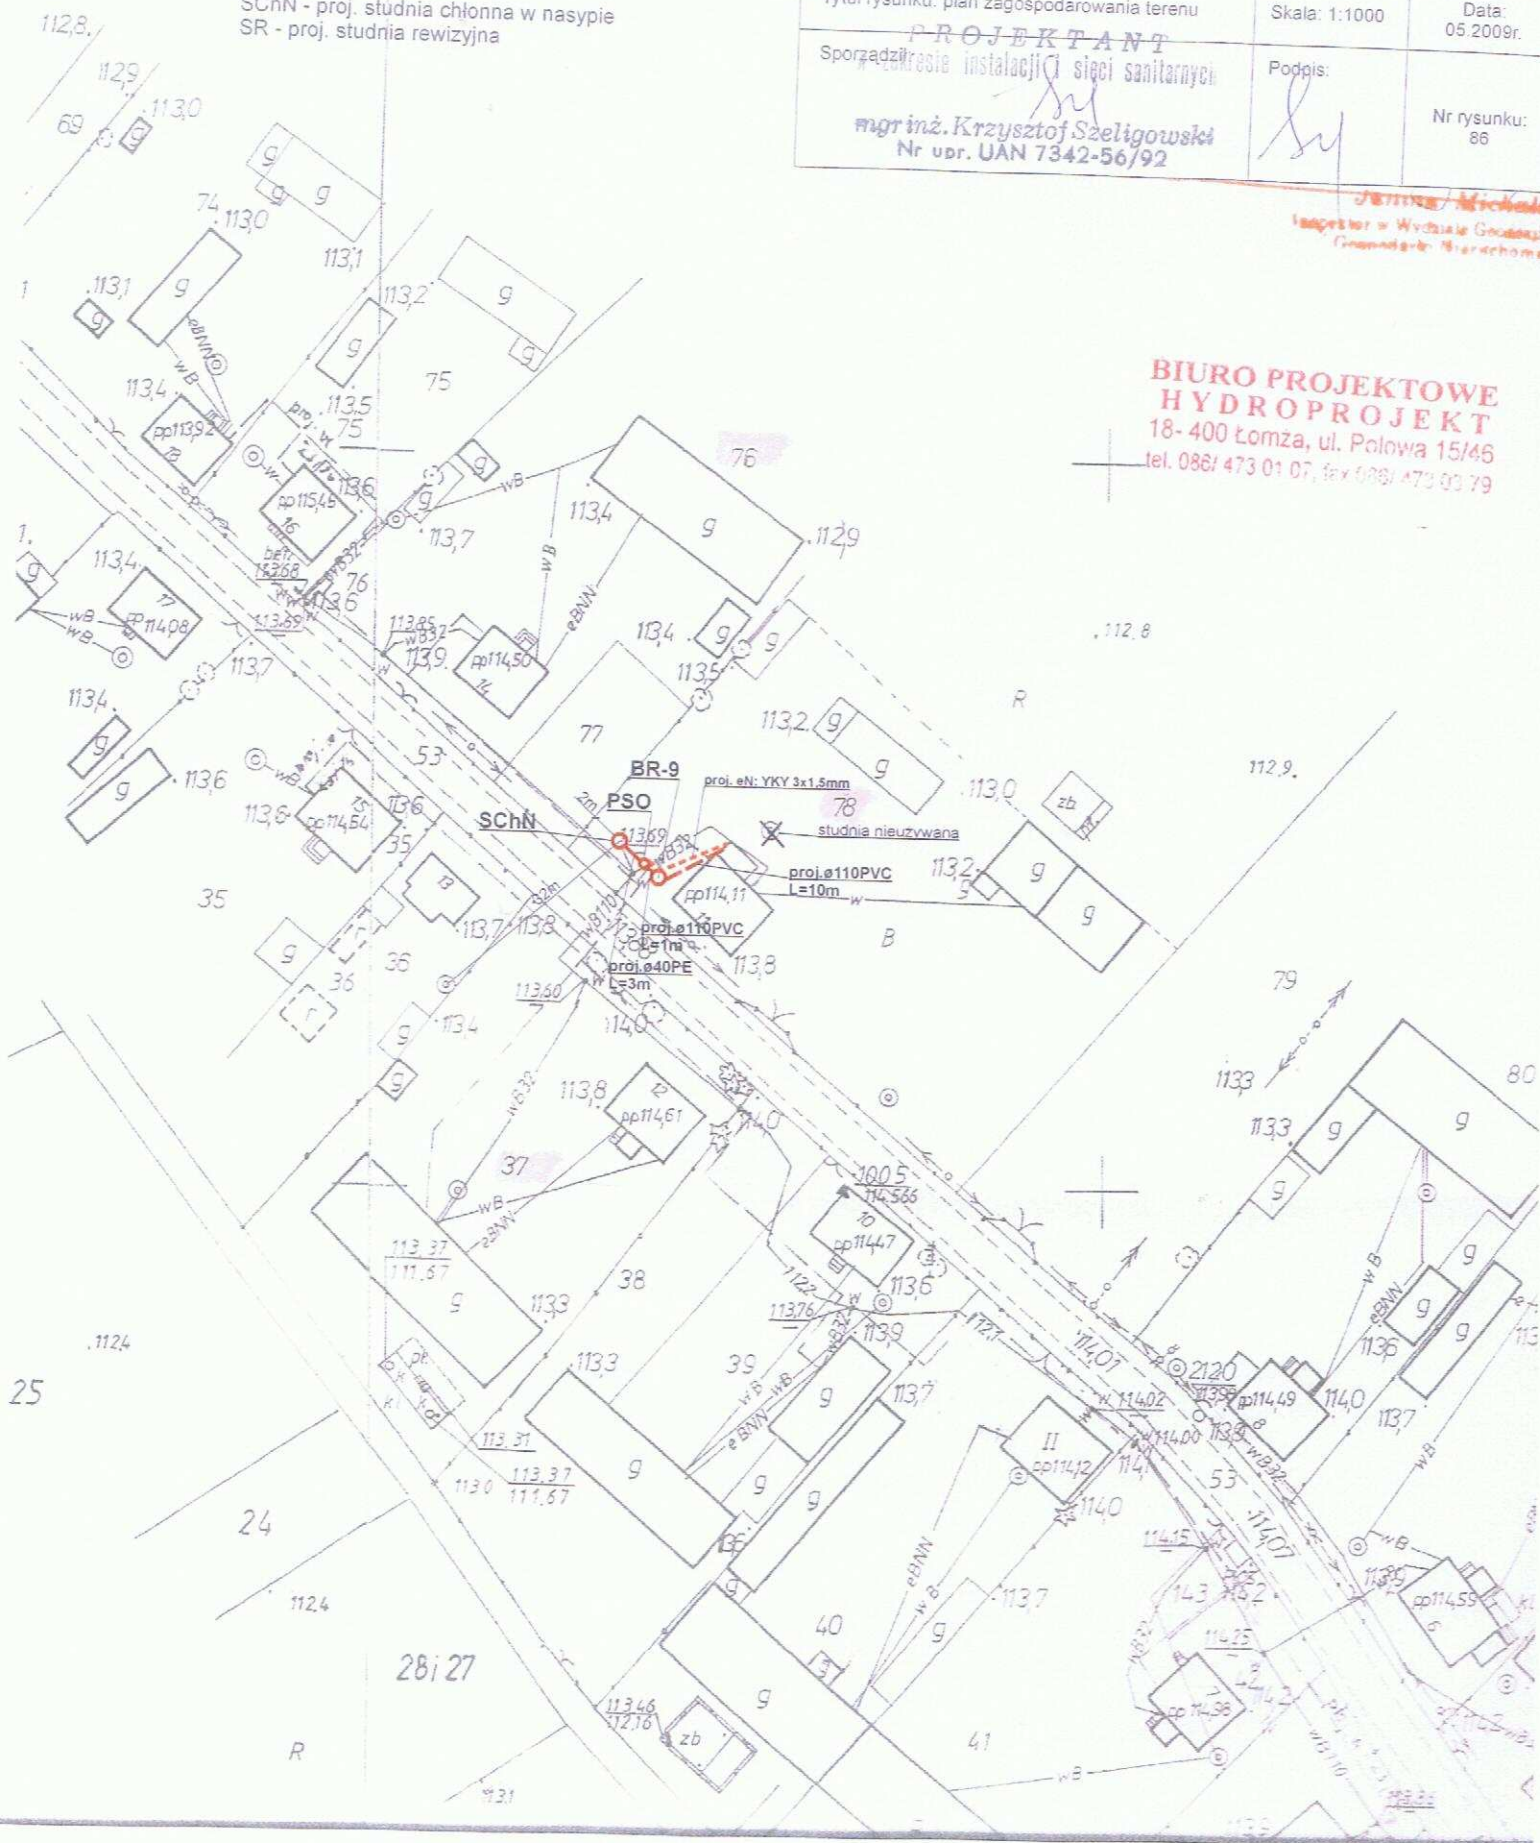

Legenda:

- - - - - proj. rura kanalizacyjna
- - - - - proj. drenaż rozsączający
- - - - - proj. kabel elektryczny YKY 3x1,5mm
- PVC - proj. kanalizacja PVC110
- BR - proj. bioreaktor
- OG - proj. osadnik gnilny
- PSS - proj. przepompownia ścieków surowych
- PSO - proj. przepompownia ścieków oczyszczonych
- DR - proj. drenaż rozsączający
- DRN - proj. drenaż rozsączający w nasypie
- SCh - proj. studnia chłonna
- SChN - proj. studnia chłonna w nasypie
- SR - proj. studnia rewizyjna

Biuro Projektowe HYDROPROJEKT
ul. Polowa 15/46, 18-400 Łomża

Nazwa opracowania: budowa przydomowych oczyszczalni ścieków
w Gminie Strzegowo

Inwestor: Gmina Strzegowo, pl. Wolności 32, 06-445 Strzegowo

Adres inwestycji:
Jakubowska Hanna
Rudowo 12

Nr działki:
dz. nr 37

Branża:
Sanitarna

Faza:
PB

Tytuł rysunku: plan zagospodarowania terenu

Skala: 1:1000

Data:
05.2009r.

Sporządził:


mgr inż. Krzysztof Szeligowski
Nr obr. UAN 7342-56/92

Podpis:

Nr rysunku:
87

Janina Adachowska
Inspektor w Wydziale Geodezji
Główny Inżynier

**BIURO PROJEKTOWE
HYDROPROJEKT**
18-400 Łomża, ul. Polowa 15/46
tel. 086/ 473 01 07, fax 086/ 473 03 79

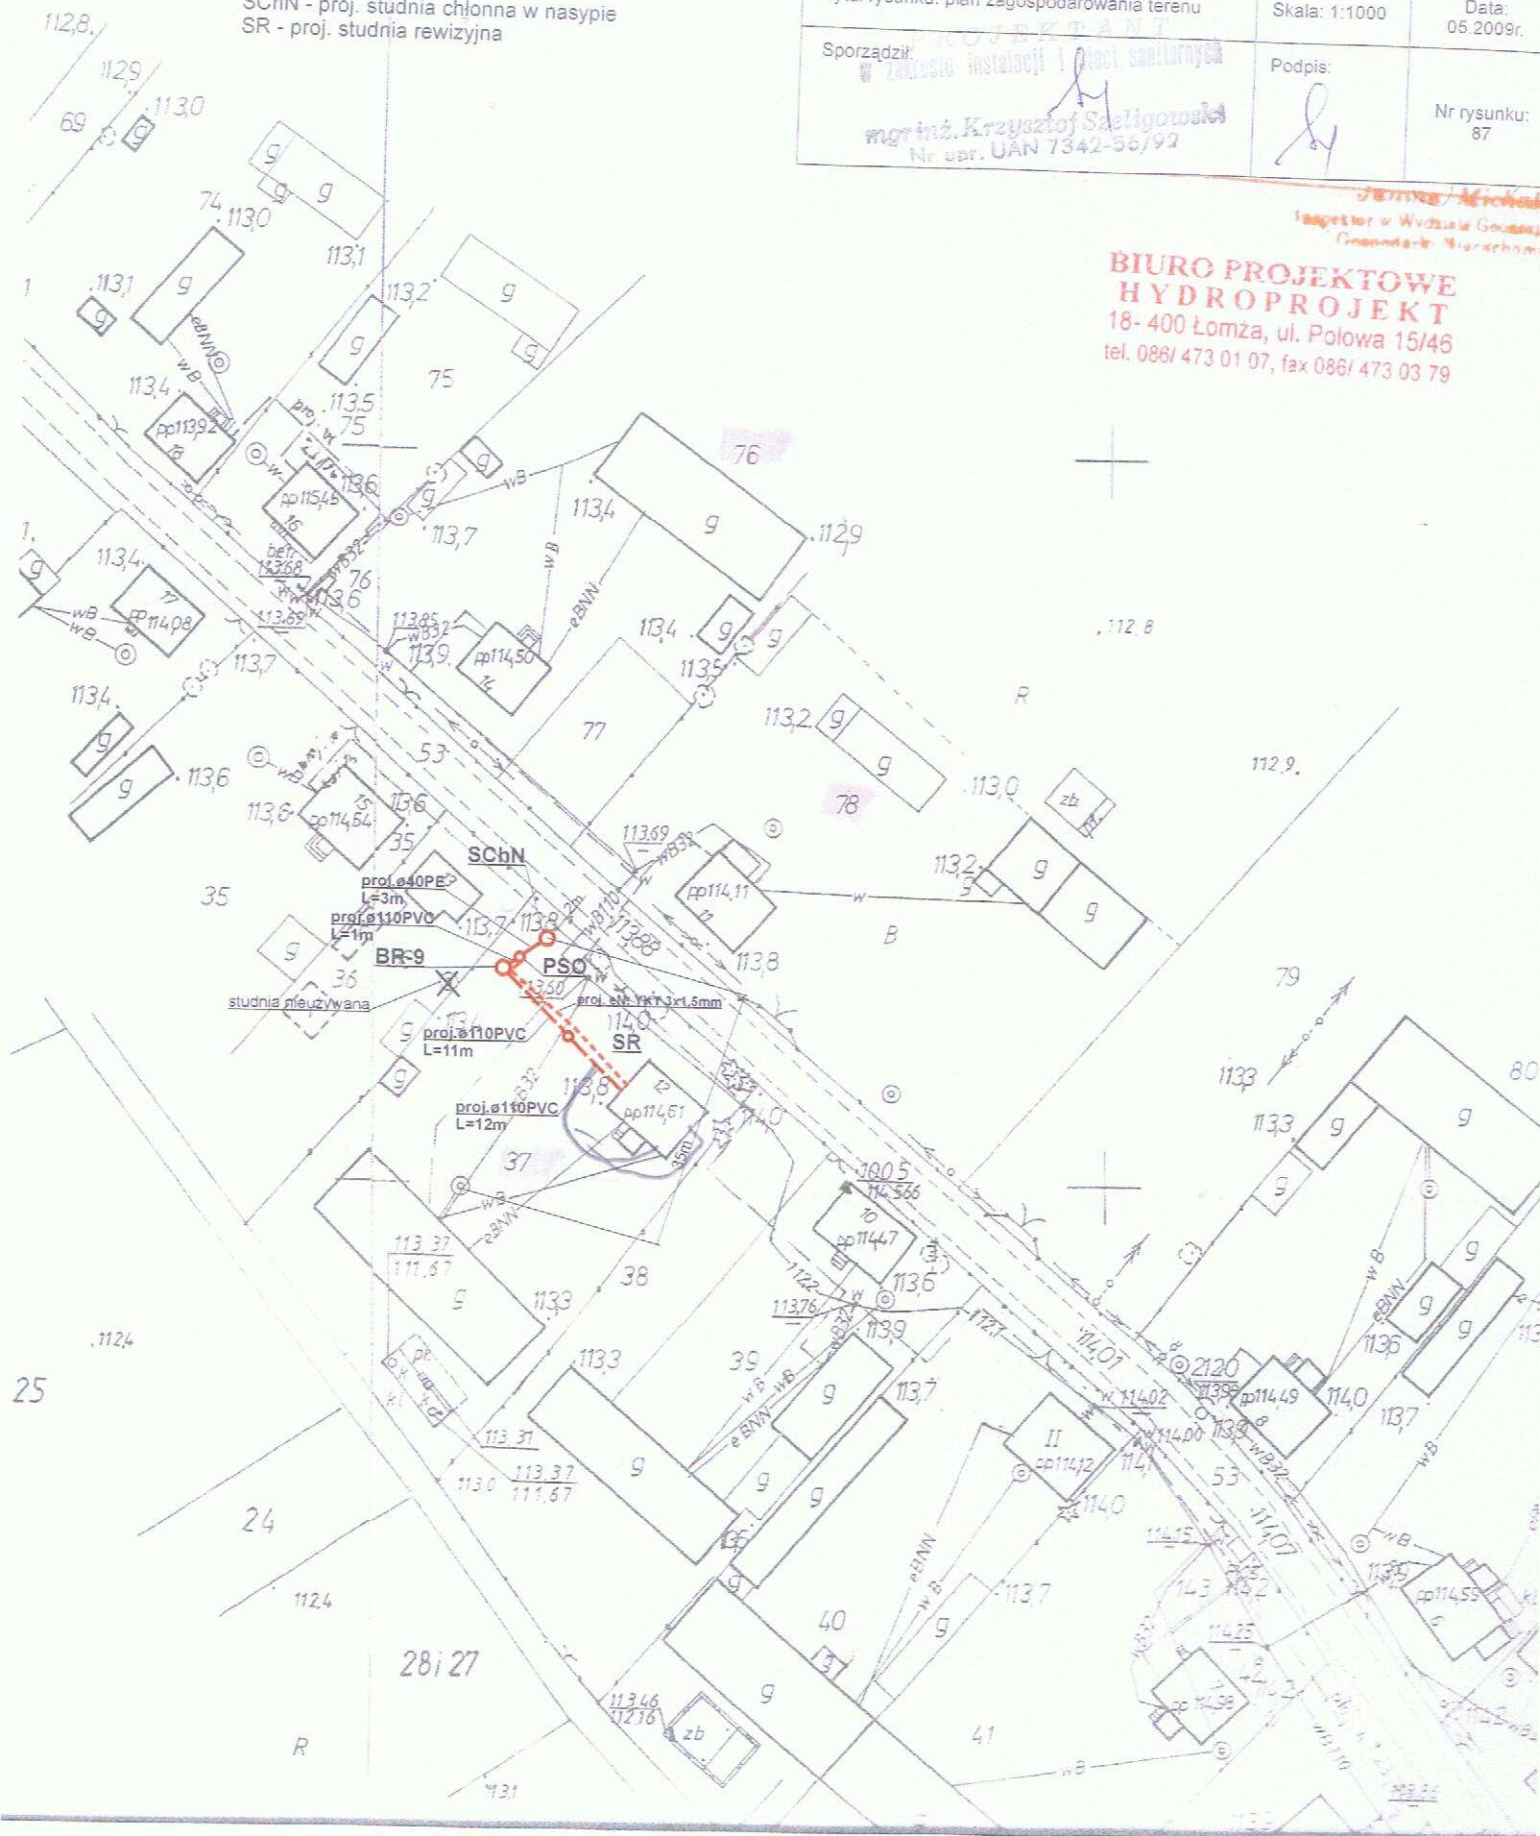

Legenda:

- - - - - proj. rura kanalizacyjna
- - - - - proj. drenaż rozsączający
- - - - - proj. kabel elektryczny YKY 3x1,5mm
- PVC - proj. kanalizacja PVC110
- BR - proj. bioreaktor
- OG - proj. osadnik gnilny
- PSS - proj. przepompownia ścieków surowych
- PSO - proj. przepompownia ścieków oczyszczonych
- DR - proj. drenaż rozsączający
- DRN - proj. drenaż rozsączający w nasypie
- SCh - proj. studnia chłonna
- SChN - proj. studnia chłonna w nasypie
- SR - proj. studnia rewizyjna

Biuro Projektowe HYDROPROJEKT
ul. Polowa 15/46, 18-400 Łomża

Nazwa opracowania: budowa przydomowych oczyszczalni ścieków
w Gminie Strzegowo

Inwestor: Gmina Strzegowo, pl. Wolności 32, 06-445 Strzegowo

Adres inwestycji:
Traczyk Bogusław
Rudowo 14

Nr działki:
dz. nr 76, 77

Branża:
Sanitarna

Faza:
PB

Tytuł rysunku: plan zagospodarowania terenu

Skala: 1:1000

Data:
05.2009r.

Sporządził: **PROJEKTANT**
w zakresie instalacji i sieci sanitarnych


Podpis:

Nr rysunku:
88

mgr inż. Krzysztof Szeliński
Nr obr. DAN 7342-56/92

mgr inż. Michał...
inspektor w Wydziale Geodezji
(Główny Inżynier)

**BIURO PROJEKTOWE
HYDROPROJEKT**
18-400 Łomża, ul. Polowa 15/46
tel. 086/ 473 01 07, fax 086/ 473 03 79

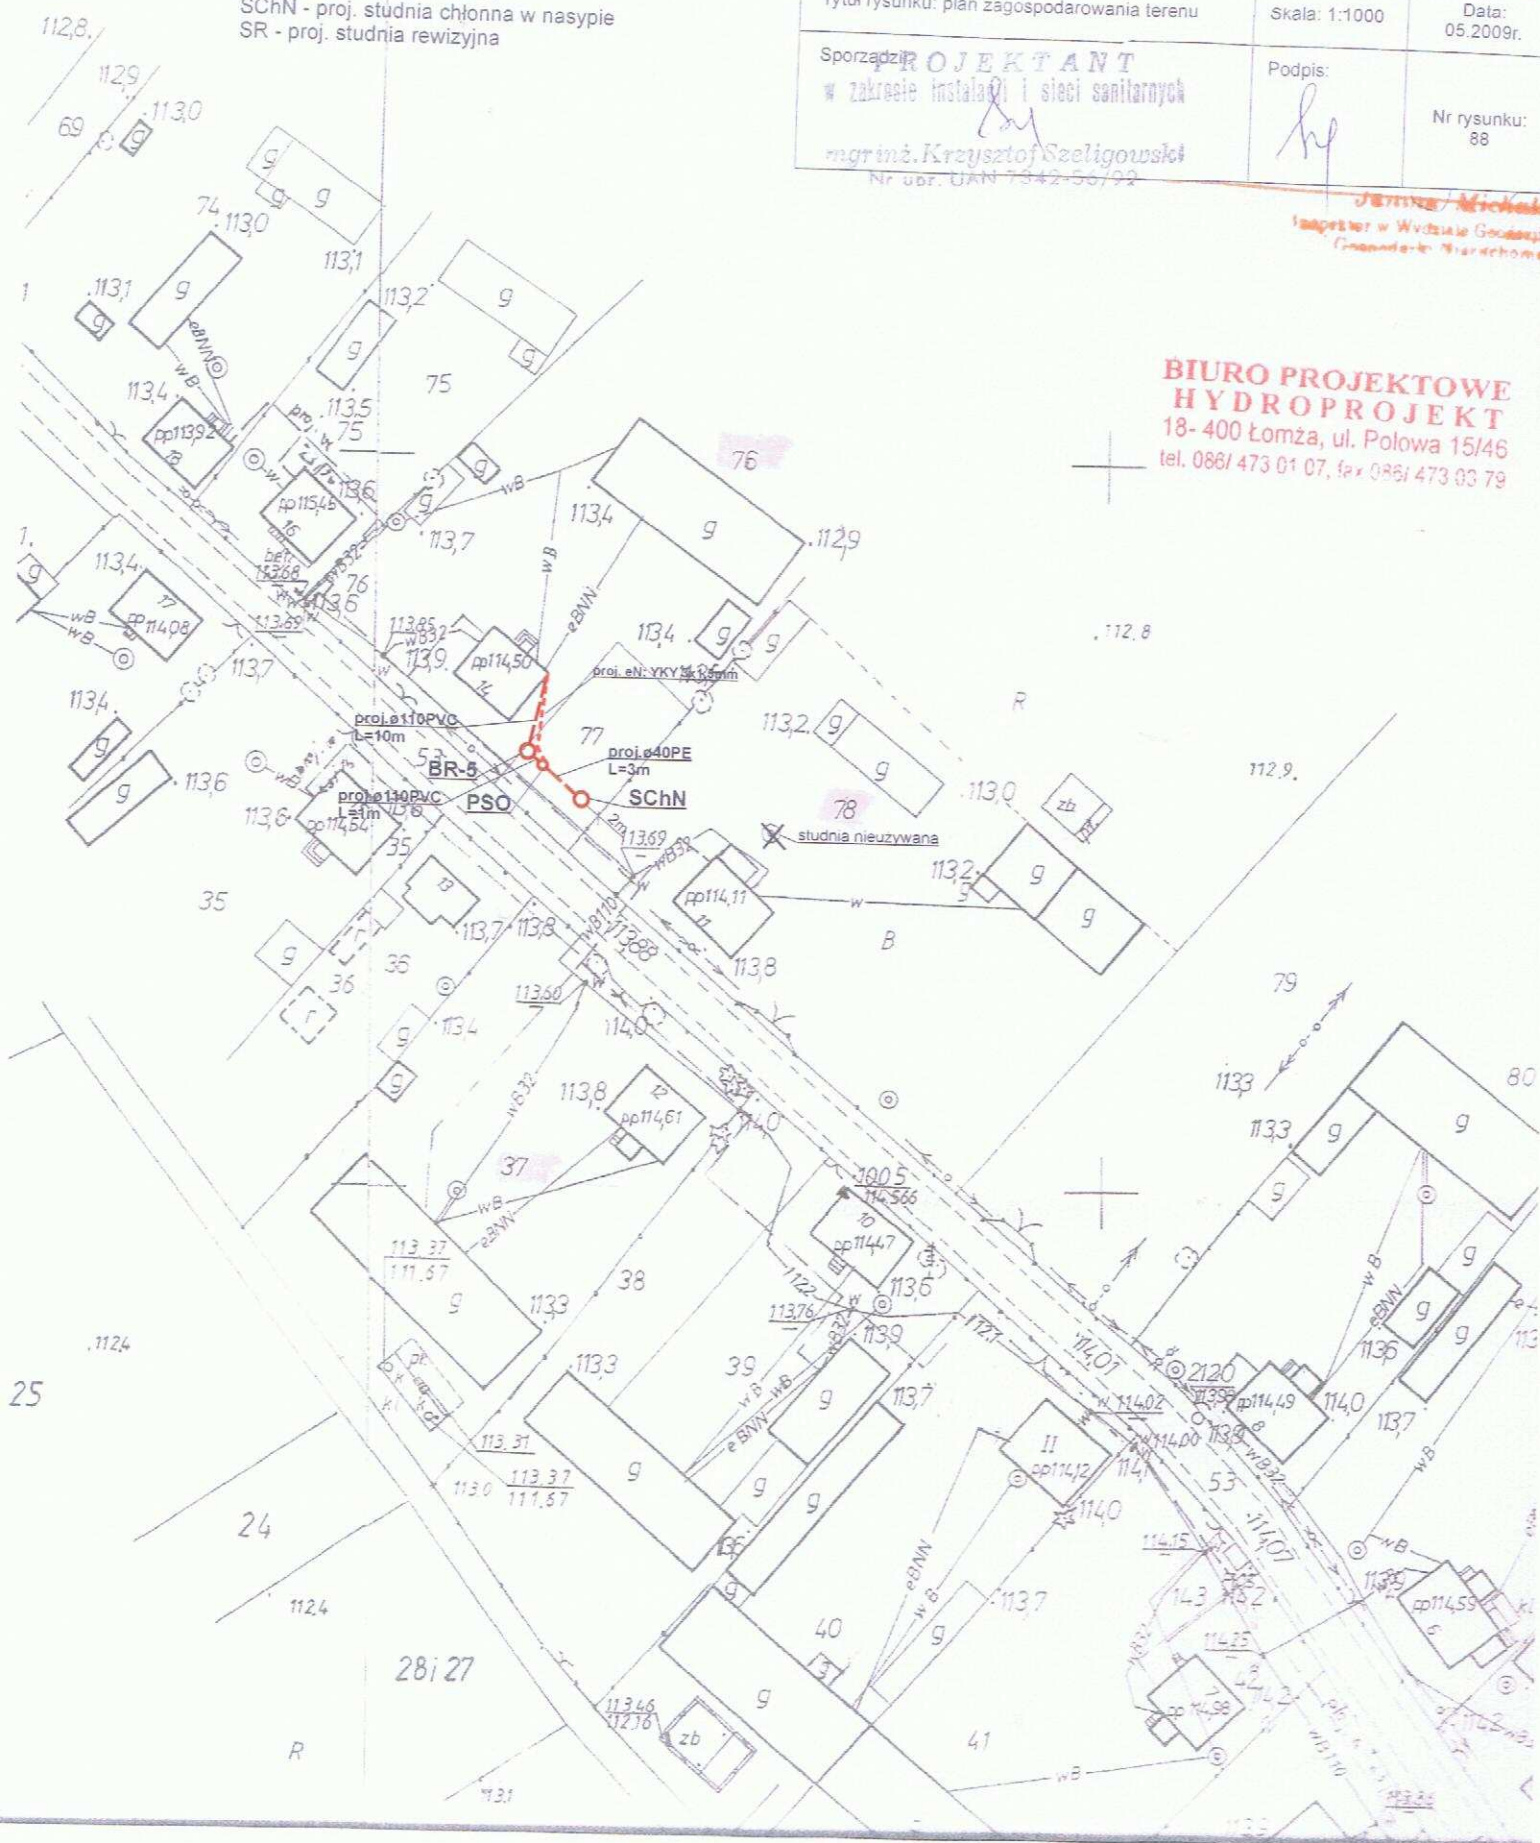

Legenda:

- - - - - proj. rura kanalizacyjna
- - - - - proj. drenaż rozsączający
- - - - - proj. kabel elektryczny YKY 3x1,5mm
- PVC - proj. kanalizacja PVC110
- BR - proj. bioreaktor
- OG - proj. osadnik gnilny
- PSS - proj. przepompownia ścieków surowych
- PSO - proj. przepompownia ścieków oczyszczonych
- DR - proj. drenaż rozsączający
- DRN - proj. drenaż rozsączający w nasypie
- SCh - proj. studnia chłonna
- SChN - proj. studnia chłonna w nasypie
- SR - proj. studnia rewizyjna

Biuro Projektowe HYDROPROJEKT
ul. Polowa 15/46, 18-400 Łomża

Nazwa opracowania: budowa przydomowych oczyszczalni ścieków
w Gminie Strzegowo

Inwestor: Gmina Strzegowo, pl. Wolności 32, 06-445 Strzegowo

Adres inwestycji:
Domżałski Kazimierz
Rudowo 12

Nr działki:
dz. nr 37

Branża:
Sanitarna

Faza:
PB

Tytuł rysunku: plan zagospodarowania terenu

Skala: 1:1000

Data:
05.2009r.

Sporządził:

PROJEKTANT


w zakresie instalacji i sieci sanitarnych

Podpis:

Nr rysunku:
89

mgr inż. Krzysztof Szeligowski
Nr uo. UAN 7342-56/92

**BIURO PROJEKTOWE
HYDROPROJEKT**
18-400 Łomża, ul. Polowa 15/46
tel. 086/ 473 01 07, fax 086/ 473 03 79

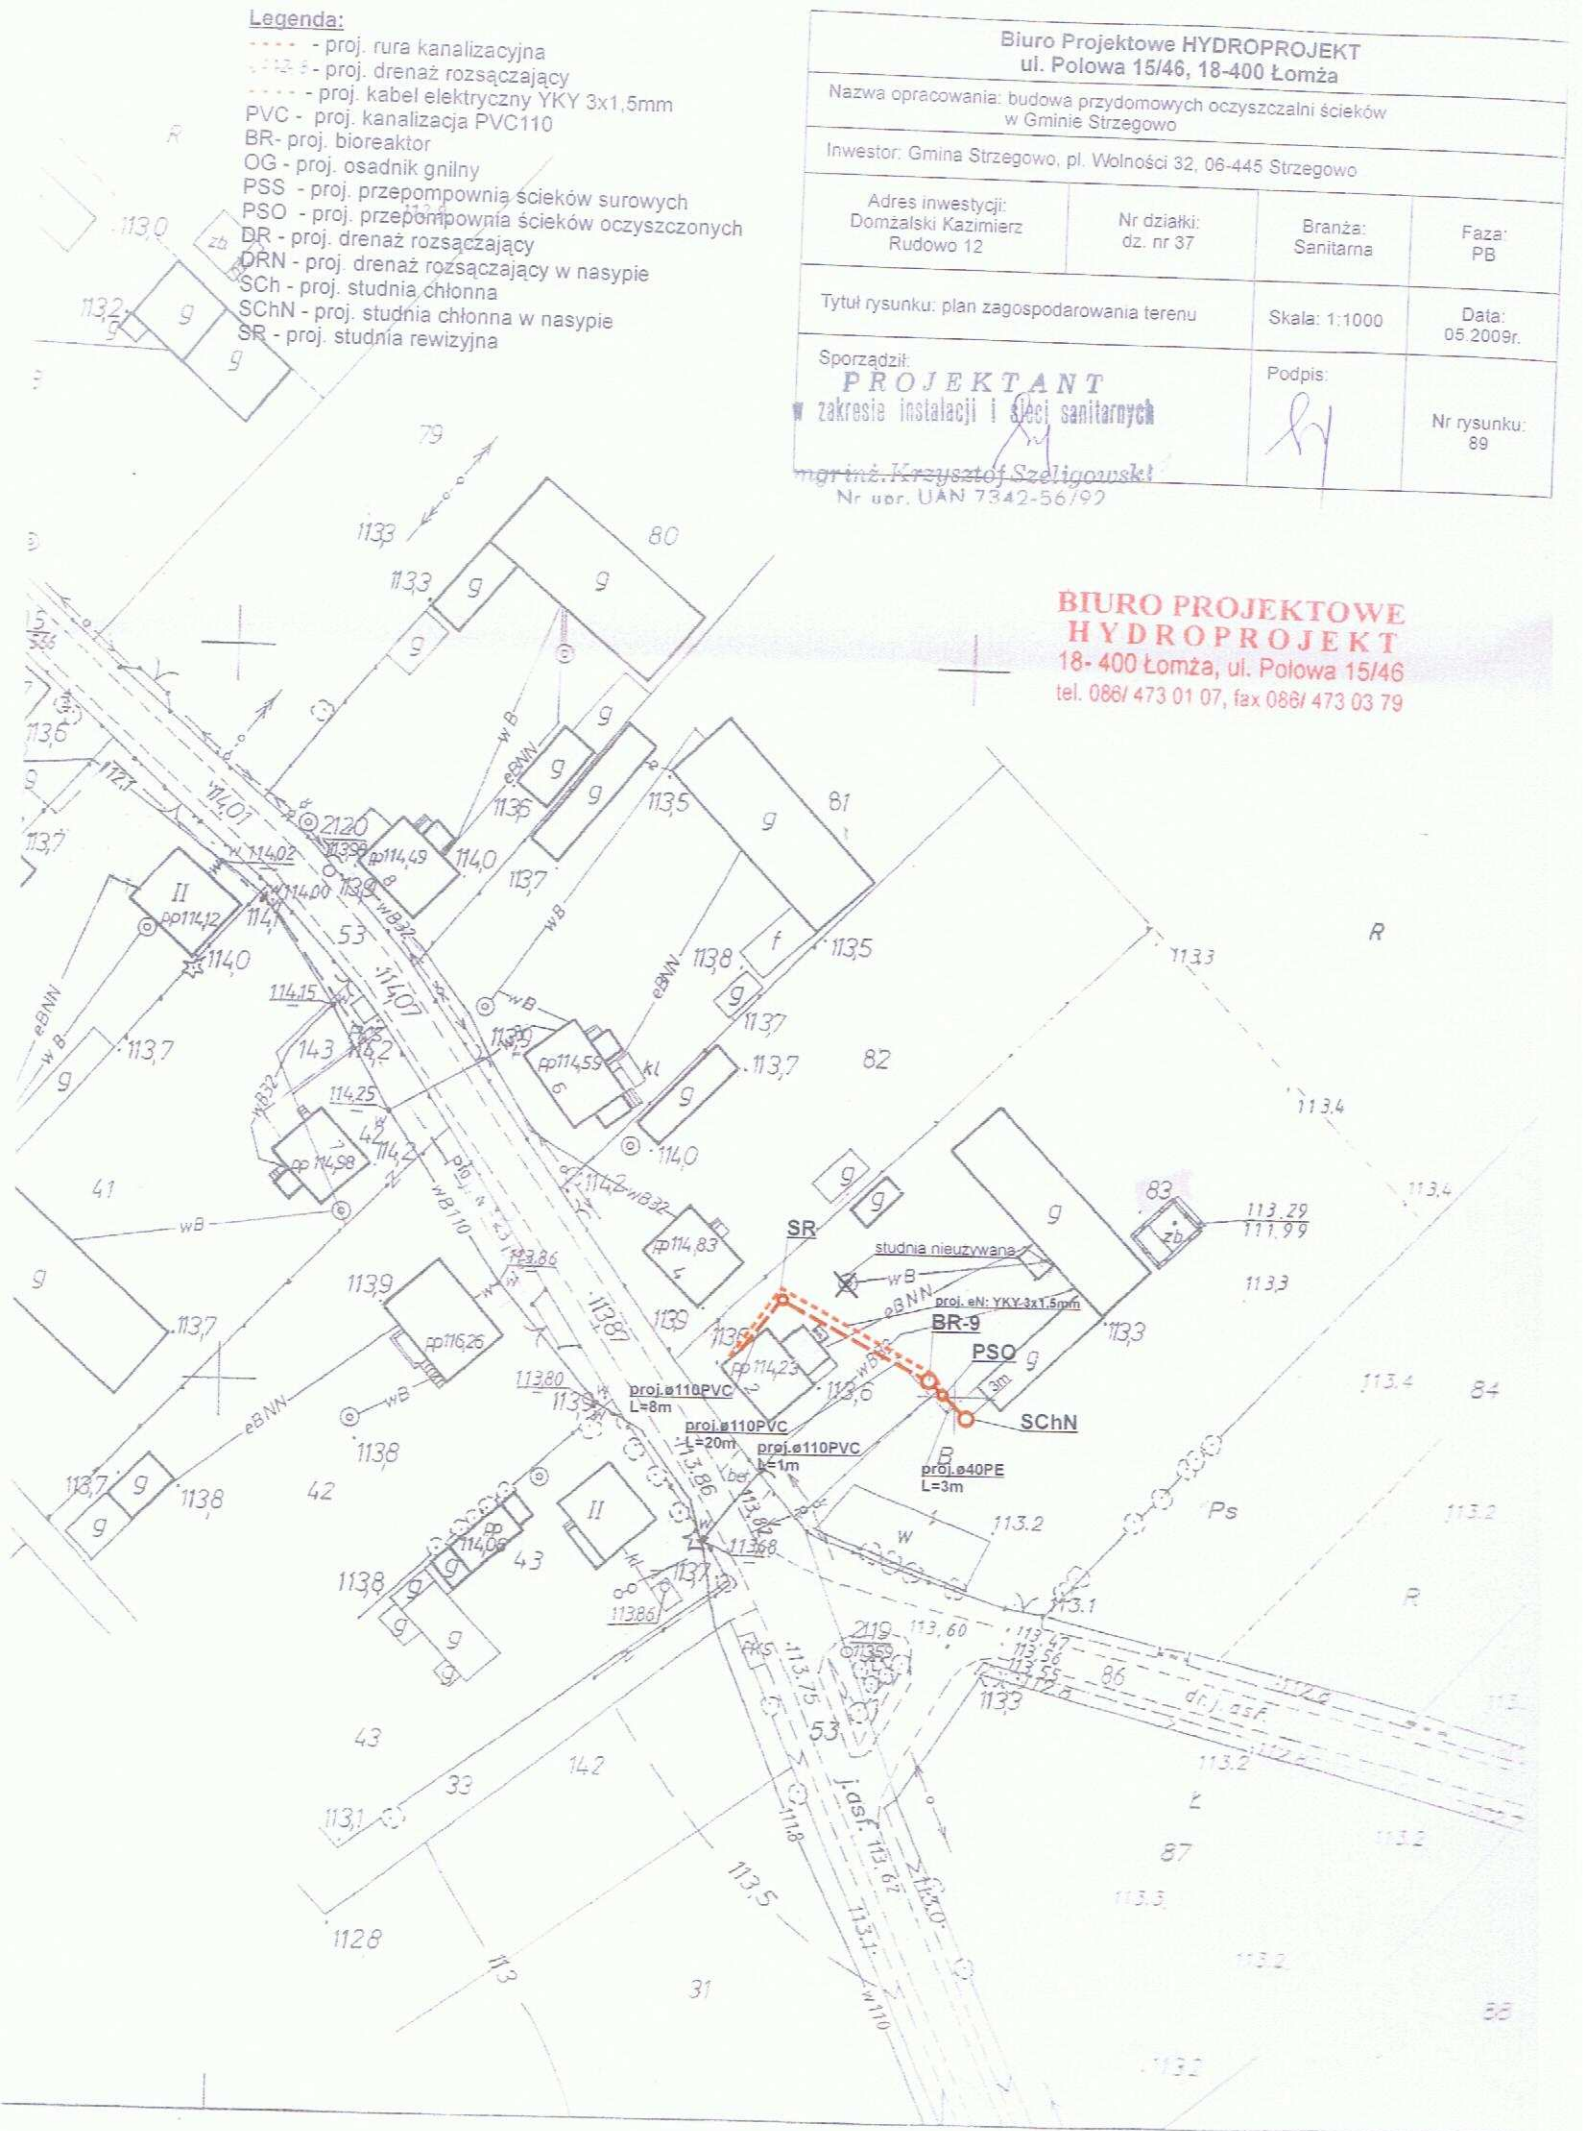

- proj. rura kanalizacyjna
- proj. drenaż rozsączający
- proj. kabel elektryczny YKY 3x1,5mm
- PVC - proj. kanalizacja PVC110
- BR- proj. bioreaktor
- OG - proj. osadnik gnilny
- PSS - proj. przepompownia ścieków surowych
- PSO - proj. przepompownia ścieków oczyszczonych
- DR - proj. drenaż rozsączający
- DRN - proj. drenaż rozsączający w nasypie
- SCh - proj. studnia chłonna
- SChN - proj. studnia chłonna w nasypie
- SR - proj. studnia rewizyjna

Nazwa opracowania: budowa przydomowych oczyszczalni ścieków
w Gminie Strzegowo

Inwestor: Gmina Strzegowo, pl. Wolności 32, 06-445 Strzegowo

Adres inwestycji:
Ireneusz Rusin
Rudowo

Nr działki:
dz. nr 42

Branza:
Sanitarna

Faza:
PR

Tytuł rysunku: plan zagospodarowania terenu


Skala: 1:1000

Data:
05.2009r.

Sporządził: OJEK TANT
zakres instalacji sieci sanitarnych

Podpis:

Nr rysunku:
90

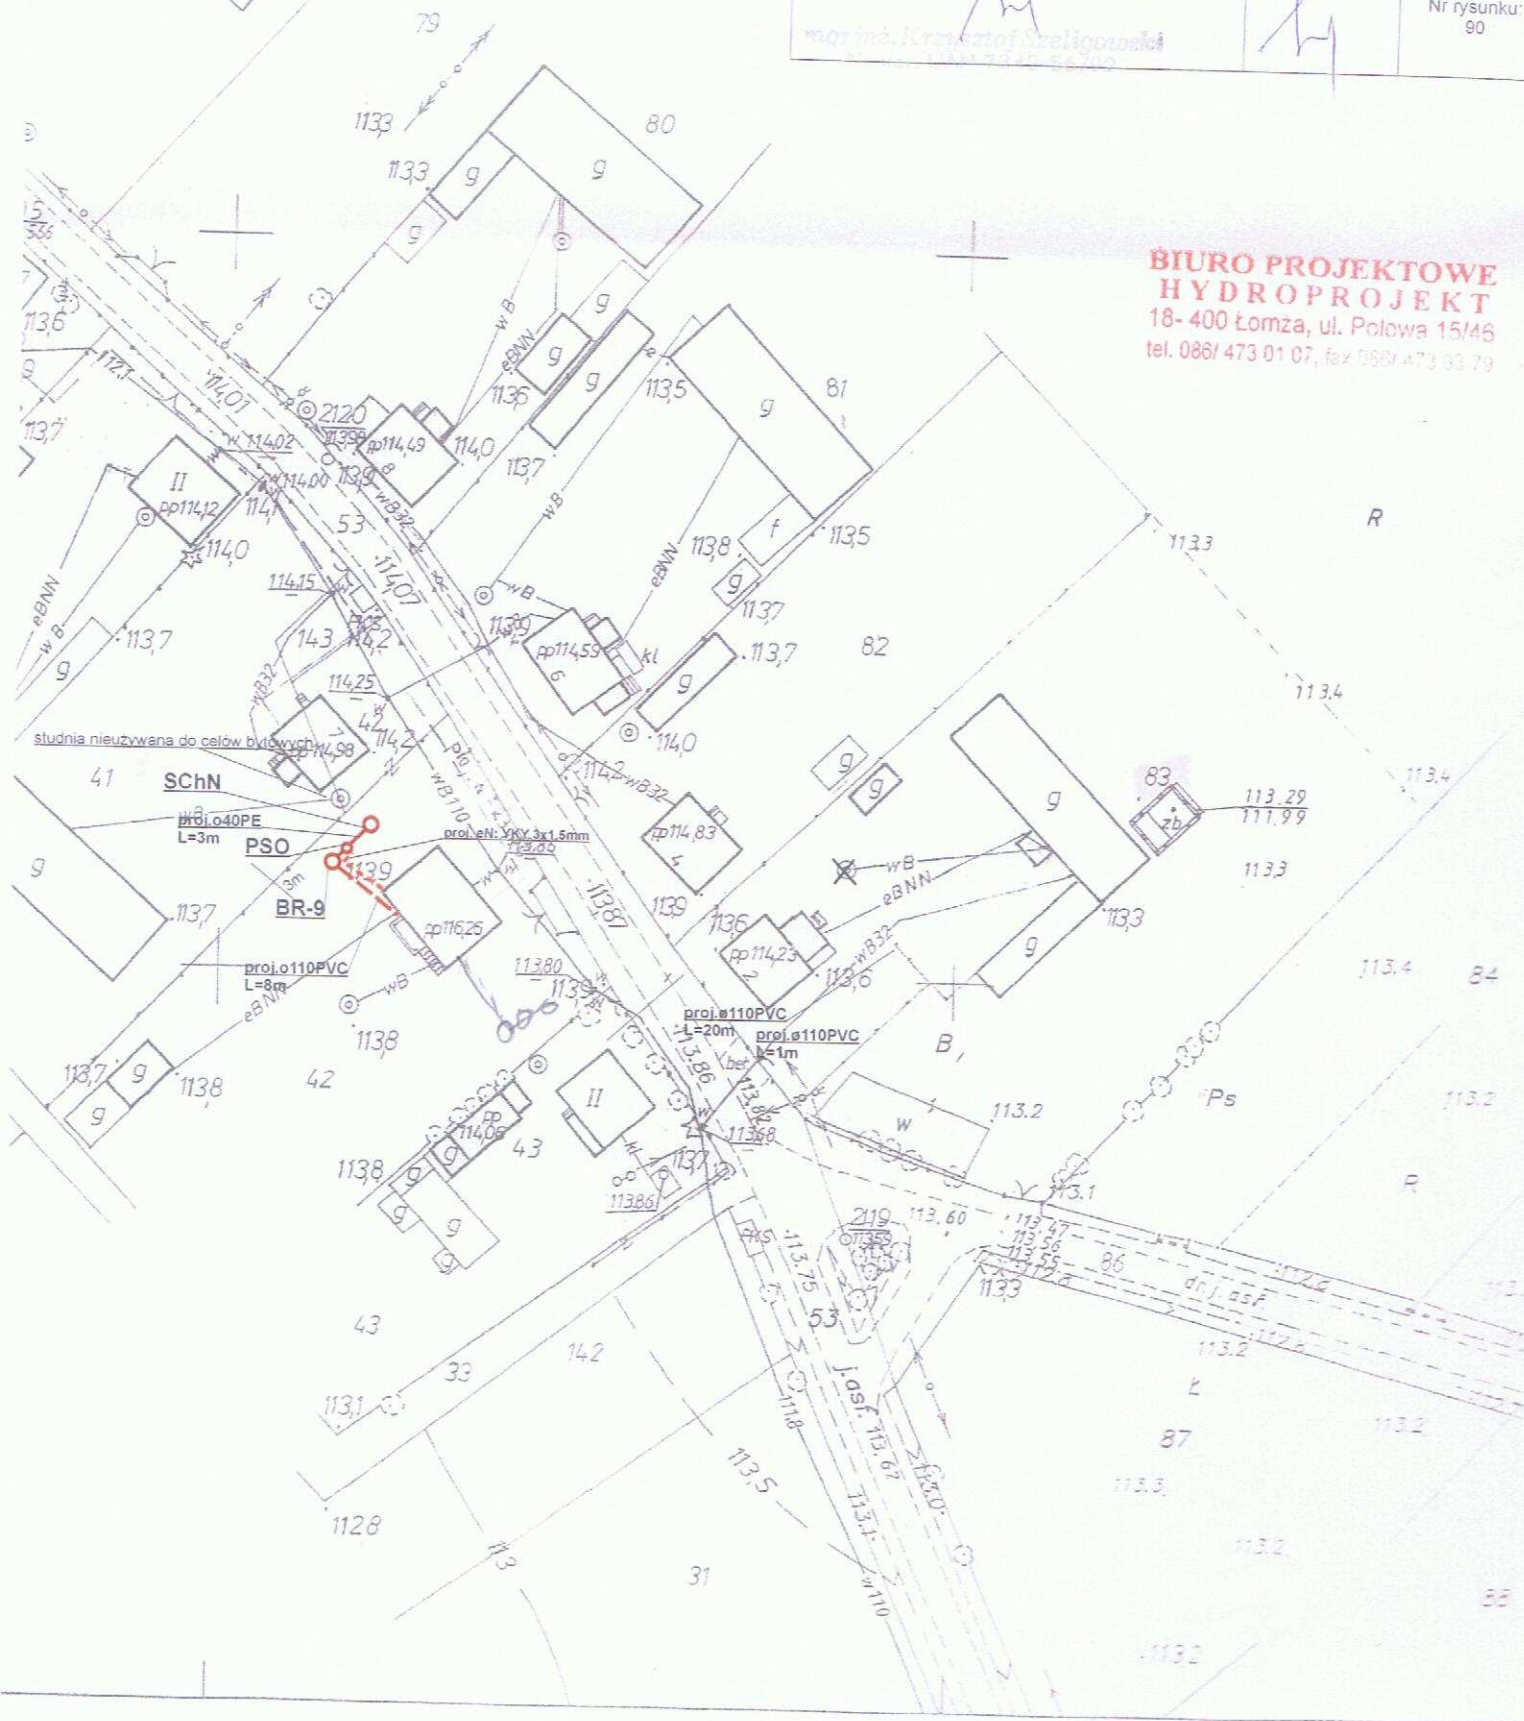

Legenda:

- - - - - proj. rura kanalizacyjna
- - - - - proj. drenaż rozsączający
- - - - - proj. kabel elektryczny YKY 3x1,5mm
- PVC - proj. kanalizacja PVC110
- BR - proj. bioreaktor
- OG - proj. osadnik gnilny
- PSS - proj. przepompownia ścieków surowych
- PSO - proj. przepompownia ścieków oczyszczonych
- DR - proj. drenaż rozsączający
- DRN - proj. drenaż rozsączający w nasypie
- SCh - proj. studnia chłonna
- SChN - proj. studnia chłonna w nasypie
- SR - proj. studnia rewizyjna

Biuro Projektowe HYDROPROJEKT
ul. Polowa 15/46, 18-400 Łomża

Nazwa opracowania: budowa przydomowych oczyszczalni ścieków
w Gminie Strzegowo

Inwestor: Gmina Strzegowo, pl. Wolności 32, 06-445 Strzegowo

Adres inwestycji:
Dariusz Traczyk
Rudowo 7

Nr działki:
dz. nr 41

Branża:
Sanitarna

Faza:
PB

Tytuł rysunku: plan zagospodarowania terenu

Skala: 1:1000

Data:

05.2009r.

Sporządził:


Podpis:

Nr rysunku:
91

mgr inż. Krzysztof Seeligowski
Nr. uw. UAN 7342-56/92

*Inspektor w Wydziale Gospodarki
Terenowej Miast i Gmin*

**BIURO PROJEKTOWE
HYDROPROJEKT**
18-400 Łomża, ul. Polowa 15/46
tel. 086/ 473 01 07, fax 086/ 473 03 79

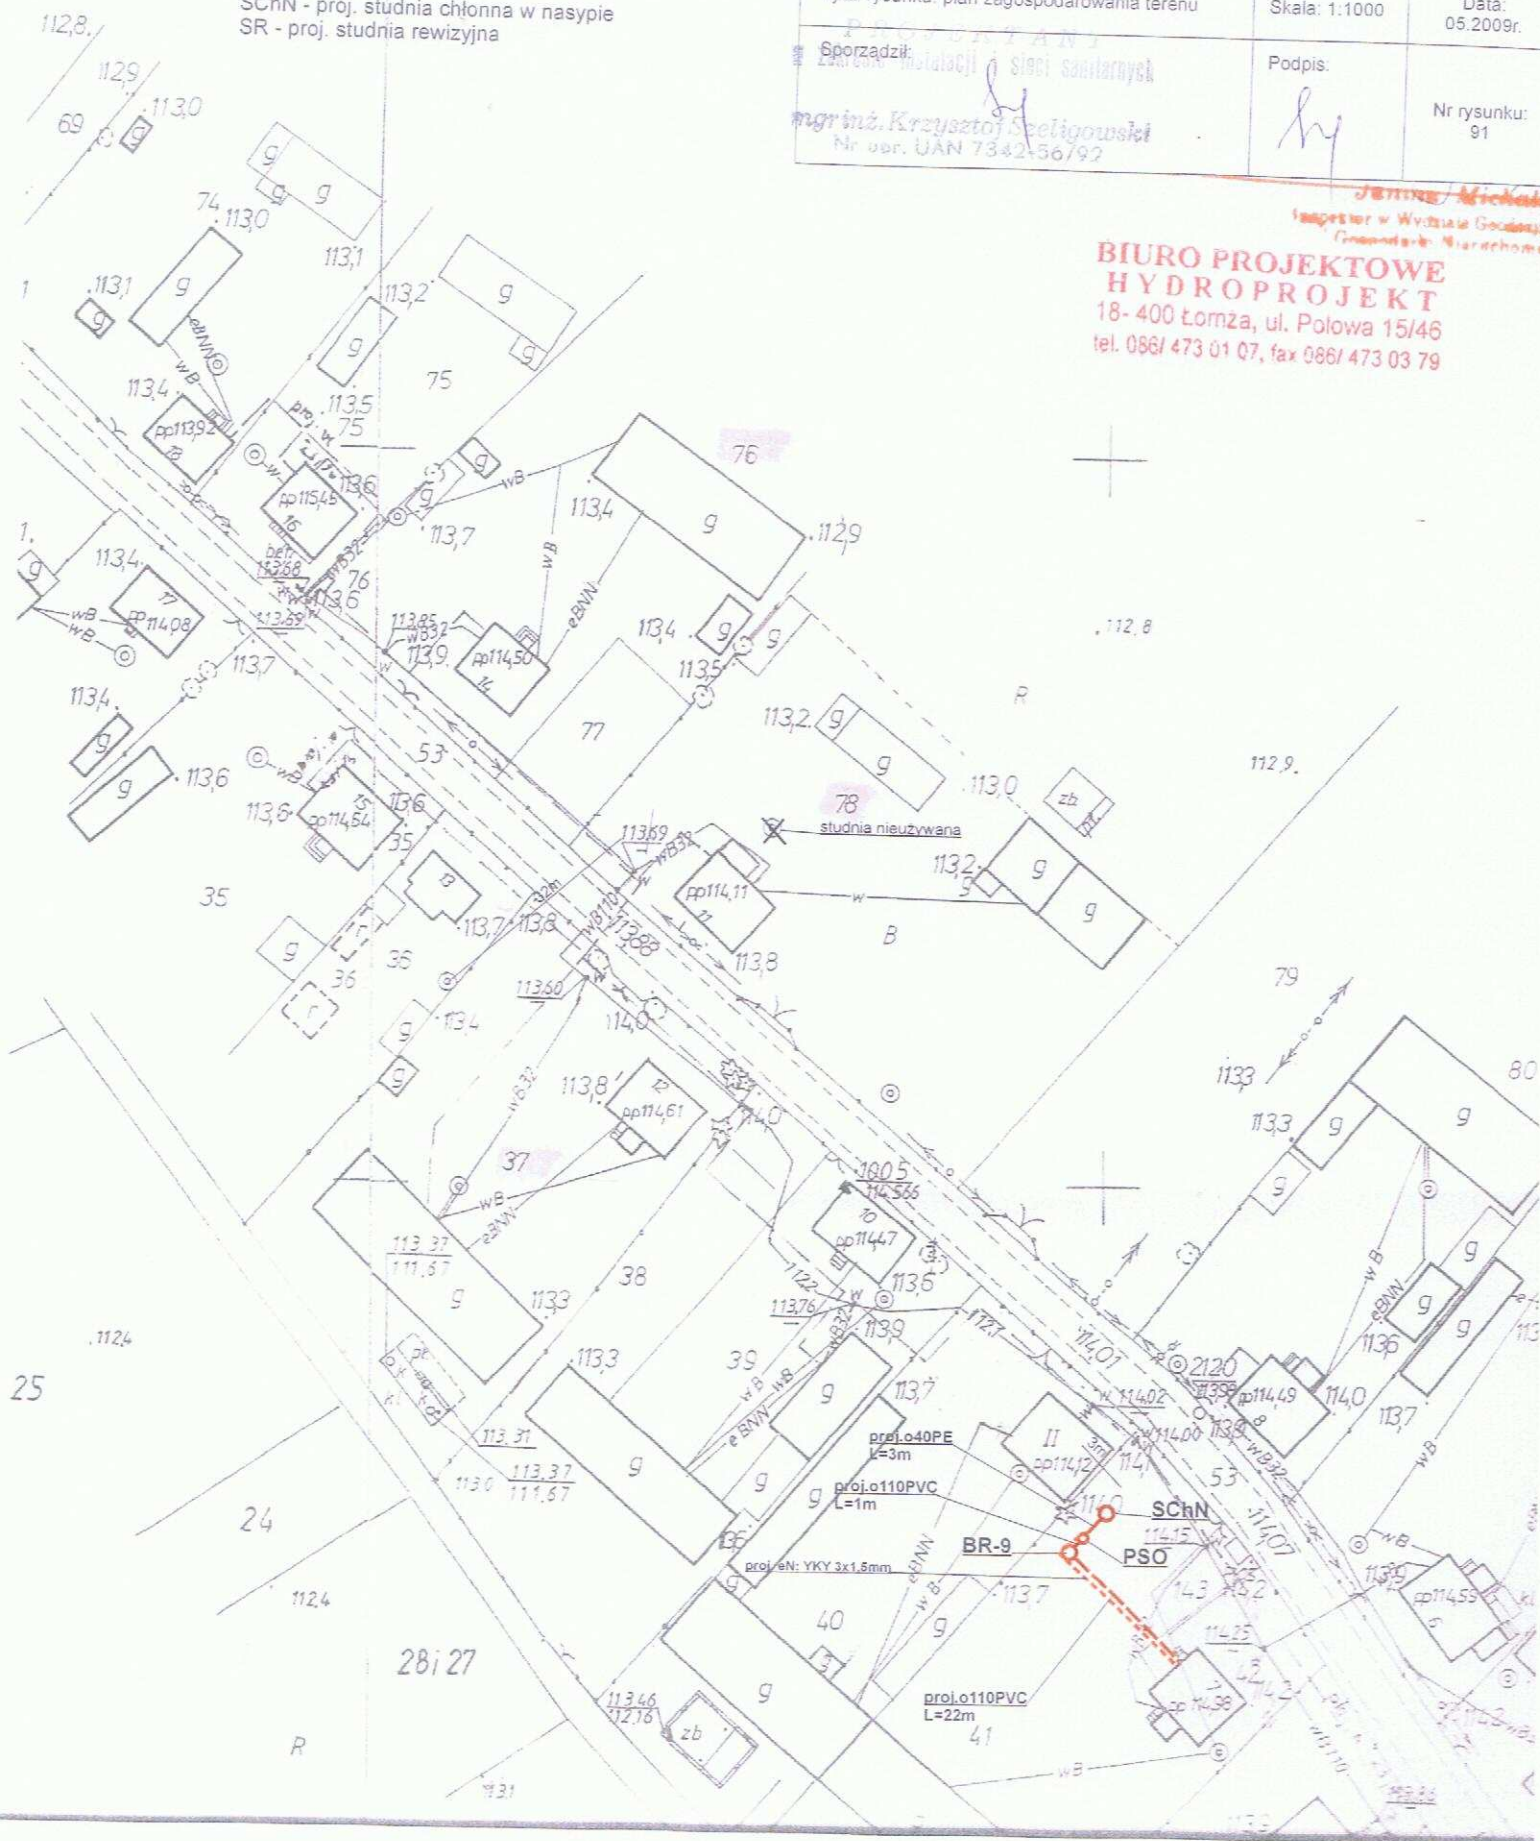

Legenda:

- proj. rura kanalizacyjna
- proj. drenaż rozsączający
- proj. kabel elektryczny YKY 3x1,5mm
- PVC - proj. kanalizacja PVC110
- BR - proj. bioreaktor
- OG - proj. osadnik gnilny
- PSS - proj. przepompownia ścieków surowych
- PSO - proj. przepompownia ścieków oczyszczonych
- DR - proj. drenaż rozsączający
- DRN - proj. drenaż rozsączający w nasypie
- Sch - proj. studnia chłonna
- SchN - proj. studnia chłonna w nasypie
- SR - proj. studnia rewizyjna

Biuro Projektowe HYDROPROJEKT
ul. Polowa 15/46, 18-400 Łomża

Nazwa opracowania: budowa przydomowych oczyszczalni ścieków
w Gminie Strzegowo

Inwestor: Gmina Strzegowo, pl. Wolności 32, 06-445 Strzegowo

Adres inwestycji:
Sylwester Rusin
Rudowo

Nr działki:
dz. nr 40

Branża:
Sanitarna

Faza:
PB

Tytuł rysunku: plan zagospodarowania terenu

Skala: 1:1000

Data:
05.2009r.

PROJEKTANT
Sporządził:
Zakres: Instalacji i sieci sanitarnych


Podpis:

Nr rysunku:
92

mgr inż. Krzysztof Szeligowski
Nr udz. UAN 7342-56/92

Inspektor w Wydziale Goculski
Główny inżynier: Wierchowat

**BIURO PROJEKTOWE
HYDROPROJEKT**
18-400 Łomża, ul. Polowa 15/46
tel. 0931 473 01 07, fax 0931 473 03 93

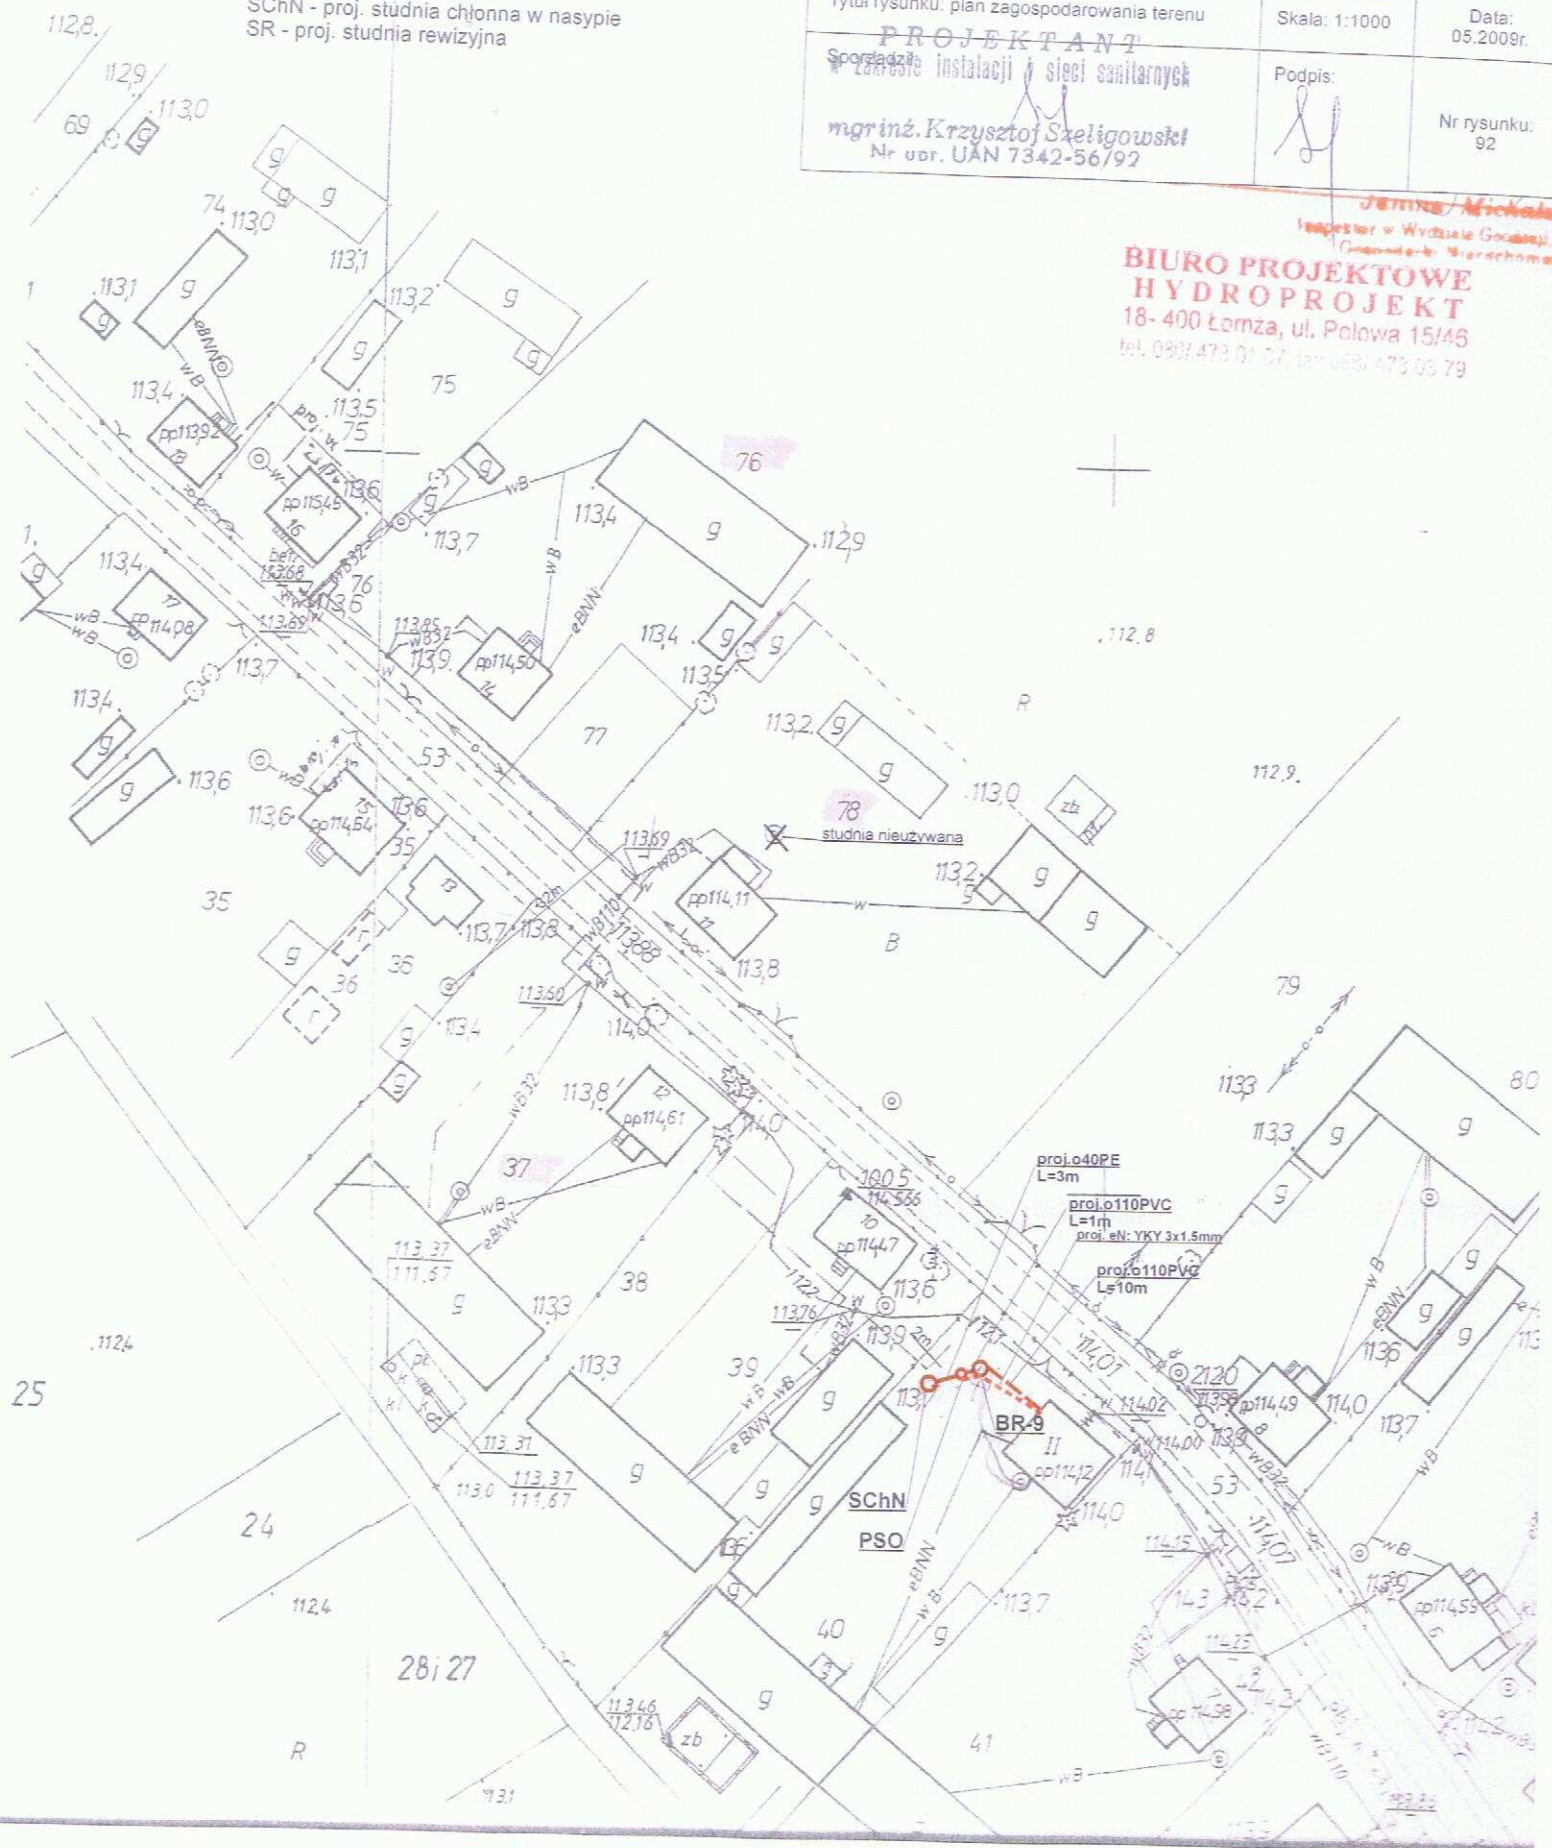




Podpisano do projektu i wycofano z
organizacji projektowej i z projektu
zgodnie z procedurą i z procedurą
..... (zobowiązany do podjęcia)
Niniejsza mapa nie może służyć do celów
projektowych.

tel. 0881 473 01 07 fax 0881 473 01 79 Biuro Projektowe HYDROPROJEKT ul. Polowa 15/46, 18-400 Łomża			
Nazwa opracowania: budowa przydomowych oczyszczalni ścieków w Gminie Strzegowo			
Inwestor: Gmina Strzegowo, pl. Wolności 32, 06-445 Strzegowo			
Adres inwestycji: Wojnowski Tadeusz Rydzyn Szlachecki 51	Nr działki: dz. nr 246	Branża: Sanitarna	Faza: PB
Tytuł rysunku: plan zagospodarowania terenu		Skala: 1:1000	Data: 05.2009r.
Sporządził: PROJEKTANT w zakresie instalacji i sieci sanitarnych 		Podpis: 	Nr rysunku: 93

MAPA NIE MOŻE
PROJEKTOWAĆ
SYTUACYJNO-WYSOKOŚCIOWA
SKALA 1:1000
ARK N 352.213.404.252.313.403
OBRĘB 34YD2YN 521ACHECKI
LEGENDA:
- proj. rura kan.
- proj. drenaż r.
- proj. kabel ele.
PVC - proj. kanalizac.
BR - proj. bioreaktor
OG - proj. osadnik gn.
PSS - proj. przepomp.
PSO - proj. przepomp.
DR - proj. drenaż roz.
DRN - proj. drenaż ro.
SCH - proj. studnia ch.
SCHN - proj. studnia c.

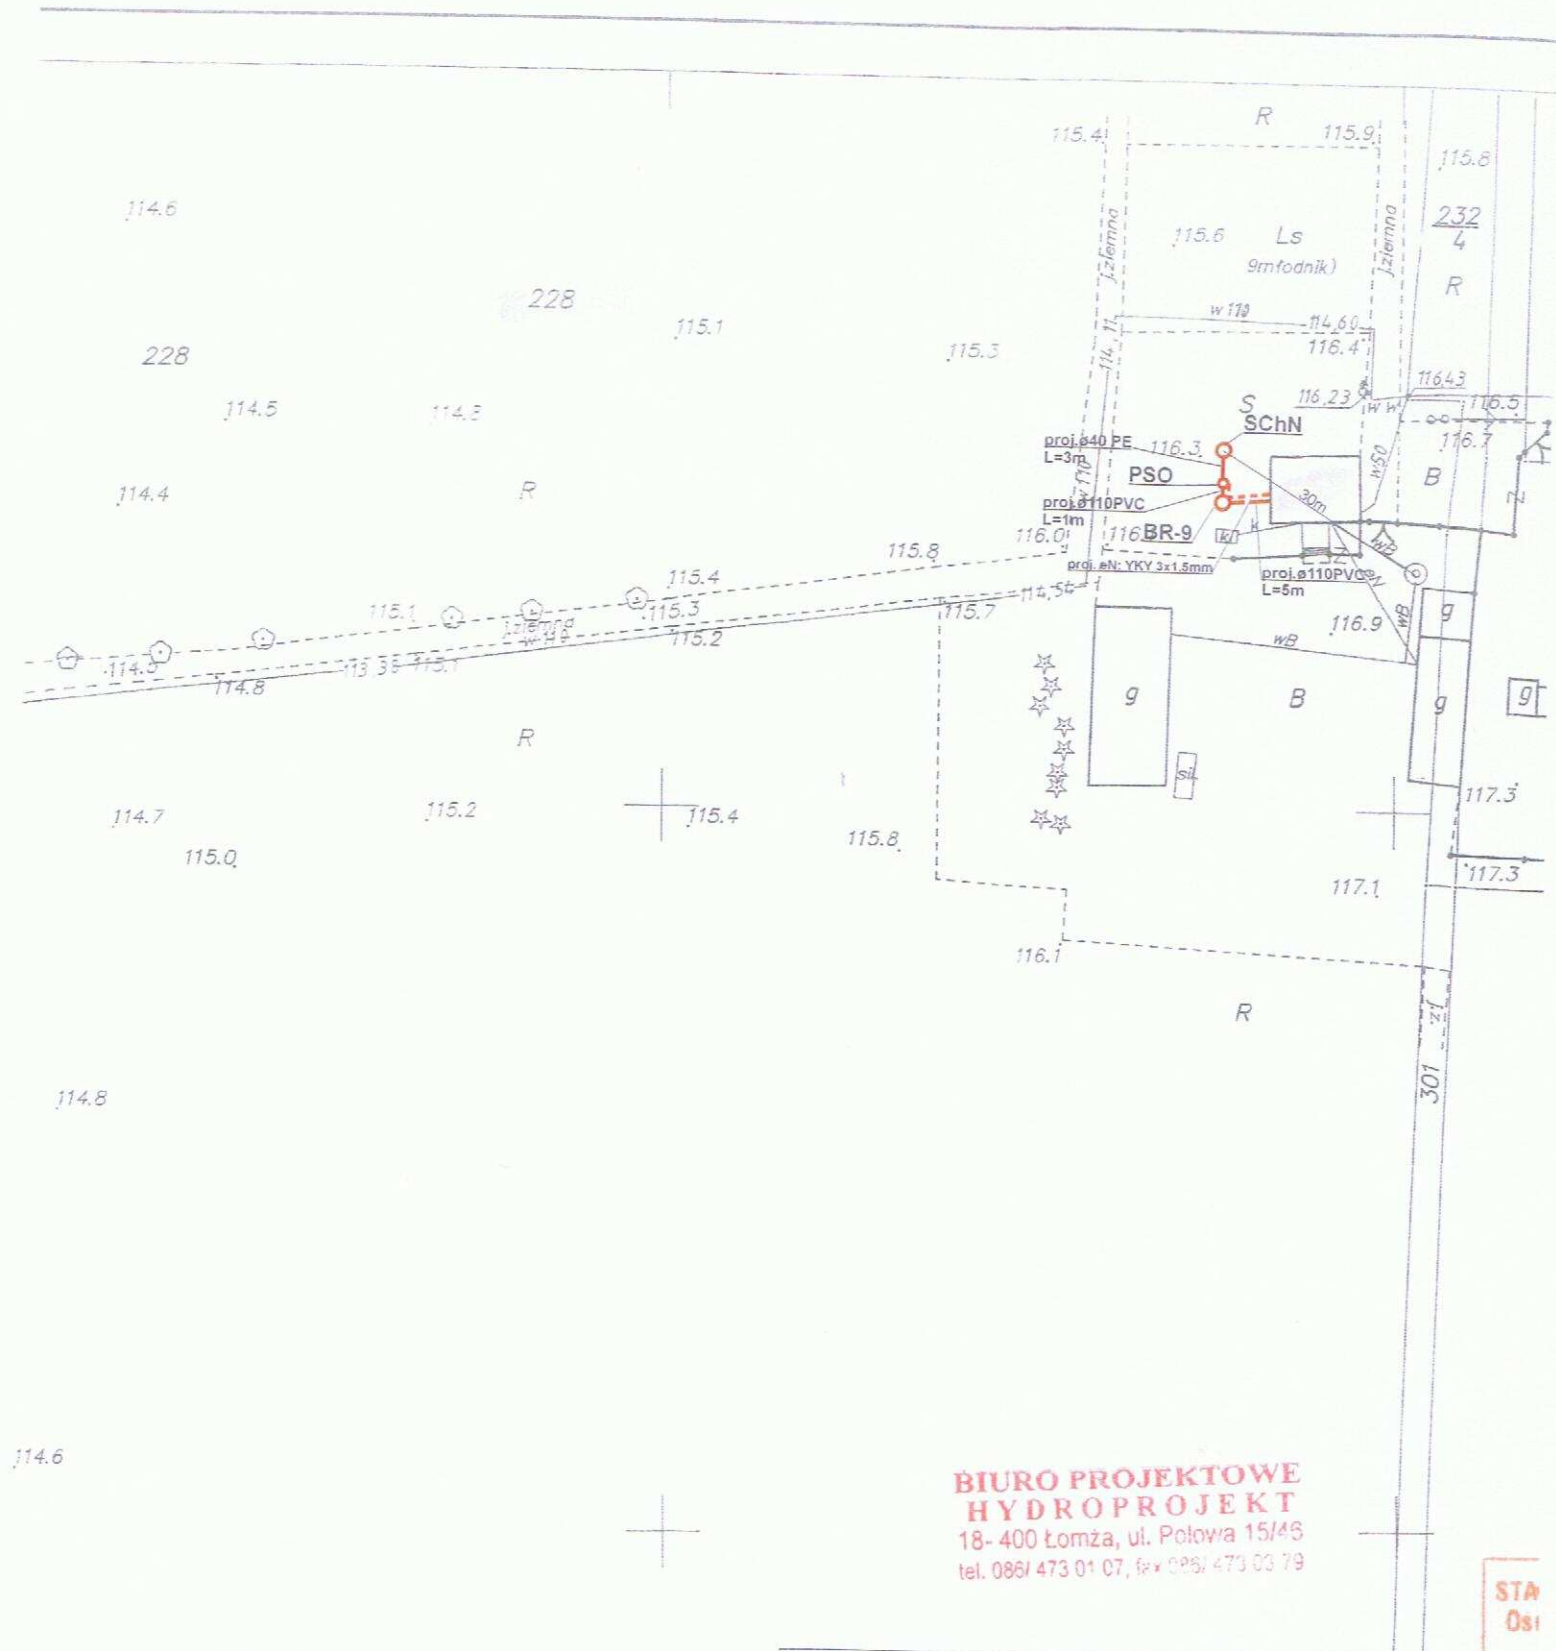


**BIURO PROJEKTOWE
HYDROPROJEKT**
18-400 Łomża, ul. Polowa 15/46
tel. 086/ 473 01 07, fax 086/ 473 03 79

Legenda:

- - proj. rura kanalizacyjna
- - proj. drenaż rozsączający
- - proj. kabel elektryczny YKY 3x1.5mm
- PVC - proj. kanalizacja PVC110
- BR - proj. bioreaktor
- OG - proj. osadnik gnilny
- PSS - proj. przepompownia ścieków surowych
- PSO - proj. przepompownia ścieków oczyszczonych
- DR - proj. drenaż rozsączający
- DRN - proj. drenaż rozsączający w nasypie
- SCh - proj. studnia chłonna
- SChN - proj. studnia chłonna w nasypie
- SR - proj. studnia rewizyjna

Biuro Projektowe HYDROPROJEKT ul. Polowa 15/46, 18-400 Łomża			
Nazwa opracowania: budowa przydomowych oczyszczalni ścieków w Gminie Strzegowo			
Inwestor: Gmina Strzegowo, pl. Wolności 32, 06-445 Strzegowo			
Adres inwestycji: Trepczyński Wiesław Rydzyn Szlachecki 58	Nr działki: dz. nr 228	Branża: Sanitarna	Faza: PB
Tytuł rysunku: plan zagospodarowania terenu		Skala: 1:1000	Data: 05.2009r.
Sporządził: mgr inż. Krzysztof Szaligowski Nr uw. UAN 7342-86/99		Podpis:	Nr rysunku: 94

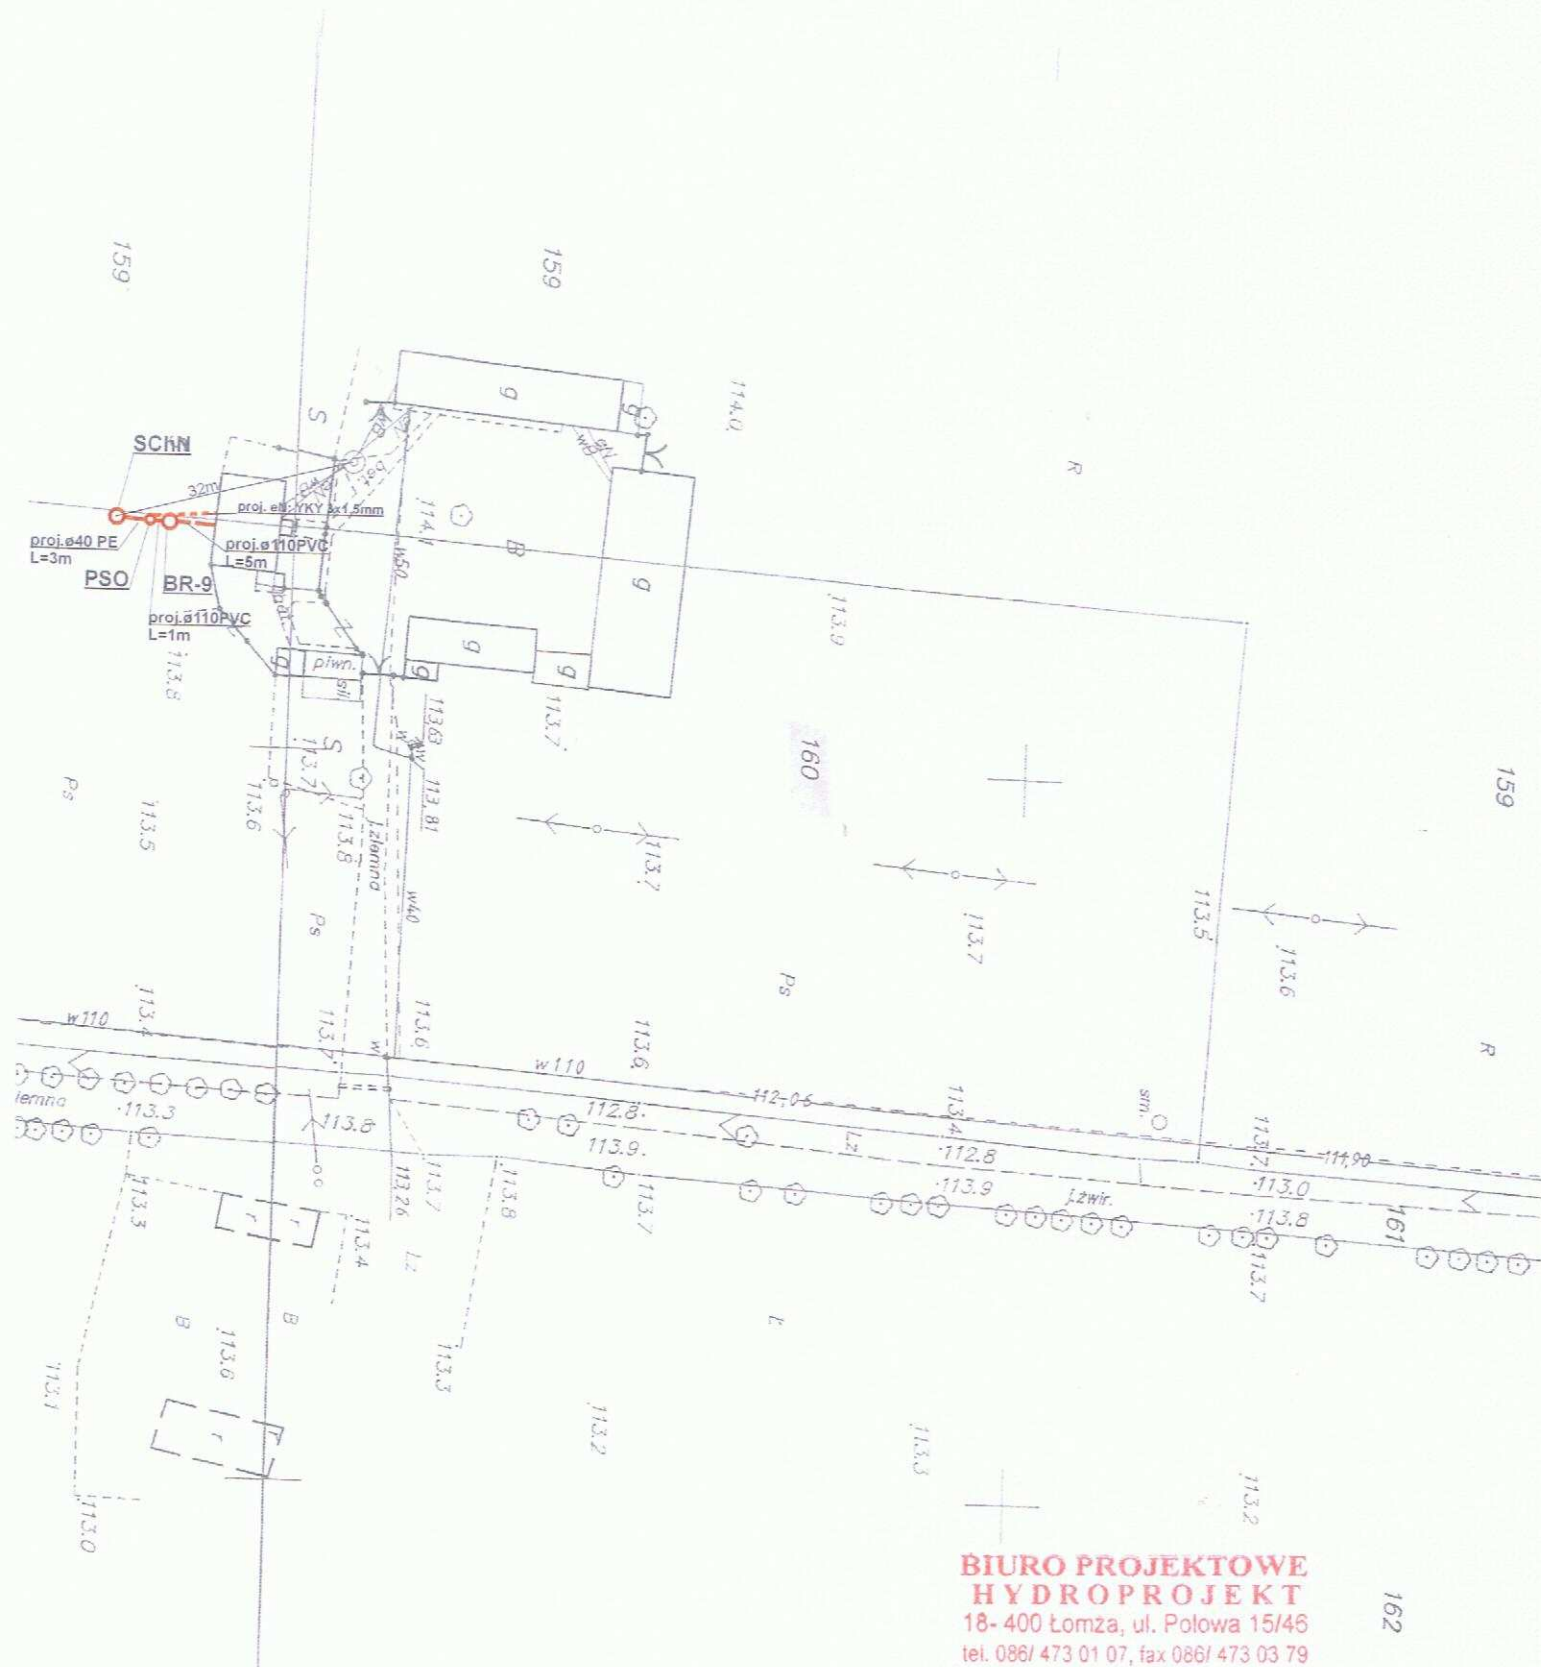

Legenda:

- proj. rura kanalizacyjna
- proj. drenaż rozsączający
- proj. kabel elektryczny YKY 3x1,5mm
- PVC - proj. kanalizacja PVC110
- BR - proj. bioreaktor
- OG - proj. osadnik gnilny
- PSS - proj. przepompownia ścieków surowych
- PSO - proj. przepompownia ścieków oczyszczonych
- DR - proj. drenaż rozsączający
- DRN - proj. drenaż rozsączający w nasypie
- Sch - proj. studnia chłonna
- SchN - proj. studnia chłonna w nasypie
- SR - proj. studnia rewizyjna

Biuro Projektowe HYDROPROJEKT ul. Polowa 15/46, 18-400 Łomża			
Nazwa opracowania: budowa przydomowych oczyszczalni ścieków w Gminie Strzegowo			
Inwestor: Gmina Strzegowo, pl. Wolności 32, 06-445 Strzegowo			
Adres inwestycji: Jerzy Dawidowski Rydzyn Szlachecki	Nr działki: dz. nr 160	Branża: Sanitarna	Faza: PB
Tytuł rysunku: plan zagospodarowania terenu		Skala: 1:1000	Data: 05.2009r.
Sporządził: PROJEKTANT w zakresie instalacji i sieci sanitarnych mgr inż. Krzysztof Szeligowski		Podpis: 	Nr rysunku: 95

STAROSTWO POWIATOWE w ŁAMIE
Centrum Dokumentacji Geodezyjnej i Kartograficznej

Poswiadcza się zgodność niniejszej mapy z
 oryginałem przyjętym do państwowego zasobu
 geodezyjnego i kartograficznego w dniu
 i z ewidencjonowaniem 112.00 nr 2942/2009

Niniejsza mapa nie może służyć do celów
 projektowych.

Łódź, dn. 21.05.2009


Z up. STAROSTY

Janina Włodarczyk
 kierownik Wydziału Geodezji i Kartografii
 Główny Inżynier Geodezji

MAPA
SYTUACYJNO-WYSOKOŚCIOWA

SKALA 1:11.8000
 ARK. NR 252.213.04.1
 OBREB RYDZYN, SZLACHECKI
 Gm. STRZEGOWO

MAPA NIE MOŻE SŁUŻYĆ DO CELÓW
PROJEKTOWYCH

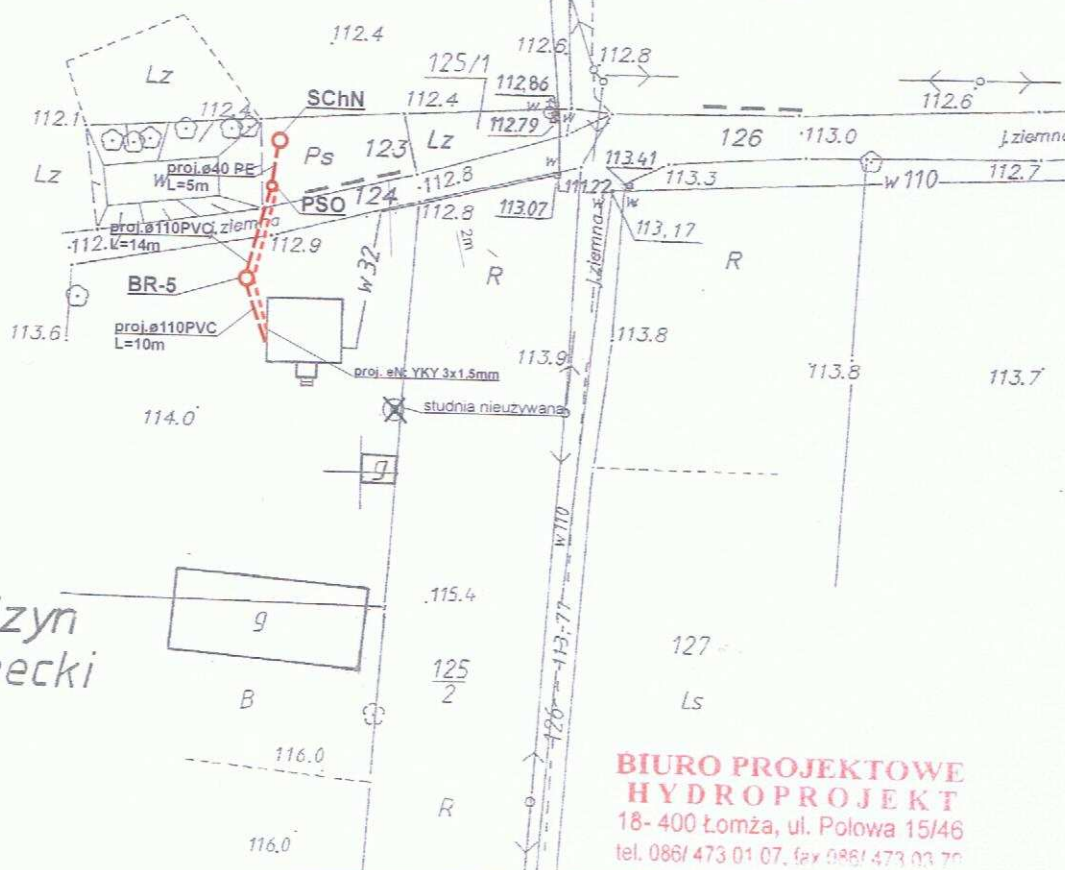

Rydzyń
Szlachecki

BIURO PROJEKTOWE
HYDROPROJEKT
 18-400 Łódź, ul. Polowa 15/46
 tel. 086/473 01 07, fax 086/473 03 70

Legenda:

- - proj. rura kanalizacyjna
- - proj. drenaż rozsączający
- - proj. kabel elektryczny YKY 3x1,5mm
- PVC - proj. kanalizacja PVC110
- BR - proj. bioreaktor
- OG - proj. osadnik gnilny
- PSS - proj. przepompownia ścieków surowych
- PSO - proj. przepompownia ścieków oczyszczonych 6.8.
- DR - proj. drenaż rozsączający
- DRN - proj. drenaż rozsączający w nasypie
- SCh - proj. studnia chłonna
- SChN - proj. studnia chłonna w nasypie
- SR - proj. studnia rewizyjna

Biuro Projektowe HYDROPROJEKT
 ul. Polowa 15/46, 18-400 Łódź

Nazwa opracowania: budowa przydomowych oczyszczalni ścieków
 w Gminie Strzegowo

Inwestor: Gmina Strzegowo, pl. Wolności 32, 06-445 Strzegowo

Adres inwestycji:
 Rzepecki Lech
 Rydzyń Szlachecki 70

Nr działki:
 dz. nr 229/2, 124, 211

Branża:
 Sanitarna

Faza:
 PB

Tytuł rysunku: plan zagospodarowania terenu

Skala: 1:1000

Data:
 05.2009r.

PROJEKTANT
 Sprzedaż instalacji i sieci sanitarnych

Podpis:

Nr rysunku:
 96

mgr inż. Krzysztof Szeliński
 Nr upr. UAN 7342-56/92

Legenda:

- - proj. rura kanalizacyjna
- - proj. drenaż rozsączający
- - proj. kabel elektryczny YKY 3x1,5mm
- PVC - proj. kanalizacja PVC110
- BR - proj. bioreaktor
- OG - proj. osadnik gnilny
- PSS - proj. przepompownia ścieków surowych
- PSO - proj. przepompownia ścieków oczyszczonych
- DR - proj. drenaż rozsączający
- DRN - proj. drenaż rozsączający w nasypie
- SCh - proj. studnia chłonna
- SChN - proj. studnia chłonna w nasypie
- SR - proj. studnia rewizyjna

Biuro Projektowe HYDROPROJEKT
ul. Polowa 15/46, 18-400 Łomża

Nazwa opracowania: budowa przydomowych oczyszczalni ścieków
w Gminie Strzegowo

Inwestor: Gmina Strzegowo, pl. Wolności 32, 06-445 Strzegowo

Adres inwestycji:
Sztymor Grzegorz
Rydzyń Szlachecki 75

Nr działki:
dz. nr 57

Branża:
Sanitarna

Faza:
PB

Tytuł rysunku: plan zagospodarowania terenu


Skala: 1:1000

Data:
05.2009r.

PROJEKTANT
Sporządzenie instalacji i sieci sanitarnych
mgr inż. Krzysztof Szeligowski
Nr udz. UAN 7342-56792

Podpis:

Nr rysunku:
97

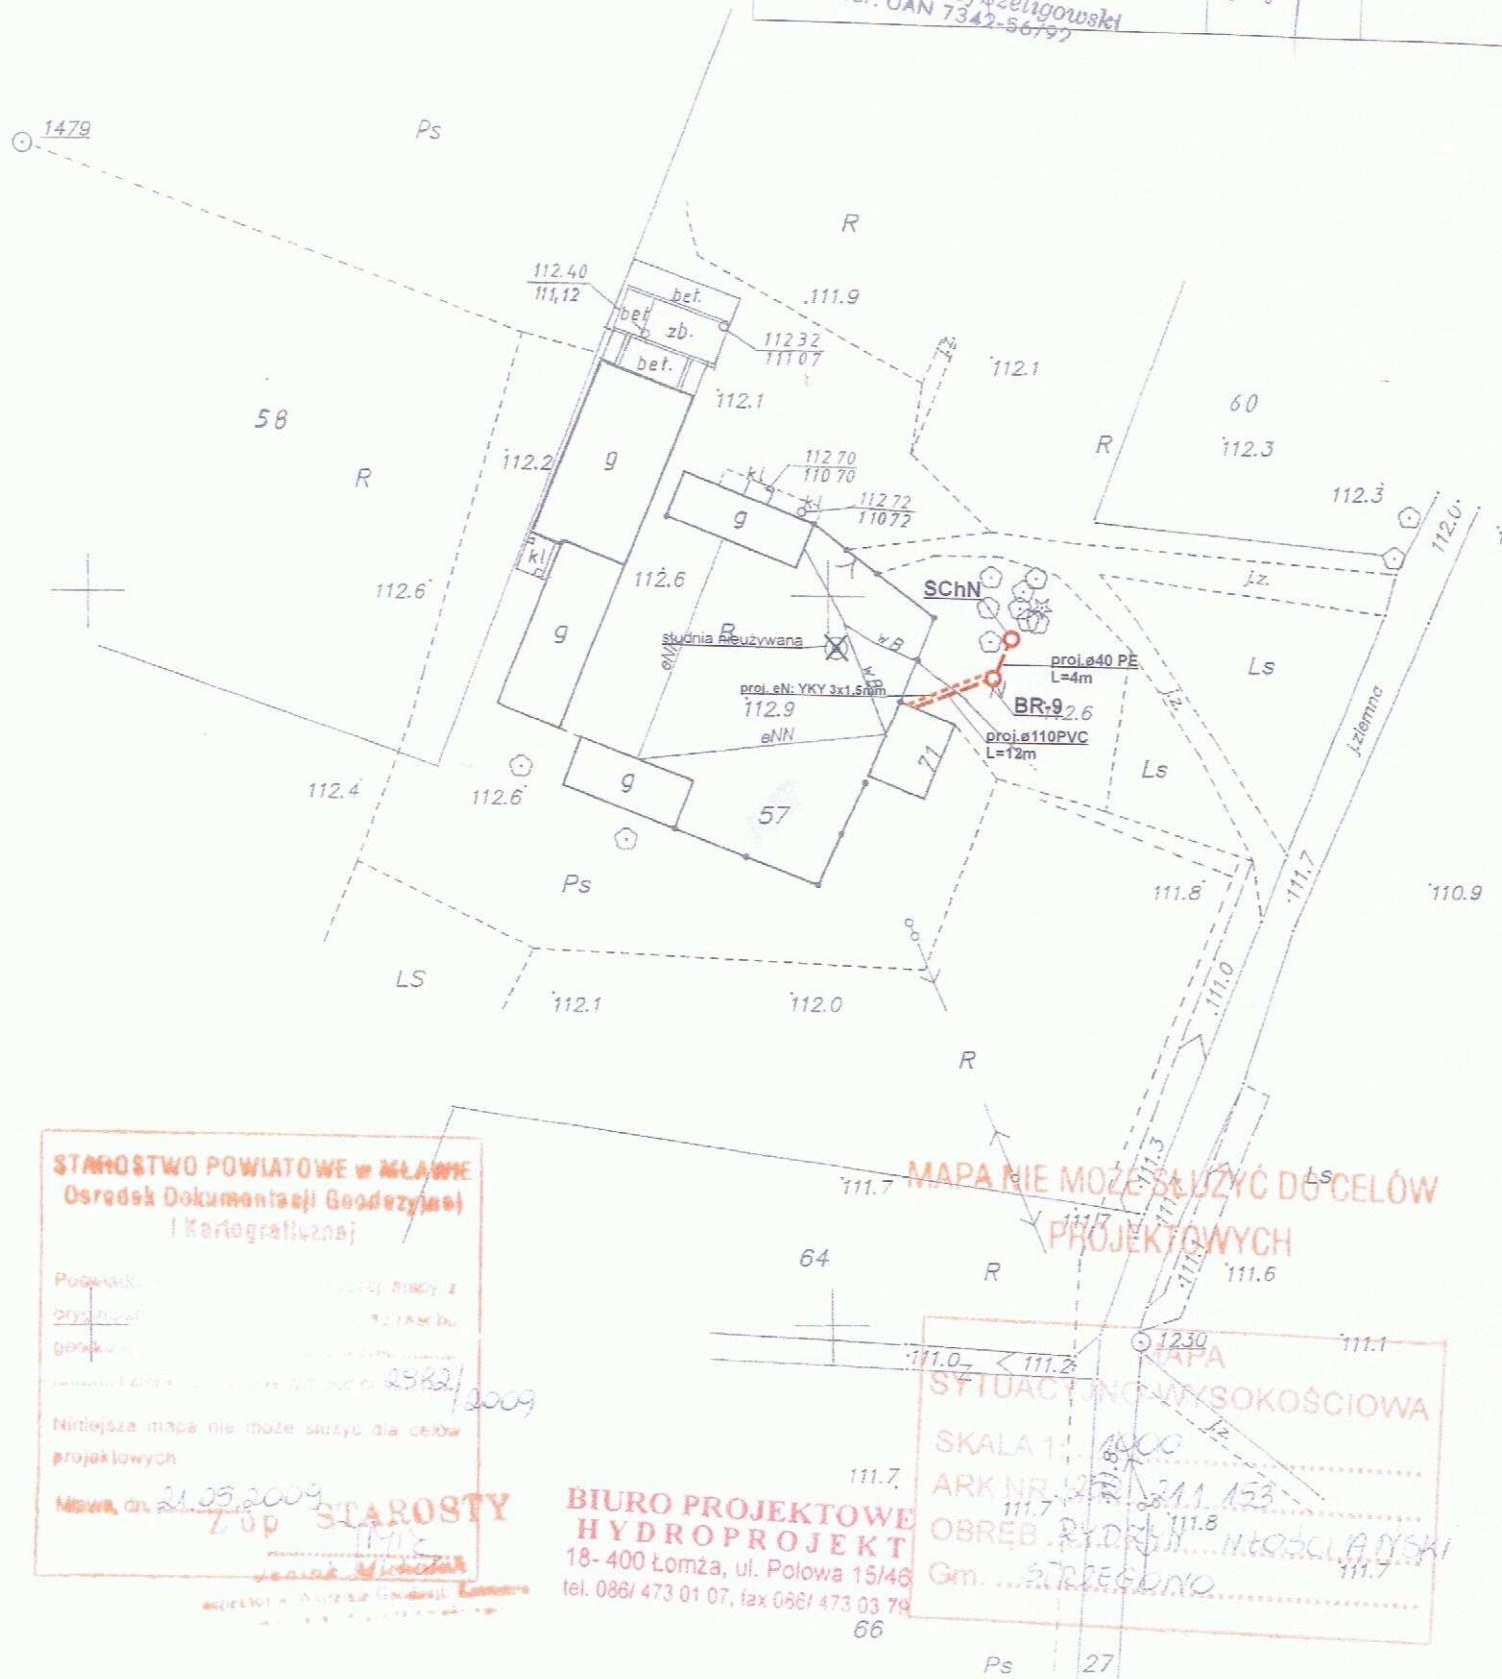

STAROSTWO POWIATOWE w ŁOMŻE
Ośrodek Dokumentacji Geodezyjnej i Kartograficznej

Podana jest...
Hiniejsza mapa nie może służyć do celów projektowych

Miasta, dn. 21.05.2009
STAROSTA

BIURO PROJEKTOWE HYDROPROJEKT
18-400 Łomża, ul. Polowa 15/46
tel. 086/ 473 01 07, fax 086/ 473 03 79

MAPA NIE MOŻE SŁUżyć DO CELÓW PROJEKTOWYCH

MAPA SYTUACyjNO-WYSOKOŚCIOWA
SKALA 1:1000
ARK NR 211.153
OBREB RYDZYŃ SZLACHECKI
Gm. STRZEGOWO

MAPA

SYTUACYJNO-WYSOKOŚCIOWA

SKALA 1: 1000

ARK. NR. 258.811/153.258.811

OBREB. RYDZYN WŁOŚCIANSKI


Gm. STRZEGOWO

STAROSTWO POWIATOWE w ŁAWARZE
Ośrodek Dokumentacji Geodezyjnej
(Kartograficznej)

Podawane w tym projekcie wysokości mierzone z
oryginału, który jest w posiadaniu Zarządu
Geodezji Powiatu w Rydzynie, w dniu 29.08.2009

Niniejsza mapa nie może służyć do celów
projektowych.

29.08.2009

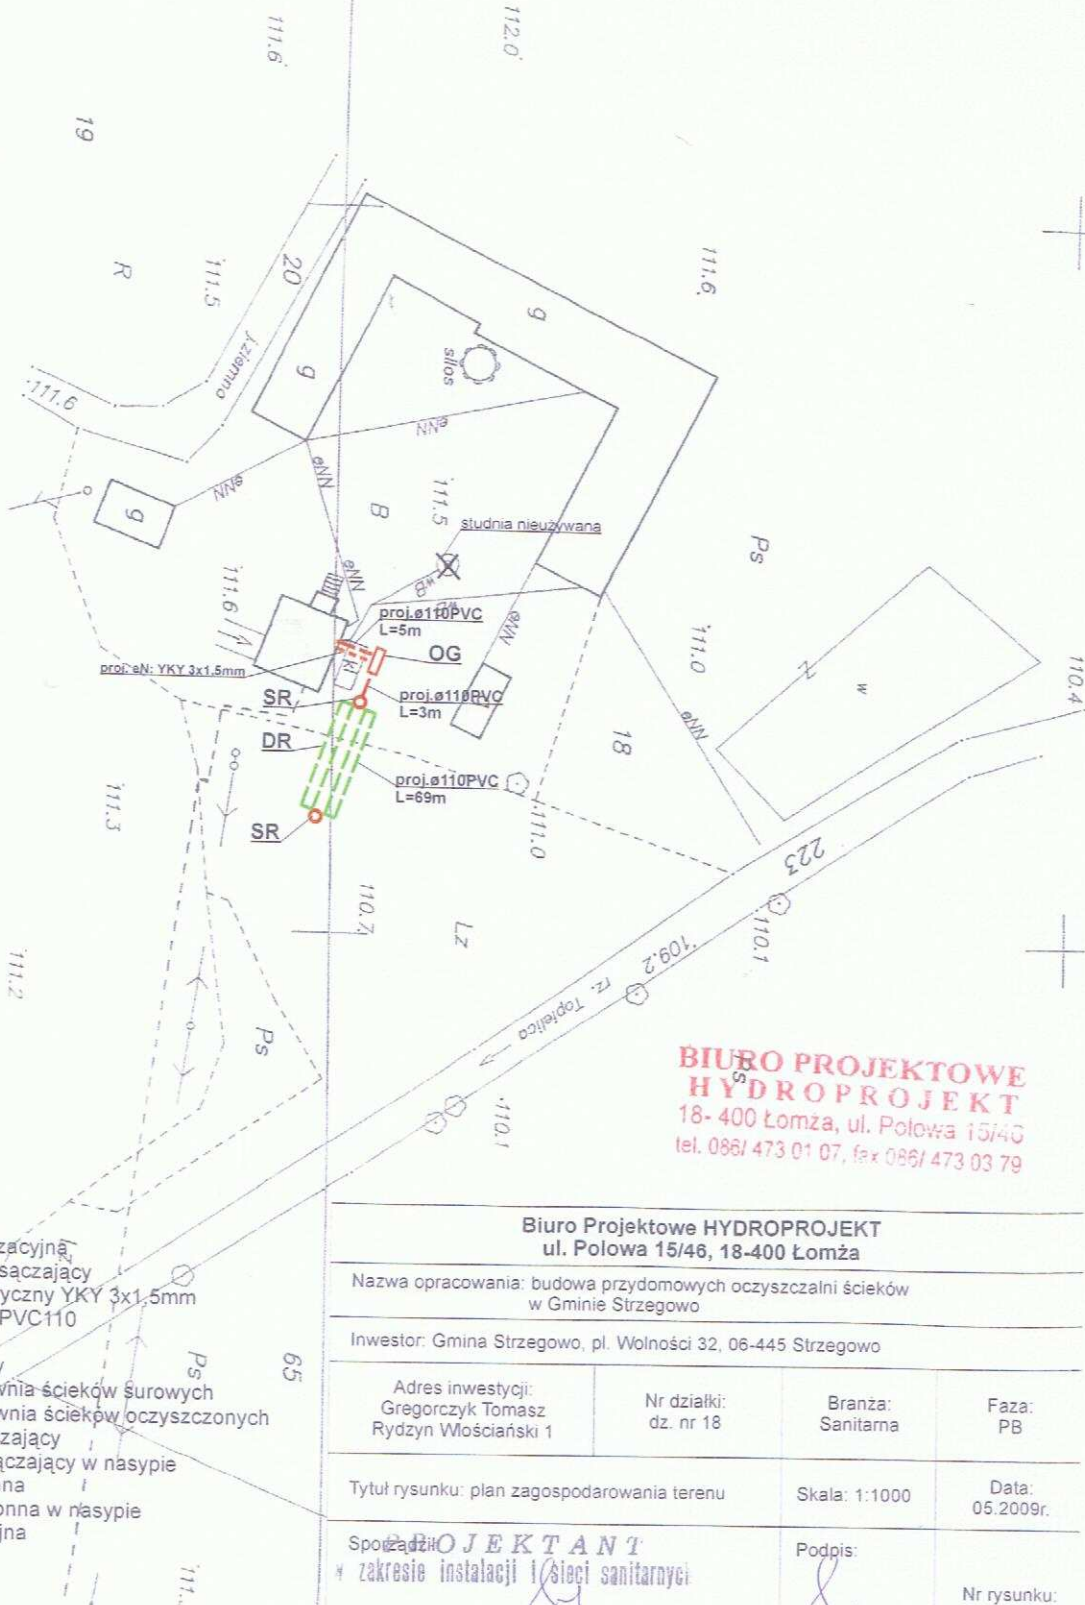

Legenda:

- proj. rura kanalizacyjna
- proj. drenaż rozsączający
- proj. kabel elektryczny YKY 3x1,5mm
- PVC - proj. kanalizacja PVC110
- BR - proj. bioreaktor
- OG - proj. osadnik gnilny
- PSS - proj. przepompownia ścieków surowych
- PSO - proj. przepompownia ścieków oczyszczonych
- DR - proj. drenaż rozsączający
- DRN - proj. drenaż rozsączający w nasypie
- SCH - proj. studnia chłonna
- SCHN - proj. studnia chłonna w nasypie
- SR - proj. studnia rewizyjna

**BIURO PROJEKTOWE
HYDROPROJEKT**
18-400 Łomża, ul. Polowa 15/46
tel. 086/ 473 01 07, fax 086/ 473 03 79

Biuro Projektowe HYDROPROJEKT
ul. Polowa 15/46, 18-400 Łomża

Nazwa opracowania: budowa przydomowych oczyszczalni ścieków
w Gminie Strzegowo

Investor: Gmina Strzegowo, pl. Wolności 32, 06-445 Strzegowo

Adres inwestycji:
Gregorczyk Tomasz
Rydzyń Włościański 1

Nr działki:
dz. nr 18

Branża:
Sanitarna

Faza:
PB

Tytuł rysunku: plan zagospodarowania terenu

Skala: 1:1000


Data:
05.2009r.

Projektant
w zakresie instalacji i sieci sanitarnych

Podpis:

Nr rysunku:
98

mgr inż. Krzysztof Szeligowski

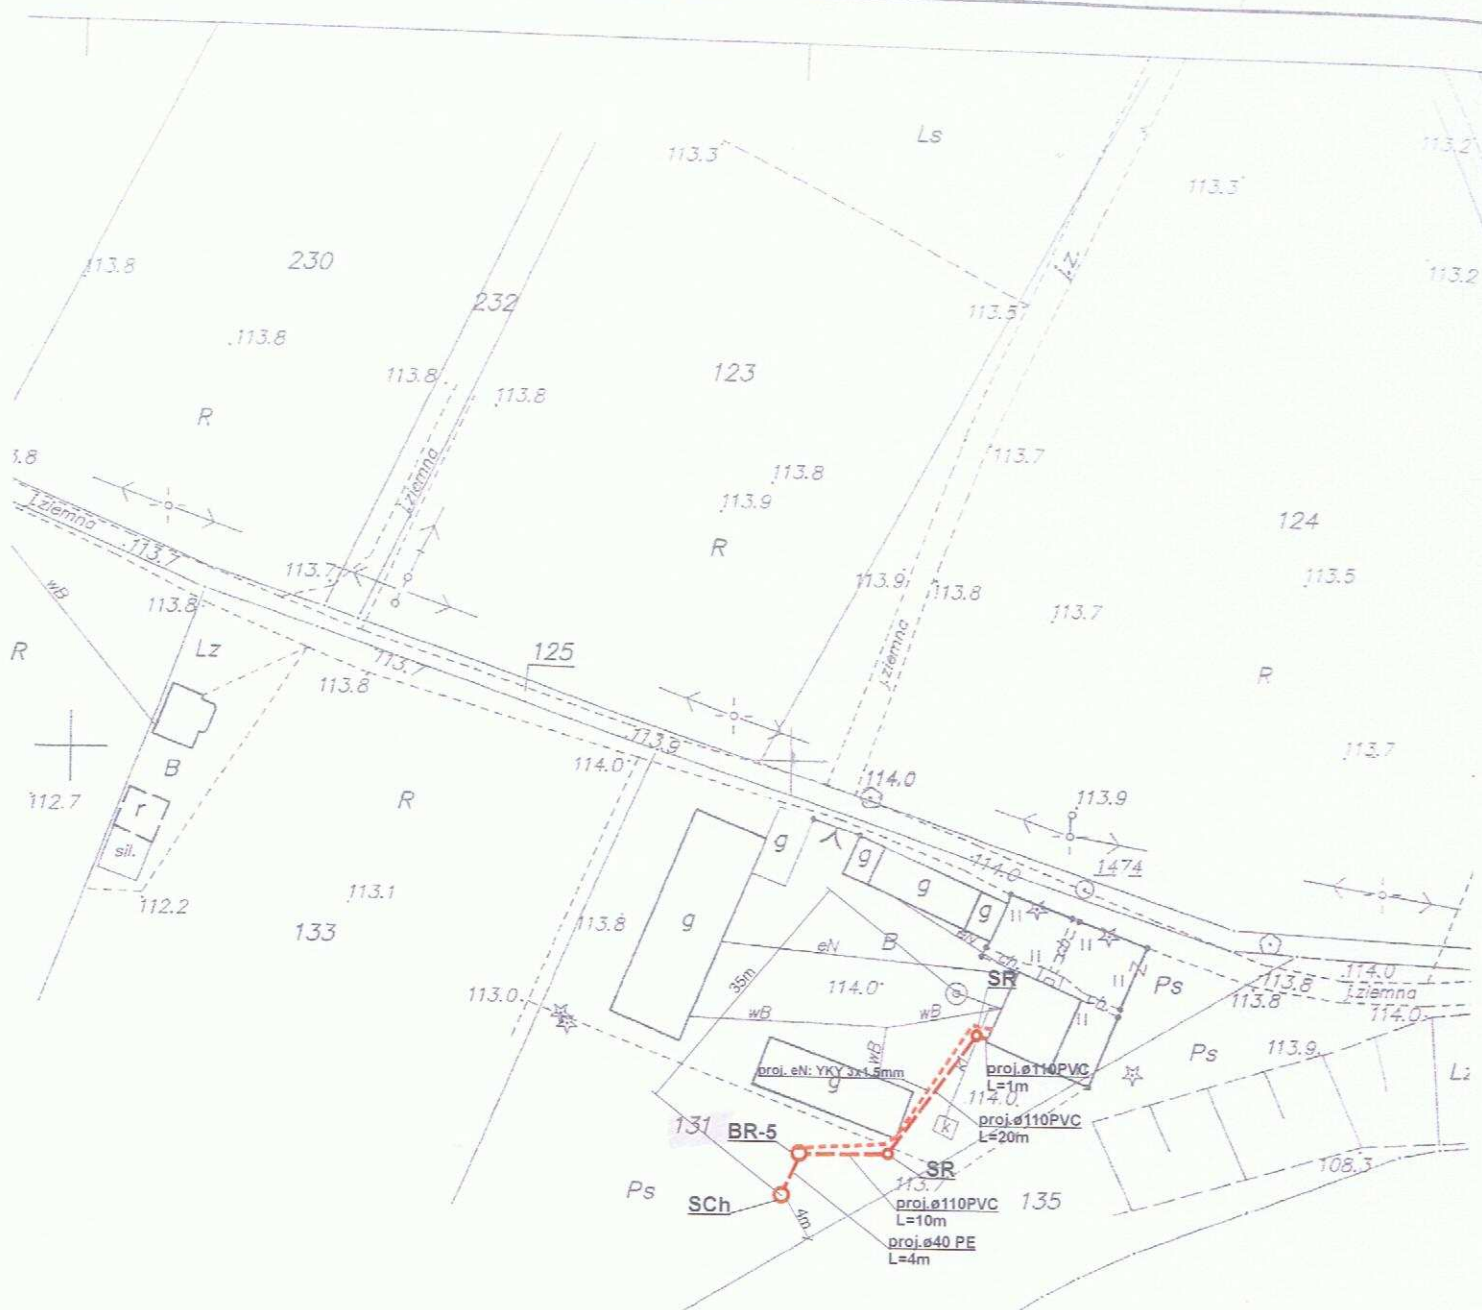

STAROSTWO POWIATOWE w ŁOMŻY
Ośrodek Dokumentacji Geodezyjnej
i Kartograficznej

Podpis: [Signature]
oryginalny...
geodezyjny...
29.08.2009
Niniejsza mapa nie może służyć dla celów projektowych.

BIURO PROJEKTOWE
HYDROPROJEKT
18-400 Łomża, ul. Połowa 15/46
tel. 086 473 01 07, fax 086 473 03 79
PROJEKTOWYCH

MAPA
SYTUACYJNO-WYSOKOŚCIOWA
SKALA 1: 1000

Legenda:

- - - - - proj. rura kanalizacyjna
- - - - - proj. drenaż rozsączający
- - - - - proj. kabel elektryczny YKY 3x1,5mm
- PVC - proj. kanalizacja PVC110
- BR - proj. bioreaktor
- OG - proj. osadnik gnilny
- PSS - proj. przepompownia ścieków surowych
- PSO - proj. przepompownia ścieków oczyszczonych
- DR - proj. drenaż rozsączający
- DRN - proj. drenaż rozsączający w nasypie
- SCh - proj. studnia chłonna
- SChN - proj. studnia chłonna w nasypie
- SR - proj. studnia rewizyjna

Biuro Projektowe HYDROPROJEKT
ul. Połowa 15/46, 18-400 Łomża

Nazwa opracowania: budowa przydomowych oczyszczalni ścieków
w Gminie Strzegowo

Inwestor: Gmina Strzegowo, pl. Wolności 32, 06-445 Strzegowo

Adres inwestycji:
Cieśliński Józef
Rydzyń Włościański 9

Nr działki:
dz. nr 131

Branża:
Sanitarna

Faza:
PB

Tytuł rysunku: plan zagospodarowania terenu

Skala: 1:1000

Data:
05.2009r.

PROJEKTANT
Sporządził:
Zaprojektował instalację i sieć sanitarnych

Podpis:

Nr rysunku:
100

mgr inż. Krzysztof Szeligowski
Nr ur. UAN 7342-56/92



HYDROPROJEKT

Biuro Projektowe

18-400 Łomża, ul. Polowa 15/46, tel. 086 473 01 07, fax: 086 473 03 79
e-mail: hydroprojekt@gmail.com

ZAŁĄCZNIKI GRAFICZNE - PROJEKTY ZAGOSPODAROWANIA TERENU

dla

PROJEKTU BUDOWLANEGO:

**Budowa przydomowych oczyszczalni ścieków na terenie
gminy Strzegowo
o wydajności poniżej 5 m³ na dobę**

TOM 3

INWESTOR:

Gmina Strzegowo
Pl. Wolności 32
06-445 Strzegowo

JEDNOSTKA PROJEKTOWA:

BIURO PROJEKTOWE
HYDROPROJEKT
18-400 ŁOMŻA
UL. Polowa 15/46
hydroprojekt@gmail.com
www.oczyszczalnie.org

ZAŁĄCZNIK DO ZGŁOSZENIA
ROBÓT BUDOWLANÝCH

Nr: 7352/5-29/09 z dnia 22.06.2009

podpis *Kuczyński*

Organ nie wnosi sprzeciwu

Mława, dnia 25.06.09, podpis *Kuczyński*

STAROSTWO POWIATOWE:

Wydział Infrastruktury

06-500 Mława, ul. Reymonta 6

tel. (0-23) 655 29-13 654-33

PROJEKTANT			
Branża	Imię i Nazwisko	Nr uprawnień	Podpis
Sanitarna	mgr inż. Krzysztof Szeligowski <i>Sel</i>	UAN.7342-56/92	mgr inż. Krzysztof Szeligowski Nr upr. UAN 7342-56/92 <i>Kuczyński</i>

BIURO PROJEKTOWE
HYDROPROJEKT
18-400 Łomża, ul. Polowa 15/46
tel. 086/ 473 01 07, fax 086/ 473 03 79

Legenda:

- proj. rura kanalizacyjna
- proj. drenaż rozsączający
- proj. kabel elektryczny YKY 3x1,5mm
- PVC - proj. kanalizacja PVC110
- BR - proj. bioreaktor
- OG - proj. osadnik gnilny
- PSS - proj. przepompownia ścieków surowych
- PSO - proj. przepompownia ścieków oczyszczonych
- DR - proj. drenaż rozsączający
- DRN - proj. drenaż rozsączający w nasypie
- SCh - proj. studnia chłonna
- SChN - proj. studnia chłonna w nasypie
- SR - proj. studnia rewizyjna

Biuro Projektowe HYDROPROJEKT
ul. Polowa 15/46, 18-400 Łomża

Nazwa opracowania: budowa przydomowych oczyszczalni ścieków
w Gminie Strzegowo

Inwestor: Gmina Strzegowo, pl. Wolności 32, 06-445 Strzegowo

Adres inwestycji:
Wernicka Teresa
Śmiełne 22

Nr działki:
dz. nr 137

Branża:
Sanitarna

Faza:
PB

Tytuł rysunku: plan zagospodarowania terenu

Skala: 1:1000


Data:
05.2009r.

PROJEKTANT
Sporządził:
zakresie instalacji i sieci sanitarnych

Podpis:

Nr rysunku:
101

mgr inż. Krzysztof Szeligowski
Nr upr. UAN 7342-66/92

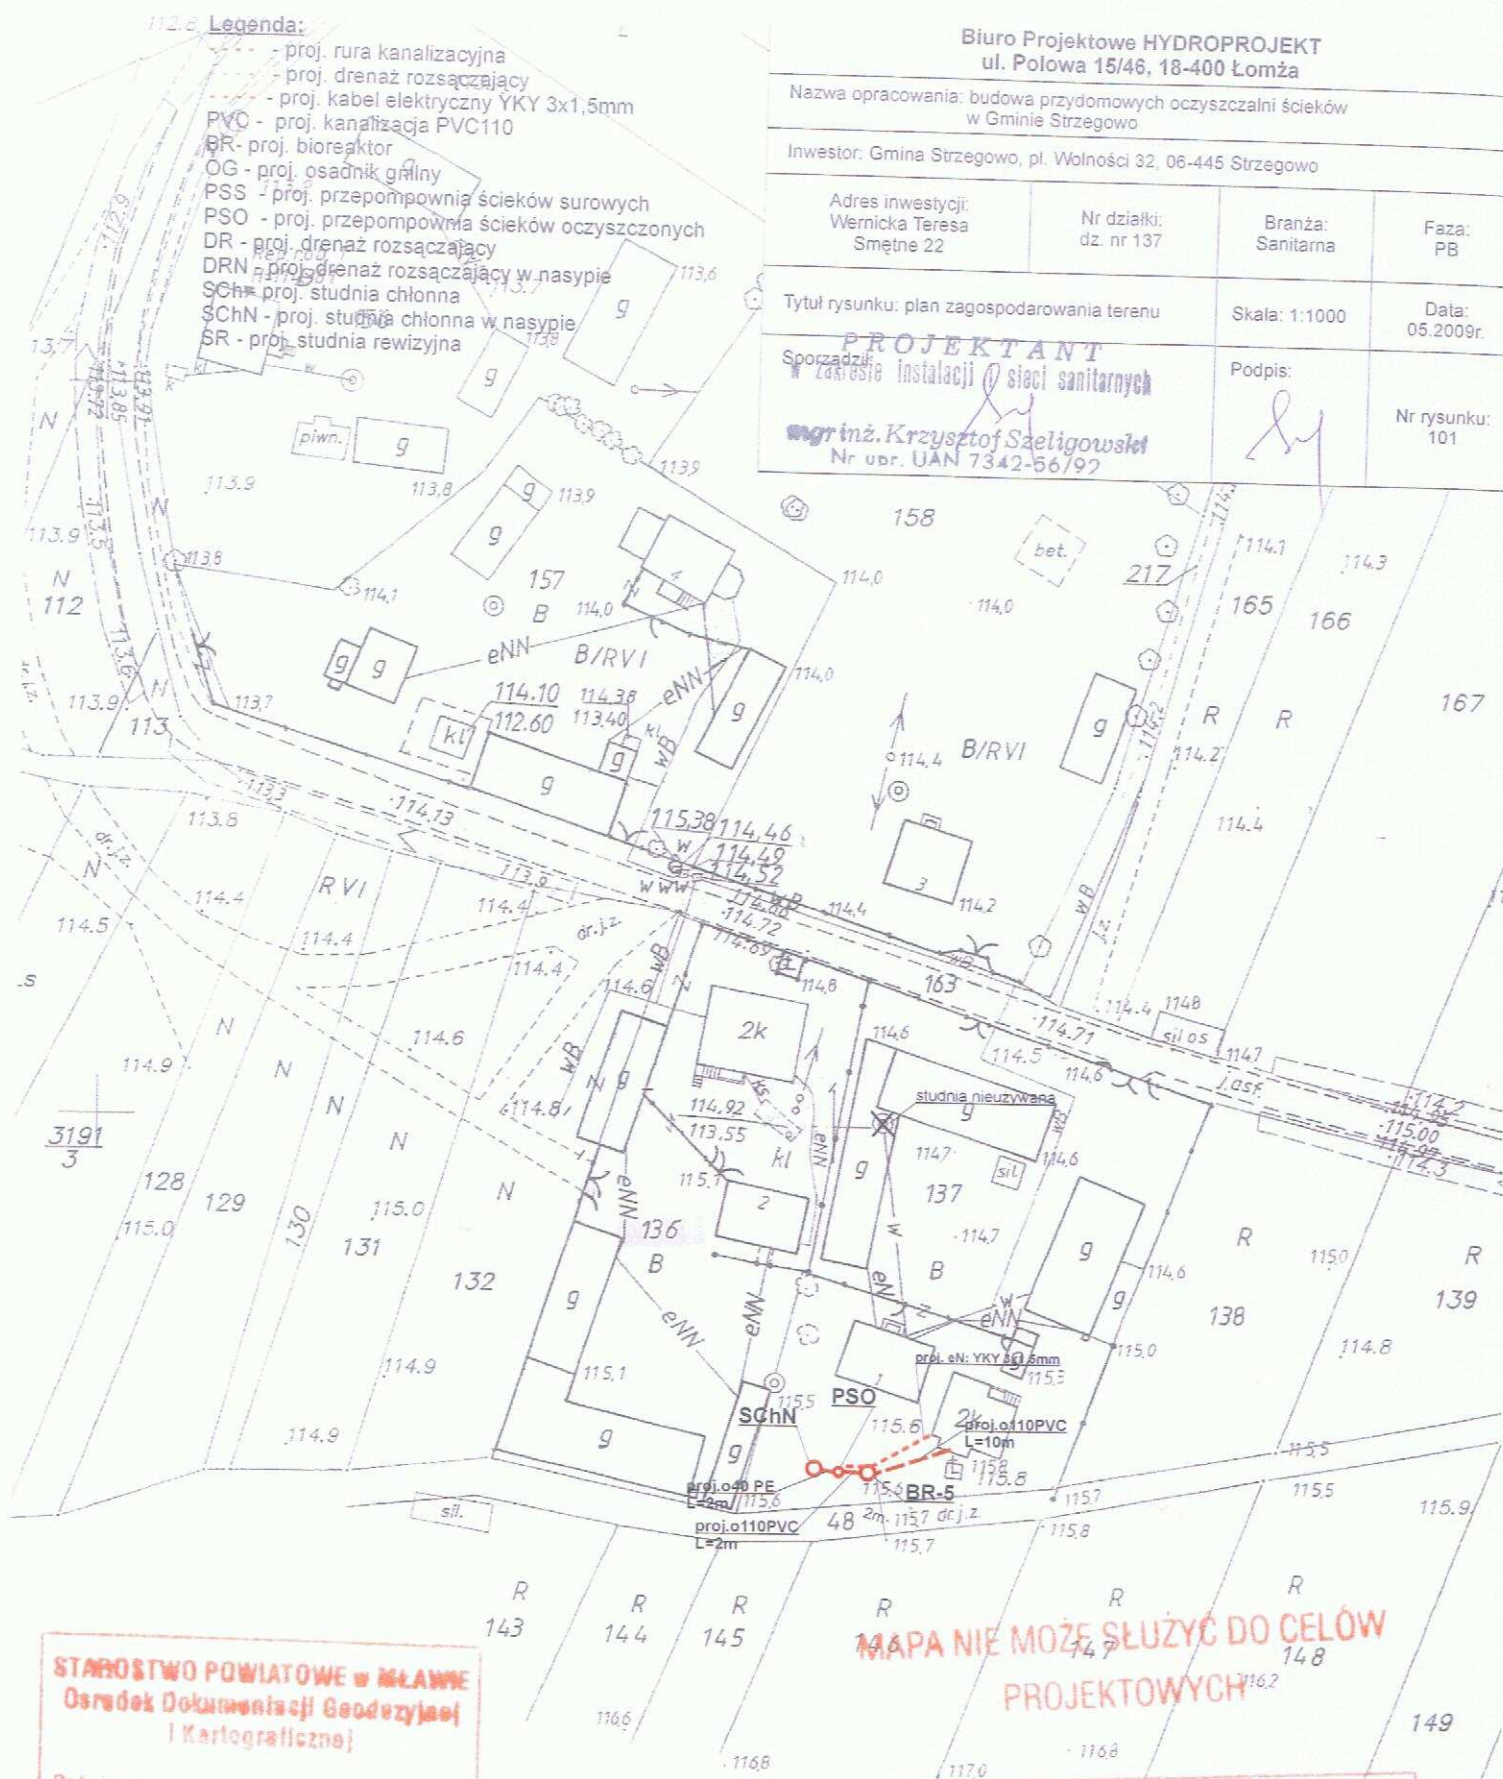

STAROSTWO POWIATOWE w ŁAWNIE
Ośrodek Dokumentacji Geodezyjnej
i Kartograficznej

Podpisano: ...
oryginał ...
geodezyjny ...
i zaświadczam o poprawności pod nr ...

Niniejsza mapa nie może służyć do celów
projektowych.

Łomża, dn. 21.05.2009

STAROSTA

BIURO PROJEKTOWE
HYDROPROJEKT

18-400 Łomża, ul. Polowa 15/46
tel. 0861 473 01 07, fax 0861 473 03 79

MAPA NIE MOŻE SŁUŻYĆ DO CELÓW
PROJEKTOWYCH

MAPA
SYTUACYJNO-WYSOKOŚCIOWA

SKALA 1: 1000

ARK NR 252 212 194

OBRĘB ... KONTRENER

Gm. ... STRZEGONÓ

Legenda:

- proj. rura kanalizacyjna
- proj. drenaż rozsączający
- proj. kabel elektryczny YKY 3x1,5mm
- PVC - proj. kanalizacja PVC110
- BR - proj. bioreaktor
- OG - proj. osadnik gnilny
- PSS - proj. przepompownia ścieków surowych
- PSO - proj. przepompownia ścieków oczyszczonych
- DR - proj. drenaż rozsączający
- DRN - proj. drenaż rozsączający w nasypie
- SChN - proj. studnia chłonna
- SChN - proj. studnia chłonna w nasypie
- SR - proj. studnia rewizyjna

Biuro Projektowe HYDROPROJEKT
ul. Polowa 15/46, 18-400 Łomża

Nazwa opracowania: budowa przydomowych oczyszczalni ścieków w Gminie Strzegowo


Inwestor: Gmina Strzegowo, pl. Wolności 32, 06-445 Strzegowo

Adres inwestycji: Rogowski Grzegorz Śmętne 23	Nr działki: dz. nr 136	Branża: Sanitarna	Faza: PB
---	---------------------------	----------------------	-------------

Tytuł rysunku: plan zagospodarowania terenu	Skala: 1:1000	Data: 05.2009r.
---	---------------	--------------------

Sporządził: PROJEKTANT zakresie instalacji sieci sanitarnych <i>mgr inż. Krzysztof Szetkowski</i>	Podpis:	Nr rysunku: 102
---	---------	--------------------

Nr uo. UAN 7342-56/92
158

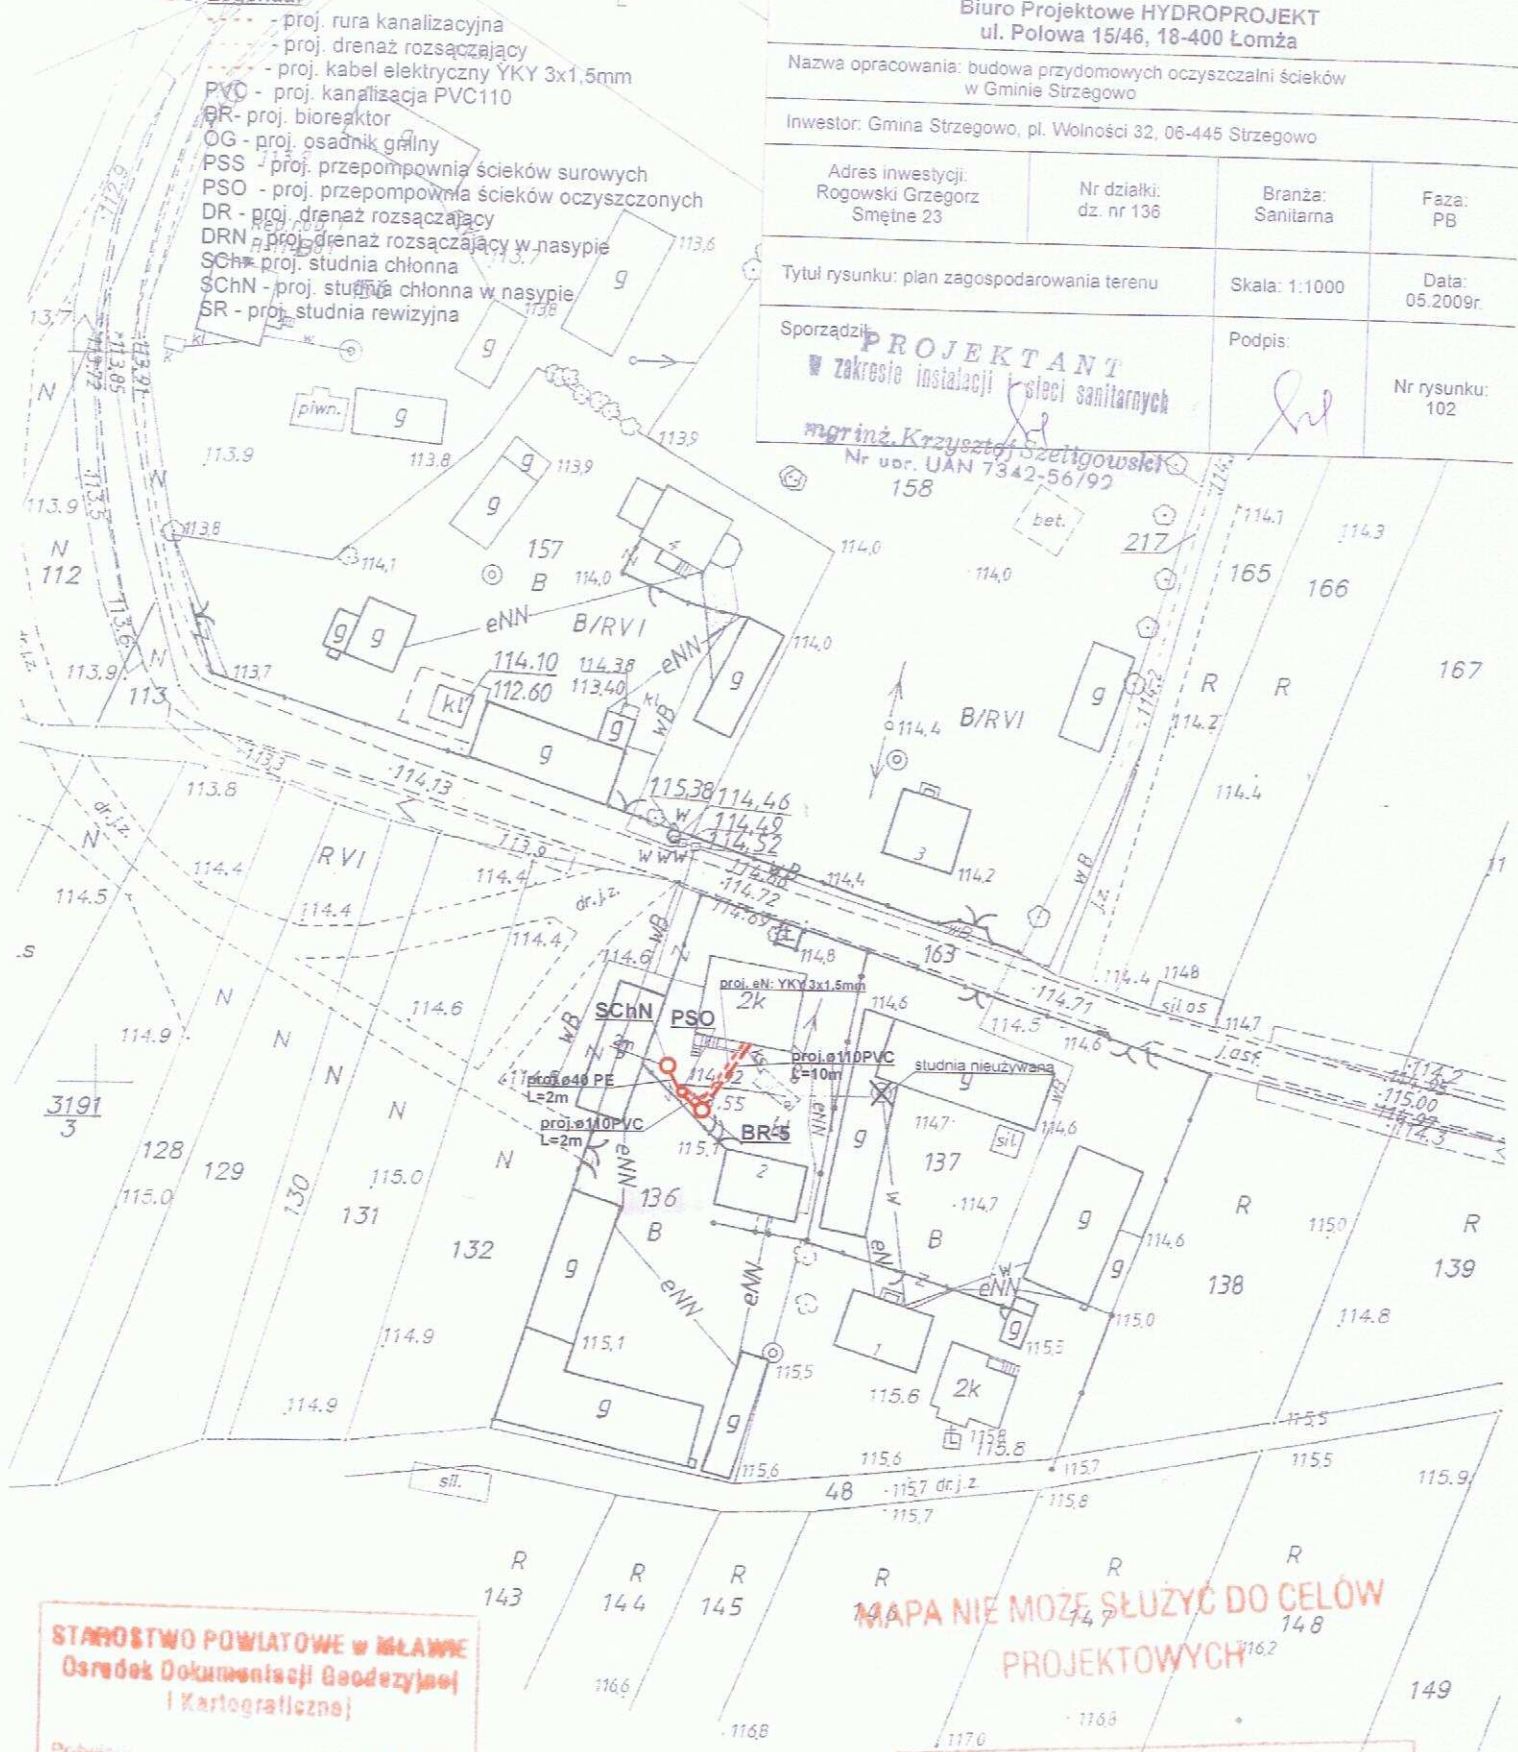

STAROSTWO POWIATOWE w ŁOMŻY
Ośrodek Dokumentacji Geodezyjnej i Kartograficznej

Pobrano z...
oryginał...
geodezyjny...
i zrewidowany...
29.8.2009

Niniejsza mapa nie może służyć do celów projektowych.

Łomża, dn. 21.05.2009r. **STAROSTA**

BIURO PROJEKTOWE HYDROPROJEKT
18-400 Łomża, ul. Polowa 15/46
tel. 0861 473 01 07, fax 0861 473 03 79

MAPA NIE MOŻE SŁUŻYĆ DO CEŁÓW PROJEKTOWYCH

MAPA SYTUACYJNO-WYSOKOŚCIOWA
SKALA 1: 1000
ARK NR 252 242 194
OBREB KONTREKURS
Gm. STRZEGOMÓ

Legenda:

- proj. rura kanalizacyjna
- proj. drenaż rozsączający
- proj. kabel elektryczny YKY 3x1.5mm
- proj. kanalizacja PVC110
- BR - proj. bioreaktor
- OG - proj. osadnik gnilny
- PSS - proj. przepompownia ścieków surowych
- PSO - proj. przepompownia ścieków oczyszczonych
- DR - proj. drenaż rozsączający
- DRN - proj. drenaż rozsączający w nasypie
- SCh - proj. studnia chłonna
- SChN - proj. studnia chłonna w nasypie
- SR - proj. studnia rewizyjna

Biuro Projektowe HYDROPROJEKT
ul. Polowa 15/46, 18-400 Łomża

Nazwa opracowania: budowa przydomowych oczyszczalni ścieków
w Gminie Strzegowo

Investor: Gmina Strzegowo, pl. Wolności 32, 08-445 Strzegowo

Adres inwestycji:
Kowalski Szczepan
Stara Maryska 4

Nr działki:
dz. nr 162/2

Branża:
Sanitarna

Faza:
PB

Tytuł rysunku: plan zagospodarowania terenu

Skala: 1:1000

Data:
05.2009r.

Sporządził:

Podpis:


Nr rysunku:
105

mgr inż. Krzysztof Szeliński
Nr ust. UAN 7342-56/92



**BIURO PROJEKTOWE
HYDROPROJEKT**
18-400 Łomża, ul. Polowa 15/46
tel. 086/ 473 01 07, fax 086/ 473 03 79

STAROSTWO POWIATOWE
Wydział Infrastruktury
06-500 Mława, ul. Reymonta 6
tel (0-23) 655-29-13, 654-33-1

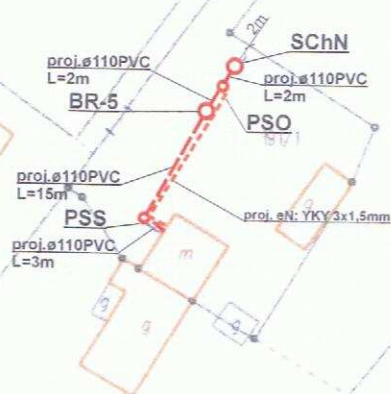

Legenda:

- - proj. rura kanalizacyjna
- - proj. drenaż rozsączający
- - proj. kabel elektryczny YKY 3x1,5mm
- PVC - proj. kanalizacja PVC110
- BR - proj. bioreaktor
- OG - proj. osadnik gnilny
- PSS - proj. przepompownia ścieków surowych
- PSO - proj. przepompownia ścieków oczyszczonych
- DR - proj. drenaż rozsączający
- DRN - proj. drenaż rozsączający w nasypie
- Sch - proj. studnia chłonna
- SchN - proj. studnia chłonna w nasypie
- SR - proj. studnia rewizyjna

PROJEKTANT
w zakresie budownictwa i obiektów inżynierskich

mgr inż. Krzysztof Szeligowski
Nr dec. UAN 7342-50/92


Biuro Projektowe HYDROPROJEKT
ul. Polowa 15/46, 18-400 Łomża

Nazwa opracowania: budowa przydomowych oczyszczalni ścieków
w Gminie Strzegowo

Inwestor: Gmina Strzegowo, pl. Wolności 32, 06-445 Strzegowo

Adres inwestycji: Burdalska Iwona Strzegowo, ul. Mickiewicza 39B	Nr działki: dz. nr 191	Branża: Sanitarna	Faza: PB
Tytuł rysunku: plan zagospodarowania terenu		Skala: 1:1000	Data: 05.2009r.
Sporządził: mgr inż. Krzysztof Szeligowski		Podpis:	Nr rysunku: 106

SZKIC SYTUACYJNY

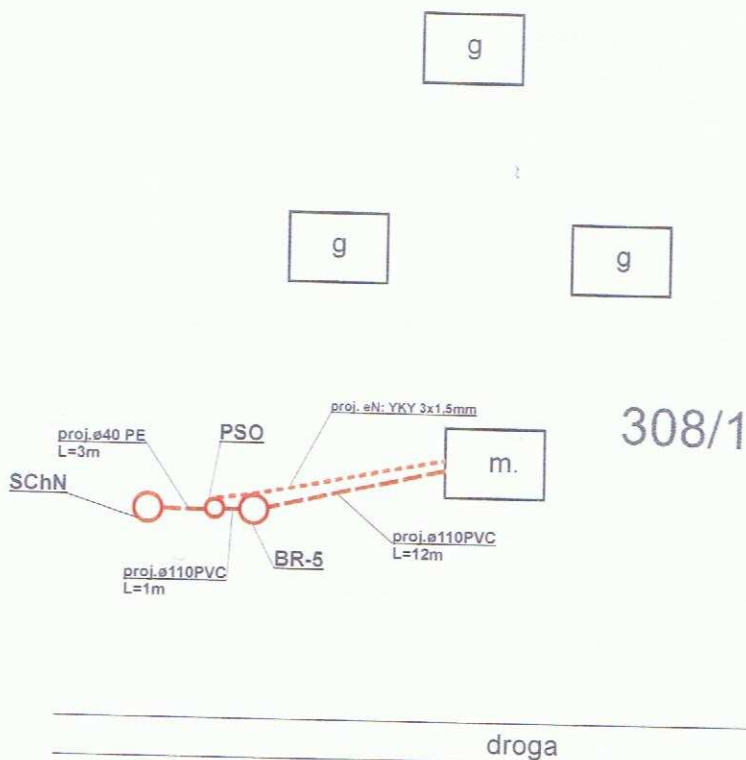


**BIURO PROJEKTOWE
HYDROPROJEKT**
18-400 Łomża, ul. Polowa 15/46
tel. 086/ 473 01 07, fax 086/ 473 03 79

Legenda:

- - proj. rura kanalizacyjna
- - proj. drenaż rozsączający
- - proj. kabel elektryczny YKY 3x1,5mm
- PVC - proj. kanalizacja PVC110
- BR - proj. bioreaktor
- OG - proj. osadnik gnilny
- PSS - proj. przepompownia ścieków surowych
- PSO - proj. przepompownia ścieków oczyszczonych
- DR - proj. drenaż rozsączający
- DRN - proj. drenaż rozsączający w nasypie
- SCh - proj. studnia chłonna
- SChN - proj. studnia chłonna w nasypie
- SR - proj. studnia rewizyjna

Biuro Projektowe HYDROPROJEKT ul. Polowa 15/46, 18-400 Łomża			
Nazwa opracowania: budowa przydomowych oczyszczalni ścieków w Gminie Strzegowo			
Inwestor: Gmina Strzegowo, pl. Wolności 32, 06-445 Strzegowo			
Adres inwestycji: Gawliński Jacek Strzegowo, ul. Kościelna 2	Nr działki: dz. nr 308/1	Branża: Sanitarna	Faza: PB
Tytuł rysunku: plan zagospodarowania terenu		Skala: 1:1000	Data: 05.2009r.
Sporządził: <i>[Signature]</i> mgr inż. Krzysztof Szeligowski Nr upr. UAN 7342-56/92		Podpis: <i>[Signature]</i>	Nr rysunku: 107

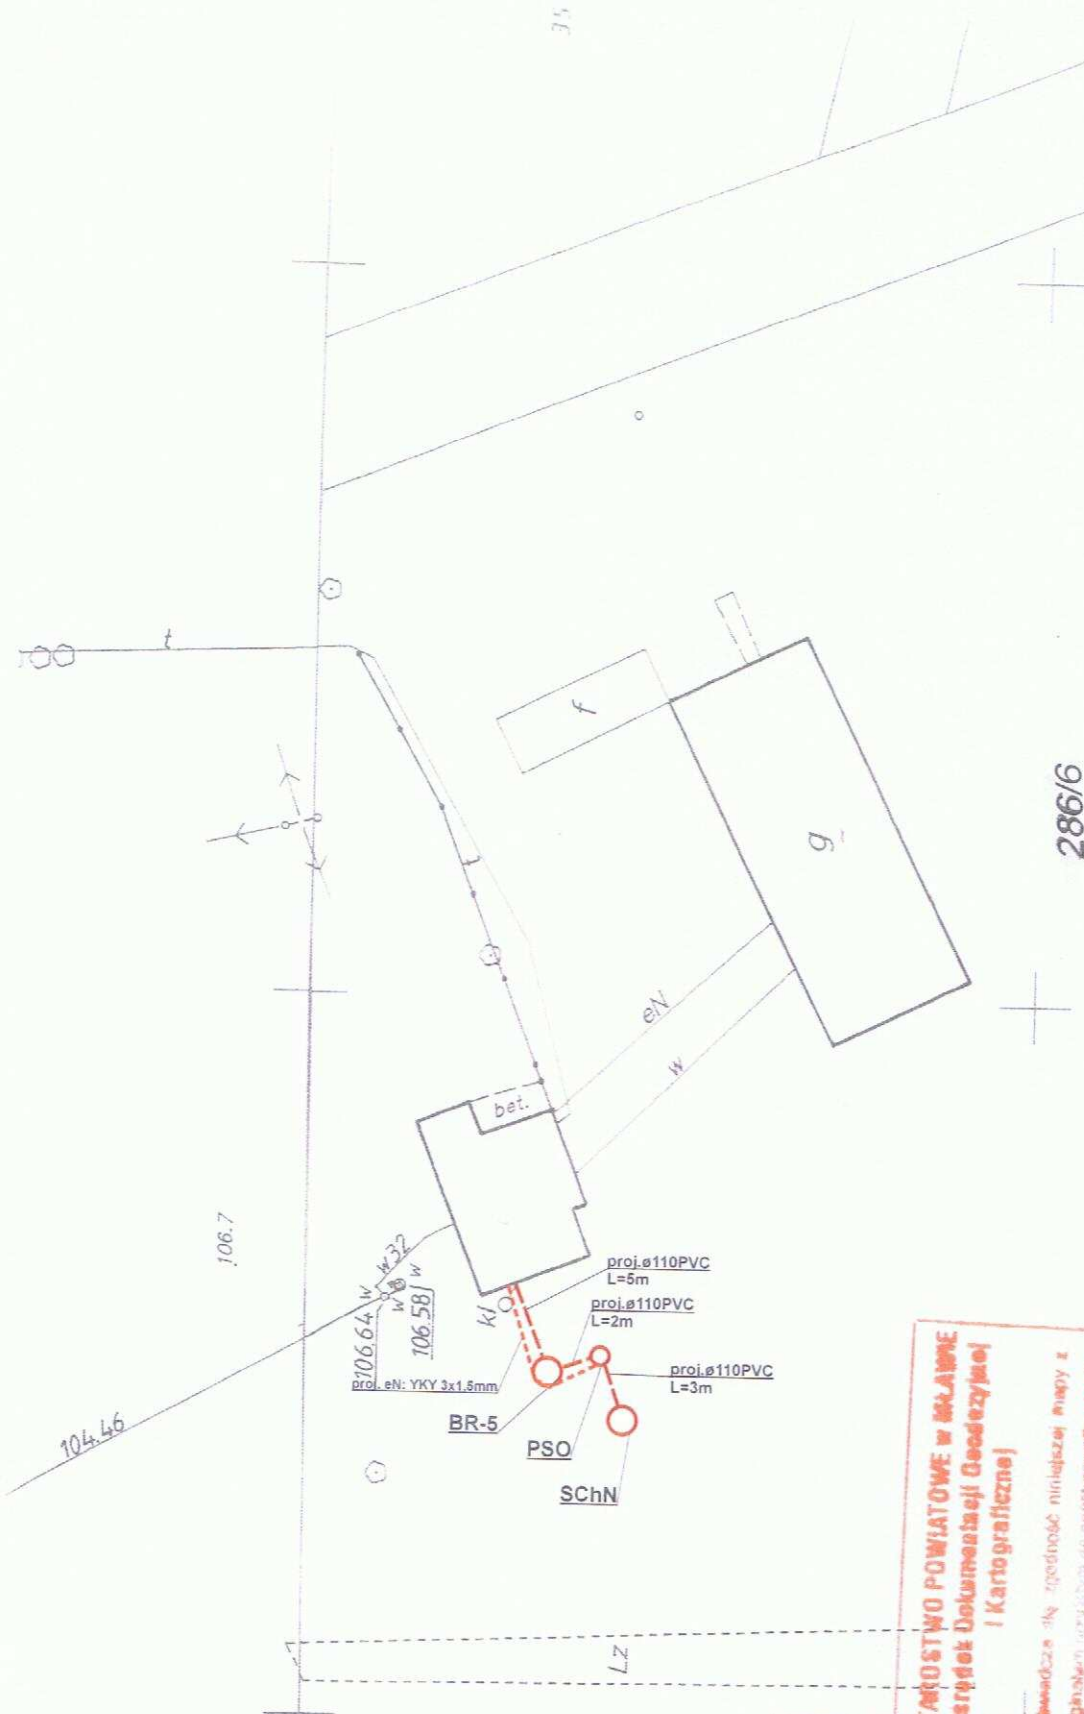

Legenda:

- - proj. rura kanalizacyjna
- - proj. drenaż rozsączający
- - proj. kabel elektryczny YKY 3x1,5mm
- PVC - proj. kanalizacja PVC110
- BR - proj. bioreaktor
- OG - proj. osadnik gnilny
- PSS - proj. przepompownia ścieków surowych
- PSO - proj. przepompownia ścieków oczyszczonych
- DR - proj. drenaż rozsączający
- DRN - proj. drenaż rozsączający w nasypie
- Sch - proj. studnia chłonna
- SchN - proj. studnia chłonna w nasypie
- SR - proj. studnia rewizyjna

**BIURO PROJEKTOWE
HYDROPROJEKT**
18-400 Łomża, ul. Polowa 15/46
tel. 086/ 473 01 07, fax 086/ 473 03 79

**STAROSTWO POWIATOWE w MAŁEJ
Strzyżewie Dokumentacji Geodezyjnej
i Kartograficznej**

Geodezja dla zgodności niniejszej mapy z
ogólnym rozporządzeniem o podstawowym zasobie
danych (w tym: kartograficznych w druku
i zapisach elektronicznych) podlegających
publikacji w urzędzie gminy.

Mapa nie może służyć do celów
faktowych.


Właśc. dr. ... **Zup STAROSTY**

[Signature]

[Stamp: Urząd Gminy Strzegowo]

Biuro Projektowe HYDROPROJEKT ul. Polowa 15/46, 18-400 Łomża			
Nazwa opracowania: budowa przydomowych oczyszczalni ścieków w Gminie Strzegowo			
Inwestor: Gmina Strzegowo, pl. Wolności 32, 06-445 Strzegowo			
Adres inwestycji: Kałwa Janusz Strzegowo, ul. Kościelna 4	Nr działki: dz. nr 286/6	Branża: Sanitarna	Faza: PB
Tytuł rysunku: plan zagospodarowania terenu		Skala: 1:500	Data: 05.2009r.
Sporządził: ROJEKTANT w zakresie instalacji i sieci sanitarnych <i>[Signature]</i> mgr inż. Krzysztof Szeliowski Nr uw. UAN 7242-56/09		Podpis: <i>[Signature]</i>	Nr rysunku: 108

SZKIC SYTUACYJNY

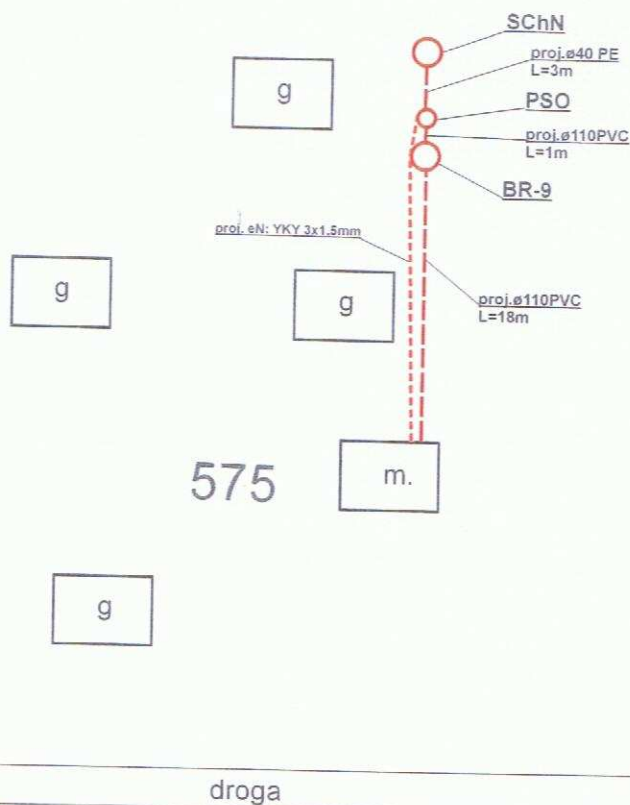

**BIURO PROJEKTOWE
HYDROPROJEKT**
18-400 Łomża, ul. Polowa 15/46
tel. 086/ 473 01 07, fax 086/ 473 03 79

Legenda:

- - proj. rura kanalizacyjna
- - proj. drenaż rozsączający
- - proj. kabel elektryczny YKY 3x1,5mm
- PVC - proj. kanalizacja PVC110
- BR - proj. bioreaktor
- OG - proj. osadnik gnilny
- PSS - proj. przepompownia ścieków surowych
- PSO - proj. przepompownia ścieków oczyszczonych
- DR - proj. drenaż rozsączający
- DRN - proj. drenaż rozsączający w nasypie
- SCh - proj. studnia chłonna
- SChN - proj. studnia chłonna w nasypie
- SR - proj. studnia rewizyjna

Biuro Projektowe HYDROPROJEKT ul. Polowa 15/46, 18-400 Łomża			
Nazwa opracowania: budowa przydomowych oczyszczalni ścieków w Gminie Strzegowo			
Inwestor: Gmina Strzegowo, pl. Wolności 32, 06-445 Strzegowo			
Adres inwestycji: Gołębiewski Andrzej, Gołębiewski Adam, Gołębiewska Alfreda Strzegowo, ul. Słowackiego 42	Nr działki: dz. nr 575	Branża: Sanitarna	Faza: PB
Tytuł rysunku: plan zagospodarowania terenu		Skala: 1:1000	Data: 05.2009r.
PROJEKTANT mgr inż. Krzysztof Szeligowski Nr urz. UAN 7342-56/92		Podpis: 	Nr rysunku: 109

Legenda:

- - - - - proj. rura kanalizacyjna
- - - - - proj. drenaż rozsączający
- - - - - proj. kabel elektryczny YKY 3x1,5mm
- PVC - proj. kanalizacja PVC110
- BR - proj. białe reaktor
- OG - proj. osadnik gnilny
- PSS - proj. przepompownia ścieków surowych
- PSO - proj. przepompownia ścieków oczyszczonych
- DR - proj. drenaż rozsączający
- DRN - proj. drenaż rozsączający w nasypie
- SCh - proj. studnia chłonna
- SChN - proj. studnia chłonna w nasypie
- SR - proj. studnia rewizyjna

1113
STAROSTWO POWIATOWE W ŁOMŻY
Ośrodek Dokumentacji i Wydawnictw

Poswiadczenie
oryginał
geodezyjny

Niniejsza mapa nie może służyć dla celów
projektowych

Między, dn. 21.05.2009

2 up

STAROSTY

109,3

109,3

Biuro Projektowe HYDROPROJEKT
ul. Polowa 15/46, 18-400 Łomża

Nazwa opracowania: budowa przydomowych oczyszczalni ścieków
w Gminie Strzegowo

Inwestor: Gmina Strzegowo, pl. Wolności 32, 06-445 Strzegowo


Adres inwestycji: Cieciński Grzegorz Strzegowo, ul. Słowackiego 44	Nr działki: dz. nr 566	Branża: Sanitarna	Faza: PB
--	---------------------------	----------------------	-------------

Tytuł rysunku: plan zagospodarowania terenu
Skala: 1:1000
Data: 05.2009r.


Sporządził: **PROJEKTANT**
zakresie instalacji sieci sanitarnych

mgr inż. Krzysztof Szeligowski
Nr. ur. UAN 7342-56/92

PROJEKTOWYCH

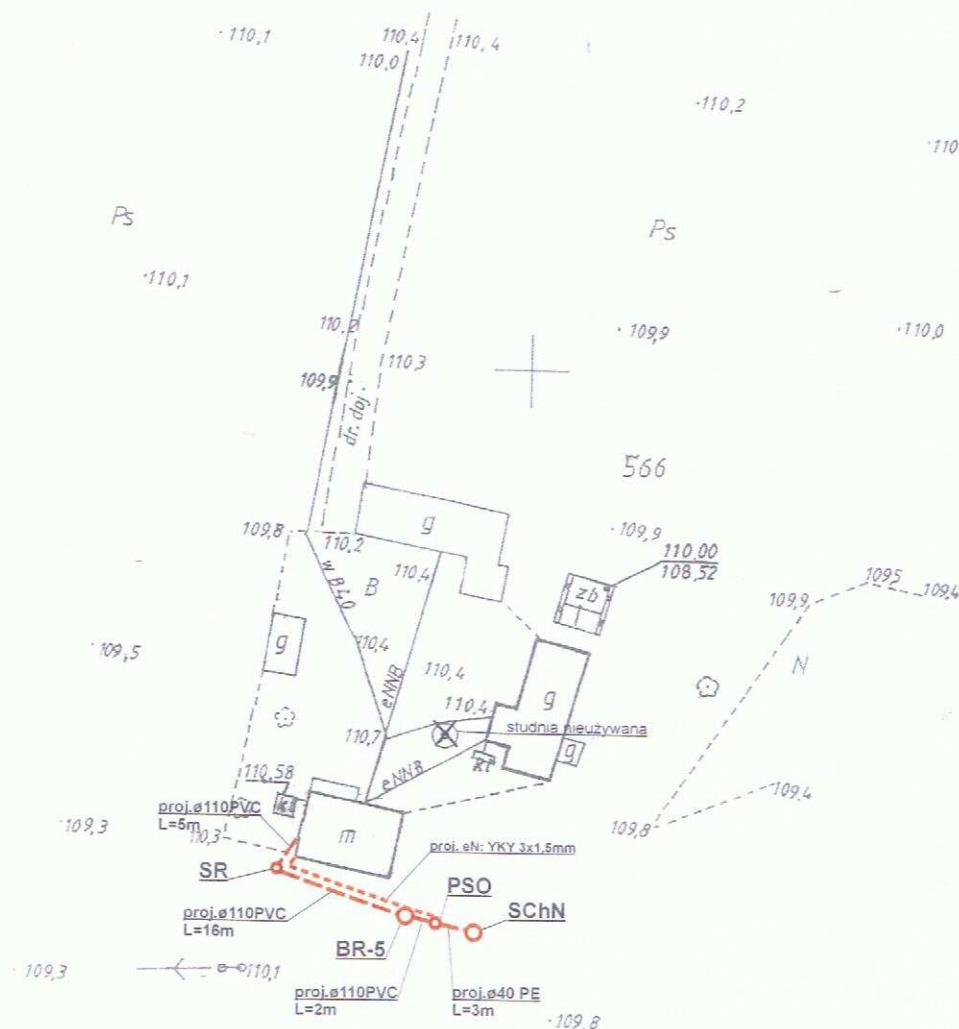

BIURO PROJEKTOWE
HYDROPROJEKT
18-400 Łomża, ul. Polowa 15/46
tel. 086/ 473 01 07, fax 086/ 473 03 79

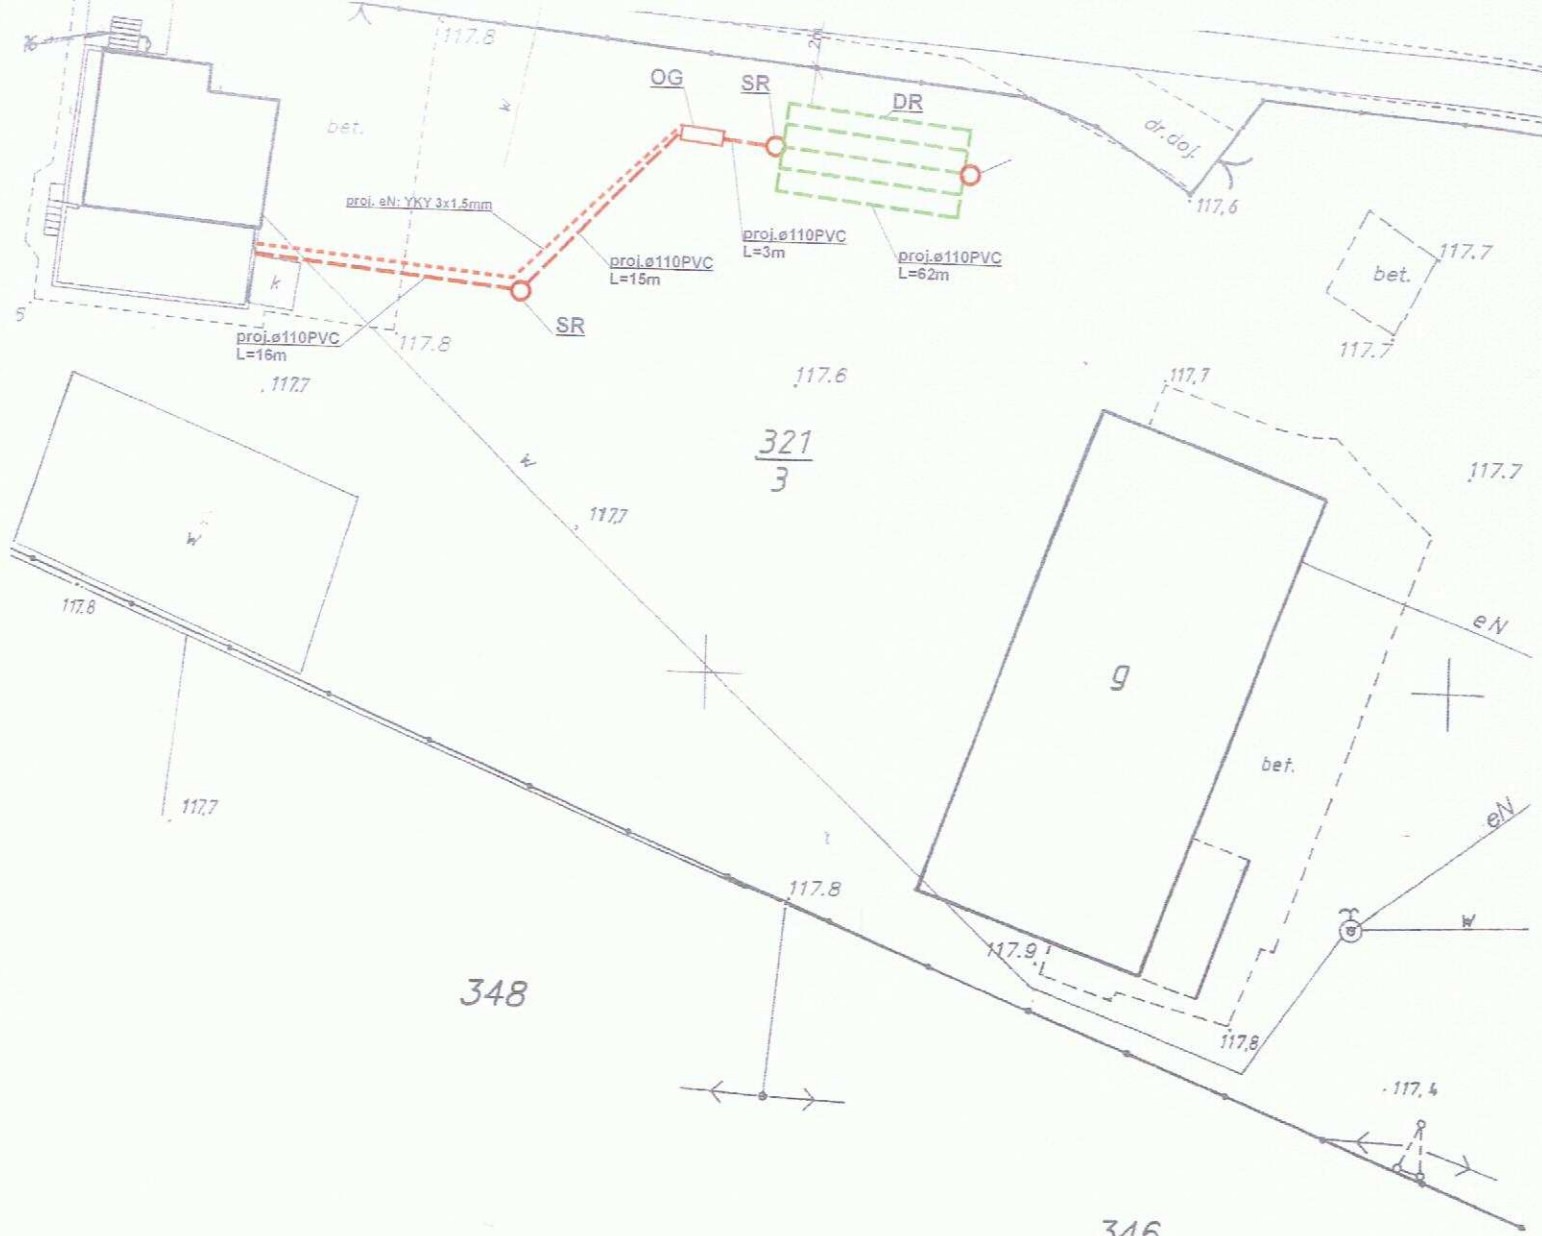

STAROSTWO POWIATOWE w MŁAWIE
Ośrodek Dokumentacji Geodezyjnej i Kartograficznej

Podawanie na podstawie niniejszej mapy z
oryginału: 29.05.2009
Główny: 29.05.2009
Niniejsza mapa nie może służyć do celów
projektowych

Mława, dn. 29.05.2009
ZWOLNIŁ STAROSTA

**MAPA NIE MOŻE SŁUŻYĆ DO CELÓW
PROJEKTOWYCH**

**MAPA
SYTUACYJNO-WYSOKOŚCIOWA**

SKALA 1: 500

ARK NR 250.24

OBREŚ 07.02.2009

CH. STRZEGOWO

**BIURO PROJEKTOWE
HYDROPROJEKT**
18-400 Łomża, ul. Polowa 15/46
tel. 086/ 473 01 07, fax 086/ 473 03 79

Legenda:

- proj. rura kanalizacyjna
- proj. drenaż rozsączający
- proj. kabel elektryczny YKY 3x1.5mm
- PVC - proj. kanalizacja PVC110
- BR - proj. bioreaktor
- OG - proj. osadnik gnilny
- PSS - proj. przepompownia ścieków surowych
- PSO - proj. przepompownia ścieków oczyszczonych
- DR - proj. drenaż rozsączający
- DRN - proj. drenaż rozsączający w nasypie
- SCh - proj. studnia chłonna
- SChN - proj. studnia chłonna w nasypie
- SR - proj. studnia rewizyjna

Biuro Projektowe HYDROPROJEKT
ul. Polowa 15/46, 18-400 Łomża

Nazwa opracowania: budowa przydomowych oczyszczalni ścieków
w Gminie Strzegowo

Inwestor: Gmina Strzegowo, pl. Wolności 32, 06-445 Strzegowo

Adres inwestycji:
Besser Krzysztof
Strzegowo, ul. Wyzwolenia 60

Nr działki:
dz. nr 321/3

Branża:
Sanitarna

Faza:
PB

Tytuł rysunku: plan zagospodarowania terenu

Skala: 1:500

Data:
05.2009r.

Sporządzone przez:
PROJEKTANT
w zakresie instalacji i sieci sanitarnych

Podpis:

Nr rysunku:
111

mgr inż. Krzysztof Szeligowski
Nr upr. UAN 7342-56/92

Legenda:

- - proj. rura kanalizacyjna
- - proj. drenaż rozsączający
- - proj. kabel elektryczny YKY 3x1,5mm

PVC - proj. kanalizacja PVC110
BR - proj. bioreaktor
OG - proj. osadnik gnilny
PSS - proj. przepompownia ścieków surowych
PSO - proj. przepompownia ścieków oczyszczonych
DR - proj. drenaż rozsączający
DRN - proj. drenaż rozsączający w nasypie
SCH - proj. studnia chłonna
SCHN - proj. studnia chłonna w nasypie
SR - proj. studnia rewizyjna

Nazwa opracowania: budowa przydomowych oczyszczalni ścieków
w Gminie Strzegowo

Inwestor: Gmina Strzegowo, pl. Wolności 32, 06-445 Strzegowo

Adres inwestycji:
Wichowski Tomasz
Sułkowo Polne 47

Nr działki:
dz. nr 27

Branža:
Sanitarna

Faza:
PR

Tytuł rysunku: plan zagospodarowania terenu

Skala: 1:1000

Data:
05.2009r.

Sporządził: sieć sanitarny

Podpis:

Nr rysunku:
112


mgr inż. Krzysztof Szeligowski
Nr upr. UAN 7342-56/92



**BIURO PROJEKTOWE
HYDROPROJEKT**
18-400 Łomża, ul. Polowa 15/46
tel. 086/ 473 01 07, fax 086/ 473 03 79

SZKIC SYTUACYJNY

g

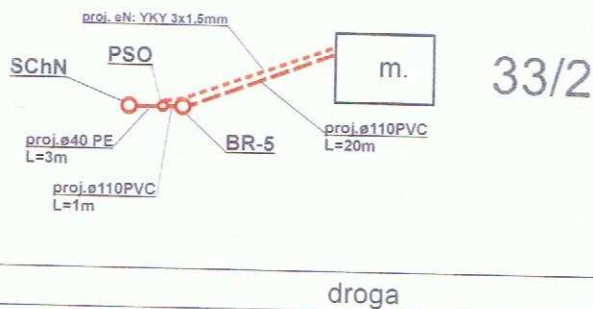


Legenda:

- - proj. rura kanalizacyjna
- - proj. drenaż rozsączający
- - proj. kabel elektryczny YKY 3x1,5mm
- PVC - proj. kanalizacja PVC110
- BR- proj. bioreaktor
- OG - proj. osadnik gnilny
- PSS - proj. przepompownia ścieków surowych
- PSO - proj. przepompownia ścieków oczyszczonych
- DR - proj. drenaż rozsączający
- DRN - proj. drenaż rozsączający w nasypie
- SCh - proj. studnia chłonna
- SChN - proj. studnia chłonna w nasypie
- SR - proj. studnia rewizyjna

**BIURO PROJEKTOWE
HYDROPROJEKT**
18-400 Łomża, ul. Polowa 15/46
tel. 086/ 473 01 07, fax 086/ 473 03 79

Biuro Projektowe HYDROPROJEKT ul. Polowa 15/46, 18-400 Łomża			
Nazwa opracowania: budowa przydomowych oczyszczalni ścieków w Gminie Strzegowo			
Inwestor: Gmina Strzegowo, pl. Wolności 32, 06-445 Strzegowo			
Adres inwestycji: Konopski Piotr Sułkowo Polne 42	Nr działki: dz. nr 33/2	Branża: Sanitarna	Faza: PB
Tytuł rysunku: plan zagospodarowania terenu		Skala: 1:1000	Data: 05.2009r.
PROJEKTANT Sporządził: mgr inż. Krzysztof Szeligowski Nr. por. UAN 7342-56/92		Podpis:	Nr rysunku: 113

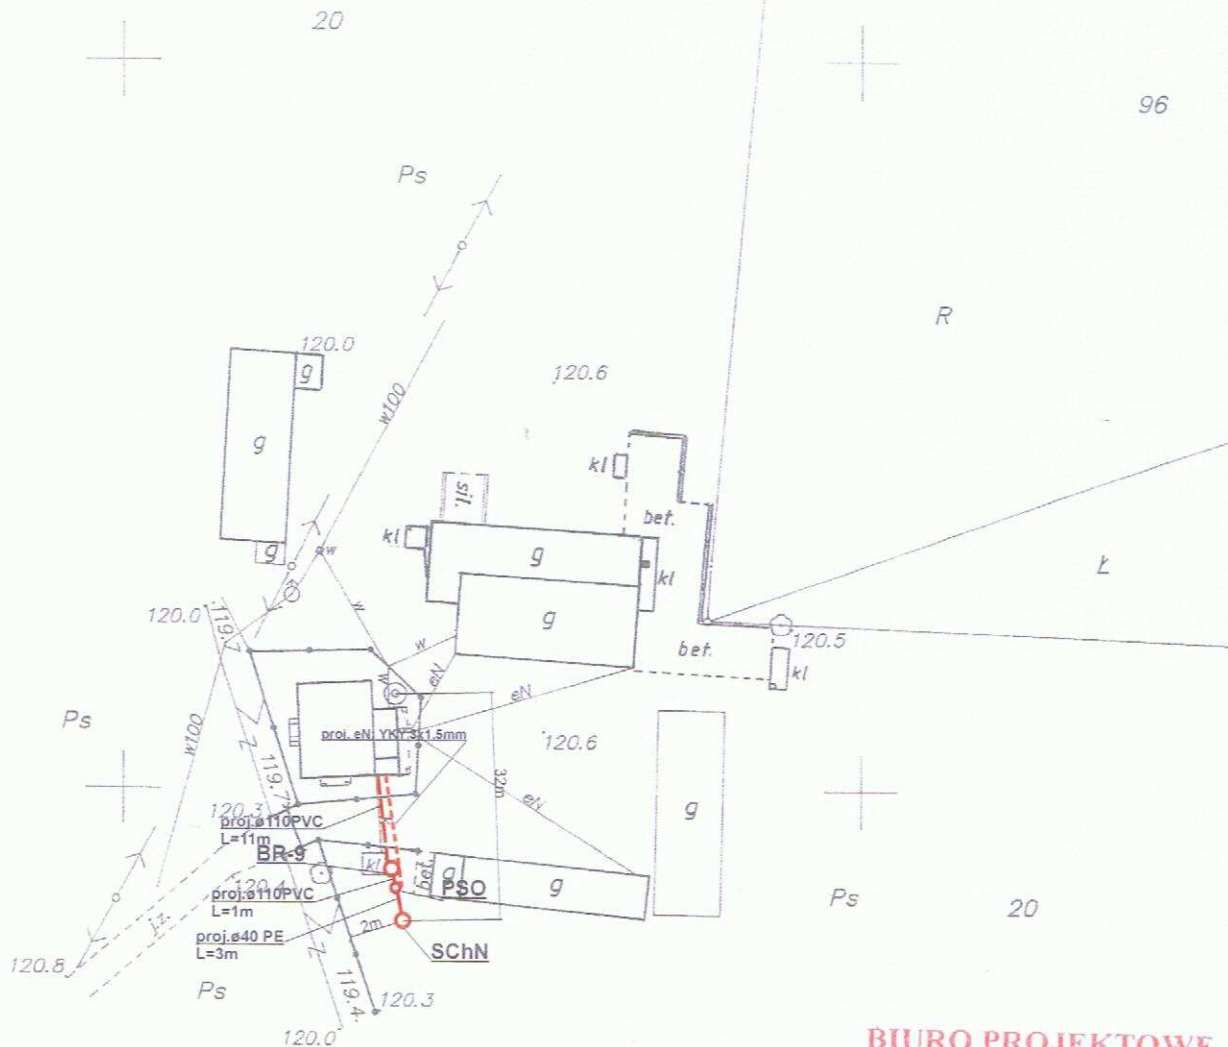

**BIURO PROJEKTOWE
HYDROPROJEKT**
18-400 Łomża, ul. Polowa 15/46
tel. 086/ 473 01 07, fax 086/ 473 03 79

**MAPA NIE MOŻE SŁUŻYĆ DO CELÓW
PROJEKTOWYCH**

STAROSTWO POWIATOWE w MŁAWIE
Osrodek Dokumentacji Geodezyjnej i Kartograficznej

Legenda:

Podawana się zgodz. proj. rura kanalizacyjna
oryginałem przyjętym do projektu
geodezyjnego
Niniejsze mapy
projektowe
Adres, ul.
2009

proj. rura kanalizacyjna
proj. drenaż rozsączający
proj. kabel elektryczny YKY 3x1,5mm
proj. kanalizacja PVC110
BR - proj. bioreaktor
OG - proj. osadnik gnilny
PSS - proj. przepompownia ścieków surowych
PSO - proj. przepompownia ścieków oczyszczonych
DR - proj. drenaż rozsączający
DRN - proj. drenaż rozsączający w nasypie
SCh - proj. studnia chłonna
SChN - proj. studnia chłonna w nasypie
SR - proj. studnia rewizyjna

Biuro Projektowe HYDROPROJEKT ul. Polowa 15/46, 18-400 Łomża			
Nazwa opracowania: budowa przydomowych oczyszczalni ścieków w Gminie Strzegowo			
Inwestor: Gmina Strzegowo, pl. Wolności 32, 06-445 Strzegowo			
Adres inwestycji: Pośpiech Grzegorz Sułkowo polne 49	Nr działki: dz. nr 20	Branża: Sanitarna	Faza: PB
Tytuł rysunku: plan zagospodarowania terenu		Skala: 1:1000	Data: 05.2009r.
Sporządził: mgr inż. Krzysztof Chelkowski		Podpis:	Nr rysunku: 115

g

g

174

m.

SChN

proj.ø40 PE
L=3m
PSO

BR-5

proj.ø110PVC
L=1m

proj.ø110PVC
L=5m

SR

proj.ø110PVC
L=20m


proj. sN: YKY 3x1.5mm

**BIURO PROJEKTOWE
HYDROPROJEKT**
18-400 Łomża, ul. Polowa 15/46
tel. 086/ 473 01 07, fax 086/ 473 03 79

Biuro Projektowe HYDROPROJEKT ul. Polowa 15/46, 18-400 Łomża			
Nazwa opracowania: budowa przydomowych oczyszczalni ścieków w Gminie Strzegowo			
Inwestor: Gmina Strzegowo, pl. Wolności 32, 06-445 Strzegowo			
Adres inwestycji: Popek Wieszaw Szymanczyki 18	Nr działki: dz. nr 174	Branża: Sanitarna	Faza: PB
Tytuł rysunku: plan zagospodarowania terenu PROJEKTANT Sporządził: <i>[Signature]</i> <i>mgr inż. Krzysztof Szeligowski</i> Nr upr. UAN 7342-56/92		Skala: 1:1000 Podpis: <i>[Signature]</i>	Data: 05.2009r. Nr rysunku: 116

**BIURO PROJEKTOWE
HYDROPROJEKT**
18-400 Łomża, ul. Polowa 15/46
tel. 086/ 473 01 07, fax 086/ 473 03 79

PROJEKTANT
w zakresie instalacji i sieci sanitarnych
mgr inż. Krzysztof Szeligowski
Nr urz. UAN 7342-56/92

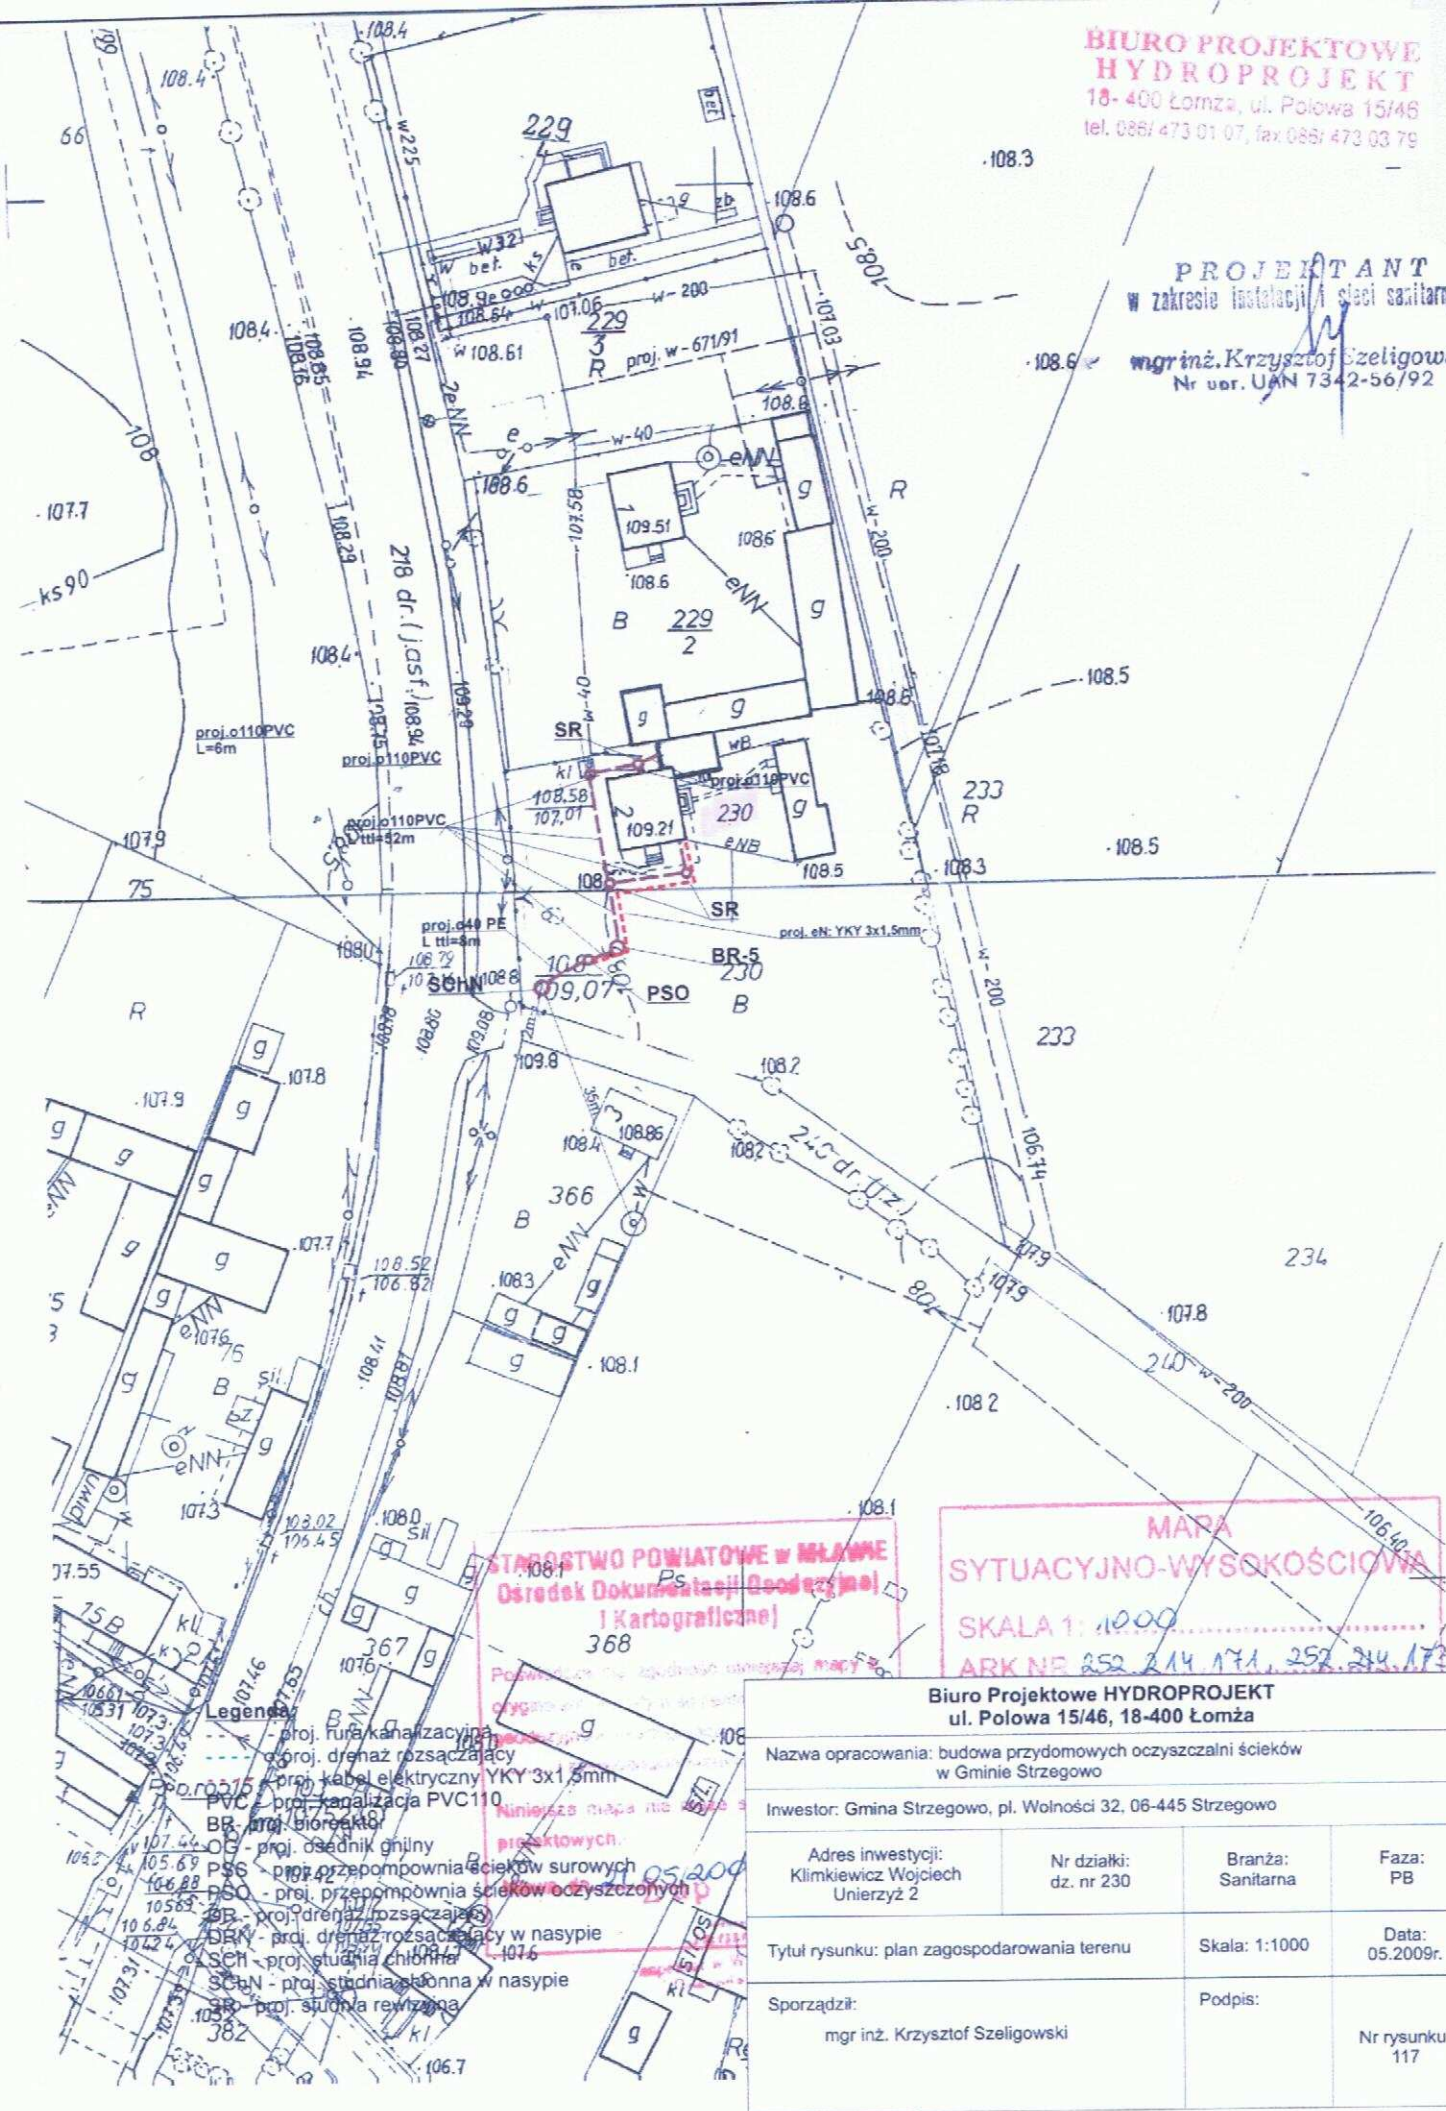

STAROSTWO POWIATOWE W ŁOMŻY
Ośrodek Dokumentacji Geodezyjnej i Kartograficznej


**MAPA
SYTUACYJNO-WYSOKOŚCIOWA**
SKALA 1:1000
ARK N 252 214 171, 252 214 172

Legenda

- proj. rura kanalizacyjna
- proj. drenaż rozsączający
- proj. kabel elektryczny YKY 3x1.5mm
- proj. kanalizacja PVC110
- BR - bioreaktor
- OG - proj. osiednik gnilny
- PSS - proj. przepompownia ścieków surowych
- PSO - proj. przepompownia ścieków oczyszczonych
- DRK - proj. drenaż rozsączający w nasypie
- SCH - proj. studnia chłonna
- SCHN - proj. studnia chłonna w nasypie
- SR - proj. studnia rezerwowa

Biuro Projektowe HYDROPROJEKT ul. Polowa 15/46, 18-400 Łomża			
Nazwa opracowania: budowa przydomowych oczyszczalni ścieków w Gminie Strzegowo			
Inwestor: Gmina Strzegowo, pl. Wolności 32, 06-445 Strzegowo			
Adres inwestycji: Klimkiewicz Wojciech Unierzyż 2	Nr działki: dz. nr 230	Branża: Sanitarna	Faza: PB
Tytuł rysunku: plan zagospodarowania terenu		Skala: 1:1000	Data: 05.2009r.
Sporządził: mgr inż. Krzysztof Szeligowski		Podpis:	Nr rysunku: 117

SZKIC SYTUACYJNY

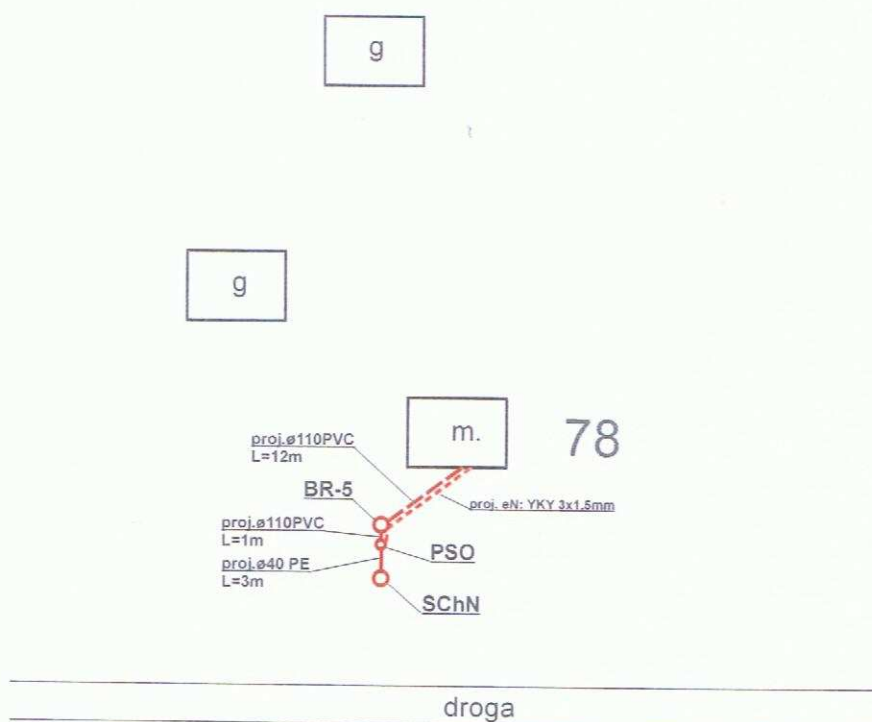

**BIURO PROJEKTOWE
HYDROPROJEKT**
18-400 Łomża, ul. Polowa 15/46
tel. 088/ 473 01 07, fax 088/ 473 03 79

Legenda:

- - proj. rura kanalizacyjna
- - proj. drenaż rozsączający
- - proj. kabel elektryczny YKY 3x1,5mm
- PVC - proj. kanalizacja PVC110
- BR - proj. bioreaktor
- OG - proj. osadnik gnilny
- PSS - proj. przepompownia ścieków surowych
- PSO - proj. przepompownia ścieków oczyszczonych
- DR - proj. drenaż rozsączający
- DRN - proj. drenaż rozsączający w nasypie
- SCh - proj. studnia chłonna
- SChN - proj. studnia chłonna w nasypie
- SR - proj. studnia rewizyjna

Biuro Projektowe HYDROPROJEKT ul. Polowa 15/46, 18-400 Łomża			
Nazwa opracowania: budowa przydomowych oczyszczalni ścieków w Gminie Strzegowo			
Inwestor: Gmina Strzegowo, pl. Wolności 32, 06-445 Strzegowo			
Adres inwestycji: Głowacki Sławomir Unierzyż 62	Nr działki: dz. nr 78	Branża: Sanitarna	Faza: PB
Tytuł rysunku: plan zagospodarowania terenu		Skala: 1:1000	Data: 05.2009r.
PROJEKTANT Spółdzielca Instalacji Sanitarnych mgr inż. Krzysztof Szeligowski Nr upr. UAN 7842-56/92		Podpis:	Nr rysunku: 118

Legenda:

- - - - - proj. rura kanalizacyjna
 - - - - - proj. drenaż rozsączający
 - - - - - proj. kabel elektryczny YKY 3x1,5mm
 PVC - proj. kanalizacja PVC110
 BR - proj. bioreaktor
 OG - proj. osadnik gnilny
 PSS - proj. przepompownia ścieków surowych
 PSO - proj. przepompownia ścieków oczyszczonych
 DR - proj. drenaż rozsączający
 DRN - proj. drenaż rozsączający w nasypie
 Sch - proj. studnia chłonna
 SchN - proj. studnia chłonna w nasypie
 SR - proj. studnia rewizyjna

Biuro Projektowe HYDROPROJEKT

ul. Polowa 15/46, 18-400 Łomża

Nazwa opracowania: budowa przydomowych oczyszczalni ścieków w Gminie Strzegowo

Inwestor: Gmina Strzegowo, pl. Wolności 32, 06-445 Strzegowo

Adres inwestycji:
Sklenicka Hanna
Unieżyż 61Nr działki:
dz. nr 52Branża:
SanitarnaFaza:
PB

Tytuł rysunku: plan zagospodarowania terenu

Skala: 1:1000

Data:
05.2009r.Sporządził: **PROJEKTANT**
w zakresie instalacji sieci sanitarnych

Podpis:

Nr rysunku:
119mgr inż. Krzysztof Szeligowski
Nr obr. UAN 7342-56/92
STAROSTWO POWIATOWE w MŁAWIE
Osrodek Dokumentacji Geodezyjnej
(Kartograficzna)

Podawanie w niniejszej mapie z
 oryginalnych dokumentów geodezyjnych
 i zrzutów lotniczych, wykonanych pod nr
 2982/2009

Niniejsza mapa nie może służyć do celów
 projektowych

Mława, dn. 21.05.2009


Z up. STAROSTY
 J. Wójcik
 Inżynier w Wydziale Geodezji i Kartografii
 (Podpis)
MAPA**SYTUACYJNO-WYSOKOŚCIOWA**


SKALA 1: 1000

ARK NR 252 214 102

OBRĘB UNIEŻYŻ

Gm. STRZEGOWO

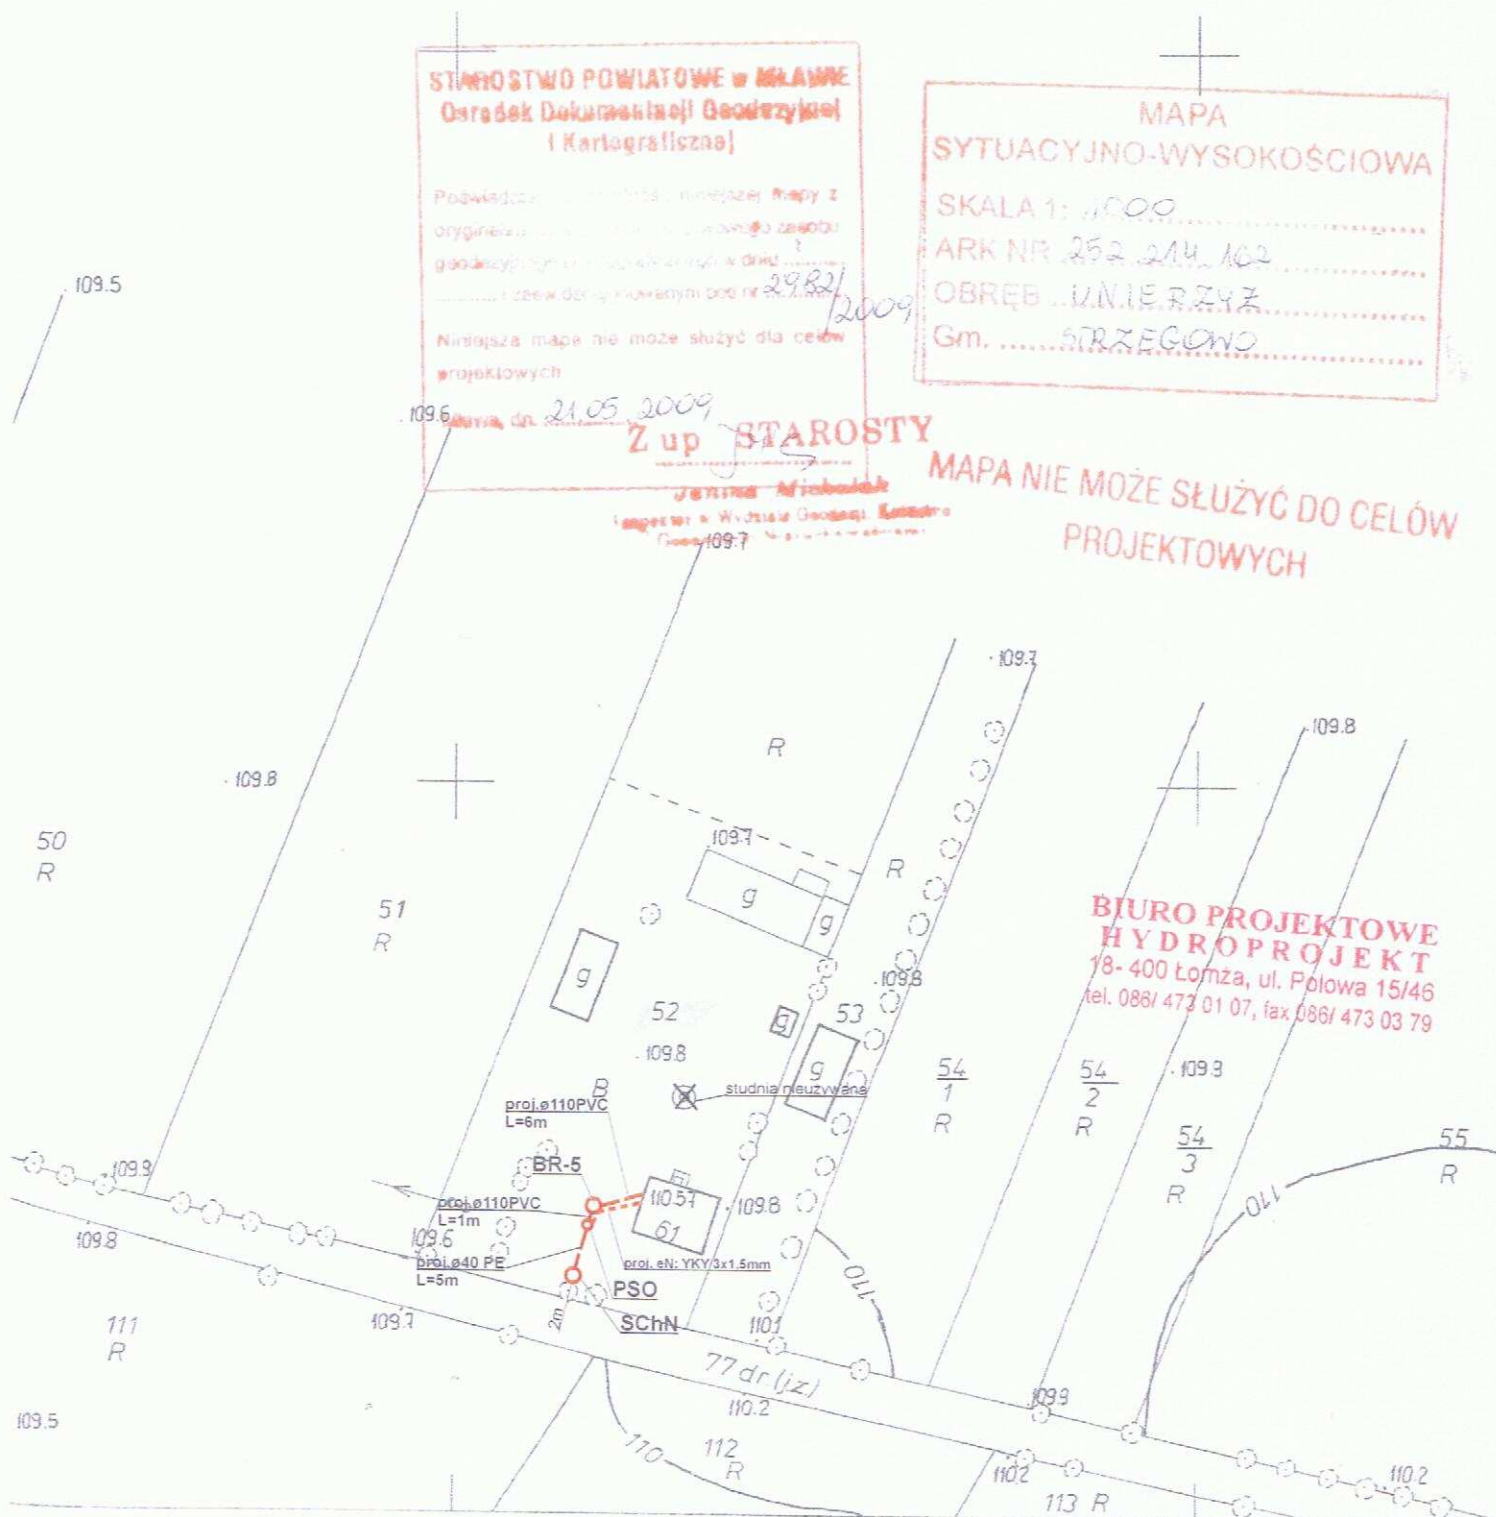MAPA NIE MOŻE SŁUŻYĆ DO CELÓW
PROJEKTOWYCH

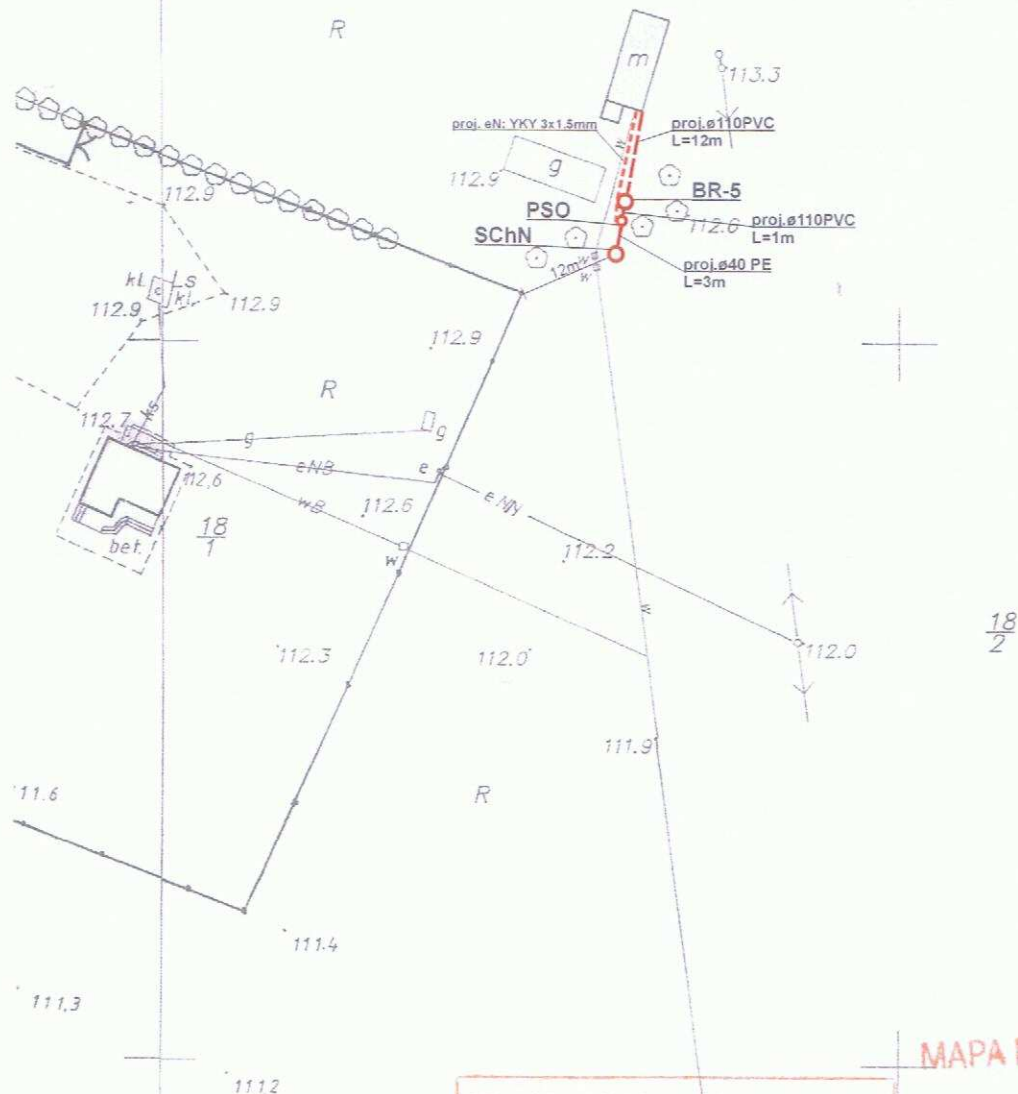


**BIURO PROJEKTOWE
HYDROPROJEKT**
18-400 Łomża, ul. Polowa 15/46
tel. 086/ 473 01 07, fax 086/ 473 03 79

**MAPA NIE MOŻE SŁUŻYĆ DO CELÓW
PROJEKTOWYCH**

STAROSTWO POWIATOWE w MŁAWIE
Ośrodek Dokumentacji Geodezyjnej
i Kartograficznej

Legenda:

- - proj. rura kanalizacyjna
- - proj. drenaż rozsączający
- - proj. kabel elektryczny YKY 3x1,5mm
- PVC - proj. kanalizacja PVC 110
- BR - proj. bioreaktor
- OG - proj. osadnik gnilny
- PSS - proj. przepompownia ścieków surowych
- PSO - proj. przepompownia ścieków oczyszczonych
- DR - proj. drenaż rozsączający
- DRN - proj. drenaż rozsączający w nasypie
- Sch - proj. studnia chłonna
- SchN - proj. studnia chłonna w nasypie
- SR - proj. studnia rewizyjna

Biuro Projektowe HYDROPROJEKT
ul. Polowa 15/46, 18-400 Łomża

Nazwa opracowania: budowa przydomowych oczyszczalni ścieków
w Gminie Strzegowo

Inwestor: Gmina Strzegowo, pl. Wolności 32, 06-445 Strzegowo

Adres inwestycji:
Nowakowska Danuta
Unierzyż 63

Nr działki:
dz. nr 18/2

Branża:
Sanitarna

Faza:
PB

Tytuł rysunku: plan zagospodarowania terenu


Skala: 1:1000

Data:
05.2009r.

Sporządził:

Podpis:

Nr rysunku:
120

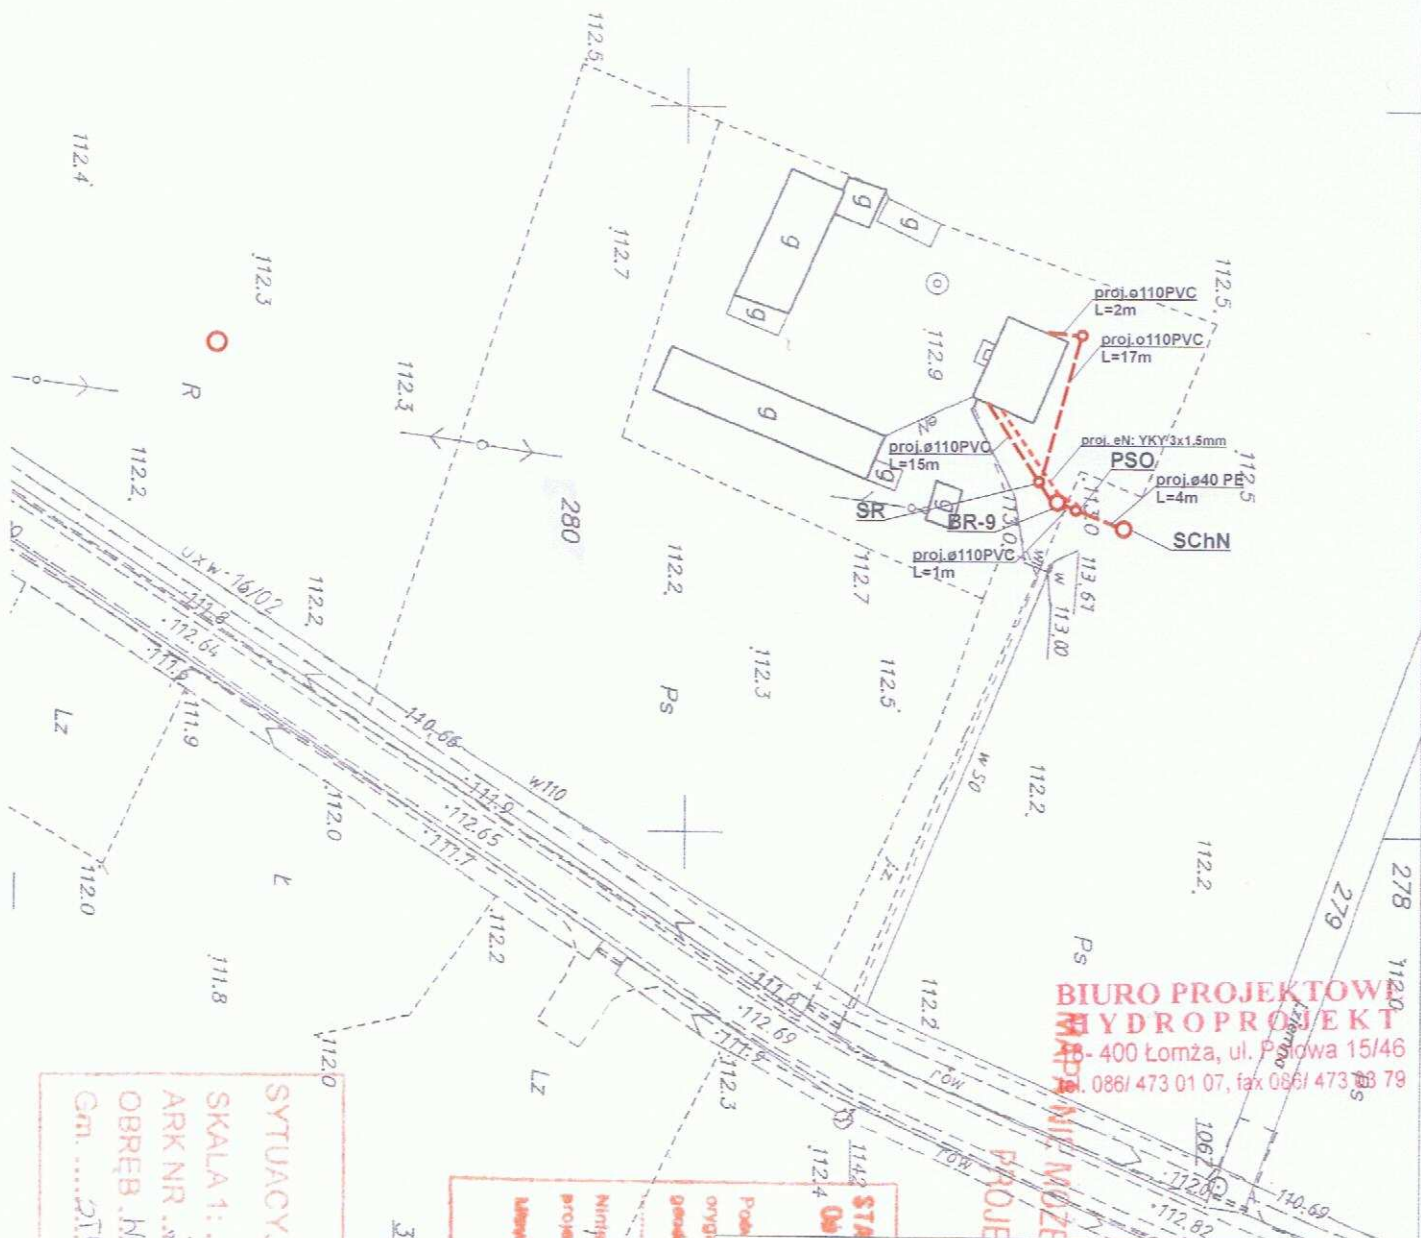

BIURO PROJEKTOWE HYDROPROJEKT
 ul. Polowa 15/46, 18-400 Łomża
 tel. 0861 473 01 07, fax 0861 473 68 79

Biuro Projektowe HYDROPROJEKT
 ul. Polowa 15/46, 18-400 Łomża

Nazwa opracowania: budowa przydomowych oczyszczalni ścieków
 w Gminie Strzegowo

Inwestor: Gmina Strzegowo, pl. Wolności 32, 06-445 Strzegowo

Adres inwestycji:
 Szelągowski Krzysztof
 Wola Kanigowska 39

Nr działki:
 dz. nr 280

Branża:
 Sanitarna

Faza:
 PB

Tytuł rysunku: plan zagospodarowania terenu

Skala: 1:1000

Data:
 05.2009r.

Sporządził:

Podpis:


Nr rysunku:
 121

PROJEKTANT
 Szelągowski Krzysztof
 Nr upr. UAN 7342-56/92

Legenda:


- proj. rura kanalizacyjna
- proj. drenaż rozsączający
- proj. kabel elektryczny YKY 3x1,5mm
- PVC - proj. kanalizacja PVC110
- BR - proj. bioreaktor
- OG - proj. osadnik gnilny
- PSS - proj. przepompownia ścieków surowych
- PSO - proj. przepompownia ścieków oczyszczonych
- DR - proj. drenaż rozsączający
- DRN - proj. drenaż rozsączający w nasypie
- SCh - proj. studnia chłonna
- SCHN - proj. studnia chłonna w nasypie
- SR - proj. studnia rewizyjna

SYTUACYJNY
 SKALA 1:1000
 ARK NR 1
 OBRĘB. KOLA KANIGOWSKA
 Gm. STRZEGONO

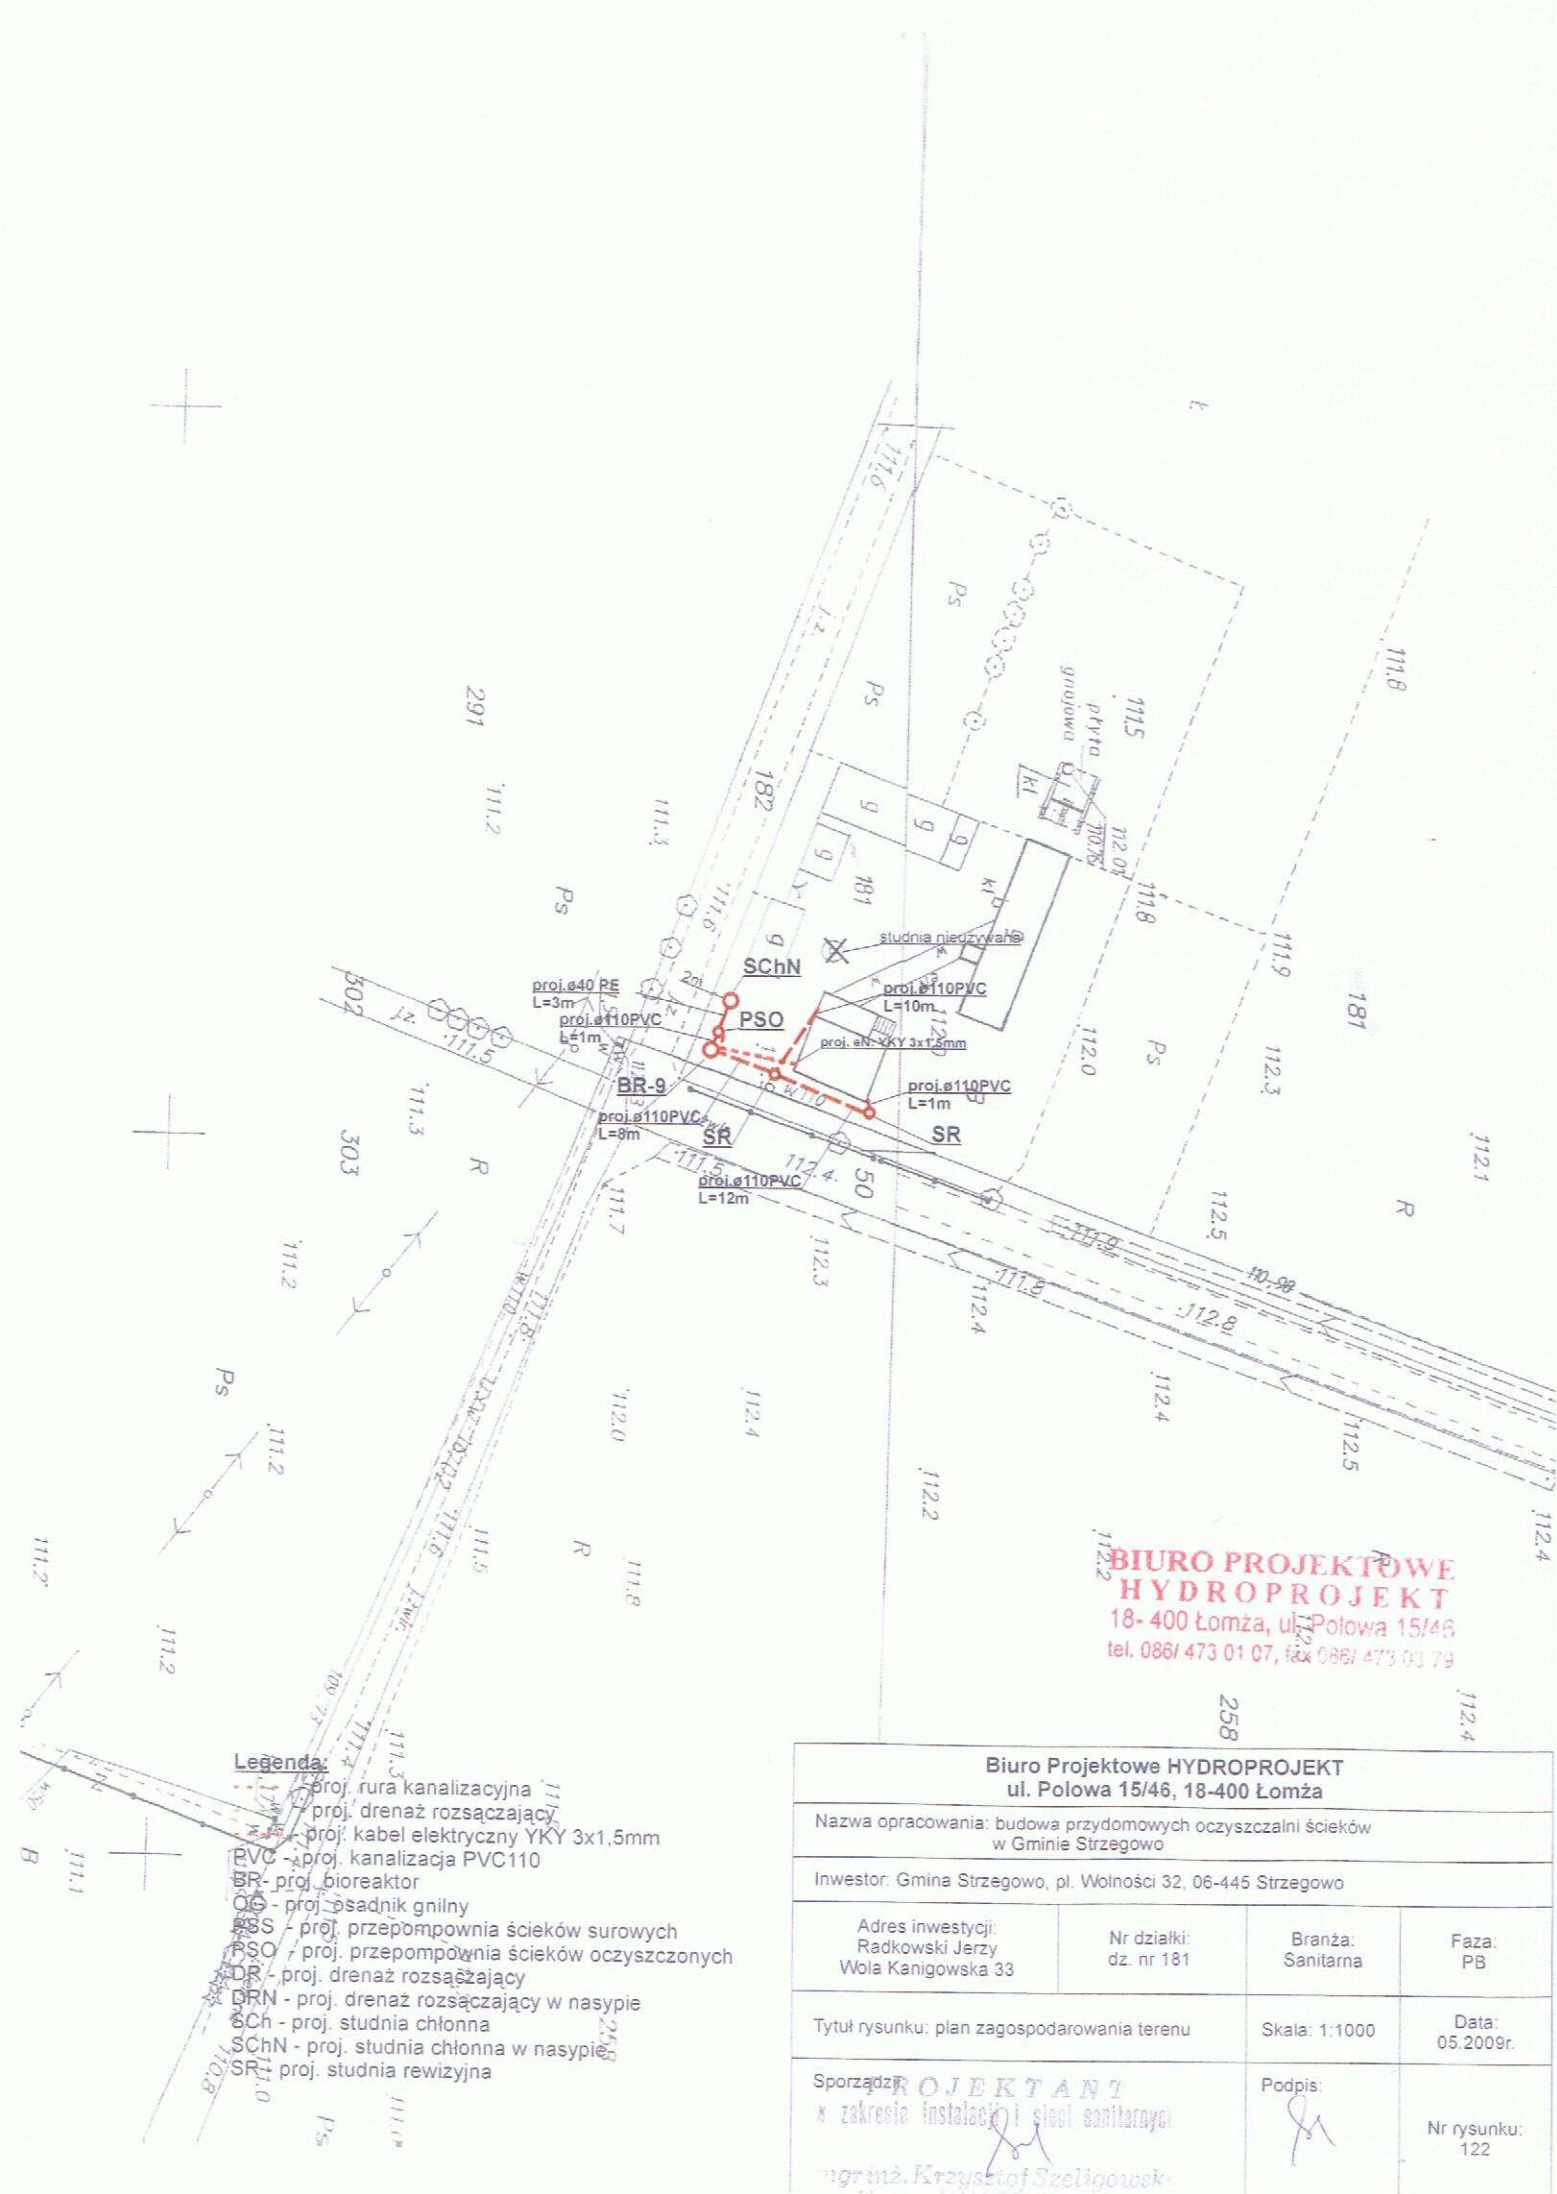

Biuro Projektowe HYDROPROJEKT ul. Połowa 15/46, 18-400 Łomża			
Nazwa opracowania: budowa przydomowych oczyszczalni ścieków w Gminie Strzegowo			
Inwestor: Gmina Strzegowo, pl. Wolności 32, 06-445 Strzegowo			
Adres inwestycji: Radkowski Jerzy Wola Kanigowska 33	Nr działki: dz. nr 181	Branża: Sanitarna	Faza: PB
Tytuł rysunku: plan zagospodarowania terenu		Skala: 1:1000	Data: 05.2009r.
Sporządził: PROJEKTANT * zakres instalacji i sieci sanitarnych mgr inż. Krzysztof Szeliński		Podpis:	Nr rysunku: 122

SZKIC SYTUACYJNY

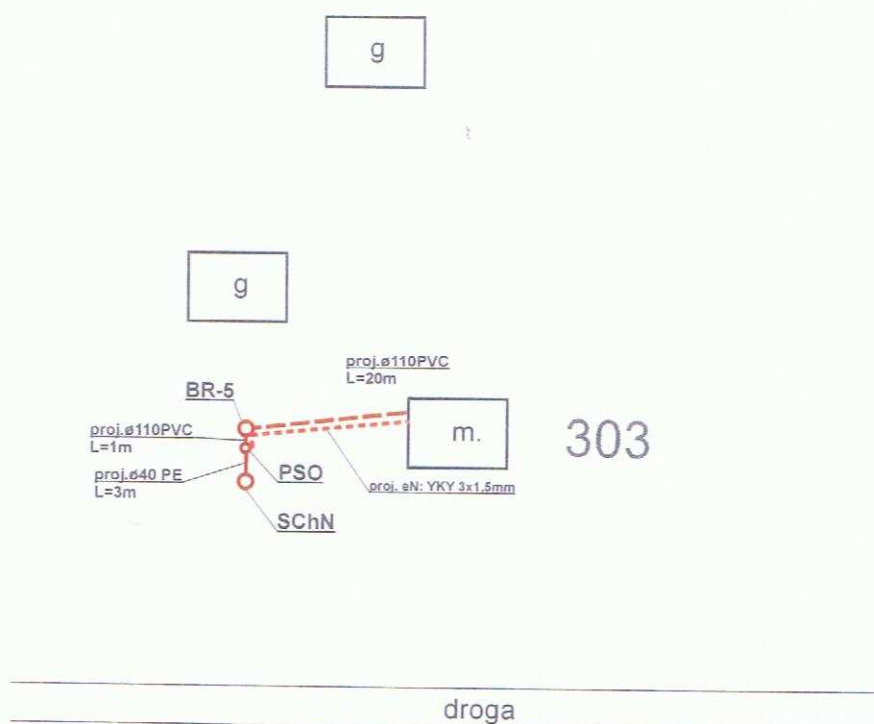


**BIURO PROJEKTOWE
HYDROPROJEKT**
18-400 Łomża, ul. Polowa 15/46
tel. 086/ 473 01 07, fax 086/ 473 03 79

Legenda:

- - proj. rura kanalizacyjna
- - proj. drenaż rozsączający
- - proj. kabel elektryczny YKY 3x1.5mm
- PVC - proj. kanalizacja PVC110
- BR - proj. bioreaktor
- OG - proj. osadnik gnilny
- PSS - proj. przepompownia ścieków surowych
- PSO - proj. przepompownia ścieków oczyszczonych
- DR - proj. drenaż rozsączający
- DRN - proj. drenaż rozsączający w nasypie
- SCh - proj. studnia chłonna
- SChN - proj. studnia chłonna w nasypie
- SR - proj. studnia rewizyjna

Biuro Projektowe HYDROPROJEKT ul. Polowa 15/46, 18-400 Łomża			
Nazwa opracowania: budowa przydomowych oczyszczalni ścieków w Gminie Strzegowo			
Inwestor: Gmina Strzegowo, pl. Wolności 32, 06-445 Strzegowo			
Adres inwestycji: Klonowski Arkadiusz Wola Kanigowska 37	Nr działki: dz. nr 303	Branża: Sanitarna	Faza: PB
Tytuł rysunku: plan zagospodarowania terenu		Skala: 1:1000	Data: 05.2009r.
Sporządził: PROJEKTANT w zakresie instalacji sieci sanitarnych <i>marcin Krzysztof Szaligański</i>		Podpis: <i>[Signature]</i>	Nr rysunku: 126

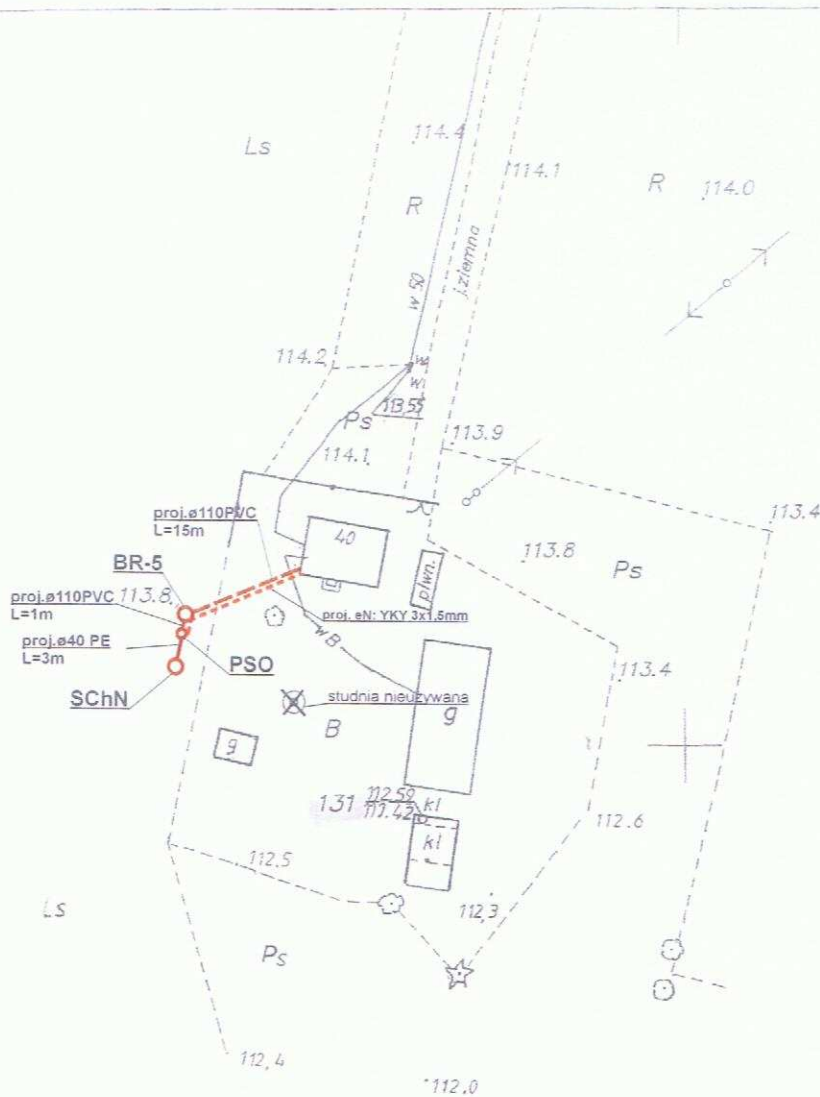

**BIURO PROJEKTOWE
HYDROPROJEKT**
18-400 Łomża, ul. Polowa 15/46
tel. 086/ 473 01 07, fax 086/ 473 03 79

**MAPA NIE MOŻE SŁUŻYĆ DO CELÓW
PROJEKTOWYCH**

STAROSTWO POWIATOWE w MŁAWIE
Ośrodek Dokumentacji Geodezyjnej i Kartograficznej

Legenda:

- - proj. rura kanalizacyjna
- - proj. drenaż rozsączający
- - proj. kabel elektryczny YKY 3x1,5mm
- PVC - proj. kanalizacja PVC110
- BR - proj. bioreaktor
- OG - proj. osadnik gnilny
- PSS - proj. przepompownia ścieków surowych
- PSO - proj. przepompownia ścieków oczyszczonych
- DR - proj. drenaż rozsączający
- DRN - proj. drenaż rozsączający w nasypie
- SCh - proj. studnia chłonna
- SChN - proj. studnia chłonna w nasypie
- SR - proj. studnia rewizyjna

Biuro Projektowe HYDROPROJEKT
ul. Polowa 15/46, 18-400 Łomża

Nazwa opracowania: budowa przydomowych oczyszczalni ścieków
w Gminie Strzegowo

Inwestor: Gmina Strzegowo, pl. Wolności 32, 06-445 Strzegowo

Adres inwestycji:
Iłowscy Bożena i Stanisław
Wola Kanigowska 40

Nr działki:
dz. nr 131

Branża:
Sanitarna

Faza:
PB

Tytuł rysunku: plan zagospodarowania terenu


Skala: 1:1000

Data:
05.2009r.

Sporządził: **PROJEKTANT**
w zakresie instalacji i stacji sanitarnych

Podpis:

Nr rysunku:
127

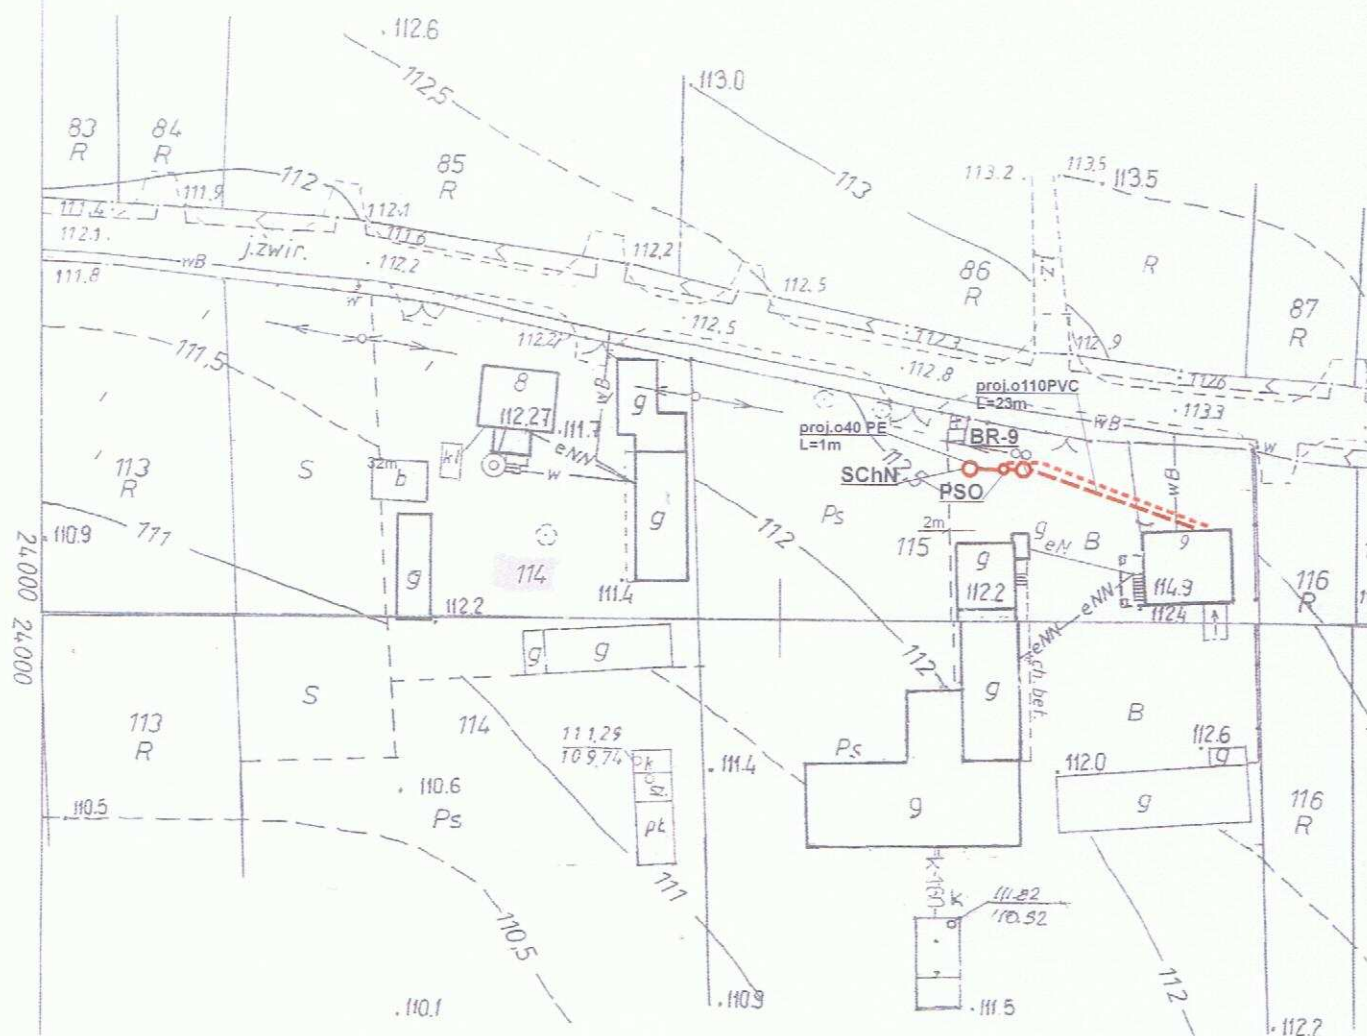

**MAPA NIE MOŻE SŁUżyć DO CELÓW
HYDROPROJEKTOWYCH**

18-400 Łomża, ul. Polowa 15/46
tel. 086/ 473 01 07, fax 086/ 473 03 79

**MAPA
SYTUACYJNO-WYSOKOŚCIOWA**

STAROSTWO POWIATOWE w ŁAWNIE
Ośrodek Dokumentacji Geodezyjnej
i Kartograficznej

Legenda:

- - - - - proj. rura kanalizacyjna
- - - - - proj. drenaż rozsączający
- - - - - proj. kabel elektryczny YKY 3x1,5mm
- PVC - proj. kanalizacja PVC110
- BR - proj. bioreaktor
- OG - proj. osadnik gnilny
- PSS - proj. przepompownia ścieków surowych
- PSO - proj. przepompownia ścieków oczyszczonych
- DR - proj. drenaż rozsączający
- DRN - proj. drenaż rozsączający w nasypie
- Sch - proj. studnia chłonna
- SchN - proj. studnia chłonna w nasypie
- SR - proj. studnia rewizyjna

Biuo Projektowe HYDROPROJEKT
ul. Polowa 15/46, 18-400 Łomża

Nazwa opracowania: budowa przydomowych oczyszczalni ścieków
w Gminie Strzegowo

Inwestor: Gmina Strzegowo, pl. Wolności 32, 06-445 Strzegowo

Adres inwestycji:
Jakubiak Jerzy
Zabiele 9

Nr działki:
dz. nr 115

Branża:
Sanitarna

Faza:
PB

Tytuł rysunku: plan zagospodarowania terenu

Skala: 1:1000


Data:
05.2009r.


Sporządził:

Podpis:

Nr rysunku:
129

mgr inż. Krzysztof Szeligowski
NIP 142-7342-56792

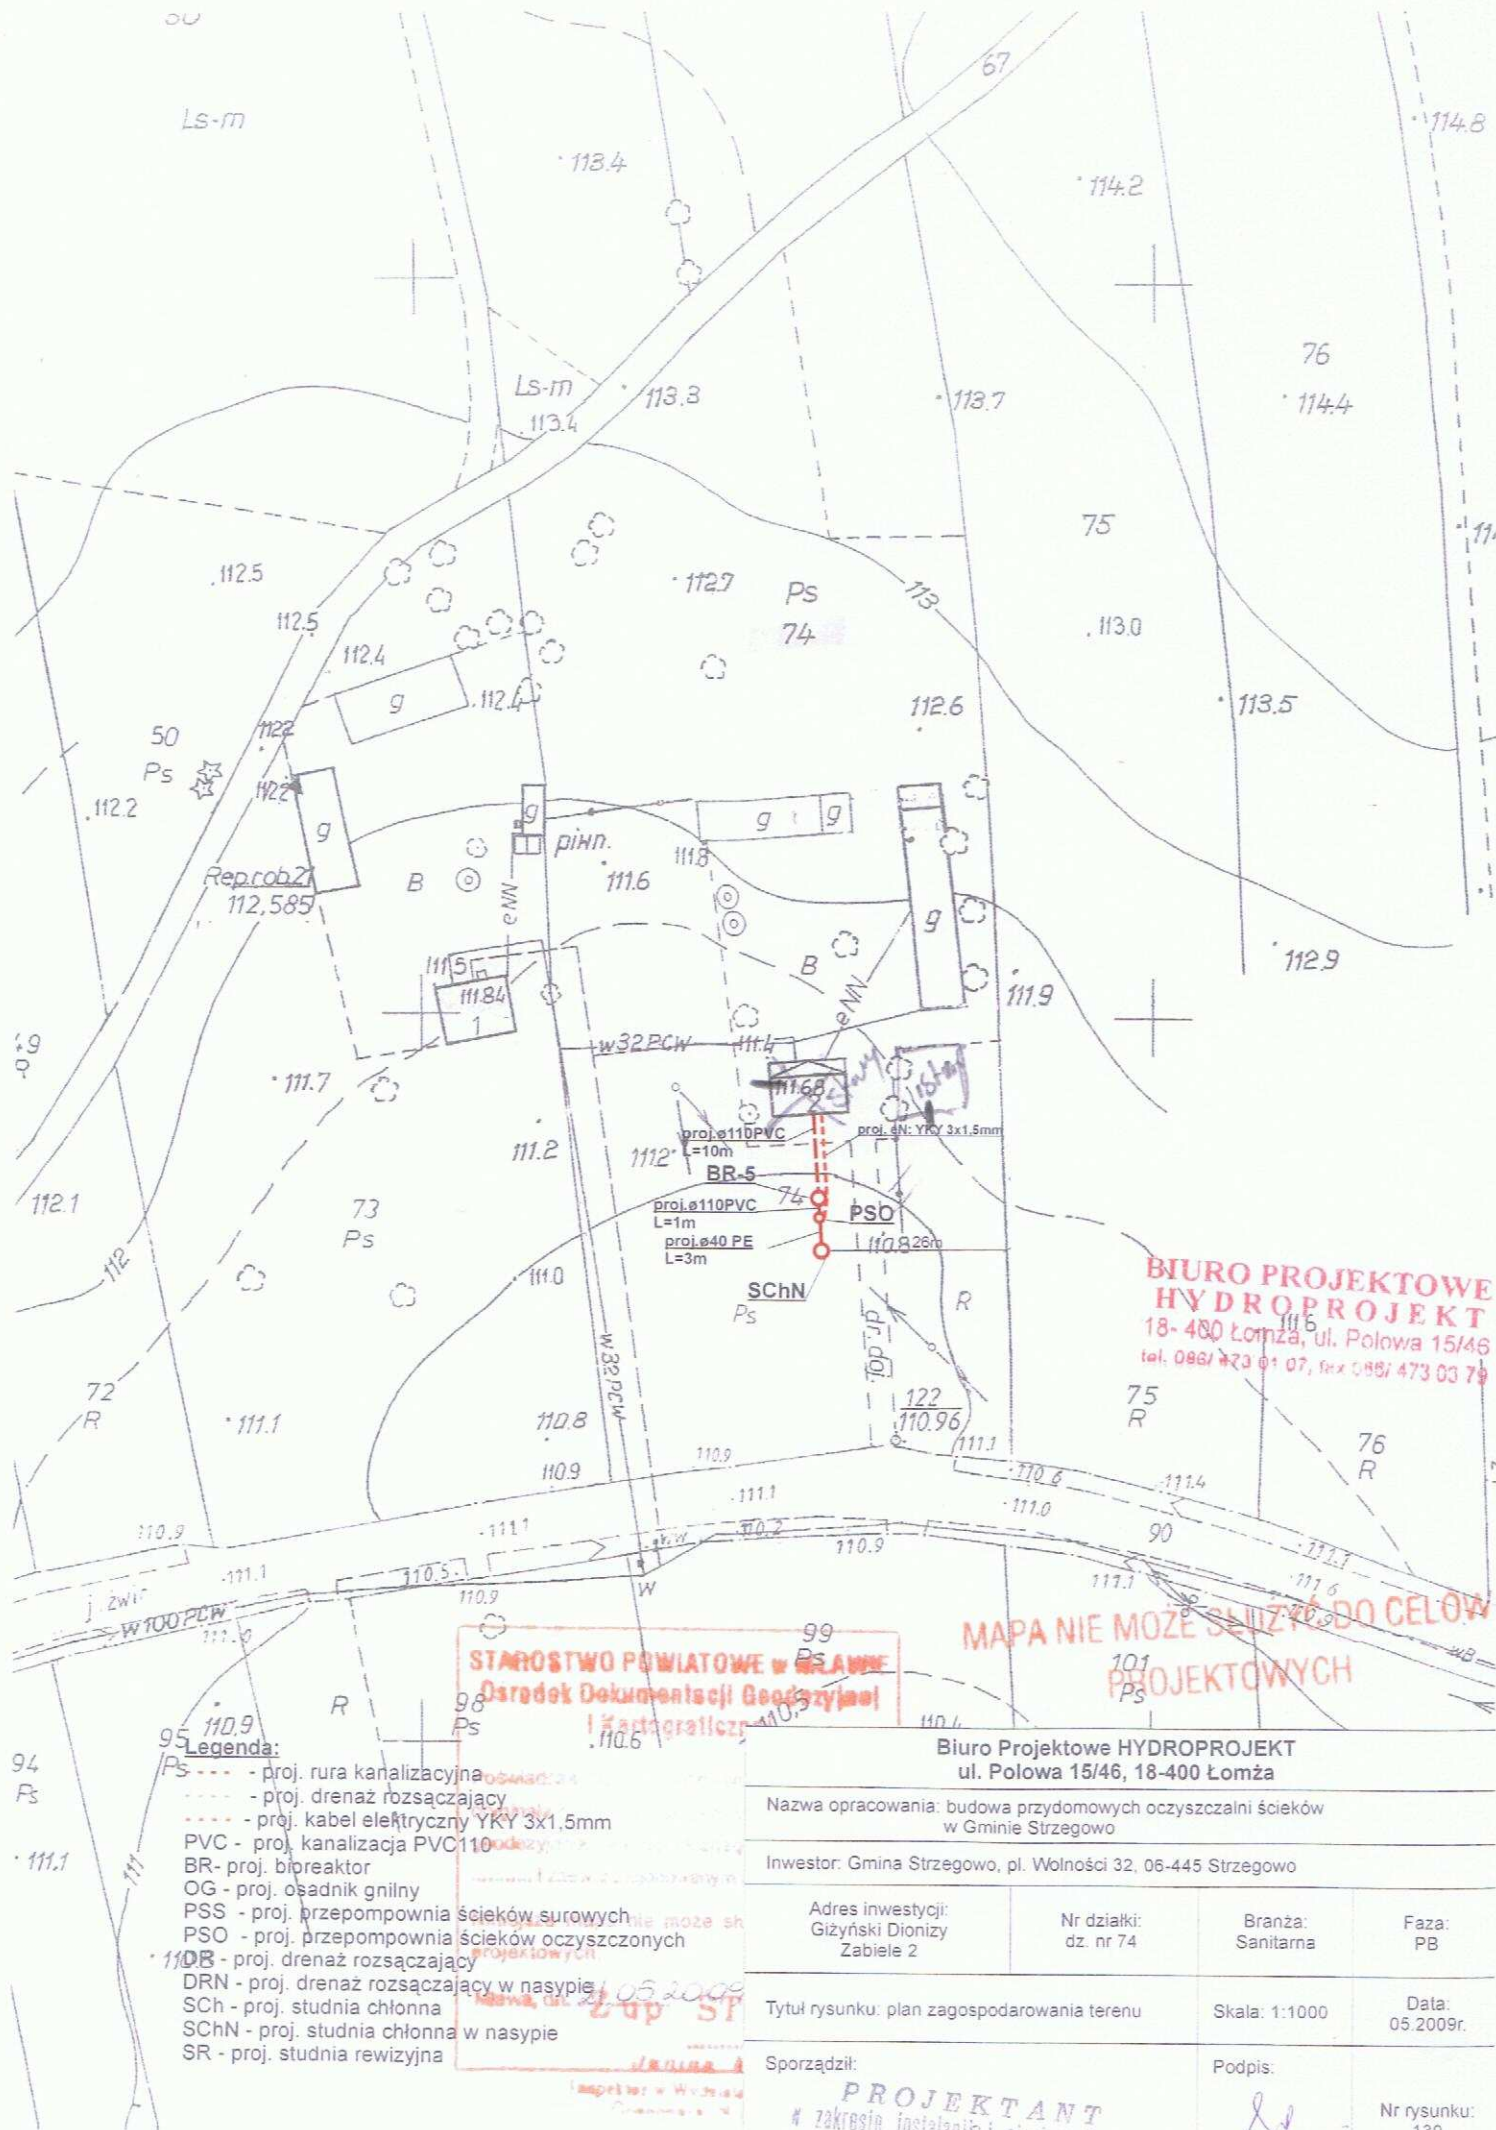

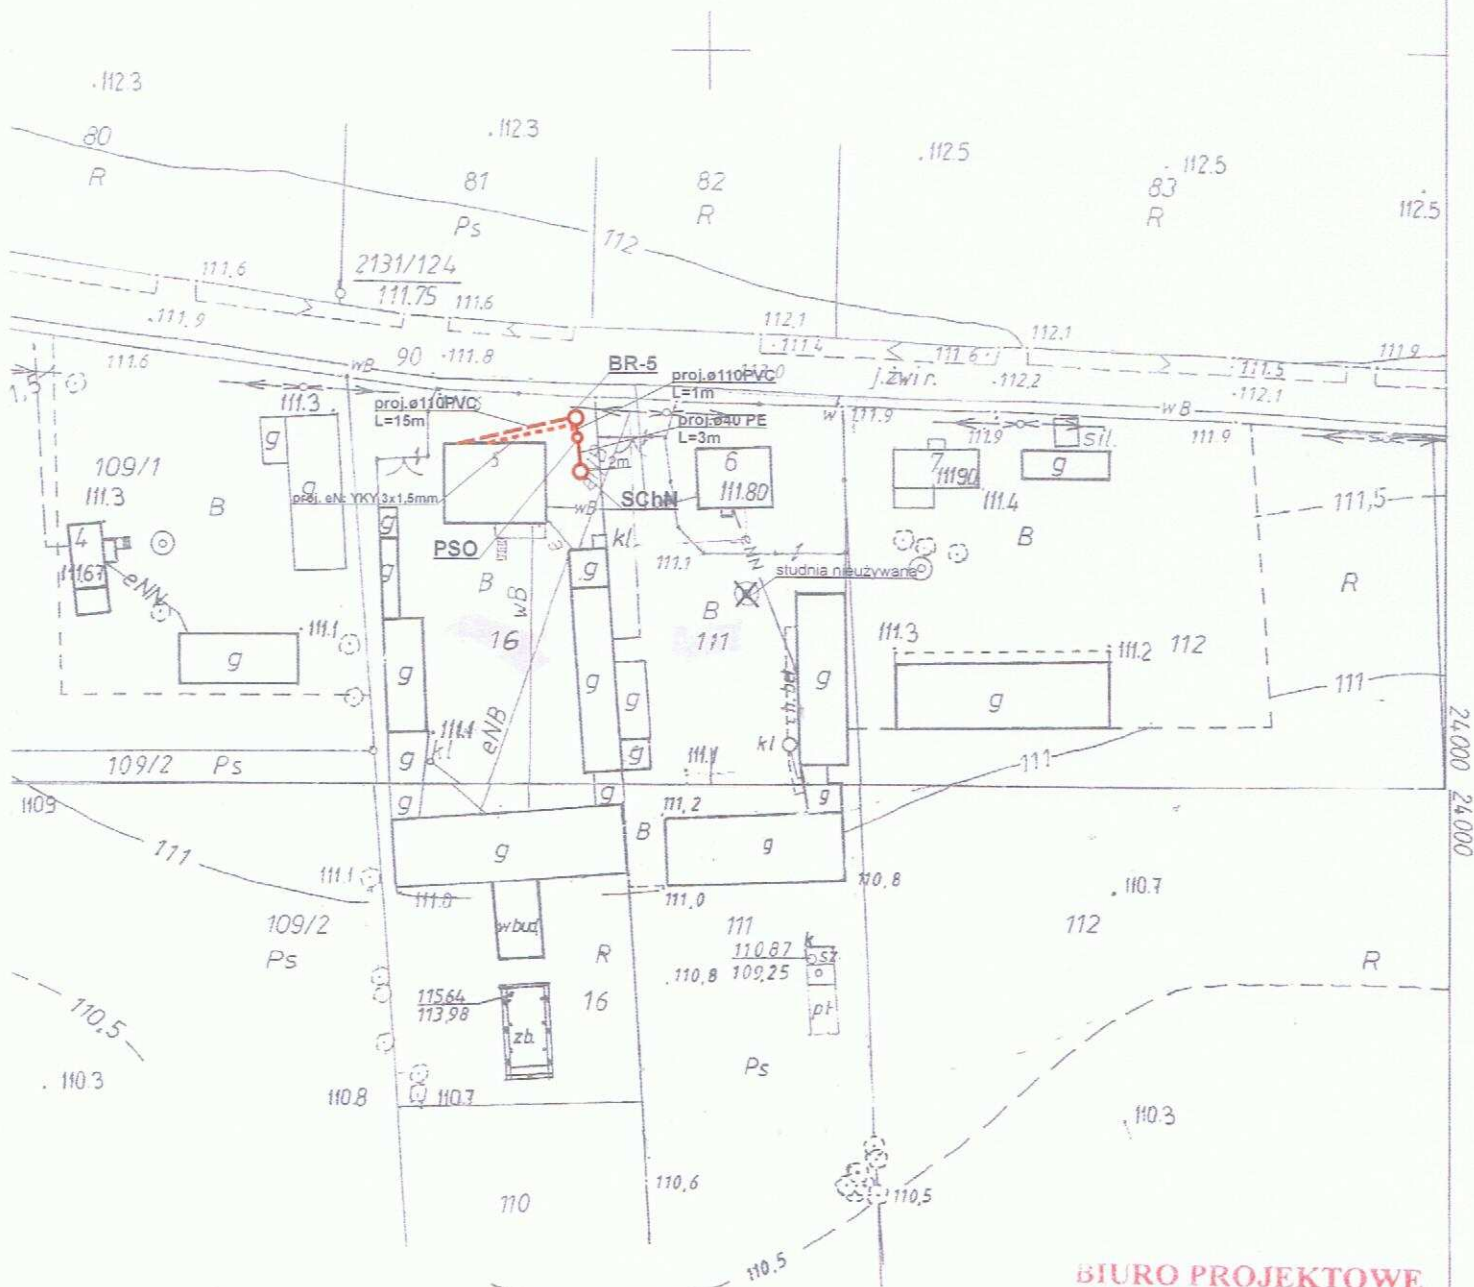

**BIURO PROJEKTOWE
HYDROPROJEKT**
18-400 Łomża, ul. Polowa 15/46
tel. 086/473 01 07, 086/473 03 79

STAROSTWO POWIATOWE w MŁAWIE
Ośrodek Dokumentacji Geodezyjnej
(Kartograficznej)

**MAPA NIE MOŻE SŁUżyć DO CELÓW
PROJEKTOWYCH**

Legenda:

- - proj. rura kanalizacyjna
- - proj. drenaż rozsączający
- - proj. kabel elektryczny YKY 3x1,5mm
- PVC - proj. kanalizacja PVC110
- BR - proj. bioreaktor
- OG - proj. osadnik gnilny
- PSS - proj. przepompownia ścieków surowych
- PSO - proj. przepompownia ścieków oczyszczonych
- DR - proj. drenaż rozsączający
- DRN - proj. drenaż rozsączający w nasypie
- SCh - proj. studnia chłonna
- SChN - proj. studnia chłonna w nasypie
- SR - proj. studnia rewizyjna

MAPA

Biuro Projektowe HYDROPROJEKT
ul. Polowa 15/46, 18-400 Łomża

Nazwa opracowania: budowa przydomowych oczyszczalni ścieków
w Gminie Strzegowo

Inwestor: Gmina Strzegowo, pl. Wolności 32, 06-445 Strzegowo

Adres inwestycji:
Wrotny Cezary
Zabiele 5

Nr działki:
dz. nr 16

Branża:
Sanitarna

Faza:
PB

Tytuł rysunku: plan zagospodarowania terenu

Skala: 1:1000

Data:
05.2009r.


SPORZĄDZAJĄCY
w zakresie instalacji i sieci sanitarnych

Podpis:

Nr rysunku:
131

mgr inż. Krzysztof Szeligowski

SZKIC SYTUACYJNY

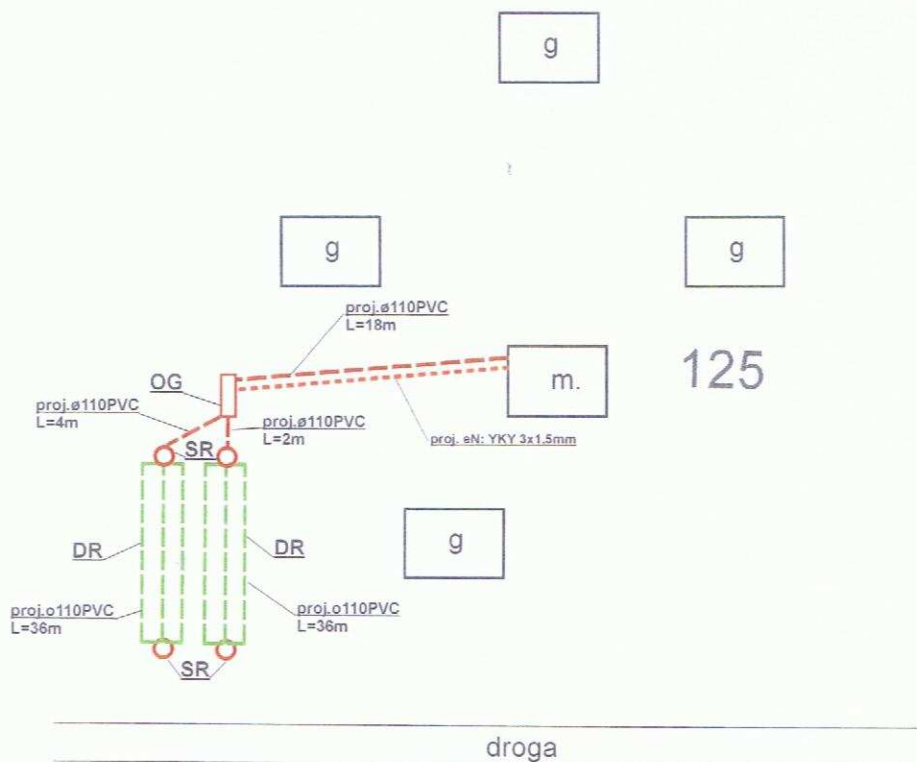

**BIURO PROJEKTOWE
HYDROPROJEKT**
18-400 Łomża, ul. Polowa 15/46
tel. 086/ 473 01 07, fax 086/ 473 03 79

Legenda:

- - proj. rura kanalizacyjna
- - proj. drenaż rozsączający
- - proj. kabel elektryczny YKY 3x1,5mm
- PVC - proj. kanalizacja PVC110
- BR - proj. bioreaktor
- OG - proj. osadnik gnilny
- PSS - proj. przepompownia ścieków surowych
- PSO - proj. przepompownia ścieków oczyszczonych
- DR - proj. drenaż rozsączający
- DRN - proj. drenaż rozsączający w nasypie
- SCh - proj. studnia chłonna
- SChN - proj. studnia chłonna w nasypie
- SR - proj. studnia rewizyjna

Biuro Projektowe HYDROPROJEKT ul. Polowa 15/46, 18-400 Łomża			
Nazwa opracowania: budowa przydomowych oczyszczalni ścieków w Gminie Strzegowo			
Inwestor: Gmina Strzegowo, pl. Wolności 32, 06-445 Strzegowo			
Adres inwestycji: Karp Andrzej Zalesie 68	Nr działki: dz. nr 125	Branża: Sanitarna	Faza: PB
Tytuł rysunku: plan zagospodarowania terenu		Skala: 1:1000	Data: 05.2009r.
Sporządził: PROJEKTANT w zakresie instalacji sieci sanitarnych. mgr inż. Krzysztof Szeligowski		Podpis: 	Nr rysunku: 134

Legenda:

- - proj. rura kanalizacyjna
- - proj. drenaż rozsączający
- - proj. kabel elektryczny YKY 3x1,5mm
- PVC - proj. kanalizacja PVC110
- BR - proj. bioreaktor
- OG - proj. osadnik gnilny
- PSS - proj. przepompownia ścieków surowych
- PSO - proj. przepompownia ścieków oczyszczonych
- DR - proj. drenaż rozsączający
- DRN - proj. drenaż rozsączający w nasypie
- SCh - proj. studnia chłonna
- SChN - proj. studnia chłonna w nasypie
- SR - proj. studnia rewizyjna


129.5

Biuro Projektowe HYDROPROJEKT
 ul. Polowa 15/46, 18-400 Łomża

 Nazwa opracowania: budowa przydomowych oczyszczalni ścieków
 w Gminie Strzegowo

Inwestor: Gmina Strzegowo, pl. Wolności 32, 06-445 Strzegowo

Adres inwestycji: Purzycki Zdzisław Zalesie 69	Nr działki: dz. nr 200	Branża: Sanitarna	Faza: PB
Tytuł rysunku: plan zagospodarowania terenu		Skala: 1:1000	Data: 05.2009r.
Sporządził: PROJEKTANT w zakresie instalacji sieci sanitarnych <i>Krzysztof Szeliński</i> mgr inż. Krzysztof Szeliński Nr upr. UAN 7342-56797		Podpis: <i>[Signature]</i>	Nr rysunku: 135

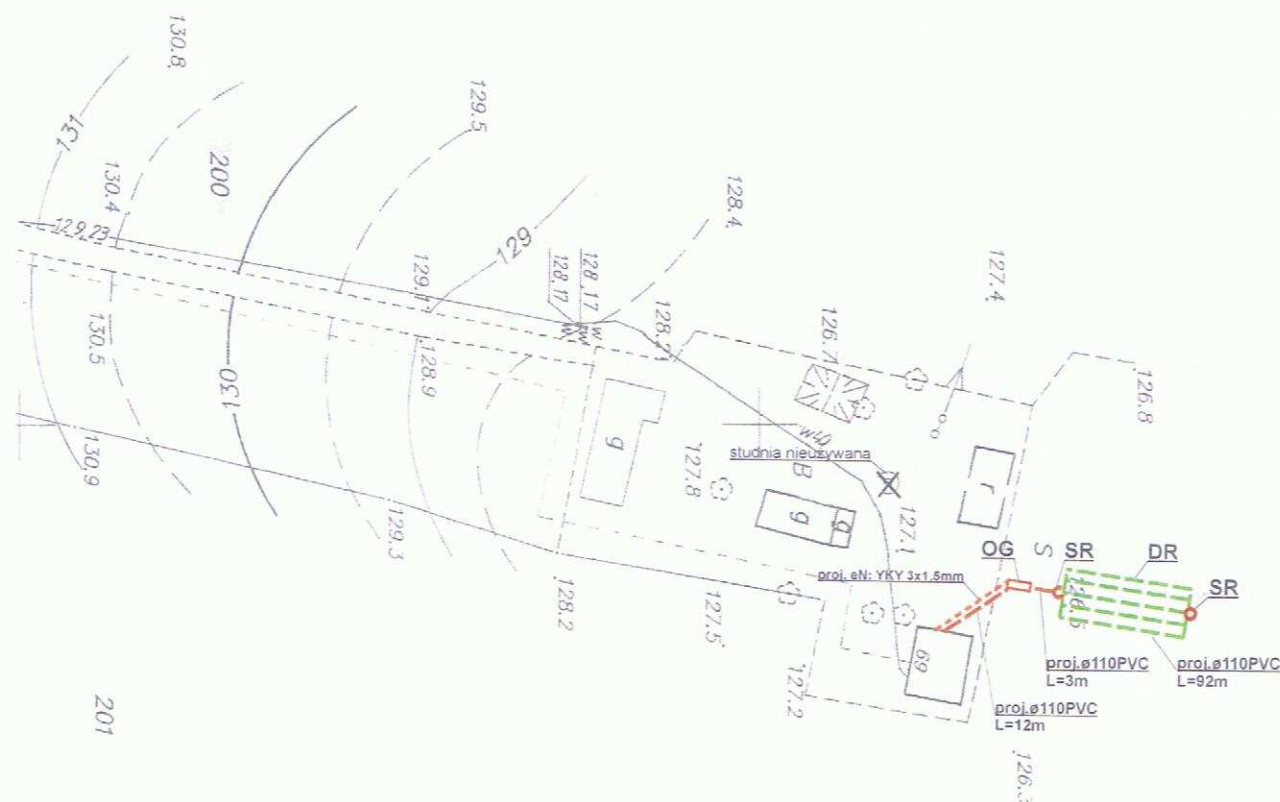

**BIURO PROJEKTOWE
HYDROPROJEKT**
 18-400 Łomża, ul. Polowa 15/46
 tel. 086/473 01 07, fax 086/473 03 79

Legenda:

- - - - - proj. rura kanalizacyjna
- - - - - proj. drenaż rozsączający
- - - - - proj. kabel elektryczny YKY 3x1,5mm
- PVC - proj. kanalizacja PVC110
- BR - proj. bioreaktor
/>
- OG - proj. osadnik gnilny
- PSS - proj. przepompownia ścieków surowych
- PSO - proj. przepompownia ścieków oczyszczonych
- DR - proj. drenaż rozsączający
- DRN - proj. drenaż rozsączający w nasypie
- SCh - proj. studnia chłonna
- SChN - proj. studnia chłonna w nasypie
- SR - proj. studnia rewizyjna

Biuro Projektowe HYDROPROJEKT
ul. Polowa 15/46, 18-400 Łomża

Nazwa opracowania: budowa przydomowych oczyszczalni ścieków
w Gminie Strzegowo

Inwestor: Gmina Strzegowo, pl. Wolności 32, 06-445 Strzegowo

Adres inwestycji:
Suska Marianna
Wygoda

Nr działki:
dz. nr 280/1, 280/2,
280/3

Branża:
Sanitarna

Faza:
PB

Tytuł rysunku: plan zagospodarowania terenu

Skala: 1:500


Data:
03.2009r.

PROJEKTANT
Sporządził:
Zakreślił: Instalację sieci sanitarnych
mgr inż. Krzysztof Szeligowski
Nr upr. UAN 7342-56/92

Podpis:

Nr rysunku:
136

**MAPA NIE MOŻE SŁUżyć DO CEŁÓW
PROJEKTOWYCH**

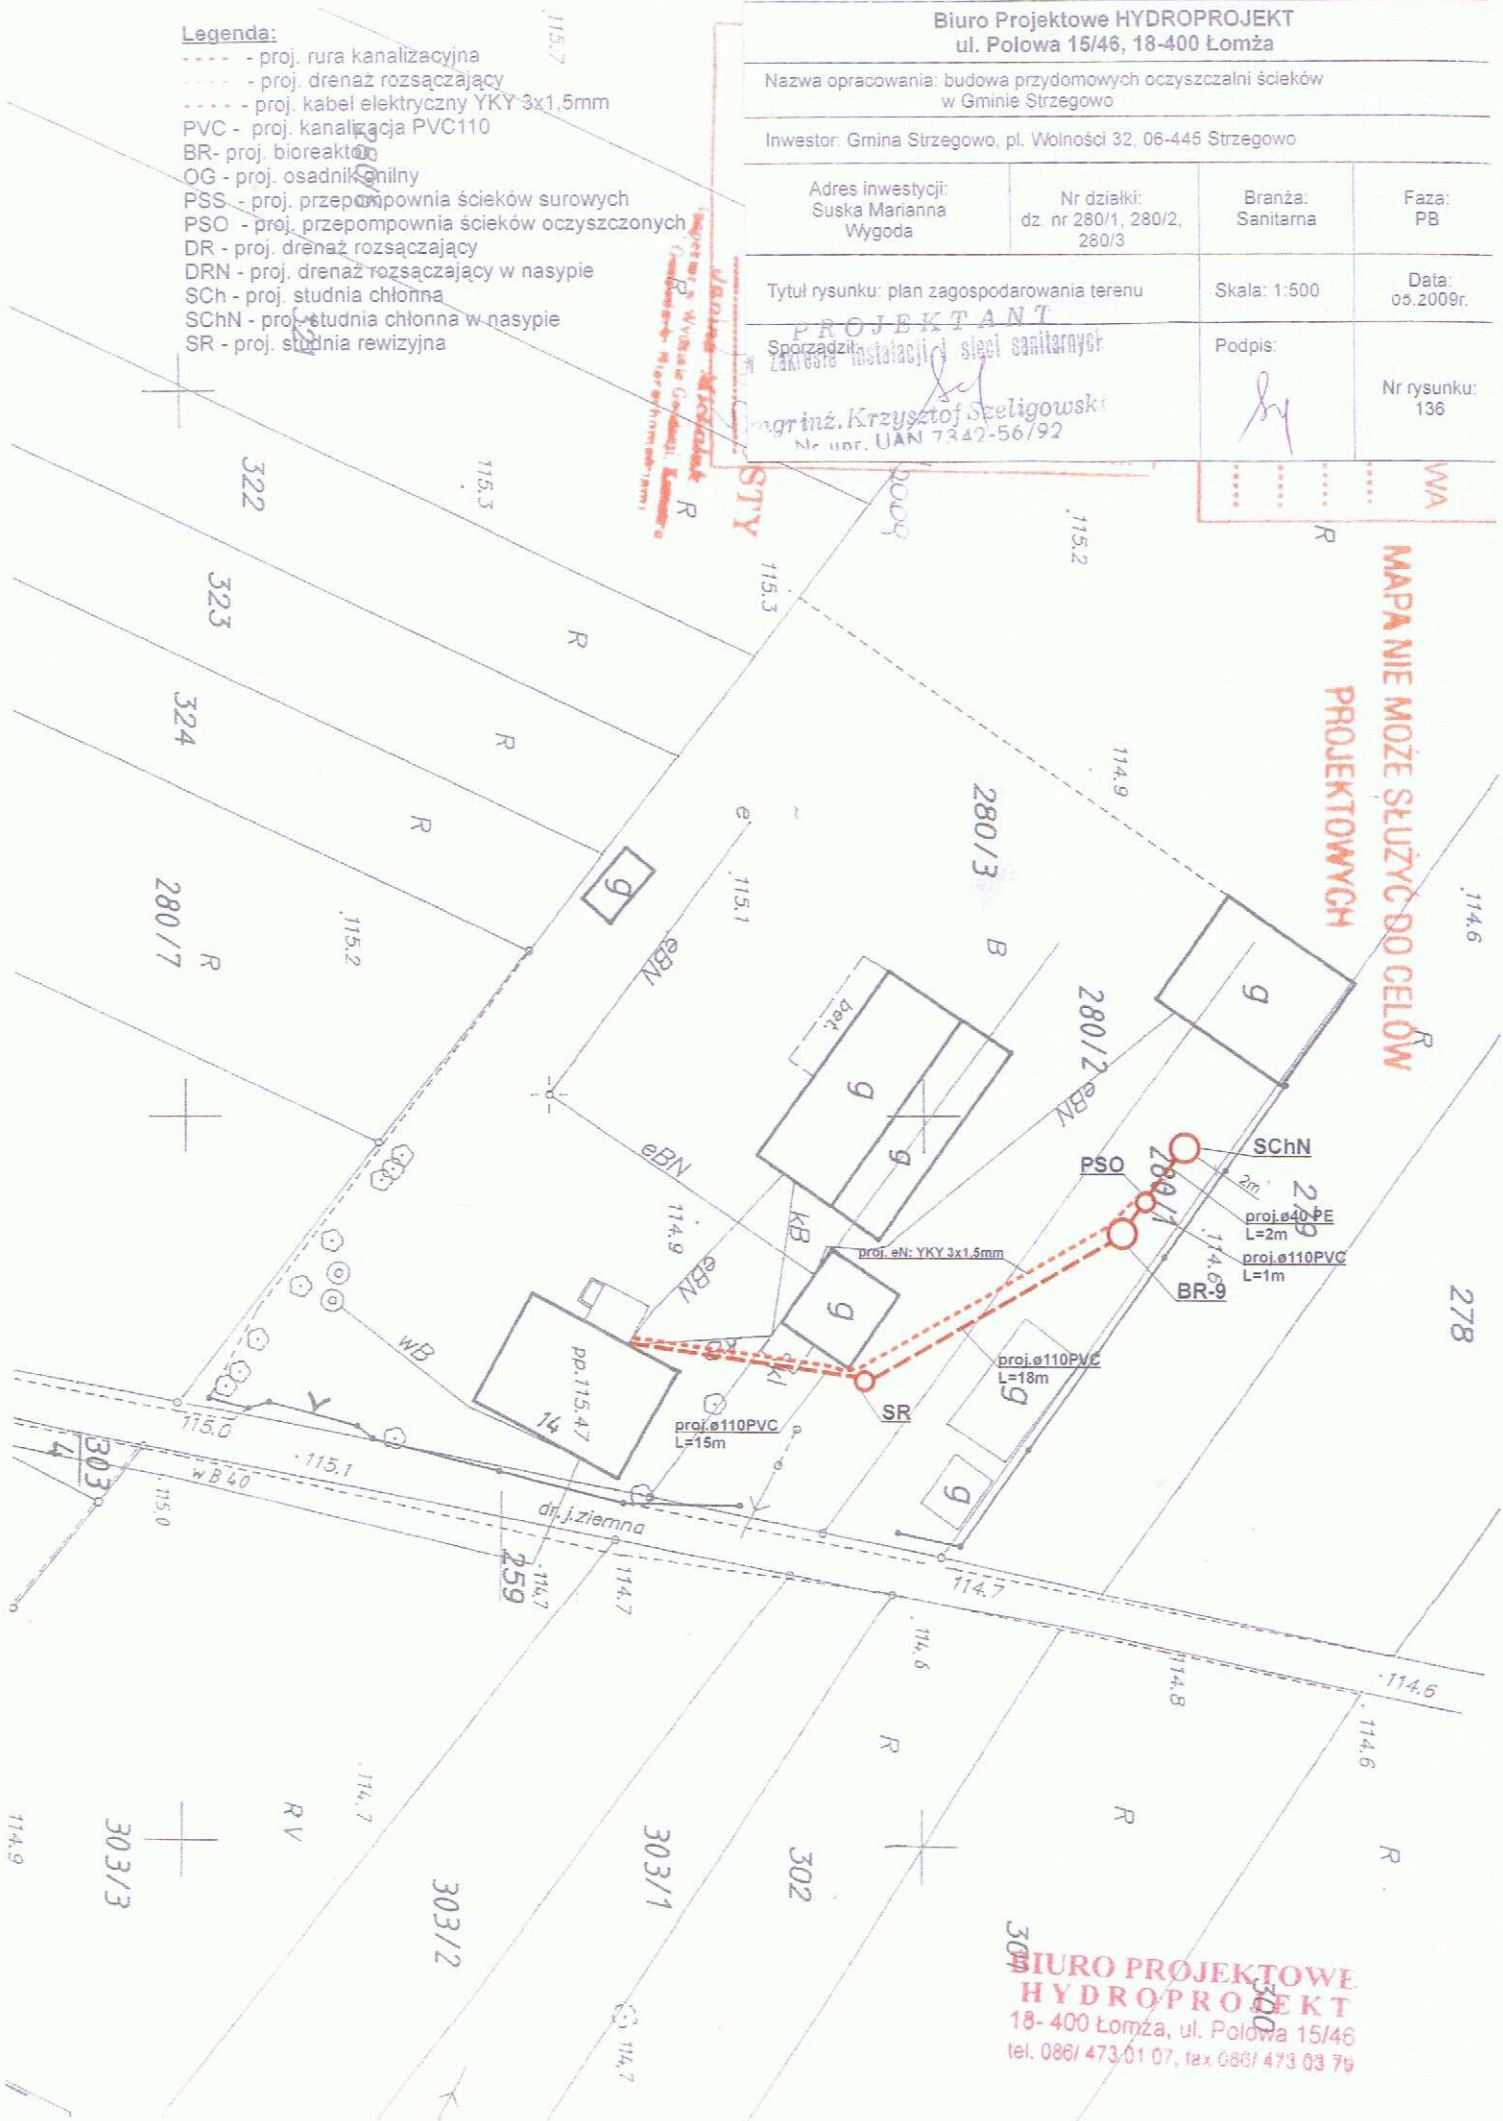

**BIURO PROJEKTOWE
HYDROPROJEKT**
18-400 Łomża, ul. Polowa 15/46
tel. 086/ 473 01 07, fax 086/ 473 03 79