

Granice działek przyjęto wg:
- stanu prawnego
- stanu użytkowania
- mapy zasadniczej ewid. sytuacyjno-wysokościowej
AKTUALIZACJI MAPY
na dzień 11.06.2010 r.
dokonał: *Przemysław Knapik*
BIURO UPRAWNIONE
10-01 Upr. BUD/Wsk

GEODEZYJNA OBSŁUGA BUDOWNICTWA
"GEOBUD"
06-500 Mława, ul. Piłsudskiego 85
tel/fax 854-37-08, tel. 854-30-14
NIP 669-103-03-82

STAROSTWO POWIATOWE W MLAWIE
Wydział Geodezji, Katastru i Gospodarki Nieruchomościami
Załącznik do Karty Wytycznej Projektowanej Sieci Użytkownika Terenu
na dzień 11.06.2010 r.
dokonał: *Przemysław Knapik*
BIURO UPRAWNIONE
10-01 Upr. BUD/Wsk

z up. STAROSTY
Marek Kłusowski
Kierownik Wydziału Geodezji, Katastru i Gospodarki Nieruchomościami

ark. 252.221.213

Granice działek przyjęto wg:
- stanu prawnego
- stanu użytkowania
- mapy zasadniczej ewid. sytuacyjno-wysokościowej
AKTUALIZACJI MAPY
na dzień 11.06.2010 r.
dokonał: *Przemysław Knapik*
BIURO UPRAWNIONE
10-01 Upr. BUD/Wsk

GEODEZYJNA OBSŁUGA BUDOWNICTWA
"GEOBUD"
06-500 Mława, ul. Piłsudskiego 85
tel/fax 854-37-08, tel. 854-30-14
NIP 669-103-03-82

STAROSTWO POWIATOWE W MLAWIE
Wydział Geodezji, Katastru i Gospodarki Nieruchomościami
Załącznik do Karty Wytycznej Projektowanej Sieci Użytkownika Terenu
na dzień 11.06.2010 r.
dokonał: *Przemysław Knapik*
BIURO UPRAWNIONE
10-01 Upr. BUD/Wsk

z up. STAROSTY
Marek Kłusowski
Kierownik Wydziału Geodezji, Katastru i Gospodarki Nieruchomościami

ark. 252.221.214

Granice działek przyjęto wg:
- stanu prawnego
- stanu użytkowania
- mapy zasadniczej ewid. sytuacyjno-wysokościowej
AKTUALIZACJI MAPY
na dzień 11.06.2010 r.
dokonał: *Przemysław Knapik*
BIURO UPRAWNIONE
10-01 Upr. BUD/Wsk

GEODEZYJNA OBSŁUGA BUDOWNICTWA
"GEOBUD"
06-500 Mława, ul. Piłsudskiego 85
tel/fax 854-37-08, tel. 854-30-14
NIP 669-103-03-82

STAROSTWO POWIATOWE W MLAWIE
Wydział Geodezji, Katastru i Gospodarki Nieruchomościami
Załącznik do Karty Wytycznej Projektowanej Sieci Użytkownika Terenu
na dzień 11.06.2010 r.
dokonał: *Przemysław Knapik*
BIURO UPRAWNIONE
10-01 Upr. BUD/Wsk

z up. STAROSTY
Marek Kłusowski
Kierownik Wydziału Geodezji, Katastru i Gospodarki Nieruchomościami

ark. 252.223.011

UWAGI
Nie wykluza się latienia urządzeń
podziemnych, dla których nie ma
informacji branżowych i nie zostały
odnotowane w czasie inwentaryzacji
geodezyjnej.

STAROSTWO POWIATOWE
Wydział Inżynierii
06-500 Mława, ul. Reymonta 6
tel. (023) 655-29-13, 654-32-11

PROJEKTOWANIE KANALIZACJI SANITARNEJ PROJEKTOWANIE PRZEWODÓW TŁOCZONYCH I KANAŁÓW			
NAZWA BUDYSLCA			
PROJEKT BUDOWLANY: KANALIZACJA SANITARNA WOLA KANIGOWSKA			
PROJEKTANT			
GMINA STRZEGOWO Pl. Wolności 32, 06-445 Strzegowo			
TYTUŁ RYSUNKU		WZGLĘD	
RZUT SYTUACYJNY		SANITARNA	
Ark. nr		252.223.011; 252.221.213; 252.221.214	
PROJEKTOWANIE		1:1000	
Jerzy Zmorzyński		08.2010 r.	
GT 8386/10076		GT 8386/10076	
WZGLĘD		WZGLĘD	
3		3	

115.3

114.9

115,10

110,71 KZ2

110,45 ist. kabel światłowodowy

115.5

112.27

g

112.28

g

ist. gazociąg Dn 1400

rura ochronna PCV 115.3

Dz 200 x 5,9 l = 39,00 m

115.2

proj. gazociąg Dn 1400

Czarnocinek 115.54

114.93


115,10

110,71 KZ1

110,45



STAROSTWO POWIATOWE
Wyd. infrastruktury
06-300 Mława, ul. Reymonta 6
tel. (023) 655-29-13, 655-16-54

Stadium opracowania:	Projekt budowlany kan. sanitarnej		
Obiekt:	KANALIZACJA SANITARNA WOLA KANIGOWSKA		
Lokalizacja:	Wola Kanigowska, gm. Strzegowo		
Inwestor:	Gmina Strzegowo Pl. Wpłności 32, 06-445 STRZEGOWO		
Projektant:	Jerzy Zmorzyński		
Jerzy Zmorzyński nr upr. GT 8386/100/76	Uprawniony do wykonywania i projektant w zakresie instalacji i sieci nr upr. GT 8386/100/76		
Data	sierpień 2010 r.	Skala:	1 : 200
Rysunek	RZUT SYTUACYJNY SKRZYŻOWNIA Z PRZEWODEM GAZOWYM		Nr 3A

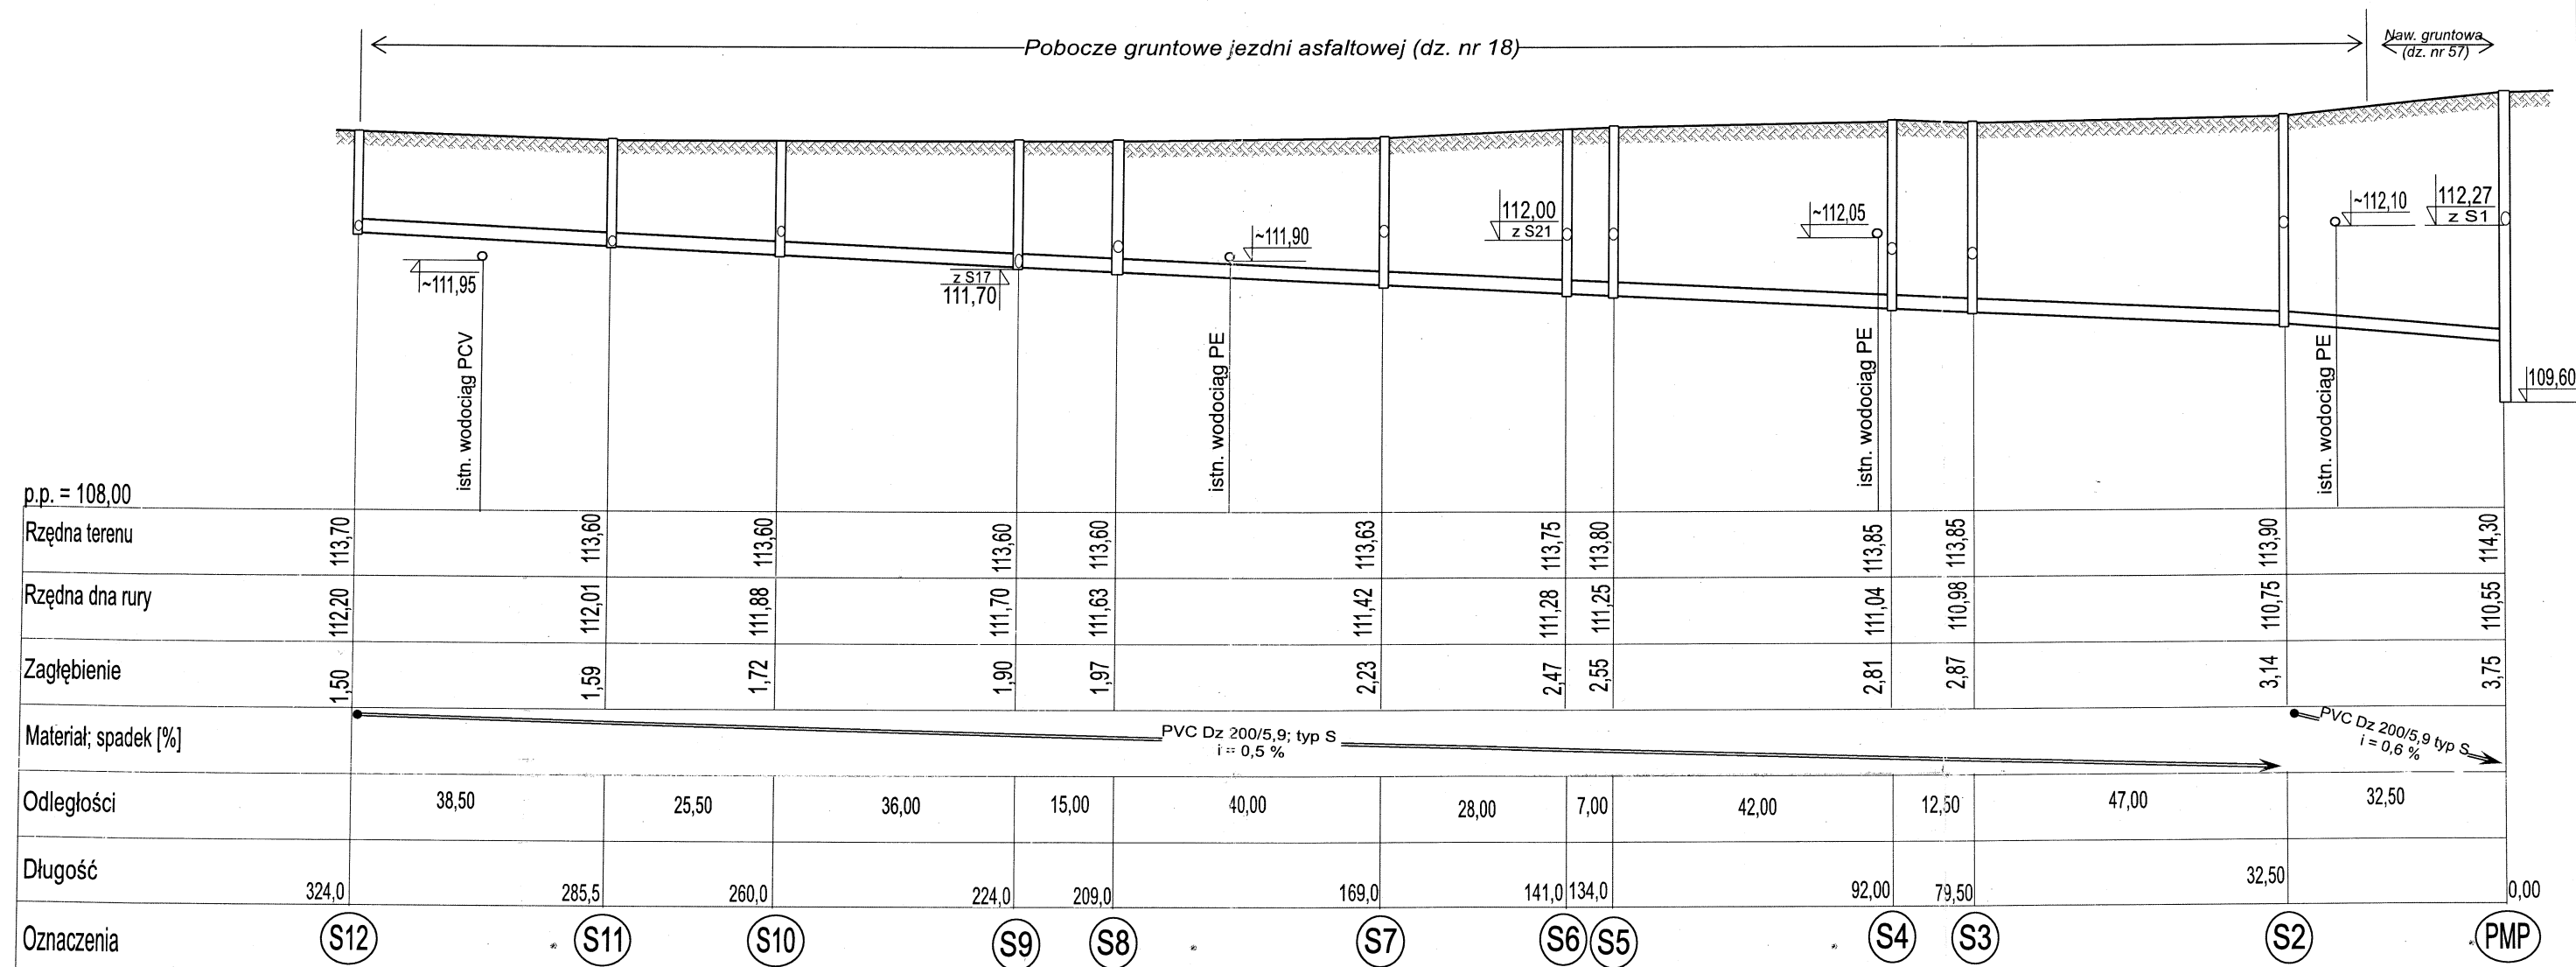


STAROSTWO POWIATOWE
Wydział Infrastruktury
06-500 Pleszew, ul. Reymonta 6
tel. (023) 655-29-13, 654-33-11

Stadium opracowania:	Projekt budowlany kan. sanitarnej		
Obiekt:	KANALIZACJA SANITARNA WOLA KANIGOWSKA		
Lokalizacja:	Wola Kanigowska, gm. Strzegowo		
Inwestor:	Gmina Strzegowo Pl. Wpłności 32, 06-445 STRZEGOWO		
Projektant:	Jerzy Zmorzyński Uprawniony inżynier budowy i projektant w zakresie instalacji i sieci (nr upr. GT 8386/100/76)		
Data	sierpień 2010 r.	Skala:	1 : 100/1000
Rysunek	PROFIL PODŁUŻNY (PMP - S12)		Nr 4

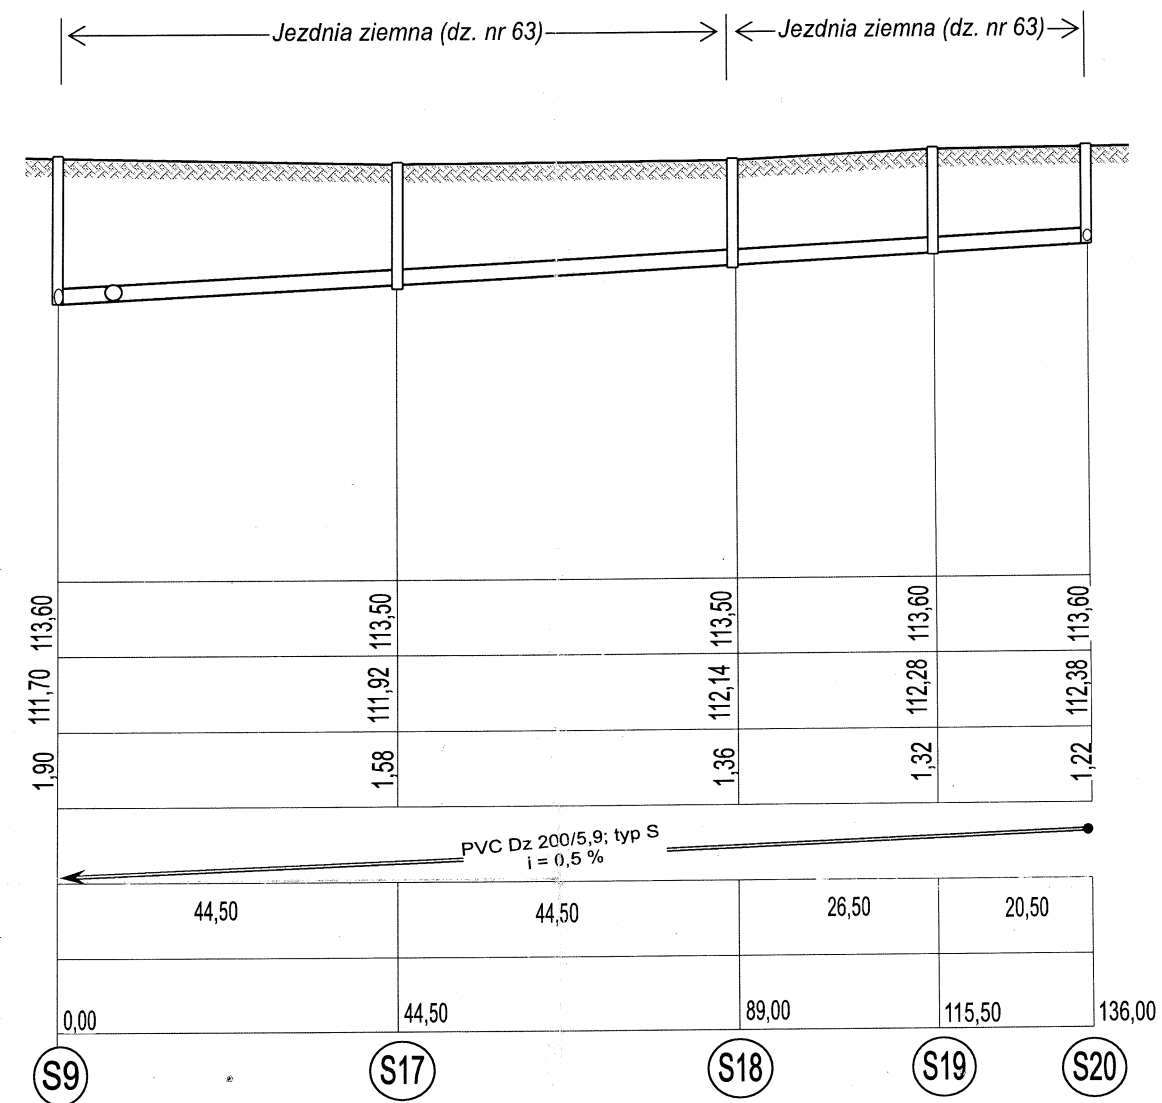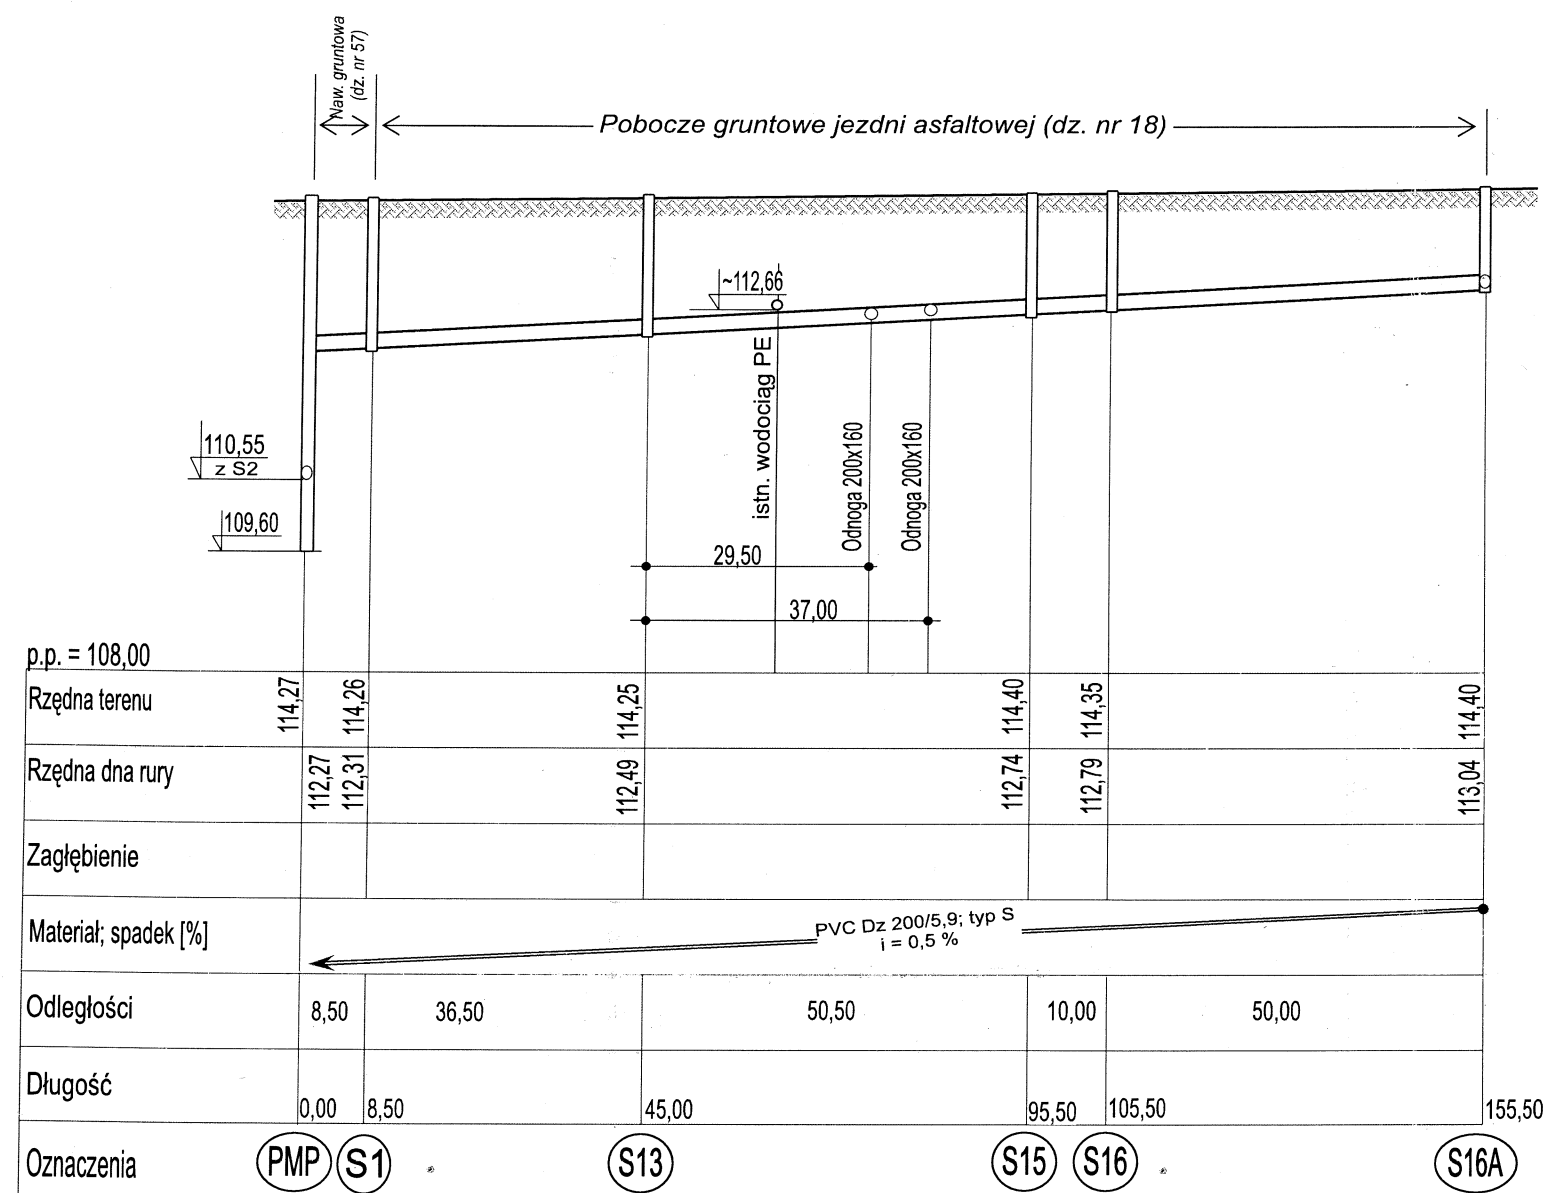


STAROSTWO POWIATOWE
Wydział Infrastruktury
06-500 Mława, ul. Reymonta 6
tel. (023) 655-29-11

Stadium opracowania:	Projekt budowlany kan. sanitarnej		
Obiekt:	KANALIZACJA SANITARNA WOLA KANIGOWSKA		
Lokalizacja:	Wola Kanigowska, gm. Strzegowo		
Inwestor:	Gmina Strzegowo Pl. Wpłności 32, 06-445 STRZEGOWO		
Projektant:	Jerzy Zmorzyński Uprawnienie w zakresie budowy i projektowania w zakresie instalacji i sieci nr upr. GT 8386/100/76		
Data	sierpień 2010 r.	Skala:	1 : 100/1000
Rysunek	PROFIL PODŁUŻNY (PMP - S16A; S9 - S20)		Nr 5

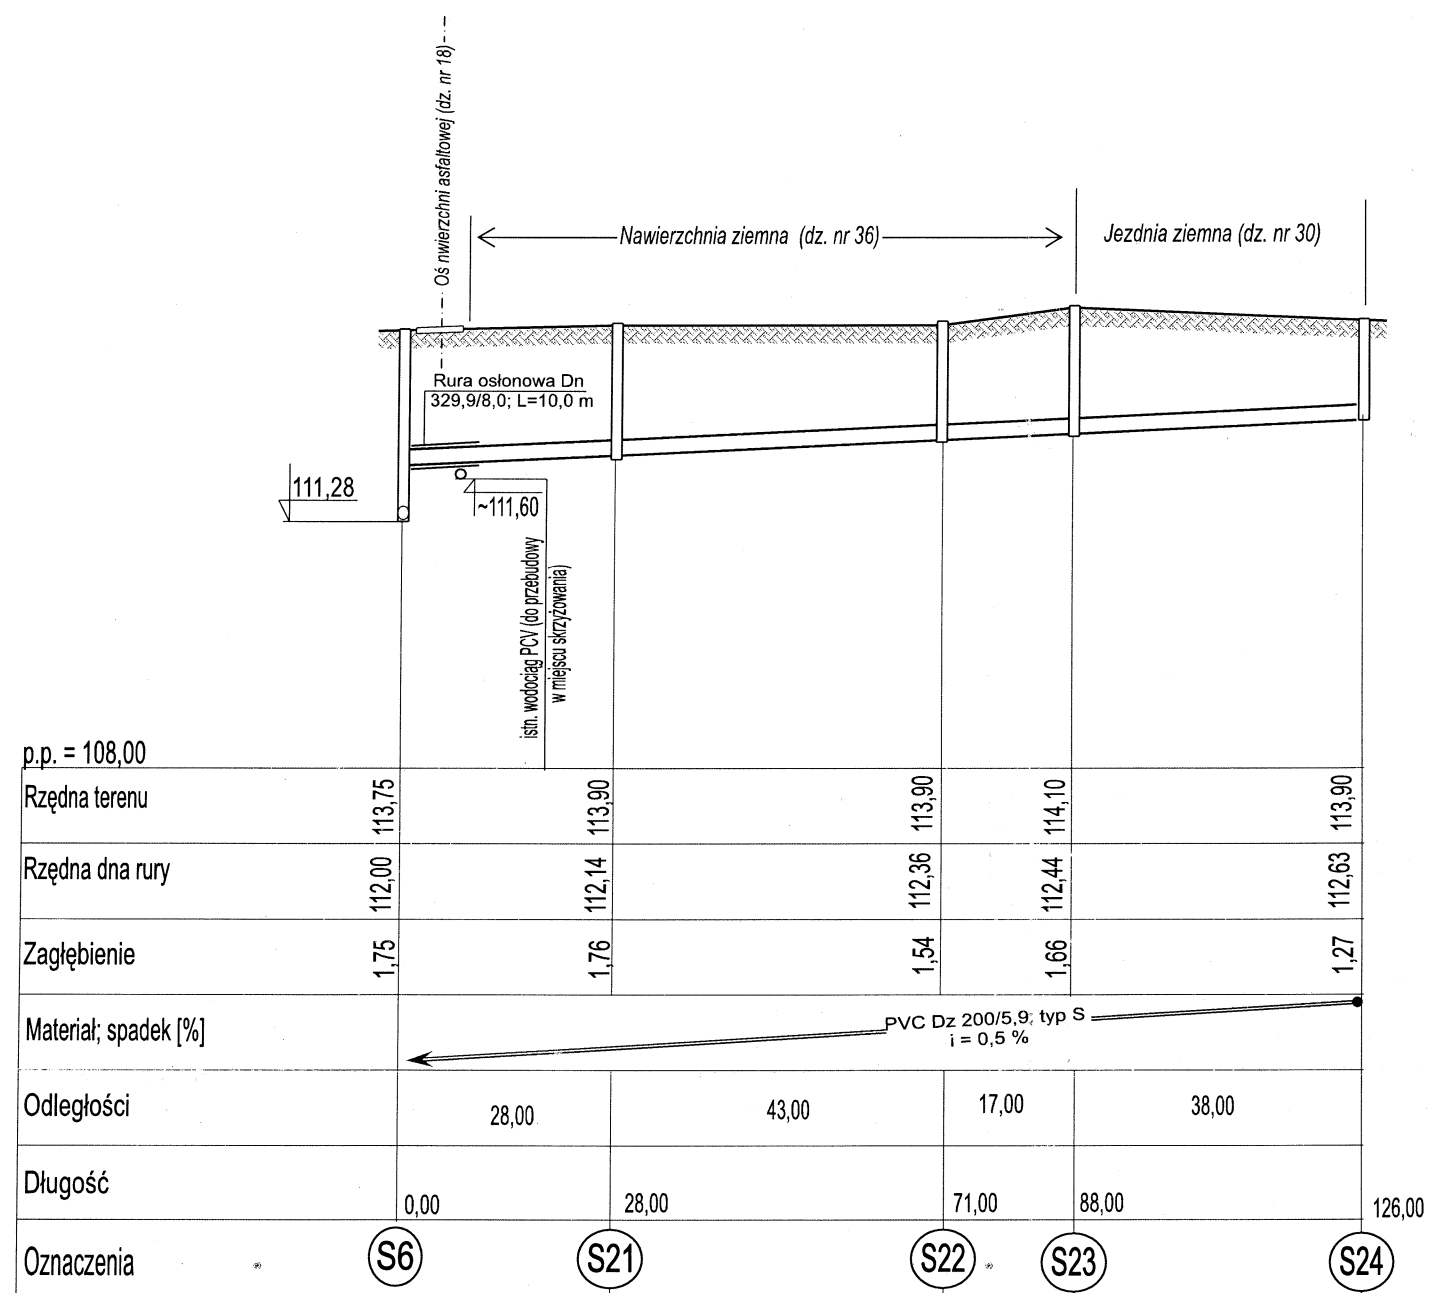

STAROSTWO POWIATOWE
Wydział Infrastruktury
06-500 Mława, ul. Reymonta 6
tel. (023) 655-29-13, 654-133

Stadium opracowania:	Projekt budowlany kanalizacji sanitarnej		
Obiekt:	KANALIZACJA SANITARNA WOLA KANIGOWSKA		
Lokalizacja:	Wola Kanigowska, gm. Strzegowo		
Inwestor:	Gmina Strzegowo Pl. Wpłności 32, 06-445 STRZEGOWO		
Projektant:	Jerzy Zmorzyński Uprawniony inżynier budowy i projektant w zakresie instalacji i sieci nr upr. GT 8386/100/76		
Data	sierpień 2010 r.	Skala:	1 : 100/1000
Rysunek	PROFIL PODŁUŻNY (S6 - S24)		Nr 6

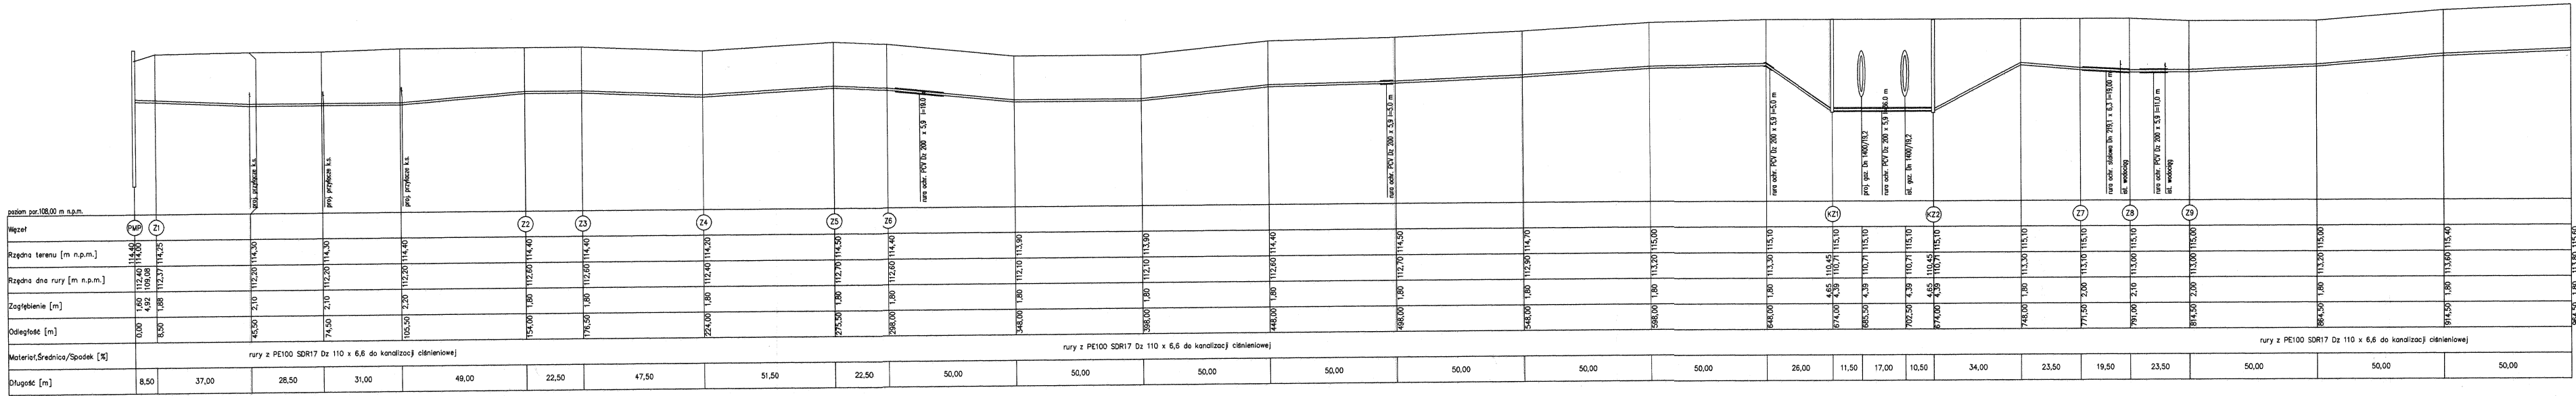

STADIONOWA - 06-500 MŁAWA
Wydział Infrastruktury
06-500 Mława, ul. Reymonta 6
tel. (0223) 653-20, 653-21

Stadium opracowania: Projekt budowlany kan. sanitarnej

Obiekt: KANALIZACJA SANITARNA WOLA KANIGOWSKA

Lokalizacja: Wola Kanigowska, gm. Strzegowo


Inwestor: Gmina Strzegowo
Pl. Wpłodek 2, 06-445 STRZEGOWO


Projektant: Jerzy Zmorzyński
i projektantów s.c. z siedzibą w Strzegowie
ul. Główna 100/76

Data: sierpień 2010 r. Skala: 1 : 100/1000

Rysunek: PROFIL PODŁUŻNY RUROCIĄGU TŁOCZNEGO ODCINEK I

Nr 7

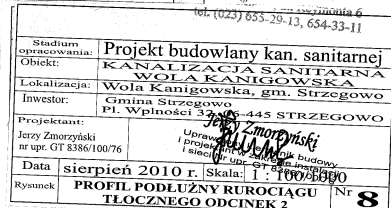


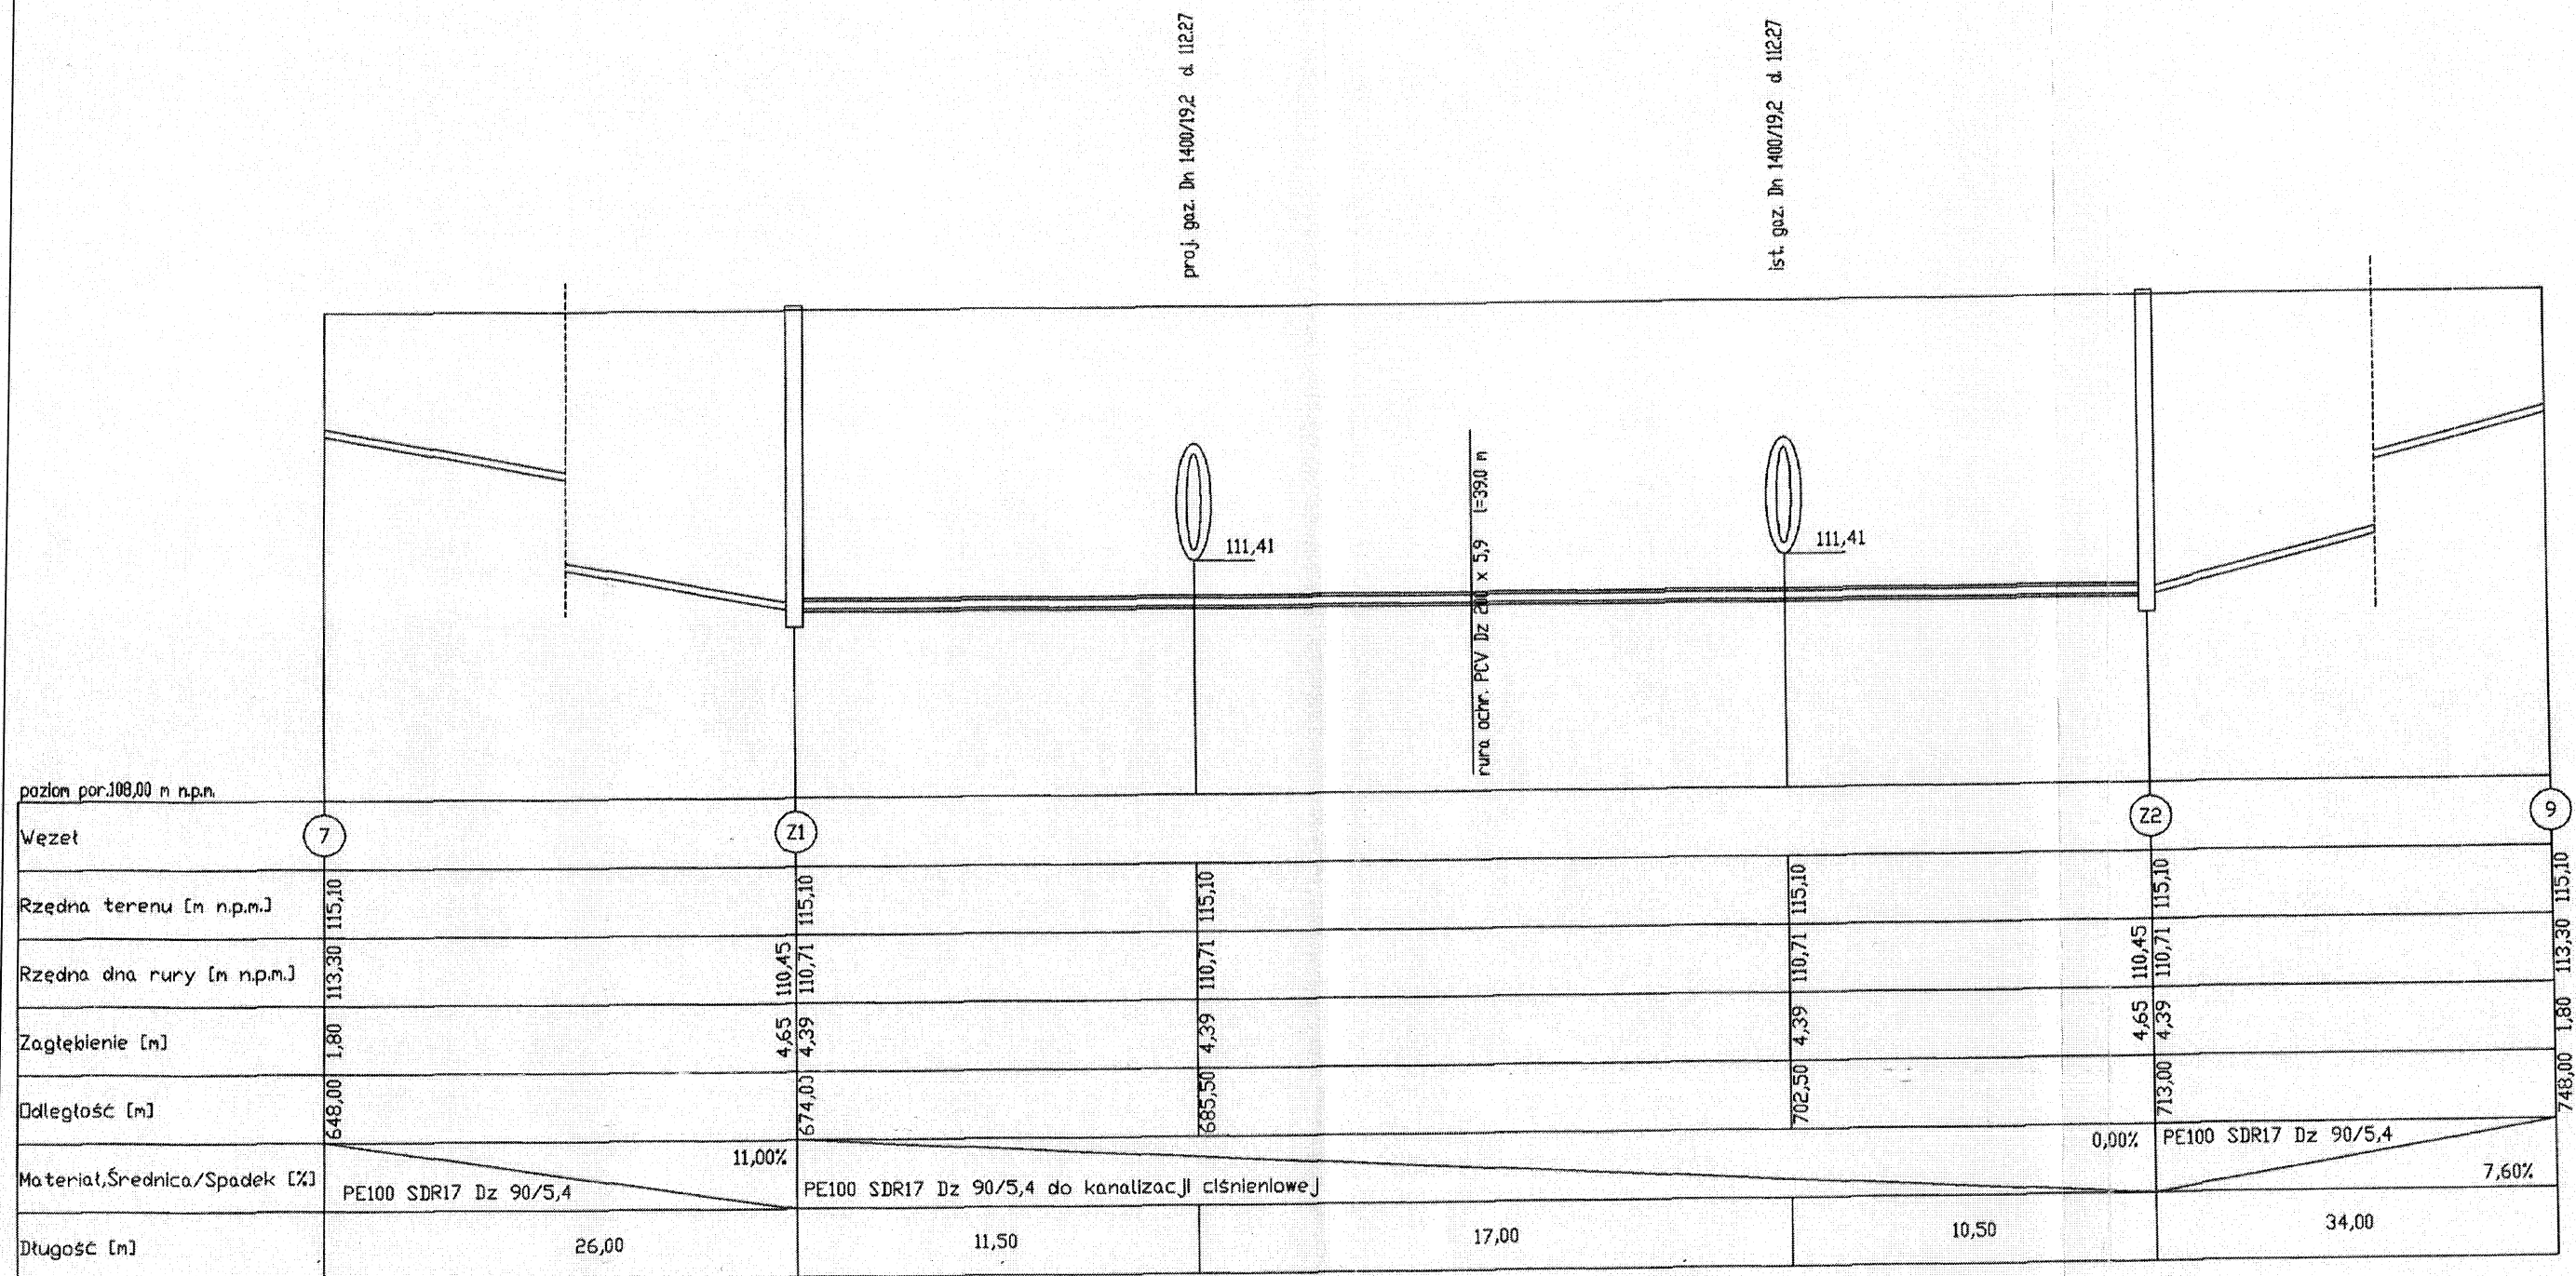


STAROSTWO POWIATOWE
Wydział Infrastruktury

06-500 Mława, ul. Reymonta 6
tel. (023) 655-29-13, 654-33-11

Stadium opracowania:	Projekt budowlany kan. sanitarnej		
Obiekt:	KANALIZACJA SANITARNA WOLA KANIGOWSKA		
Lokalizacja:	Wola Kanigowska, gm. Strzegowo		
Inwestor:	Gmina Strzegowo Pl. Wpływu 32, 06-445 STRZEGOWO		
Projektant:	Jerzy Zmorzyński		
Jerzy Zmorzyński nr upr. GT 8386/100/76	Uprawnienie w zakresie budowy i projektowania w zakresie instalacji i sieci nr upr. GT 8386/100/76		
Data	sierpień 2010 r.	Skala:	1 : 100/200
Rysunek	PROFIL SKRZYŻOWANIA RUROCIĄGU TŁOCZNEGO Z GAZOCIĄGIEM 2 x Dn 1400		Nr 9

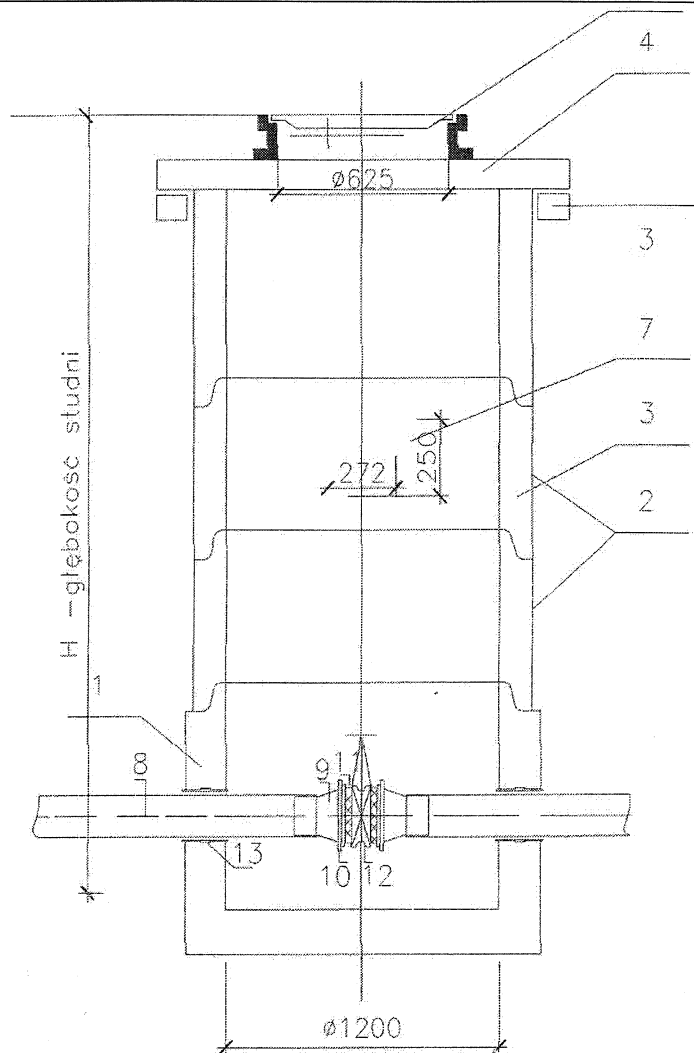


- 1 - podstawa studni betonowa Dn 1200 prefabrykowana beton klasy minimum B35
- 2 - kręgi betonowe Dn 1200 z uszczelką beton klasy minimum B35
łączenie na zintegrowane uszczelki gumowe
- 3 - piescien odciążający PO-1960/1530 beton klasy minimum B35
- 4 - płyta przykrywająca Dn 1510/600 beton klasy minimum B35
- 5 - stopnie włazowe żeliwne typu ciężkiego
- 6 - właz typu ciężkiego Dn 600 wg EN124 D400 dwu lub czterocentrowy z wypełnieniem betonowym
- 7 - żeliwne stopnie złączowe PN-EN 1670:2000
8. rura kanalizacyjna PE 100 SDR 17 Dz 110 x 6,6 PN 10
9. tuleja kołnierza 110/100 SDR 11
10. kołnierz stalowy galwanizowany Dz 110/100 SDR 11 (PN 16)
11. uszczelka EPDM G-St: SDR 11 PE 100 Dz 110/100
12. przepustnica odcinająca z napędem ręcznym Dn 100 PN 10
13. przejście szczelne przez ścianę - punkt stały SDR 11 PE 100 Dz 110.

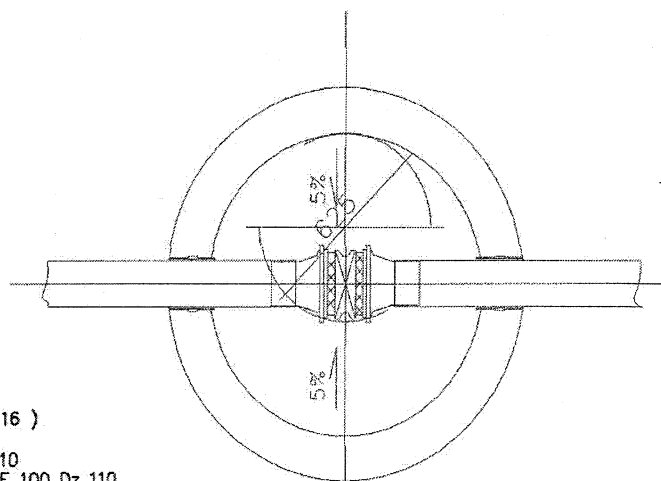

STAROSTWO POWIATOWE
Wydział Infrastruktury
06-500 Mława, ul. Reymonta 6
tel. (023) 655-29-13, 654-33-11


Stadium opracowania:	Projekt budowlany kan. sanitarnej		
Obiekt:	KANALIZACJA SANITARNA WOLA KANIGOWSKA		
Lokalizacja:	Wola Kanigowska, gm. Strzegowo		
Inwestor:	Gmina Strzegowo Pl. Wpłnośc 6-445 STRZEGOWO		
Projektant:	Jerzy Zmorzyński nr upr. GT 8386/100/76		
Data	sierpień 2010 r.	Skala:	1 : 1
Rysunek	SZCZEGÓŁ KOMORY ZASUW Z1 i Z2 (SKRZYŻOWANIE PRZEW. TŁOCZNEGO Z GAZOCIĄGIEM 2x Dn 1400		
			Nr 10

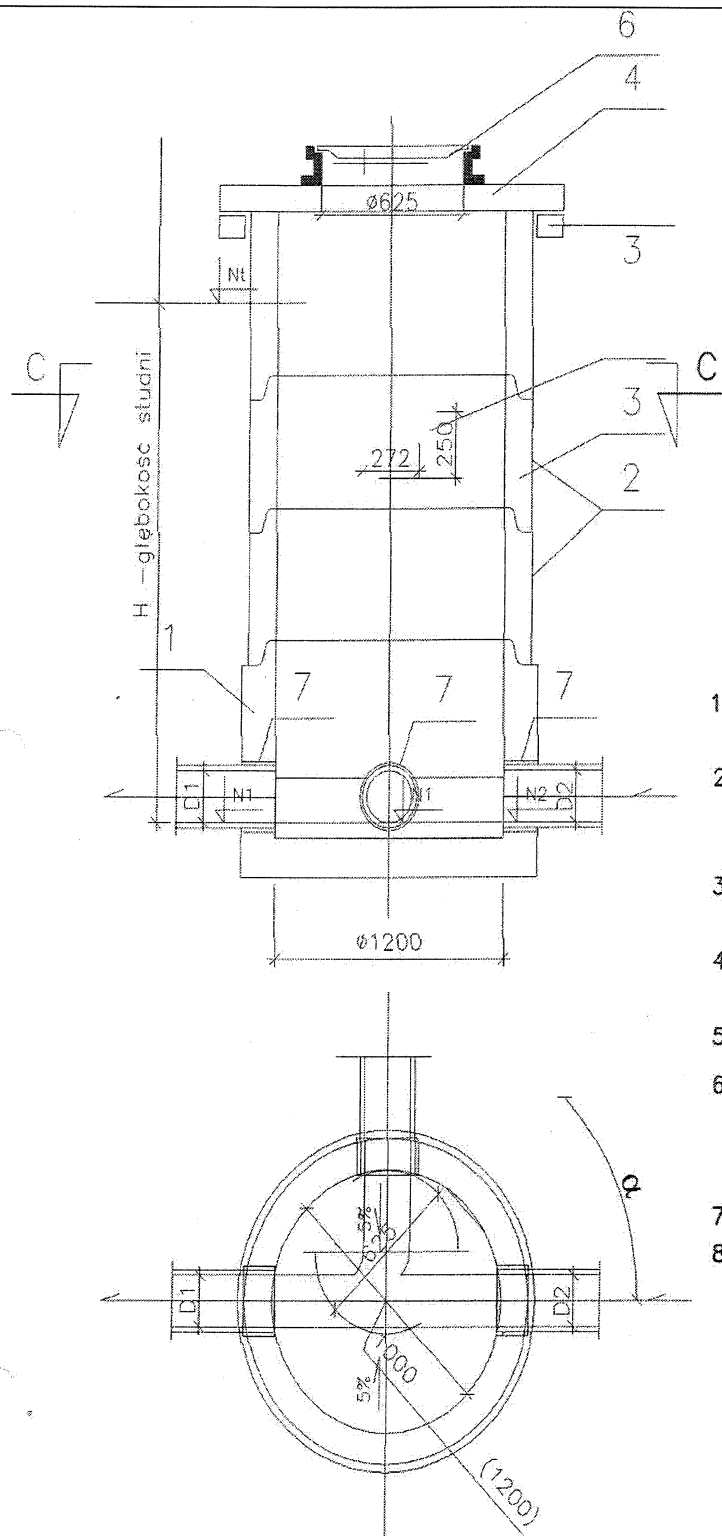

- 1 - podstawa studni betonowa Dn 1200 prefabrykowana beton klasy minimum B35
- 2 - kręgi betonowe Dn 1200 z uszczelką beton klasy minimum B35
łączenie na zintegrowane uszczelki gumowe
- 3 - pieścion odcciążający PO-1960/1530 beton klasy minimum B35
- 4 - płyta przykrywająca Dn 1510/600 beton klasy minimum B35
- 5 - stopnie włazowe żeliwne typu ciężkiego
- 6 - właz typu ciężkiego Dn 600 wg EN124 D400 dwu lub czterootworowy z wypełnieniem betonowym
- 7 - przejście szczelne PCV
- 8 - żeliwne stopnie złączowe PN-EN 1670:2000

STAROSTWO POWIATOWE
Wydział Infrastruktury
06-500 Mława, ul. Reymonta 6
tel. (023) 655-29-13, 654 33-11

Stadium opracowania:	Projekt budowlany kan. sanitarnej		
Obiekt:	KANALIZACJA SANITARNA WOLA KANIGOWSKA		
Lokalizacja:	Wola Kanigowska, gm. Strzegowo		
Inwestor:	Gmina Strzegowo Pl. Wpólności 6-445 STRZEGOWO		
Projektant:	Jerzy Zmorzyński nr upr. GT 8386/100/76 Uprawniony do projektowania i nadzoru budowy i sieci w zakresie instalacji nr upr. GT 8386/100/76		
Data	sierpień 2010 r.	Skala:	1:~100/76
Rysunek	SZCZEGÓŁ STUDNI REWIZYJNEJ Dn 1200		Nr 11

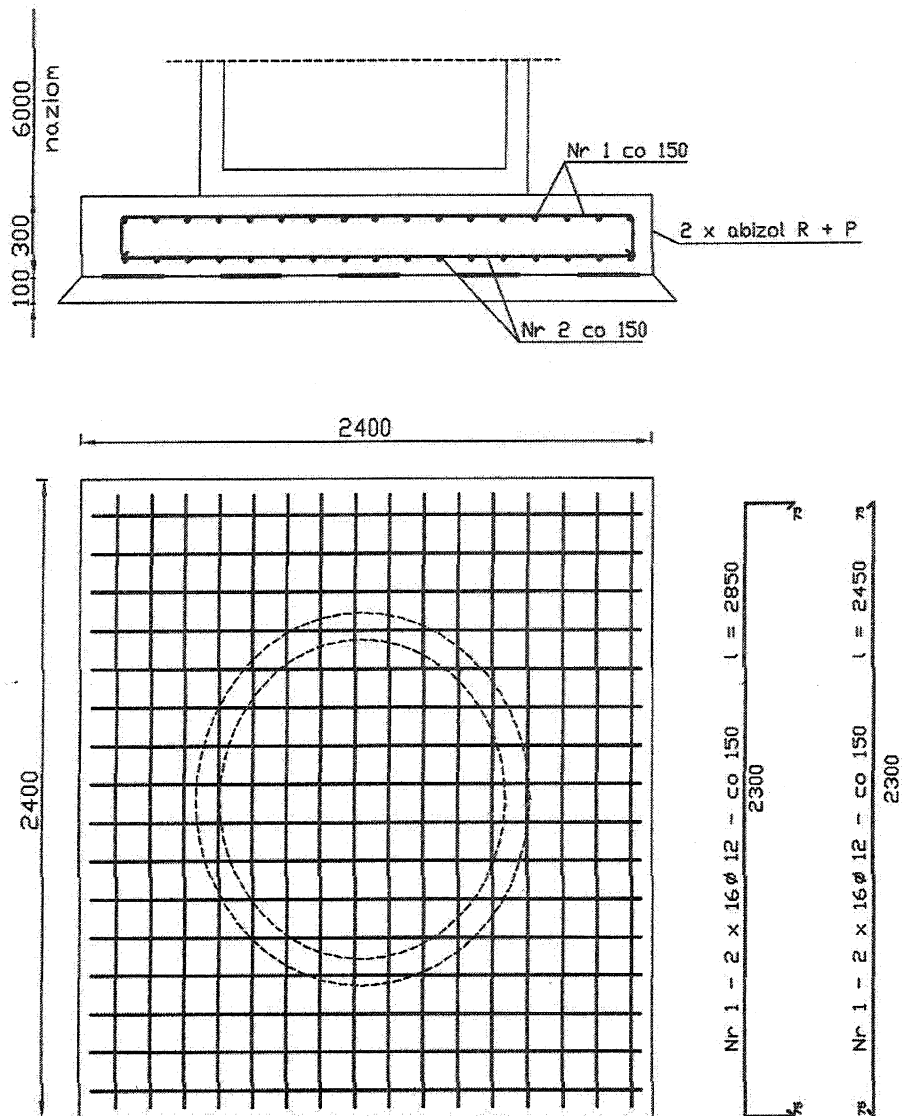

WYKAZ STALI ZBROJENIOWEJ


Nr.	s	Długość	Ilość	Długość - m
1	12	2850	32	91,20
2	12	2450	32	78,40
Razem			m	169,60
			kg	155,00

BETON B20

STAL ZBROJENIOWA A I (St 3SX)

STAL PROFILOWA St 3SY

Stadium opracowania:	Projekt budowlany kan. sanitarnej		
Obiekt:	KANALIZACJA SANITARNA WOLA KANIGOWSKA		
Lokalizacja:	Wola Kanigowska, gm. Strzegowo		
Inwestor:	Gmina Strzegowo Pl. Wpłyności 6-445 STRZEGOWO		
Projektant:	Jerzy Zmorzyński nr upr. GT 8386/100/76		
Data	sierpień 2010 r.	Skala:	1 : 1
Rysunek	SZCZEGÓŁ PŁYTY FUNDAMENTOWEJ POMPOWNI		Nr 12

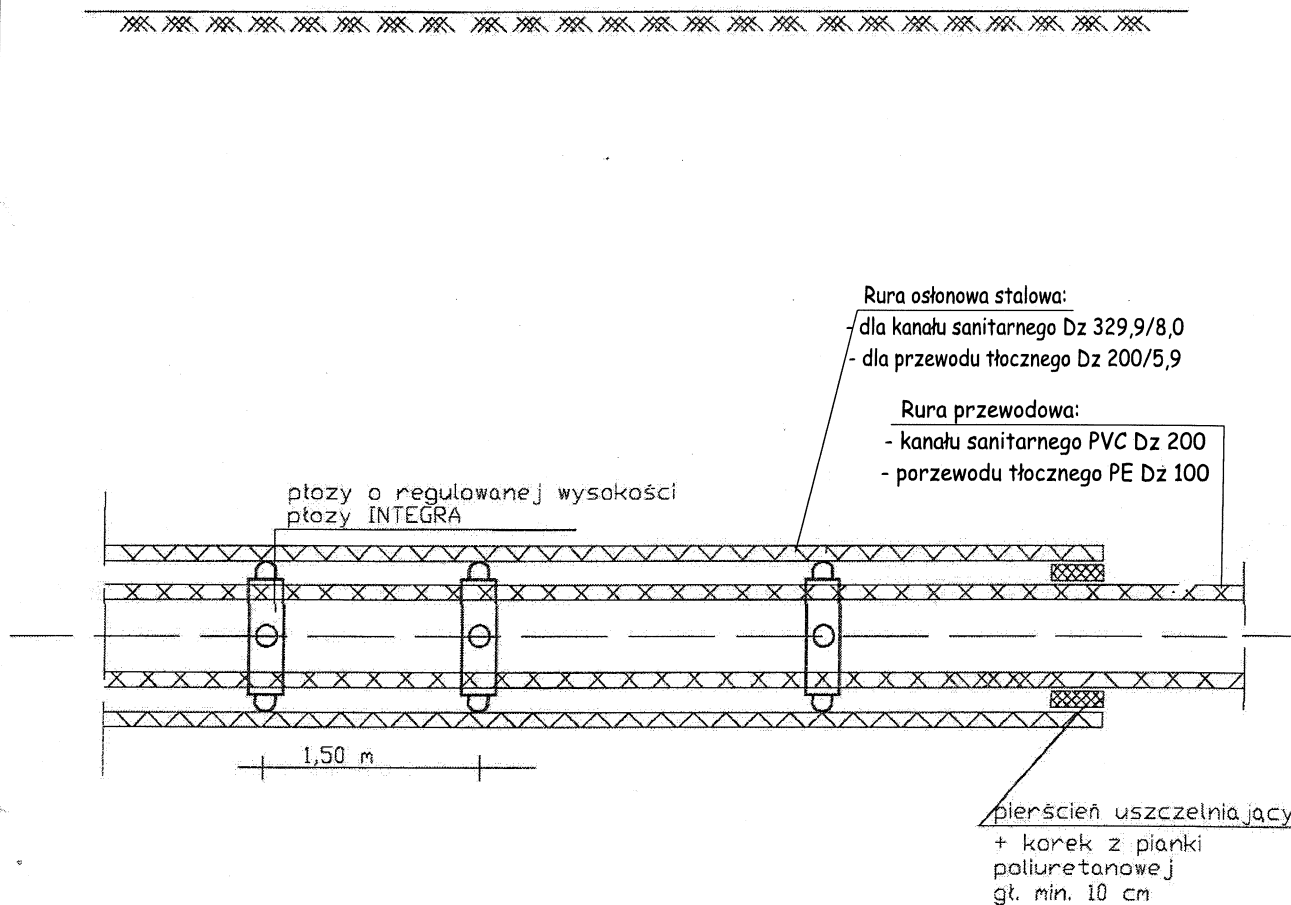

STAROSTWO POWIATOWE
Wydział Infrastruktury
06-500 Mława, ul. Reymonta 6
tel. (023) 655-29-13, 654-33-11

Stadium opracowania:	Projekt budowlany kan. sanitarnej		
Obiekt:	KANALIZACJA SANITARNA WOLA KANIGOWSKA		
Lokalizacja:	Wola Kanigowska, gm. Strzegowo		
Inwestor:	Gmina Strzegowo Pl. Wpłnościzna 6-445 STRZEGOWO		
Projektant:	Jerzy Zmorzyński nr upr. GT 8386/100/76		
Data	sierpień 2010 r.	Skala:	1 : ~
Rysunek	SZCZEGÓŁ RURY OCHRONNEJ		Nr 13