


RZUT PIĘTRA 1:100

ZESTAWIENIE POWIERZCHNI PIĘTRA:

1 PRZEDSIONEK	gres	12	m ²
2 WC	terakota	1,5	m ²
3 WC	terakota	1,5	m ²
4 SALA WIELOFUNKCYJNA	klepka dębowa lub 96 deski drewniane	96	m ²
5 P. GOSP	terakota	17,9	m ²
6 KUCHNIA	terakota	12,3	m ²
7 MAGAZYN	terakota	3,8	m ²
RAZEM		145	m ²

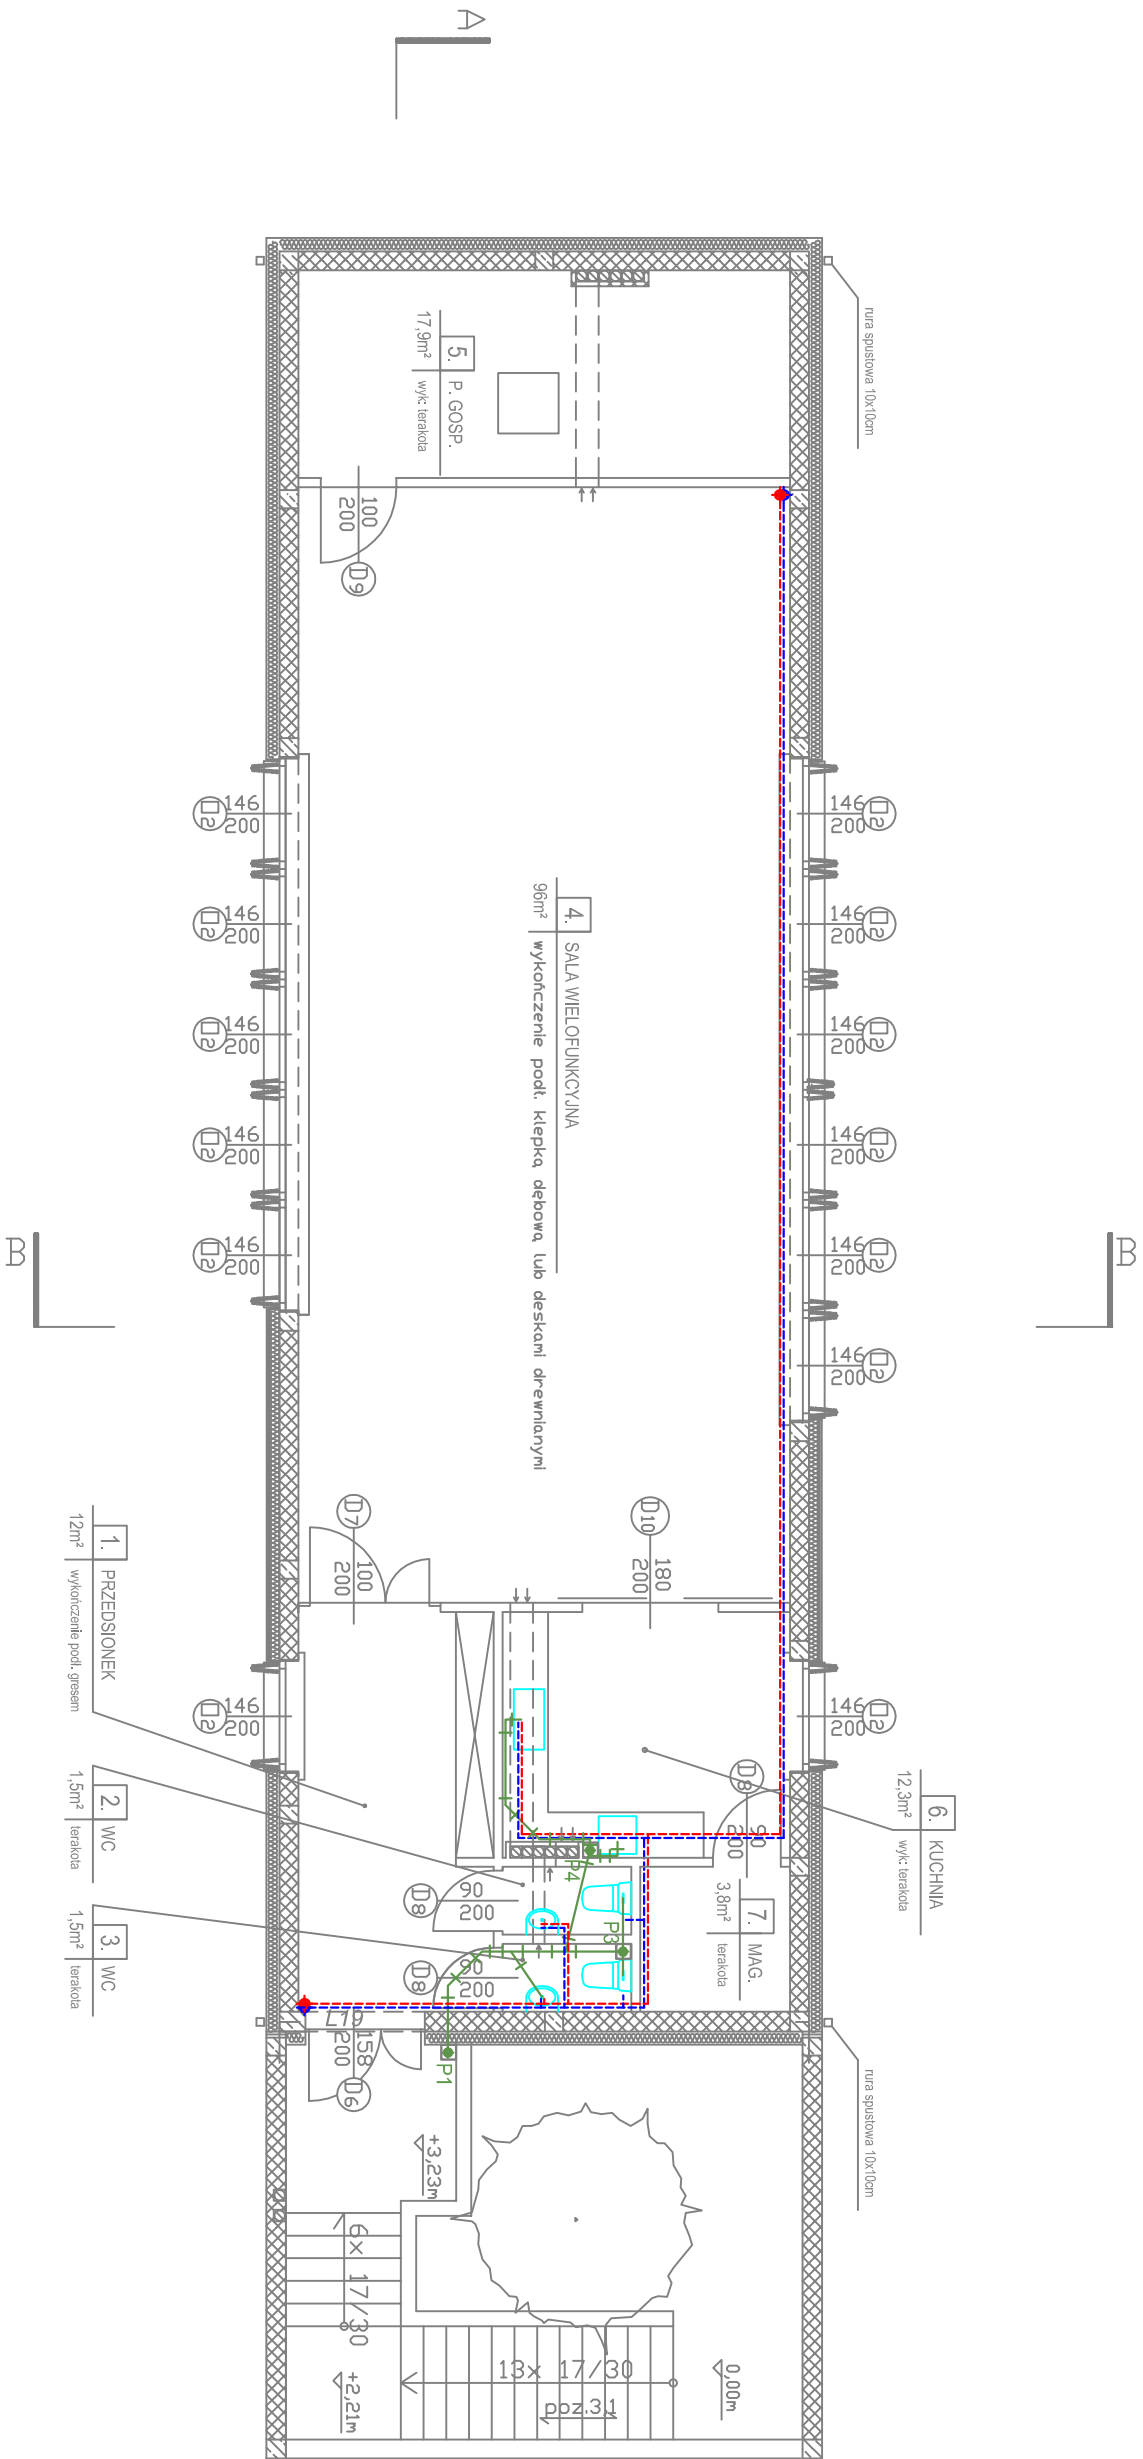

OZNACZENIA:

- P1 – pion kanalizacji sanitarnej 110 PVC
- przewód kanalizacji sanitarnej
- rura osłonowa
- przewód wody zimnej
- przewód wody ciepłej
- pion wody zimnej
- pion wody ciepłej

PROJEKT – BUDOWLANY	
INWESTORZY	Samorząd Lokalny Miasta Sierpca.
OBIEKT	OŚRODEK KULTURALNO SPORTOWY WE WSI PIASKI - POWIAT SIERPECKI
ADRES INWESTYCJI	Urząd Gminy w Sierpcu ul. Biskupa Floriana 4 09-200 Sierpc
ISTALACJA WOD - KAN	
PRACOWNIA PROJEKTOWANIA ARCHITEKTURY "ARCHICON" Maciej MROCZYŃSKI 03-416 Warszawa, ul. Włńska 61 m2; tel. 664484160	

Zastrzegam się wszelkie prawa wyključające o prawie autorskim. Rysunek niniejszy nie może być przenieśowywany, uzupełniany, kopiowany żadną z dostępnych technik ani odstępowały komunikować bez pisemnej zgody Pracowni Projektowania Architektury "ARCHICON" arch. Leszek MROCZYŃSKI.

NINIEJSZA INFORMACJA NIE MOŻE BYĆ USUNIĘTA ANI ZALEPIONA

Projektanci:
mgr inż. Krzysztof Kościłner

Spraważdził:

Skala: 1:100
czerwiec 2010

Nr rysunku:
S2