


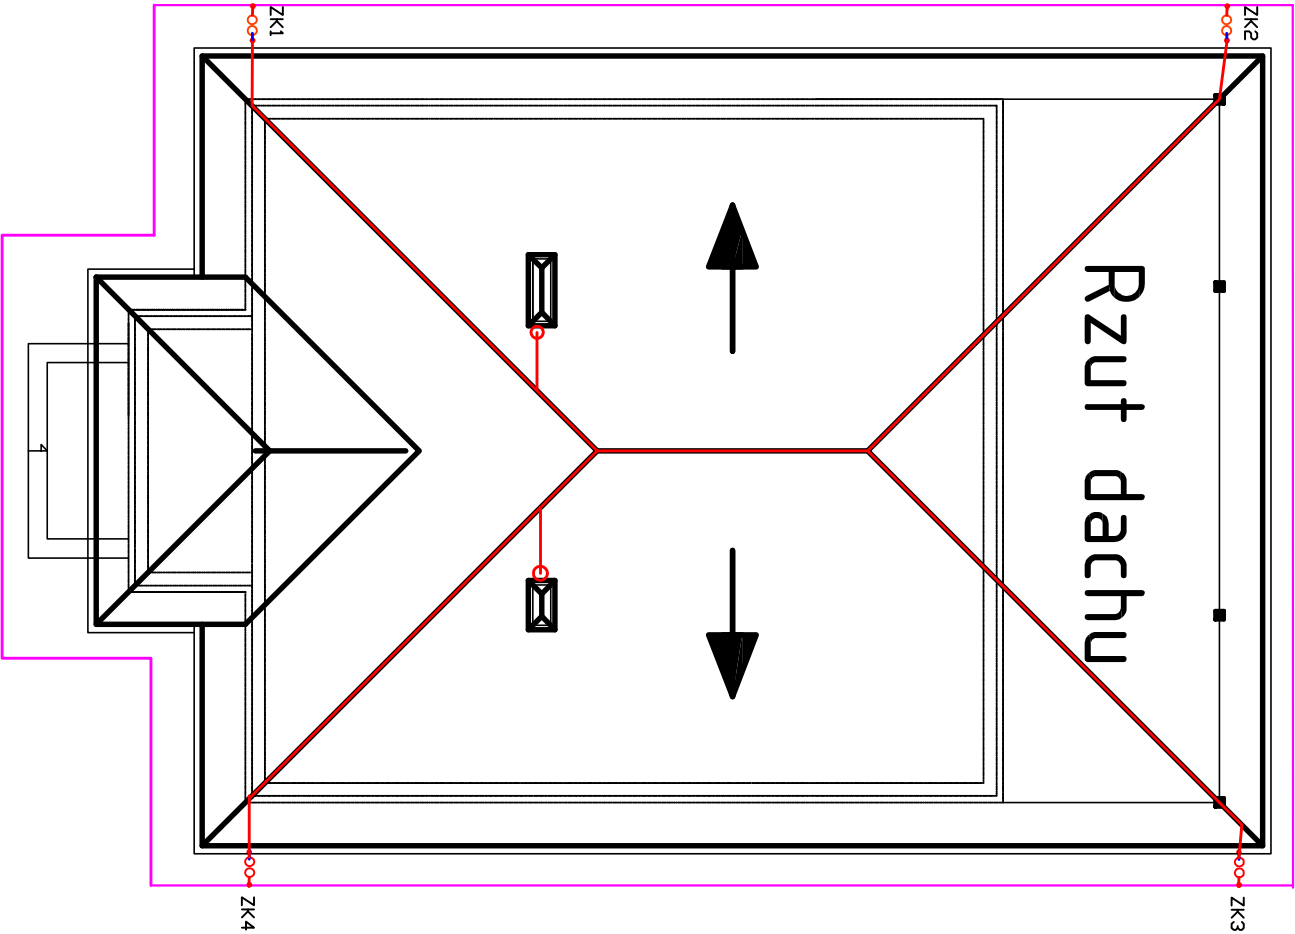

LEGENDA:

- zwłd pionowy przy kominie, iglica z drutu FeZn f18, 20 cm nad kominem
- ZK Złącza kontrolne w puszkach pt, PCV 150x150 na wys. 0,3m.
- Uziom otokowy z bedn. FeZn25x4 1 m od fundamentu na głęb. 0,6m od poziomu terenu.

UWAGA

Połączenia w ziemi wykonać jako spawane. Całość wykonać zgodnie z PN-HD 61024-1

|                           |                                                                                                 |             |  |
|---------------------------|-------------------------------------------------------------------------------------------------|-------------|--|
| INAZWA INWESTYCJI:        | WIEJSKI OŚRODEK KULTURY I SPORTU WE WSI<br>PIASKI GM. SIERPC.<br>DZIAŁKA 49 09-200 SIERPC.      |             |  |
| JEDNOSTKA PROJEKTOWA      | USŁUGI ELEKTRYCZNE "LUMEN"<br>inż. Franciszek Ciojnicki<br>ul. Włkany Ludów 28<br>09-200 Sierpc |             |  |
| BRANŻA:                   | ELEKTRYCZNA                                                                                     |             |  |
| NAZWA RYSUNKU             | PLAN INSTALACJI ODGROMOWEJ<br>- RZUT DACHU                                                      |             |  |
| PROJEKTOWAŁ:              | NR UPRAWNIENI                                                                                   | PODPIS      |  |
| INŻ. FRANCISZEK CIOJNICKI | 1/97                                                                                            |             |  |
| SPRAWDZIŁ:                | NR UPRAWNIENI                                                                                   | PODPIS      |  |
| INŻ. ROBERT KUCHARSKI     | 0622/06                                                                                         |             |  |
| PAŹDZIERNIK 2011          | RYS. E4                                                                                         | SKALA 1:100 |  |