


Gm. Mochowo

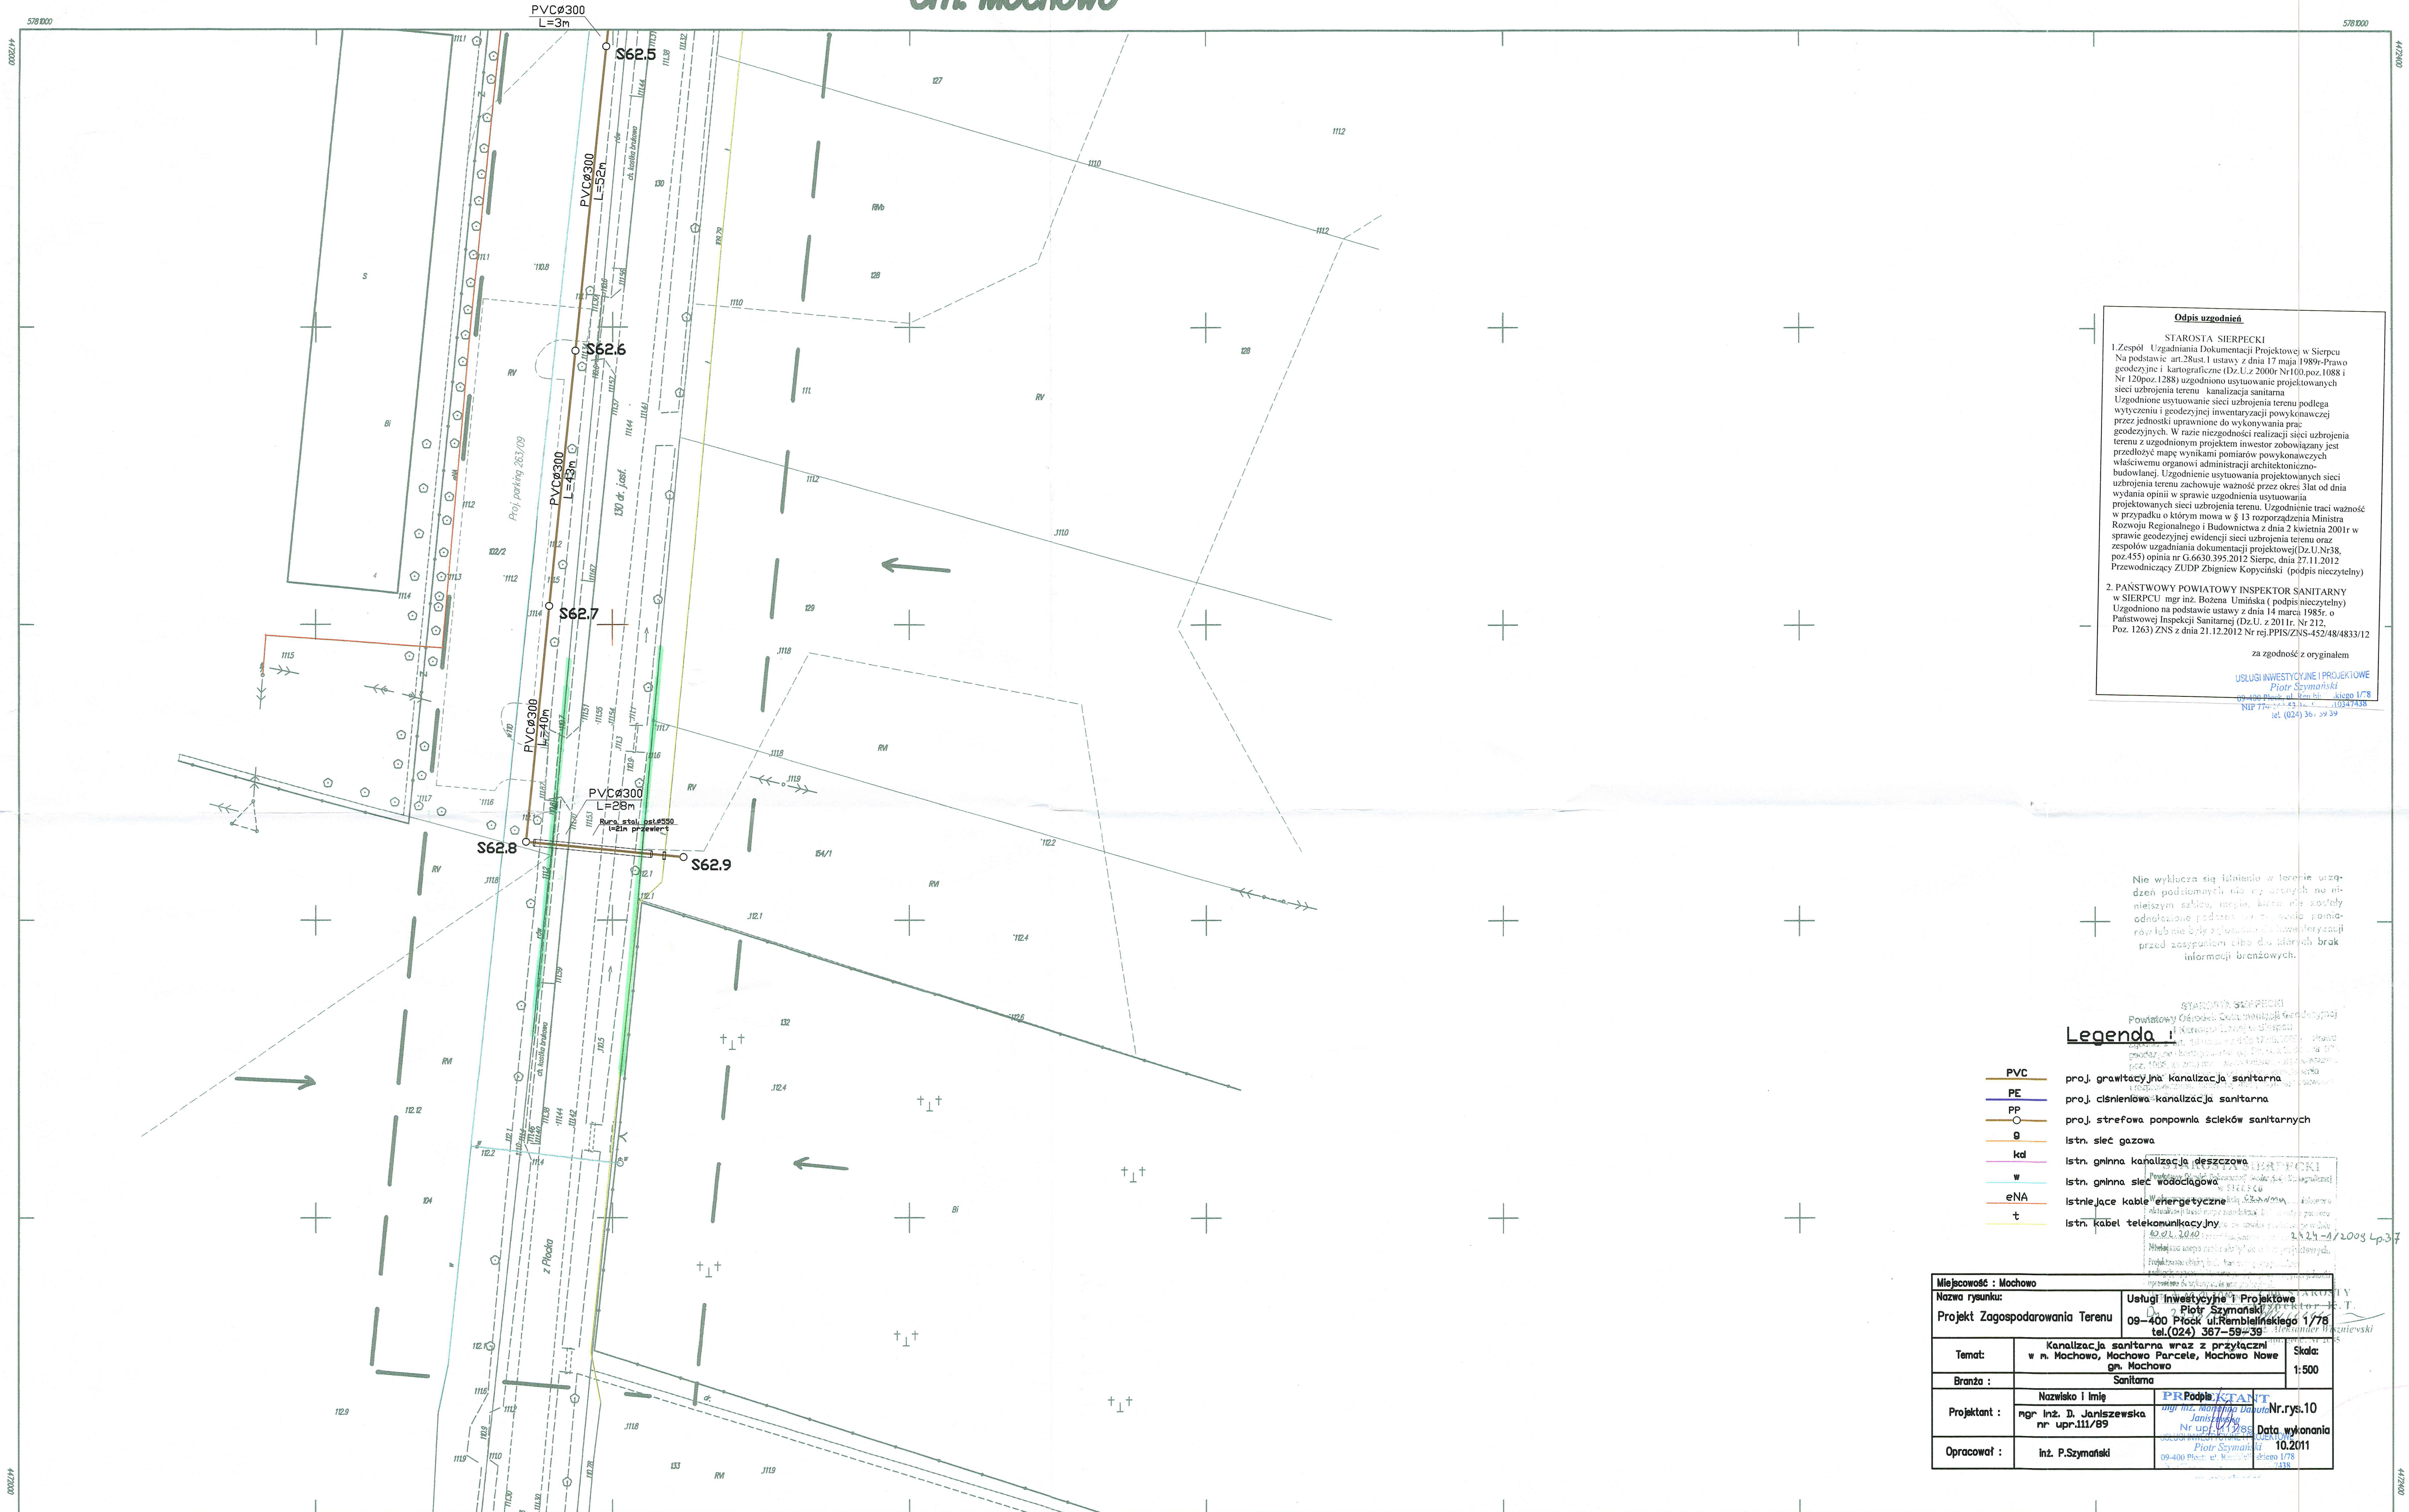

Odpis uzgodnień

STAROSTA SIERPECKI
1. Zespół Uzgadniania Dokumentacji Projektowej w Sierpcu
Na podstawie art. 28 ust. 1 ustawy z dnia 17 maja 1989r. Prawo
geodezyjne i kartograficzne (Dz.U. z 2000r. Nr 100, poz. 1088 i
Nr 120, poz. 1288) uzgodniono ustytuowanie projektowanych
sieci uzbrojenia terenu: kanalizacji sanitarnej
Uzgodnione ustytuowanie sieci uzbrojenia terenu podlega
wytyczeniu i geodezyjnej inwentaryzacji powykonawczej
przez jednostki uprawnione do wykonywania prac
geodezyjnych. W razie niezgodności realizacji sieci uzbrojenia
terenu z uzgodnionym projektem inwestor zobowiązany jest
przedłożyć mapę wyników pomiarów powykonawczych
właściwemu organowi administracji architektoniczno-
budowlanej. Uzgodnienie ustytuowania projektowanych sieci
uzbrojenia terenu zachowuje ważność przez okres 3 lat od dnia
wydania opinii w sprawie uzgodnienia ustytuowania
projektowanych sieci uzbrojenia terenu. Uzgodnienie traci ważność
w przypadku o którym mowa w § 13 rozporządzenia Ministra
Rozwoju Regionalnego i Budownictwa z dnia 2 kwietnia 2001r. w
sprawie geodezyjnej ewidencji sieci uzbrojenia terenu oraz
zespółów uzgadniania dokumentacji projektowej (Dz.U. Nr 38,
poz. 455) opinia nr G.6630.395.2012 Sierpiec, dnia 27.11.2012
Przewodniczący ZUDP Zbigniew Kopyciński (podpis nieczytelny)

za zgodność z oryginałem

USŁUGI INWESTYCYJNE I PROJEKTOWE
Piotr Szymański
09-400 Płock, ul. Rembelskiego 1/78
NIP 770-774-433-43
tel. (024) 367-59-39

Nie wyklucza się istnienia w terenie urządzeń podziemnych nie wyrażonych na niniejszym planie, mapie, które nie zostały odnotowane przedtem przez urząd geodezyjny lub nie były zgłoszone do ewidencji przed rozpoczęciem albo dla których brak informacji branżowych.

Legenda

- PVC - proj. grawitacyjna kanalizacja sanitarna
- PE - proj. ciśnieniowa kanalizacja sanitarna
- PP - proj. strefowa pompownia ścieków sanitarnych
- G - istn. sieć gazowa
- Kd - istn. glinna kanalizacja deszczowa
- W - istn. glinna sieć wodociągowa
- eNA - istniejące kable energetyczne
- t - istn. kable telekomunikacyjne

Miejscowość : Mochowo			
Nazwa rysunku:		Usługi Inwestycyjne i Projektowe	
Projekt Zagospodarowania Terenu		Piotr Szymański	
Temat:		09-400 Płock, ul. Rembelskiego 1/78	
Branża :		tel. (024) 367-59-39	
Projektant :		Sanitarna	
Opracował :		Skala: 1:500	
Nazwisko i Imię		PR Podpis: Ktani	
mgr inż. D. Janiszewska		Nr. rys. 10	
nr upr. 111/89		Data wykonania	
Inż. P. Szymański		10.2011	
09-400 Płock, ul. Rembelskiego 1/78			

251.244.211.1
1:500


Mapa do celów projektowych

Zobowiązanie w 2010 r. przez:
USŁUGI GEODEZYJNE Adam Sławomir Gąsiorowski
W Sierpcu

Kierownik Grupy Robót :

GEODETA
Sławomir Gąsiorowski
UPRAWNIENIA NR 11492
(podpis) (data)

USŁUGI GEODEZYJNE
Adam Sławomir Gąsiorowski
09-200 Sierpiec, ul. Kopernika 8
tel. (024) 275-10-20; fax 275-118 93 47

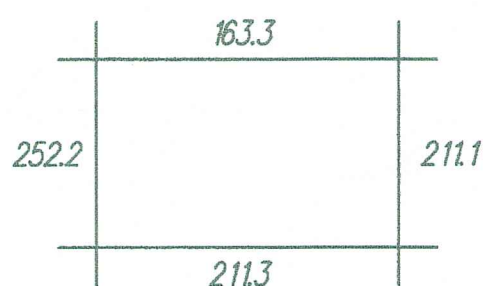

A. Gm. Mochowo
1. wieś Mochowo

Granice wg stanu użytkowania i ewidencji gruntów.