


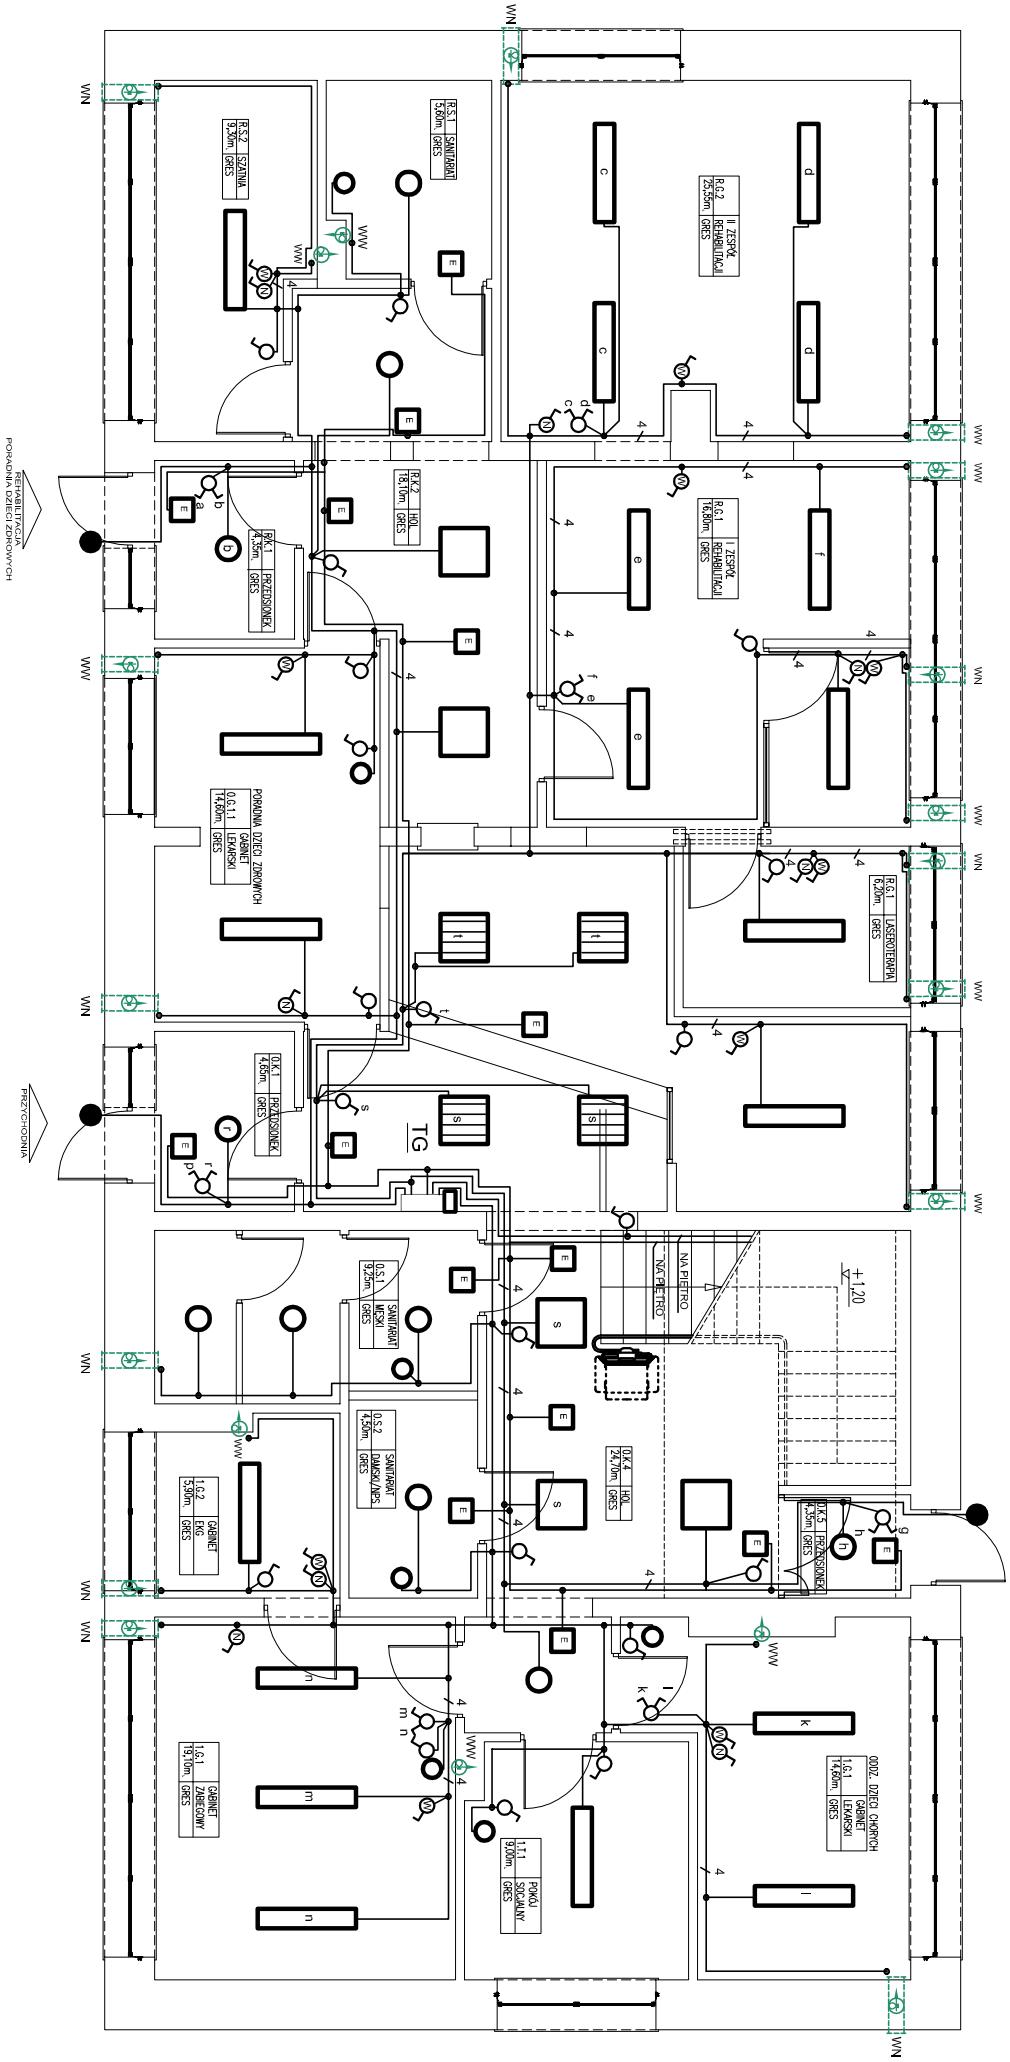

Układ sieci: TN-S
SAMOCZYNNNE WYŁĄCZENIE ZASILANIA

-  - łącznik 1-bieg, pojedynczy/świecznikowy pt.
-  - łącznik 1-bieg, wentylatora z lampką kontrolną pt.
-  - wentylator nawiewny/wyciągowy wg PW Inst. sanit.

-  - oprawa świetłówkowa nastropowa 4*18 W z kloszem
-  - oprawa świetłówkowa do wbudowania 4*18 W z rastrem par.
-  - oprawa świetłówkowa nastropowa 2*36 W z rastrem par.

-  - oprawa świetłówkowa sufitowa E27 ze świetłówką kompakt. 20 W z kloszem [plafondiera]
-  - oprawa świetłówkowa ścienna E27 ze świetłówką kompakt. 15 W z kloszem [plafondiera] - IP44
-  - oprawa świetłówkowa ścienna E27 ze świetłówką kompakt. 15 W z kloszem [plafondiera] zewn. - IP55
-  - oprawa oświetlenia awaryjnego ewakuacyjnego sufitowa lub ścienna z inwerterem - 1 godz.

		imię i nazwisko		nr upr. bud.		data:		podpis:	
PRACOWNIA PROJEKTOWA "MAXPOL" Żeromskiego 51A tel. (048) 385--09--57		projektant:		inż. Jerzy R. Cholewiński		UAN-4K-3386/RA113/77		W.201r.	
FAZA: PROJEKT BUDOWLANO - WYKONAWCZY									
Objekt: REMONT POMIESZCZEŃ SAMODZIELNEGO PUBLICZNEGO ZAKŁADU OPIEKI ZDROWOTNEJ w Garbacie Letnisko przy ulicy spacerowej						Skala: 1:100			
Inwestor: Samodzielny Publiczny Zakład Opieki Zdrowotnej ul. Spacerowa 2, 26-930 Garbátka Letnisko									
Branża:		Tytuł rysunku:				nr rysunku:			
INSTALACJE ELEKTRYCZNE		Instalacje oświetlenia - Parter							
E-02									
Niniejszy projekt jest własnością jego autorów. Kopiowanie, publikowanie oraz wykorzystanie projektu do jakichkolwiek innych celów bez wiedzy i zgody autorów jest zabronione na mocy Ustawy o Prawie Autorskim i prawach pokrewnych z dnia 4 lutego 1994 r. (Dz. U. z 1994r., nr 24, poz.83)									