


T1

Obudowa naśc.
3 * 24

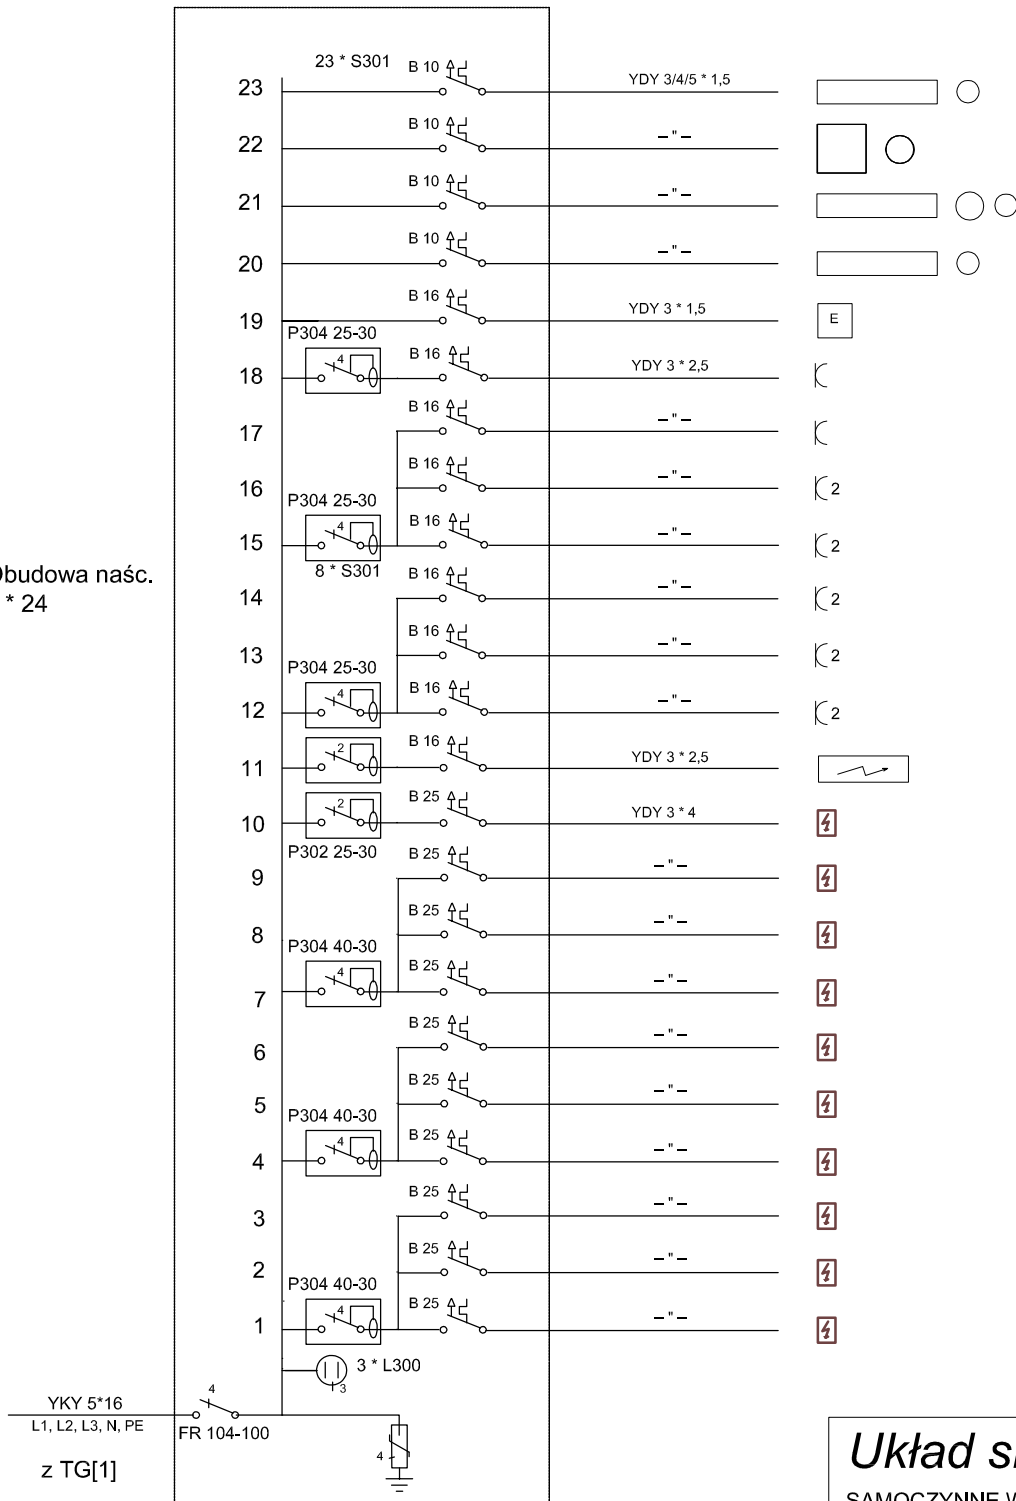

Układ sieci: TN-S

SAMOCZYNNNE WYŁĄCZENIE ZASILANIA

 PRACOWNIA PROJEKTOWA "MAXPOL" Żeromskiego 51A tel. (048) 385-09-57		imię i nazwisko	nr upr. bud.	data:	podpis:
	projektant:	inż. Jerzy R. Cholewiński	UAN-II-K-8386/RA113/77	VII.2011r.	
FAZA: PROJEKT BUDOWLANO - WYKONAWCZY					
Obiekt: REMONT POMIESZCZEŃ SAMODZIELNEGO PUBLICZNEGO ZAKŁADU OPIEKI ZDROWOTNEJ w Garbatce Letnisko przy ulicy spacerowej					skala: 1:100
Inwestor: Samodzielny Publiczny Zakład Opieki Zdrowotnej ul. Spacerowa 2, 26-930 Garbatka Letnisko					
Branża:					
		Tytuł rysunku:			nr rysunku:
INSTALACJE ELEKTRYCZNE		Rozdzielnica T1			E-06
Niniejszy projekt jest własnością jego autorów. Kopiowanie, publikowanie oraz wykorzystanie projektu do jakichkolwiek innych celów bez wiedzy i zgody autorów jest zabronione na mocy Ustawy o Prawie Autorskim i prawach pokrewnych z dnia 4 lutego 1994 r. (Dz. U. z 1994r., nr 24, poz.83)					