

PROJEKT ZAGOSPODAROWANIA TERENU

obiekt: STACJA UZDATNIANIA WODY –PRZEBUDOWA
BUDOWA ZBIORNIKA RETENCYJNEGO 300m³
adres obiektu: Kwiatkowiec ul. Szkolna 15, gm. Wodzierady
działka nr ewidencyjny gruntu 209/2, obręb Kwiatkowiec
inwestor: Gmina Wodzierady

MAPA DO CELÓW PROJEKTOWYCH

SKALA 1:500

Kwiatkowiec, ul. Szkolna 15

100305_2 gmina Wodzierady

100305_2.0010 Kwiatkowiec

wykonawca prac: ASGEO Anna Struzik 18-100 Łask, ul. Kasprzycza 1

tel. 602 377 359 email anna.struzik@asgeolask.p

identyfikator zgłoszenia prac GK.6641.1365.2020

kierownik prac Anna Struzik geodeta uprawniony nr 20881 zakres 1, 2

Układ wsp. prostokątnych płaskich PL-2000/64 wysokościowy PL-KRON86

----- obszar aktualizacji

Mapę sporządziła dnia 9 września 2020 Anna Struzik

Poświadczam, że niniejszy dokument został opracowany w wyniku prac geodezyjnych i


kartograficznych, których rezultaty zawiera raport techniczny P.1003.2020.1384

pozytywnie zweryfikowany przez Starostę łaskiego w dniu 11.09.2020 r.

Anna Struzik

Geodeta uprawniony

nr 20881 zakres 1,2

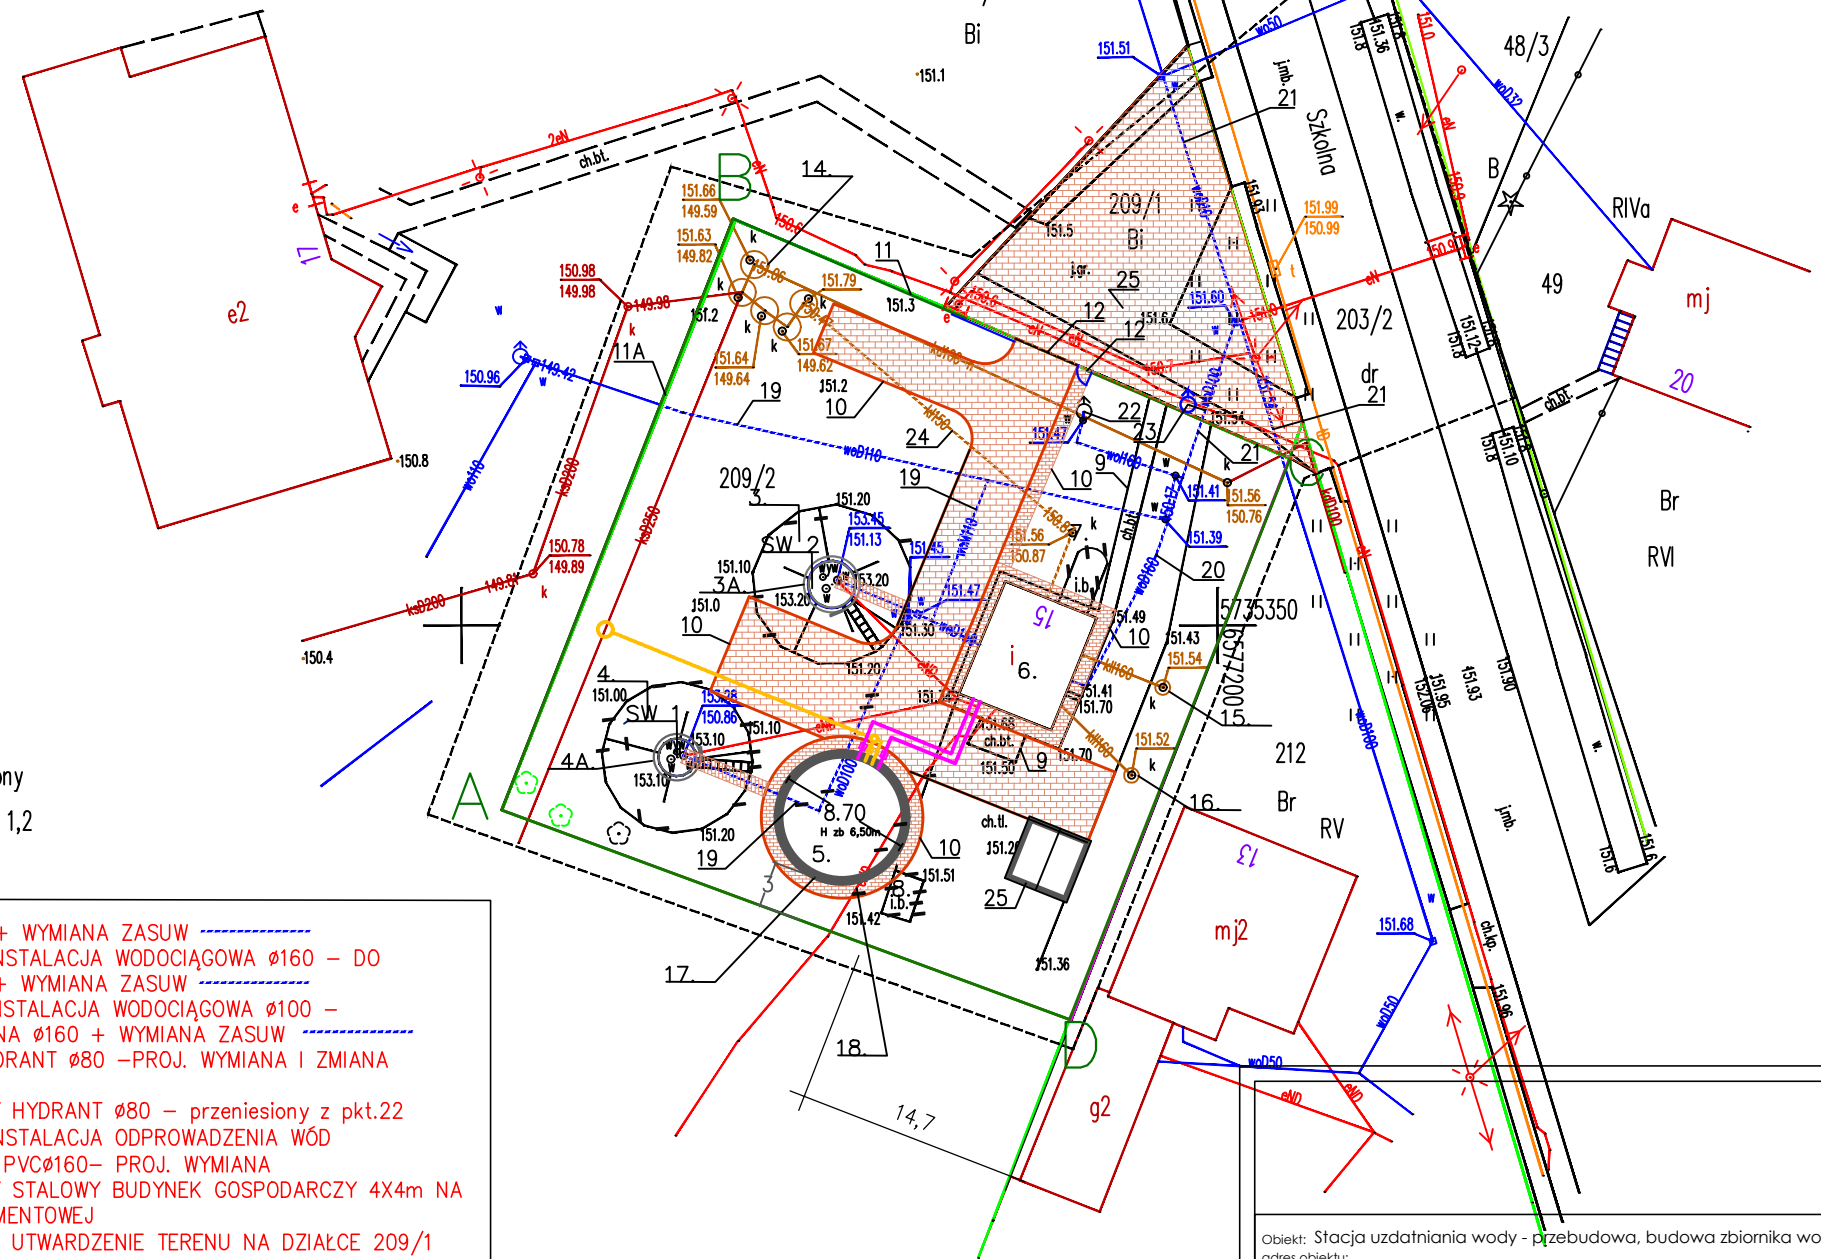

- istn. odc. instalacji wodociągowej dn 100 do przebudowy
- nowa trasa inst. dn 100 ze studni głębinowej
- proj. przewód tłoczny dn 200 PEHD
- proj. przewód spustowy dn 200 PEHD
- proj. przewód przelewowy dn 250 PEHD
- proj. przewód ssący dn 300 PEHD

LEGENDA:

1. STUDNIA GŁĘBINOWA SW 1 – WYMIANA POMP I ORUROWANIA
2. STUDNIA GŁĘBINOWA SW 2 – WYMIANA POMP I ORUROWANIA
3. OBUDOWA STUDNI SW 1 WAŁ ZIEMNY – DO LIKWIDACJI
- 3A. UJĘCIE SW2 – PROJEKTOWANA OBUDOWA TYP. LANGE
4. OBUDOWA STUDNI SW 2 WAŁ ZIEMNY – DO LIKWIDACJI
- 4A. UJĘCIE SW2 – PROJEKTOWANA OBUDOWA TYP. LANGE
5. ZBIORNIK RETENCYJNY SRPD03 300m³– PROJEKTOWANY
6. BUDYNEK STACJI WODOCIAĞOWEJ – PROJEKTOWANA TERMOMODERNIZACJA I PRZEBUDOWA
7. ZBIORNIK HYDROFORU DO DEMONTAŻU
8. BUDYNEK GOSPODARCZY – PROJ. ROZBIÓRKA
9. UTWARDZENIE TERENU ISTNIEJĄCE– PROJ. ROZBIÓRKA
10. DROGA TECHNOLOGICZNA, DOJŚCIA I OPASKI – PROJ. UTWARDZENIE TERENU KOSTKĄ BETONOWĄ
11. OGRODZENIE STREFY BEZPOŚREDNIEJ OCHRONY UJĘCIA WODY
- 11A PROJ. WYMIANA OGRODZENIA NA PANELOWE PRZESUWNA SZER. 4,5m
12. PROJ. WJAZD NA TEREN UJĘCIA WODY – BRAMA PRZESUWNA SZER. 1,0m
13. PROJ. FURTKA SZER. 1,0m
14. OSTOJNIK POPLUCZYN – WYMIANA NA ZBIORNIK ŻELBETOWY O POJEMNOŚCI MIN. 15 m³
15. ZBIORNIK NA ŚCIEKI SANITARNE – BEZ ZMIAN
16. ZBIORNIK NA ŚCIEKI Z CHLOROWNI – BEZ ZMIAN
17. OPASKA WOKÓŁ ZBIORNIKA ZRPD03– KOSTKA BET.–PROJEKT.
18. ZEWNĘTRZNA INSTALACJA ENN KABLOWA–DO PRZEBUDOWY
19. ZEWNĘTRZNA INSTALACJA WODOCIAĞOWA Ø100– PROJ.

20. PRZEBUDOWA + WYMIANA ZASUW – DO PRZEBUDOWY + WYMIANA ZASUW
21. ZEWNĘTRZNA INSTALACJA WODOCIAĞOWA Ø100 – PRZEBUDOWA NA Ø160 + WYMIANA ZASUW
22. ISTNIEJĄCY HYDRANT Ø80 –PROJ. WYMIANA I ZMIANA LOKALIZACJI
23. PROJEKTOWANY HYDRANT Ø80 – przeniesiony z pkt.22
24. ZEWNĘTRZNA INSTALACJA ODPROWADZENIA WÓD POPLUCZNYCH PVCØ160– PROJ. WYMIANA
25. PROJEKTOWANY STALOWY BUDYNEK GOSPODARCZY 4X4m NA PŁYTCIE FUNDAMENTOWEJ
26. PROJEKTOWANE UTWARDZENIE TERENU NA DZIAŁCE 209/1 KOSTKĄ BETONOWĄ GR 8 cm

UWAGA! DO WYKONANIA OŚWIECZENIE SOLARNE TERENU STACJI UW

ABCD– TEREN BEZPOŚREDNIEJ OCHRONY UJĘCIA WODY

Objekt: Stacja uzdatniania wody - przebudowa, budowa zbiornika wody , kato.bud.
adres obiektu: Kwiatkowiec ul. Szkolna 15 , gm. Wodzierady działka nr 209/2 obr Kwiatkowiec
inwestor: Gmina Wodzierady

Przedmiot opracowania: Projekt zagospodarowania działki - koncepcja	Skala: 1:500
	Nr rys.: 1
autor opracowania-architektura: mgr inż. arch. Katarzyna Anna Wierzbńska– Durma upr. proj. nr 1/R-320/ŁOIA/05 Opracowała: mgr inż. arch. Anna Romanowska	Podpis: LISTOPAD.2020 r.
autor opracowania- instalacje sanitarne: mgr inż. Tomasz Czajka upr. nr LOD/1120/PWOS/09 Opracował: mgr inż. Daniel Buszko	Podpis: LISTOPAD.2020 r.
autor opracowania- instalacje elektryczne: Dariusz Komuński upr. proj. nr 882/90 Ostrów Osiedle 18 98-100 Łask	Podpis: LISTOPAD.2020 r.