



**PRZEDSIĘBIORSTWO BUDOWNICTWA OGÓLNEGO I ROBÓT INŻYNIERYJNYCH**

**„INŻYNIERIA” Spółka z o.o.**

09-100 Płońsk, ul. Mazowiecka 9

telefon: (0-23) 662-29-67 do 68, fax: (0-23) 662-29-69, skrytka pocztowa 36

http://www.inzynieria.pl

e-mail: biuro@inzynieria.pl

|                     |                                                                                                                                                                                              |
|---------------------|----------------------------------------------------------------------------------------------------------------------------------------------------------------------------------------------|
| Umowa nr:           | UM/220/U/2007                                                                                                                                                                                |
| Nazwa Kontraktu:    | „Kontrakt nr 3 Budowa systemu kanalizacji sanitarnej w Kobyłce w ramach projektu nr 2005/PL/16/C/PE/005 Uporządkowanie gospodarki wodno – ściekowej na terenie aglomeracji Wołomin – Kobyłka |
| Zamawiający:        | Gmina Kobyłka                                                                                                                                                                                |
| Inżynier Kontraktu: | Konsorcjum:<br>Bud-Invent Sp. z o.o.<br>Biuro Projektów Gospodarki Wodnej Ściekowej „Biprowod-Warszawa” Sp. z o.o.                                                                           |
| Wykonawca:          | Konsorcjum:<br>Przedsiębiorstwo Budownictwa Ogólnego i Robót Inżynieryjnych „INŻYNIERIA” Sp. z o.o. – Lider<br>Konsorcjum<br>Sato Sp. z o.o. – Partner Konsorcjum                            |

**KONSORCJUM:**

P.B.O.i R.I. „INŻYNIERIA” Sp. z o.o.

09-100 Płońsk, ul. Mazowiecka 9, tel. 023 662-29-67

biuro@inzynieria.pl, www.inzynieria.pl

-Lider Konsorcjum

SATO Sp. z o.o. -Partner Konsorcjum

-2-

|                    |                                                                                                                                                                                                                                                                                                                                                                                                                                                                                                      |
|--------------------|------------------------------------------------------------------------------------------------------------------------------------------------------------------------------------------------------------------------------------------------------------------------------------------------------------------------------------------------------------------------------------------------------------------------------------------------------------------------------------------------------|
| Nazwa Opracowania: | <b>Projekt Budowlano – Wykonawczy kanalizacji sanitarnej grawitacyjnej dla zlewni P9, P12, P17, P20, P22, P23, P28, P31, P32, P54, PS3, PS4 w m. Kobyłka</b><br><br><b>Odgąlenia do posesji zlokalizowanych wzdłuż kanałów w ulicach:</b><br>Topolowa, Nowa, Paschalisa, dz. nr ewid. 34 obr. 31, Natolińska, Pionierska, Promienna, Czarnoleska, ks. A. Zagańczyka, A. Fredry, Kwiatowa, Kościelna, dz. nr ewid. 83 obr. 25, ks. K. Pieniążka, gen. F. Żymirskiego, T. Rejtana, I. J. Paderewskiego |
| Projektant:        | mgr inż. Wojciech Bonarek WA-25/97<br><small>mgr inż. Wojciech Bonarek<br/>upr. bud. bez ograniczeń<br/>nr St-378/80, Wa-25/97</small>                                                                                                                                                                                                                                                                                                                                                               |
| Sprawdził:         | inż. Wojciech Oleksa WA-520/01<br><small>PROJEKTANT<br/>Wojciech Oleksa<br/>UPRAWNIENIA BUDOWLANE DO PROJEKTOWANIA<br/>BEZ OGRANICZEŃ</small>                                                                                                                                                                                                                                                                                                                                                        |
| Opracował:         | mgr inż. Agnieszka Zgardzińska<br>mgr inż. Konrad Suliński<br>mgr inż. Jakub Lipiec<br>inż. Damian Kaczyński<br>mgr inż. Wojciech Ostapowski<br><small>w szczególności instalacyjnej w zakresie sieci, instalacji urządzeń:<br/>wodociągowych i kanalizacyjnych,<br/>ciepłowniczych, wentylacyjnych i gazowych<br/>Wa - 520/01</small>                                                                                                                                                               |

PRZEDSIĘBIORSTWO  
Wodociągów i Kanalizacji Sp. z o.o.  
Dział Techniczny, uzgodnień i Nadzoru  
05-200 Wołomin, ul. Graniczna 1

Załącznik do zgłoszenia budowy  
nr 2413/10 z dnia 28.10.10 r

PŁOŃSK Sierpień 2009 r.

EGZ.2

Wołomin dnia 30.07.2009

Starostwo Powiatowe w Wołominie  
Wydział Uzgadniania Dokumentacji  
05-200 Wołomin  
ul. Powstańców 8  
tel. 022-787-66-28

WUD/7340/1420/1320/2009

## OPINIA NR 1410/2009

Przedmiot opinii: kanalizacja sanitarna (grawitacyjna, tłoczna, przyłącza), zasilanie pompowni (eNN)

Inwestor: Urząd Miasta Kobyłka

Na wniosek z dnia: 2009.07.10

Data złożenia wniosku do Wydziału Uzgadniania Dokumentacji: 2009.07.15

Zgodnie z Ustawą z dnia 17 maja 1989 r. Prawo Geodezyjne i Kartograficzne (Dz.U. Nr 100 poz. 1086 z późn. zm.) Starosta Powiatu Wołomińskiego **opiniuje pozytywnie** dokumentację projektową obiektu położonego w

m. Kobyłka :

- ul. Czarnoleska, Duńska, Ejtnera, Fredry, Kordeckiego, Kościelna (dz. 80, 82, 83 obr.25);
- ul. Kraszewska, Kwiatowa (dz.17 obr. 26;
- ul. Nadmeńska, Natolińska, Paderewskiego, Pieniążka (dz. 49 obr.29);
- ul. Paschalisa, Pana Tadeusza (dz.306, obr. 26);
- ul. Pionierska, Promienna, Rejtana (dz. 78, obr.8);
- ul. Szeroka, Topolowa (dz.233 obr.39);
- ul. Zagańczyka (dz.127/2 obr.7);
- ul. Załuskiego (dz.34 obr.31;
- ul. Żymirskiego (dz.34 obr.33, dz. 86 obr.29)

Uwagi i zalecenia jednostek opiniujących dokumentację projektową:

1. TP- w miejscach skrzyżowań i zbliżeń do sieci telekomunikacyjnej prace ziemne wykonywać ręcznie z zachowaniem ostrożności.
2. MSG – w miejscach skrzyżowań z siecią gazową prace ziemne wykonywać ręcznie z zachowaniem szczególnej ostrożności. Przed przystąpieniem do robót zgłosić nadzór techniczny do MSG Wołomin ul. Piłsudskiego 2, tel: (022) 787-64-41, fax. (022) 787-64-42.
3. Należy uzyskać decyzję na umieszczenie urządzeń w pasie drogowym od zarządzającego (zarządzających) ulicą (ulicami, drogami).
4. Przed przystąpieniem do robót należy uzyskać decyzję na zajęcie pasa drogowego od zarządzającego (zarządzających) ulicą (ulicami, drogami).
5. Przed przystąpieniem do robót w pasie drogowym należy opracować projekt organizacji ruchu na czas budowy. Projekt uzgodnić z Powiatowym Inspektorem Ruchu Drogowego.

18 zał. w 2 egz.

Sporządziła:

Mariola Łukasiewicz

STAROSTWO POWIATOWE  
W WOŁOMINIE  
Wydział Uzgadniania Dokumentacji  
05-200 WOŁOMIN, ul. Powstańców 8  
tel. 022 787-66-28

31 SIE. 2009

mgr inż. Wojciech Bonarek  
upr. bud. bez ograniczeń  
nr St-378/80 Wa-25/97

Z up. Starosty

NAJELNIK WYDZIAŁU  
Uzgadniania Dokumentacji  
mgr inż. Andrzej Budnack

12.08.2009

Kobylka 12.08.2009r

DECYZJA Nr 1034/09

na lokalizację w pasie drogowym urządzeń lub obiektów nie związanych z gospodarką drogową lub potrzebami ruchu.

Na podstawie art. 104 ustawy z dnia 14 czerwca 1960r. Kodeks postępowania administracyjnego (t.j. Dz.U. z 2000r. Nr 98 poz. 1071 z późn. zm.), art. 39 ust.3 ustawy z dnia 21 marca 1985r. o drogach publicznych (t.j. Dz.U. z 2007r. Nr 19 poz. 115 z późn. zm.) po rozpatrzeniu wniosku z dnia 22.07.2009r. złożonego przez Gminę Kobylka z siedzibą: 05-230 Kobylka ul. Wołomińska 1 o wyrażenie zgody na umieszczenie przewodów sanitarnych tłocznych, grawitacyjnych i przyłączy do posesji zlokalizowanych w ulicach: Ks. Augustyna Kordeckiego, Ejtnera, Nadmieńskiej, Paschalisa, Natolińskiej, Pionierskiej, Czarnońskiej, Aleksandra Fredry, Kraszewskiej, Kościelnej, Ignacego Jana Paderewskiego, Serwituckiej, Jaśminowej, Kwiatowej, Nowej, Topolowej, Ks. Kazimierza Pieniążka, Gen. Franciszka Żymirskiego, Tadeusza Reytana, Kraszewskiej, Pana Tadeusza, działce nr ew. 83 obr. 25 i dz. nr ew. 34 obr. 31 w Kobylce,

WYRAZAM ZGODĘ

na lokalizację:

- 1/ przewodów tłocznych kanalizacji sanitarnej w ul.:  
- Ks. Augustyna Kordeckiego - dz. nr ew. 21 obr. 03, dz. nr ew. 65, 68 obr. 07.
- 2/ przewodów grawitacyjnych kanalizacji sanitarnej w ul.:  
- Ks. Augustyna Kordeckiego - dz. nr ew. 21 obr. 33, dz. nr ew. 62, 65, 68 obr. 07.  
- Ejtnera - dz. nr ew. 257, 258 obr. 07.  
- Nadmieńskiej - dz. nr ew. 77 obr. 07, dz. nr ew. 2 obr. 08.  
- Duńskiej - dz. nr ew. 333 obr. 32.  
- Paschalisa - dz. nr ew. 141/1 obr. 14.  
- Natolińskiej - dz. nr ew. 194, 208, 211, 214, 219, 226 obr. 28.  
- Pionierskiej - dz. nr ew. 525 obr. 26, dz. nr ew. 266, 280 obr. 28.  
- Promiennej - dz. nr ew. 279, 284, 287, 291, 309 obr. 28.  
- Czarnońskiej - dz. nr ew. 187, 198/2 obr. 27.  
- Aleksandra Fredry - dz. nr ew. 185 obr. 42.  
- Kraszewskiej - dz. nr ew. 118 obr. 25, dz. nr ew. 1 obr. 26.  
- Kościelnej - dz. nr ew. 88 obr. 25.  
- Ignacego Jana Paderewskiego - dz. nr ew. 319, 263 obr. 15.  
- Serwituckiej - dz. nr ew. 2/2, 264 obr. 15, dz. nr ew. 1 obr. 16.  
- dz. nr ew. 83 obr. 25.  
- dz. nr ew. 4/3, 4/4, 20 obr. 08.  
- dz. nr ew. 34 obr. 31
- 3/ przyłącza kanalizacyjnego w ulicy Paschalisa - dz. nr ew. 141/1 obr. 14 do nieruchomości nr ew. 258 obr. 14.
- 4/ przyłącza kanalizacyjnych w ulicy Natolińskiej - dz. nr ew. 230/5 obr. 26, dz. nr ew. 219 obr. 28 do nieruchomości nr ew. 268 obr. 26.  
nr ew. 188, 189, 218 obr. 28.
- 5/ przyłącza kanalizacyjnych w ulicy Promiennej - dz. nr ew. 279 obr. 27 do nieruchomości nr ew. 278, 283, 290, 293, 307, 310/1, 310/2, 311, 313, 315, 317 obr. 28.
- 6/ przyłącza kanalizacyjnych w ulicy Czarnońskiej - dz. nr ew. 198/2 obr. 27 do nieruchomości nr ew. 209, 210, 211 obr. 27.
- 7/ przyłącza kanalizacyjnych w ulicy Aleksandra Fredry - dz. nr ew. 185 obr. 42 do nieruchomości nr ew. 187, 194 obr. 42.
- 8/ przyłącza kanalizacyjnych w ulicy Ignacego Jana Paderewskiego - dz. nr ew. 219, 263 obr. 15 do nieruchomości nr ew. 216, 229, 230 obr. 15.
- 9/ przyłącza kanalizacyjnego w ulicy Jesionowej - dz. nr ew. 247, 248 obr. 15 do nieruchomości nr ew. 244 obr. 15.
- 10/ przyłącza kanalizacyjnego w ulicy Kwiatowej - dz. nr ew. 414 obr. 26 do nieruchomości nr ew. 414 obr. 26.

31 SIF. 2009

mgr inż. Wojciech Bonarek

mgr inż. Wojciech Bonarek, bez ograniczeń  
nr SI-378/80, Wa-25/97

Z up. BORMISTRZA

Anna Białek

tel. (0 22) 240 31 10 fax (0 22) 240 31 11

Inspektorat ds. Obsługi Interesantów

- nr ew. 217 obr. 26,  
11/ przyłącza kanalizacyjnego w ulicy Pionierskiej - dz. nr ew. 525 obr. 26, dz. nr ew. 266 obr. 28 do nieruchomości:  
nr ew. 272/2 obr. 28;  
12/ przyłącza kanalizacyjnego w ulicy Nowej - dz. nr ew. 192 obr. 31, do nieruchomości:  
nr ew. 145/2 obr. 31;  
13/ przyłącza kanalizacyjnego w ulicy Topolowej - dz. nr ew. 228 obr. 39, do nieruchomości:  
nr ew. 233 obr. 39;  
14/ przyłącza kanalizacyjnego w ulicy Ks. Kazimierza Pieniązka - dz. nr ew. 93 obr. 29, do nieruchomości:  
nr ew. 49 obr. 29;  
15/ przyłączy kanalizacyjnych w ulicy Gen. Franciszka Żymirskiego - dz. nr ew. 225 obr. 29 i dz. nr ew. 1 obr. 33, do nieruchomości:  
nr ew. 86 obr. 29;  
nr ew. 34 obr. 33;  
16/ przyłącza kanalizacyjnego w ulicy Tadeusza Reytana - dz. nr ew. 83 obr. 08, do nieruchomości:  
nr ew. 78/1 obr. 08;  
17/ przyłącza kanalizacyjnego w ulicy Kraszewskiej - dz. nr ew. 118 obr. 25, do nieruchomości:  
nr ew. 204 obr. 25;  
18/ przyłącza kanalizacyjnego w ulicy Pana Tadeusza - dz. nr ew. 304 obr. 26, do nieruchomości:  
nr ew. 306 obr. 26;  
19/ przyłącza kanalizacyjnego w ulicy Kościelnej - dz. nr ew. 83, 88 obr. 08, do nieruchomości:  
nr ew. 82 obr. 25;  
20/ przyłącza kanalizacyjnego w dz. nr ew. 83 obr. 25 do nieruchomości:  
nr ew. 80 obr. 25;  
21/ przyłącza kanalizacyjnego w dz. nr ew. 34 obr. 31 do nieruchomości:  
nr ew. 36 obr. 31;

31 SIE. 2009

mgr inż. Wojciech Bonarek  
upr. bud. bez ograniczeń  
nr St-378/90 Wa-25/97

Z zastrzeżeniami:

1. Przed rozpoczęciem robót budowlanych należy uzyskać decyzję na umieszczenie kanałów sanitarnych tłocznych, grawitacyjnych i przyłączy do posesji zlokalizowanych w ulicach: Ks. Augustyna Kordeckiego, Ejtnera, Nadmęskiej, Paschalisa, Natolińskiej, Pionierskiej, Czarnoleskiej, Aleksandra Fredry, Kraszewskiej, Kościelnej, Ignacego Jana Paderewskiego, Serwituckiej, Jaśminowej, Kwiatowej, Nowej, Topolowej, Ks. Kazimierza Pieniązka, Gen. Franciszka Żymirskiego, Tadeusza Reytana, Kraszewskiej, Pana Tadeusza, działce nr ew. 83 obr. 25 i dz. nr ew. 34 obr. 31.
2. Umieszczenie urządzenia - kanałów sanitarnych tłocznych, grawitacyjnych i przyłączy do posesji wymaga opracowania dokumentacji technicznej z wszelkimi uzgodnieniami wymaganymi przepisami prawa.
3. Uzyskania zezwolenia zarządcy drogi na zajęcie pasa drogowego przed rozpoczęciem robót.
4. Niniejsza decyzja nie określa miejsca usytuowania urządzenia w pasie drogowym.

UZASADNIENIE

Gmina Kobylka z siedzibą: 05-230 Kobylka ul. Wolomińska 1 złożyła wniosek w sprawie lokalizacji przewodów sanitarnych tłocznych, grawitacyjnych i przyłączy do posesji zlokalizowanych w ulicach: Ks. Augustyna Kordeckiego, Ejtnera, Nadmęskiej, Paschalisa, Natolińskiej, Pionierskiej, Czarnoleskiej, Aleksandra Fredry, Kraszewskiej, Kościelnej, Ignacego Jana Paderewskiego, Serwituckiej, Jaśminowej, Kwiatowej, Nowej, Topolowej, Ks. Kazimierza Pieniązka, Gen. Franciszka Żymirskiego, Tadeusza Reytana, Kraszewskiej, Pana Tadeusza, działce nr ew. 83 obr. 25 i dz. nr ew. 34 obr. 31. Zgoda na umieszczenie urządzenia wymaga wydania decyzji administracyjnej.  
W związku z powyższym orzekam jak w sentencji.

POUCZENIE

Zgodnie z art. 39 ust 3a ustawy o drogach publicznych przed przystąpieniem do wykonania prac inwestor zobowiązany jest do:

1. uzyskania pozwolenia na budowę lub zgłoszenia budowy,
2. uzgodnienia z zarządcą drogi projektu budowlanego,

Z up. BURMISTRZA  
Anna Białek  
Pełniący ds. Czł. Slugi Interesanta

3. uzyskania zezwolenia zarządcy drogi na zajęcie pasa drogowego celem wbudowania urządzeń,
4. utrzymanie urządzenia należy do jego posiadacza,
5. jeżeli budowa, przebudowa lub remont drogi wymaga przełożenia urządzenia koszt jego ponosi:
  - zarządca drogi gdy okres umieszczenia urządzenia w pasie drogowym jest krótszy lub równy 4 lata licząc od dnia wydania zezwolenia przez zarządcę drogi zachowując dotychczasowe właściwości użytkowe i parametry techniczne,
  - właściciel urządzenia gdy okres umieszczenia urządzenia w pasie drogowym jest dłuższy niż 4 lata licząc od dnia wydania zezwolenia przez zarządcę drogi lub gdy na żądanie właściciela wprowadzono ulepszenia w urządzeniu.

Zgodnie z art. 40 ustawy o drogach publicznych powyższe prace mogą być realizowane po uprzednim uzyskaniu decyzji zezwalającej na zajęcie pasa drogowego, o którą należy wystąpić do właściciela drogi z jednoczesnym wyprzedzeniem przed terminem planowanego zajęcia pasa drogowego. Za umieszczenie urządzeń nie związanych z funkcjonowaniem drogi zastanie należona opłata roczna.

Szczegółowe warunki określające wykonanie prac w pasie drogowym i związane z tym opłaty zostaną określone w decyzji zezwalającej na zajęcie pasa drogowego.

Od niniejszej decyzji służy stronie odwołanie do Samorządowego Kolegium Odwoławczego z siedzibą: 02-530 Warszawa, ul. Kielecka 44 za moim pośrednictwem, w terminie czternastu dni od dnia jej doręczenia.



Decyzja zwolniona z opłaty skarbowej cz. III ust. 44 pkt 9 ustawy o opłacie skarbowej z dnia 16.11.2006r. (Dz.U. z dnia 08.12.2006 Nr 225 poz. 1635 z późn. zm.)

Otrzymują:

1. Gmina Kobylka  
ul. Wołomińska 1  
05-230 Kobylka
2. a.a.

31 SIE. 2009

mgr inż. Wojciech Bonarek  
upr. bud. bez ograniczeń  
nr St-378/80, Wa-25/97

URZĄD MIASTA KOBYLKA  
ul. Wołomińska 1  
05-230 KOBYLKA  
tel. 0223 786 31-33 fax 730 31 31  
mgr inż. Anna Białek  
Podinspektor ds. Obsługi Internauta

# MAPA SYTUACYJNO-WYSOKOŚCIOWA DO CEŁÓW PROJEKTOWYCH

terenu położonego w miejscowości Kobyłka  
SKALA 1:500

Mapa w zakresie oznaczonym kolorem...  
jest aktualna pod względem sytuacyjno-wysokościowym  
i urządzeń podziemnych. Jednocześnie nie wykazuje się  
zmian w terenie innych, niż wykazanych na niniejszej  
mapie urządzeń podziemnych, które nie zostały  
zgłoszone do inwentaryzacji prowadzonej przez  
aktualna w zakresie oznaczonym kolorem...  
może służyć do projektu uzgodnień ZUD.

Zgodnie z art. 18 ustawy z dnia  
17.05.1989 r. - Prawo geodezyjne  
i kartograficzne (t.j. w Dz. U. 2000 r.  
Nr 100, poz. 1086, ze zm.)  
rozpoznać, rozprawać  
oraz reprodukować w celu  
rozpoznać i rozprawać  
niniejszej mapy wymaga zezwolenia  
Starosty Powiatu Wołomińskiego

Walcowa dn. 10.07.2009... Wykonol:  
78/14  
GEODETA UPRAWNIONY  
Inż. Aldona Bąbki  
Nr upr. 19785

**GEOBIT** Warszawa  
ul. Włocławska 11  
01-111 Warszawa  
tel. 22 629 62 62, fax 22 629 62 63  
e-mail: biuro@geobit.pl, www.geobit.pl

ARK 7  
1410/09  
Powiat wołomiński  
Gmina Kobyłka  
ul. Kościelna


Uzgodnienie ZUD dotyczy lokalizacji:  
- kanalizacji grawitacyjnej (1-3)  
- przyłączy kanalizacyjnych (3-8)

Srednica sludni:  
- duze w ulicach Ø 1200  
- male w ulicach Ø 425  
- w posesjach Ø 315

Warszawa 10.07.2009 r.

STAROSTA W WOŁOMINIE  
Powiatowy Urząd Dokumentacji  
Geodezyjnej i Kartograficznej w Wołominie  
W obszarze oznaczonym kolorem...  
dokonano aktualizacji treści mapy zasadniczej.  
Dokumenty z udzieleniem zezwolenia do zasobu  
powiatowego w dniu 10.07.2009 r.  
I zezwolenie na wydanie (zgodnie z art. 18)  
Niniejsza mapa może służyć do projektowania  
Wołomin, dn. 10.07.2009

STAROSTWO POWIATOWE W WOŁOMINIE  
Na podstawie ustawy z dnia 17.05.1989 r. - Prawo Geodezyjne  
i Kartograficzne (Dz. U. z 2000 r. Nr 100, poz. 1086 z późn. zmianami)  
uzgodnienie użytkowania i rozprawać teren:  
Kanalizacja grawitacyjna  
i przyłączy kanalizacyjnych  
Kanalizacja grawitacyjna  
(sygn. opm)  
Wołomin, dn. 10.07.2009  
mgr inż. Andrzej Budnik

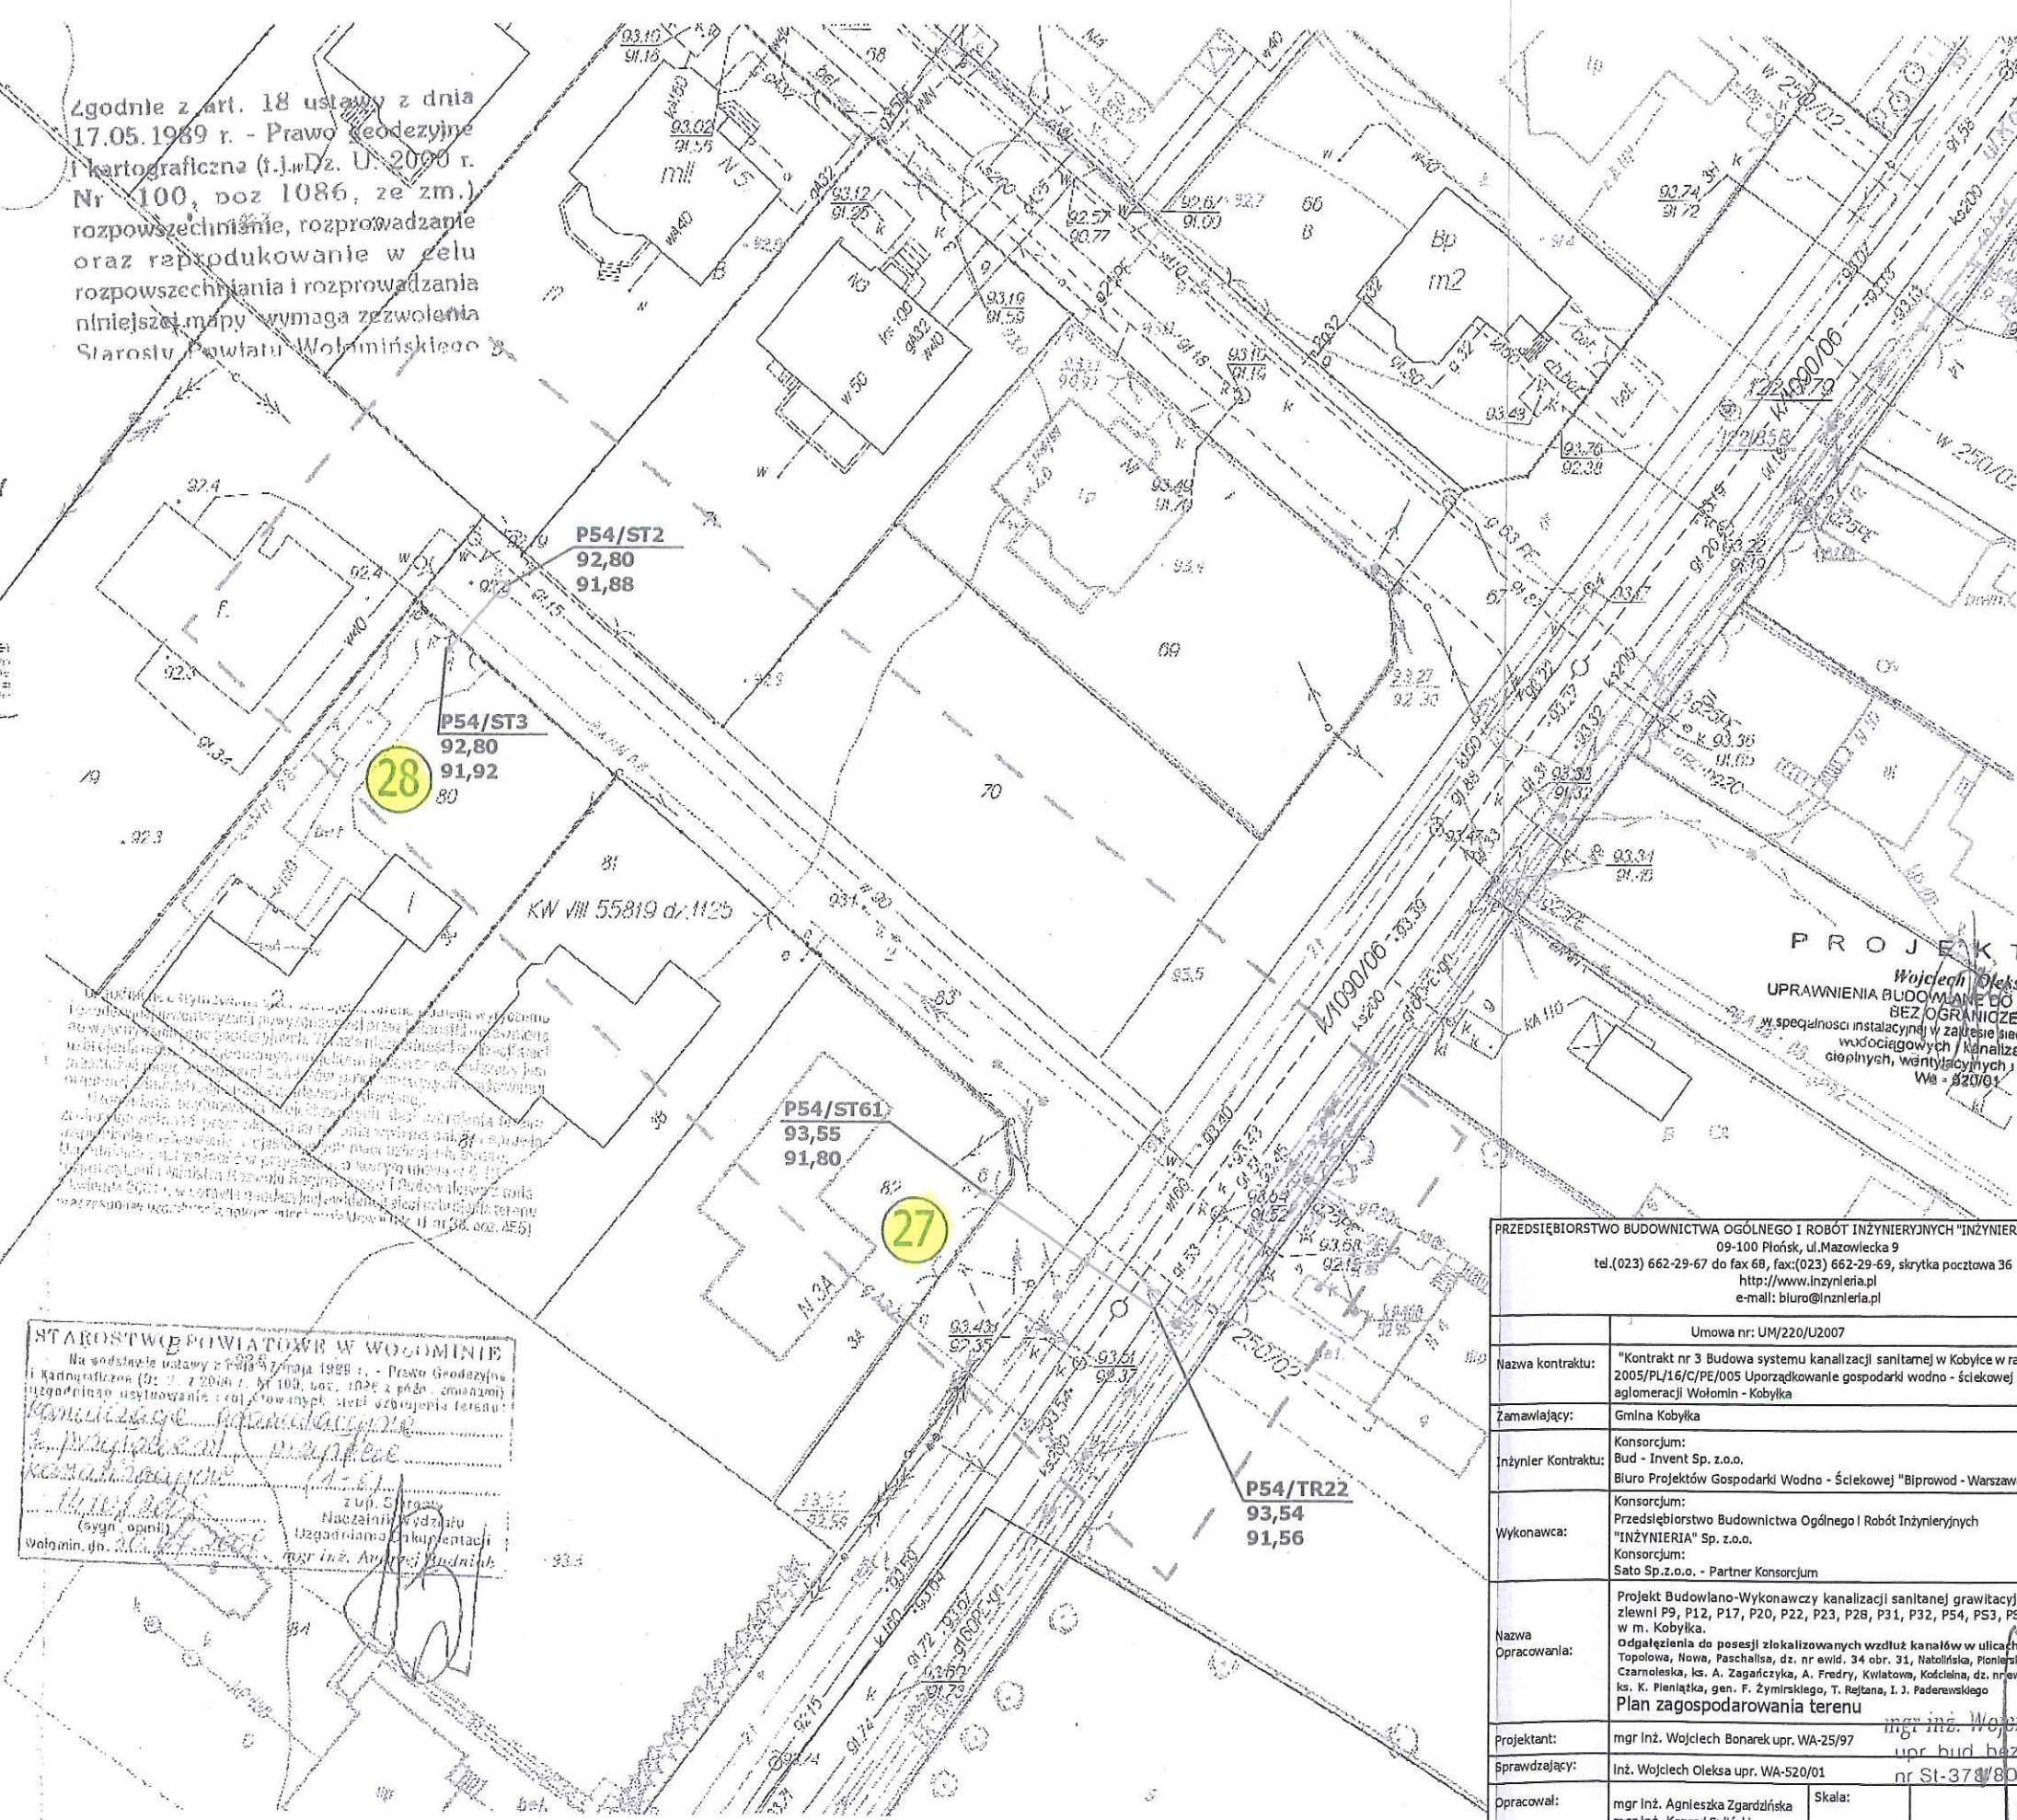


PROJEKTANT  
Wojciech Oleksa  
UPRAWNIENIA BUDOWLANE DO PROJEKTOWANIA  
BEZ OGRANICZEN  
w szczególności instalacji w zakresie sieci, instalacji i urządzeń:  
wodociągowych / kanalizacyjnych,  
ciepłych, wentylacyjnych i gazowych  
Wa - 820/01

|                                                                                                                                                                                                                                                                    |                                                                                                                                                                                                                                                                                                                                                                                                                                                                                                                  |
|--------------------------------------------------------------------------------------------------------------------------------------------------------------------------------------------------------------------------------------------------------------------|------------------------------------------------------------------------------------------------------------------------------------------------------------------------------------------------------------------------------------------------------------------------------------------------------------------------------------------------------------------------------------------------------------------------------------------------------------------------------------------------------------------|
| PRZEDSIĘBIORSTWO BUDOWNICTWA OGÓLNEGO I ROBÓT INŻYNIERYJNYCH "INŻYNIERIA" Spółka z o.o.<br>09-100 Płońsk, ul. Mazowiecka 9<br>tel. (023) 662-29-67 do fax 69, fax: (023) 662-29-69, skrytka pocztowa 36<br>http://www.inzynieria.pl<br>e-mail: biuro@inzynieria.pl |                                                                                                                                                                                                                                                                                                                                                                                                                                                                                                                  |
| Umowa nr: UM/220/U2007                                                                                                                                                                                                                                             |                                                                                                                                                                                                                                                                                                                                                                                                                                                                                                                  |
| Nazwa kontraktu:                                                                                                                                                                                                                                                   | "Kontrakt nr 3 Budowa systemu kanalizacji sanitarnej w Kobyłce w ramach projektu nr 2005/PL/16/C/PE/005 Uporządkowanie gospodarki wodno - ściekowej na terenie aglomeracji Wołomin - Kobyłka                                                                                                                                                                                                                                                                                                                     |
| Zamawiający:                                                                                                                                                                                                                                                       | Gmina Kobyłka                                                                                                                                                                                                                                                                                                                                                                                                                                                                                                    |
| Inżynier Kontraktu:                                                                                                                                                                                                                                                | Konsorcjum:<br>Bud - Invent Sp. z o.o.<br>Biuro Projektów Gospodarki Wodno - Ściekowej "Biprowod - Warszawa" Sp. z o.o.                                                                                                                                                                                                                                                                                                                                                                                          |
| Wykonawca:                                                                                                                                                                                                                                                         | Konsorcjum:<br>Przedsiębiorstwo Budownictwa Ogólnego i Robót Inżynierskich<br>"INŻYNIERIA" Sp. z o.o.<br>Konsorcjum:<br>Sato Sp. z o.o. - Partner Konsorcjum                                                                                                                                                                                                                                                                                                                                                     |
| Nazwa Opracowania:                                                                                                                                                                                                                                                 | Projekt Budowlano-Wykonawczy kanalizacji sanitarnej grawitacyjnej dla zlewni P9, P12, P17, P20, P22, P23, P28, P31, P32, P54, P53, P54 w m. Kobyłka.<br>Odgałęzienia do posesji zlokalizowanych wzdłuż kanałów w ulicach: Topolowa, Nowa, Paszalska, dz. nr ewid. 34 obr. 31, Natolińska, Pionierska, Promienna, Czarnoleska, ks. A. Zagajczyka, A. Fredry, Kwiatowa, Kościelna, dz. nr ewid. 83 obr. 25, ks. K. Pieniążka, gen. F. Żymirskiego, T. Rejtana, I. J. Paderewskiego<br>Plan zagospodarowania terenu |
| Projektant:                                                                                                                                                                                                                                                        | mgr inż. Wojciech Bonarek upr. WA-25/97                                                                                                                                                                                                                                                                                                                                                                                                                                                                          |
| Sprawdzający:                                                                                                                                                                                                                                                      | Inż. Wojciech Oleksa upr. WA-520/01                                                                                                                                                                                                                                                                                                                                                                                                                                                                              |
| Opracował:                                                                                                                                                                                                                                                         | mgr inż. Agnieszka Zgardzińska<br>mgr inż. Konrad Sulicki<br>mgr inż. Jakub Uplec<br>inż. Damian Kaczyński<br>mgr inż. Wojciech Ostapowski                                                                                                                                                                                                                                                                                                                                                                       |
| Skala:                                                                                                                                                                                                                                                             | 1:500                                                                                                                                                                                                                                                                                                                                                                                                                                                                                                            |
| Rys. nr:                                                                                                                                                                                                                                                           | 2.11                                                                                                                                                                                                                                                                                                                                                                                                                                                                                                             |
| Sierpień 2009                                                                                                                                                                                                                                                      |                                                                                                                                                                                                                                                                                                                                                                                                                                                                                                                  |


Ul. A. Fredry

Ul. gen.


UL. KS. A. ZAGAJNICA 34 (P20) - ul. III ewid. 121/2 obr. 27

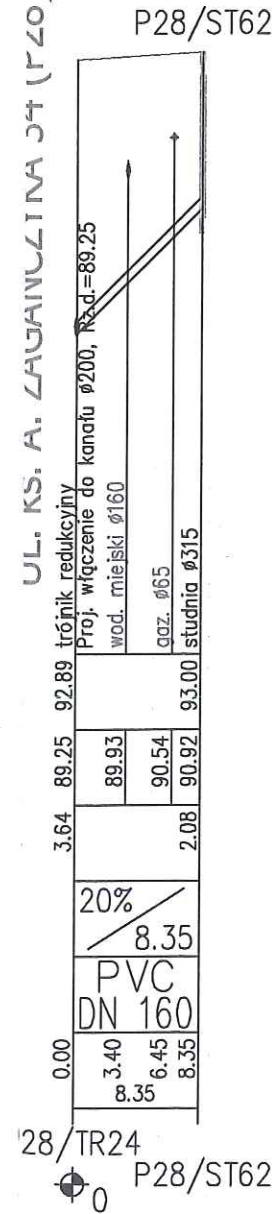

23

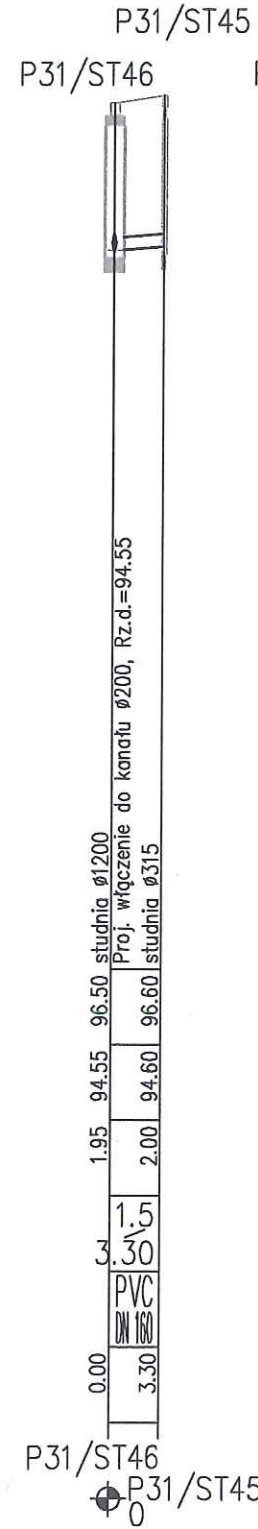


24

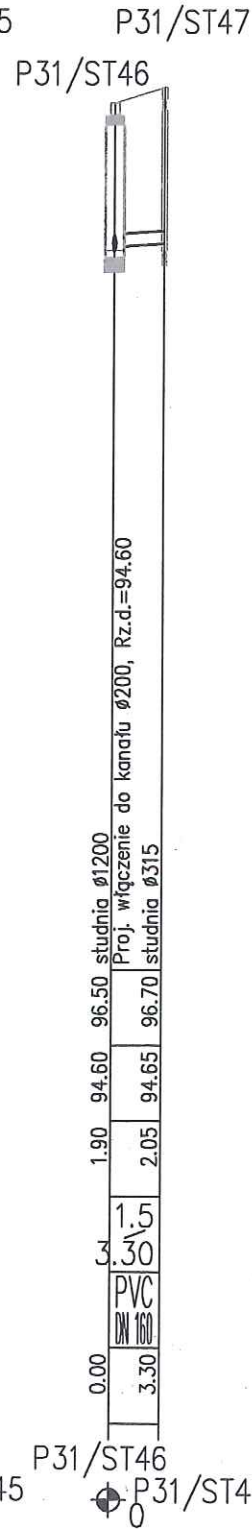


25

UL. KWIATOWA (P32) - dz. nr ewid. 217 obr. 26

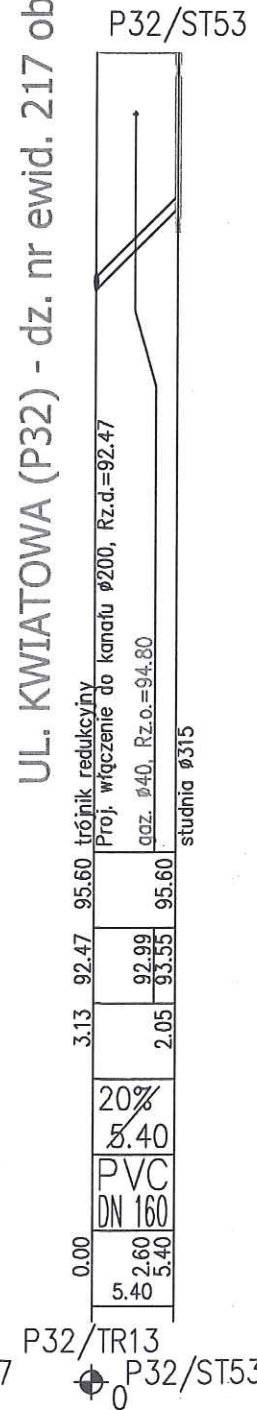


26

UL. KOŚCIELNA 3A (P54) - dz. nr ewid. 82 obr. 25

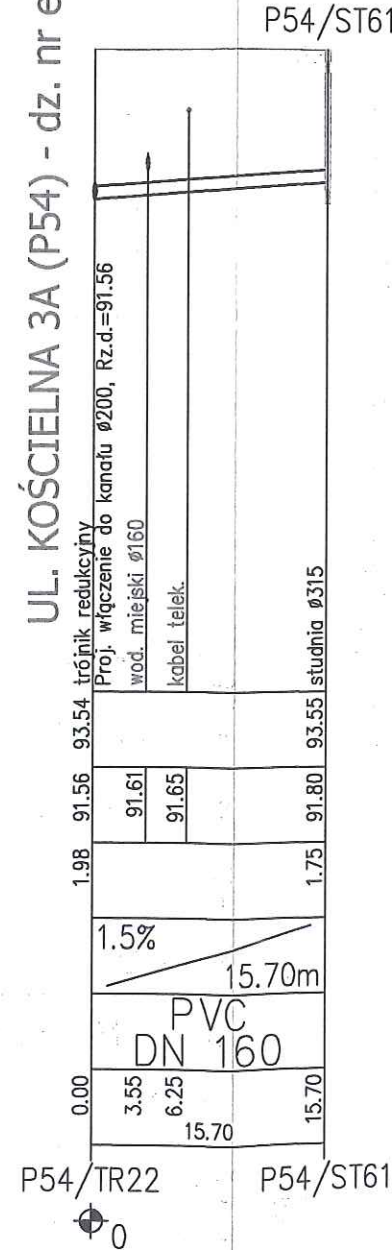


27

DZ. NR EWID. 83 OBR. 25 (P54) - dz. nr ewid. 80 obr. 25

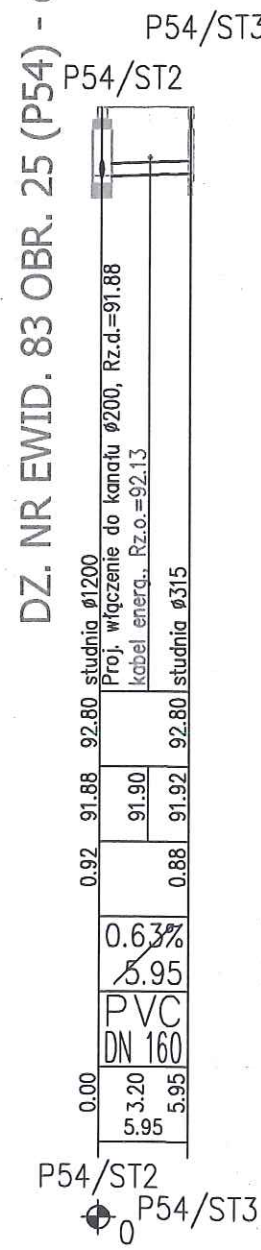


28

UL. KS. K. PIENIAŻKA 33 (PS3) - dz. nr ewid. 49 obr. 29

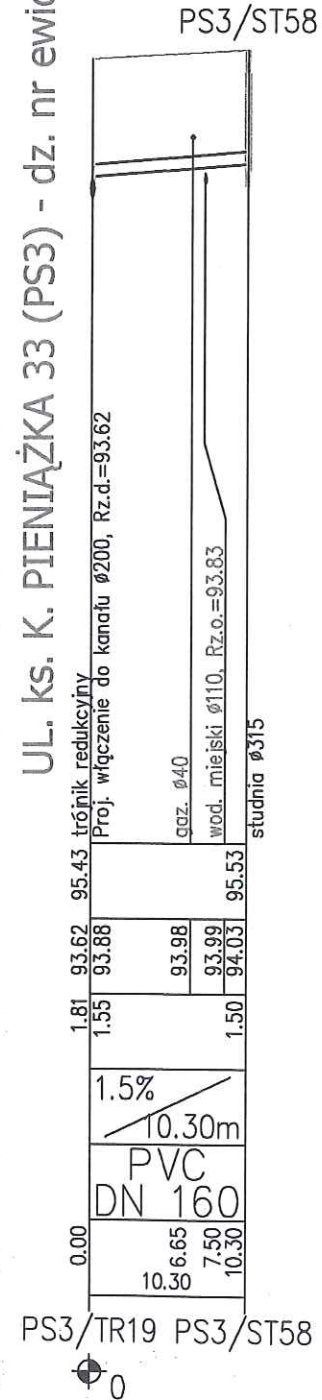

29

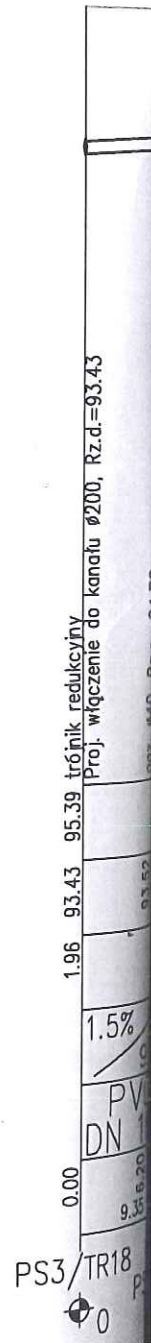

3