
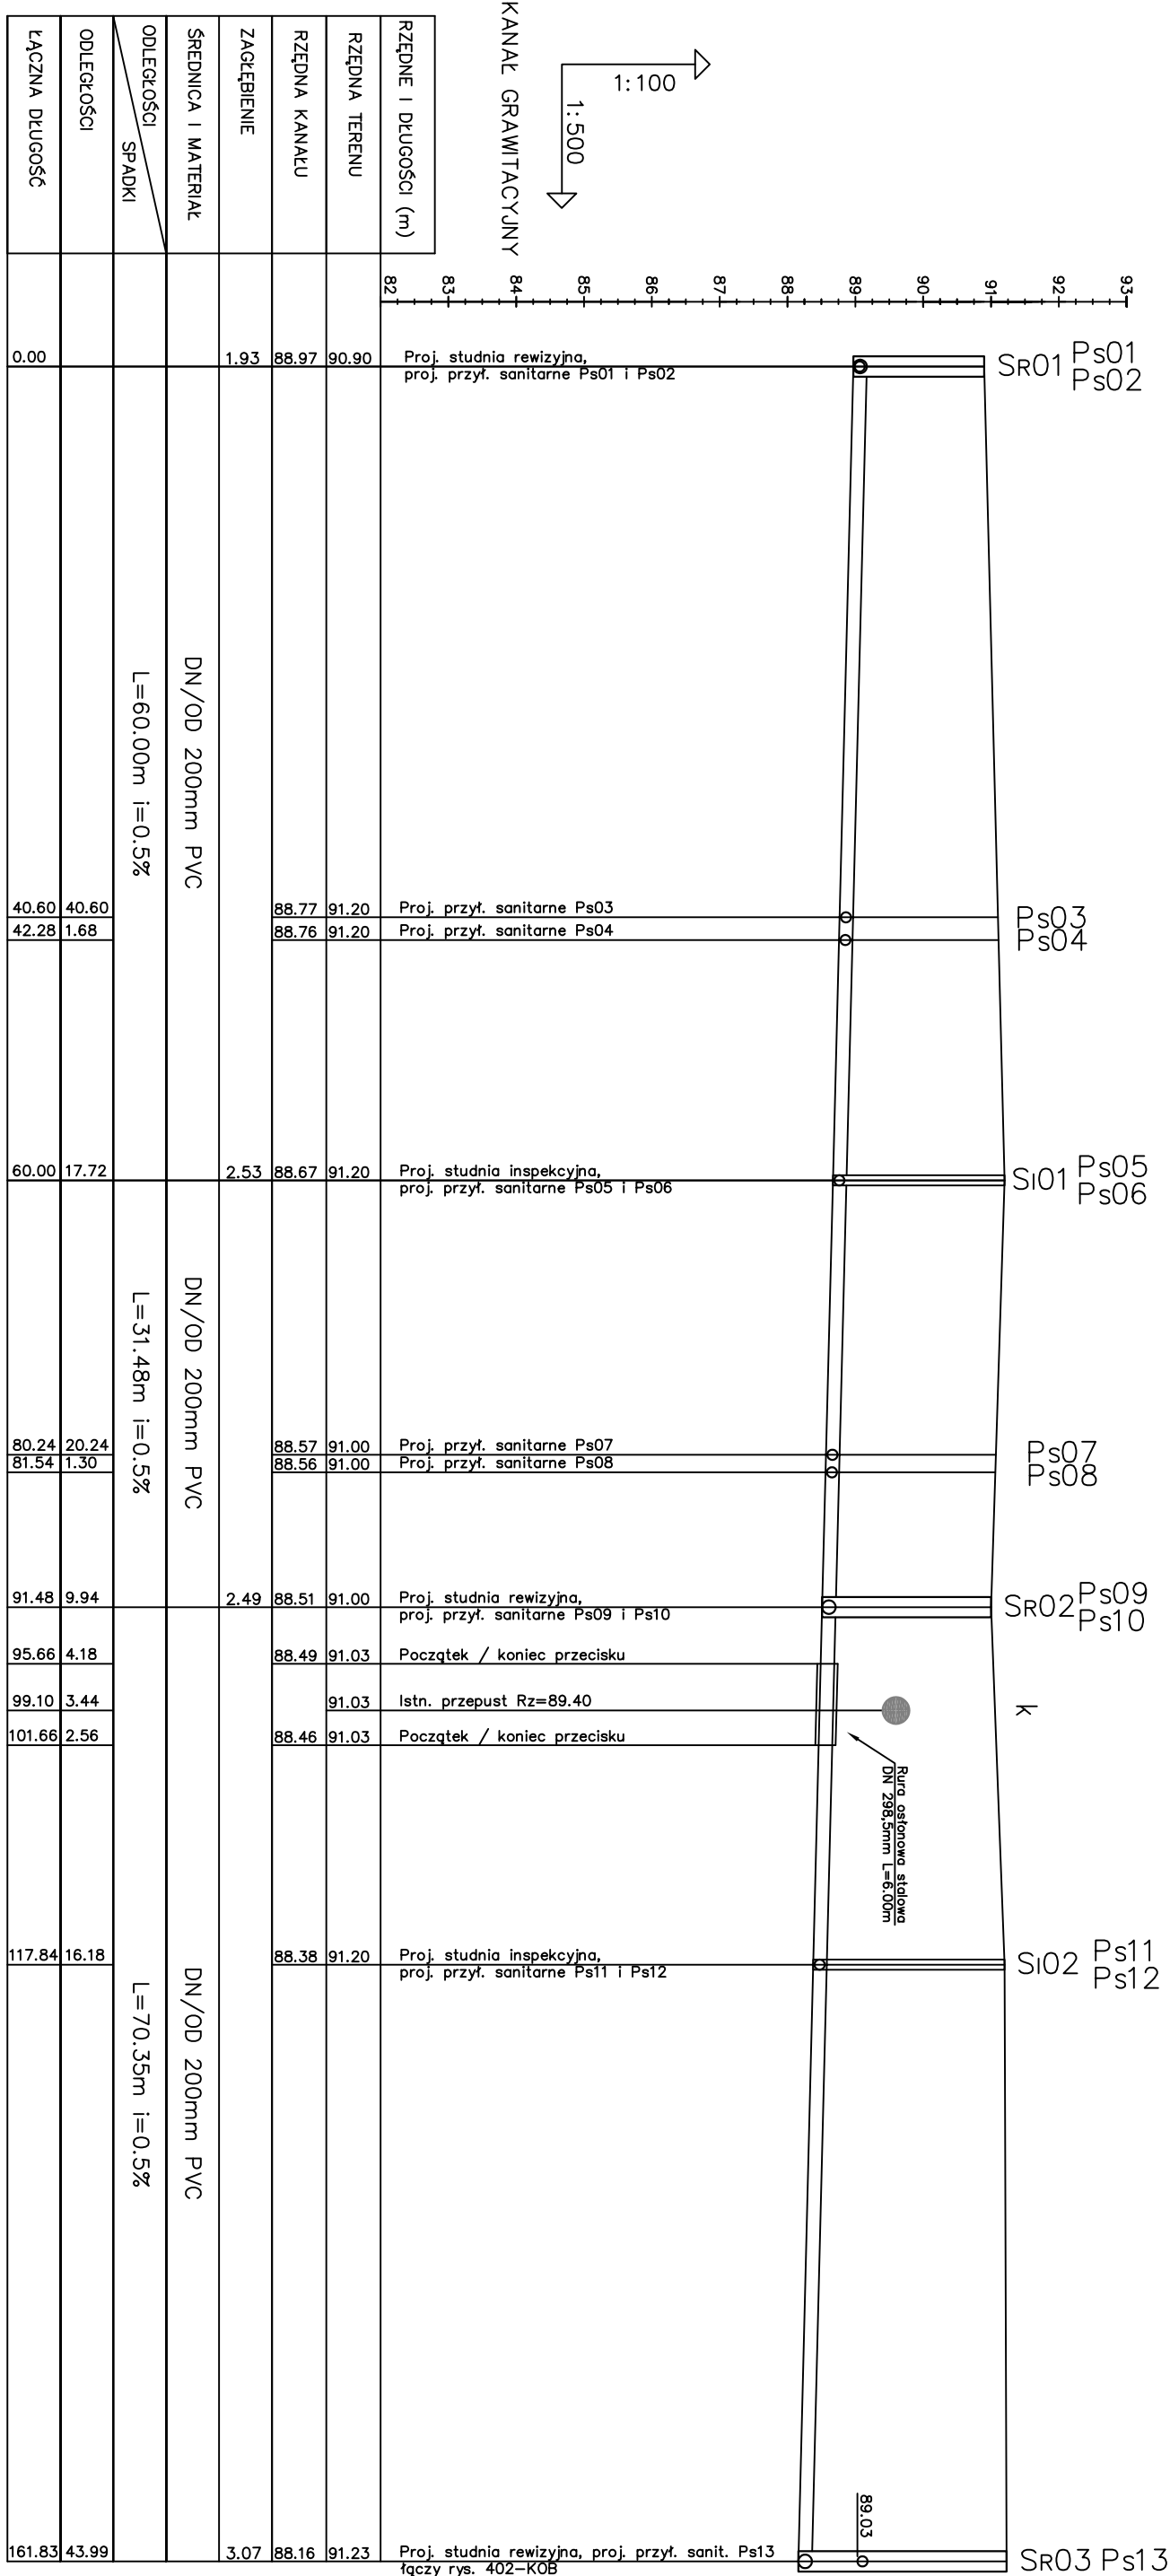


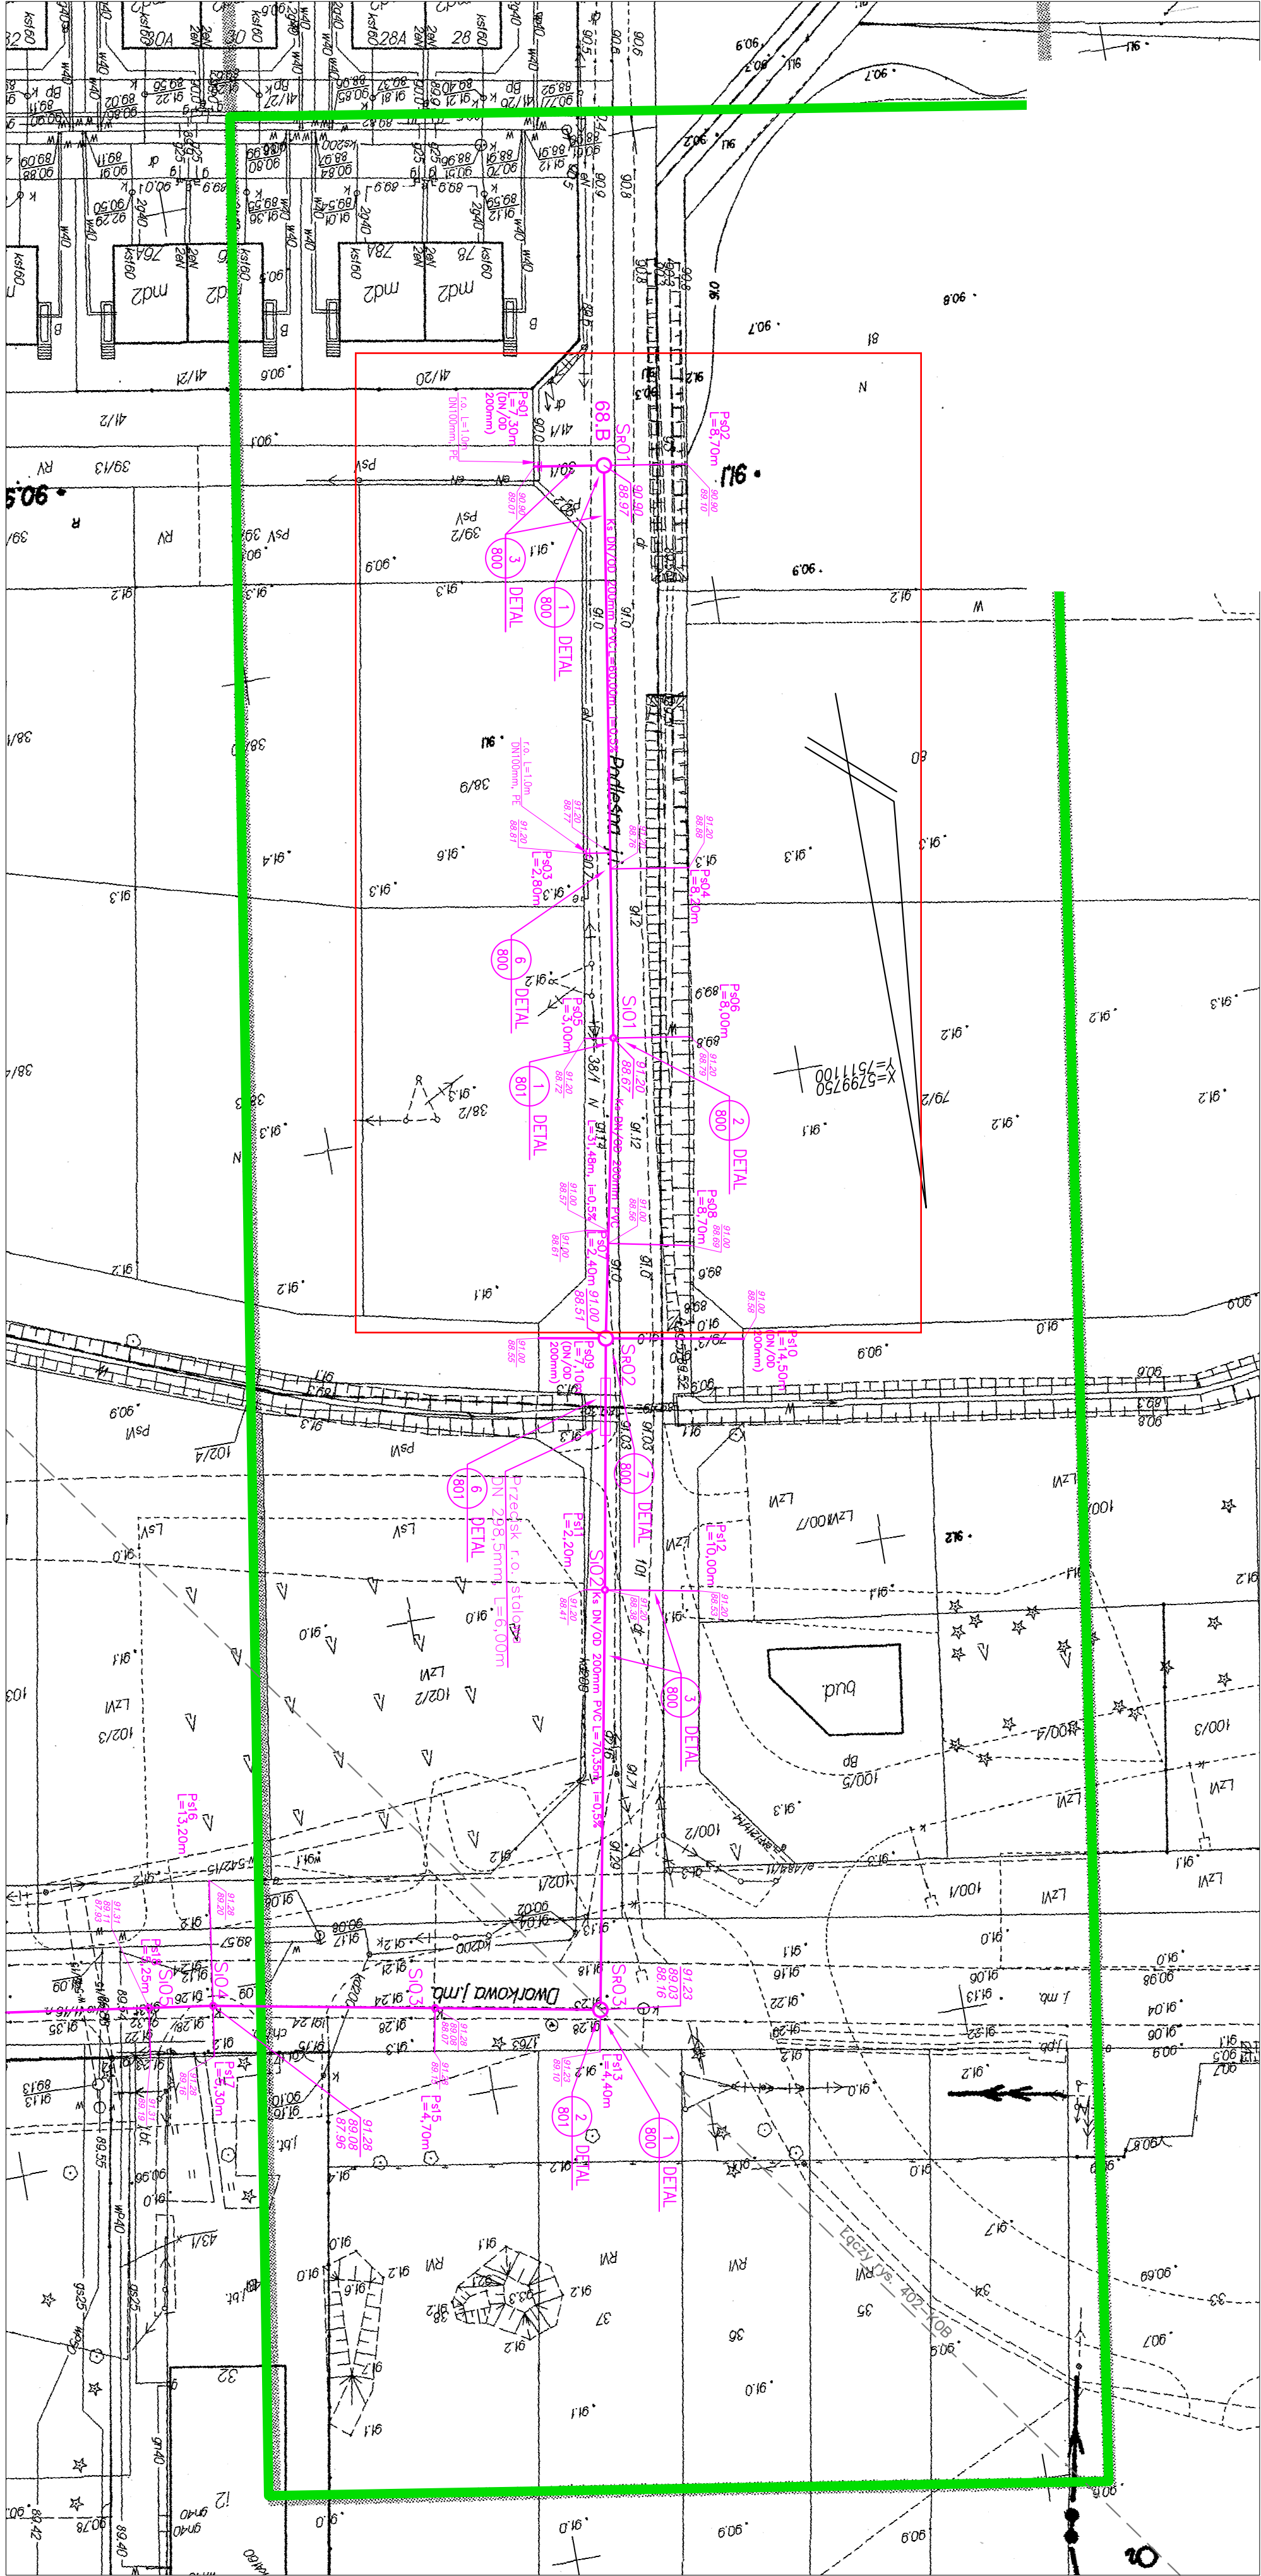

MAPA DO CELÓW PROJEKTOWYCH		Identyfikator zgłoszenia prosy podzielić: 66407768.2015
skala 1:500, nr sekcji: 7.175.22.02.2.2, 7.175.22.02.2.4, 7.175.22.03.1.1, 7.175.22.03.1.3	Układ oznaczenia wysokości: Krótzstadt 88	Układ współrzędnych prostokątnych państw: PL-2000
Kobylka - ul. Podlesna	Stwierdzenie gęstości obszarów zielonych: 30.11.2015 r.	Oznaczenie gęstości obszarów zielonych: 30.11.2015 r.
Jedn. Ewidencyjna - 143401.1 - Kobylka	Opis: 0011	Opis: 0011
Dz. Nr: 34, 35, 36, 37, 38, 40, 75, 100/1, 100/2, 100/4, 100/5, 100/6, 100/7, 93, 79/1, 79/3, 79/2, 80, 81, 124, 17, 18, 101, 102/1, 102/2, 102/4, 103/4, 38/1, 38/2, 38/3, 38/10, 39/1, 39/2, 39/3, 39/13, 41/1, 41/2, 41/20, 41/21, 41/25	Data wykonania:	
Województwo, 10.01.2016 r.		

INWESTOR:	URZĄD MIASTA KOBYLKA	TEL: (22) 760-70-08
PROJEKT:	05-230 KOBYLKA, UL. WOLSKA 1	TEL/FAX: (22) 760-70-55
OBIEKT:	"PRZYGOTOWANIE DOKUMENTACJI W ZAKRESIE GOSPODARSTWA ŚCIEKOWEGO NA RZECZ INWESTYCJI MIASTA KOBYLKA"	
NAZWA RYSUNKU:	PROJEKT ZAGOSPODAROWANIA TERENU UL. PODLESNA - PLAN I PROFIL	
WYKONAWCA:	J.K. ENGINEERING SP. Z O.O.	TEL: (48) 612-5127
PROJEKTOWAŁ:	mgr inż. ANTONI SARNIECKI	FAX: (48) 612-5165
SPRAWDZIŁ:	mgr inż. EWA ŚWIECZKA	
STUDIA:	nr upr. bud. WB-11-K-8386/64/79	
PROJEKT WYKONAWCZY	NR UMOWY: 222/U/2015	DATA WYKONANIA: 29.12.2015
BRANŻA:	SKALA: 1:500	NR RYS.: 401-KOB

- LEGENDA:
- TRASA PROJEKTOWANEJ KANALIZACJI SANITARNEJ
 - KANAL GRAWITACYJNY DN/OD 200mm PVC
 - TRASA PROJEKTOWANEGO PRZYSTĄCZA SANITARNEGO DN/OD 160mm PVC
 - TRASA PROJEKTOWANEGO PRZYSTĄCZA SANITARNEGO DN/OD 200mm PVC
 - TRASA PROJEKTOWANEJ KANALIZACJI SANITARNEJ
 - KANAL GRAWITACYJNY DN/OD 200mm PVC
 - PROJ. STUDIA RENWIZYJNA NA KANALIZACJI SANITARNEJ DN/OD 1200mm BETONOWA
 - PROJ. STUDIA INSPEKCYJNA NA KANALIZACJI SANITARNEJ DN/OD 425mm Z TWORZYWA