

OZNACZENIA:

 - gniazdo przyłączeniowe 2xRJ45 p/t kat. 6

 GPD - główny punkt dystrybucyjny

 - projektor multimedialny

 - ekran

UTP - przewód skrętkowy UTP 4x2x0,5mm kat. 6

RB37 - rura elektronistalacyjna o średnicy 37mm


RKGS20 - rura elektronistalacyjna karbowana o średnicy 20mm

p/t - przewód prowadzony w rużze pod tynkiem

n/t - przewód prowadzony w listwie MKE na boazeri

UWAGI:

- Wysokość montażu gniazd logicznych zapasować z wysokością montażu dedykowanych gniazd elektrycznych. Montaż we wspólnych ramkach z gniazdami DATA
- W pomieszczeniach przewody prowadzić w rurkach karbowanych RKGS20.

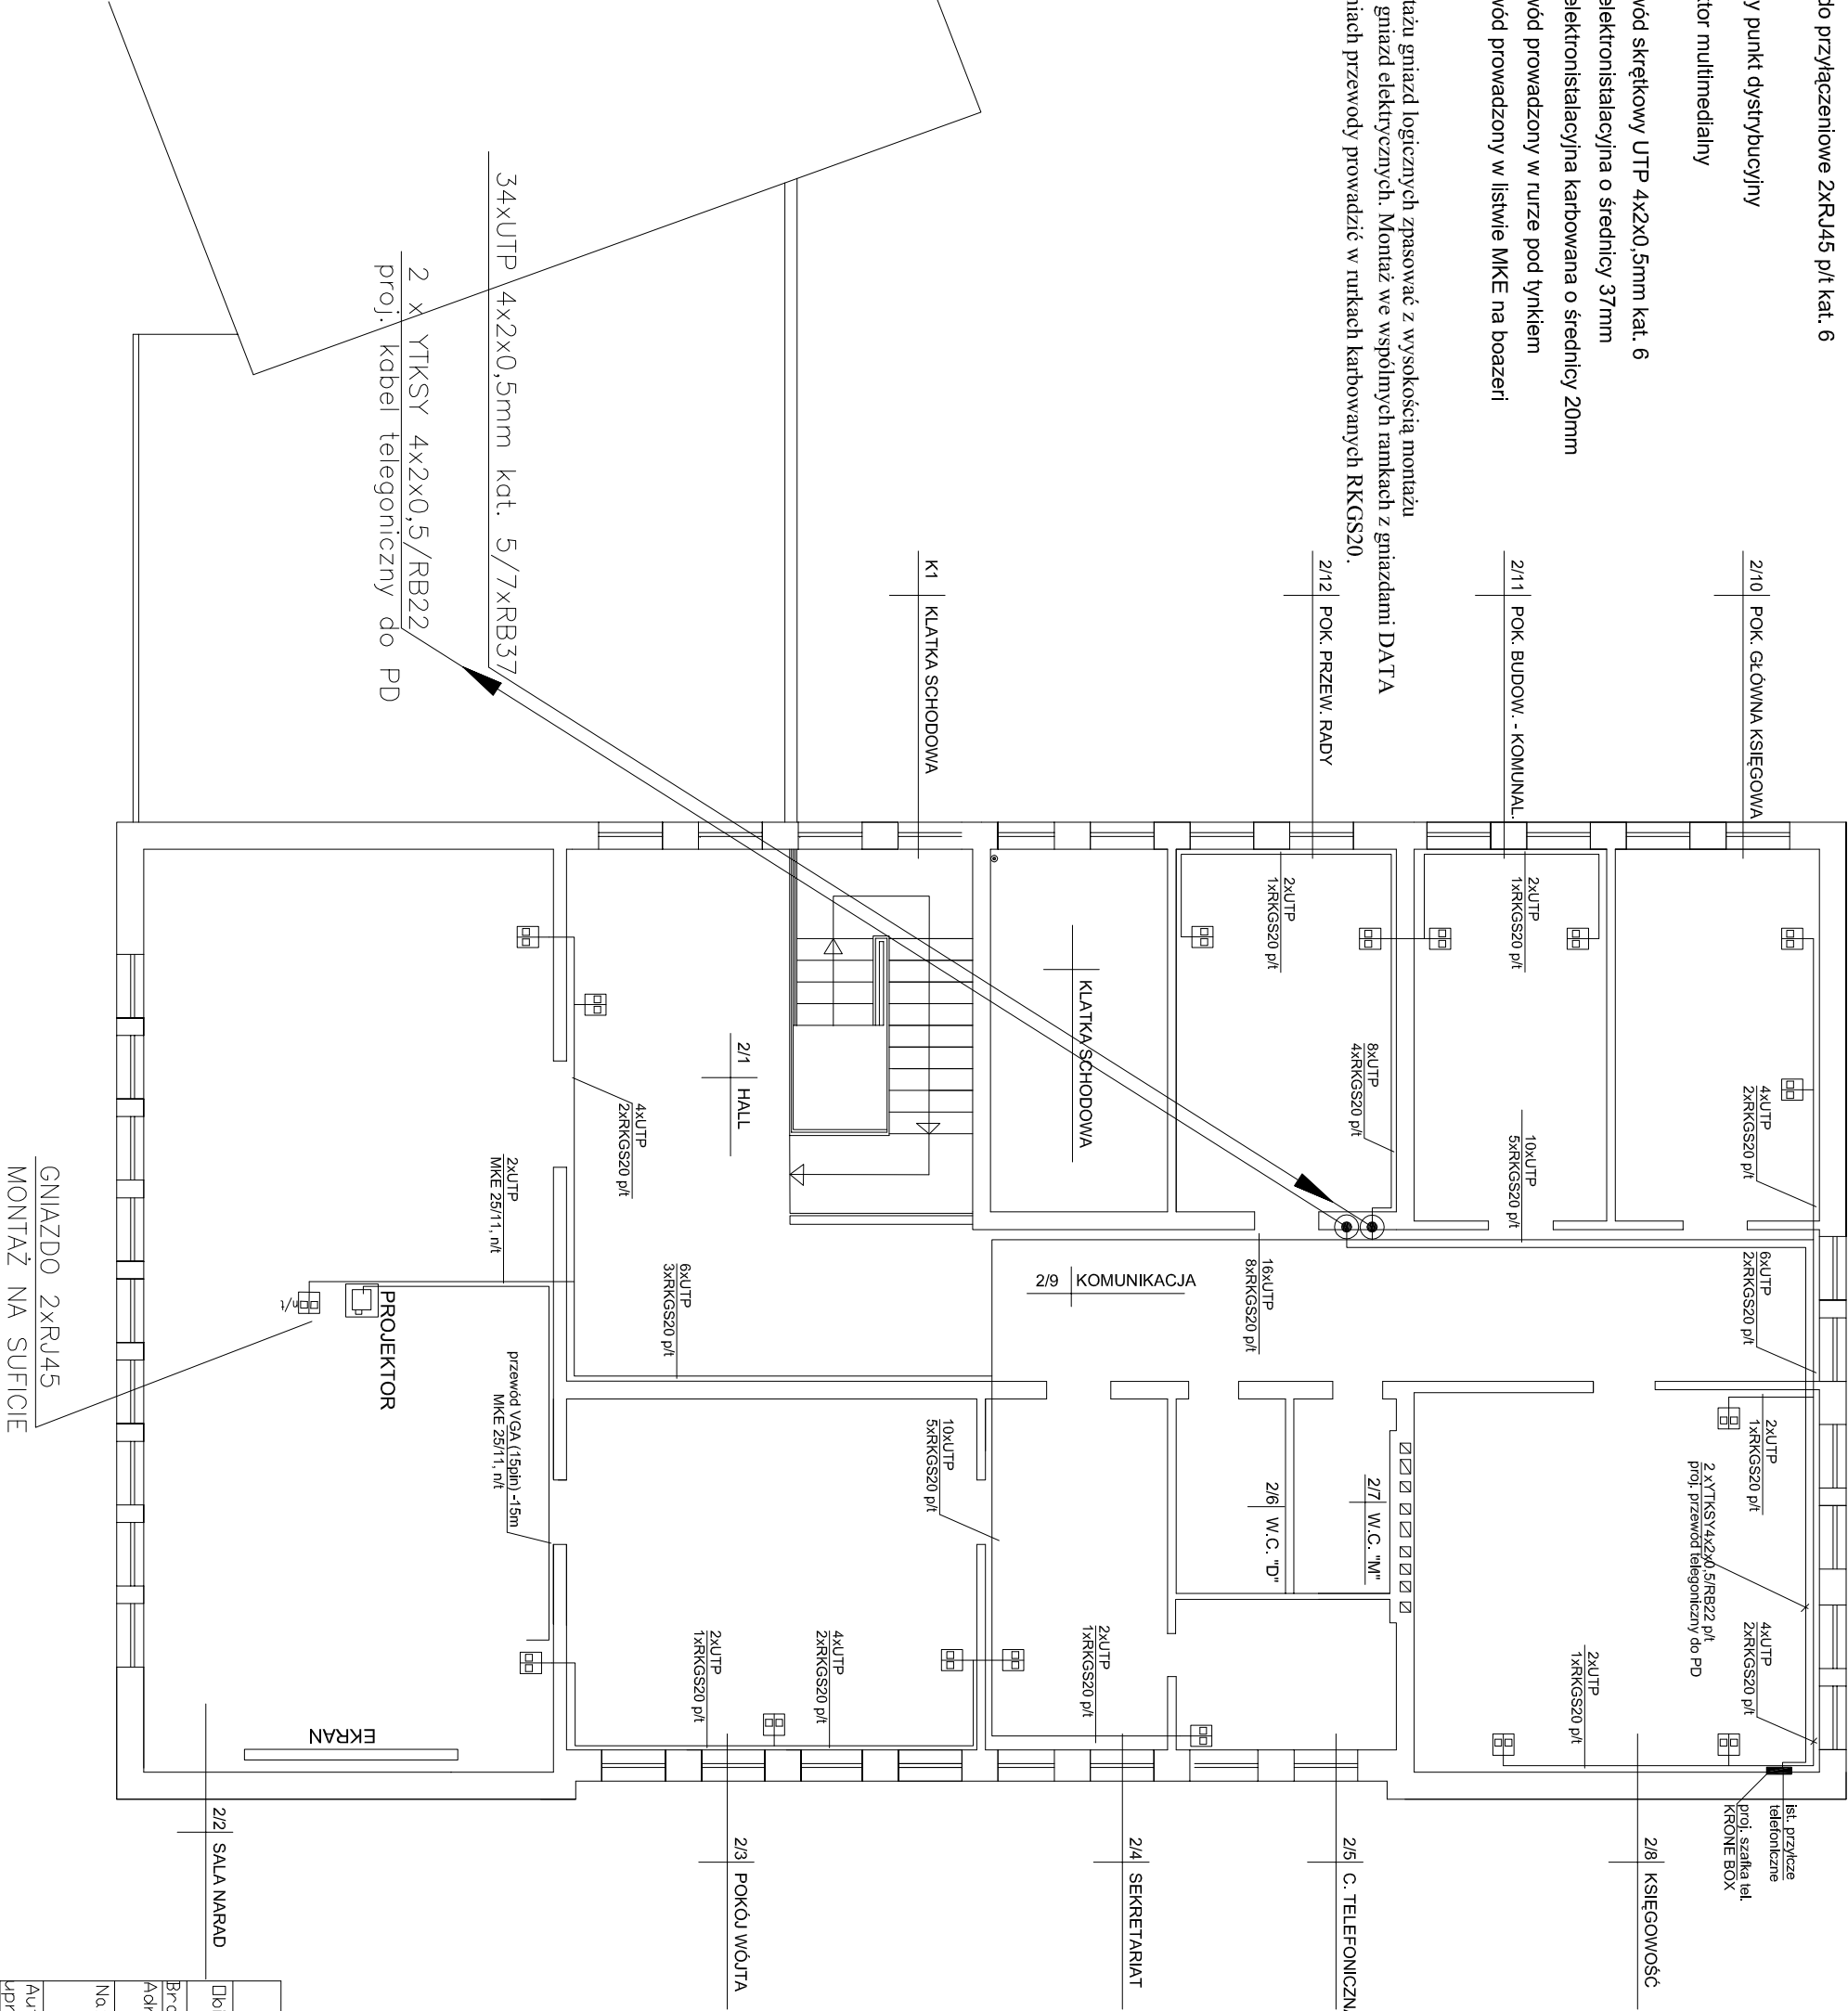

"DAMEX" Damian Wójcicki	
18-200 Wysokie Mazowieckie, ul. Białostocka 2	
Dziekt: Remont nstalcji elektrycznych w Urzędzie	
Gminy Boguty Płanki	
Branża: Instalacje elektryczne wewnętrzne	
Adres: Aleja Papieża Jana Pawła II,	
07-325 Boguty-Płanki	
Nazwa rys: Instalacja strukturalna	Skala: 1:100
- rzut I piętra	
Autor oprac: Mieczysław Wójcicki	Rys. nr: 10
upr. bud. tom. 29/86, UAN. 7342-42/92	Data i podpis
	12.2011r.