


ZESTAWIENIE PROJEKTOWANYCH OPRAW

SYMBOL/OZN.	TYP / PRODUCENT	STRUMIEŃ ŚW.	MOC	ILOŚĆ
1	Oprawa LED podłuzna białosza odbiłyńsk PEJ białe mat. n/ł lub p/ł	2500 lm	30,0 W	1 szt.
3	Oprawa LED przenysłowa 1150nm IP67	2500 lm	13,0 W	21 szt.

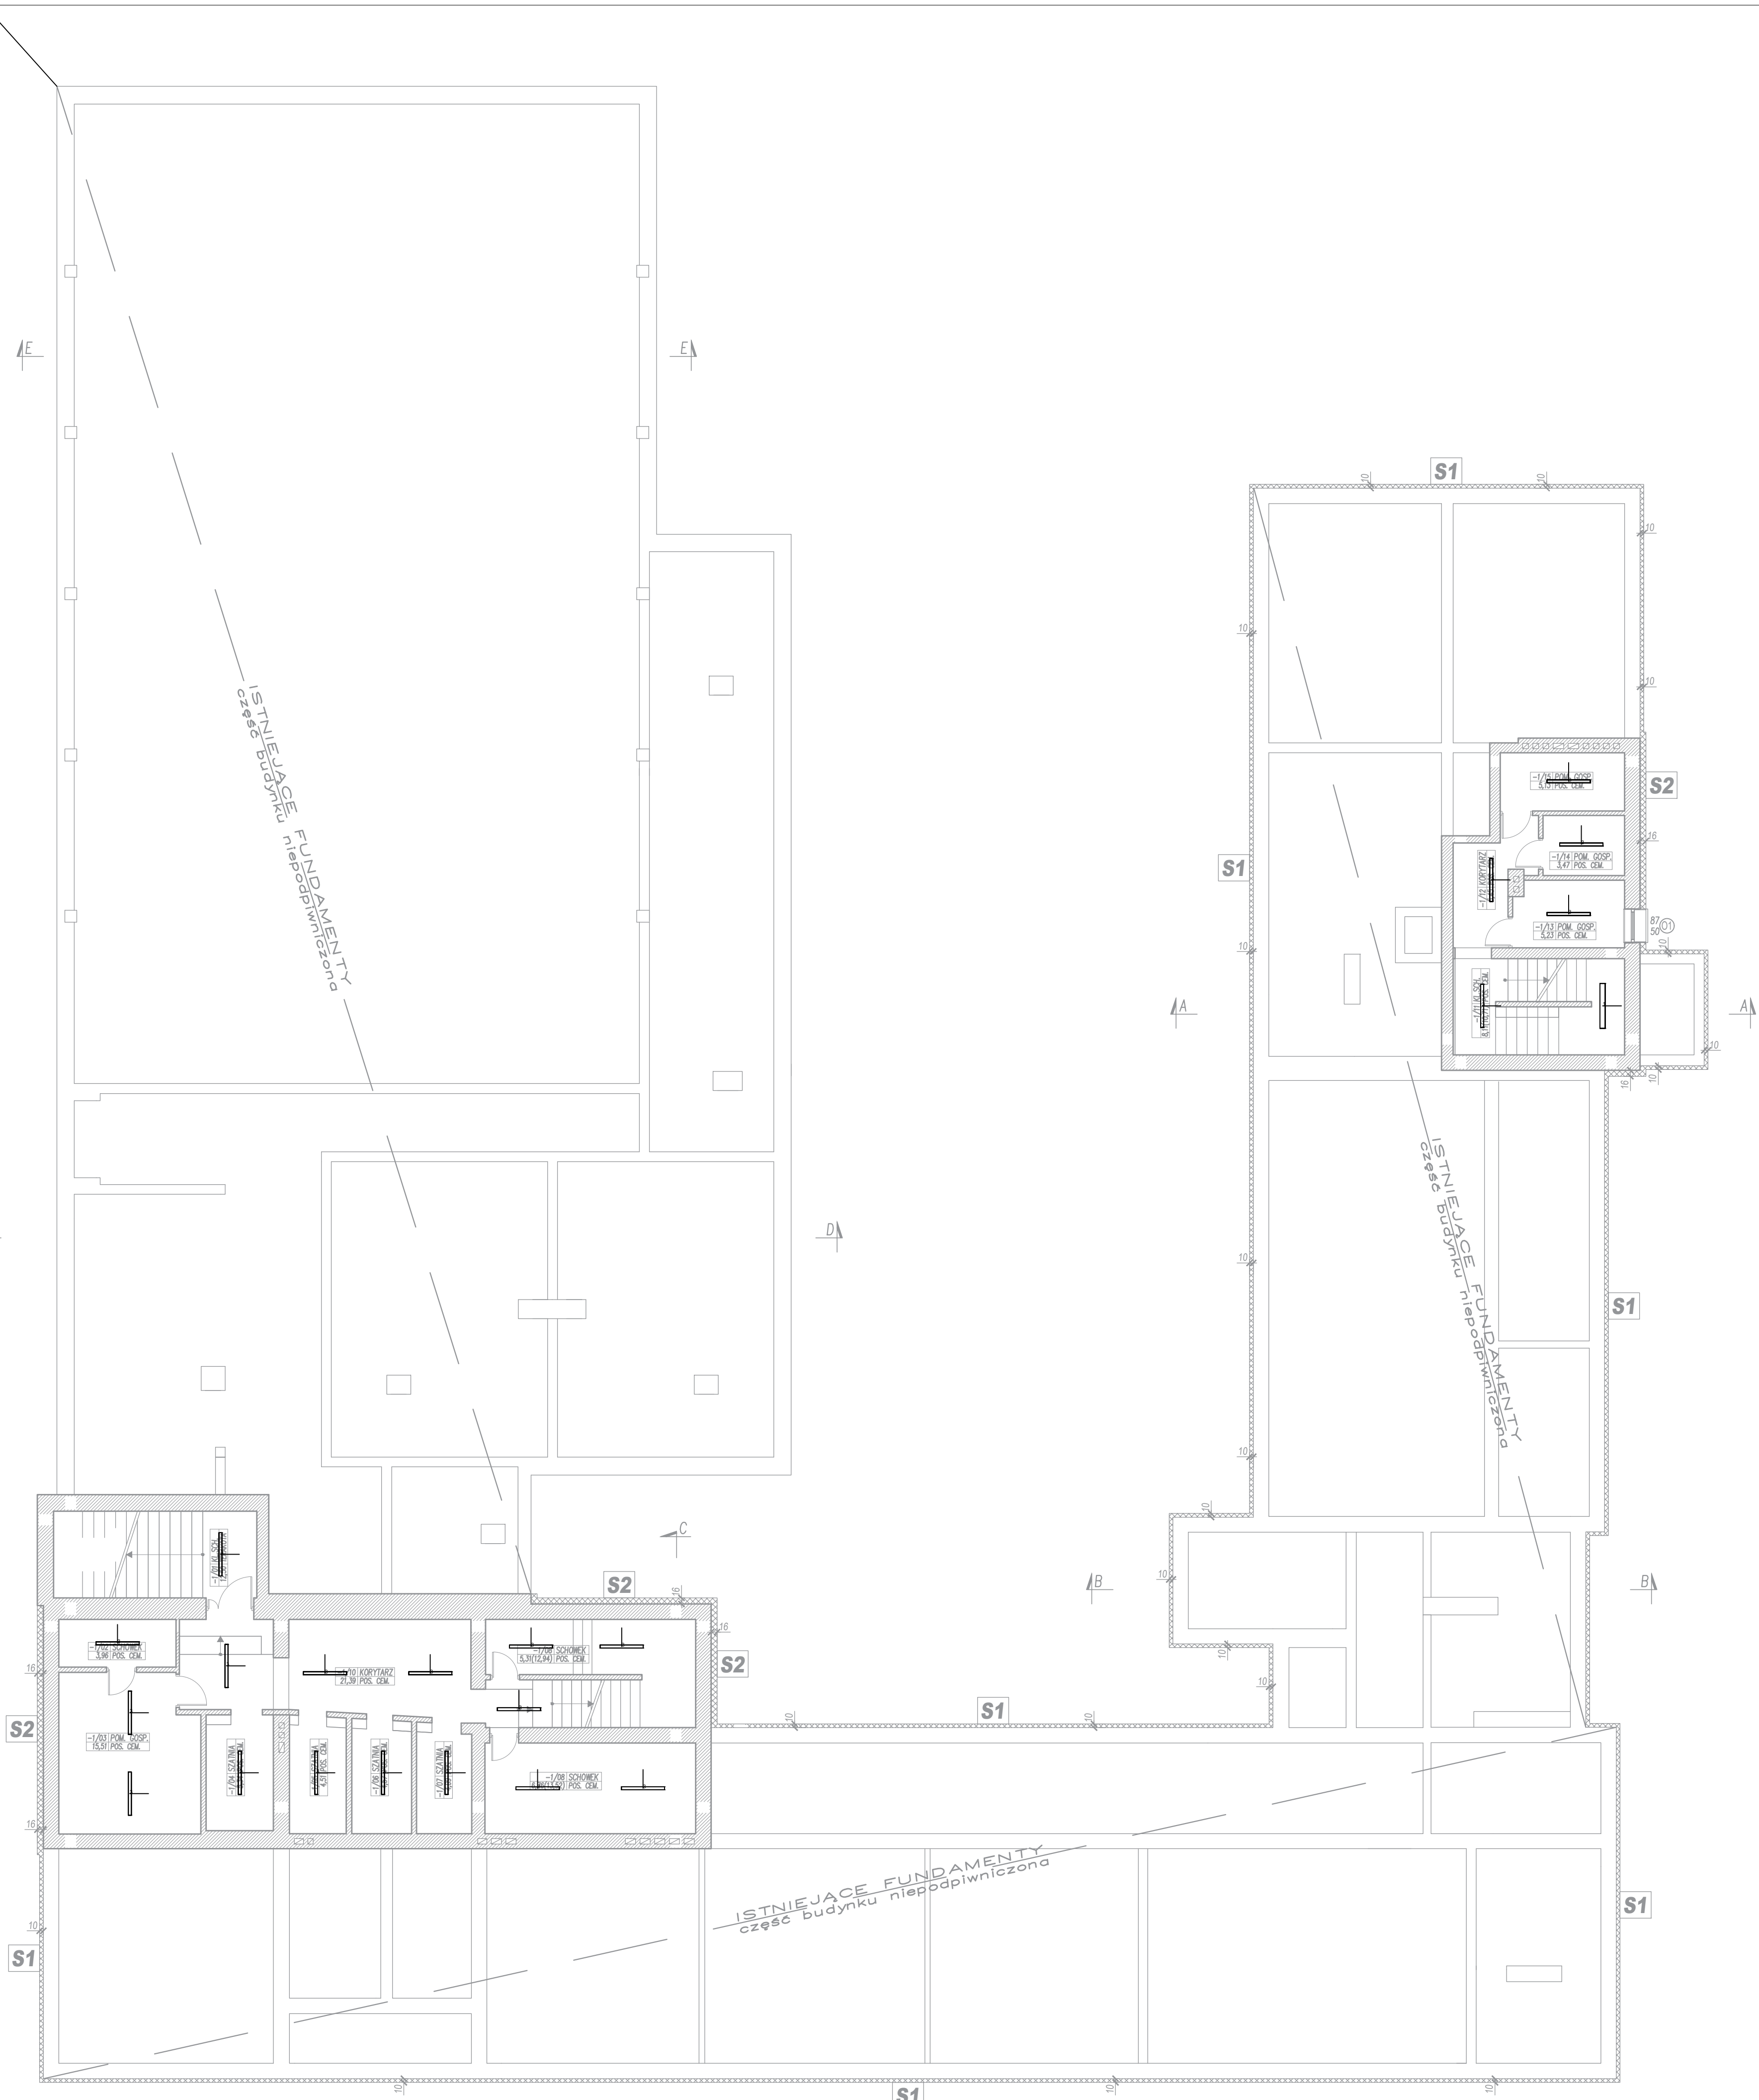

nazwa inwestycji
GŁĘBOKA TERMOMODERNIZACJA BUDYNKÓW SZKOŁY PODSTAWOWEJ W BOGUTACH PIANKACH

nazwa projektu
REMONT INSTALACJI ELEKTRYCZNEJ W BUDYNKU SZKOŁY PODSTAWOWEJ W BOGUTACH PIANKACH

inwestor
GMINA BOGUTY PIANKI
ALEJA PAPIEŻA JANA PAWŁA II 45, 07-325 BOGUTY - PIANKI

adres inwestycji
DZ. EW. 84, OBRĘB BOGUTY ŻURAWIE,
ALEJA PAPIEŻA JANA PAWŁA II 62, 07-325 BOGUTY - PIANKI

jednostka projektowa
NEOE
NEOEnergyka Sp. z o.o. 02-494
Warszawa, ul. Piłsudskiego 10
www.neoenergyka.pl KRS: 0000609330
NIP: 5223058499

projektował
mgr inż. Łukasz Babiński
upr. bud. LUB/0213/POOE/06
do projektowania bez ograniczeń w specjalności
instalacyjnej w zakresie sieci, instalacji i urządzeń
elektrycznych i elektroenergetycznych

sprawdzał

opracował
mgr inż. Szymon Pyc

tytuł rysunku
ROZMIESZCZENIE PROJEKTOWANYCH OPRAW OŚWIETLENIA PODSTAWOWEGO
RZUT PIWNICY

branża
inst. elektryczne

skala
1:100

data
10.05.2020

nr rys.
IE01