


| NR POM. | NAZWA POMIESZCZENIA | posadzka | POW. M2 |
|-------------|------------------------------------|-----------|---------|
| 1/1 | POM. TECHNOLOGICZNE | pos. bet. | 171,34 |
| 1/2 | STEROWNIA | pos. bet. | 7,36 |
| 1/3 | POM. POMOCNICZE | wyk pcv. | 10,28 |
| 1/4 | KOMUNIKACJA | pos. bet. | 8,22 |
| 1/5 | PRZEDSIONEK | pos. bet. | 2,05 |
| 1/6 | WC | pos. bet. | 2,46 |
| 1/7 | MAGAZYN | pos. bet. | 15,64 |
| 1/8 | POM. DOZOWANIA PODCHLORYNU SODU | pos. bet. | 11,31 |
| OGÓŁEM POW. | | | 227,06 |

ORIENTACJA

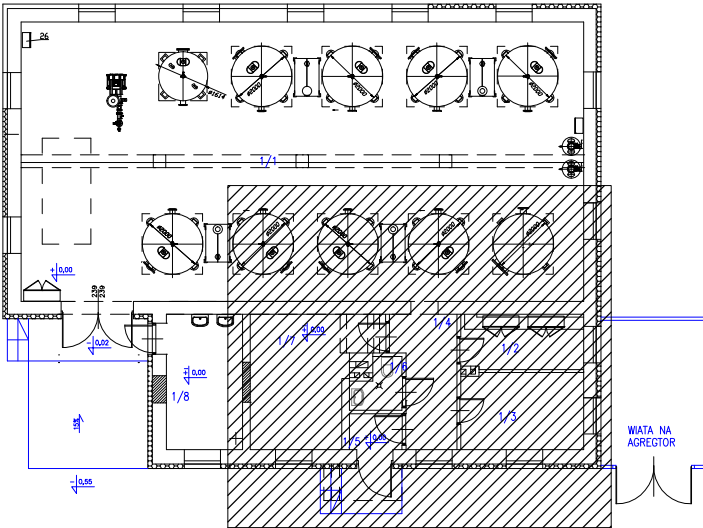

| | | | |
|---|--|---|--------|
|  | | WENTISAN Krzysztof Paszko 15-124 Białystok, ul. Gen.Wł. Andersa 7/12 tel 502 092 007 E - mail : wentisan@gmail.com | |
| Inwestor: | GINA BOGUTY-PIANKI AL. PAPIEŻA JANA PAWŁA II 45 07-325 BOGUTY-PIANKI | Nr rys: T7 | |
| Obiekt: | PRZEBUDOWA STACJI UZDATNIANIA WODY W MIEJSCOWOŚCI ZAWISTY-DWORAKI, | | |
| Adres Obiektu: | DZIAŁKA NR 9/1 (część), OBREB 0029 ZAWISTY-DWORAKI, GMINA BOGUTY-PIANKI | | |
| Nazwa rys: | RZUT SUW (FRAGMENT) - INSTALACJA WENTYLACJI WC | | |
| | Imię i nazwisko | Nr uprawnień Specjalność | Podpis |
| Projektant: | mgr inż. Krzysztof Paszko | PDL 0043/PWOS/04 Spec.: sanitarna | |
| Sprawdzający: | mgr inż. Łukasz Paszko | PDL/0125/PWOS/12 Spec.: sanitarna | |
| Białystok 31 maj 2021 r. | | skala - 1 : 50 | |