


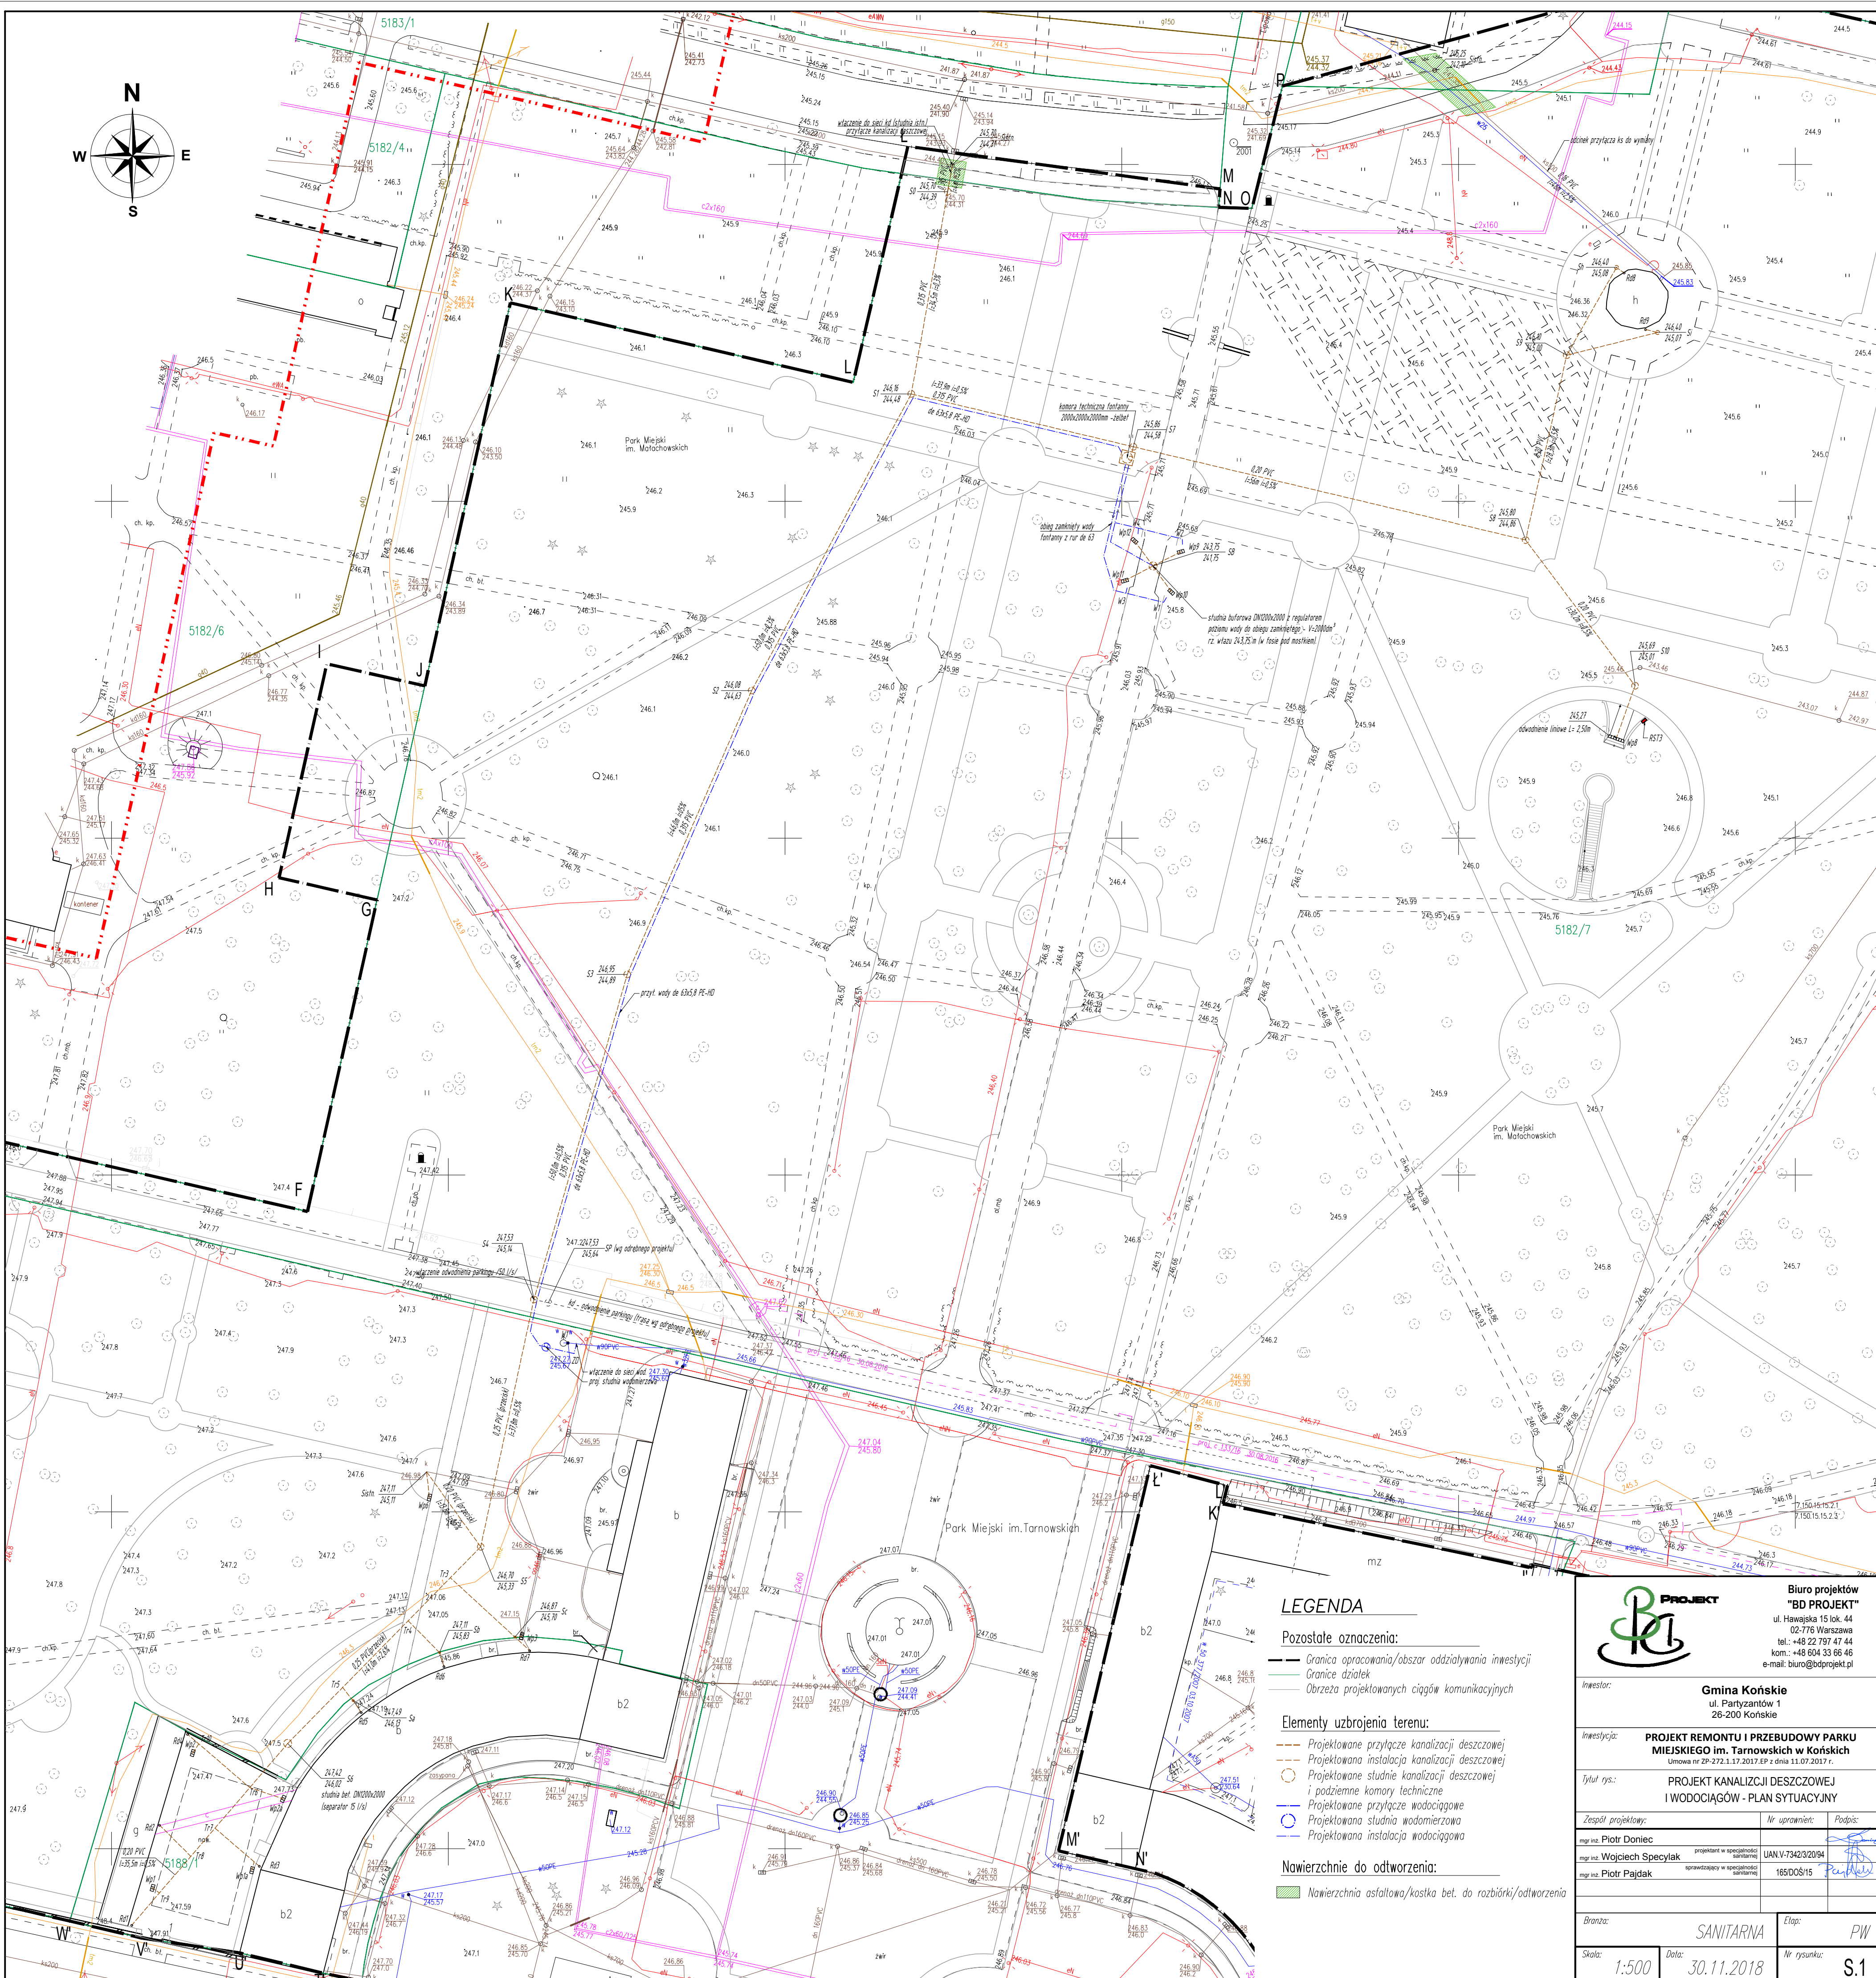

LEGENDA

Pozostałe oznaczenia:

- Granica opracowania/obszar oddziaływania inwestycji
- Granice działek
- Obrzeża projektowanych ciągów komunikacyjnych

Elementy uzbrojenia terenu:

- Projektowane przyłącze kanalizacji deszczowej
- Projektowana instalacja kanalizacji deszczowej
- Projektowane studnie kanalizacji deszczowej i podziemne komory techniczne
- Projektowane przyłącze wodociągowe
- Projektowana studnia wodomierzowa
- Projektowana instalacja wodociągowa

Nawierzchnie do odtworzenia:

- Nawierzchnia asfaltowa/kostka bet. do rozbiórki/odtworzenia



Biuo projektów
"BD PROJEKT"
ul. Hawajska 15 lok. 44
02-776 Warszawa
tel.: +48 22 797 47 44
kom.: +48 604 33 66 46
e-mail: biuro@bdprojekt.pl

Investor: **Gmina Końskie**
ul. Partyzantów 1
26-200 Końskie

Inwestycja: **PROJEKT REMONTU I PRZEBUDOWY PARKU
MIEJSKIEGO im. Tarnowskich w Końskich**
Umowa nr ZP-272.1.17.2017.EP z dnia 11.07.2017 r.

Tytuł rys.: **PROJEKT KANALIZACJI DESZCZOWEJ
I WODOCIĄGÓW - PLAN SYTUACYJNY**

Zespół projektowy:	Nr uprawnień:	Podpis:
mgr inż. Piotr Doniec	projektant w specjalności sanitarniej	UAN.V-73423/2094
mgr inż. Wojciech Specylak	sprawdzający w specjalności sanitarniej	165/005/15
mgr inż. Piotr Pajdak	sprawdzający w specjalności sanitarniej	165/005/15

Branża: **SANITARNA** Etap: **PW**

Skala: **1:500** Data: **30.11.2018** Nr rysunku: **S.1**