


S KOPANINY pole nr 5

10m

S KOPANINY pole nr 7

20m

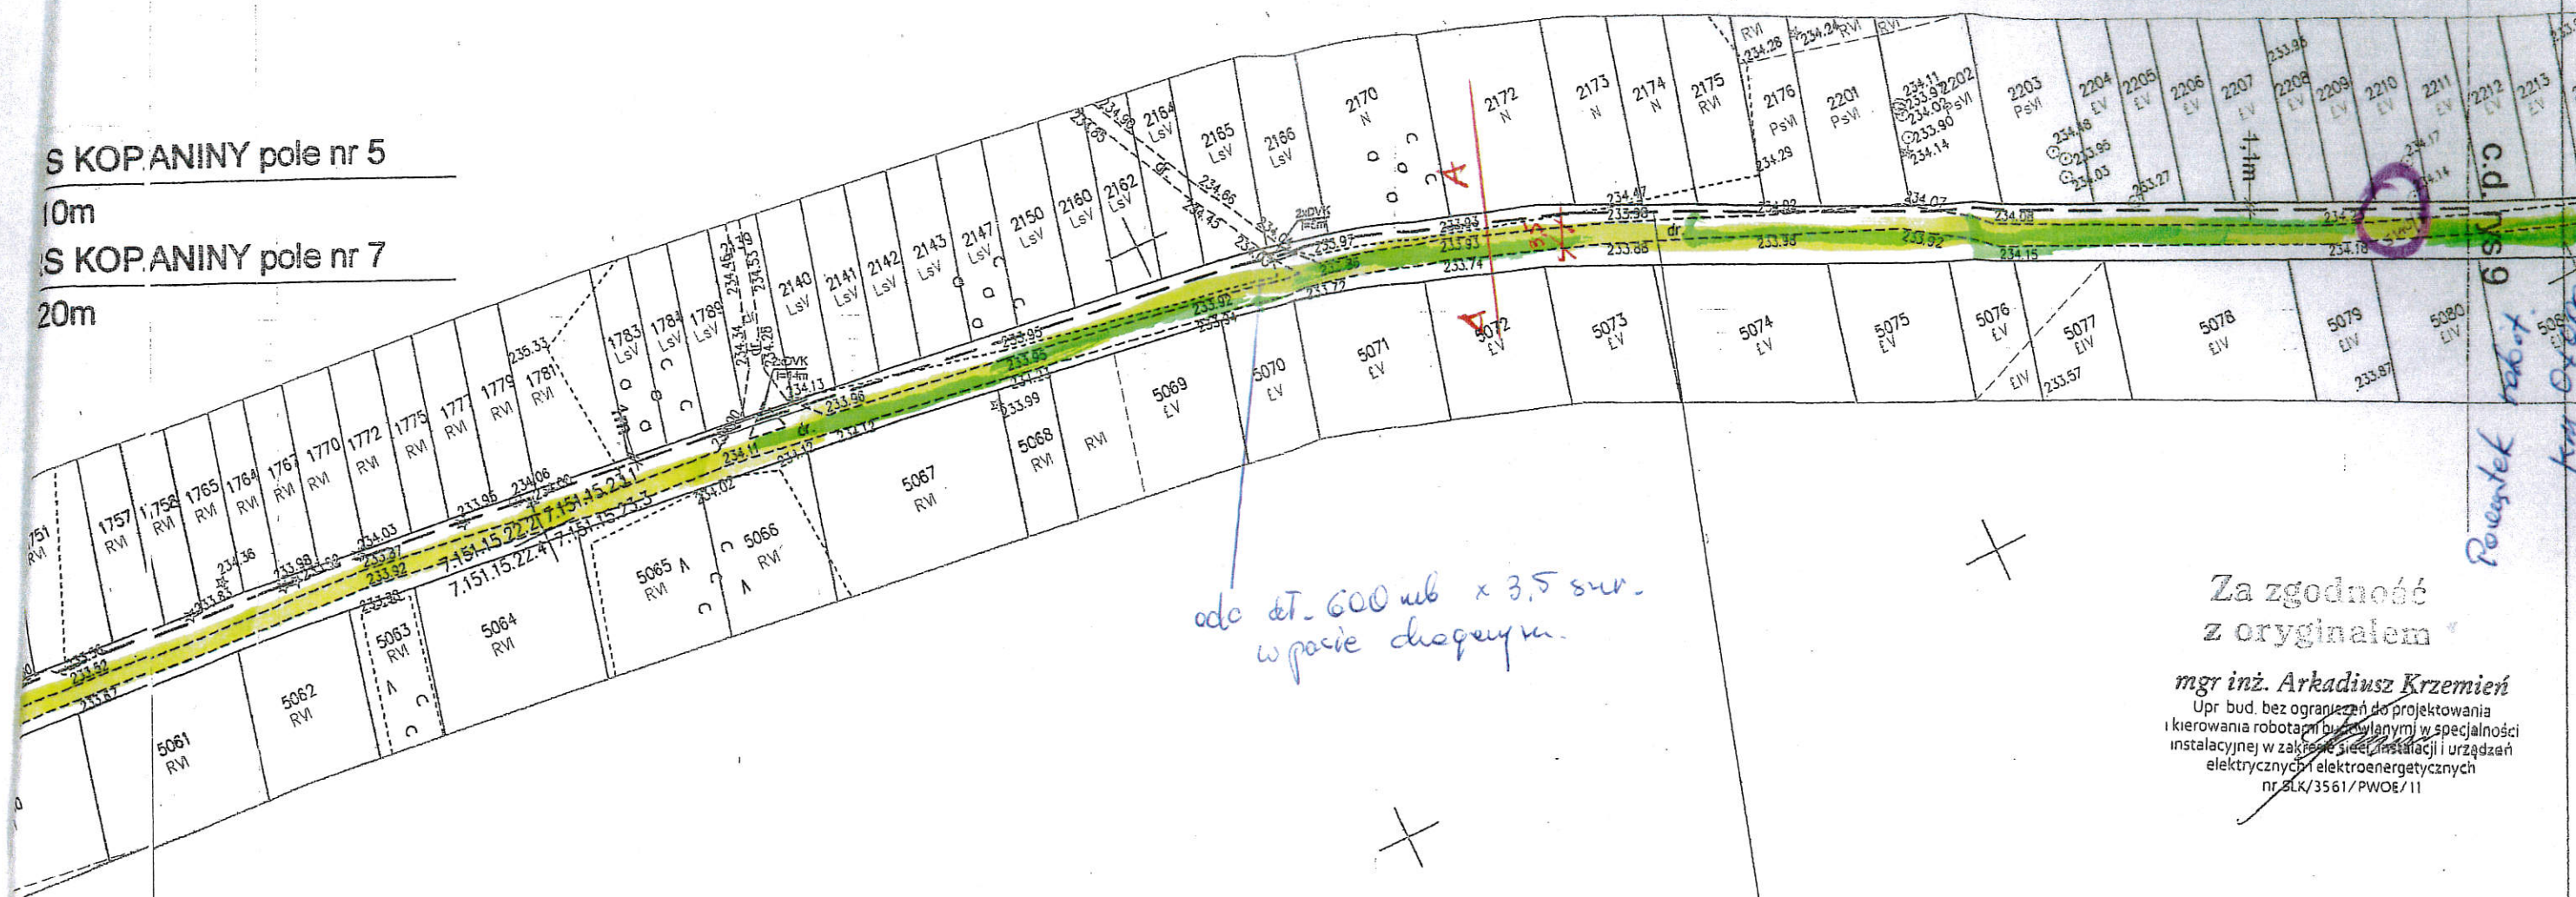

odc. 600 m x 3,5 swr.
w pasie drogowym.

Za zgodność
z oryginałem

mgr inż. Arkadiusz Krzemień
Upr. bud. bez ograniczeń do projektowania
i kierowania robotami budowlanymi w specjalności
instalacyjnej w zakresie sieci, instalacji i urządzeń
elektrycznych i elektroenergetycznych
nr 8LK/3561/PWOE/11

Niniejsza mapa została opracowana
na podstawie mapy do celów projektowych
przyjętej do zasobów PODGIK w Końskich
pod nr P.2605.2016.147 z dn. 28.01.2016r.
ZA ZGODNOŚĆ Z ORYGINAŁEM

mgr inż. Dariusz Zieliński
upr. KL-21/94, SWK/0106/POOE/08
do projektowania bez ograniczeń
w specjalności instalacyjnej
w zakresie sieci, instalacji i urządzeń
elektrycznych i elektroenergetycznych

podpis i pieczęć projektanta


Legenda jak na rys. nr 1

Ochrona od porażenia: UZIEMIENIE

Legenda:

— odcinki remontowej drogi kruszywem

— odc. zgłoszone do remontu w r. 2019.

 promel s.c.	Pracownia Projektowa "PROMEL" s.c. 25-342 Kielce, ul. Mazurska 60 tel./fax: (41) 24 24 458; e-mail: biuro@promelprojekt.pl			
	Nazwa obiektu bud.: BUDOWA LINII KABLOWYCH 15KV ZE STACJĄ TRANSF. 110/15KV KOŃSKIE ZACHÓD DO ZAKŁADU PŁYTEK CERAMICZNYCH "CERAMKA GRES" S.A. W KOPANINACH ORAZ POŁĄCZENIA ICH Z ISTN. LINIAMI NAPOWIETRZNYMI 15KV/NA DZ. OZNACZONYCH W WIEDNICY GRUNTÓW NR 2653, 222, 223, 410; 816 W KOŃSKICH (Obr. 013, 489M; 48905 W KOŃSKICH (Obr. 41, 51403, 51404; 5423/1; 5423/2; 4844/3; 4701; 5884/1; 5884/2; 5182; 5187; 5140/1; 5891; 5892; 5893 W MODUSZEWICACH; 764 W ERACZU, 1001; 231; 324; 329; 381; 382; 384; 388; 410; 415; 417; 5882; WTRZEMOSZNEJ ORAZ 41; 6184 1632 W WIEDNICY			
	Adres obiektu budowlanego: Końskie, Modłiszewica, Trzemoszna Kopaniny Bedno - gm. Końskie		Specjalność: ELEKTRYCZNA	Forma opracowania: PW
	Imię i Nazwisko	Nr uprawnień	Specjalność	Data
	Projektował:	mgr inż. Dariusz Zieliński	SWK/106/POEO/08	Instal. w zakresie sieci instal. i urządzeń elektr.
Sprawdził:	mgr inż. Jerzy Siejała	KL-328/92	Instal.-inż. w zakresie sieci i instalacji elektr.	05.2016r.
Tytuł rysunku:	Projekt zagospodarowania terenu Trasa proj. linii kablowych SN - część X			Skala: 1:1000