

Obręb: 2 Końskie
Jedn. ewid: 260503_4 Końskie
Powiat: konecki
Woj.: świętokrzyskie
GN.6642.1560.2021

Zastrzegam się jednocześnie,
że na obszarze objętym
aktualizacją może występować
dodatkowe uzbrojenie
podziemne, o którego istnieniu
nie uzyskano informacji.

MAPA
do celów projektowych

sekcja nr: 7.150.15.10.2.3
ukł. wsp. poziomych "2000"
ukł. wysokości "Kronsztadt 86"

Skala 1:500
Aktualizacja w obrębie działki nr 6266/2
(mapa aktualna w zakresie oznaczonym kolorem czerwonym)
Uwaga: Mapę wykonano bez ustalenia obciążeń służebności gruntowych
ujawnionych w księgach wieczystych.

Wykonał 23.09.2021r.


GEODETA UPRAWNIONY
mgr inż. Hubert Milczarz
Nr Lp. 20106
26-200 Młyny, ul. Nadstawna 10
tel. 662 00 44 20

BIURO GEODEZJI
mgr inż. Hubert Milczarz
26-200 Końskie
ul. Nieświński, ul. Nadstawna 10
REGON 368448451

Poświadczam, że niniejszy dokument został opracowany w wyniku prac geodezyjnych i kartograficznych, których rezultaty zawiera operat techniczny pozytywnie zweryfikowany. Jednocześnie informuję, że jestem świadomy odpowiedzialności karnej za złożenie fałszywego oświadczenia.	
Identyfikator zgłoszenia prac geodezyjnych	GN.6642.1560.2021
Organ służby geodezyjnej, który otrzymał zgłoszenie	Starosta Konecki
Wykonawca prac geodezyjnych	Biuro Geodezji mgr inż. Hubert Milczarz Protokół weryfikacji
Nr oraz data sporządzenia dokumentu zawierającego wynik pozytywnej weryfikacji	Nr GN.6642.1560.2021_1 z daty 11.10.2021r.
Imię i nazwisko oraz nr uprawnień zawodowych kierownika prac	mgr inż. Hubert Milczarz Nr uprawnień 20106



ORIENTACJA

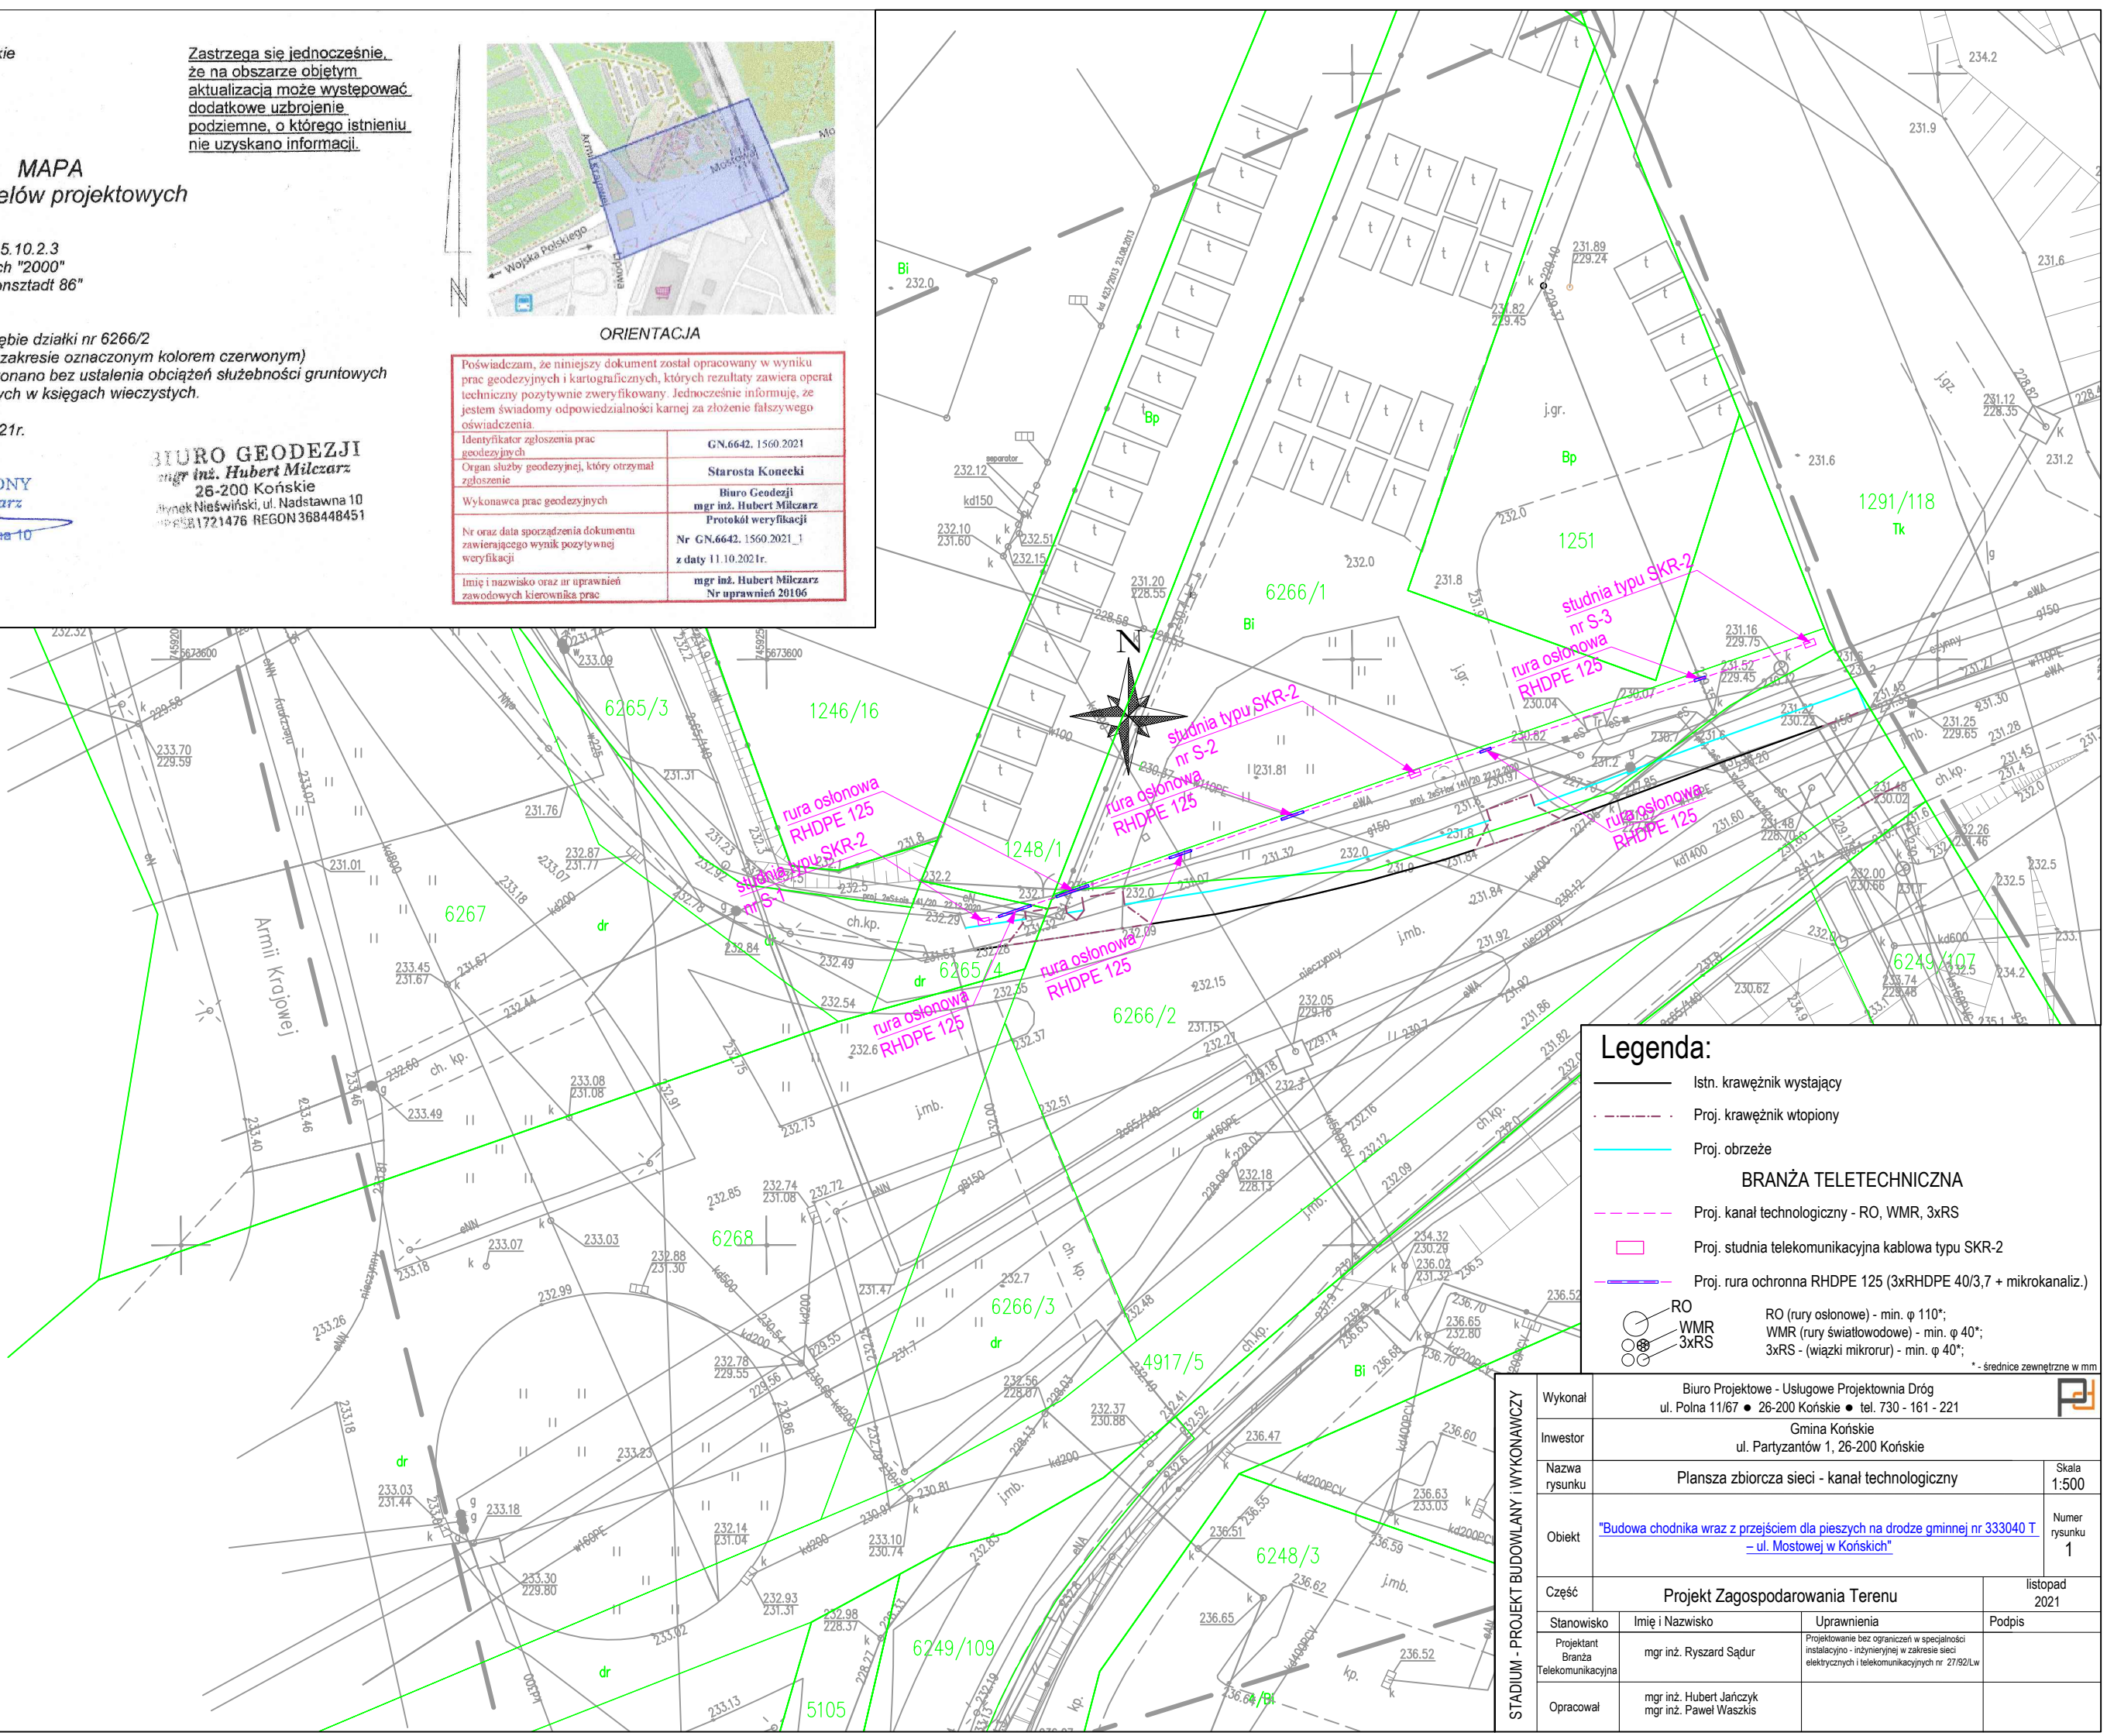

Legenda:

Istn. krawężnik wystający

Proj. krawężnik wtopiony

Proj. obrzeże

BRANŻA TELETECHNICZNA

Proj. kanał technologiczny - RO, WMR, 3xRS

Proj. studnia telekomunikacyjna kablowa typu SKR-2

Proj. rura ochronna RHDPE 125 (3xRHDPE 40/3,7 + mikrokanaliz.)

RO

WMR

3xRS

RO (rury osłonowe) - min. ϕ 110*;
WMR (rury światłowodowe) - min. ϕ 40*;
3xRS - (wiązki mikrorur) - min. ϕ 40*;
* - średnice zewnętrzne w mm

STADIUM - PROJEKT BUDOWLANY I WYKONAWCZY

Wykonał	Biuro Projektowe - Usługowe Projektownia Dróg ul. Polna 11/67 • 26-200 Końskie • tel. 730 - 161 - 221			
Inwestor	Gmina Końskie ul. Partyzantów 1, 26-200 Końskie			
Nazwa rysunku	Plansza zbiorcza sieci - kanał technologiczny			Skala 1:500
Obiekt	<u>"Budowa chodnika wraz z przejściem dla pieszych na drodze gminnej nr 333040 T – ul. Mostowej w Końskich"</u>			Numer rysunku 1
Część	Projekt Zagospodarowania Terenu			listopad 2021
Stanowisko	Imię i Nazwisko		Uprawnienia	Podpis
Projektant Branża Telekomunikacyjna	mgr inż. Ryszard Sądur		Projektowanie bez ograniczeń w specjalności instalacyjno - inżynierijnej w zakresie sieci elektrycznych i telekomunikacyjnych nr 27/92/Lw	
Opracował	mgr inż. Hubert Jarczyk mgr inż. Paweł Waszkis			