


PROJEKT ZAGOSPODAROWANIA TERENU - ARK. NR 2
INWESTOR : GMINA BARANÓW

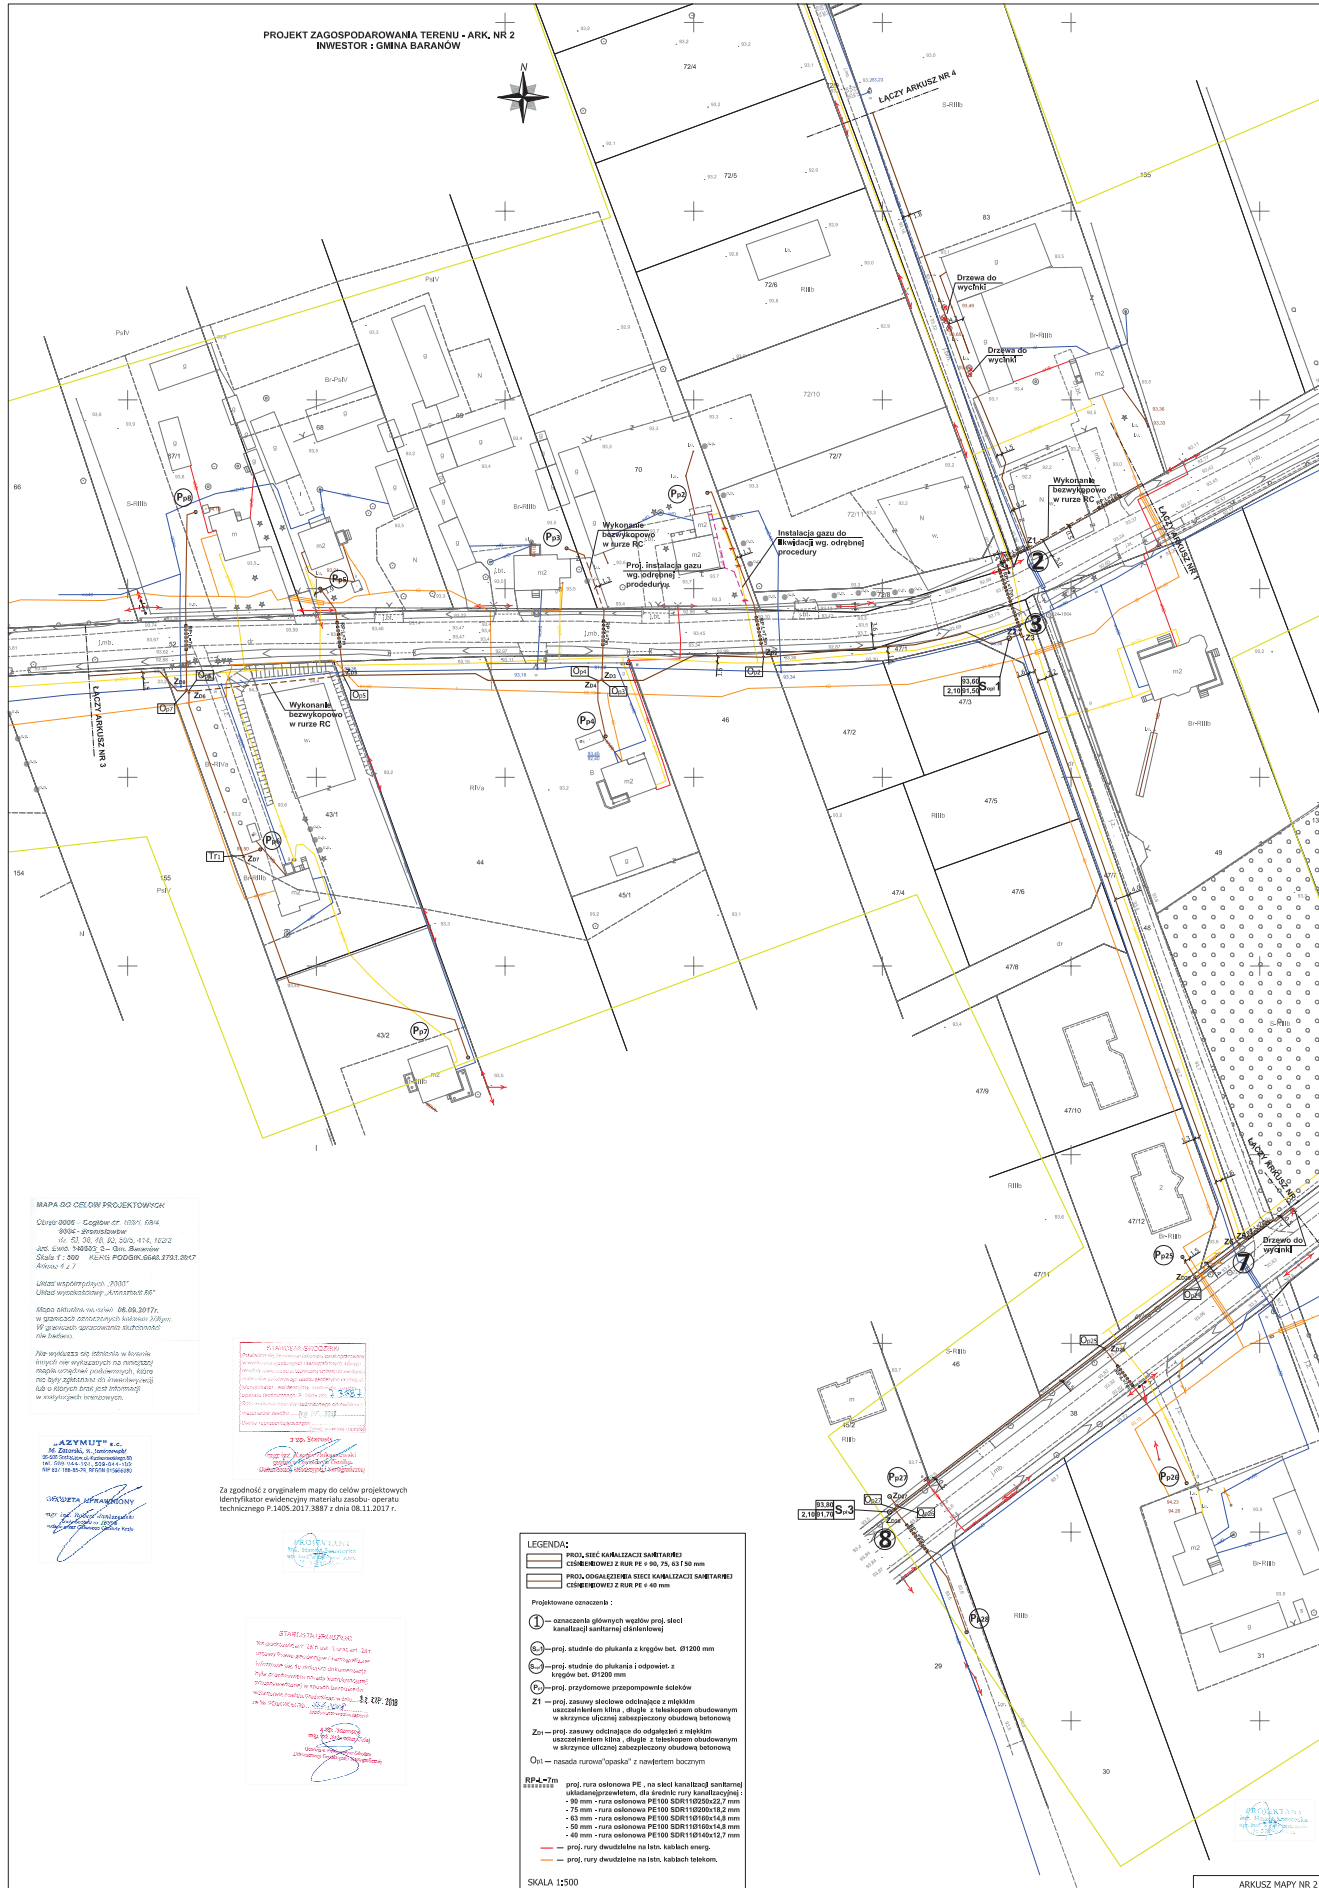

MAPA DO CELÓW PROJEKTOWYCH
Dzielnica 0006 - Ceglana str. 103/1, 104/4
0006 - stonowa str. 103/1, 104/4
Jm. 0,00 103/1, 104/4, 103/2
Jm. 0,00 103/2, 104/4, 103/2
Skala 1:500 PLAN P.0000.0000.0000.0000

Układ współrzędnych: „PZ93”
Układ wysokościowy: „Anna 1965”
Data wydania: 08.08.2017 r.
W granicach administracyjnych Gminy Baranów.
W granicach opracowania: strefy budowlanej.

Wszystkie dane techniczne w projekcie
nie zostały sprawdzone na terenie budowy.
Wszystkie dane techniczne w projekcie
nie zostały sprawdzone na terenie budowy.

Wszystkie dane techniczne w projekcie
nie zostały sprawdzone na terenie budowy.
Wszystkie dane techniczne w projekcie
nie zostały sprawdzone na terenie budowy.

Wszystkie dane techniczne w projekcie
nie zostały sprawdzone na terenie budowy.
Wszystkie dane techniczne w projekcie
nie zostały sprawdzone na terenie budowy.

Za zgodność z oryginałem mapy do celów projektowych
identyfikator wydawniczy materiału zasobu - operatu
technicznego P.1405.2017.3887 z dnia 08.11.2017 r.

Wszystkie dane techniczne w projekcie
nie zostały sprawdzone na terenie budowy.
Wszystkie dane techniczne w projekcie
nie zostały sprawdzone na terenie budowy.

- LEGENDA:
- PROJ. SIĘC KANALIZACJI SANITARNEJ
 - CŚNIEBOWIEC Z RUR PE o Ø 150, 150, 150, 150 mm
 - PROJ. OGÓLNOUJĘCIE SIĘC KANALIZACJI SANITARNEJ
 - CŚNIEBOWIEC Z RUR PE o Ø 40 mm
- Projektowane oznaczenia:
- 1 - oznaczenia głównych węzłów proj. sieci kanalizacji sanitarnej
 - 2 - proj. studnie do płukania z krogów bet. Ø1200 mm
 - 3 - proj. studnie do płukania i odpowiet. z krogów bet. Ø1200 mm
 - 4 - proj. przydomowe przepompownie ścieków
 - Z1 - proj. zasowy ściekowy odchłaniający z młokiem osadziennym 1000 - długość z 1000mm obrotowym w skrajnym ujęciu zabezpieczony obrotowy betonowy
 - Z2 - proj. zasowy odchłaniający do odpadów z młokiem osadziennym 1000 - długość z 1000mm obrotowym w skrajnym ujęciu zabezpieczony obrotowy betonowy
 - Ow1 - nasada rurociągu "opaska" z nawiązką boczną
- RP 4-77m
- proj. rura osłonowa PE, na sieci kanalizacji sanitarnej
 - osłona zewnętrzna, dla średnicy rury kanalizacyjnej:
 - 50 mm - rura osłonowa PE100 SDR11 1020x12,2 mm
 - 75 mm - rura osłonowa PE100 SDR11 1020x18,2 mm
 - 110 mm - rura osłonowa PE100 SDR11 1020x24,2 mm
 - 150 mm - rura osłonowa PE100 SDR11 1020x30,2 mm
 - 200 mm - rura osłonowa PE100 SDR11 1020x36,2 mm
 - 250 mm - rura osłonowa PE100 SDR11 1020x42,2 mm
 - proj. rura dwudzielna na latn. kabłach energ.
 - proj. rura dwudzielna na latn. kabłach telekom.
- SKALA 1:500

[illegible]

rug smooth

Get the Rug Doctor® available today at www.rugdoctor.com.
Don't let your rug do all the work.

[illegible]

PROJEKT ZAGOSPODAROWANIA TERENU - ARK. NR 3
INWESTOR : GMINA BARANÓW

[illegible]

ARKUSZ MAPY NR 3

Nie wyklucza się istnienia w terenie innych nie wykazanych na niniejszej mapie urządzeń podziemnych, które nie były zgłoszone do inwentaryzacji lub o których brak jest informacji w instytucjach branżowych.

[illegible]

mgr inż. Kasper Dulaczkowski
geodeta w Powiatowym Urzędzie
Dokumentacji Geodezyjnej i Kartograficznej

RYNOSTA GROSZKOWSKI
Przesłano na: na niniejszym dokumencie przedstawiony
w formie kopii, zgodnych z karteograficznymi, których
realizacja została oparta technicznie wyłącznie na podstawie
materiałów państwowego archiwu gdańskiego, kartografii
identyfikacji: ewidencyjnej, materiałowej, zespołu
dokumentacji technicznej R. 3425.201 **3387**
Data wystąpienia opłaty technologicznej ewidencyjnej
materiałowej zosła **08-10-2017**
Osoba reprezentująca organ _____
(imię, nazwisko i podpis)

mgr inż. Kacper Dukaczewski
geodeta w Powiatowym Urzędzie
Dokumentacji Geodezyjnej i Kartograficznej

Za zgodność z oryginałem mapy do celów projektowych
Identyfikator ewidencyjny materiału zasobu- operatu
technicznego P.1405.2017.3887 z dnia 08.11.2017 r.

PROJEKTANT
 inż. Hanna Szustowska
 upr. inż. w 1980 r. spec. sanit.
 M 517 00 00 00

STARCISTA GRODZIŃSKI
dotknął art. 28 i art. 7 oraz art. 38 c
Prawa gwarancyjne i karsograficzne
mówi się, że niniejsza dokumentacja
uzasadniała narady koordynacyjnej
prowadzonej w sposób bezpośredni
w Powiat Grodzki w dniu 11.12.2018
PDDGK 5678

2. up. Szarny
mgr inż. Sławomir Ciolek
Główny w Podstawach Ochrony
Technicznej Górnictwa i Środowiska

PROJEKTANT:
mgr. Hanna Sawicka
ul. bud. w zbl. Inst. osw.
Nr 5790-01-01