



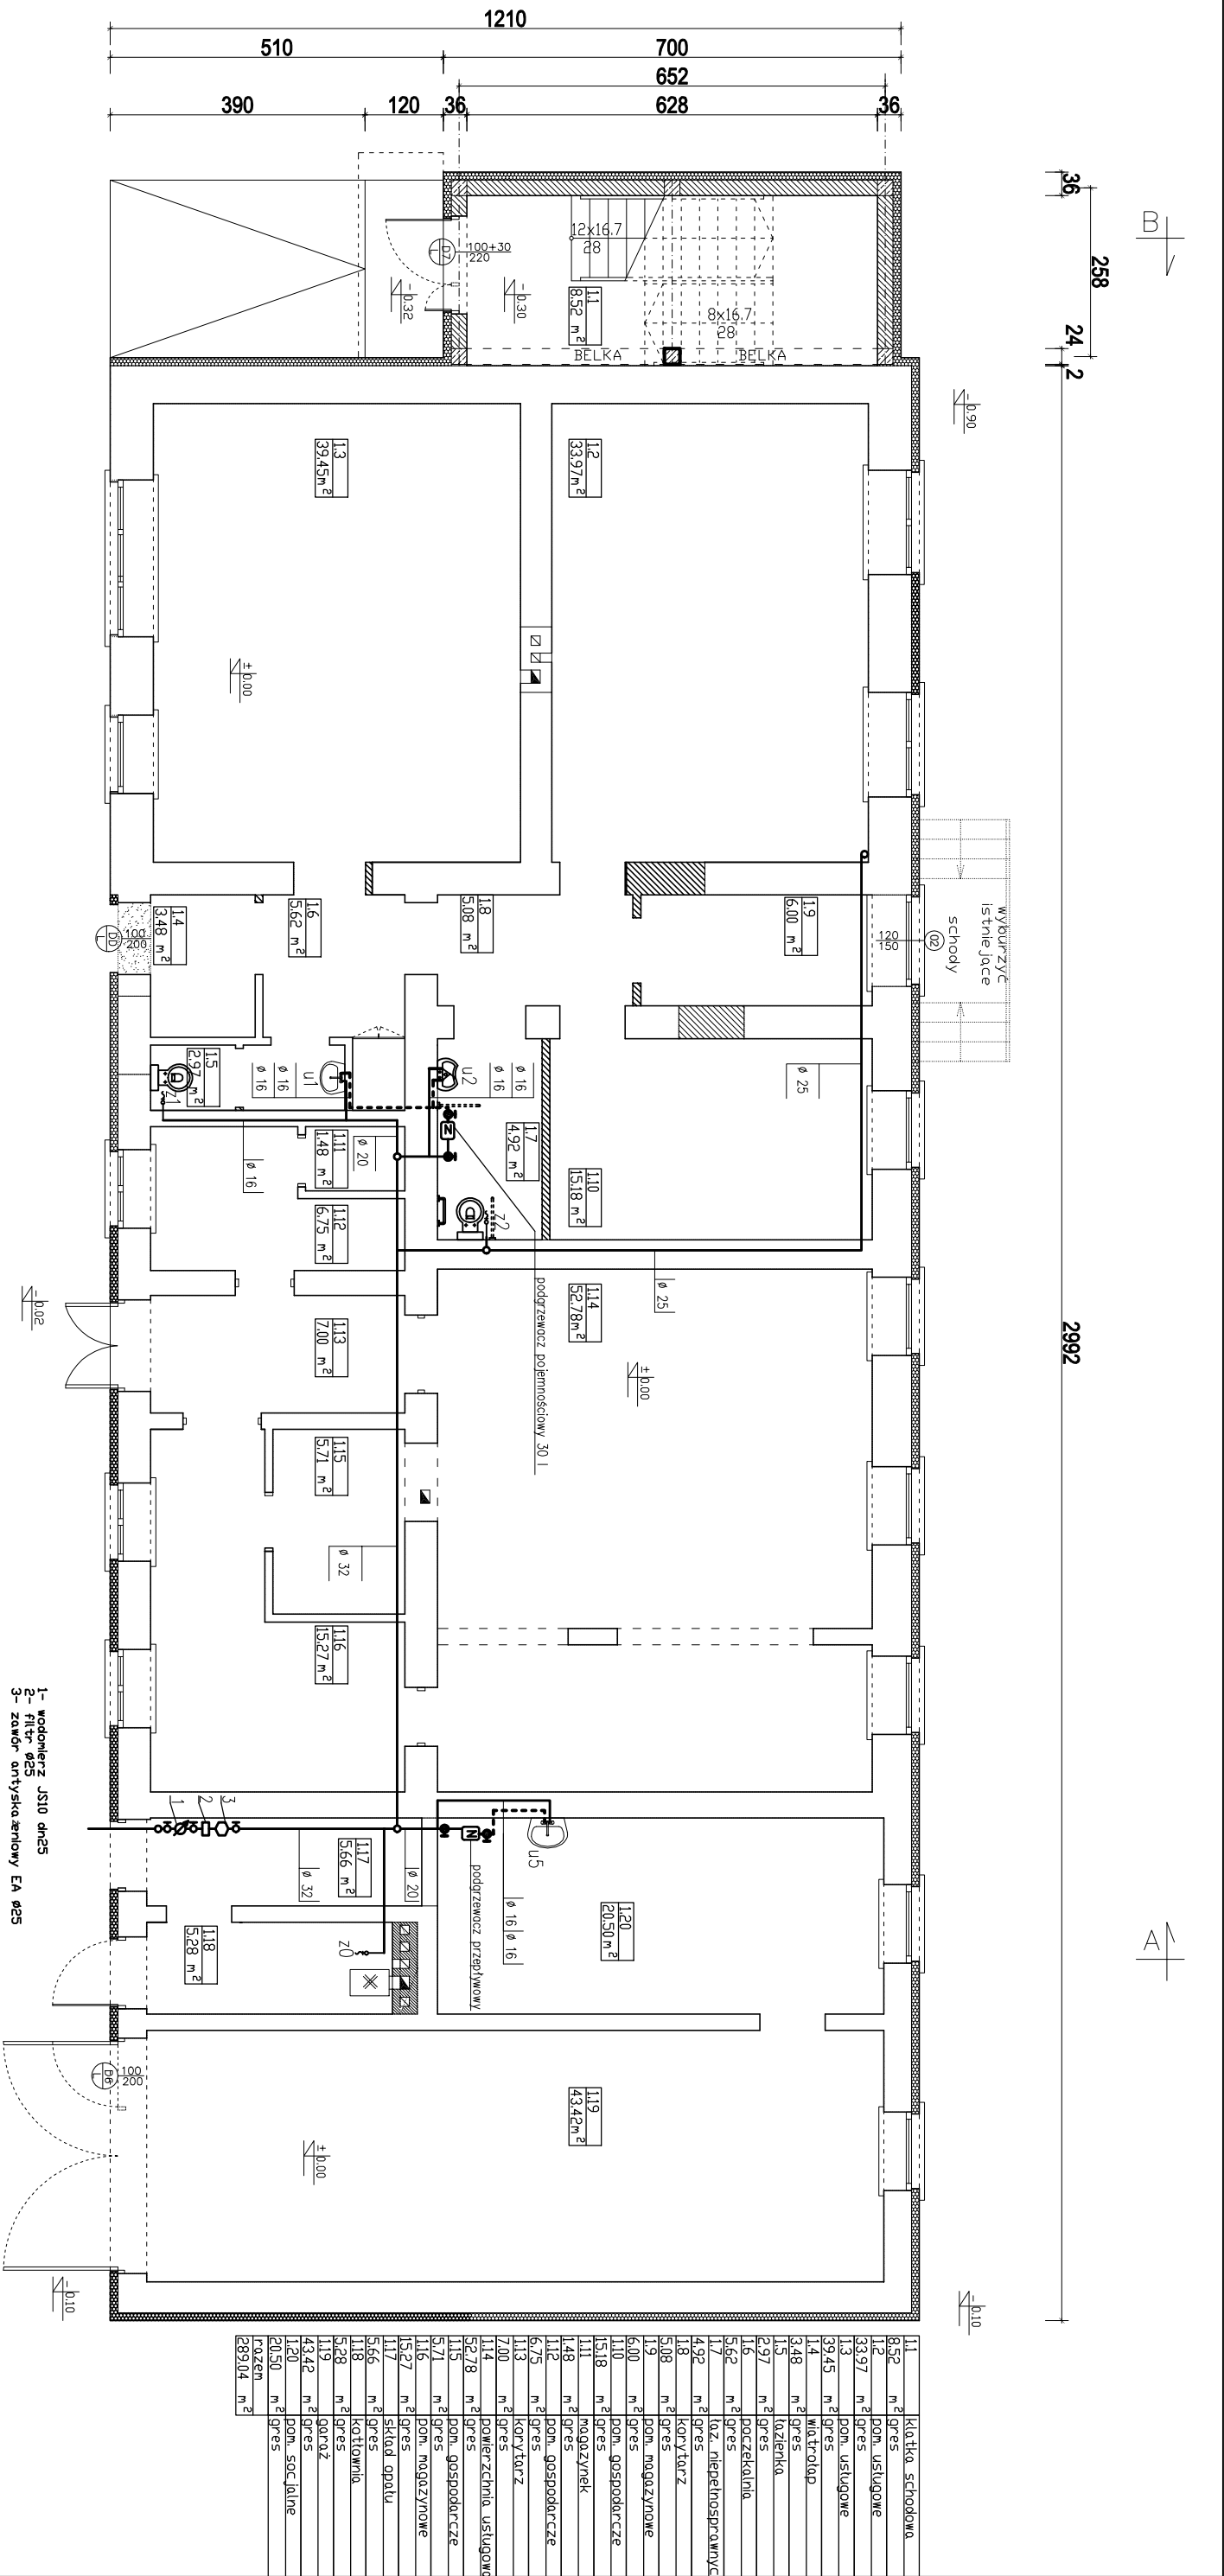


Kopowanie i odstępowanie niniejszego rysunku dla celów nie związanych z wykonaniem przedmiotowej inwestycji jest zabronione bez pisemnej zgody	
Projektant:	mgr inż. Jan Jurek, upr. bud. Cie - 56/85
Projekt:	Przebudowa, rozbudowa budynku wielofunkcyjnego w Windykach
Brano:	Sanitarna
Adres:	Windyki gmina Wierzbica Kościelna dz. nr 197
Rysunek:	RZUT PARTERU - instalacja wodna
Nr rys. 1.1	

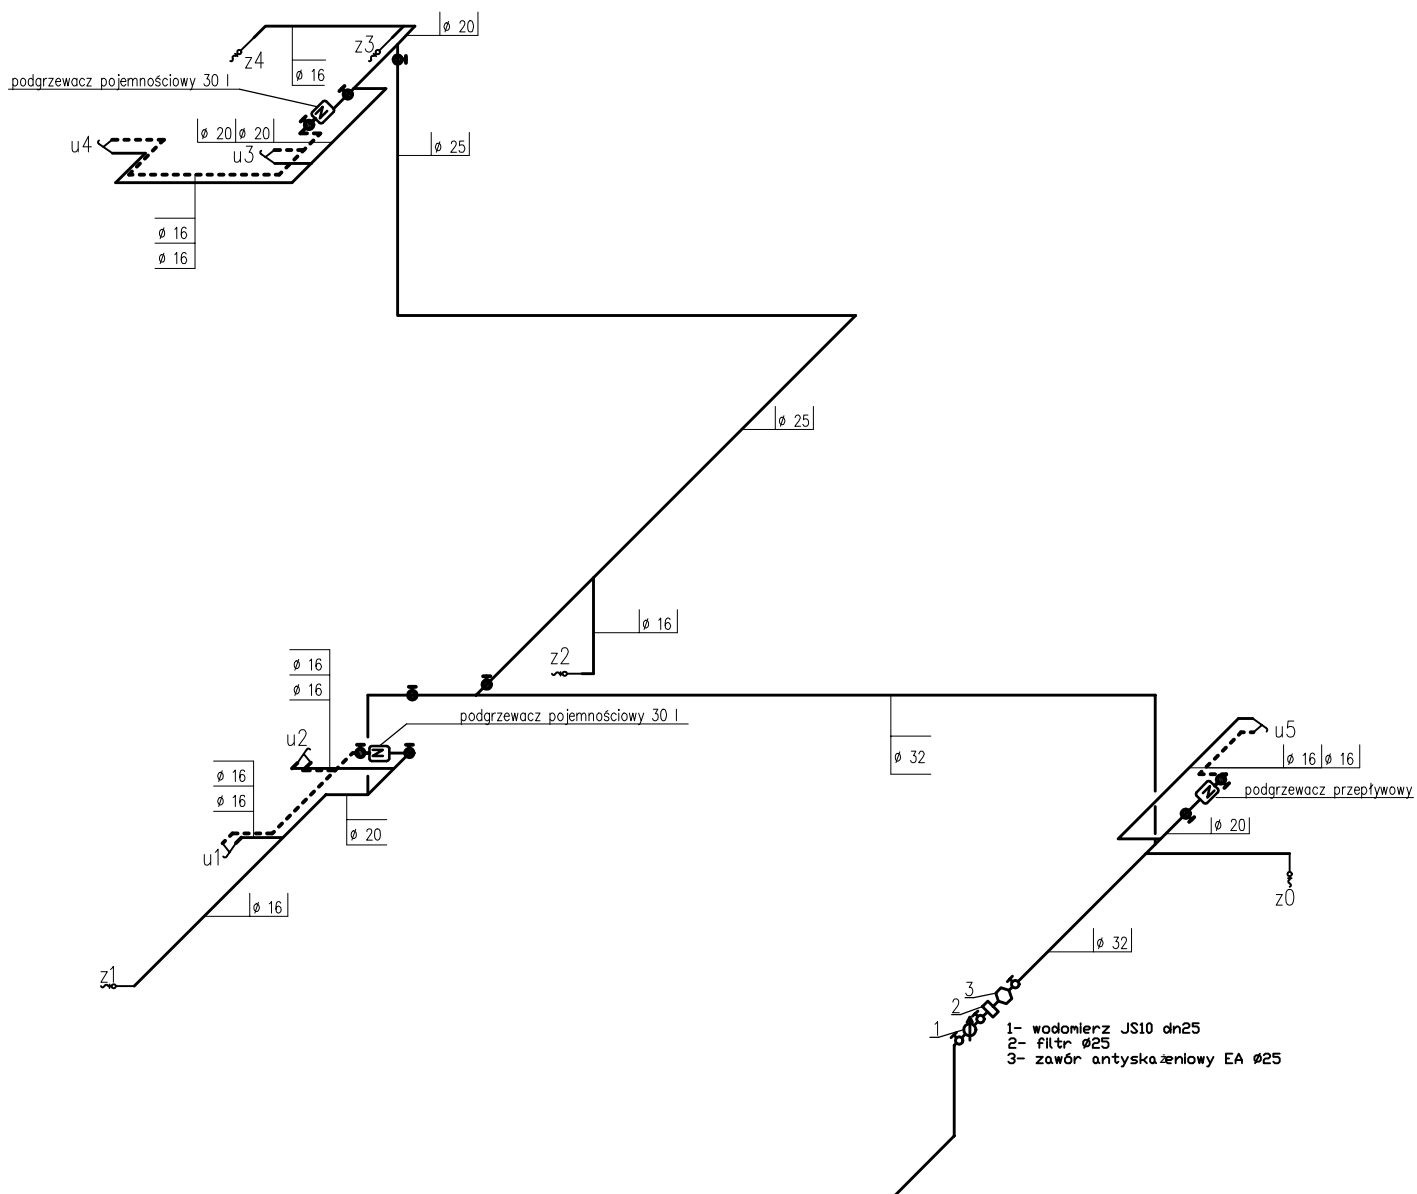


Kopowanie i odstępowanie niniejszego rysunku dla celów nie związanych z wykonaniem przedmiotowej inwestycji jest zabronione bez pisemnej zgody


Imię Nazwisko			Podpis
Projektant:	mgr inż. Jan Jurek, upr. bud. Cie - 56/85		
			Data:
Projekt:	Przebudowa, rozbudowa budynku wielofunkcyjnego w Windykach	03.2010	
Branża:	Sanitarna	Skala:	1:100
Adres:	Windyki gmina Wieczfnia Kościelan dz. nr 197	Nr rys. I.3	
Rysunek:	Aksonometria instalacji wodnej		

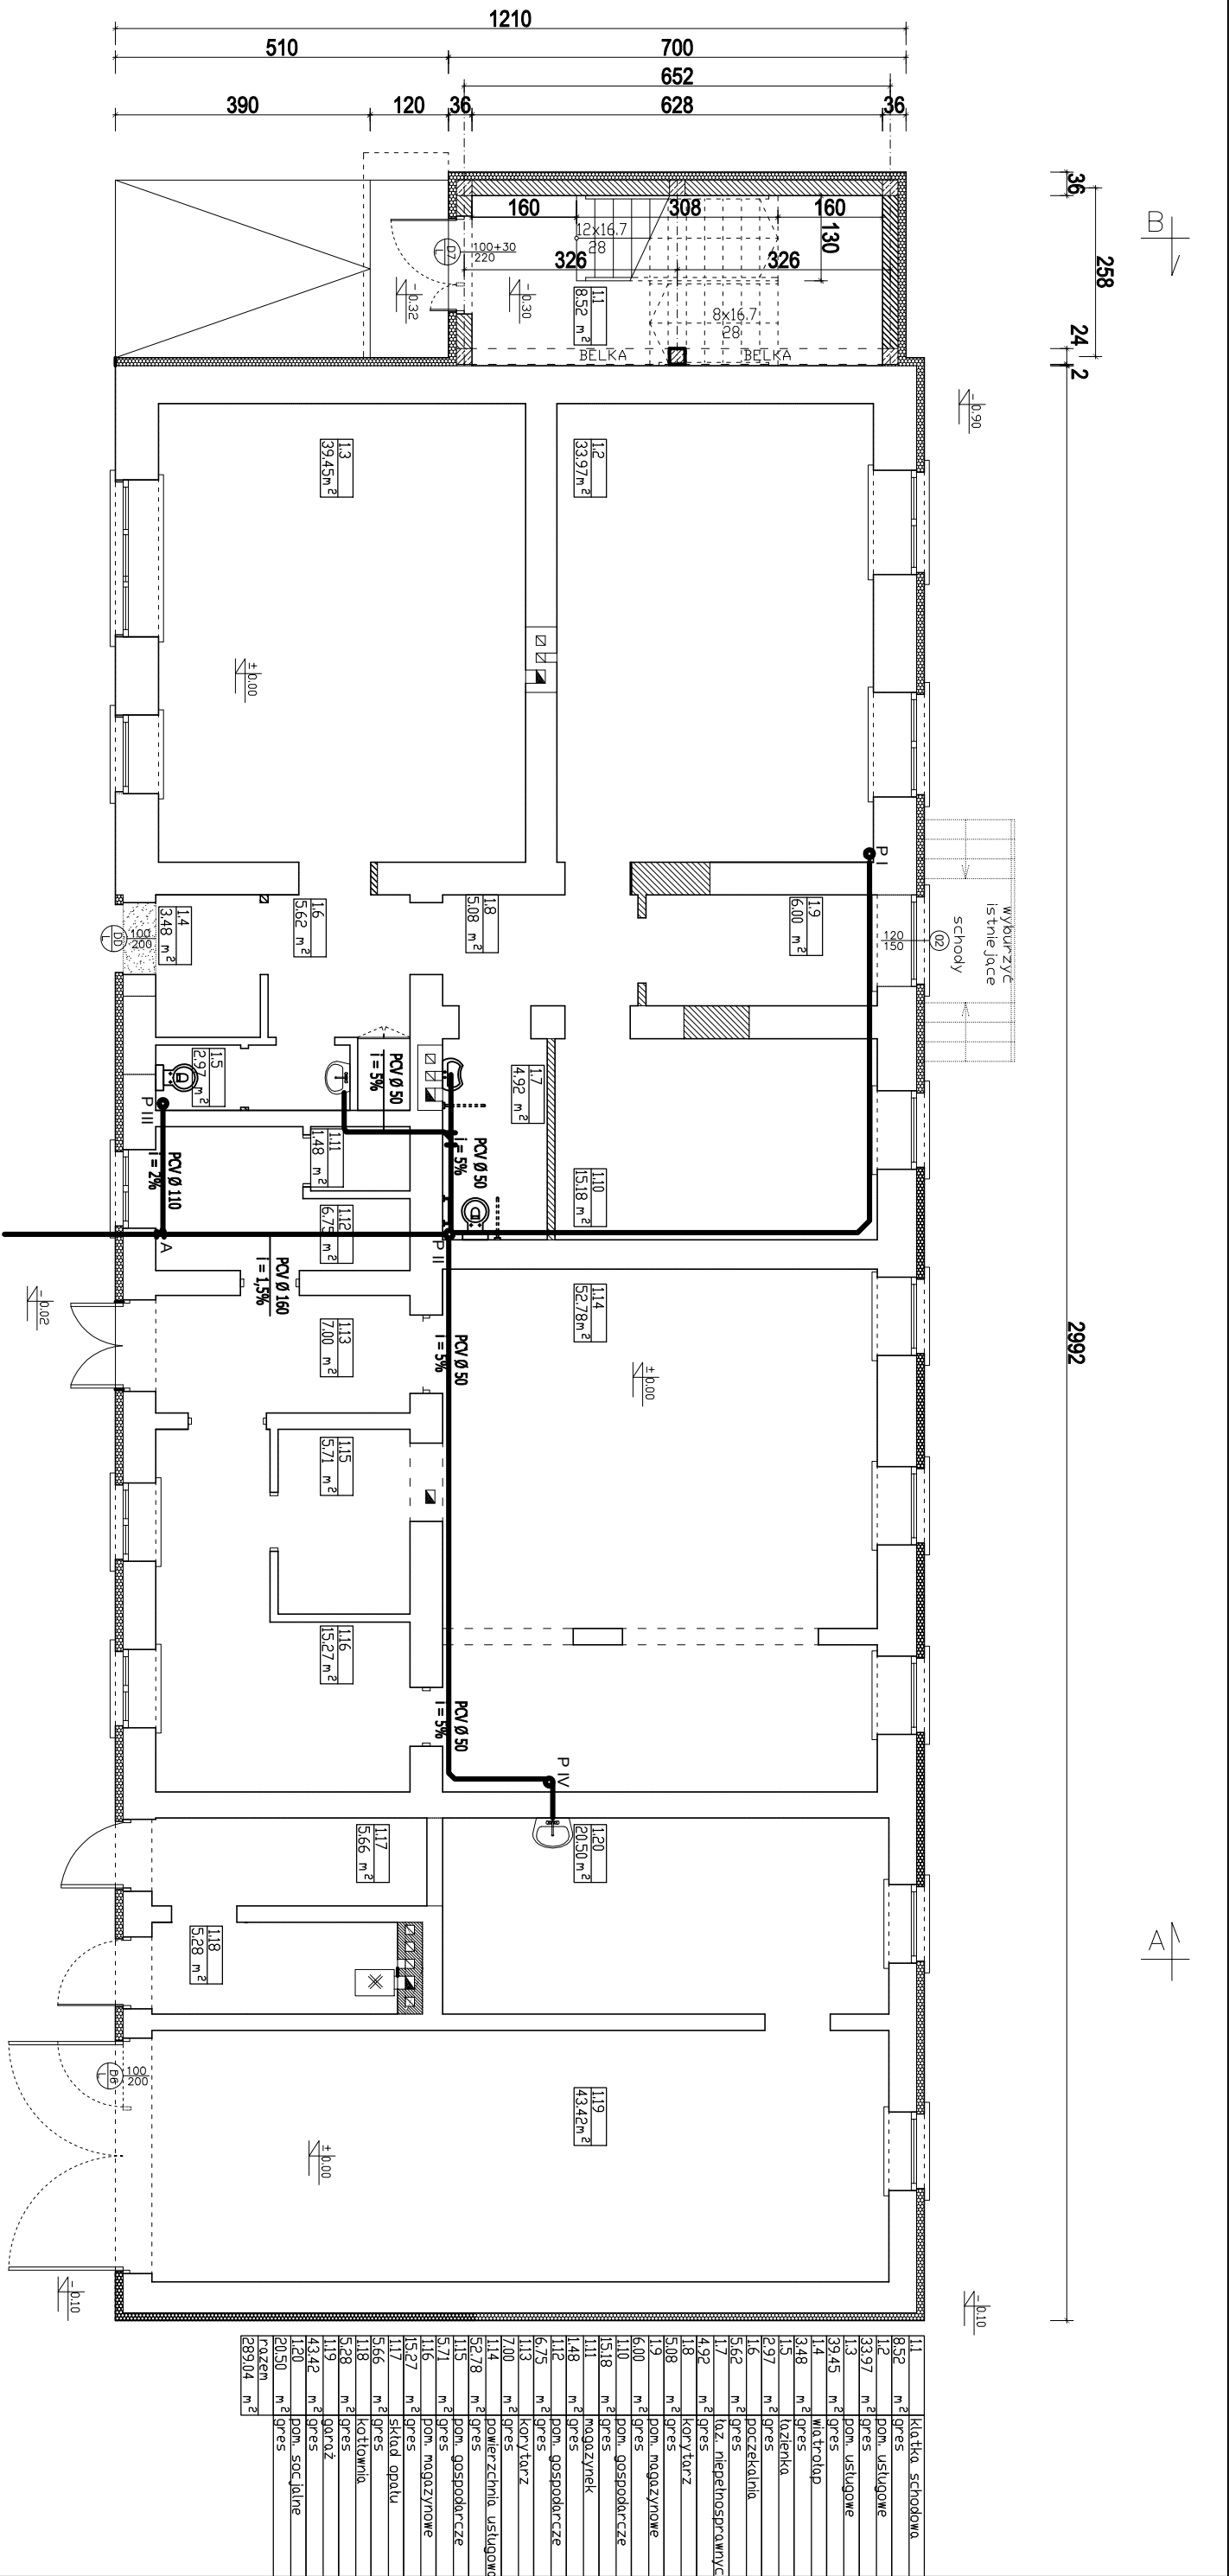

Kopiowanie i odstępowanie niniejszego rysunku dla celów nie związanych z wykonaniem przedmiotowej inwestycji jest zabronione bez pisemnej zgody		
Projektant:	mgr inż. Jan Jurek, upr. bud. Cie - 56/85	
Projekt:	Przebudowa, rozbudowa budynku wielofunkcyjnego w Windykach	Data: 03.2010
Bransza:	Sanitarna	Skala: 1:100
Adres:	Windyki gmina Wiecznia Kościełan dz. nr 197	Nr rys. 1.4
Rysunek:	RZUT PARTERU - instalacja kanalizacyjna	

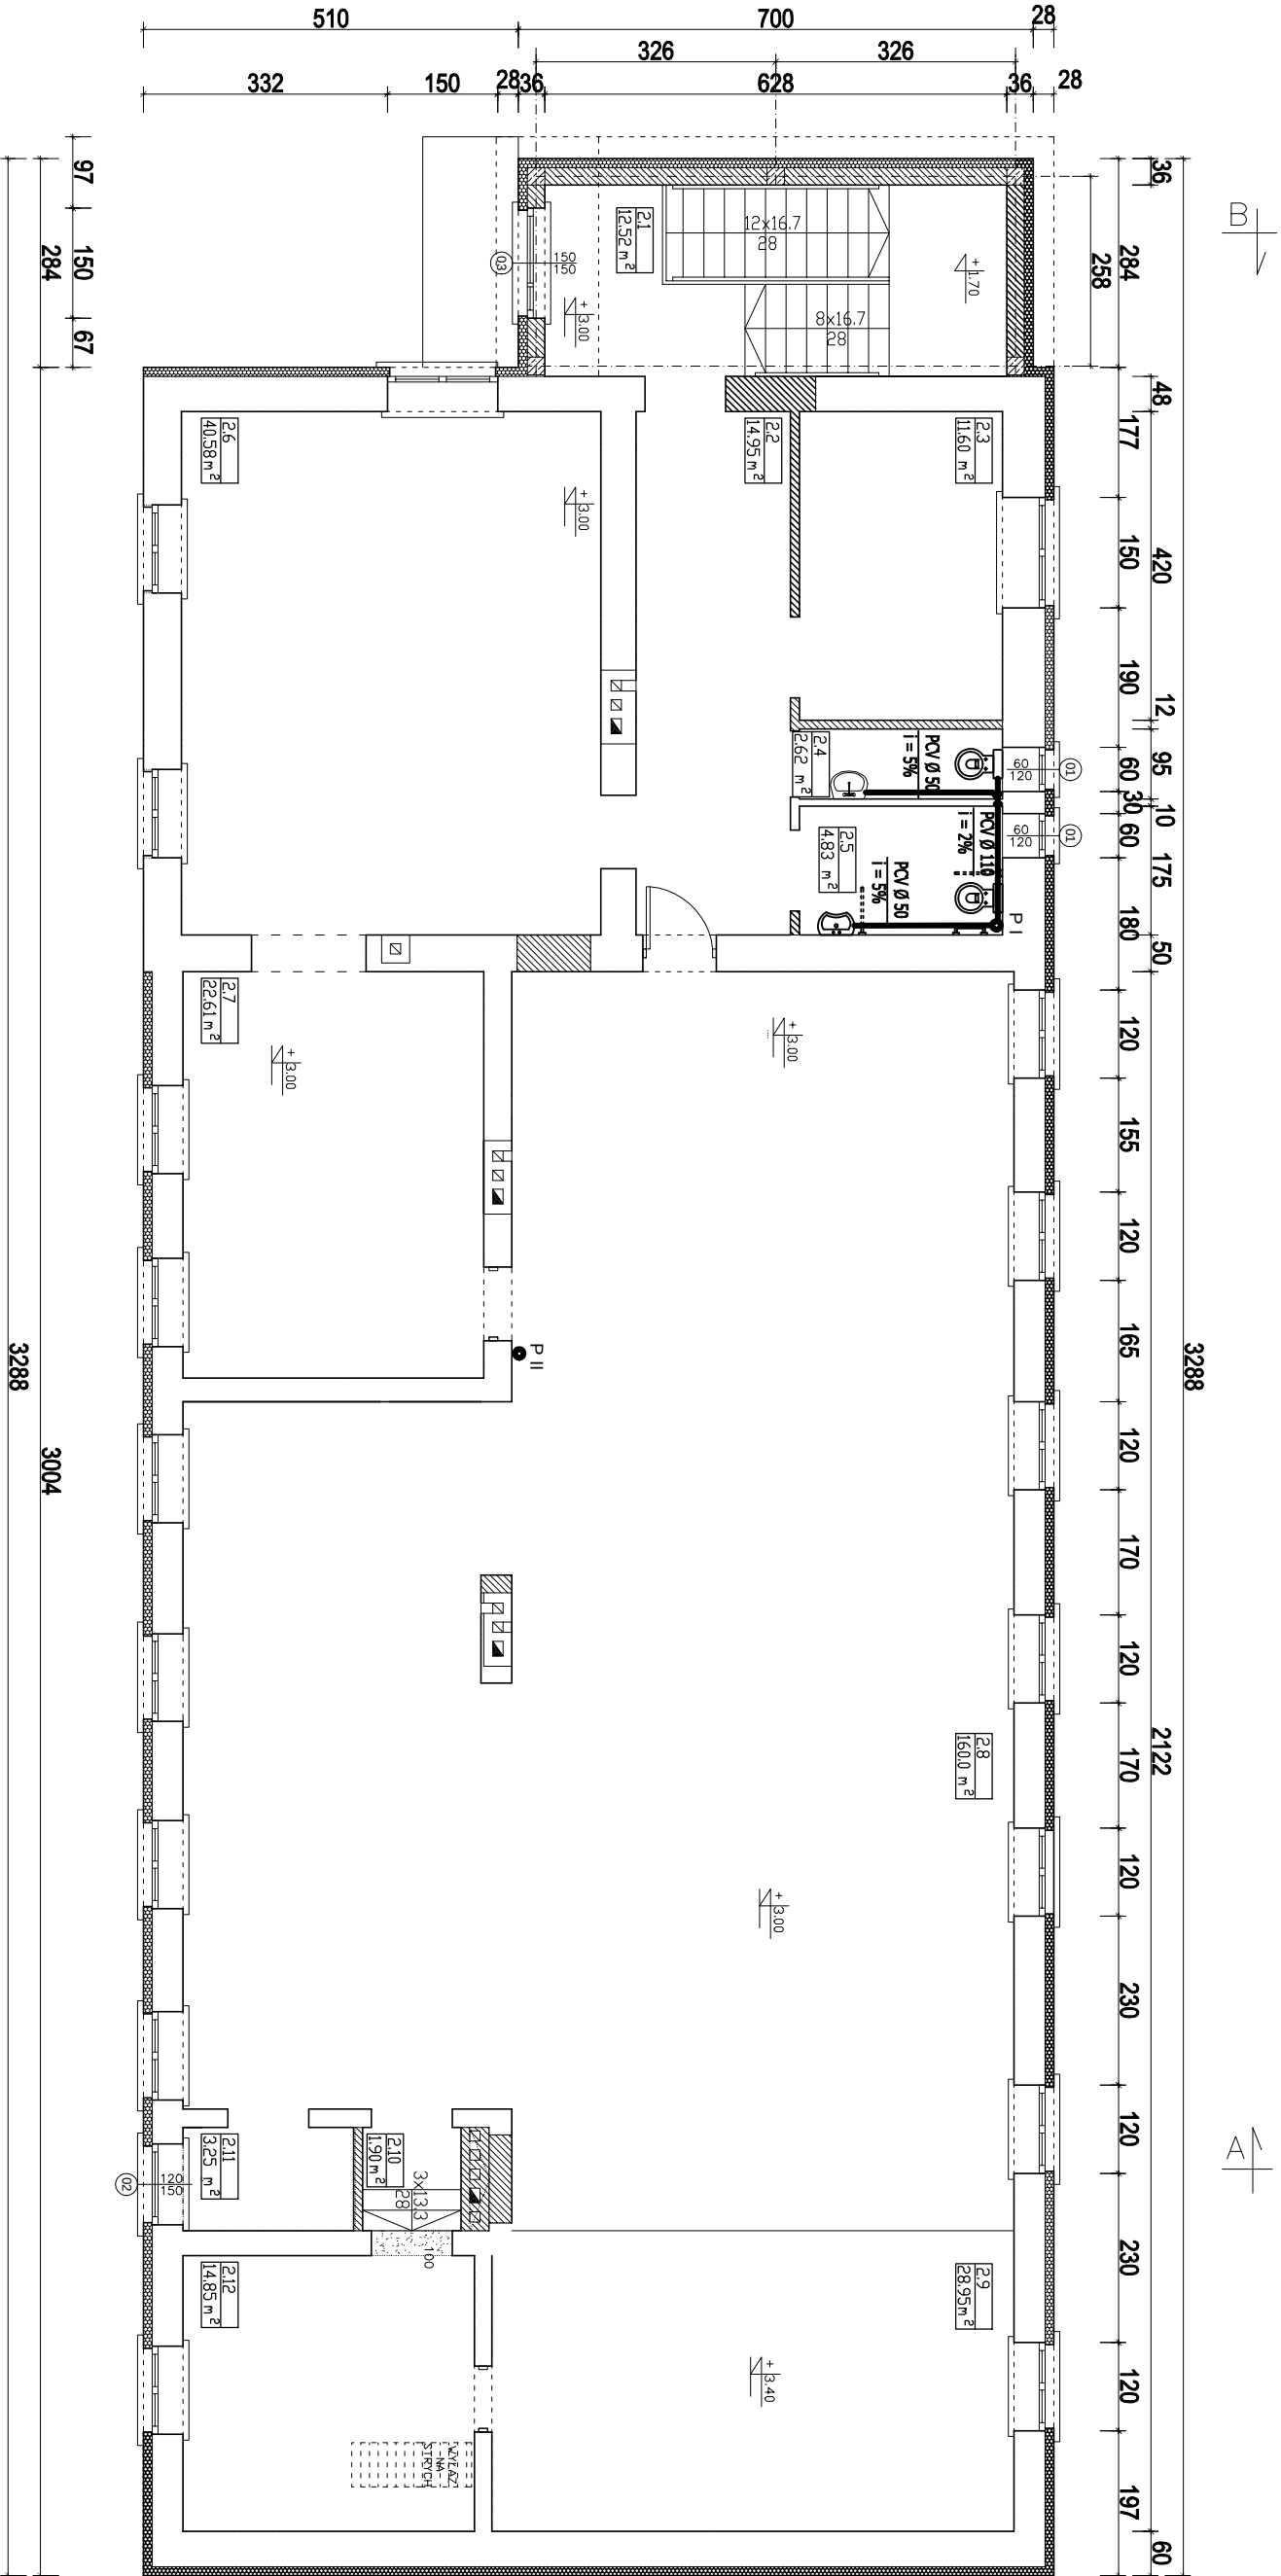

Kopowanie i odstępowanie niniejszego rysunku dla celów nie związanych z wykonaniem przedmiotowej inwestycji jest zabronione bez pisemnej zgody		
Projektant:	mgr inż. Jan Jurek, upr. bud. Cie - 56/85	
Projekt:	Przebudowa, rozbudowa budynku wielofunkcyjnego w Windykach	Data: 03.2010
Branża:	Sanitarna	Skala: 1:100
Adres:	Windyki gmina Wierzbica Kościełan dz. nr 197	Nr rys. 1.5
Rysunek:	RZUT PIĘTRA - instalacja kanalizacyjna	

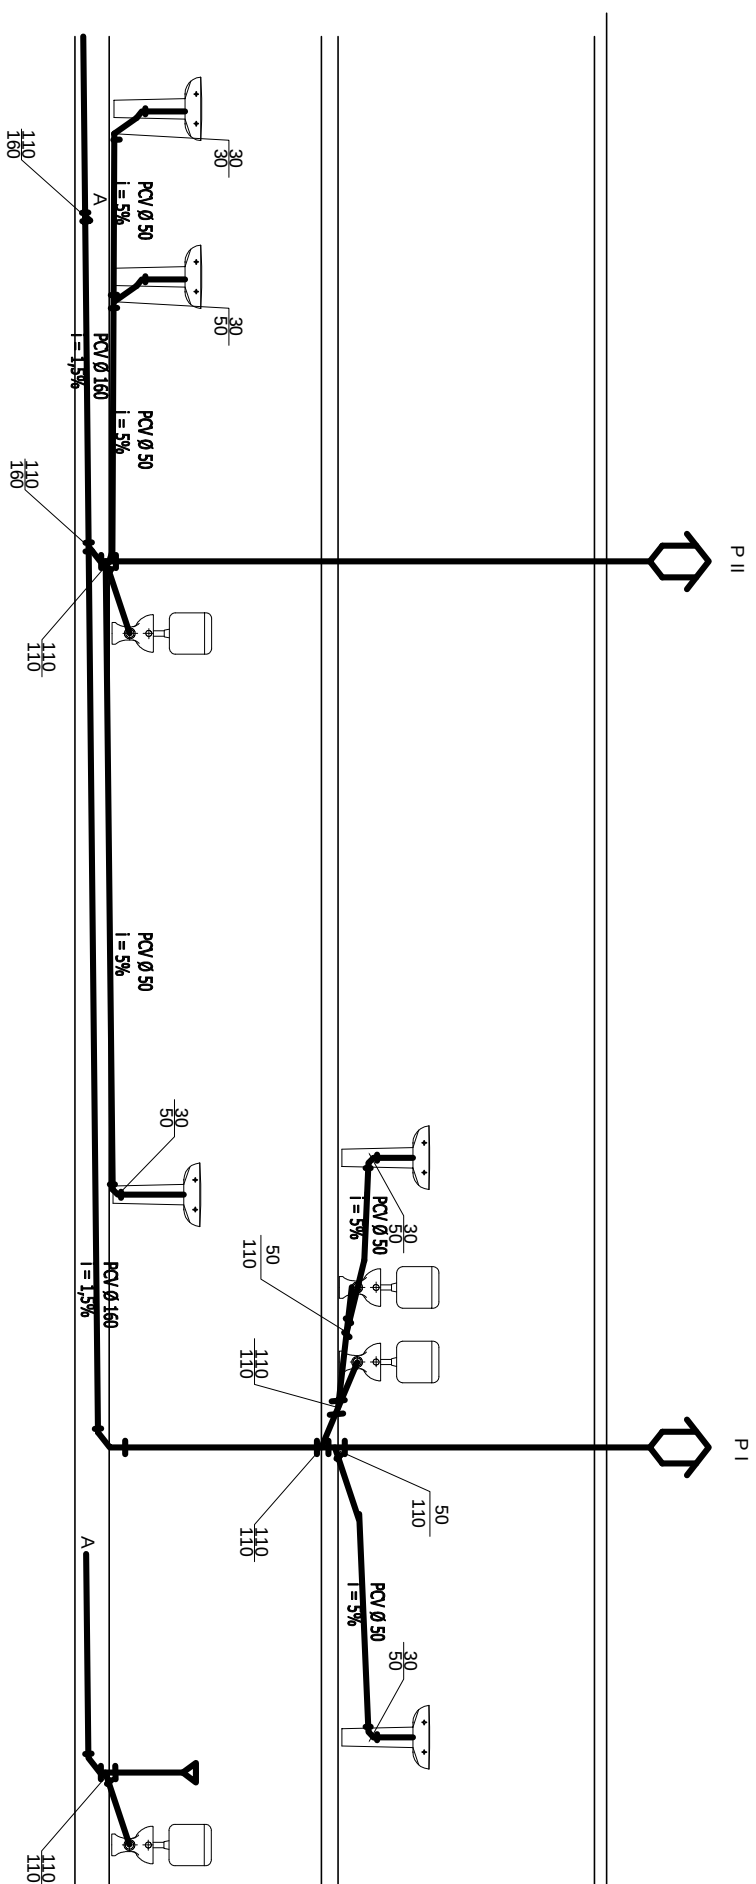

Koprowanie i odstępowanie niniejszego rysunku dla celów nie związanych z wykonaniem przedmiotowej inwestycji jest zobowiązane bez pisemnej zgody			
Imię Nazwisko		Podpis	
Projektant:	mgr inż. Jan Jurek, upr. bud. Cie - 56/85		
		Data:	
Projekt:	Przebudowa, rozbudowa budynku wielofunkcyjnego w Windykach	03.2010	
Bronza:	Sanitarna	Skala:	1:100
Adres:	Windyki gmina Węsczina Kościelan dz. nr 197	Nr rys.	1.6
Rysunek:	Rozwinięcie instalacji kanalizacyjnej		

