
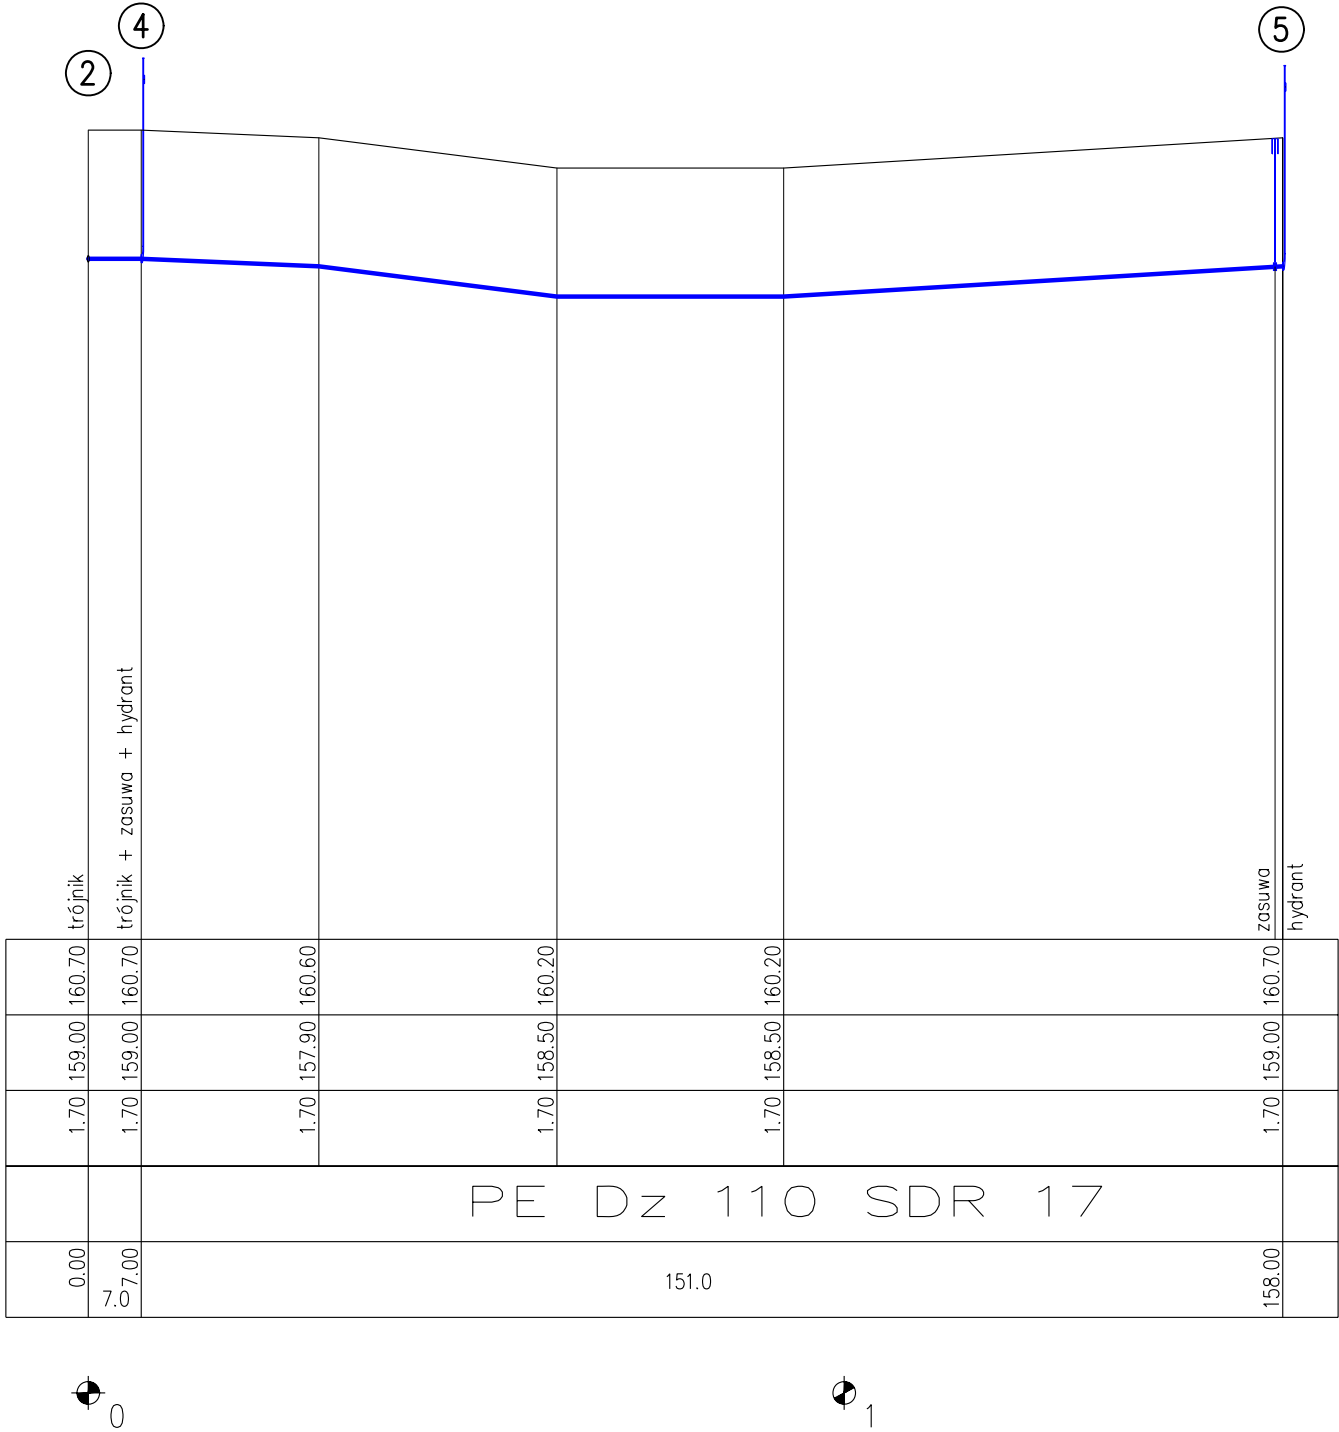


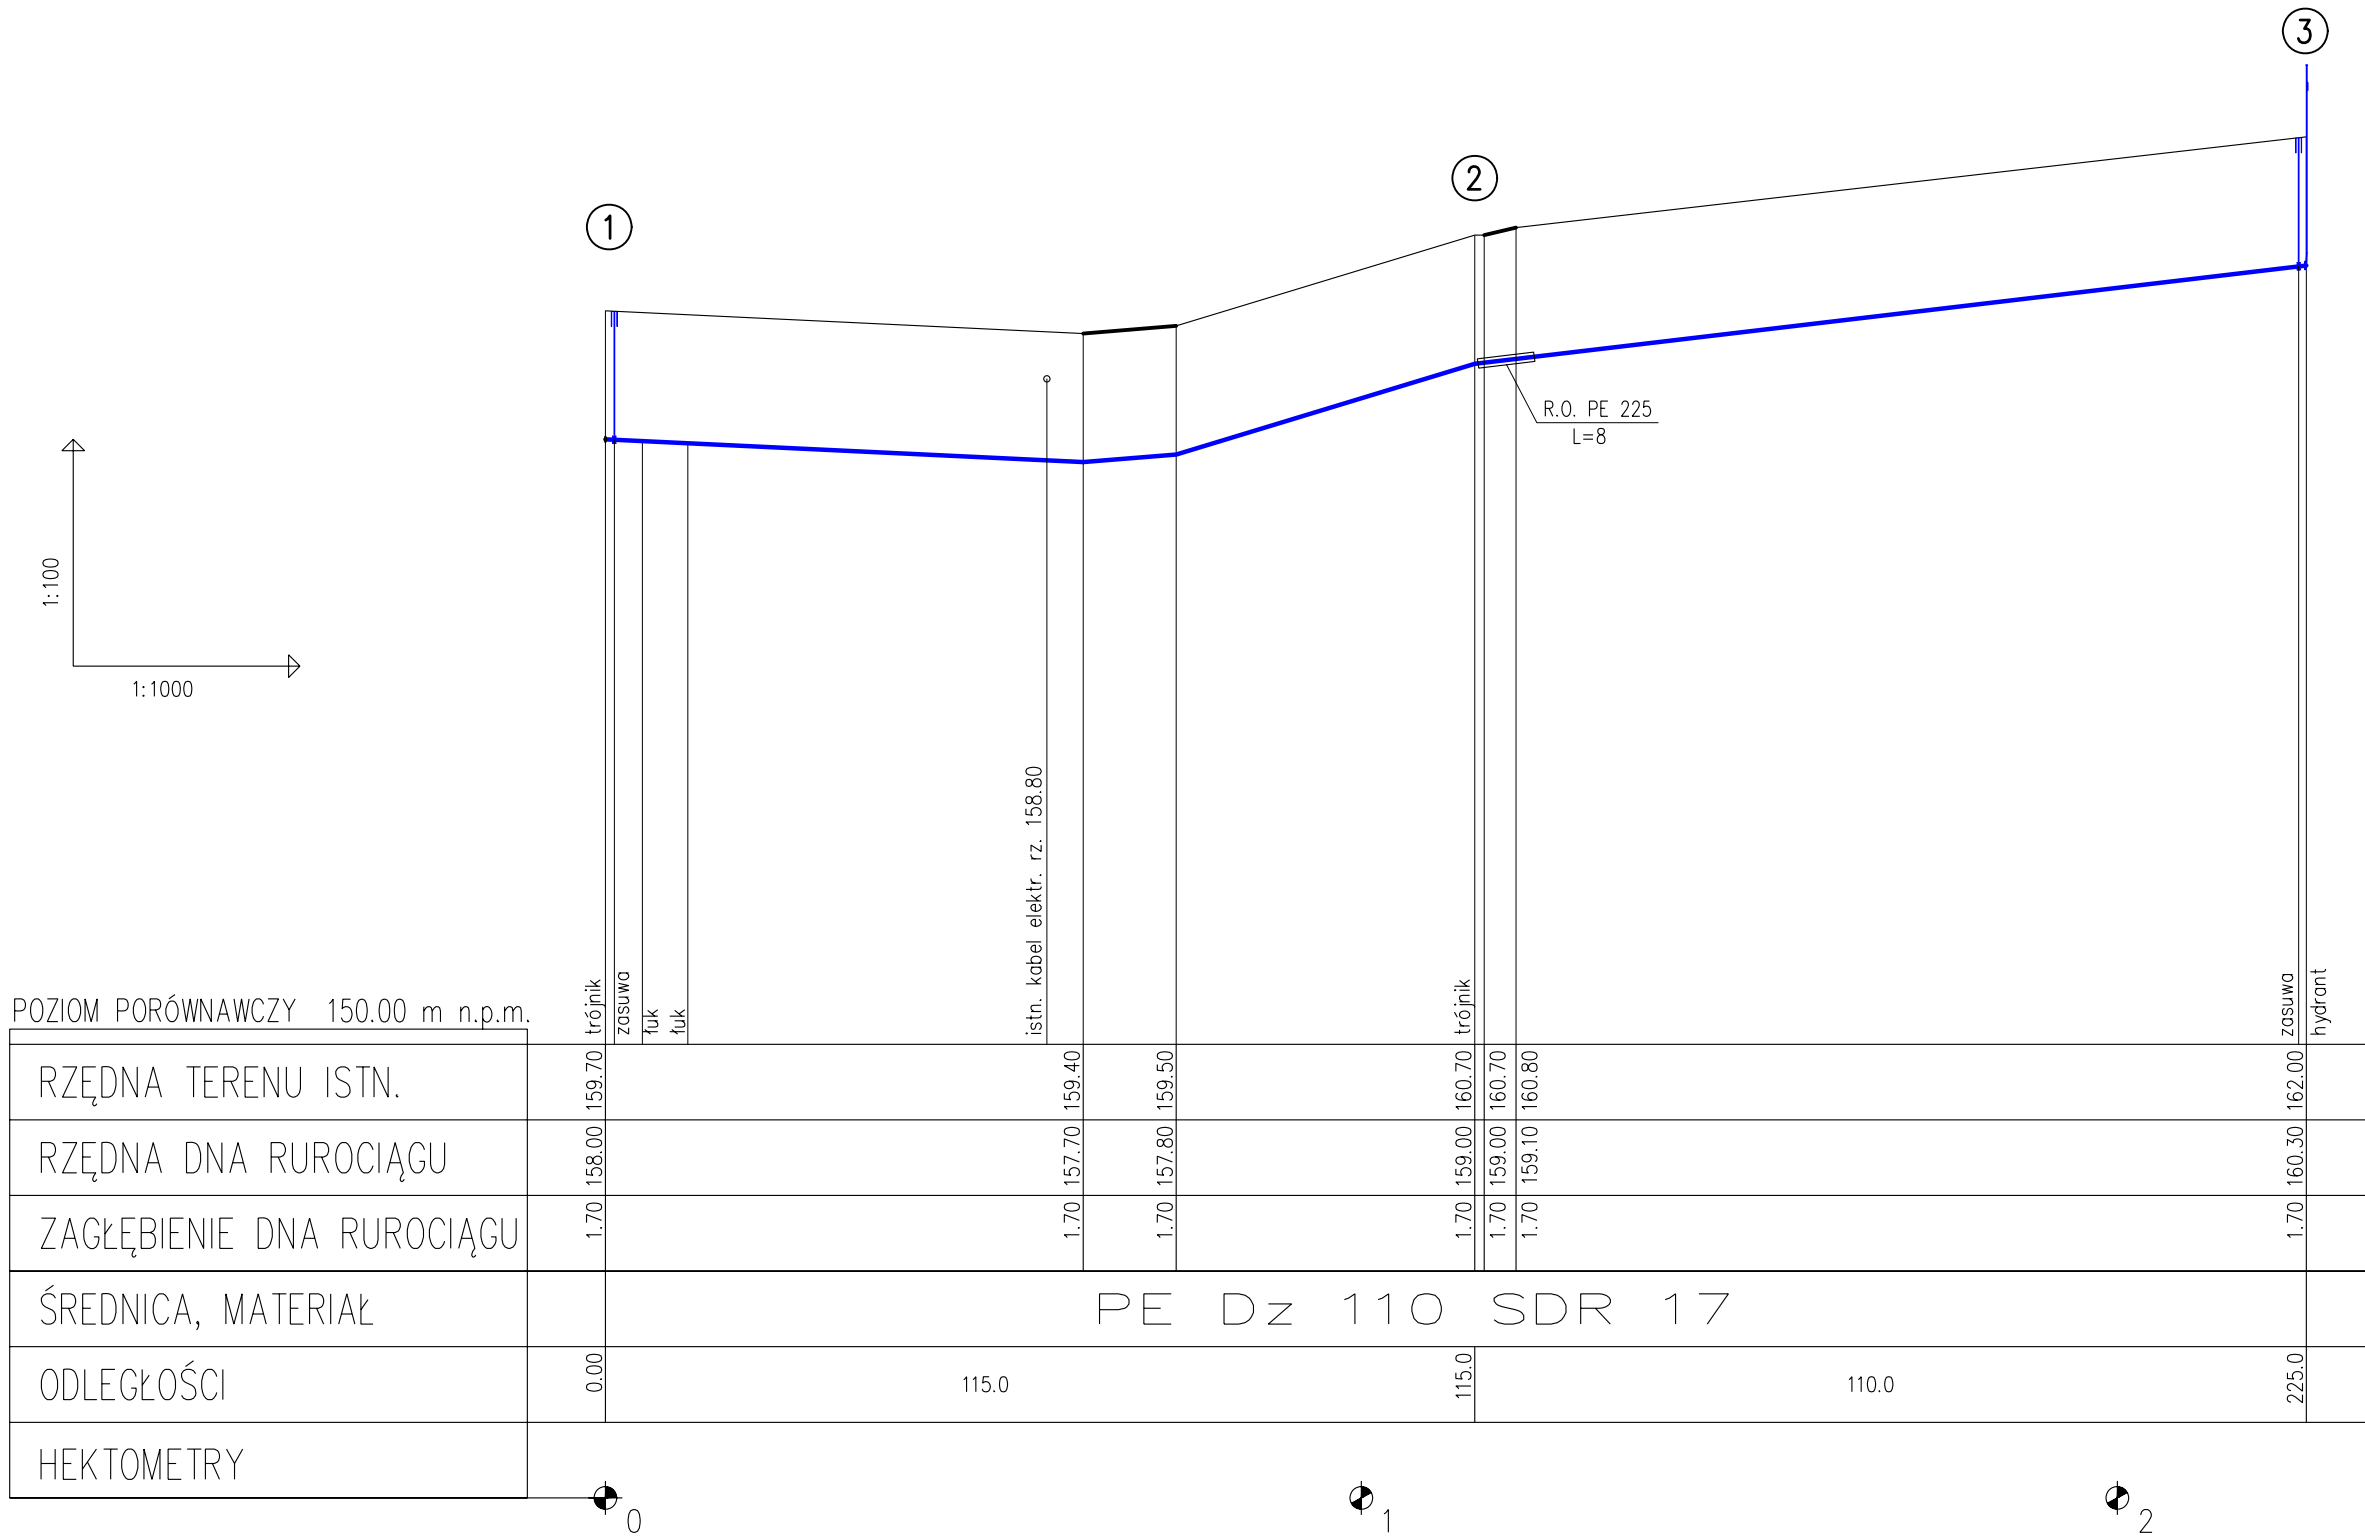

ZAKŁAD PROJEKTOWANIA WODOCIĄGÓW I KANALIZACJI W OLSZTYNIE		
Obiekt: Rozbudowa sieci wodociągowej w Uniszkach Zawadzkich – Etap II		Adres: obręb Uniszki Zawadzkie
Rysunek: Projekt zagospodarowania terenu		Gmina Wieczfnia Kościelna
Nr rys: 2	Projektował: mgr inż. Grzegorz Pokorski upr. bud. nr 06/01/OL spec. instal. sanit.	Skala: 1:100/1000
Data: 11.2020	Sprawdził: mgr inż. Stefan Pokorski upr. bud. nr 62/89/OL spec. instal.-inżynieryjna	Branża: sanit.