



RZUT PARTERU - BUDYNEK NR 1

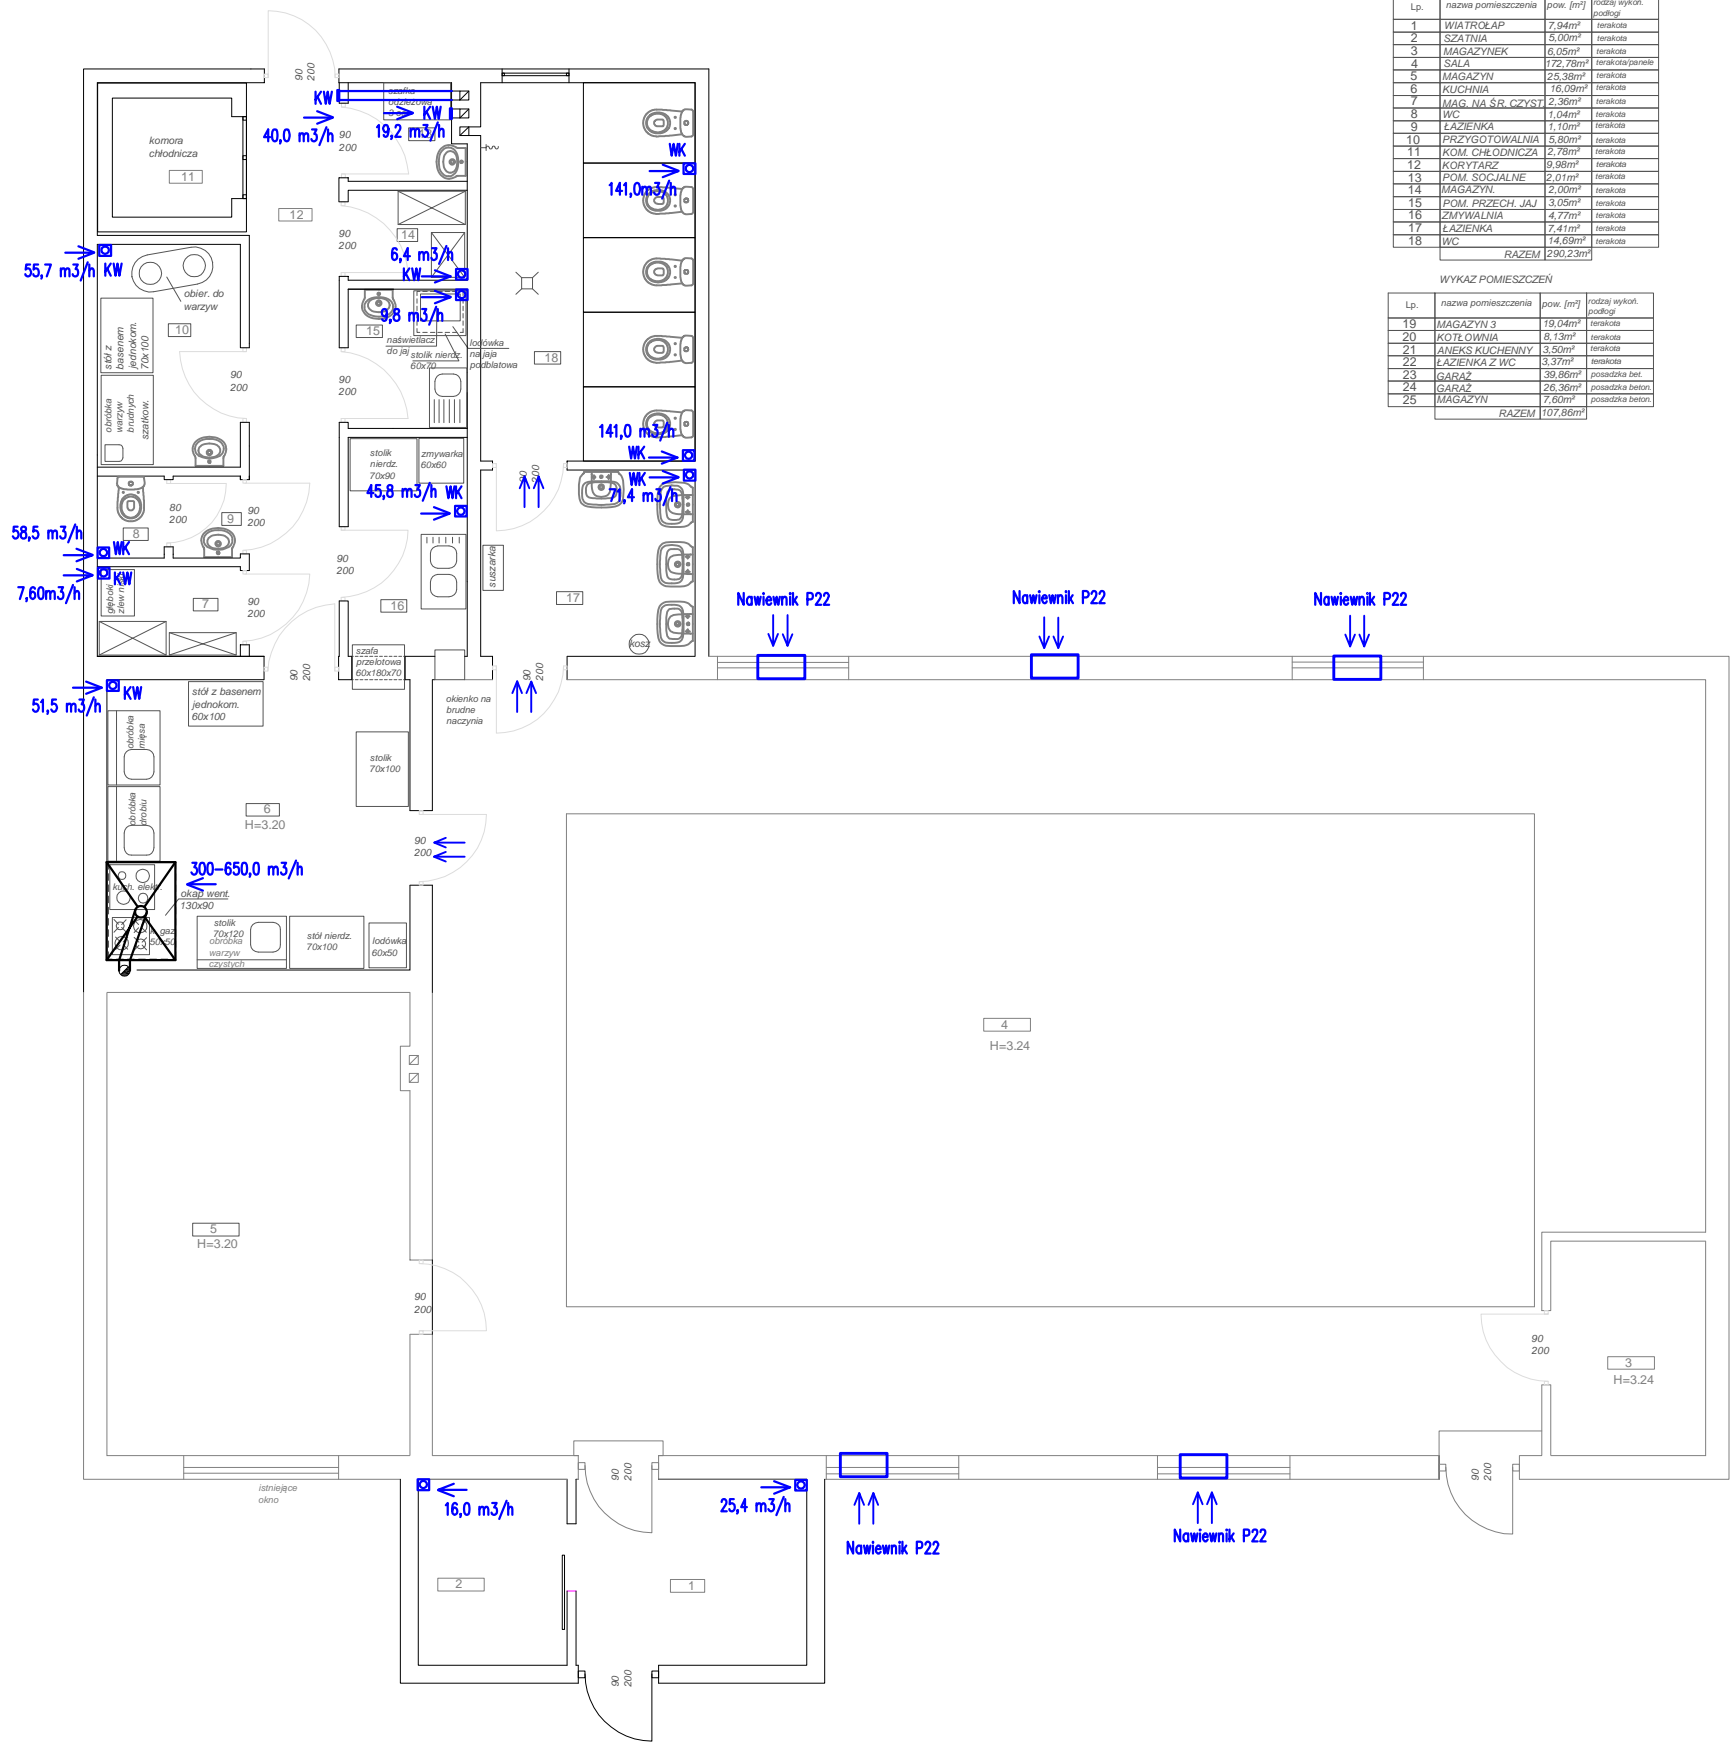

| WYKAZ POMIESZCZEŃ | | | |
|-------------------|---------------------|-----------|------------------------|
| Lp. | nazwa pomieszczenia | pow. [m²] | rodzaj wykońc. podłogi |
| 1 | WIATROLAP | 7.94m² | terakota |
| 2 | SZATNIA | 3.00m² | terakota |
| 3 | MAGAZYNEK | 6.05m² | terakota |
| 4 | SALA | 172.78m² | terakota/panel |
| 5 | MAGAZYN | 25.38m² | terakota |
| 6 | KUCHNIA | 16.09m² | terakota |
| 7 | MAG. NA ŚR. CZYST. | 2.36m² | terakota |
| 8 | WC | 1.04m² | terakota |
| 9 | ŁAZIENKA | 1.10m² | terakota |
| 10 | PRZYGOTOWALNIA | 5.60m² | terakota |
| 11 | KOM. CHŁODNICZA | 2.78m² | terakota |
| 12 | KORYTARZ | 9.98m² | terakota |
| 13 | POM. SOCJALNE | 2.01m² | terakota |
| 14 | MAGAZYN | 2.00m² | terakota |
| 15 | POM. PRZECZ. JAJ | 3.05m² | terakota |
| 16 | ZMYWALNIA | 4.77m² | terakota |
| 17 | ŁAZIENKA | 7.41m² | terakota |
| 18 | WC | 14.69m² | terakota |
| RAZEM | | 290.23m² | |

| WYKAZ POMIESZCZEŃ | | | |
|-------------------|---------------------|-----------|------------------------|
| Lp. | nazwa pomieszczenia | pow. [m²] | rodzaj wykońc. podłogi |
| 19 | MAGAZYN 3 | 19.04m² | terakota |
| 20 | KOTŁOWNIA | 8.13m² | terakota |
| 21 | ANIEKS KUCHENNY | 3.50m² | terakota |
| 22 | ŁAZIENKA Z WC | 3.37m² | terakota |
| 23 | GARAŻ | 39.86m² | posadzka bet. |
| 24 | GARAŻ | 26.36m² | posadzka bet. |
| 25 | MAGAZYN | 7.60m² | posadzka bet. |
| RAZEM | | 107.86m² | |

PRZEBUDOWA

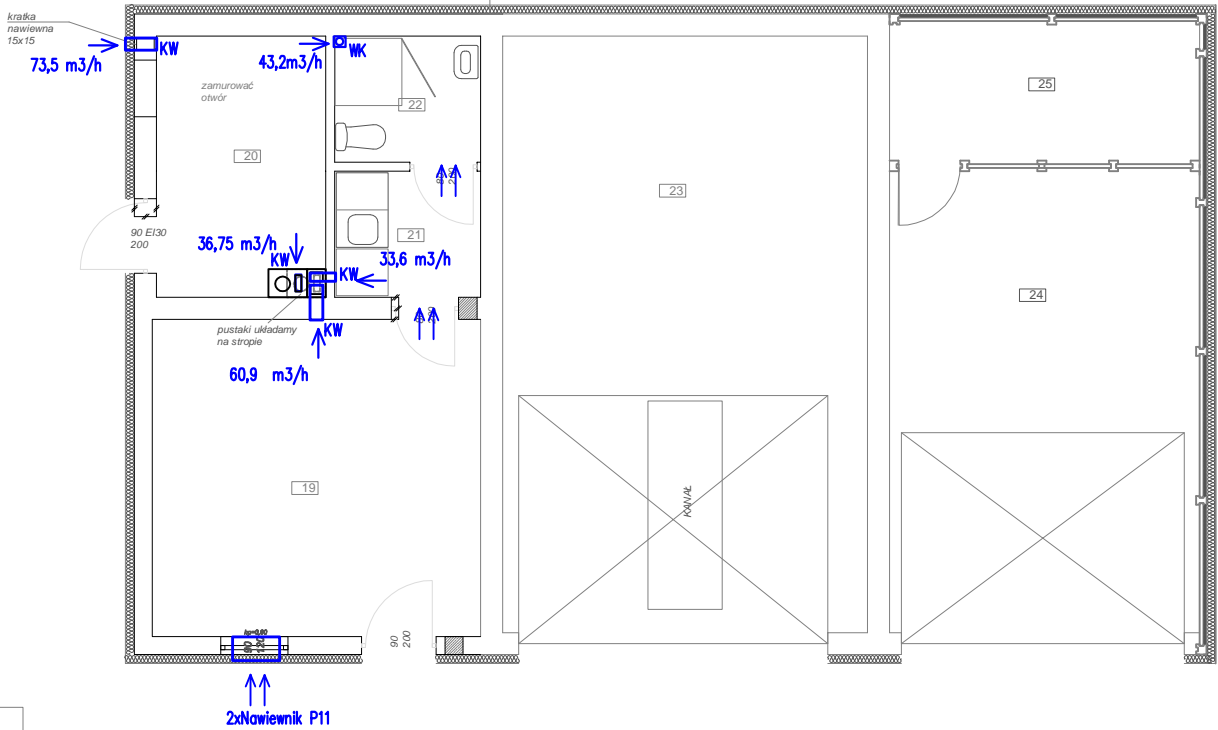

Oznaczenia

WK - wentylator kanałowy
KW - kratka wentylacyjna
P22 - nawiewnik ścienny, typ Purmo

INWESTYCJA:

ROZBUDOWA, PRZEBUDOWA I TERMOMODERNIZACJA
ZESPOŁU BUDYNKÓW OSP W POŹDZENICACH
dz. nr 561/8, obręb Pożdżenice, gm. Żelów

INWESTOR:

GMINA ŻELÓW, Urząd Miejski w Żelowie
Urząd Miejski w Żelowie
97-425 Żelów, ul. Żeromskiego 23

KONSTRUKCJA:

JUKON PROJEKT PRZEDSIĘBIORSTWO PROJEKTOWANIA
I NADZORU
JUKON PROJEKT
97-400 Białobłoty ul. Lipowa 96A, tel/fax: 44/712-90-66, email: biuro@jukon-projekt.pl, www.jukon-projekt.pl

| | | | |
|--------------------|---------------------|------------------|---------|
| ZESPÓŁ PROJEKTOWY: | IMIĘ I NAZWISKO: | NR UPRAWNIENI: | PODPIS: |
| | PROJEKTANT: | LOD/1259/POOS/09 | |
| | inż. Rafał Majewski | | |

FAZA:

PROJEKT BUDOWLANY

| | | | |
|--------------------------------------|-----------|----------|---------------|
| BRANŻA: | Sanitarna | DATA: | Czerwiec 2012 |
| TREŚĆ RYSUNKU: | | SKALA: | 1:100 |
| INWESTYCJA: | | NR.RYS.: | S.03 |
| Instalacja wentylacji - rzut parteru | | INDEX: | . |