
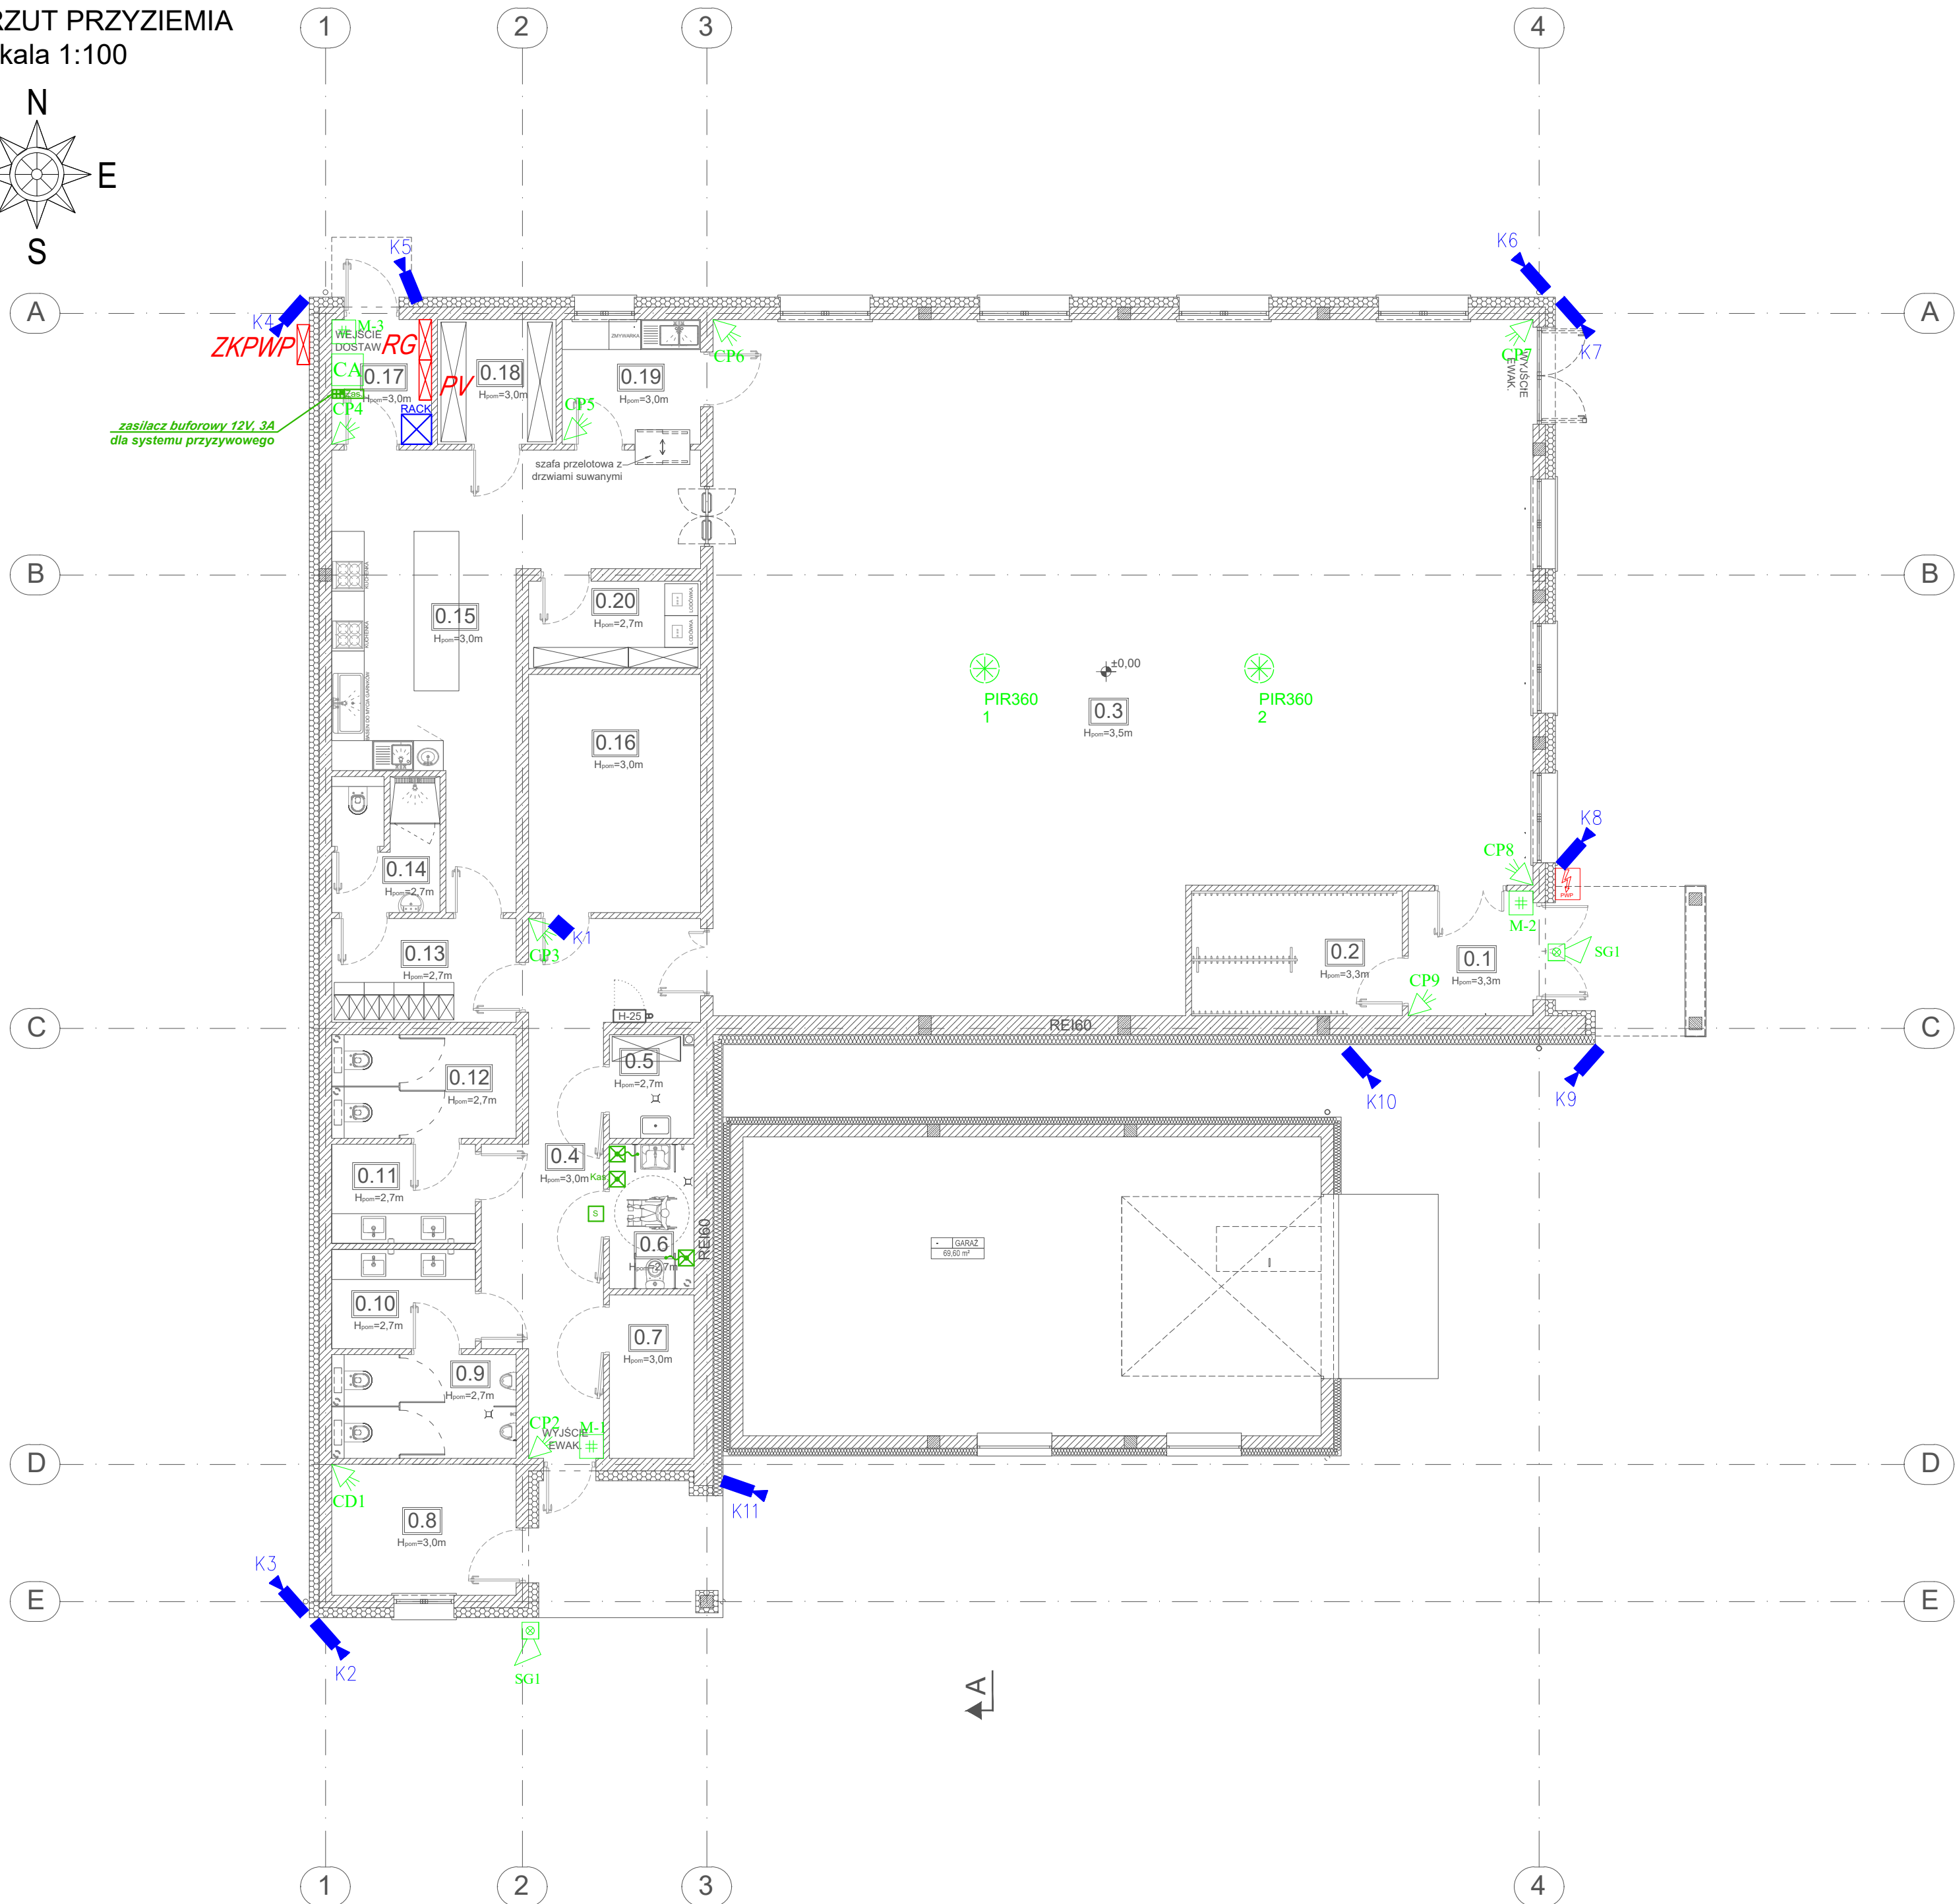


RZUT PRZYZIEMIA  
skala 1:100

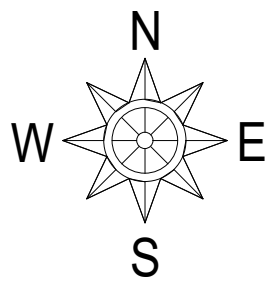

Lp.	Nazwa pomieszczenia	Rodzaj podłogi	Pow. użyt. (m2)
0.1	Wiatrołap 1	terakota	6,25
0.2	Szatnia	terakota	10,58
0.3	Sala świetlicy	terakota	211,54
0.4	Komunikacja	terakota	24,2
0.5	Pom. porządkowe	terakota	3,54
0.6	WC niepełnosprawnych	terakota	4,93
0.7	Magazynek	terakota	5,58
0.8	Węzeł cieplny / pom. techniczne	terakota	9,47
0.9	WC męski	terakota	7,7
0.10	Przedśionalek WC męskiego	terakota	5,73
0.11	Przedśionalek WC kobiet	terakota	5,73
0.12	WC kobiet	terakota	7,7
0.13	Szatnia dla obsługi	terakota	7,7
0.14	WC obsługi	terakota	5,72
0.15	Kuchnia	terakota	36,61
0.16	Pomieszczenie gospodarcze	terakota	16,49
0.17	Wiatrołap 2	terakota	5
0.18	Magazyn naczyń	terakota	5,95
0.19	Zmywalnia	terakota	6,95
0.20	Magazynek z chłodzią	terakota	6,03
Suma:			393,40

powierzchnia zabudowy: 461,0 m²

LEGENDA CCTV

- K1– Kamera kopułkowa wewnętrzna
- K9–Kamera tubowa zewnętrzna

LEGENDA SSWIN

- CD1 – Czujka alarmowa dualna PIR + MW
- CP1 – Czujka alarmowa PIR
- M–1 – Manipulator
- K1–Kontakttron najazdowy
- SG1–Sygnalizator zewnętrzny
- CA–Centrala alarmowa

LEGENDA SYTEM PRZYZYWOWY

- Centrala systemu przyzywowego
- S Sygnalizator systemu przyzywowego
- Przycisk pociągowy systemu przyzywowego (wezwanie)
- Przycisk systemu przyzywowego z lampką sygnalizacyjną (kasowanie)

INWESTYCJA:  
**Budowa budynku świetlicy wiejskiej wraz z niezbędną infrastrukturą techniczną w Sobkach.**  
dz. ew. nr 251, obr. 31 Sobki, gmina Żelów

INWESTOR:  
**GMINA ŻELÓW**  
ul. Żeromskiego 23, 97-425 Żelów

JEDNOSTKA PROJEKTOWA:  
**JUKON PROJEKT** PRZEDSIĘBIORSTWO PROJEKTOWANIA I NADZORU  
97-400 Bełchatów ul. Kaczyńskich 14, tel.: 530 480 545, email: biuro@jukon-projekt.pl, www.jukon-projekt.pl

ZESPÓŁ PROJEKTOWY:	IMIĘ I NAZWISKO: PROJEKTANT: mgr inż. Janusz Zarzeczny SPRAWDZAJĄCY: mgr inż. Maciej Osieński	NR UPRAWNIENI: LOD/2954/PWBE/16 LOD/3551/PWBE/18	PODPIS:
--------------------	---	--	---------

FAZA: <b>PROJEKT TECHNICZNY</b>	DATA: <b>wrzesień 2022</b>
BRANŻA: <b>INSTALACJE ELEKTRYCZNE</b>	SKALA: <b>1:100</b>
TREŚĆ RYSUNKU: RZUT PRZYZIEMIA - INSTALACJE NISKOPRĄDOWE	NR.RYS.: <b>E-05</b> INDEX: <b>-</b>