



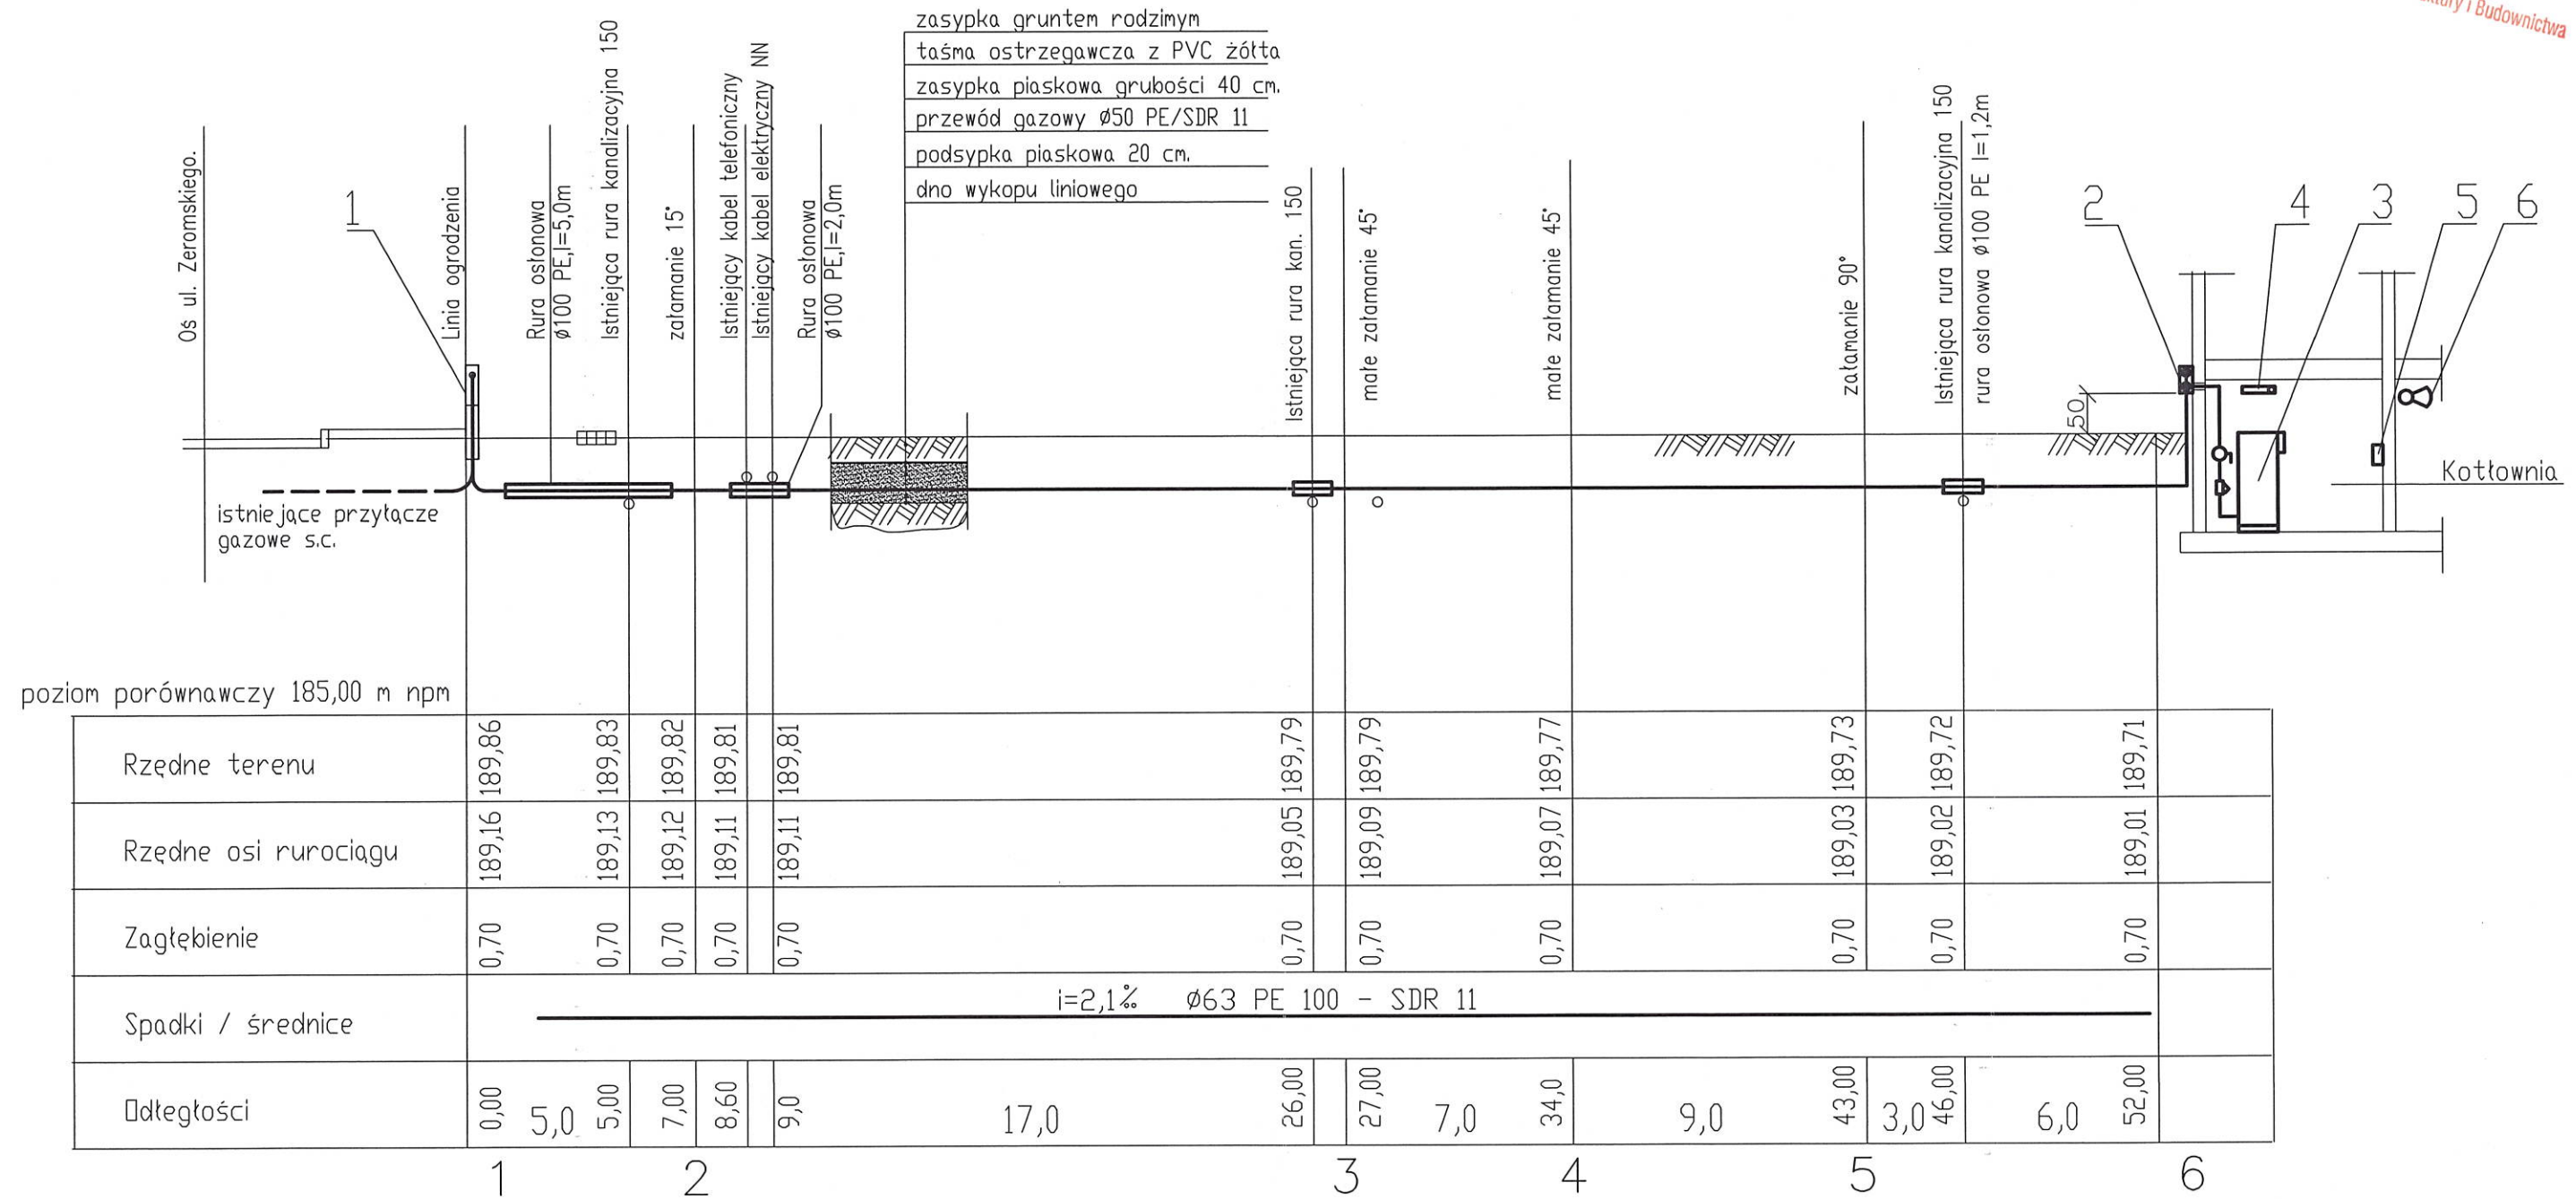

Oznaczenia.


1. Szafka gazowa wolnostojąca z punktem redukcyjno-pomiarowym (istniejąca).
2. Szafka naścienna o wymiarach 50x40x20 cm z zaworem z głowicą typu MAG-3/Ø40
3. Kocioł gazowy kondensacyjny o mocy cieplnej 60 kW.
4. Detektor dwuprogowy gazu ziemnego typu DEX 1.2.
5. Moduł alarmowy firmy GAZEX typu MD-2/4.2
6. Sygnalizator akustyczno-optyczny typu SL-3

Temat	Projekt Zagospodarowania Terenu			
Obiekt	Budynek Przedszkola Samorządowego nr 4 w Żelowie ul. Żeromskiego 4/10			
Opracował	mgr inż. Jerzy Prokopczyk	upr. 223/74 Łw		
Projektował	mgr inż. Jerzy Prokopczyk	upr. 223/74 Łw		
Sprawdził	mgr inż. Anna Nowakowska	upr. 192/01/ŁW		
Nazwa rysunku	Profil podłużny 1-6 -instalacja gazowa	Data 09.2025	Skala 1:100 200	2

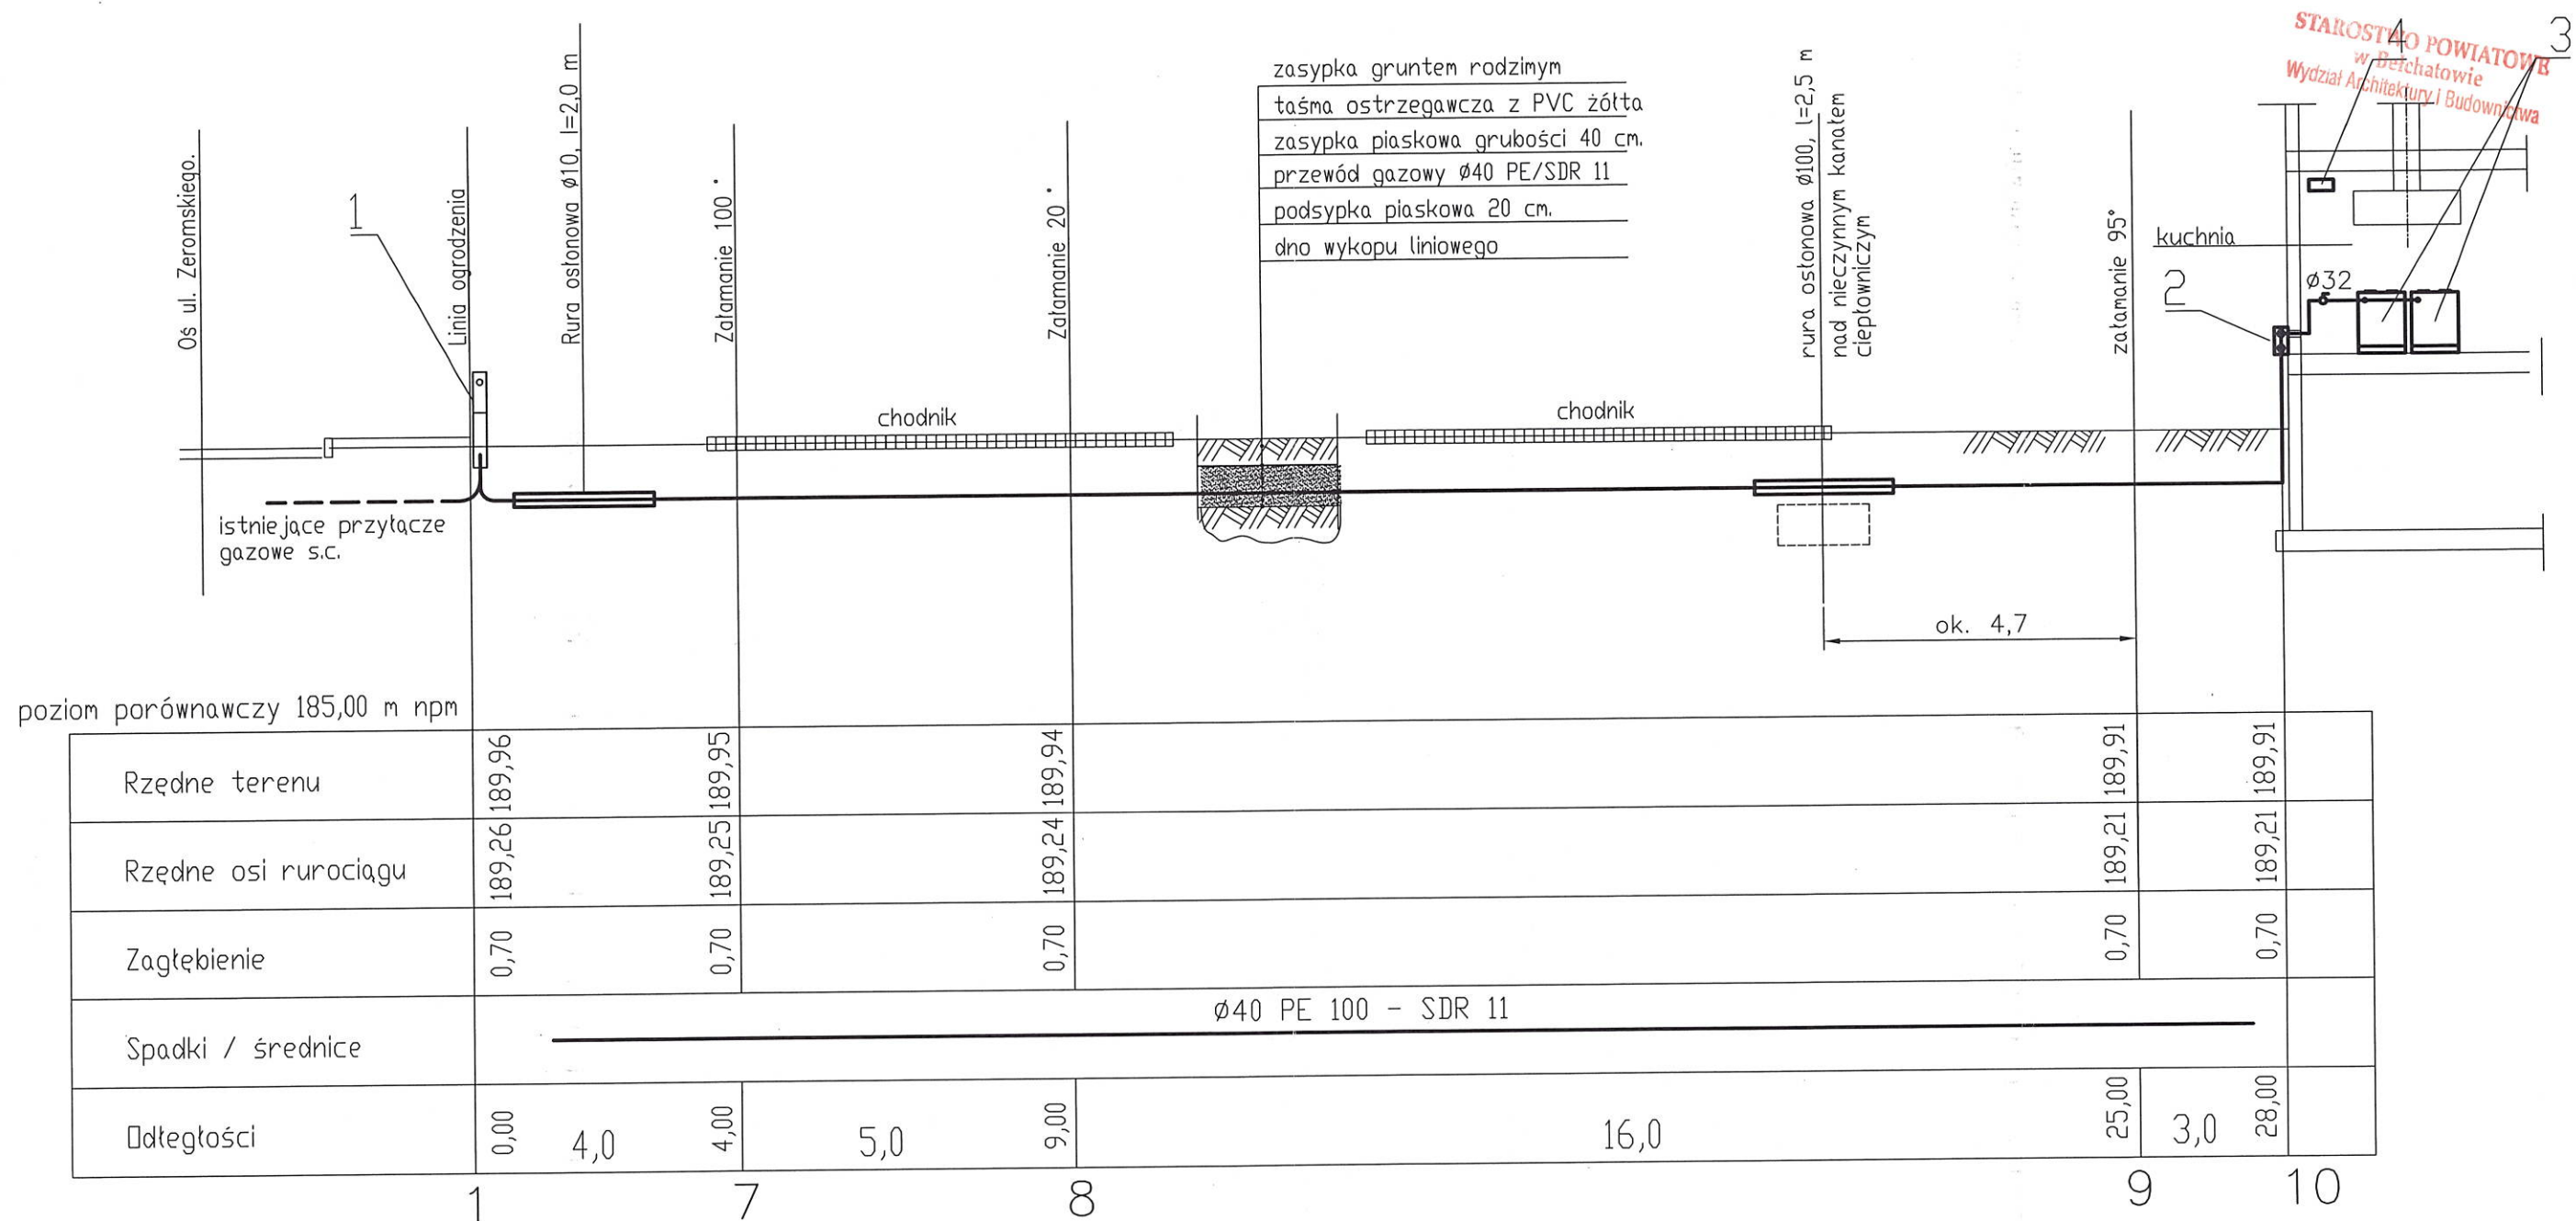

Oznaczenia.

1. Szafka gazowa wolnostojąca z punktem redukcyjno-pomiarowym (istniejąca).
2. Szafka ścienna o wymiarach 40x30x20 cm z zaworem z głowicą typu ZB-32 mm,
3. Kuchenki gazowe czteropalnikowe z piekarnikiem,
4. Detektor dwuprogowy gazu ziemnego typu DK IN z modułem alarmowym i sygnalizatorem optycznym,

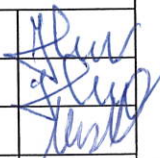Temat	Projekt zagospodarowania terenu			
Obiekt	Budynek Przedszkola Samorządowego nr 4 w Żelowie ul. Żeromskiego 4/10			
Opracował	mgr inż. Jerzy Prokopczyk	upr. 223/74 Łw		
Projektował	mgr inż. Jerzy Prokopczyk	upr. 223/74 Łw		
Sprawdził	mgr inż. Anna Nowakowska	upr. 192/01/ŁW		
Nazwa rysunku	Profil podłużny 1-10 - instalacja gazowa	Data 09.2025	Skala 1:100	3