


RZUT PIWNICY INSTALACJA ELEKTRYCZNA SKALA 1 :100

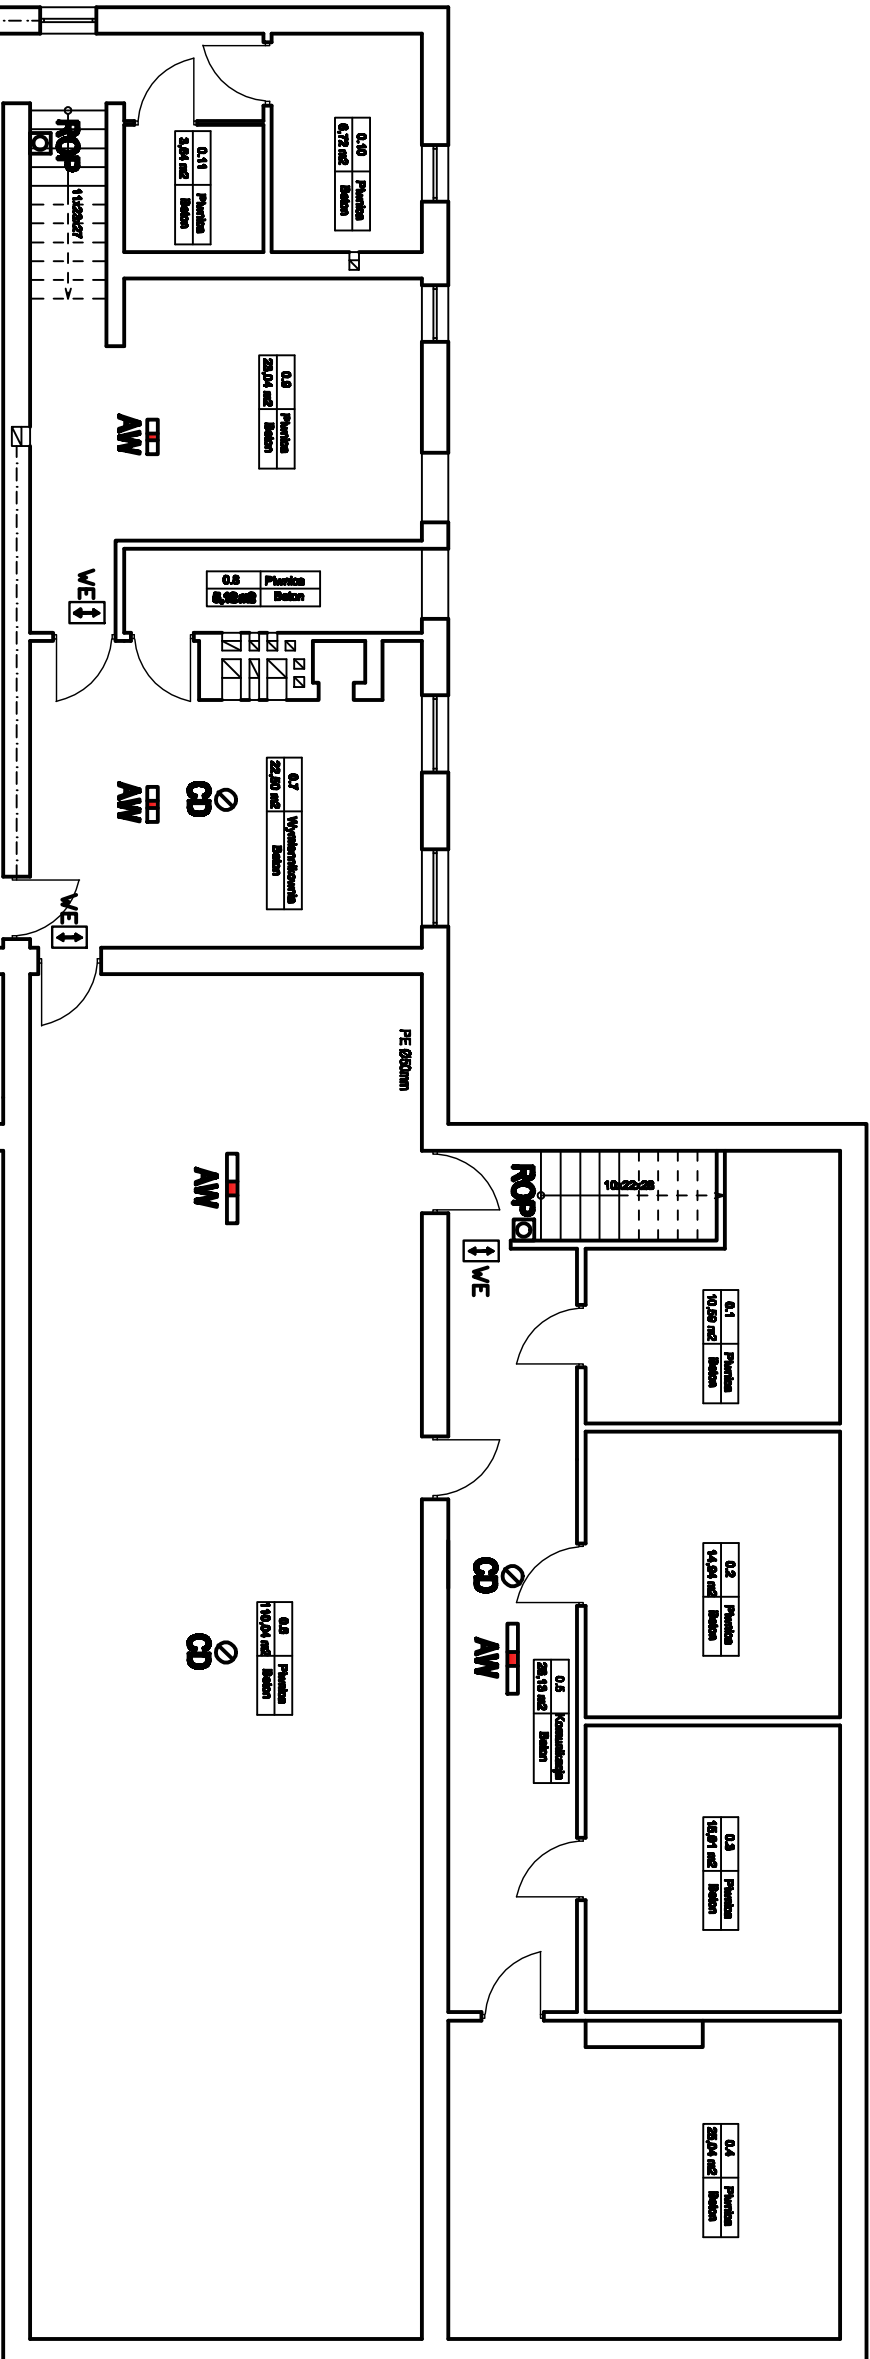

- ☉ Optyczna czujka dymu DOR-40
☐ Ręczne ostrzegacze pożarowe ROP 63
☐ ROP
☐ Lampy z zasileniem awaryjnym
AW
☐ Oświetlenie wyjść awaryjnych
WE

UWAGA:

W zaznaczonych miejscach na drogach ewakuacyjnych należy wyznaczyć lampy zasilane na lampy z zasileniem awaryjnym lub zamontować nowe i podłączyć do bieżącej instalacji.

bip BIURO INWESTYCYJNO-PROJEKTOWE "PIECKI"			
11-710 Piecki, pl. 1-go Maja 3C			
Nazwa rysunku: Rzut piwnicy instalacja elektryczna		Inwestor: PRZEDSZKOLE MIEJSKIE w Korczach	
Obiekt: PRZEDSZKOLE MIEJSKIE	Branża: INSTALACYJNA	Adres inwestycji: 11-430 Korcze ul. Wolności 12	
Projektant: mgr.inż. Arkadiusz Kacprzak /POOE/07	WAM/0028	Skala: 1 : 100	
Sprawdzający:		Data: 11/2013	
Opracował: tech. bud Witold Makiewicz	153/83.OL	numer rysunku: 1	
Kreślił:			